

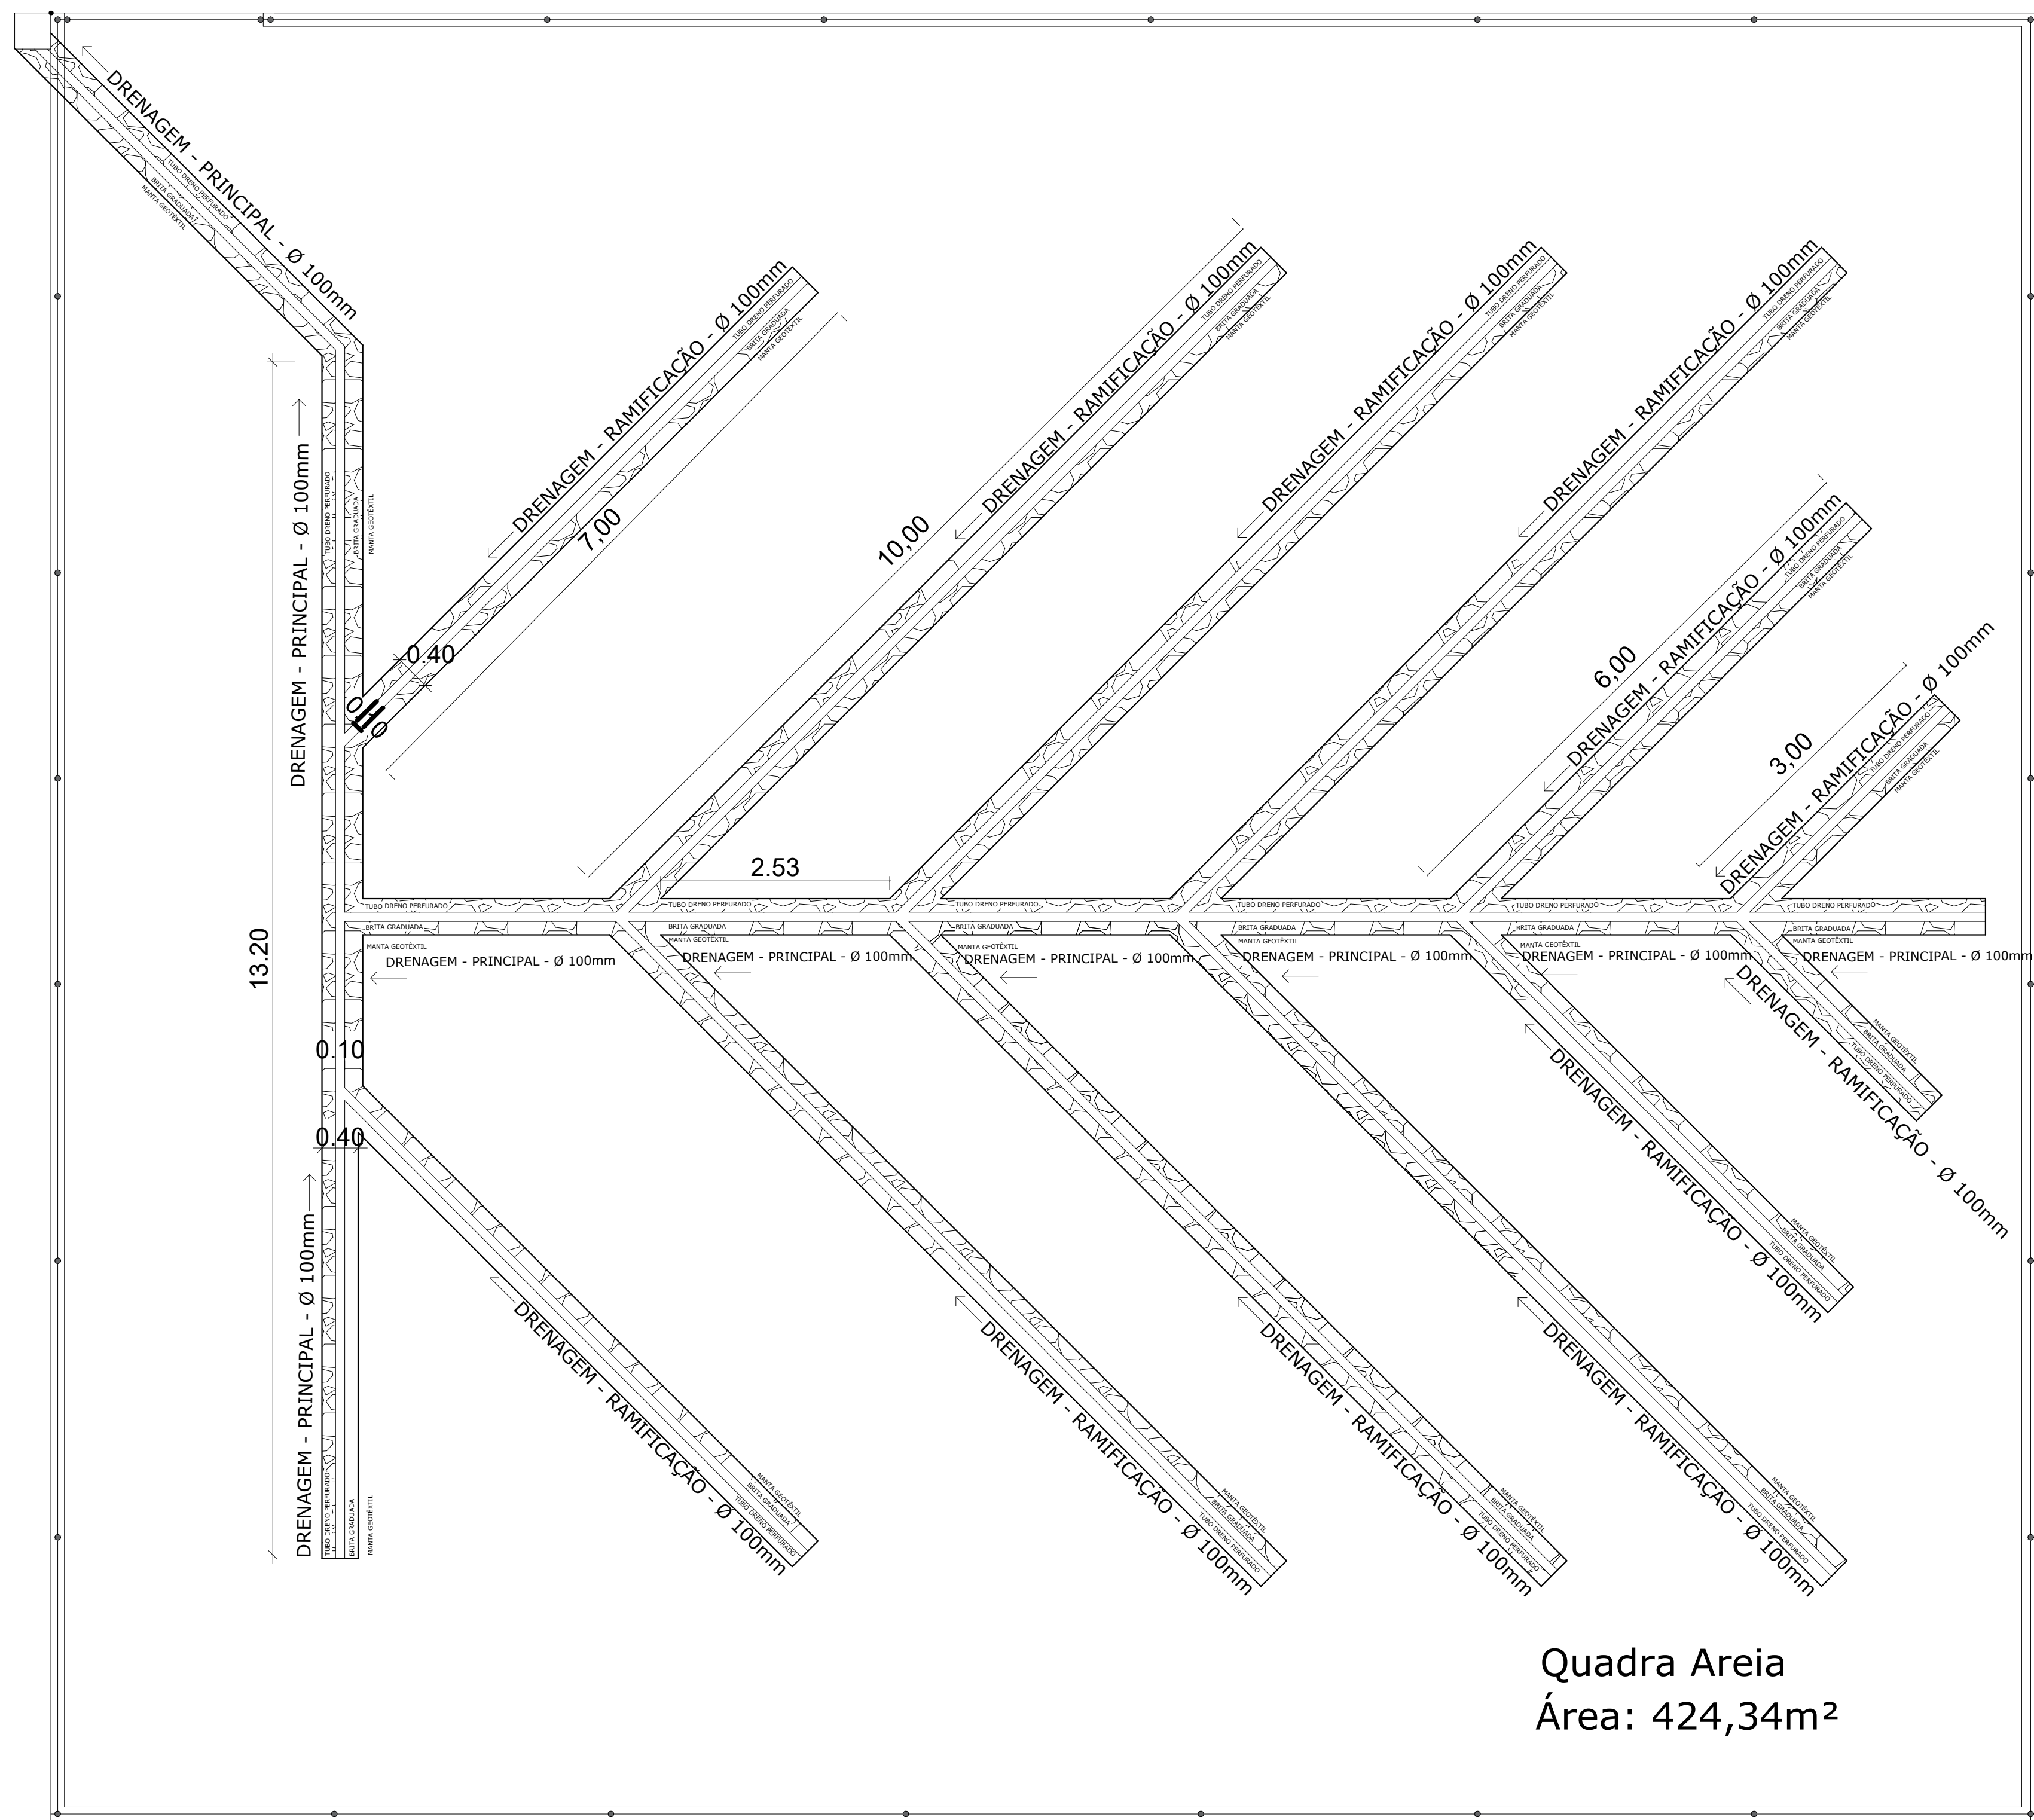


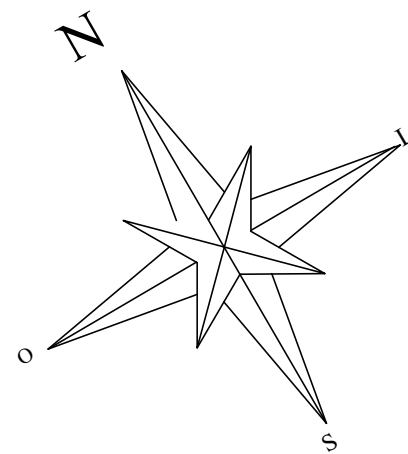

Quadra Areia
Área: 424,34m²

PLANTA BAIXA DRENAGEM

ESCALA 1:50

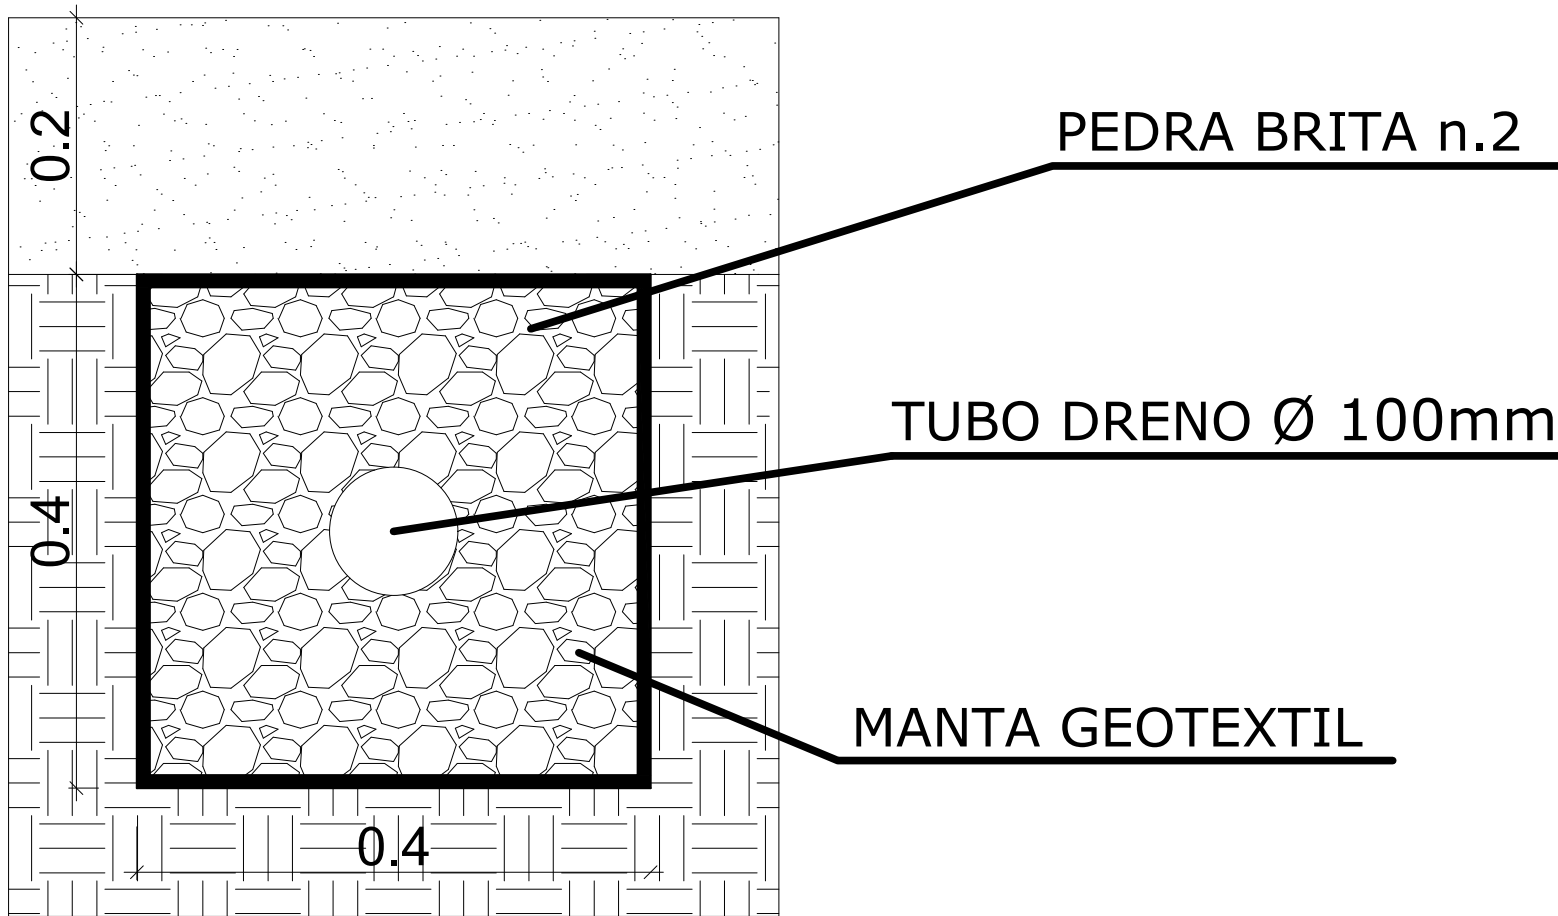

DET. DRENAGEM RAMIFICAÇÃO

Documento assinado digitalmente
gov.br BEN HUR MARCHI DA SILVA
Data: 12/11/2024 11:59:27-0300
Verifique em: https://validar.digov.br

VISTO

ALINE GUIRAO
HAHN:03382581086

Assinado digitalmente por ALINE GUIRAO HAHN:03382581086
Nº: 03861, CN=CP Brasil, OU=AC CERTIFICA MINAS v5, CN=2700368000101, OU=Proveniência, DN=Certificado PP A3, CN=ALINE GUIRAO HAHN:03382581086
Razão: Eu sou o autor deste documento.
Localização:
Data: 2024.11.12 10:51:29-0300
Foxit PDF Reader Versão: 2024.1.0

 PREFEITURA MUNICIPAL DE SANTO ÂNGELO Secretaria Municipal de Cultura e Esporte Santo Ângelo -RS	
Obra: Quadras Esportivas Bairro Alcebiades	Prancha: 04/05
Especificação: Planta Baixa Drenagem/ Detalhamento Drenagem	Escala: Indicada
Responsável Técnico: Ben-Hur Marchi da Silva Eng. Civil - CREA/RS: 216325	Desenho: Roberta E. Arenhardt
Proprietário: Prefeitura Municipal de Santo Ângelo	Data: SET/2024
	Área: 2.275,00m ²