




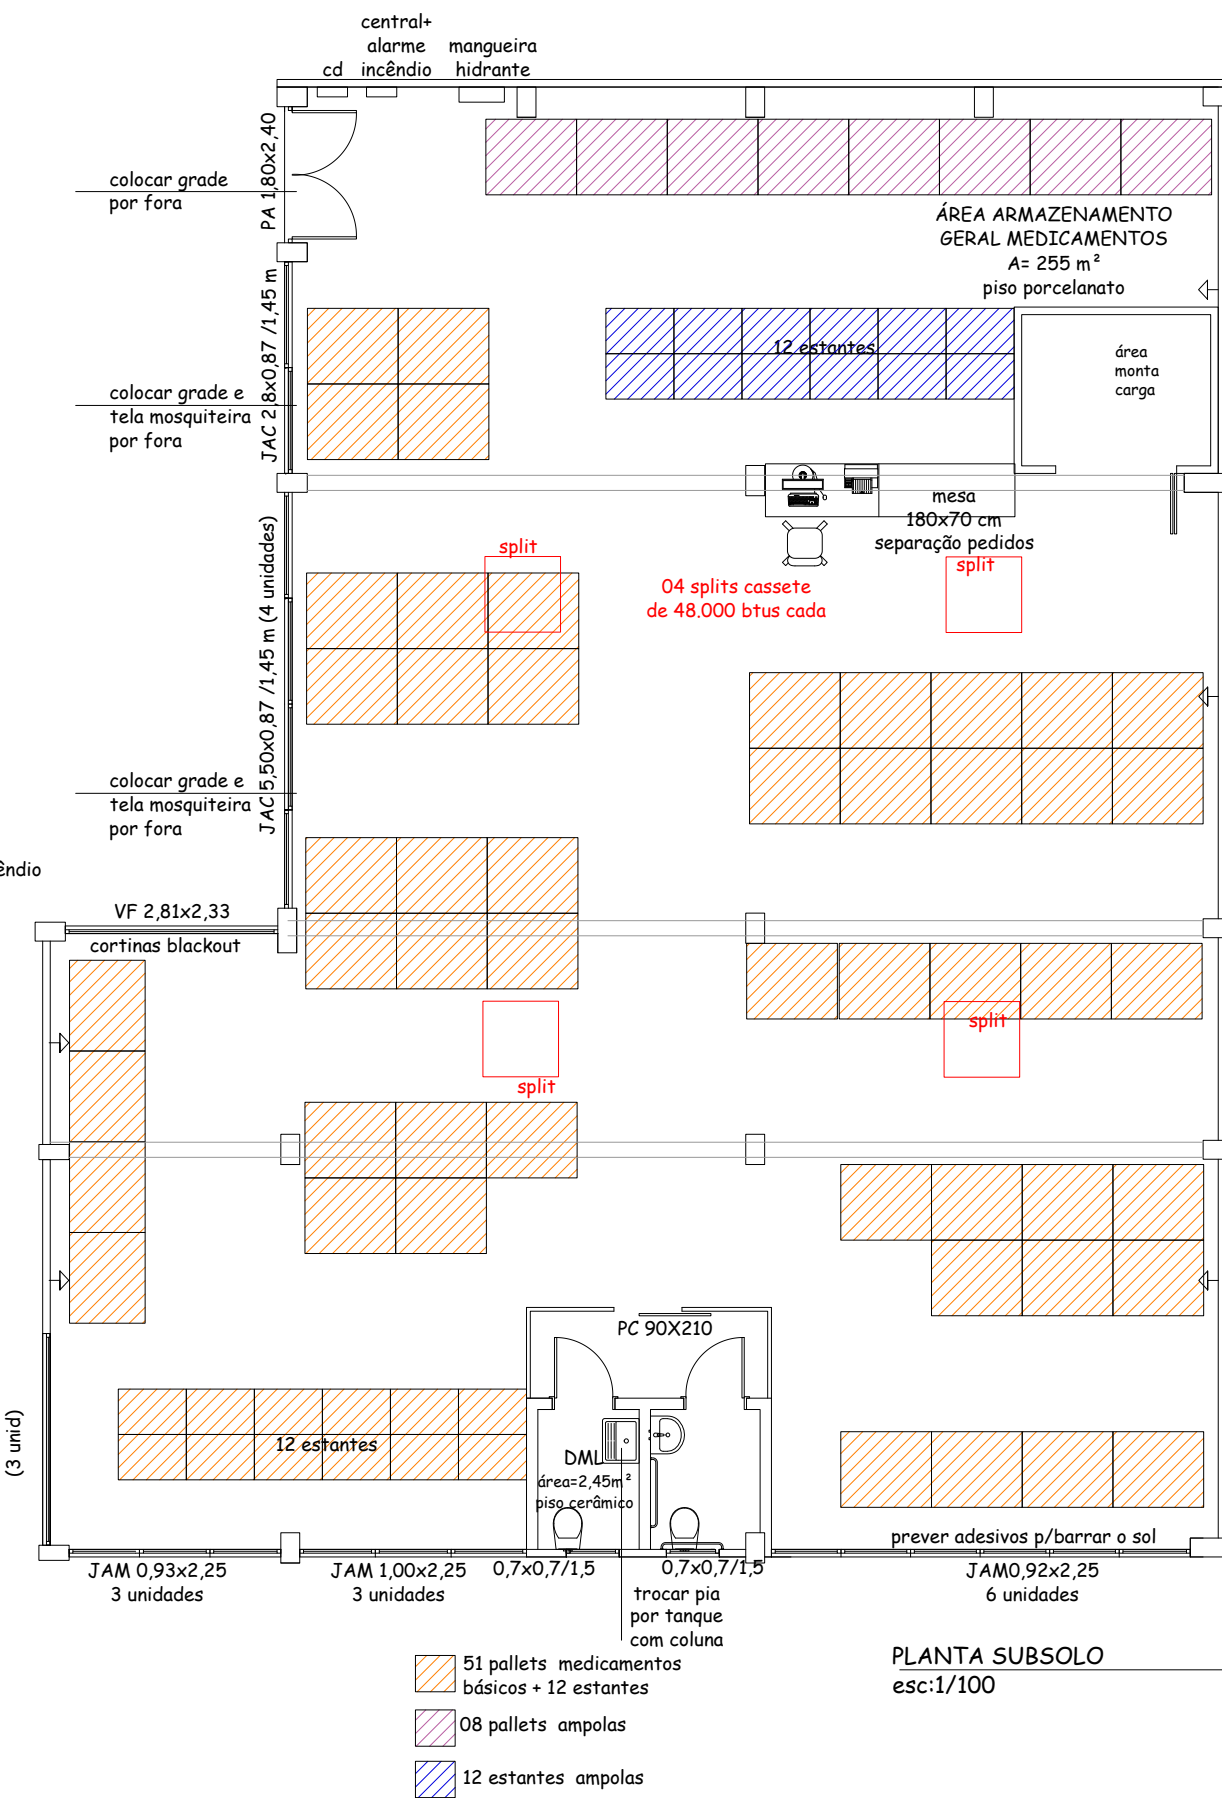

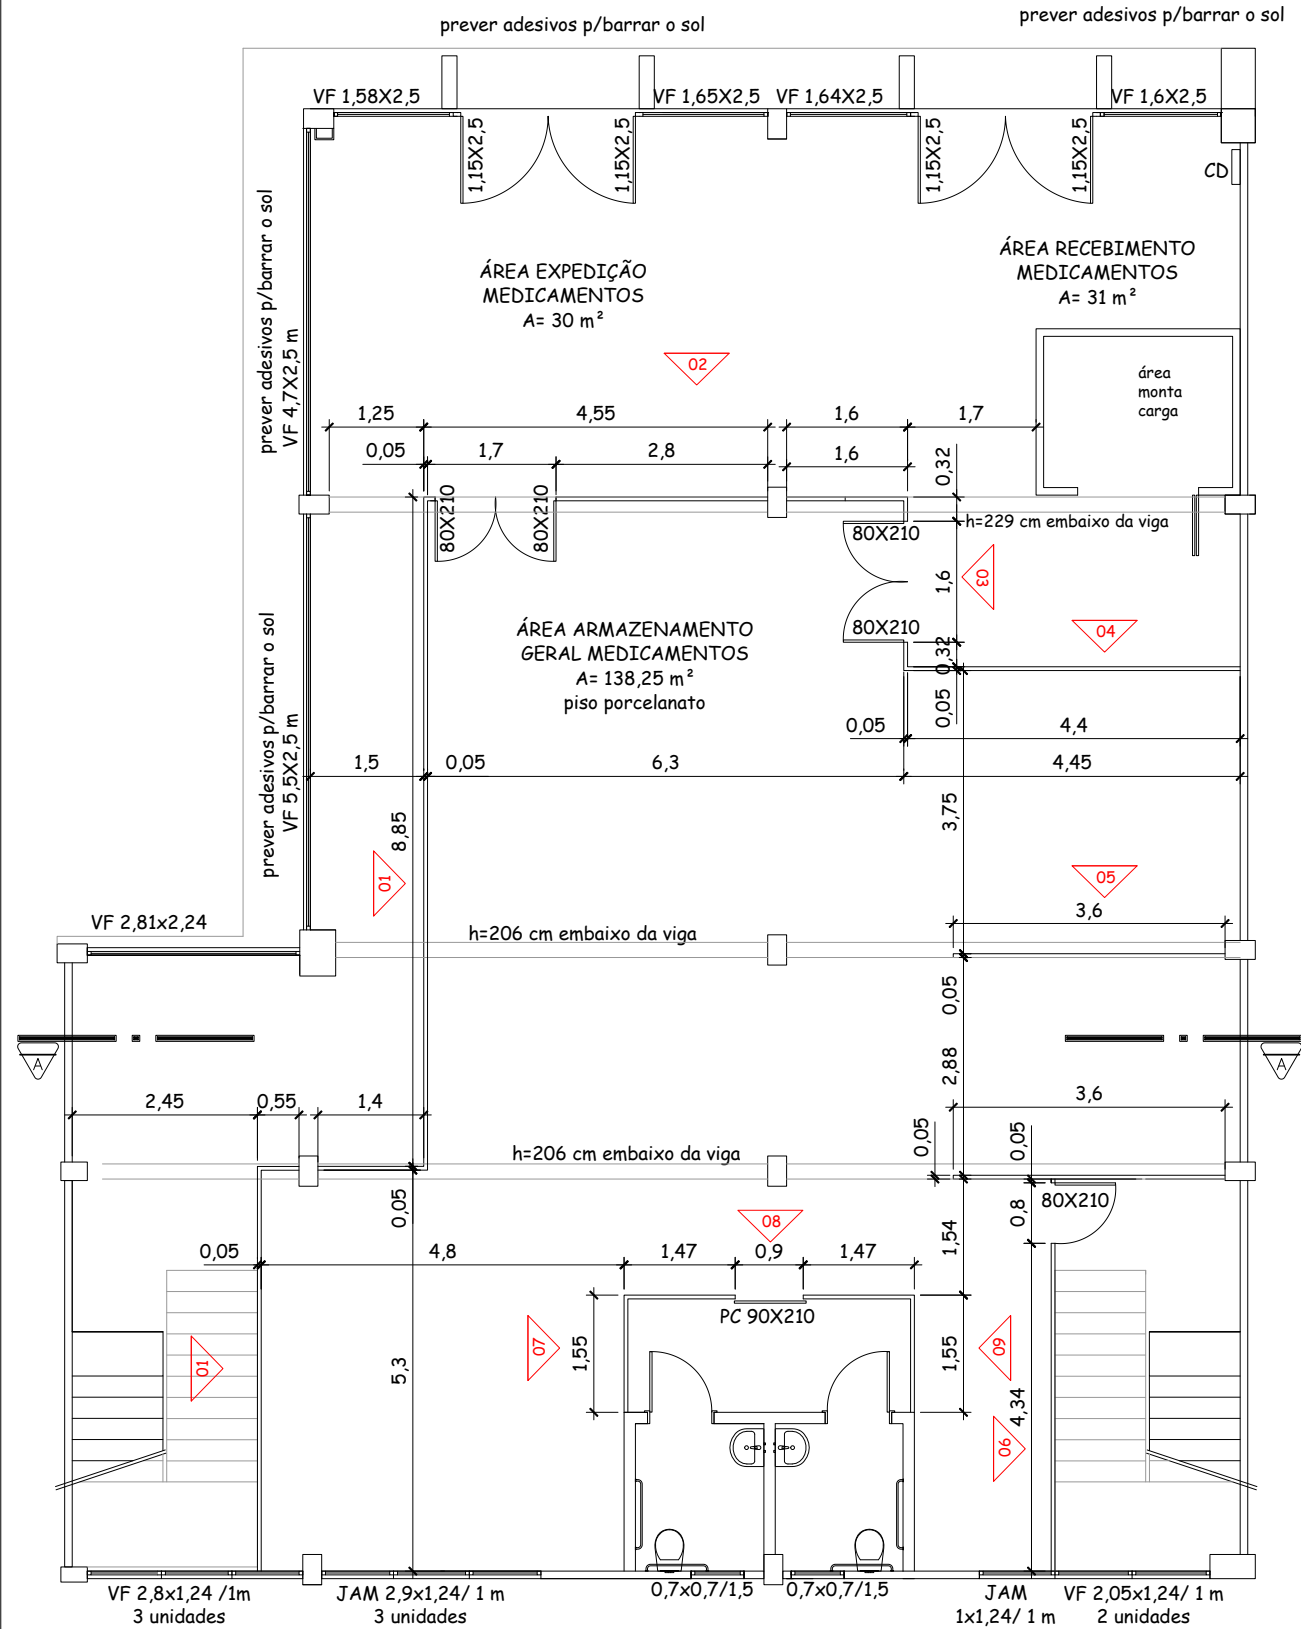


PLANTA BAIXA TÉRREO - divisórias PVC  
esc:1/100

OBS-Divisórias em PVC na cor branca com perfil em alumínio anodizado natural. Vidros transparentes 4 mm.

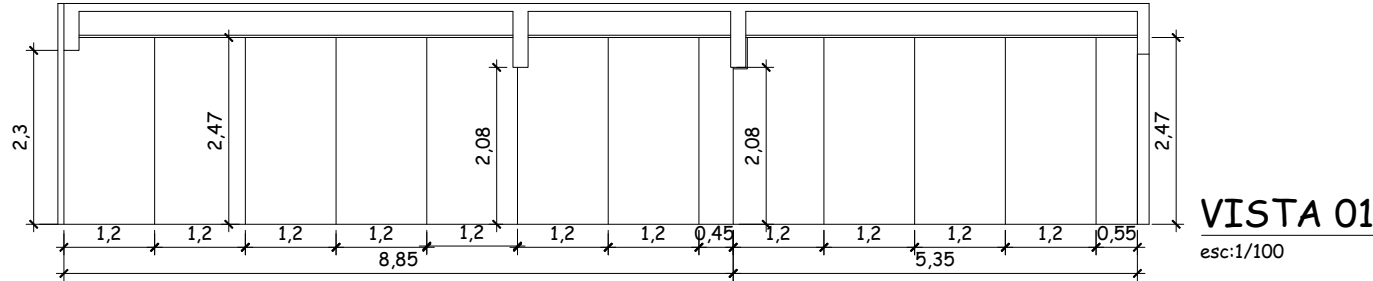


VISTA 01

esc:1/100

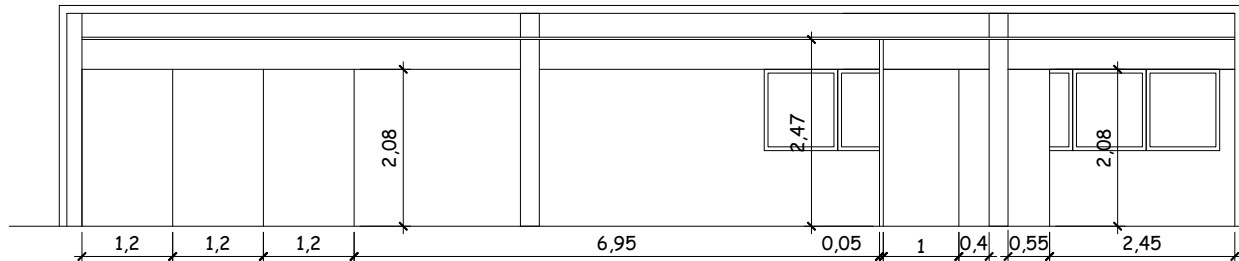


CORTE AA'

esc:1/100

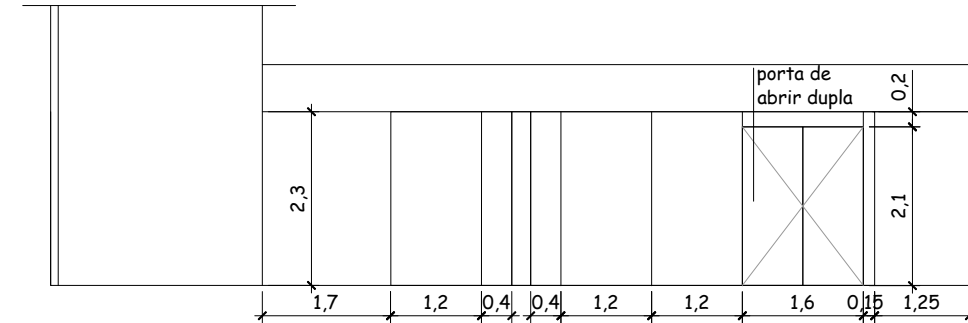


VISTA 02

esc:1/100

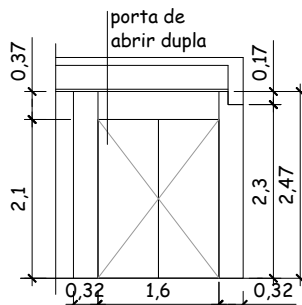


VISTA 03

esc:1/100

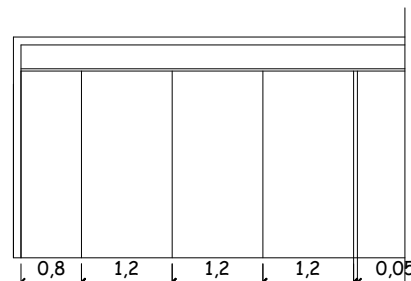


VISTA 04

esc:1/100

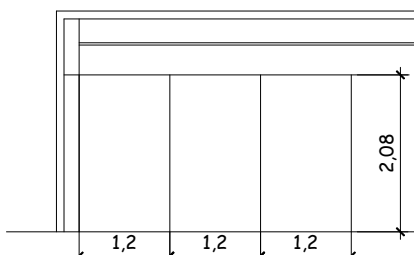


VISTA 05

esc:1/100

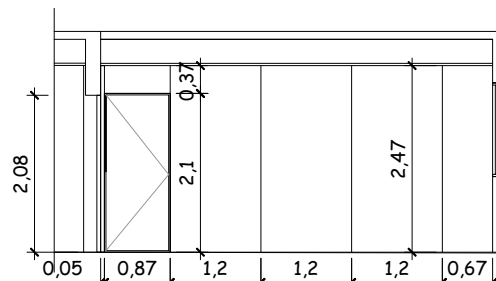


VISTA 06

esc:1/100

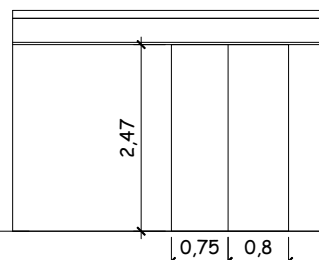


VISTA 07

esc:1/100

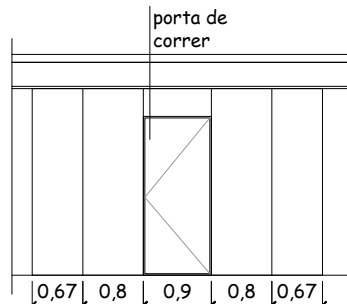

VISTA 08

esc:1/100

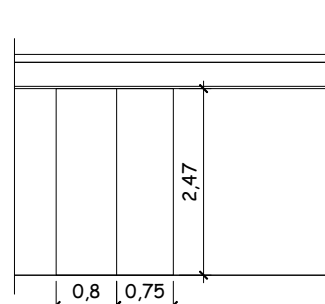

VISTA 09

esc:1/100



PREFEITURA MUNICIPAL DE BENTO GONÇALVES  
administração 2025/2028

obra:

CAF

endereço:

Rua Goiânia, 601

assunto:

PLANTA BAIXA TÉRREO – DET.DIVISÓRIAS EM PVC

responsáveis projeto :

gov.br  
LISIANE POLETTO  
Data: 28/04/2025 10:07:56-0300  
Verifique em <https://validar.iti.gov.br>

Arquiteta e Urbanista. Lisiane Poletto CAU A35583–6

responsável execução:

data:

19/03/2025

escala:

1/100


área:

724,65 m²

prancha:

02


desenho:

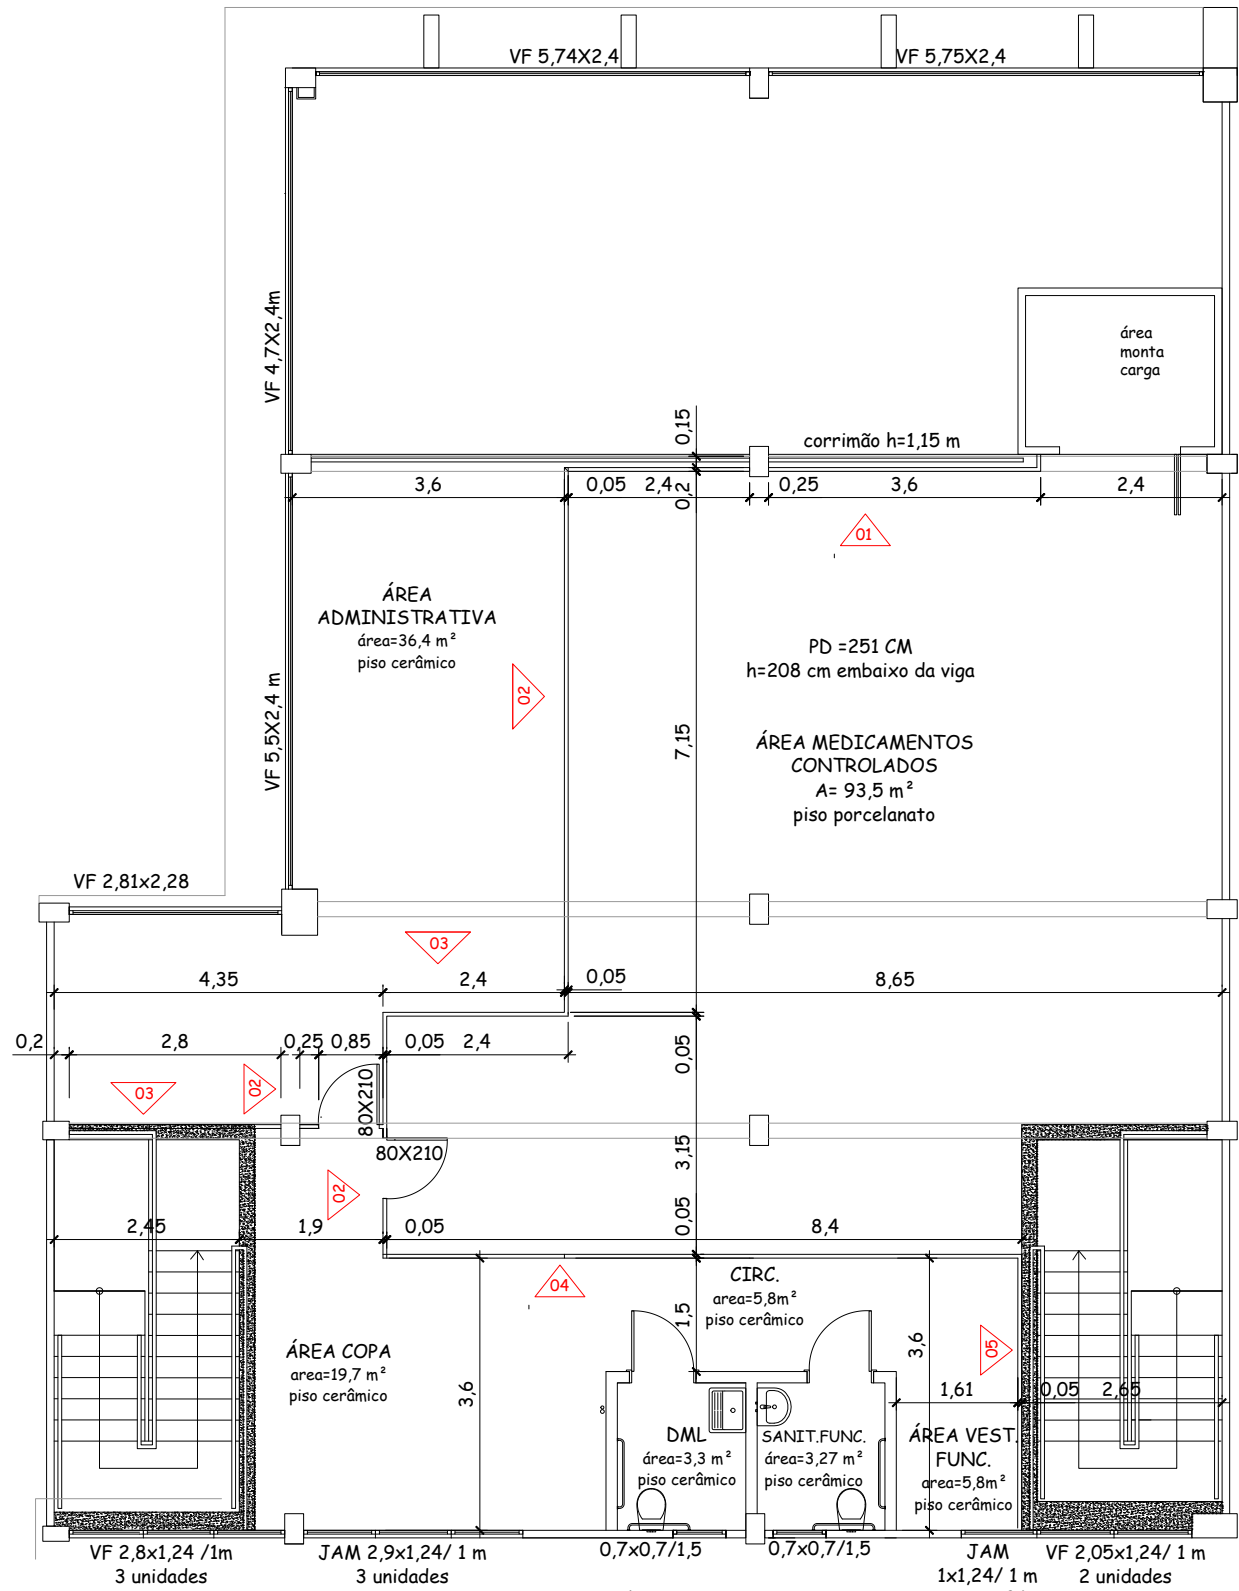


PLANTA BAIXA - MEZANINO  
esc:1/100

OBS-Divisórias em PVC na cor branca com perfil em alumínio anodizado natural. Vidros transparentes 4 mm.

- divisórias PVC

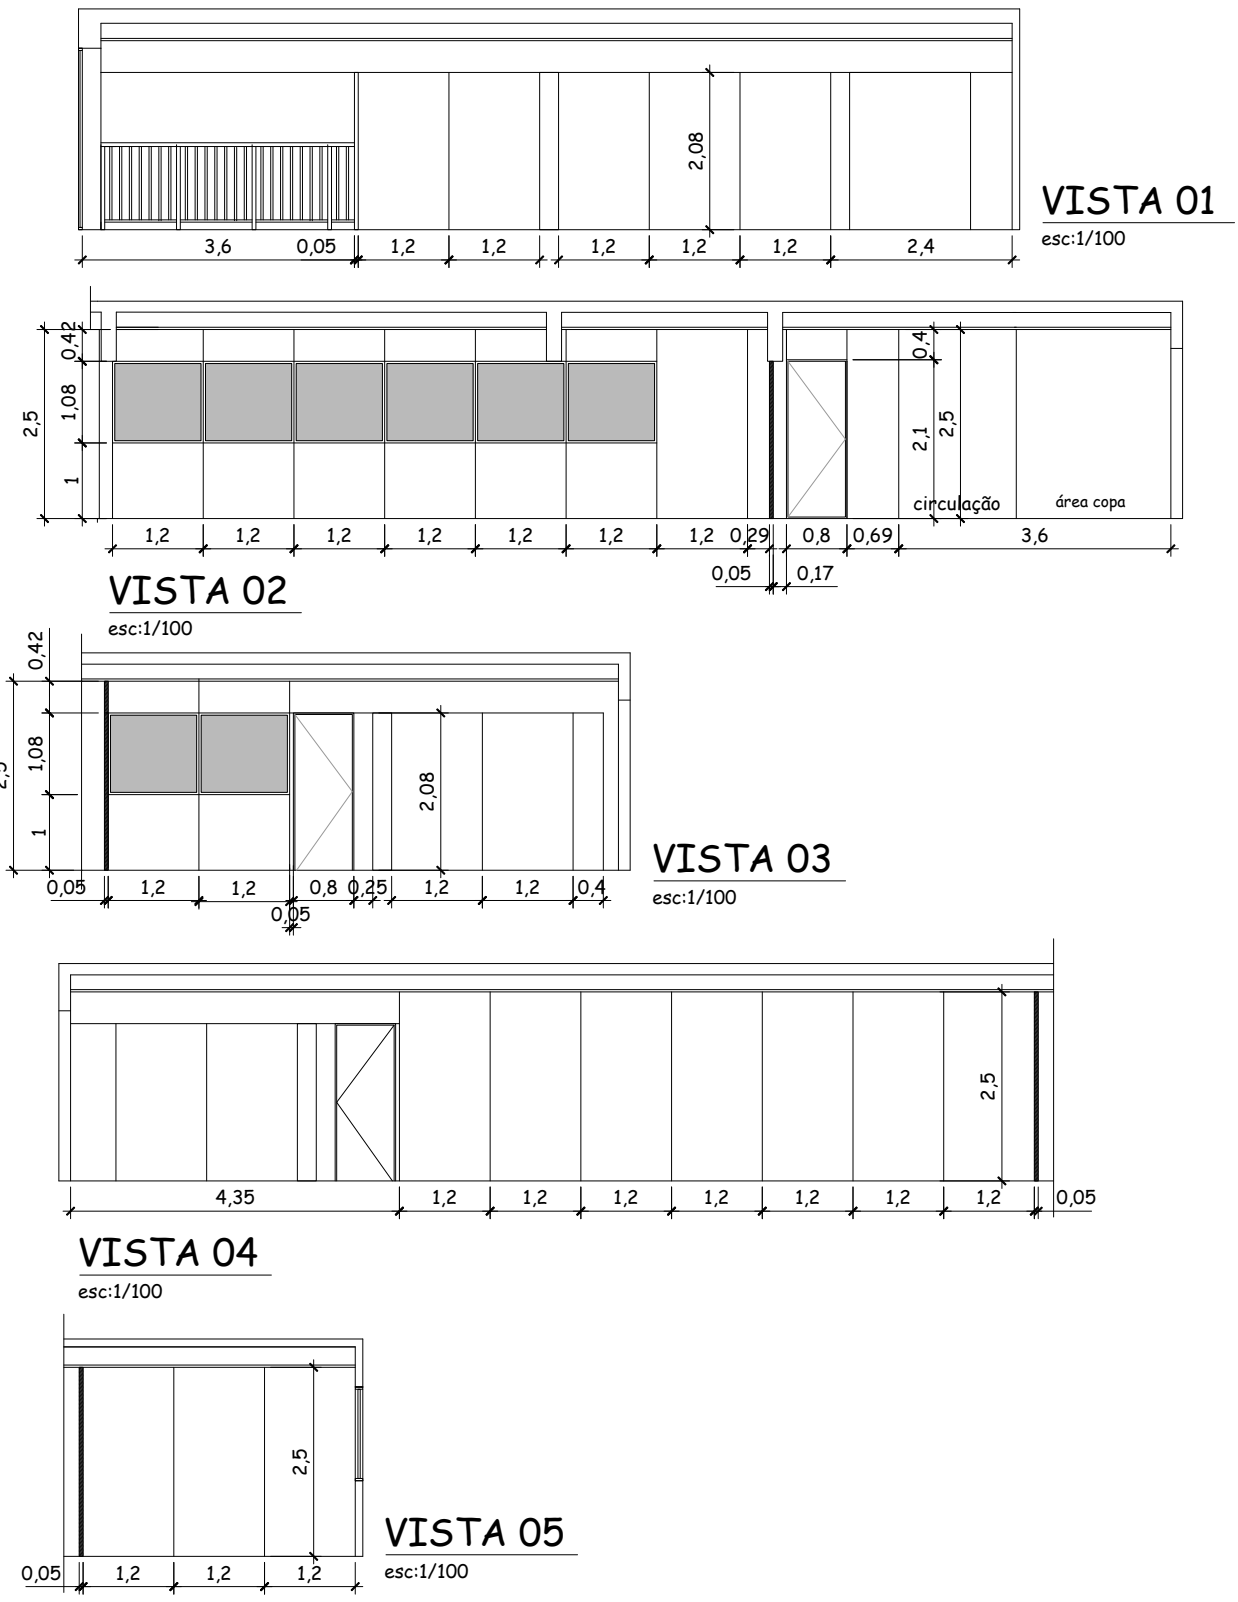


|                                                                                                                                                                     |                     |
|---------------------------------------------------------------------------------------------------------------------------------------------------------------------|---------------------|
|  <div>PREFEITURA MUNICIPAL DE BENTO GONÇALVES<br/>administração 2025/2028</div> |                     |
| obra:<br><br>CAF                                                                                                                                                    | data:<br>19/03/2025 |
| endereço:<br>Rua Goiânia, 601                                                                                                                                       | escala:<br>1/100    |
| assunto:<br>PLANTA BAIXA MEZANINO–DET.DIVISÓRIAS EM PVC                                                                                                             | área:<br>724,65 m²  |
| responsáveis projeto :<br><br>Arquiteta e Engenheira: Lisiane Poletto CRJ A35583–6                                                                                  | prancha:<br><br>03  |
| responsável execução:                                                                                                                                               | desenho:            |

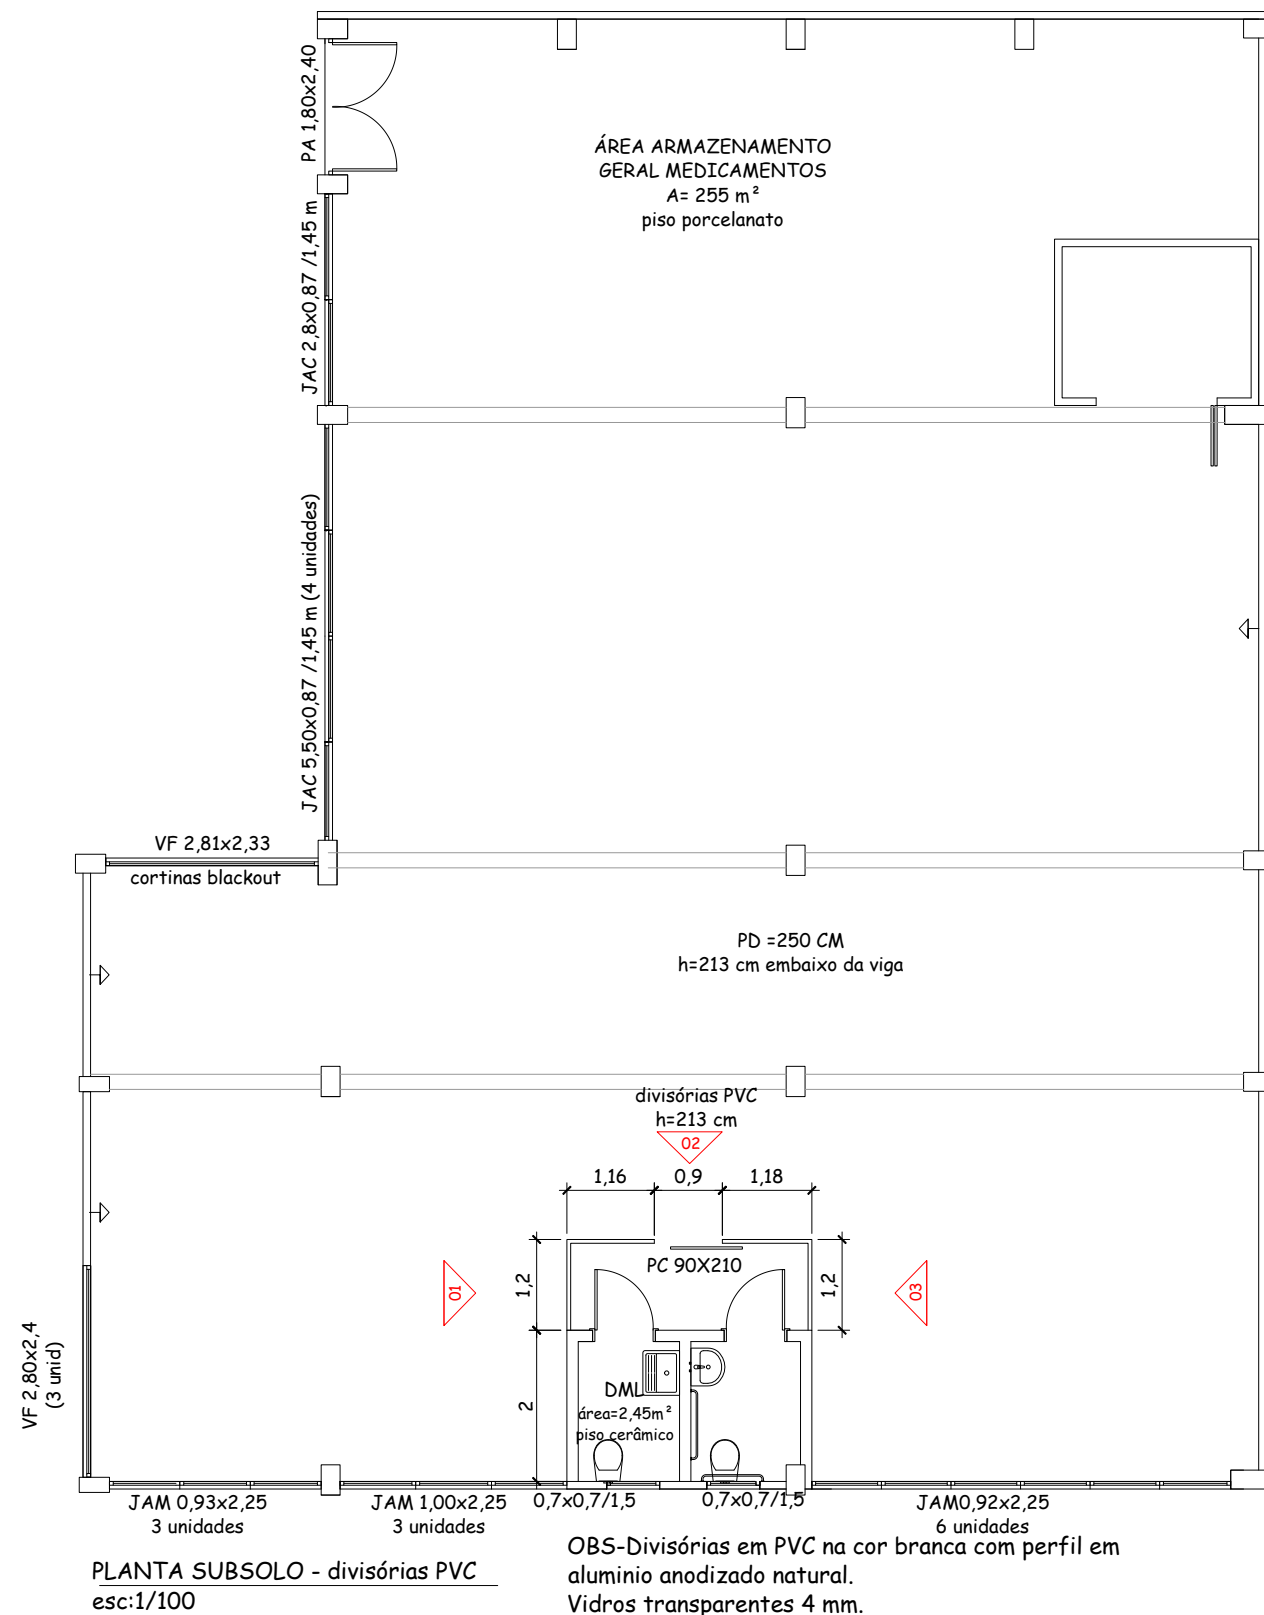


PLANTA SUBSOLO - divisórias PVC  
esc:1/100


OBS-Divisórias em PVC na cor branca com perfil em  
alumínio anodizado natural.  
Vidros transparentes 4 mm.

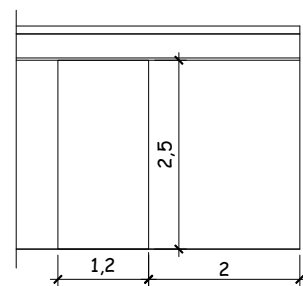

VISTA 01  
esc:1/100

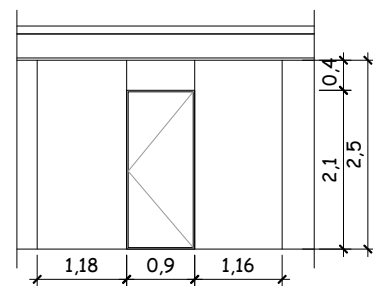

VISTA 08  
esc:1/100

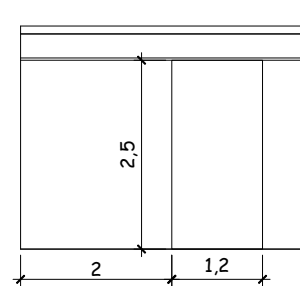

VISTA 03  
esc:1/100



PREFEITURA MUNICIPAL DE BENTO GONÇALVES  
administração 2025/2028

obra:

CAF

endereço:

Rua Goiânia, 601

assunto:

PLANTA BAIXA SUBSOLO–DET.DIVISÓRIAS EM PVC

responsáveis projeto :



Documento assinado digitalmente  
**LISIANE POLETO**  
Data: 28/04/2025 10:07:56-0300  
Verifique em <https://validar.iti.gov.br>

Arquiteta e Urbanista. Lisiane Poletto CAU A35583–6

responsável execução:

data:

19/03/2025

escala:

1/100


área:

724,65 m²


prancha:

04


desenho:

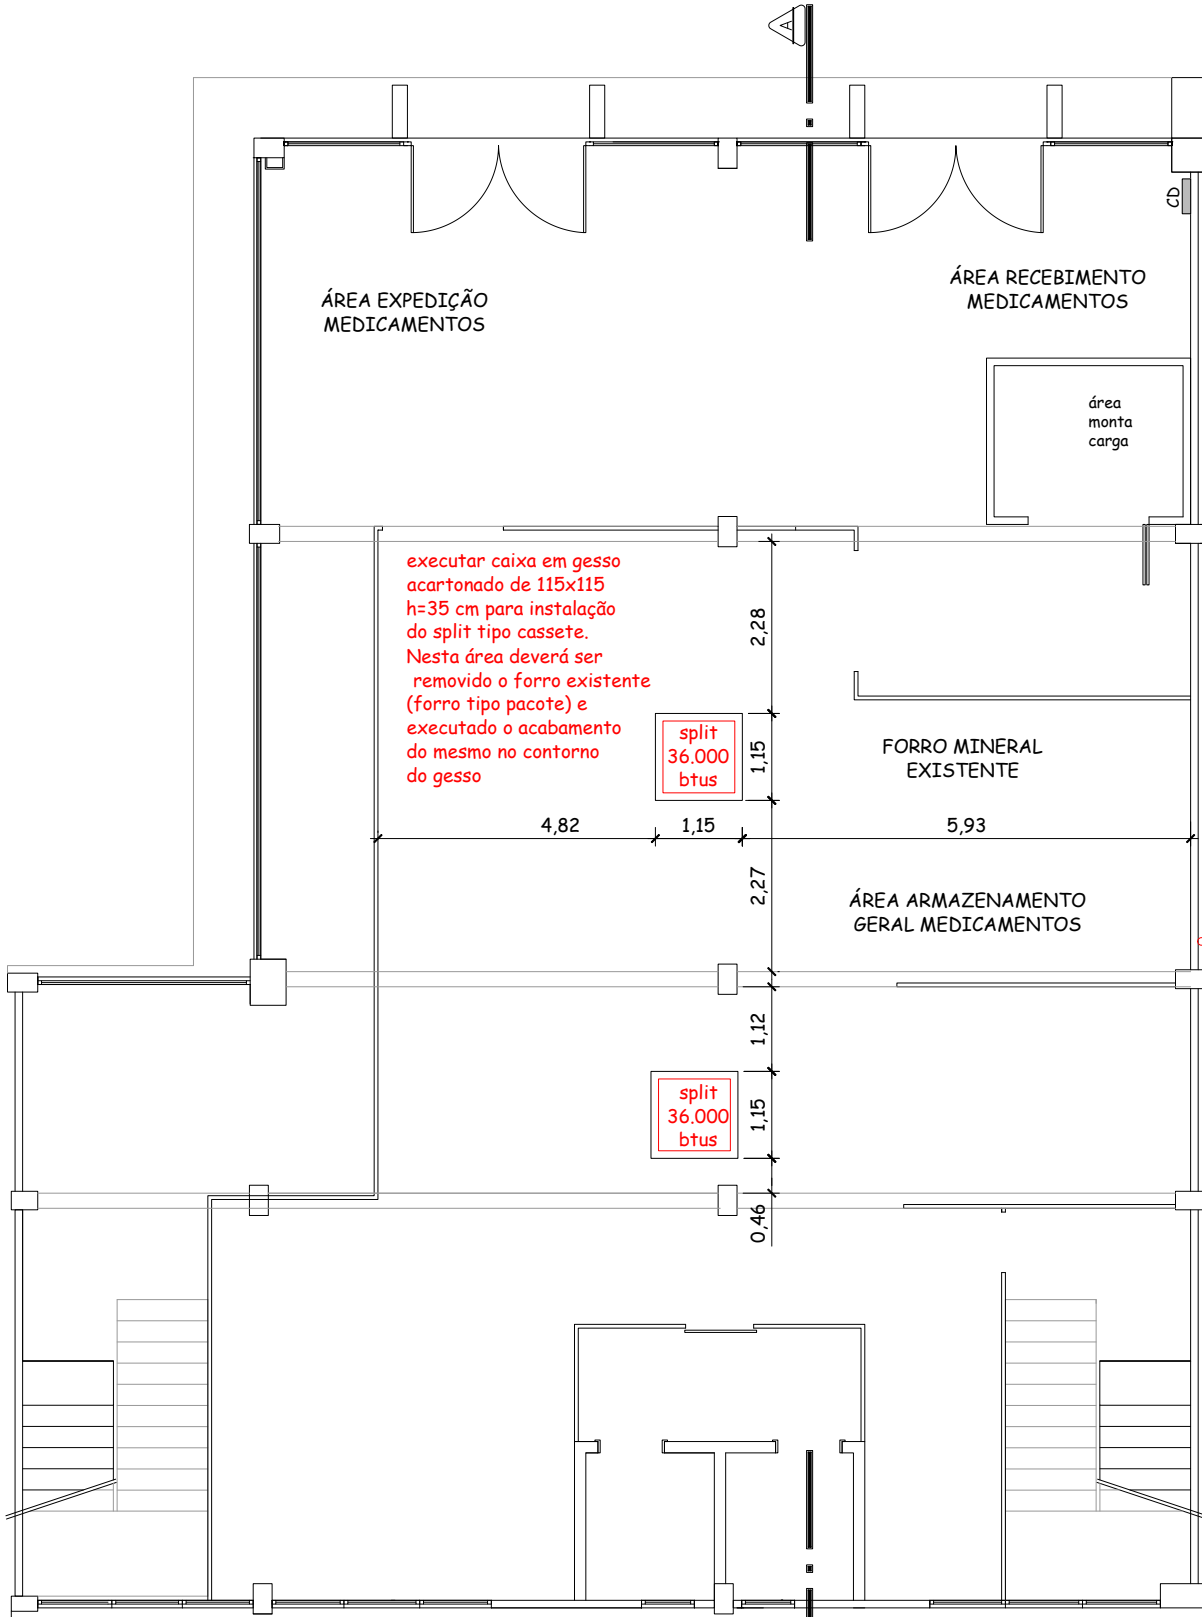


PLANTA BAIXA FORRO TÉRREO - ÁREA CAIXAS EM GESSO ACARTONADO PARA SPLITS  
esc:1/100

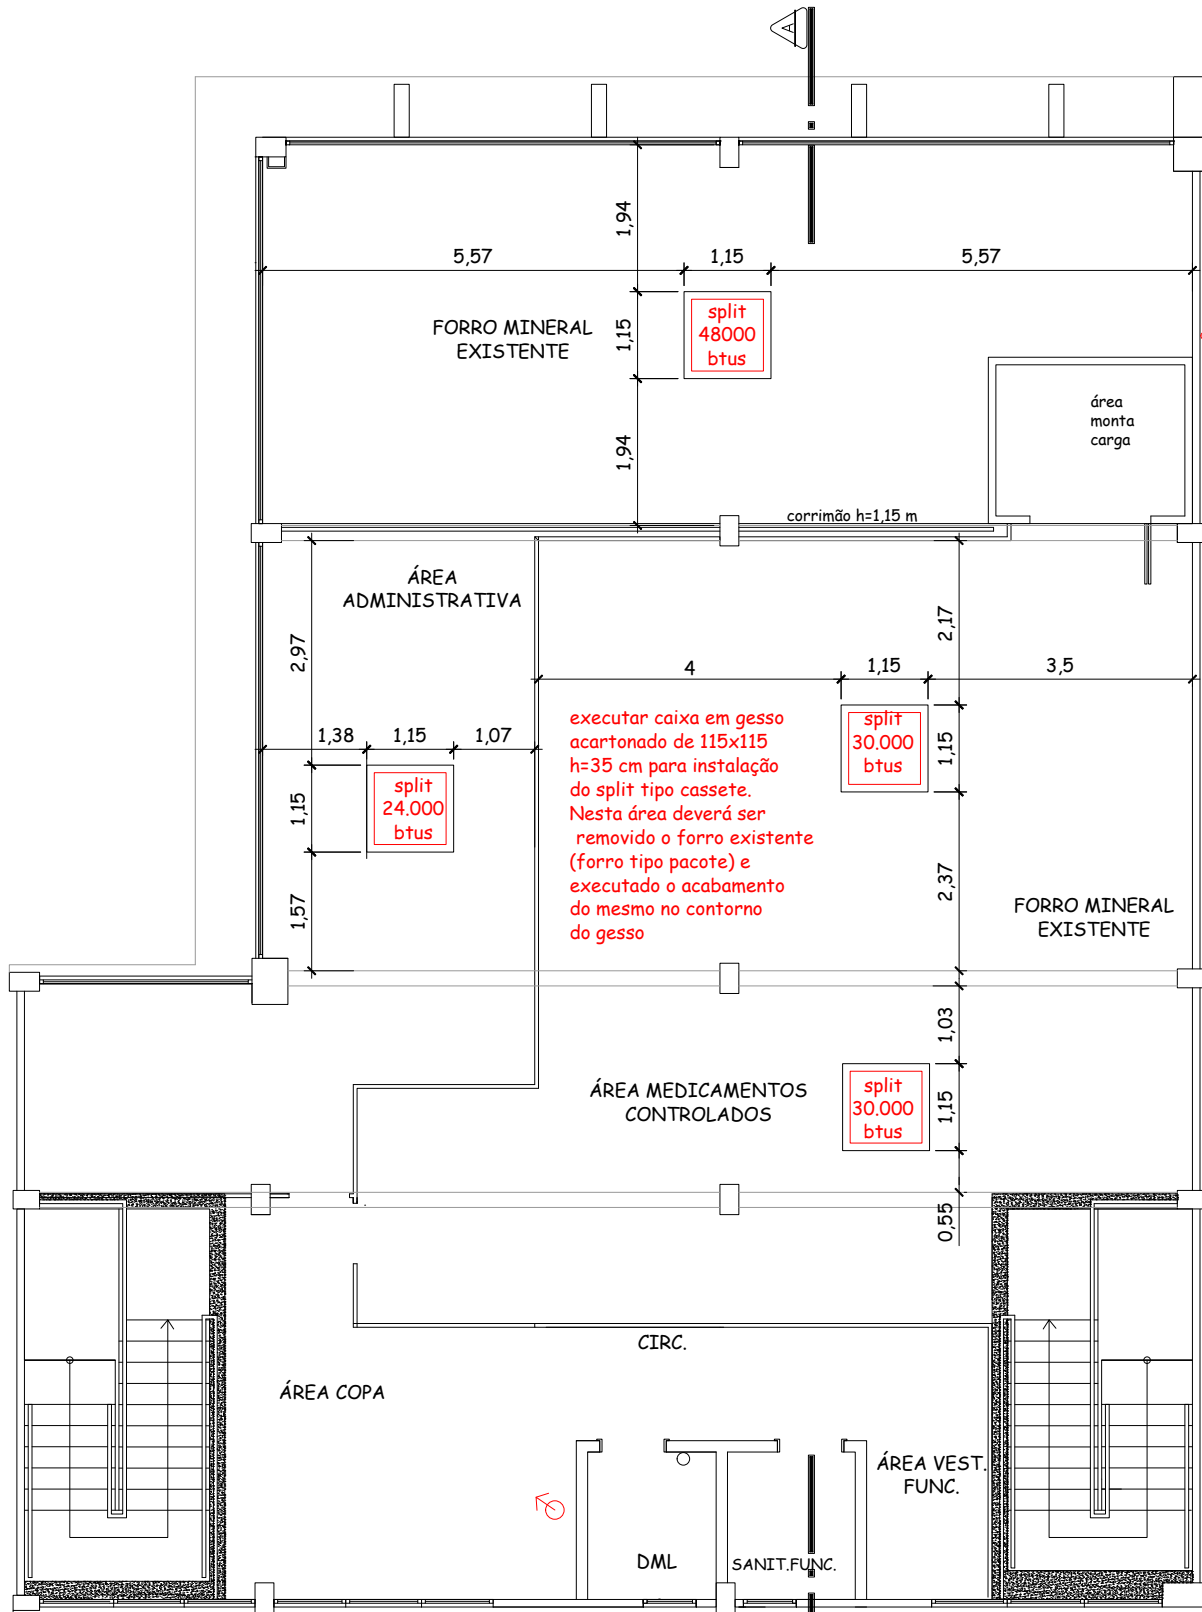

PLANTA BAIXA FORRO MEZANINO - ÁREA CAIXAS EM GESSO ACARTONADO PARA SPLITS  
esc:1/100

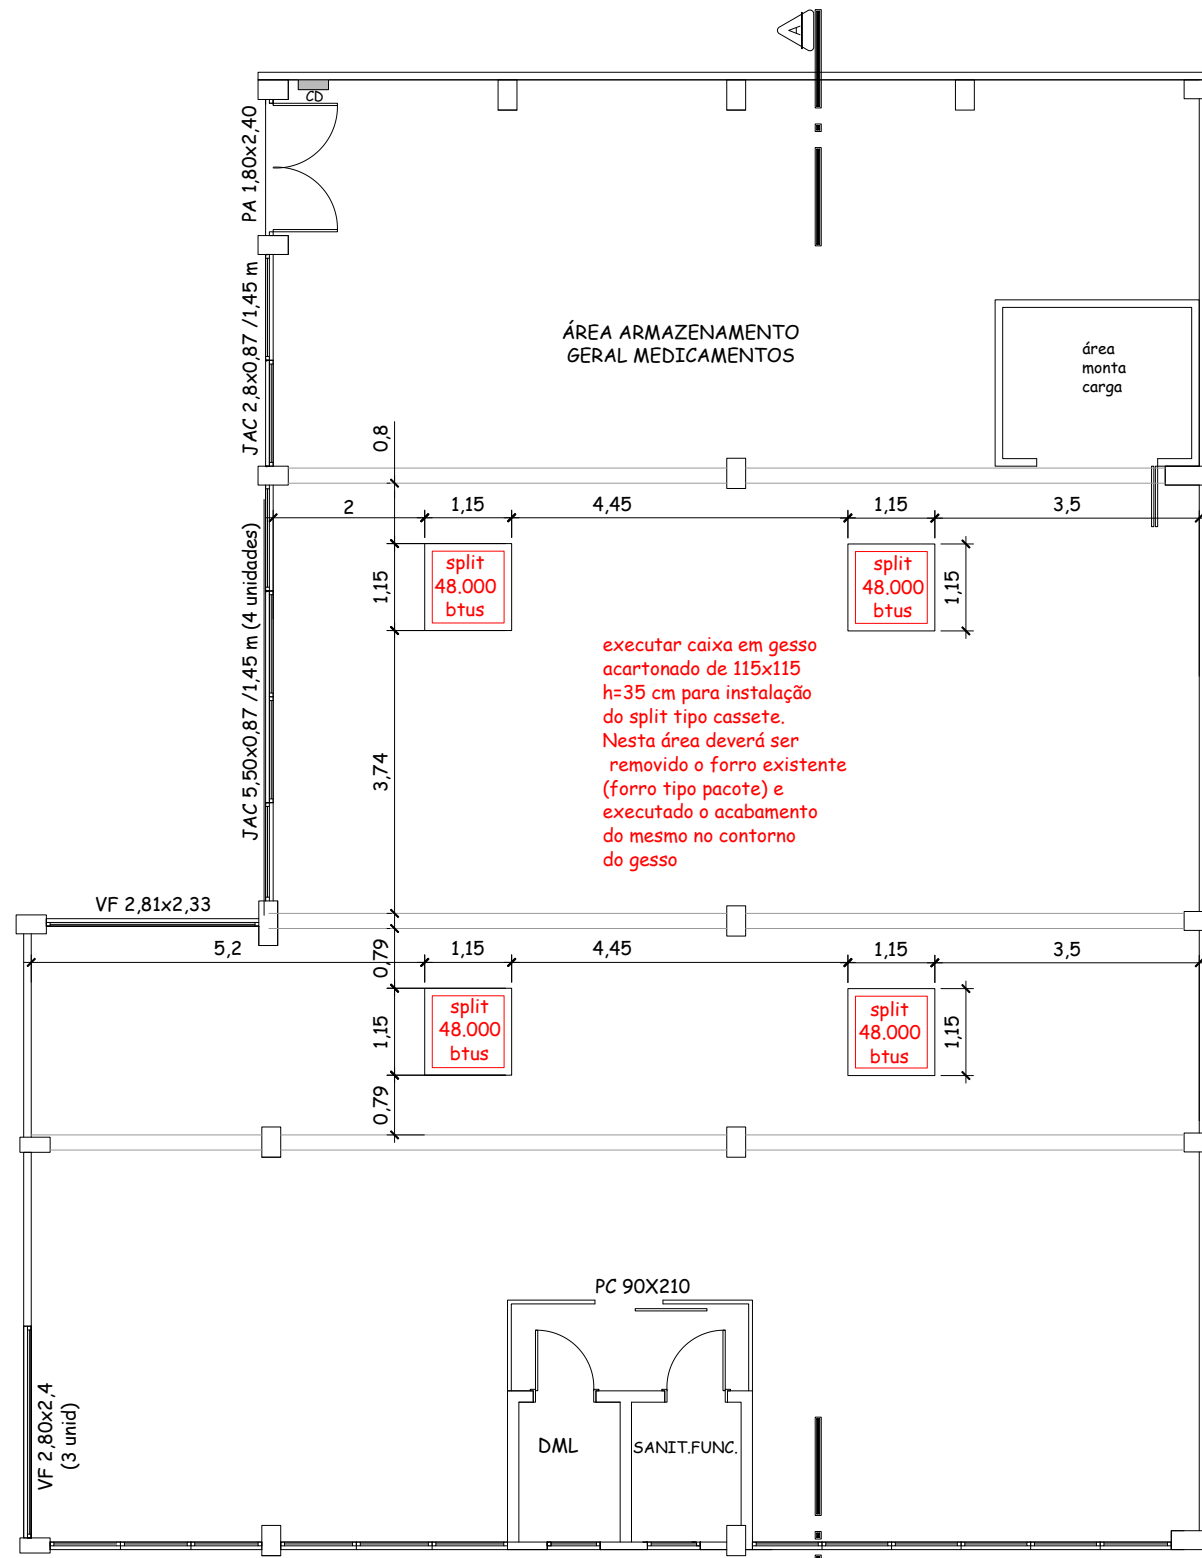

PLANTA BAIXA FORRO SUBSOLO - ÁREA CAIXAS EM GESSO ACARTONADO PARA SPLITS  
esc:1/100

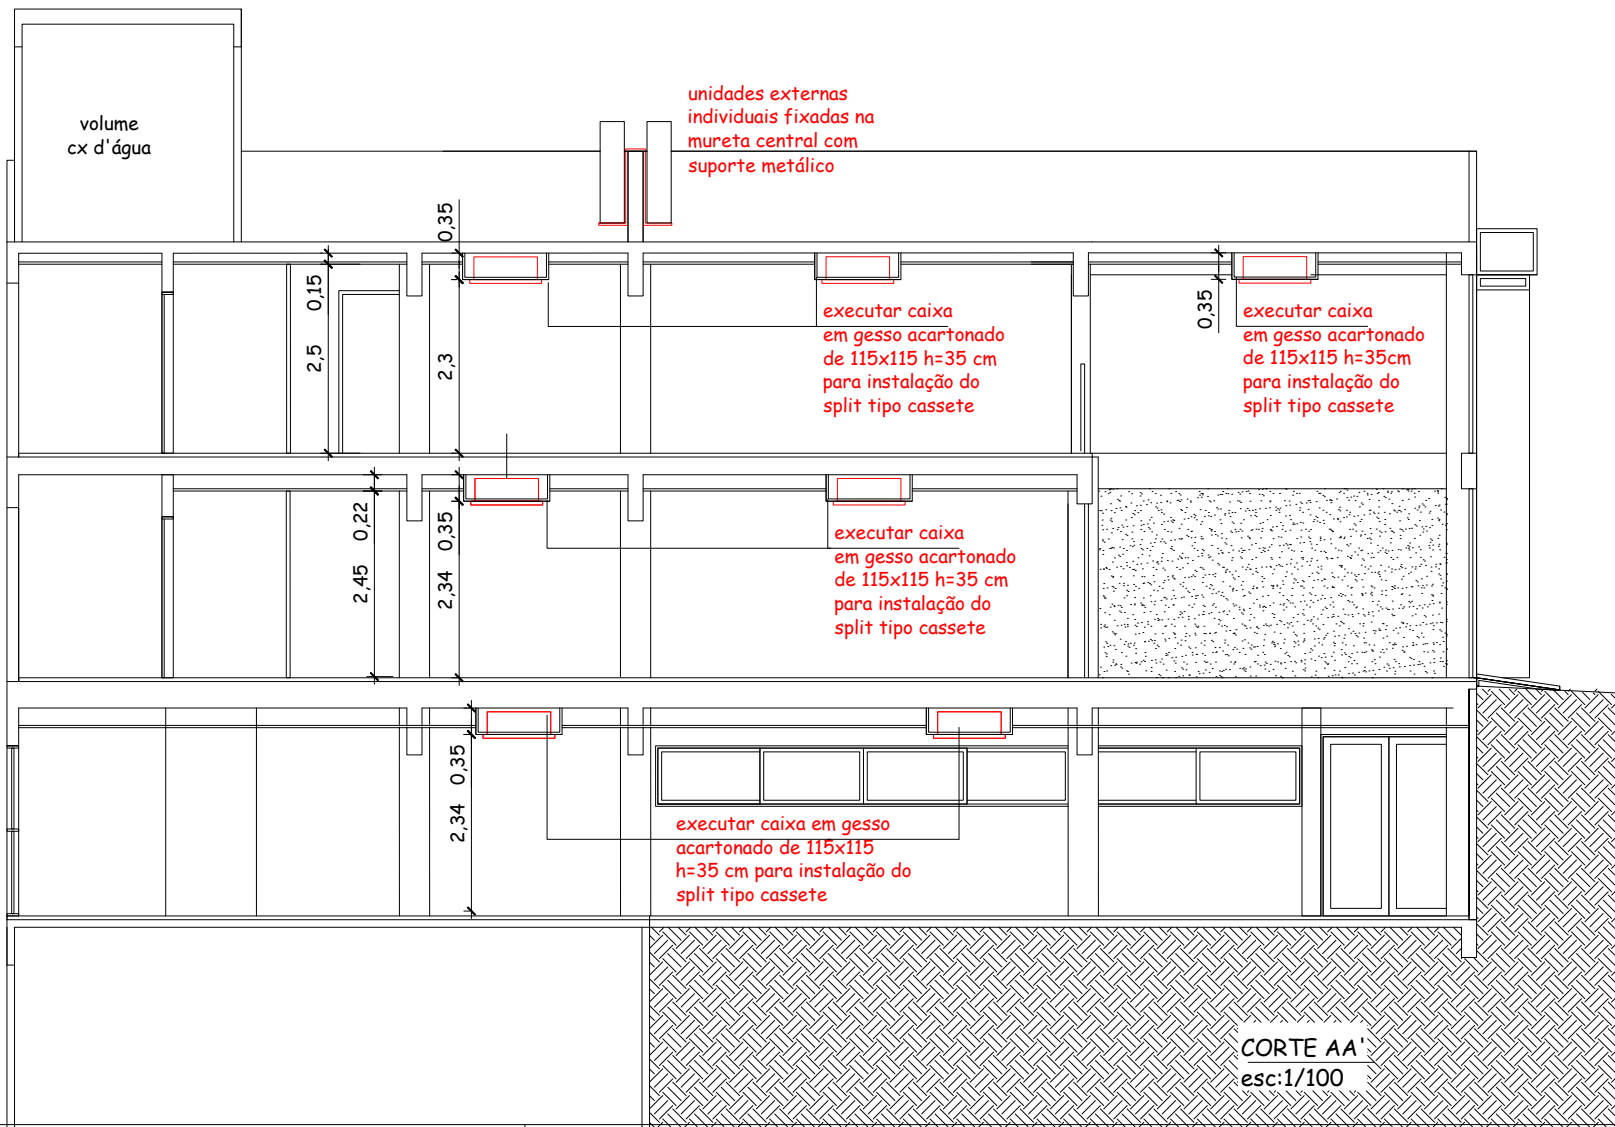


CORTE AA'  
esc:1/100




PREFEITURA MUNICIPAL DE BENTO GONÇALVES  
administração 2025/2028

|                       |                                   |                        |                                                     |
|-----------------------|-----------------------------------|------------------------|-----------------------------------------------------|
| obra:                 | CAF                               | data:                  | 19/03/2025                                          |
| escala:               | 1/100                             | área:                  | 724,65 m²                                           |
| endereço:             | Rua Goiânia, 601                  | prancha:               | 05                                                  |
| assunto:              | PLANTAS E CORTE AA' – FORRO GESSO | responsáveis projeto : | Arquiteta e Urbanista. Lisiane Poletto CAU A35583–6 |
| responsável execução: |                                   | desenho:               |                                                     |

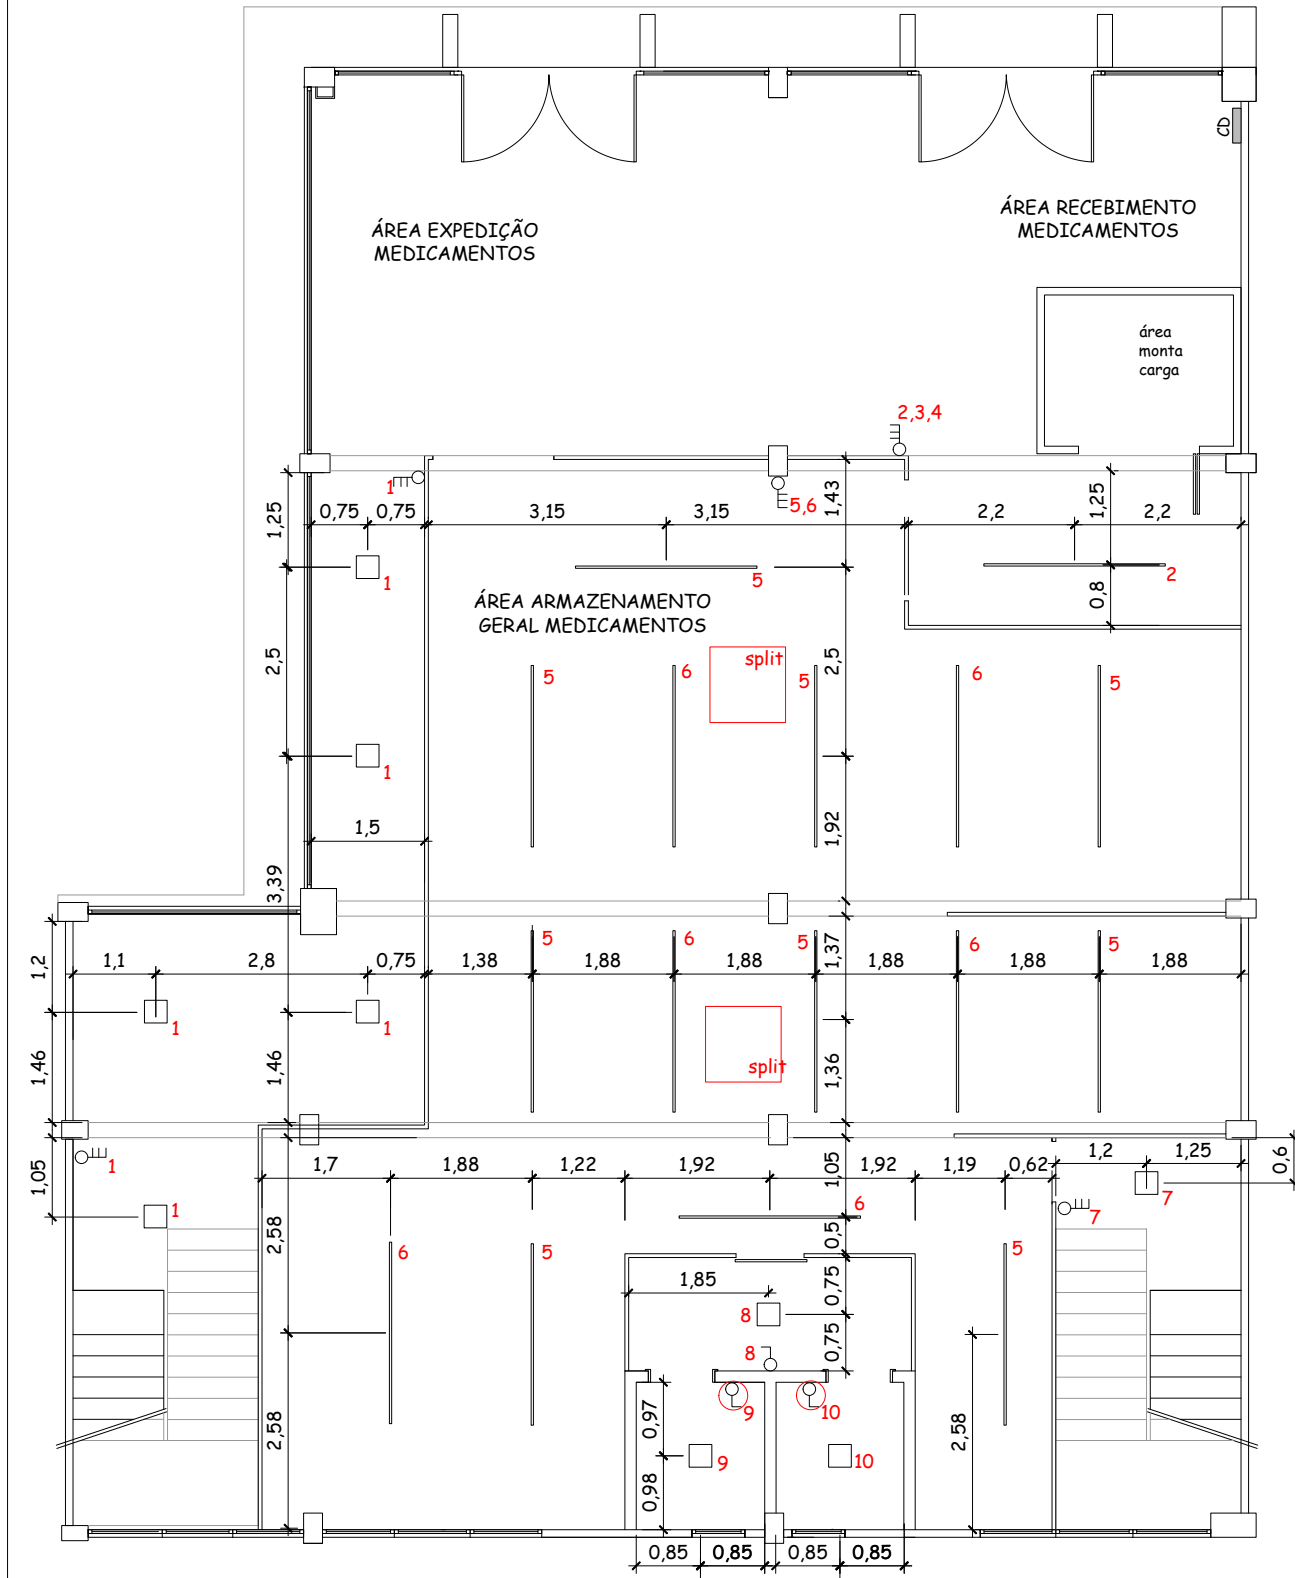


PLANTA BAIXA TÉRREO - PONTOS ILUMINAÇÃO  
esc:1/100

obs- prender as lâmpadas com suporte na estrutura metálica do forro

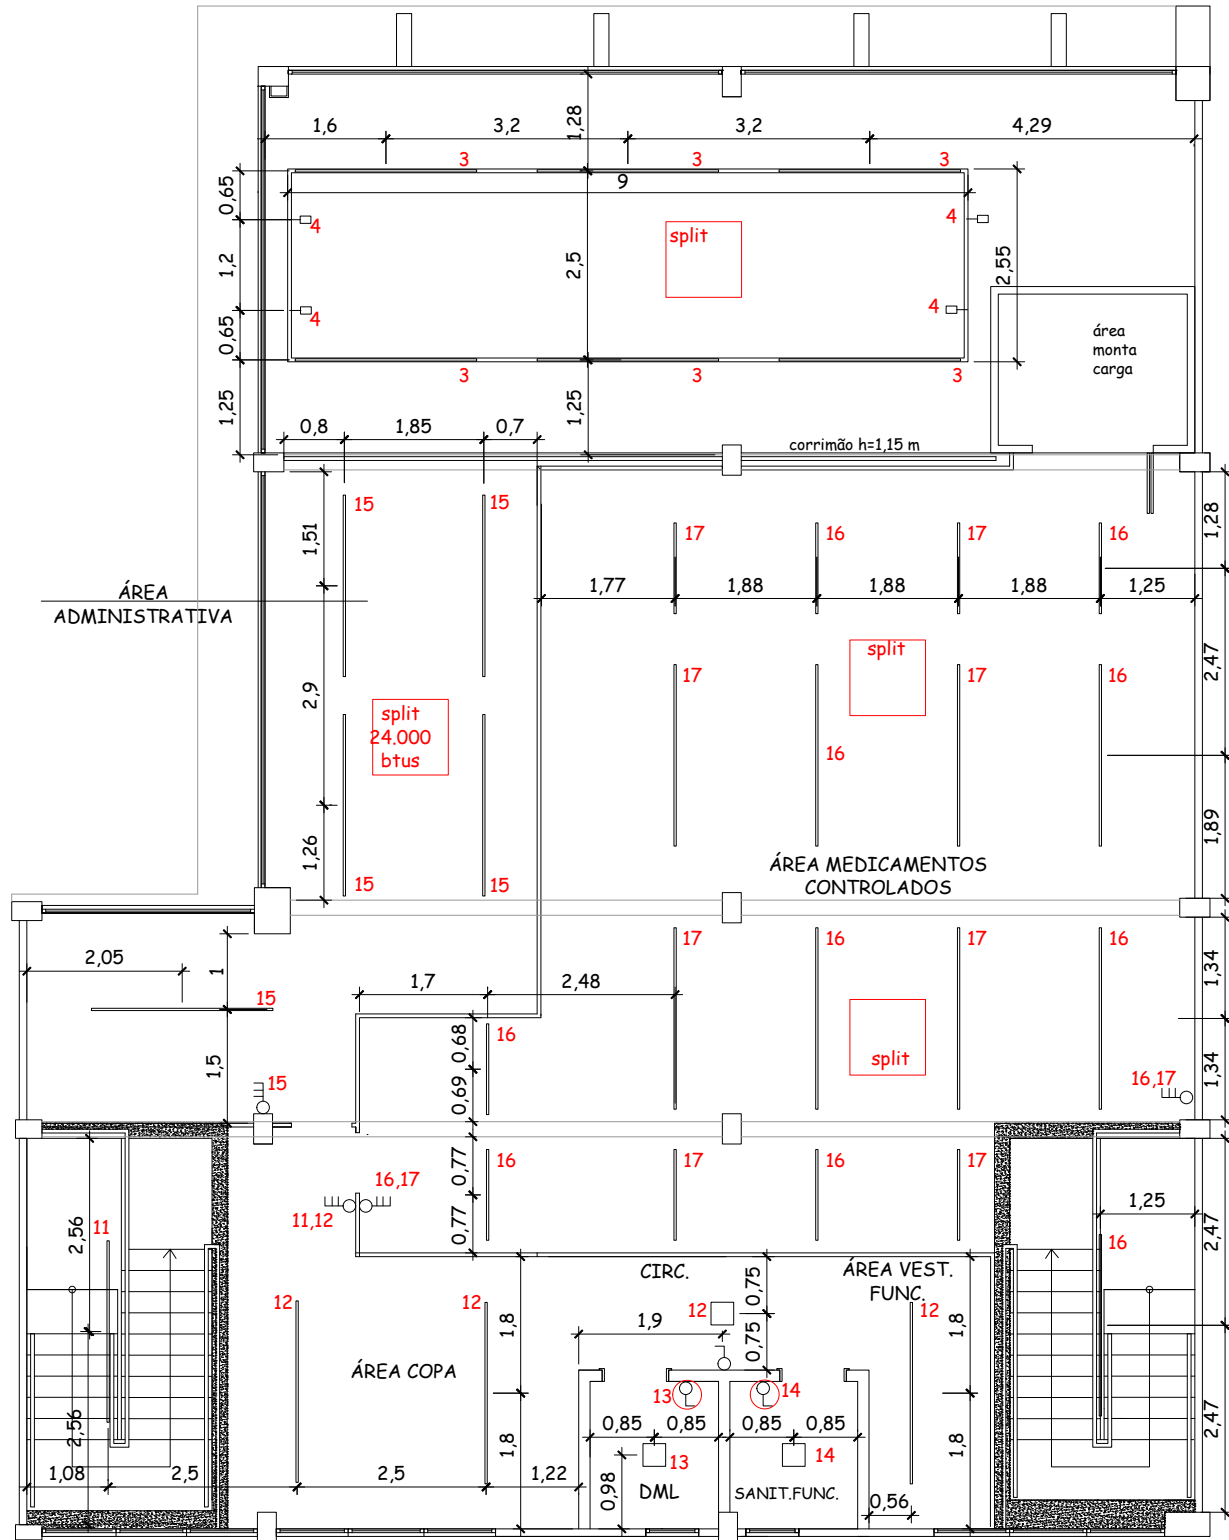

PLANTA BAIXA MEZANINO -PONTOS ILUMINAÇÃO  
esc:1/100

obs- prender as lâmpadas com suporte na estrutura metálica do forro

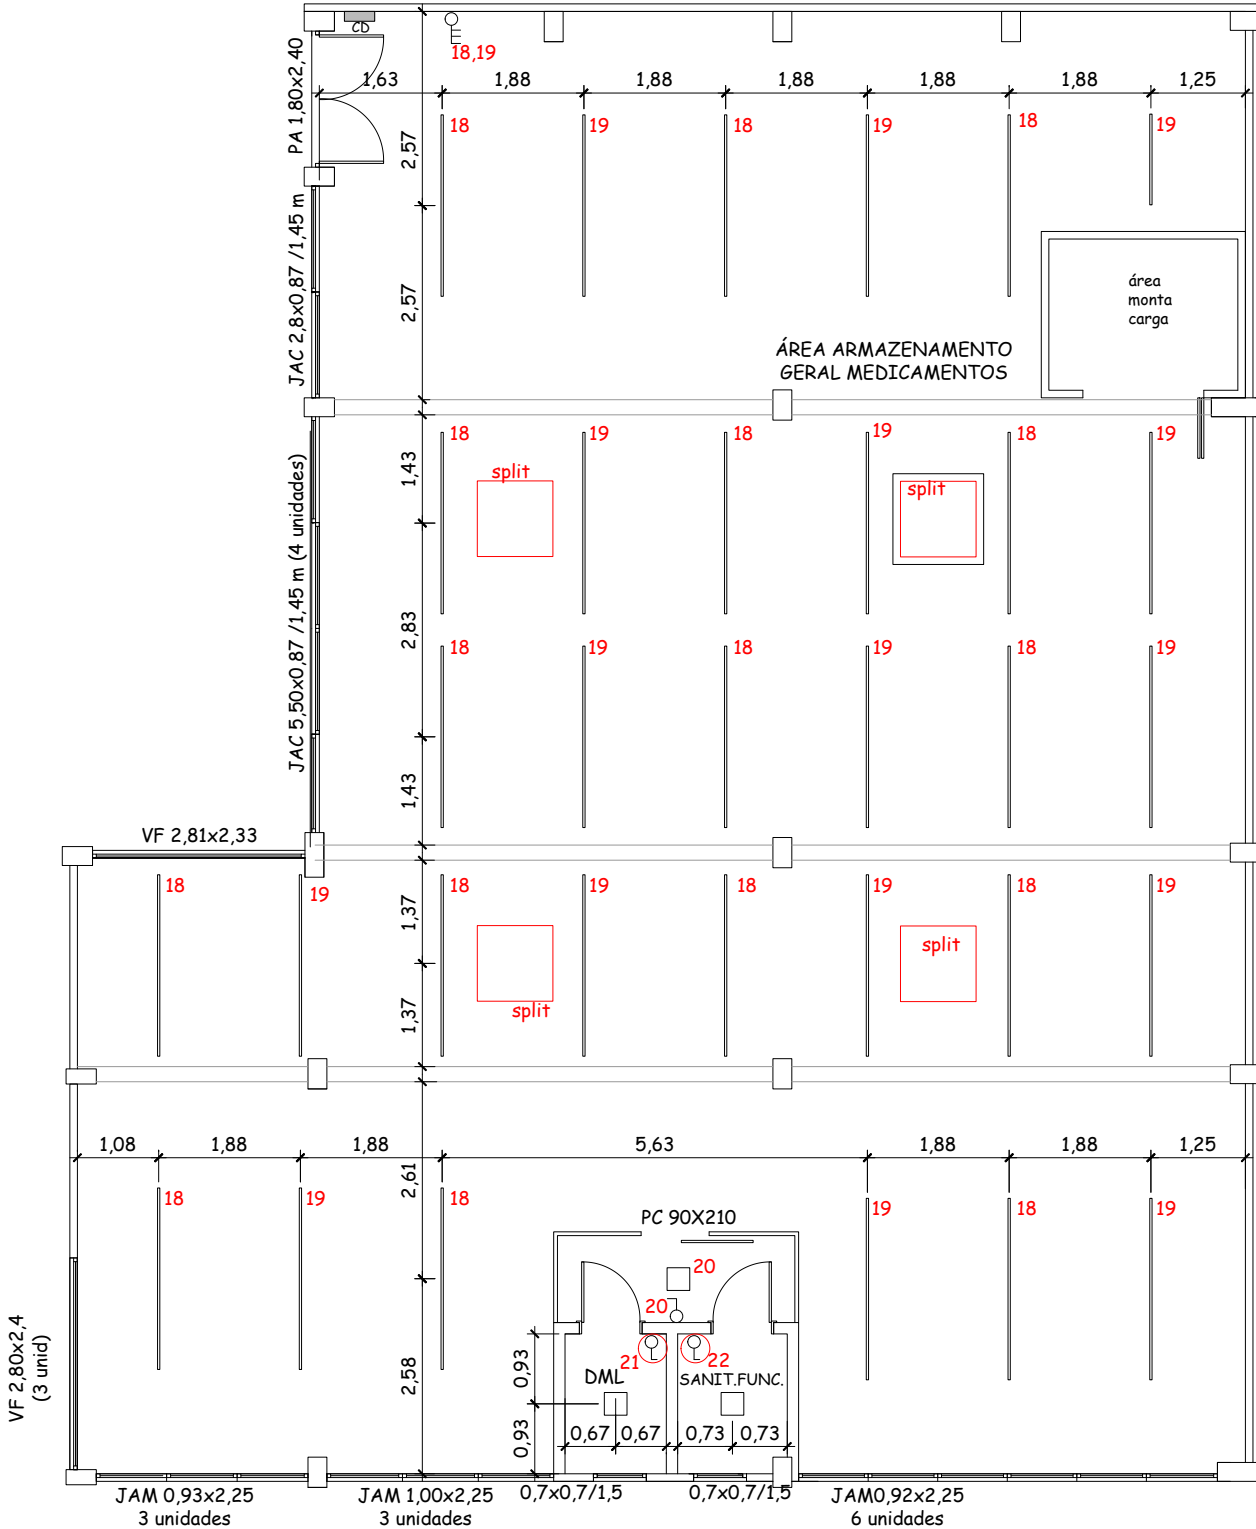


PLANTA SUBSOLO - PONTOS ILUMINAÇÃO  
esc:1/100

obs- prender as lâmpadas com suporte na estrutura metálica do forro


LEGENDA ILUMINAÇÃO

- 2,4 lâmpada tubo led HO VD 2400 mm  
diâmetro 26 mm / 40 W- 4000LM  
6500 k branco frio - presa na  
estrutura metálica  
do forro com brasadeira.
- 1,2 lâmpada led T8 1200 mm tubular  
G13 6500 K Luz branca  
18 W- presa na estrutura metálica  
do forro com brasadeira.
- placa de led 28x28 cm de sobrepor 24W  
cor 6500 k branco frio.
- refletor na cor preta com led AR 111 cor neutra
- perfilado em chapa de aço na cor preta de  
38x38x3000mm (LxHxC) suspenso com cabo.  
Deixar a 1,2 m do forro existente (24 metros  
lineares de perfilado = 8 barras)

|                                                                                     |  |                                                                                                                                       |  |
|-------------------------------------------------------------------------------------|--|---------------------------------------------------------------------------------------------------------------------------------------|--|
|  |  | PREFEITURA MUNICIPAL DE BENTO GONÇALVES<br>administração 2025/2028                                                                    |  |
| obra:                                                                               |  | data:<br>19/03/2025                                                                                                                   |  |
| CAF                                                                                 |  | escala:<br>1/100                                                                                                                      |  |
| endereço:<br>Rua Goiânia, 601                                                       |  | área:<br>724,65 m²                                                                                                                    |  |
| assunto:<br>PLANTAS PONTOS DE ILUMINAÇÃO                                            |  | prancha:<br>06                                                                                                                        |  |
| responsáveis projeto :                                                              |  | Documento assinado digitalmente<br>gov.br LISIANE POLETTO<br>Data: 28/04/2025 10:12:05-0300<br>Verifique em https://validar.it.gov.br |  |
| responsável execução:                                                               |  | Arquiteta e Urbanista. Lisiane Poletto CAU A35583-6                                                                                   |  |
|                                                                                     |  | desenho:                                                                                                                              |  |

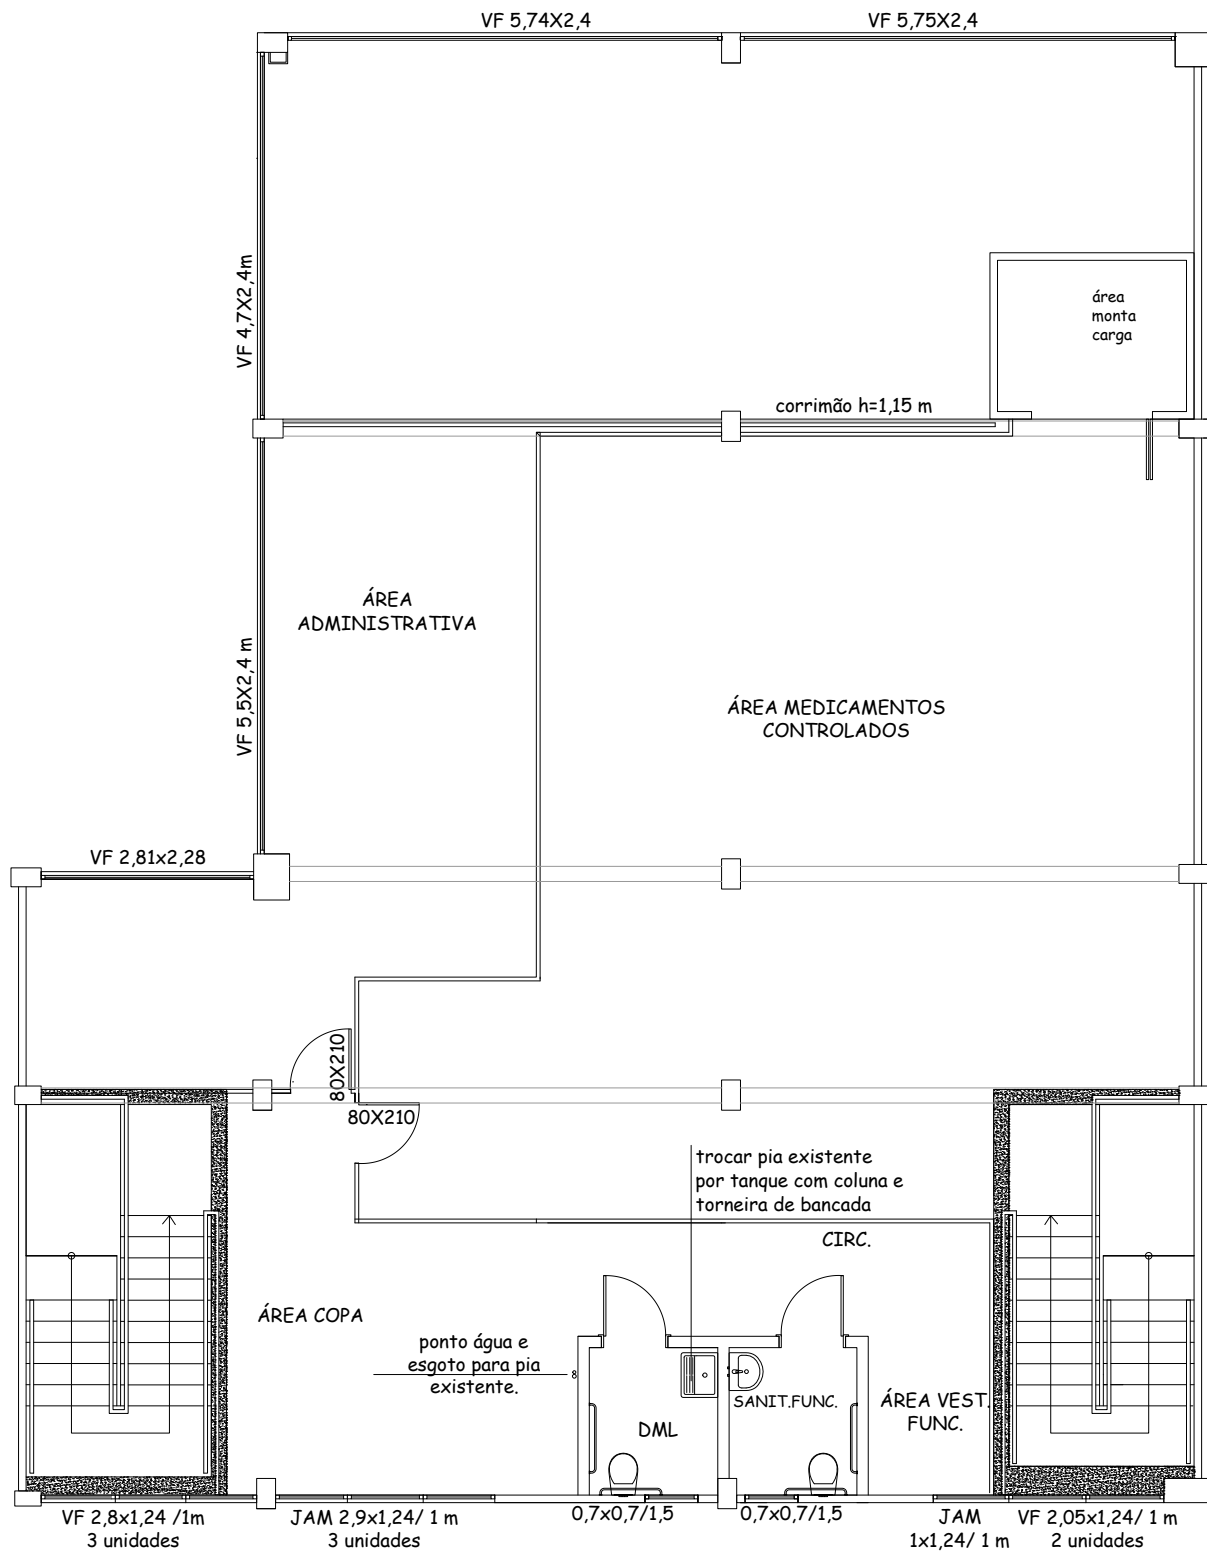

PLANTA PONTOS HIDRÁULICOS - MEZANINO  
esc:1/100

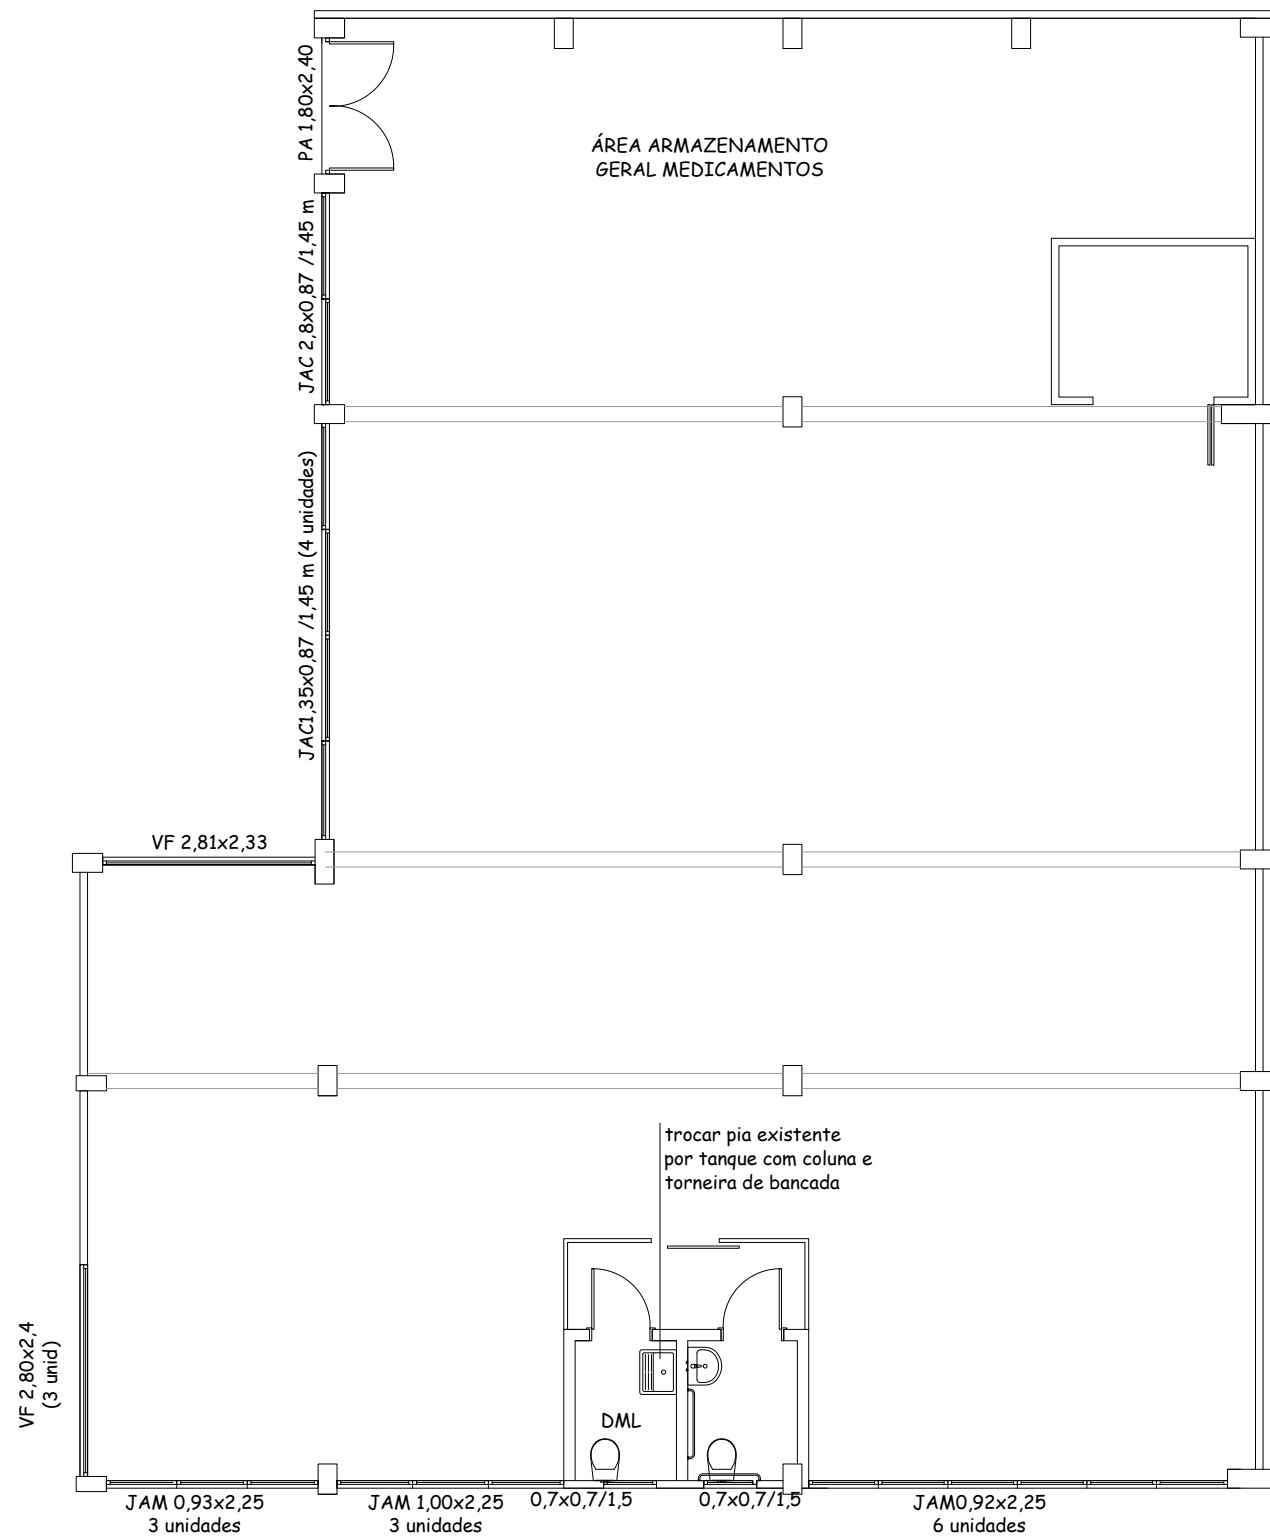


PLANTA PONTOS HIDRÁULICOS -SUBSOLO  
esc:1/100




PREFEITURA MUNICIPAL DE BENTO GONÇALVES  
administração 2025/2028


|                                                                                                                                                                                                                                                                                                                                                                   |            |
|-------------------------------------------------------------------------------------------------------------------------------------------------------------------------------------------------------------------------------------------------------------------------------------------------------------------------------------------------------------------|------------|
| obra:                                                                                                                                                                                                                                                                                                                                                             | data:      |
| CAF                                                                                                                                                                                                                                                                                                                                                               | 19/03/2025 |
| endereço:                                                                                                                                                                                                                                                                                                                                                         | escala:    |
| Rua Goiânia, 601                                                                                                                                                                                                                                                                                                                                                  | 1/100      |
| assunto:                                                                                                                                                                                                                                                                                                                                                          | área:      |
| PLANTA PTOS HIDRÁULICOS–MEZANINO E SUBSOLO                                                                                                                                                                                                                                                                                                                        | 724,65 m²  |
| responsáveis projeto :                                                                                                                                                                                                                                                                                                                                            | prancha:   |
| <div>Documento assinado digitalmente</div> <div> LISIANE POLETTTO</div> <div>Data: 28/04/2025 10:12:05-0300</div> <div>Verifique em <a href="https://validar.iti.gov.br">https://validar.iti.gov.br</a></div> <div>Arquiteta e urbanista. Lisiane Poletto CAU A35583–6</div> | 07         |
| responsável execução:                                                                                                                                                                                                                                                                                                                                             | desenho:   |

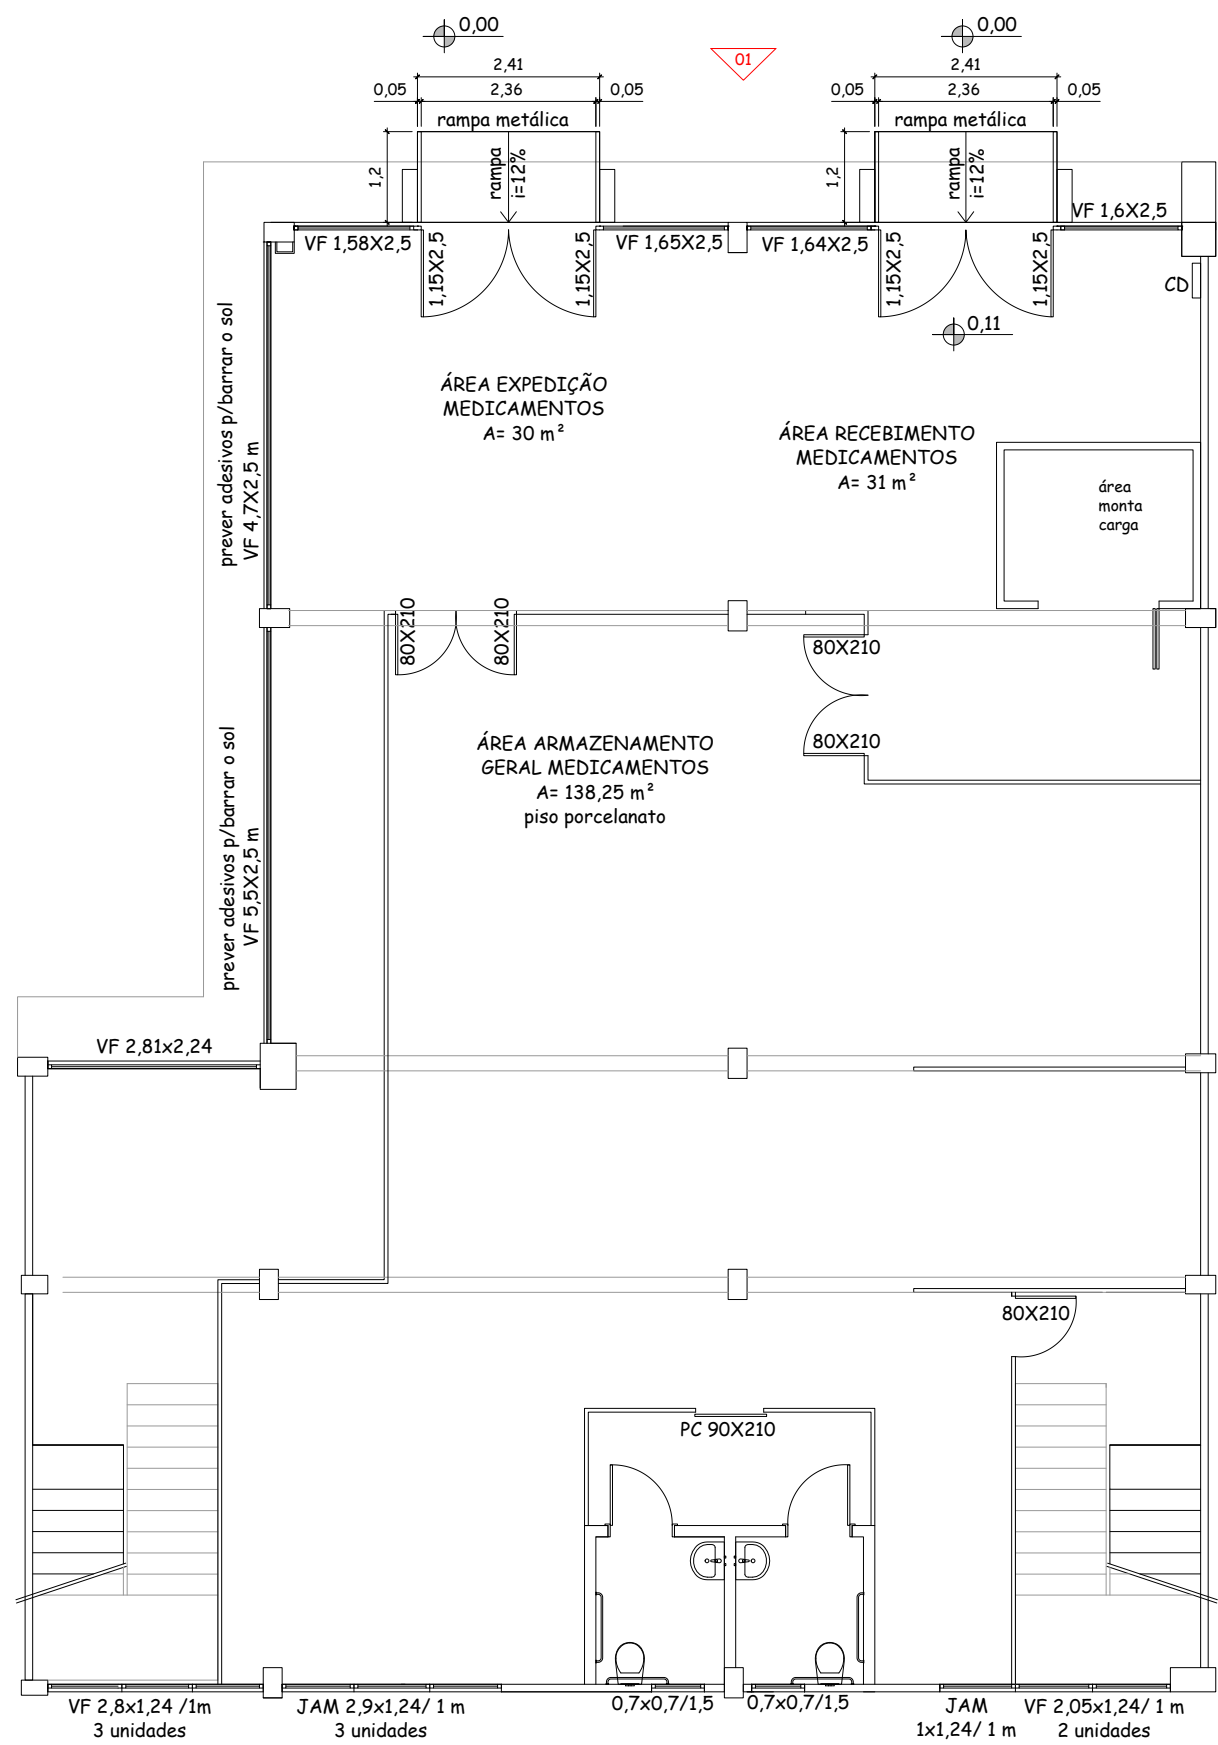

PLANTA BAIXA TÉRREO - det.rampa acesso  
esc:1/100

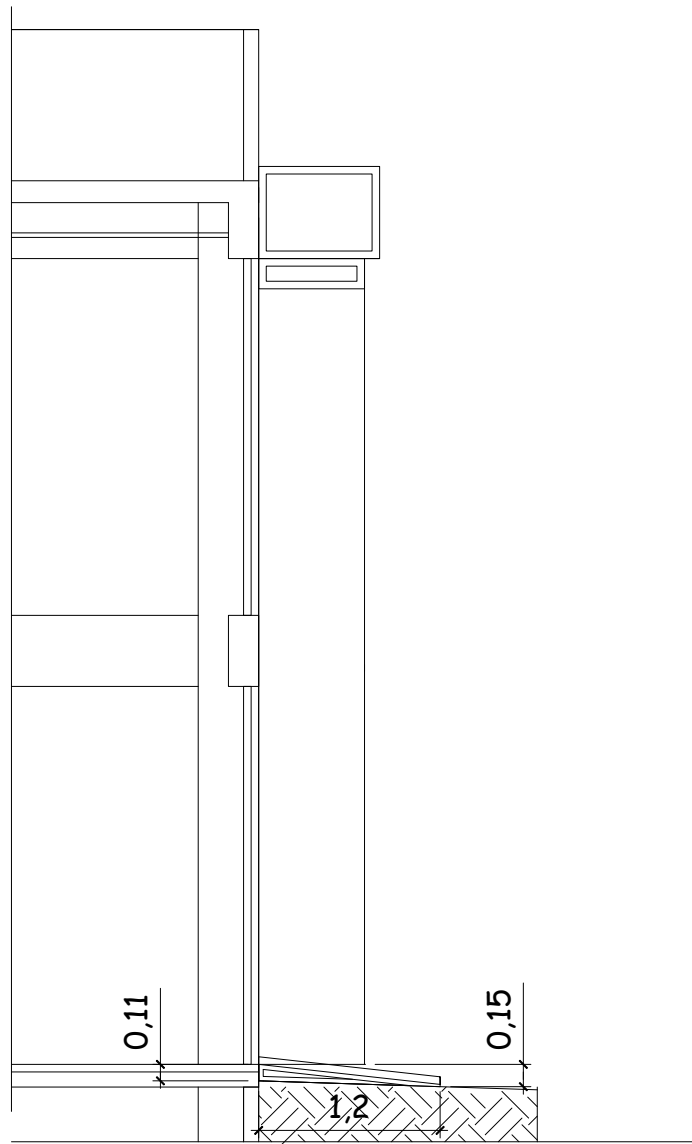


CORTE BB' - rampa acesso  
esc:1/50

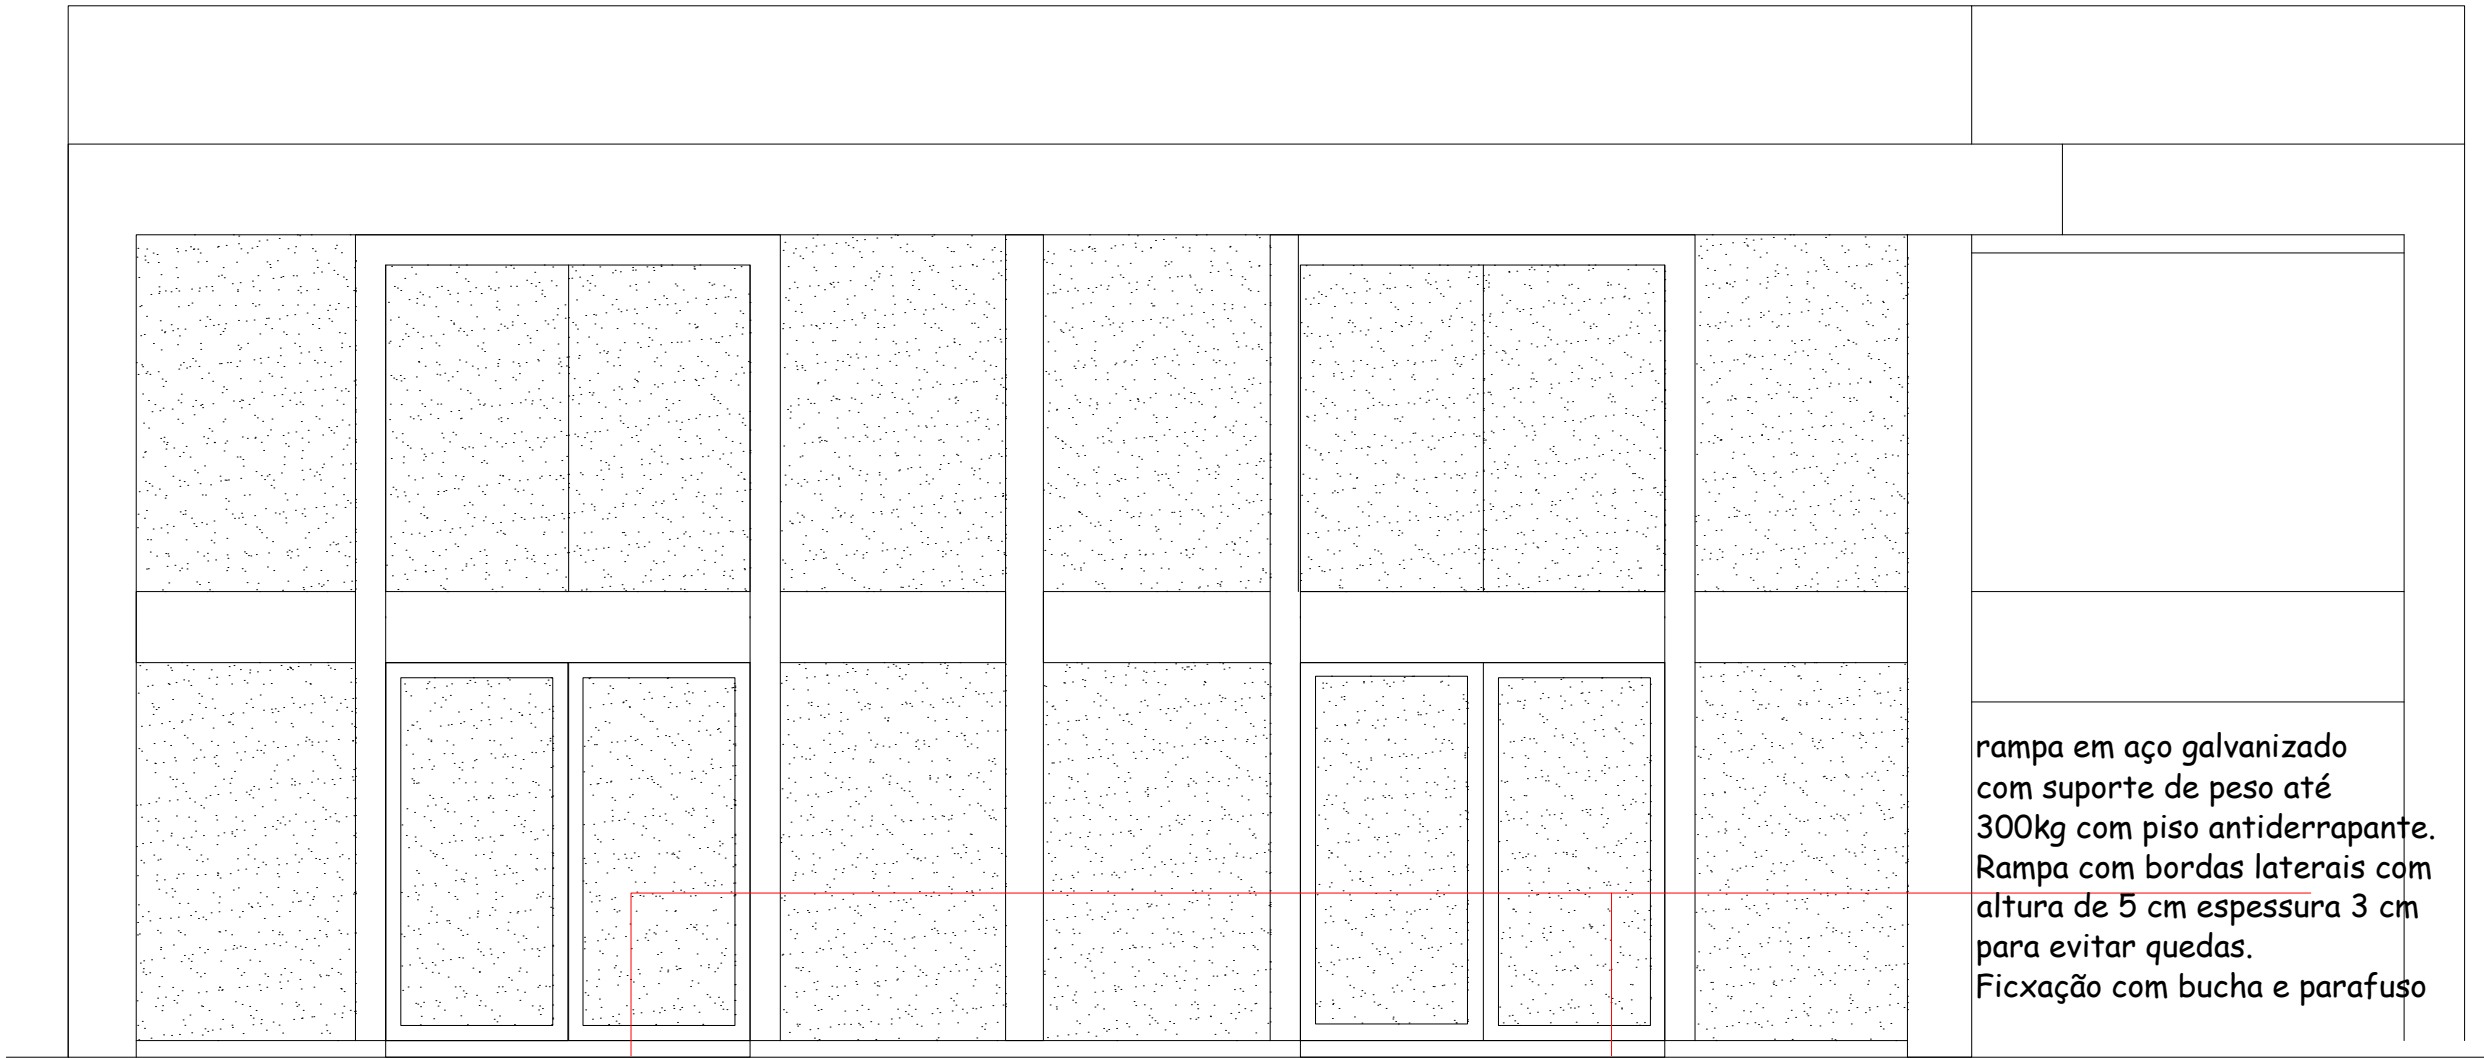


VISTA 01- rampa acesso  
esc:1/50

|                                                                                       |  |                                                                                                                                                                                                                                                                                                               |                     |
|---------------------------------------------------------------------------------------|--|---------------------------------------------------------------------------------------------------------------------------------------------------------------------------------------------------------------------------------------------------------------------------------------------------------------|---------------------|
|  |  | PREFEITURA MUNICIPAL DE BENTO GONÇALVES<br>administração 2025/2028                                                                                                                                                                                                                                            |                     |
| obra:<br>CAF                                                                          |  | data:<br>19/03/2025                                                                                                                                                                                                                                                                                           | escala:<br>indicada |
| endereço:<br>Rua Goiânia, 601                                                         |  | área:<br>724,65 m²                                                                                                                                                                                                                                                                                            | prancha:<br>08      |
| assunto:<br>DETALHAMENTO RAMPA ACESSO TÉRREO                                          |  | responsáveis projeto :<br> LISIANE POLETTTO<br>Data: 28/04/2025 10:12:05-0300<br>Verifique em <a href="https://validar.iti.gov.br">https://validar.iti.gov.br</a><br>Arquiteta e Urbanista. Lisiane Poletto CAU A35583-6 |                     |
| responsável execução:                                                                 |  | desenho:                                                                                                                                                                                                                                                                                                      |                     |

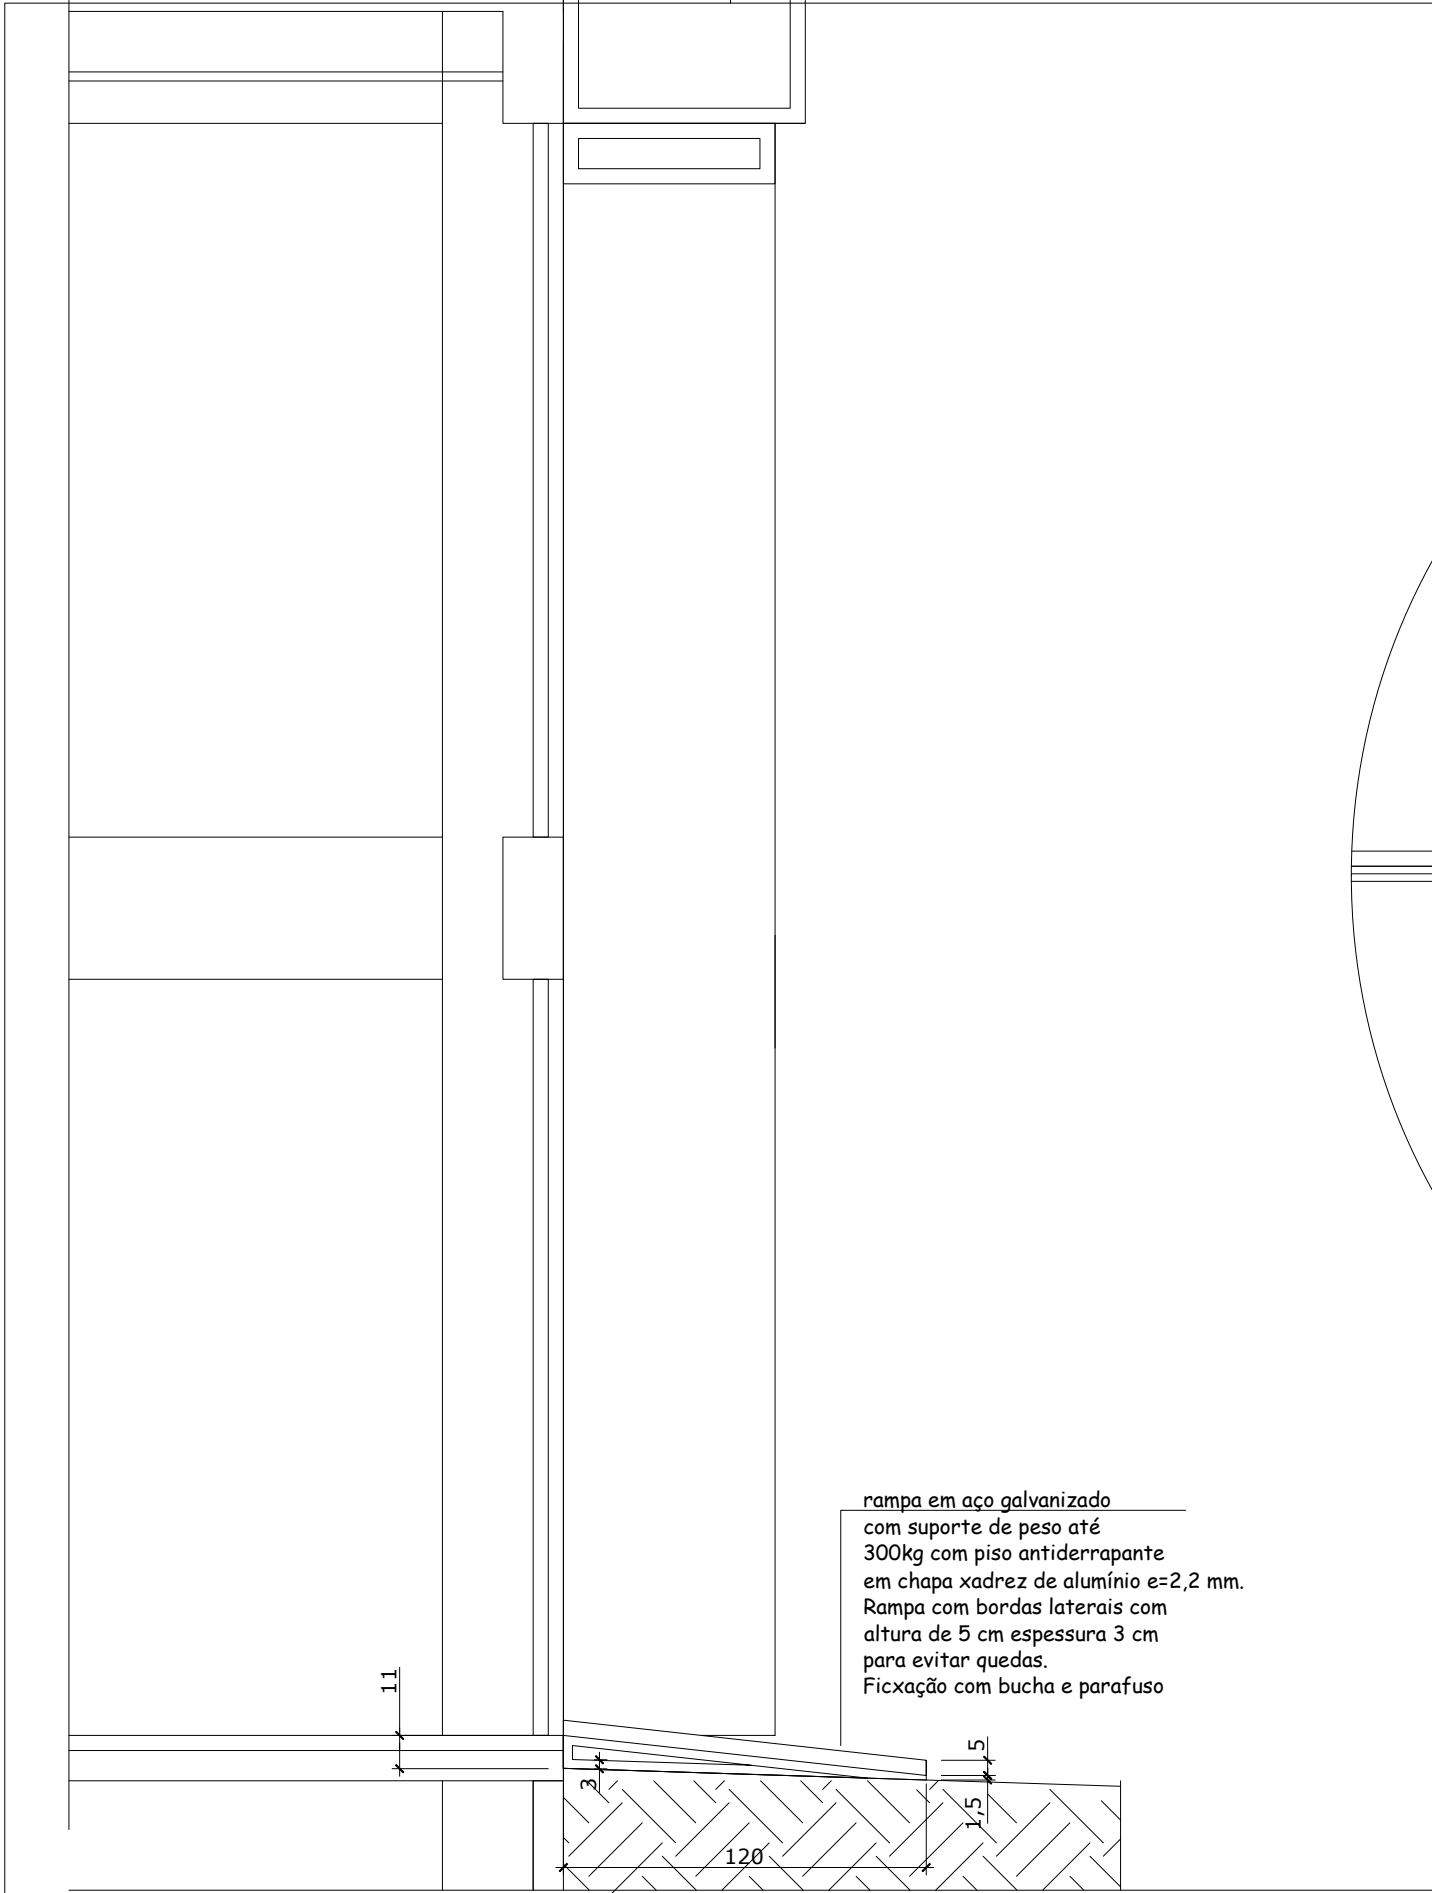

DET. RAMPA ACESSO - corte esquemático

ESCALA 1/25

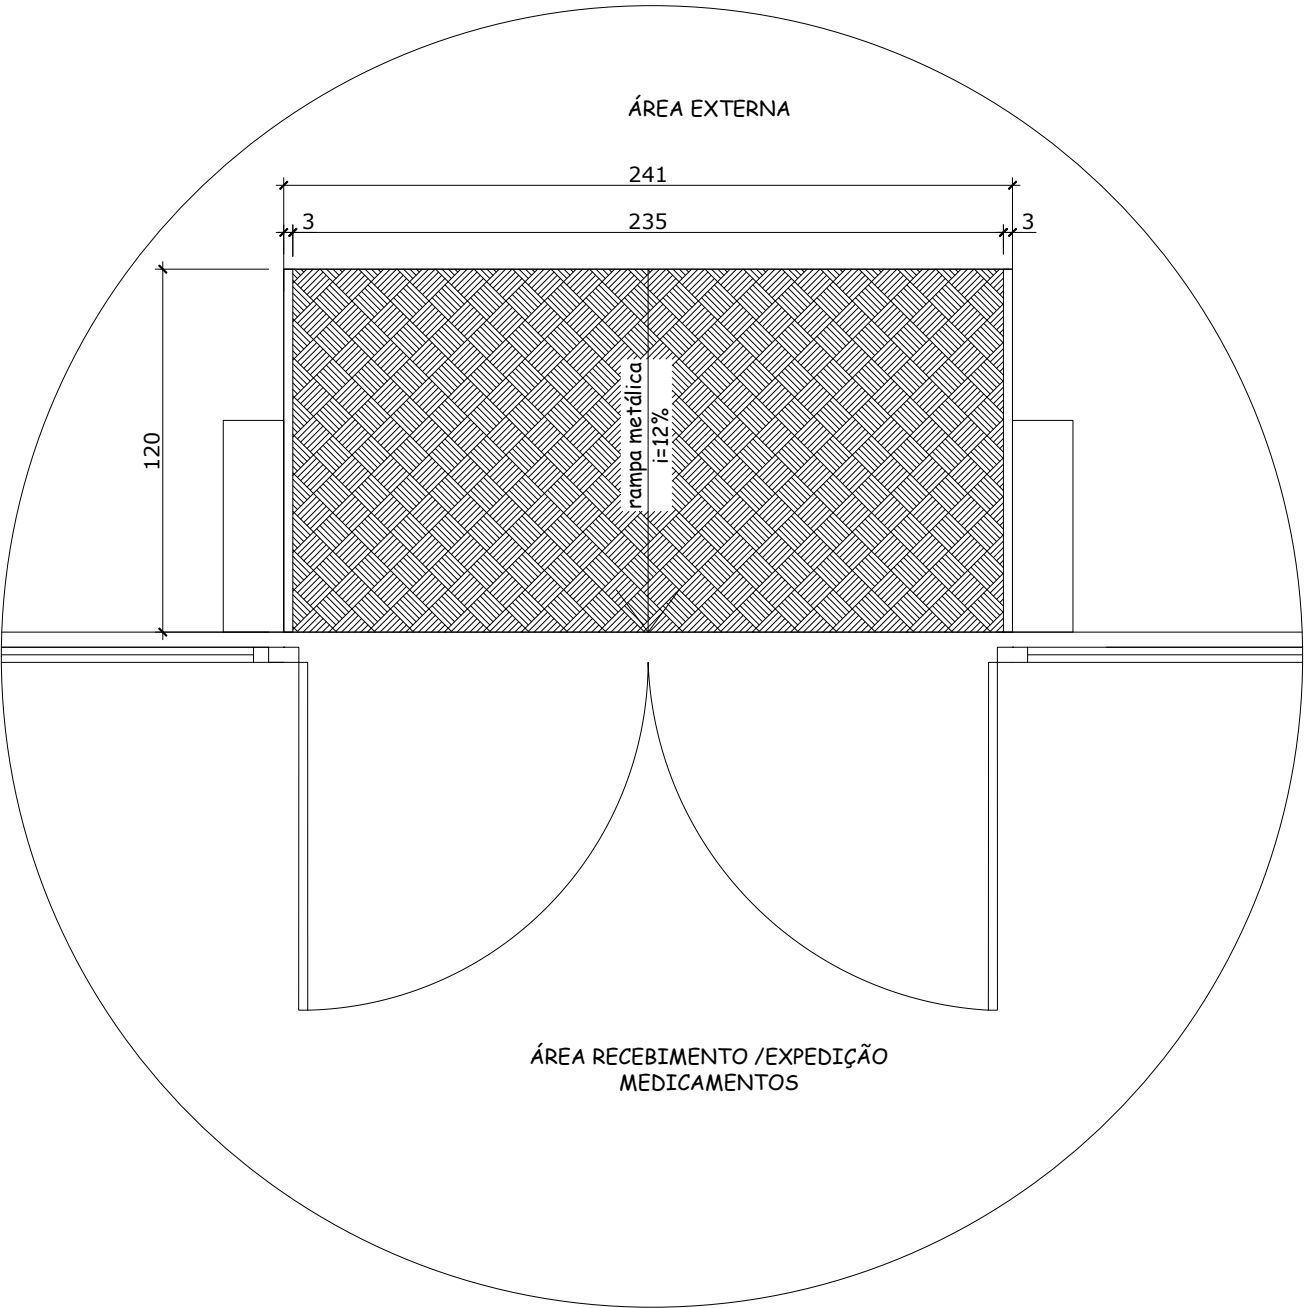

DET. RAMPA ACESSO - planta baixa



ESCALA 1/25



PREFEITURA MUNICIPAL DE BENTO GONÇALVES

administração 2025/2028

|                                                                                                                                                                                                                                                                                              |  |            |
|----------------------------------------------------------------------------------------------------------------------------------------------------------------------------------------------------------------------------------------------------------------------------------------------|--|------------|
| obra:                                                                                                                                                                                                                                                                                        |  | data:      |
| CAF                                                                                                                                                                                                                                                                                          |  | 19/03/2025 |
| endereço:                                                                                                                                                                                                                                                                                    |  | escala:    |
| Rua Goiânia, 601                                                                                                                                                                                                                                                                             |  | 1/25       |
| assunto:                                                                                                                                                                                                                                                                                     |  | área:      |
| DETALHAMENTO RAMPA ACESSO TÉRREO                                                                                                                                                                                                                                                             |  | 724,65 m²  |
| responsáveis projeto :                                                                                                                                                                                                                                                                       |  | prancha:   |
| <div>govbr</div> <div>Documento assinado digitalmente</div> <div>LISIANE POLETTTO</div> <div>Data: 29/04/2025 09:14:31-0300</div> <div>Verifique em <a href="https://validar.iti.gov.br">https://validar.iti.gov.br</a></div> <div>Arquiteta e Urbanista. Lisiane Poletto CAU A35583-6</div> |  | 09         |
| responsável execução:                                                                                                                                                                                                                                                                        |  | desenho:   |
|                                                                                                                                                                                                                                                                                              |  |            |

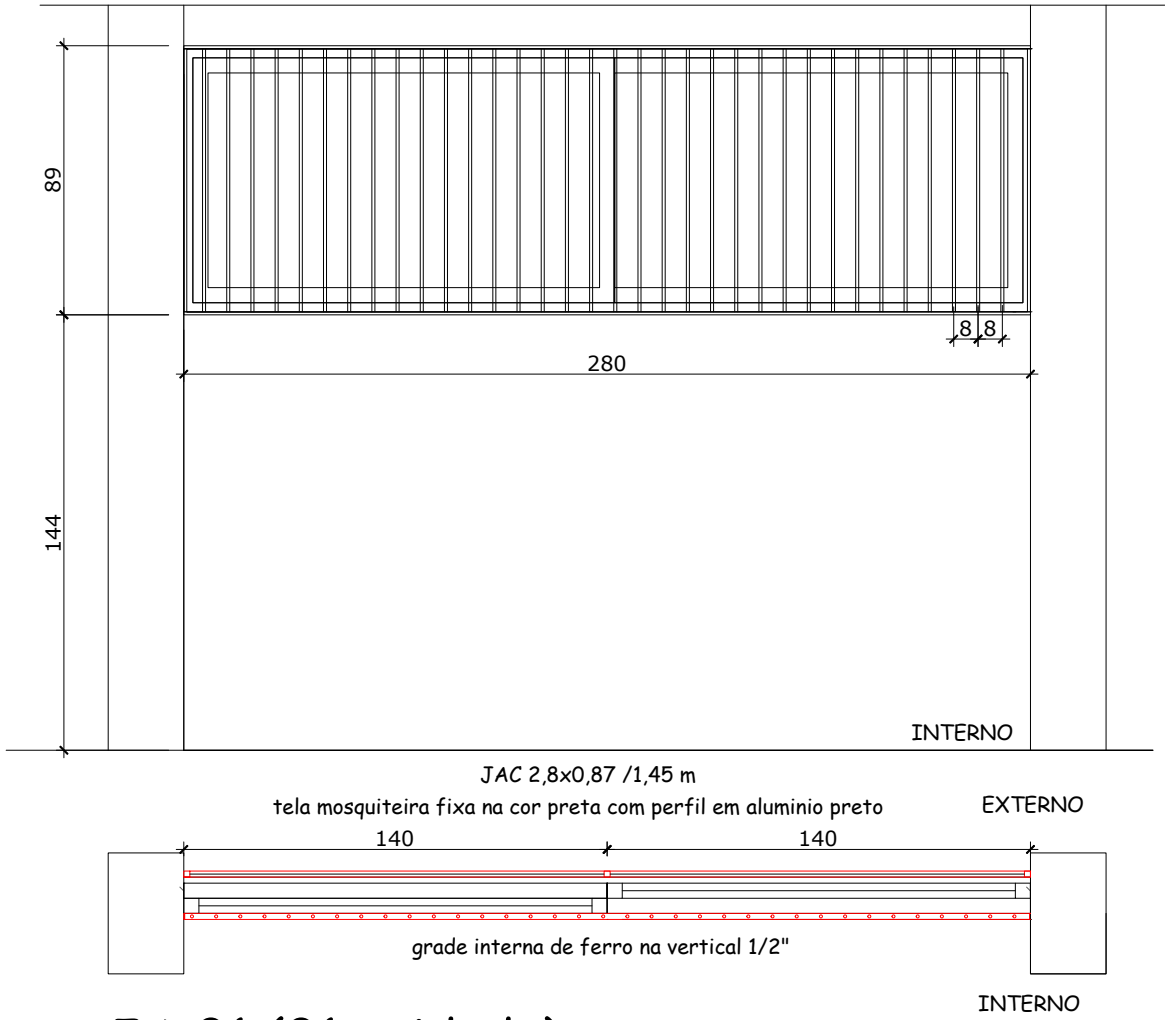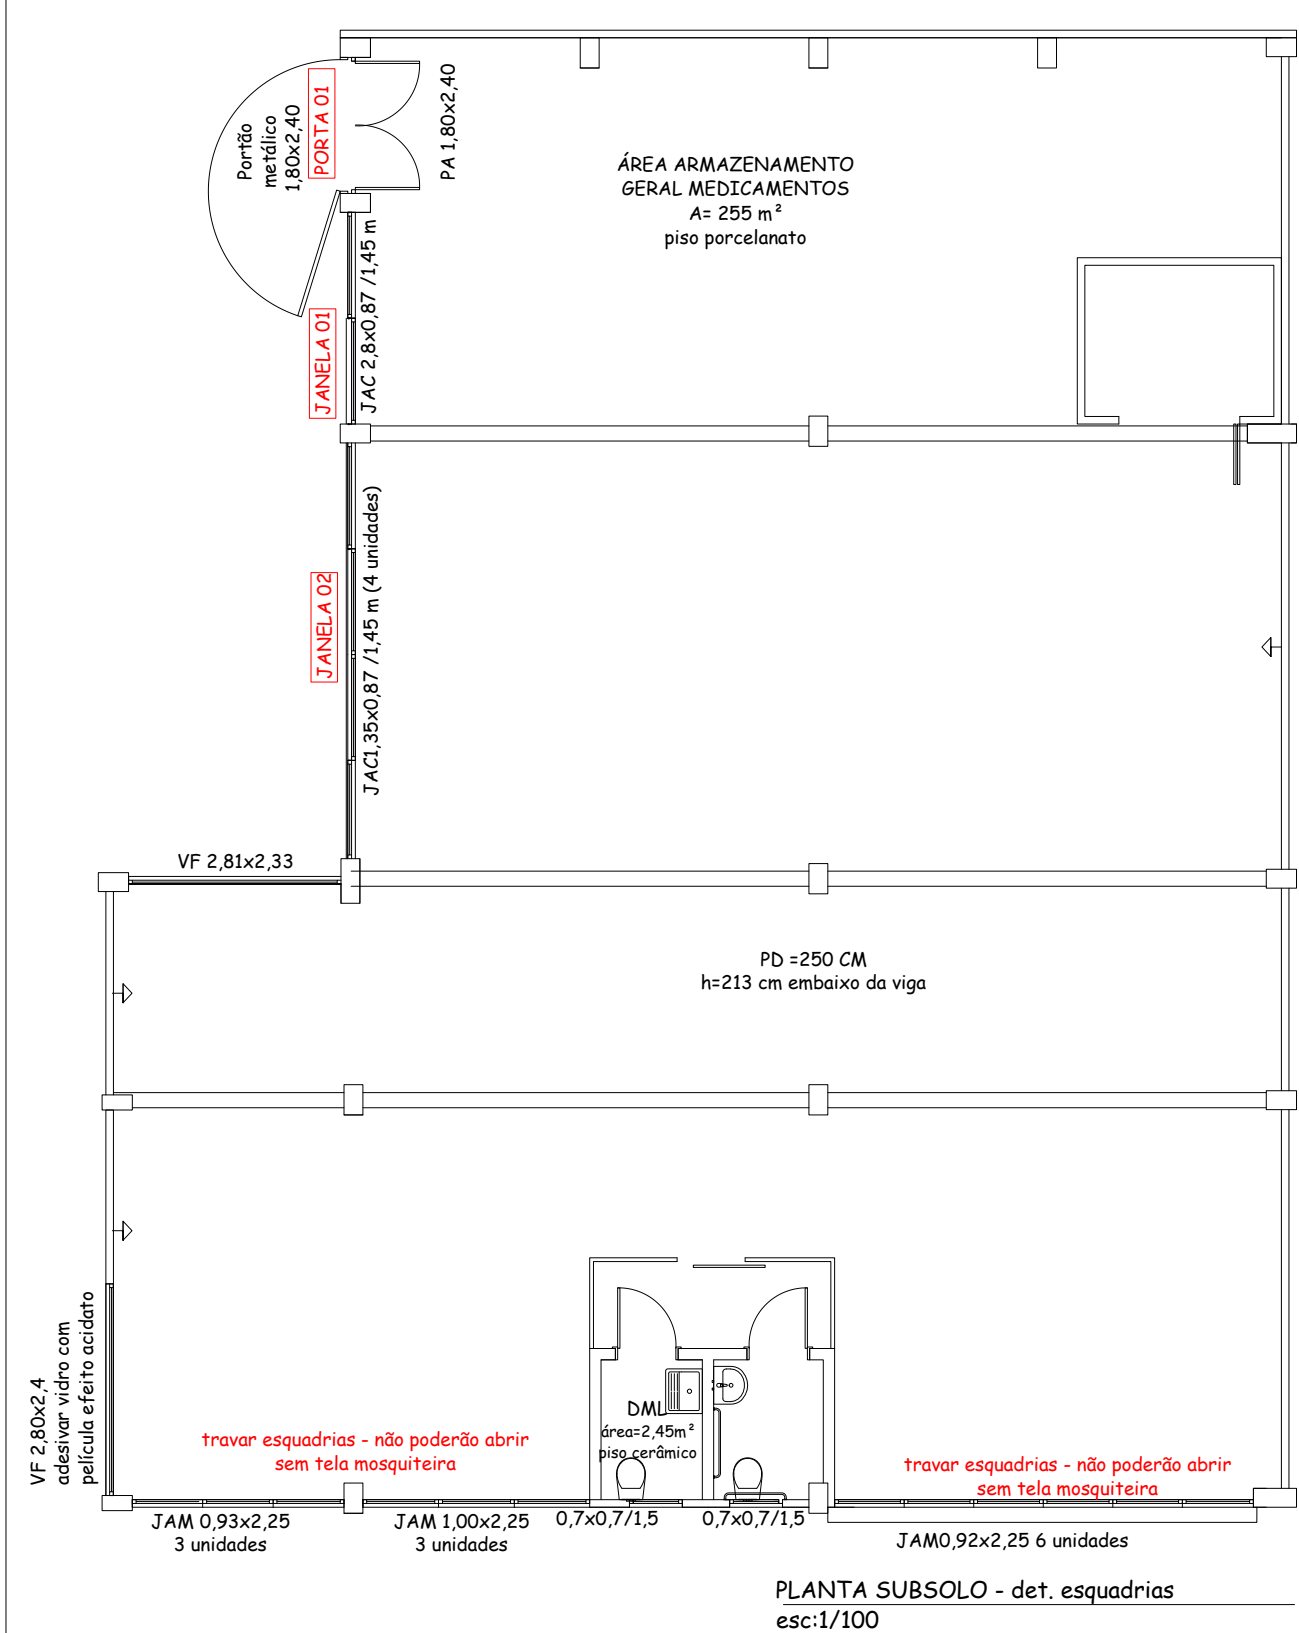

### JA 01 (01 unidade)


ESCALA 1/25

JANELA EM ALUMÍNIO COM 02 MÓDULOS DE CORRER EXISTENTE.

INSTALAR GRADES INTERNAS DE FERRO DE 1/2 POLEGADA NA VERTICAL COM PINTURA COM TINTA ESMALTE SEMIBRILHO NA COR PRETA

INSTALAR TELA MOSQUITEIRA EXTERNA FIXA EM DOIS MÓDULOS NA COR PRETA COM PERFIL DE ALUMINIO PRETO.

CONFERIR MEDIDAS NO LOCAL

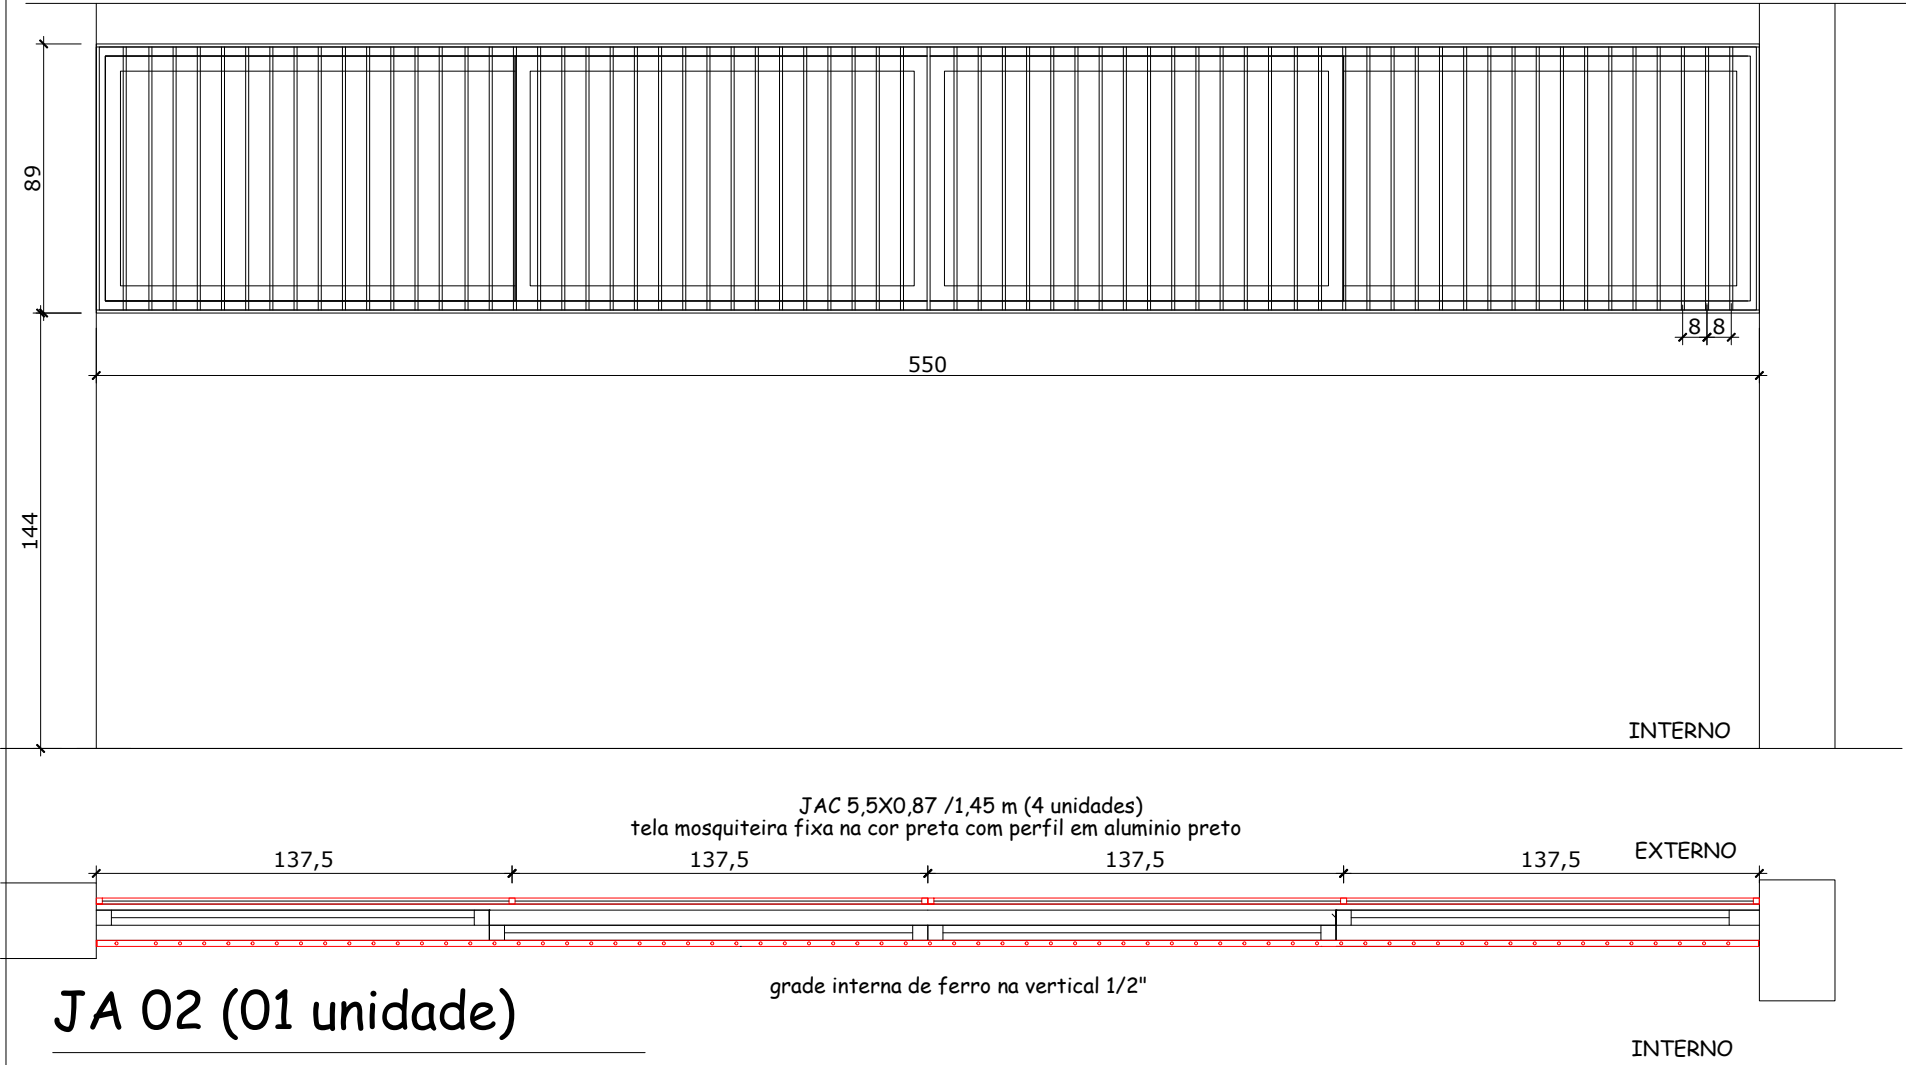

### JA 02 (01 unidade)


ESCALA 1/25

JANELA EM ALUMÍNIO COM 02 MÓDULOS DE CORRER EXISTENTE.

INSTALAR GRADES INTERNAS DE FERRO DE 1/2 POLEGADA NA VERTICAL COM PINTURA COM TINTA ESMALTE SEMIBRILHO NA COR PRETA

INSTALAR TELA MOSQUITEIRA EXTERNA FIXA EM DOIS MÓDULOS NA COR PRETA COM PERFIL DE ALUMINIO PRETO.

CONFERIR MEDIDAS NO LOCAL

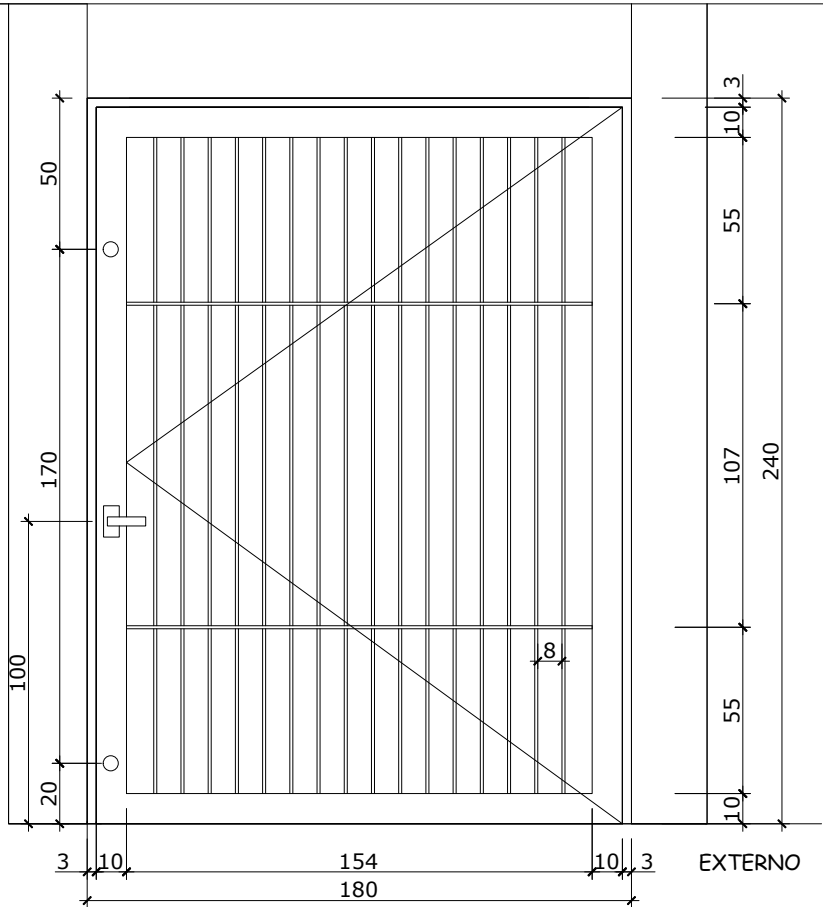

### PO 01 (01 unidade)





ESCALA 1/25

PORTÃO DE FERRO DE ABRIR COM ESTRUTURA COM TUBO 10X5 CM E BARRAS INTERNAS NA VERTICAL DE 1/2" FIXADO COM 04 DOBRADIÇAS EXTRAFORTES COM ANÉIS EM AÇO LAMINADO , FECHADURA COM MAÇANETA PARA USO EXTERNO E DUAS TRAVAS DE SEGURANÇA. A ABERTURA DO PORTÃO DEVERÁ SER DE 180 GRAUS E DEVERÁ SER PREVISTA UMA TRAVA NA PAREDE PARA MANTER O MESMO ABERTO.

PORTÃO EM FERRO E ACESSÓRIOS NA COR PRETA.

CONFERIR MEDIDAS NO LOCAL

|                                                                                                                                                                                                                                                                                                              |                     |
|--------------------------------------------------------------------------------------------------------------------------------------------------------------------------------------------------------------------------------------------------------------------------------------------------------------|---------------------|
|  <div>PREFEITURA MUNICIPAL DE BENTO GONÇALVES<br/>administração 2025/2028</div>                                                                                                                                         |                     |
| obra:<br><br>CAF                                                                                                                                                                                                                                                                                             | data:<br>19/03/2025 |
| endereço:<br>Rua Goiânia, 601                                                                                                                                                                                                                                                                                | escala:<br>INDICADA |
| assunto:<br>DETALHAMENTO GRADES ESQUADRIAS SUBSOLO                                                                                                                                                                                                                                                           | área:<br>724,65 m²  |
| responsáveis projeto :<br> LISIANE POLETTTO<br>Data: 28/04/2025 10:12:05-0300<br>Verifique em <a href="https://validar.it.gov.br">https://validar.it.gov.br</a><br>Arquiteta e Urbanista. LISIANE POLETTTO OAU A35583-6 | prancha:<br><br>10  |
| responsável execução:                                                                                                                                                                                                                                                                                        | desenho:            |

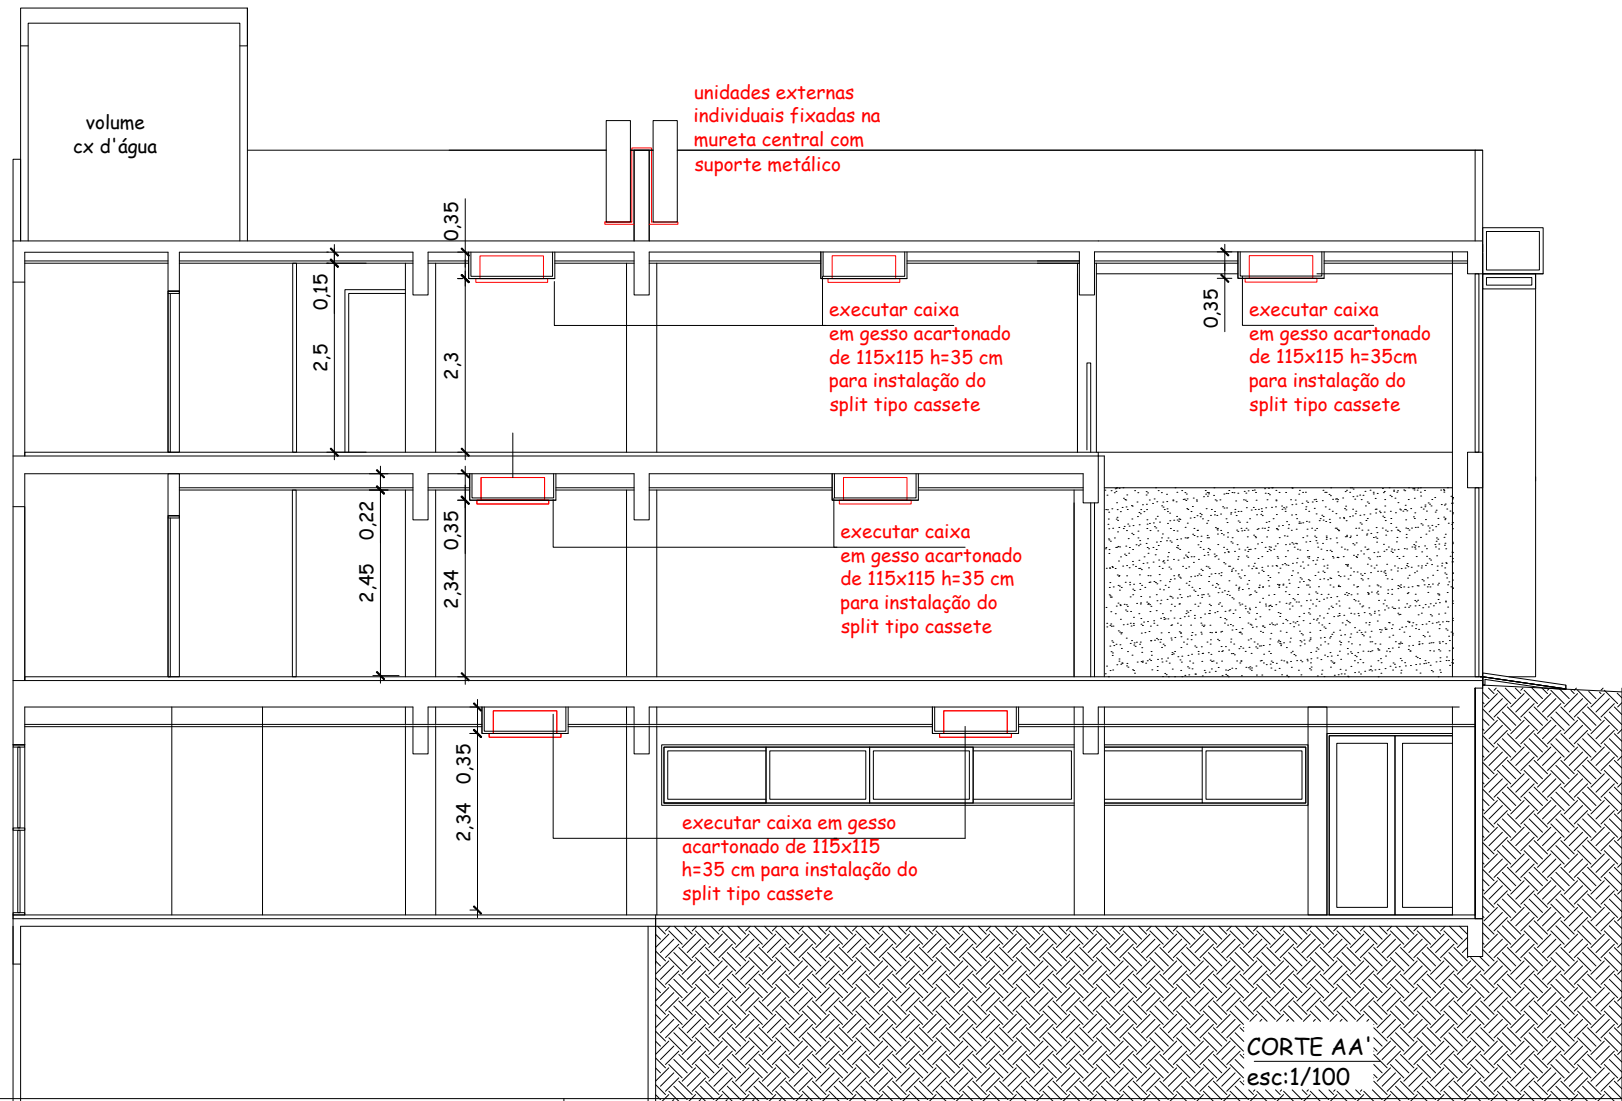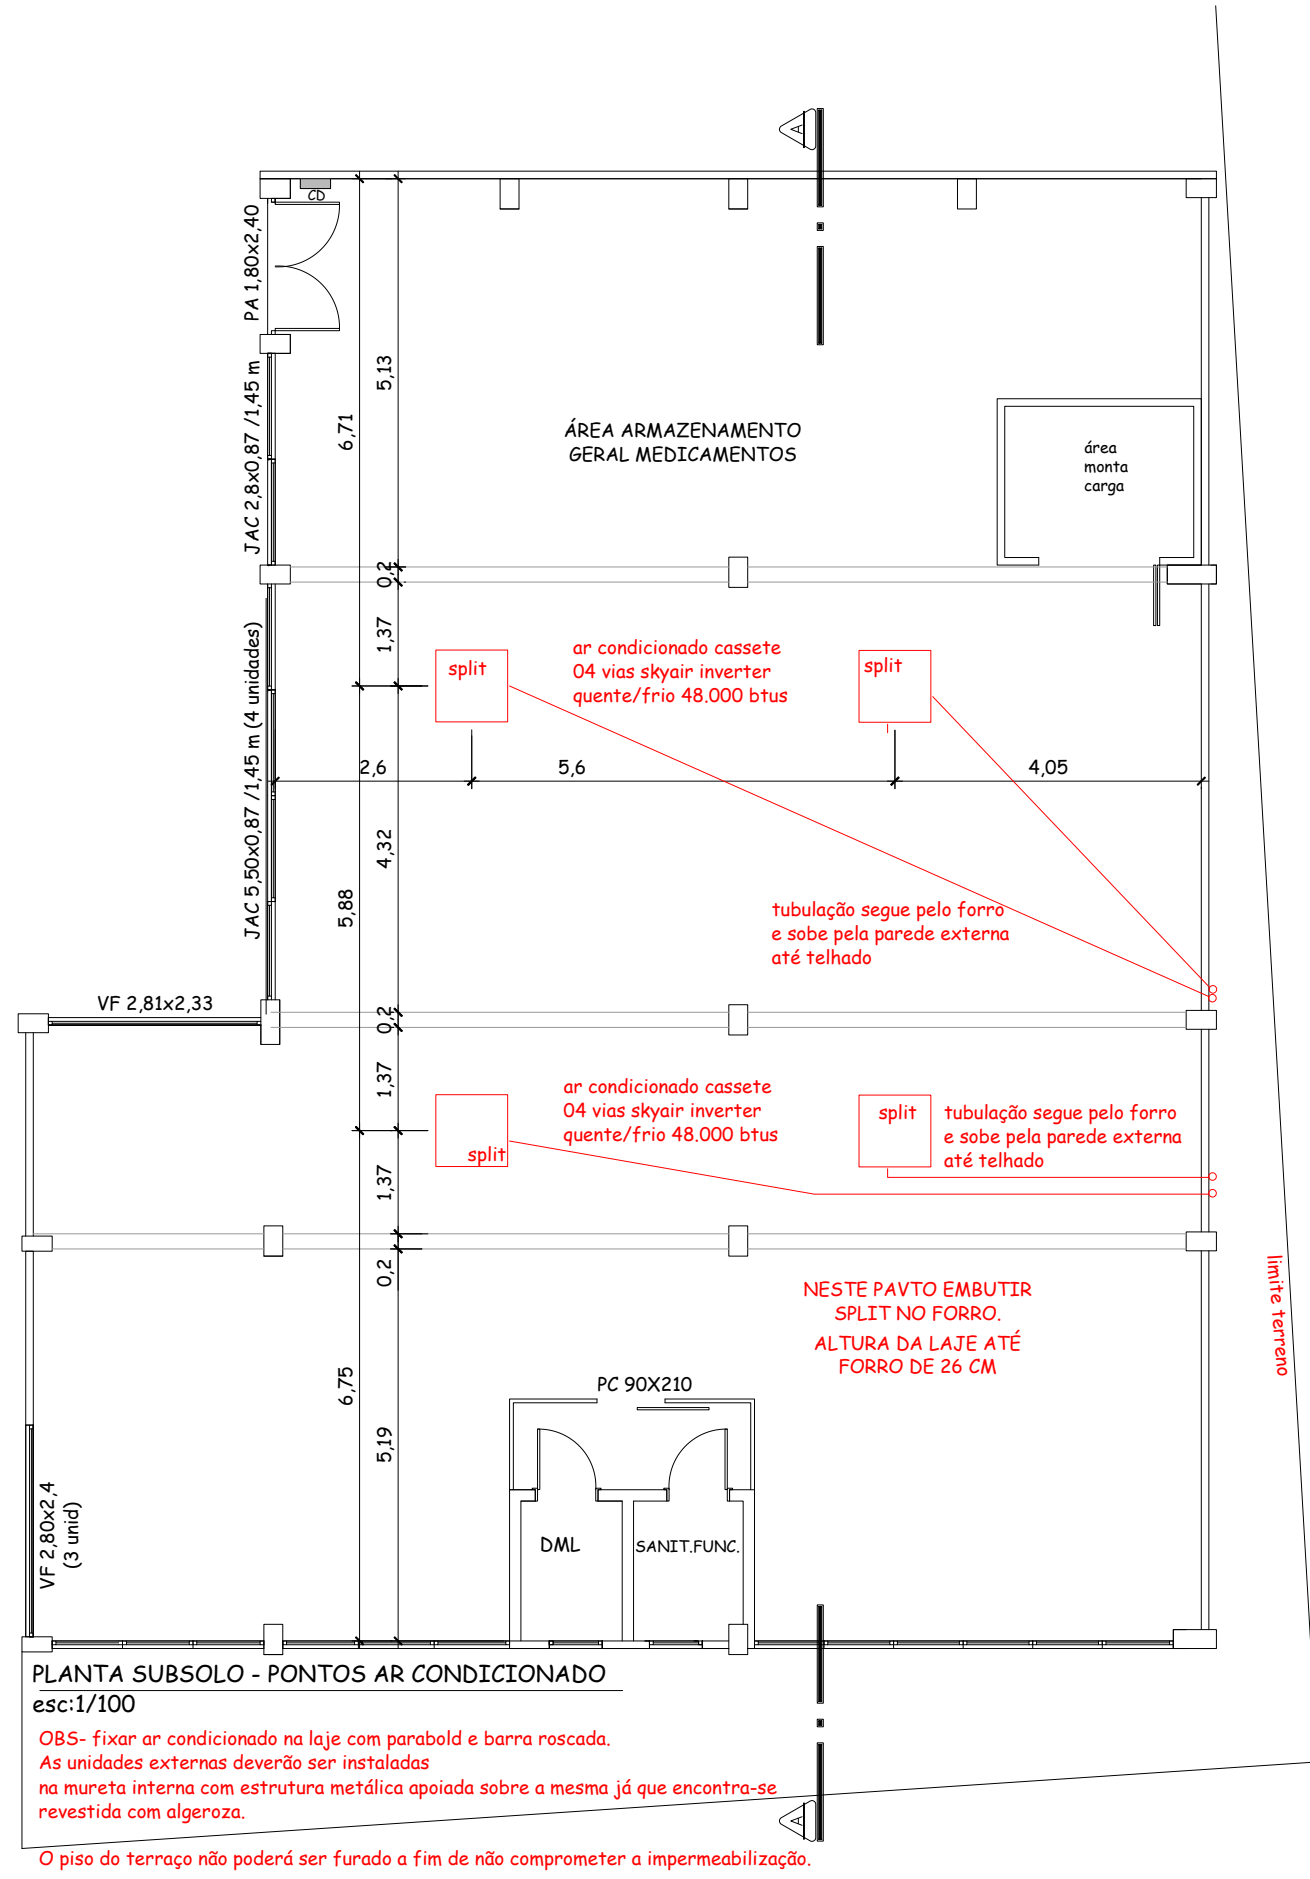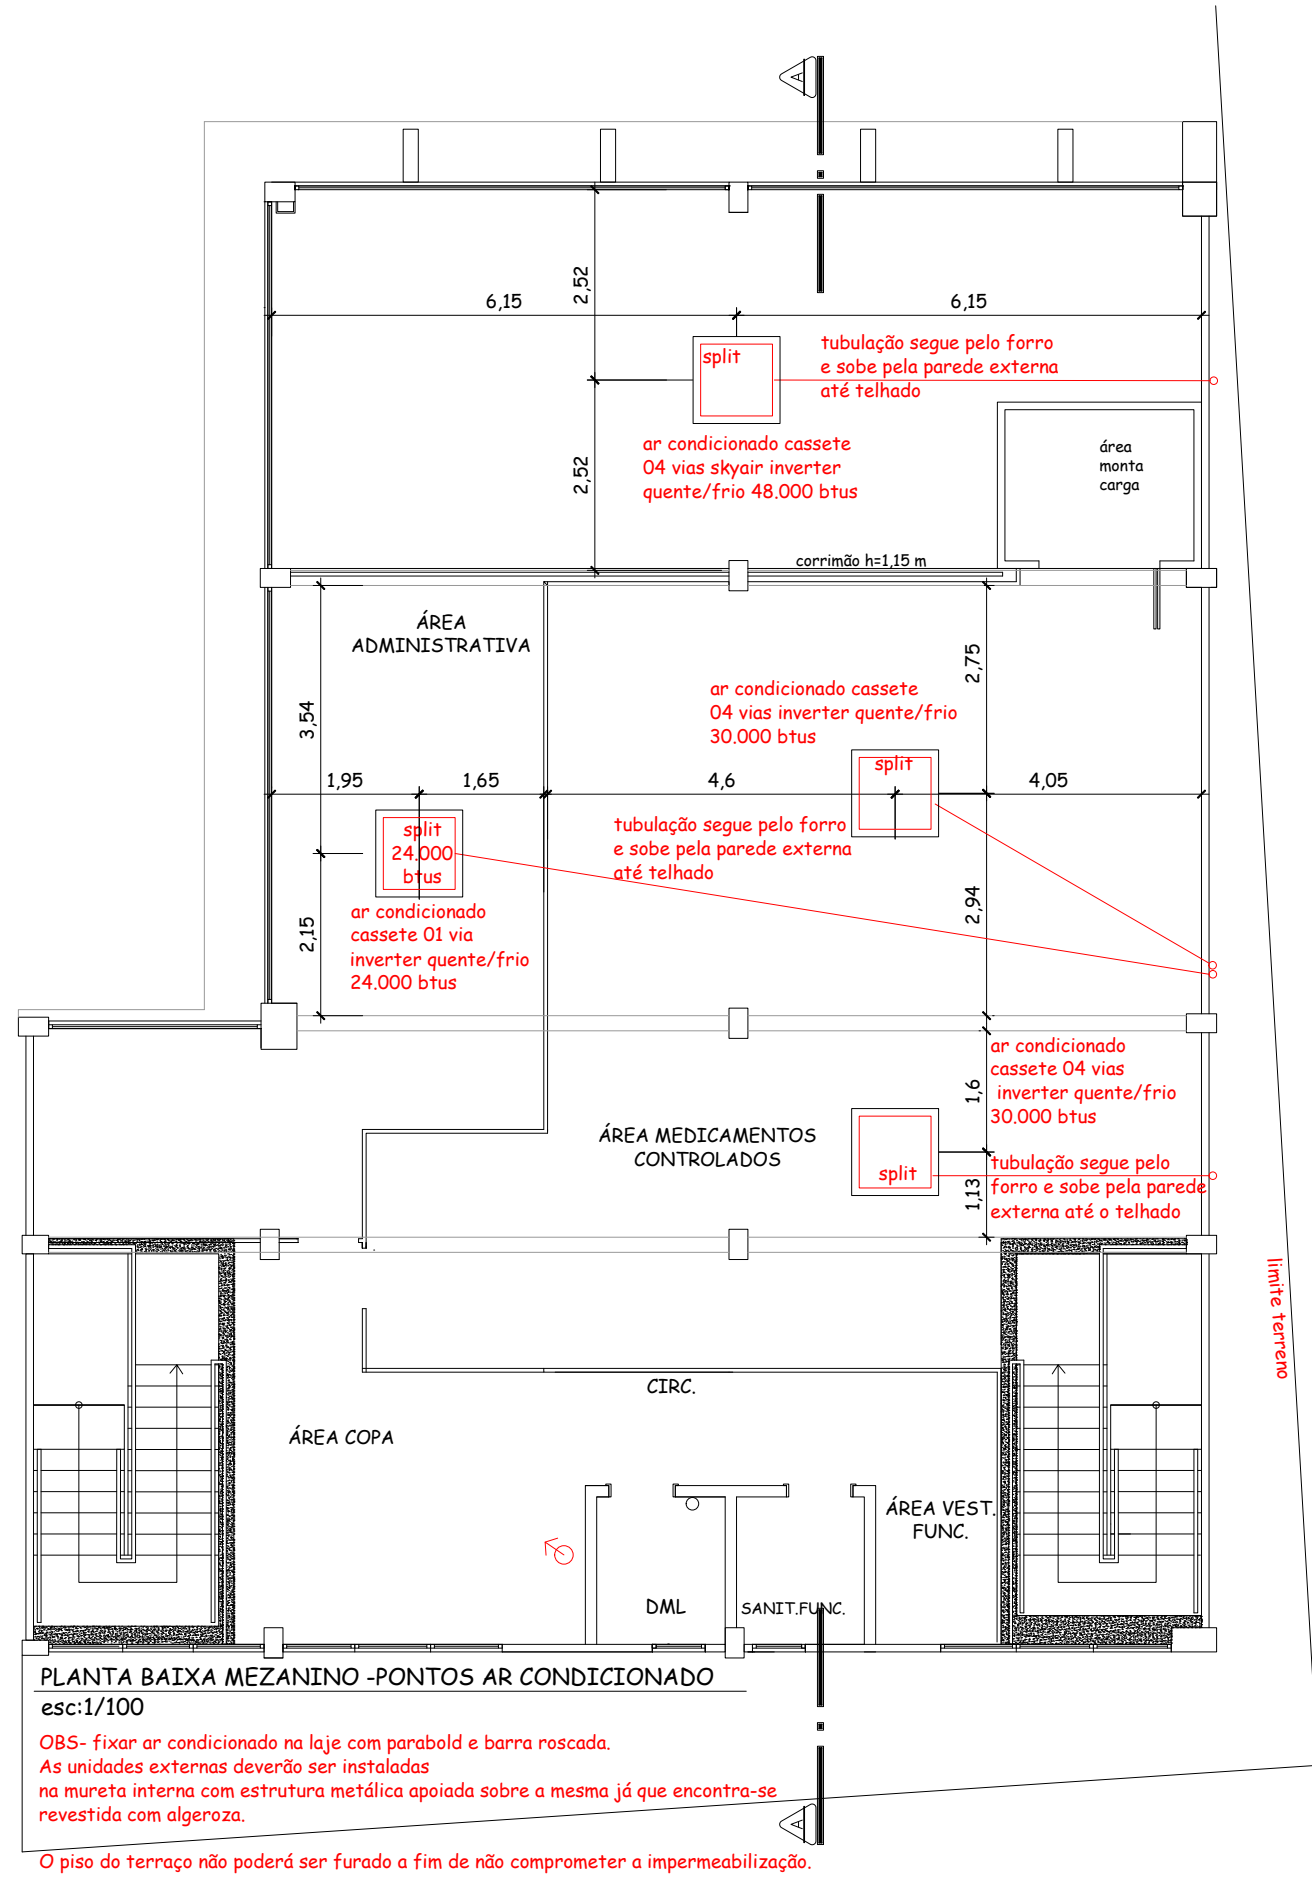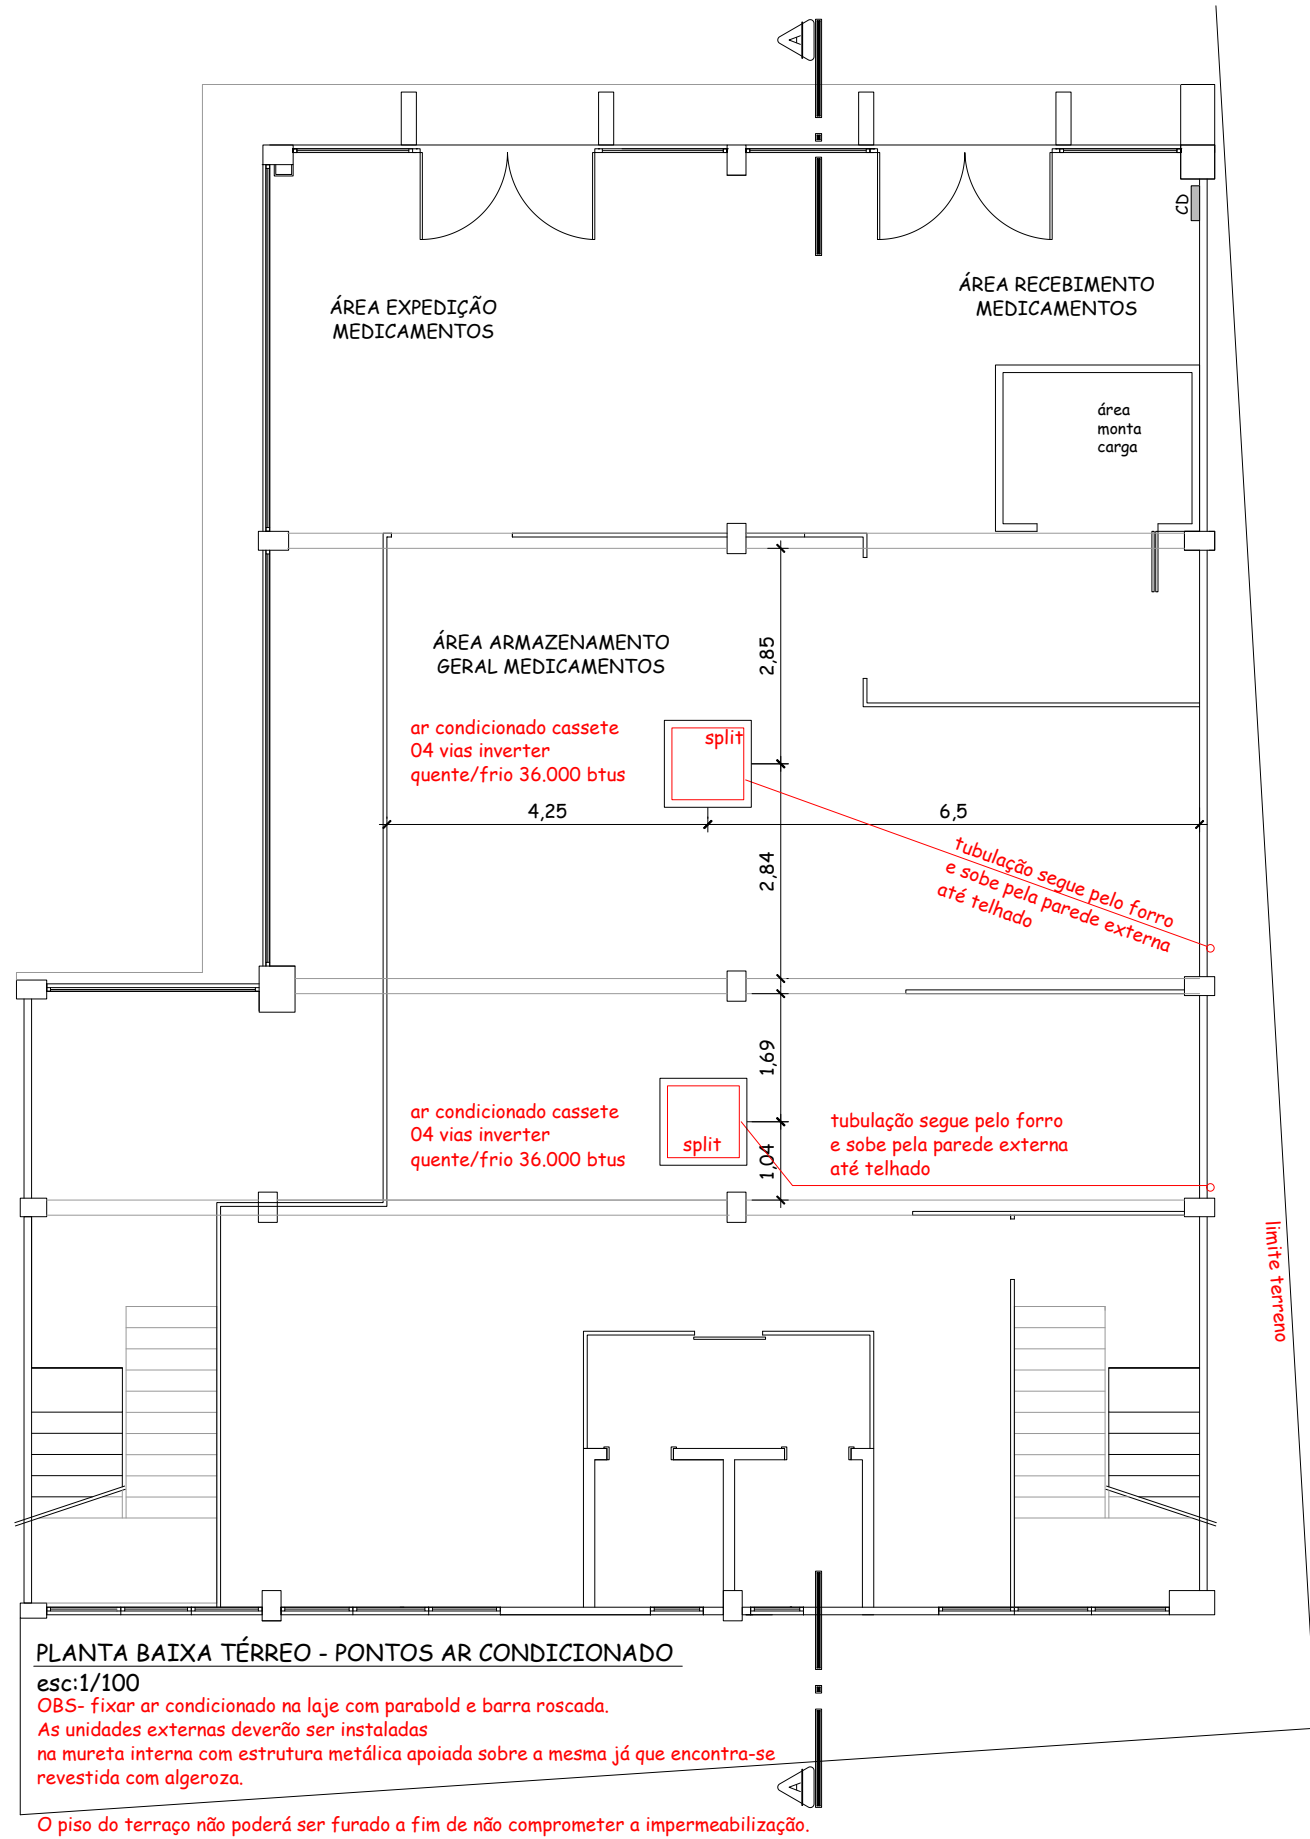

|                                                                                                                                                                      |                     |
|----------------------------------------------------------------------------------------------------------------------------------------------------------------------|---------------------|
|  <div>PREFEITURA MUNICIPAL DE BENTO GONÇALVES<br/>administração 2025/2028</div> |                     |
| obra:<br>CAF                                                                                                                                                         | data:<br>19/03/2025 |
| endereço:<br>Rua Goiânia, 601                                                                                                                                        | escala:<br>1/100    |
| assunto:<br>PLANTAS AR CONDICIONADO/ CORTE AA'                                                                                                                       | área:<br>724,65 m²  |
| responsáveis projeto :<br>Arquiteta e Urbanista. Lisiane Poletto CAU A35583-6                                                                                        | prancha:<br>11      |
| responsável execução:                                                                                                                                                | desenho:            |



OBSERVAÇÕES:

- Entrar em contato com fiscal ou arquiteta do projeto para tirar qualquer dúvida antes da execução do móvel;

### ACABAMENTOS:


- Estrutura armários, frentes de portas em MDF 18mm Masisa, Berneck, Duratex ou Tafisa.

- Mdf revestido com melamina acabamento cinza cobalto TX da BErneck ou similar;


- Os armários deverão possuir chave;

- Puxador tipo alça reta de aproximadamente 36 cm de comprimento acabamento cromado.

- observar armário que deverá ter CHAVE NAS PORTAS

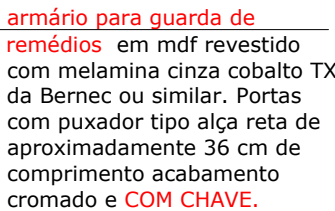

 deixar apoios atrás do rodapé para estruturar base do armário




# VISTA 01

ESCALA 1/25

**EXECUTAR 02 UNIDADES DO ARMÁRIO**

# VISTA 01- interna

 ESCALA 1/25



obra:

CAF

endereço:

Rua Goiânia, 601

assunto:

det.móveis

responsáveis projeto :

Arquiteta e Urbanista. LISIANE POIETTO CAU 05583-6

responsável execução:

---

data:

19/03/2025

escala:

indicada

área:

724,65 m<sup>2</sup>

prancha:

12

desenho:

Documento assinado digitalmente


gov.br

LISIANE POLETTI

Data: 28/04/2025 10:14:34-0300

Verifique em <https://validar.iti.gov.br>



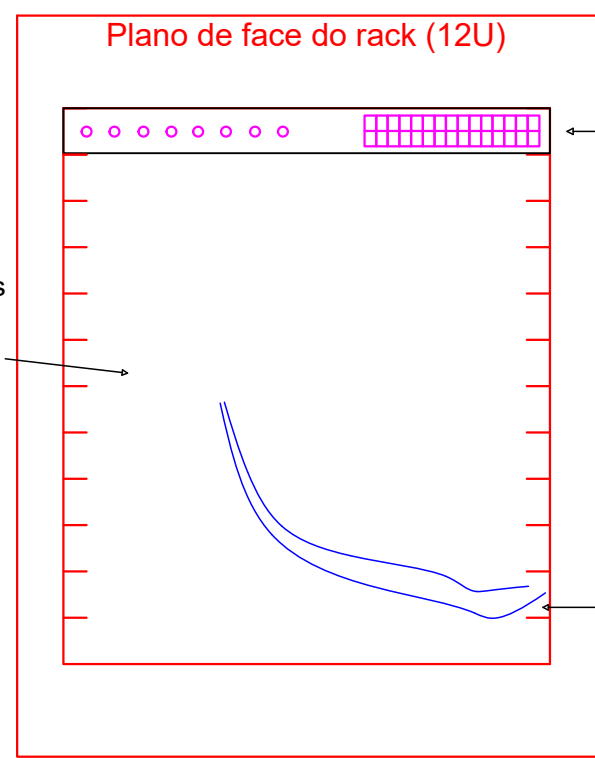

Os cabos de rede devem ser identificados nas duas extremidades com identificação tipo anilha

Switch 24 portas - Descrição no memorial


Cabos de rede CAT 5e que vem da sala - Deixar sobre de 1m para movimentação dos equipamentos internos

O Rack deve ser instalado junto ao teto no local indicado em planta




Modelo de tomada de sobrepôr RJ45 a ser utilizado


| Legenda Detalhada                                                                   |                                        |
|-------------------------------------------------------------------------------------|----------------------------------------|
|                                                                                     | Rack de informática fixo rente ao teto |
| Acessórios Cabeamento - Rack                                                        |                                        |
| Rack 19"                                                                            |                                        |
| Anel organizador de cabos                                                           | 1 pc                                   |
| Banda elástica perfurada                                                            | 1 pc                                   |
| Guia de cabos simples                                                               | 1 pc                                   |
| Guia de cabos vertical                                                              | 1 pc                                   |
| Rack                                                                                |                                        |
| Rack com porta de vidro - 19"                                                       |                                        |
| 12U                                                                                 | 1 pc                                   |
|                                                                                     | Tomada RJ45 dupla - 0,30m do piso      |
| Acessórios Cabeamento - Metálico                                                    |                                        |
| Conector                                                                            |                                        |
| RJ45 (CMR)                                                                          | 2 pc                                   |
| Acessórios p/ eletrodutos                                                           |                                        |
| Conduíte de PVC                                                                     | 1 pc                                   |
| 4x2"                                                                                |                                        |
| Dispositivo de Cabeamento                                                           |                                        |
| Placa 2x4" - Bogo                                                                   | 1 pc                                   |
| 2 módulos - RJ45                                                                    |                                        |
| RJ45(1)                                                                             |                                        |
|                                                                                     | Câmera de monitoramento - 2,5m do piso |
| Acessórios Cabeamento - Metálico                                                    |                                        |
| Conector                                                                            |                                        |
| RJ45 (CMR)                                                                          | 1 pc                                   |
| Acessórios p/ eletrodutos                                                           |                                        |
| Conduíte de PVC                                                                     | 1 pc                                   |
| 4x2"                                                                                |                                        |
| Dispositivo de Cabeamento - embutir                                                 |                                        |
| Placa 2x4" - Bogo                                                                   | 1 pc                                   |
| 1 módulo - RJ45                                                                     |                                        |
| Câmera de monitoramento                                                             |                                        |
| Câmera de monitoramento                                                             |                                        |
| Híbrida P Mini Bullet Exr Fino ou superior                                          | 1 pc                                   |
| Ponto de instalação de interfone                                                    |                                        |
| Unidade externa                                                                     |                                        |
| Unidade externa instalada a 1,5m                                                    | 1 pc                                   |
| Unidade interna                                                                     |                                        |
| Telefone sem fio                                                                    | 2 pc                                   |
| Referência - Porteiro interfone sem fio Tis 2010 2 telefones de internos ou similar |                                        |
| CSF-4P                                                                              |                                        |
| Cabo de rede CAT-5E 4 pares                                                         |                                        |

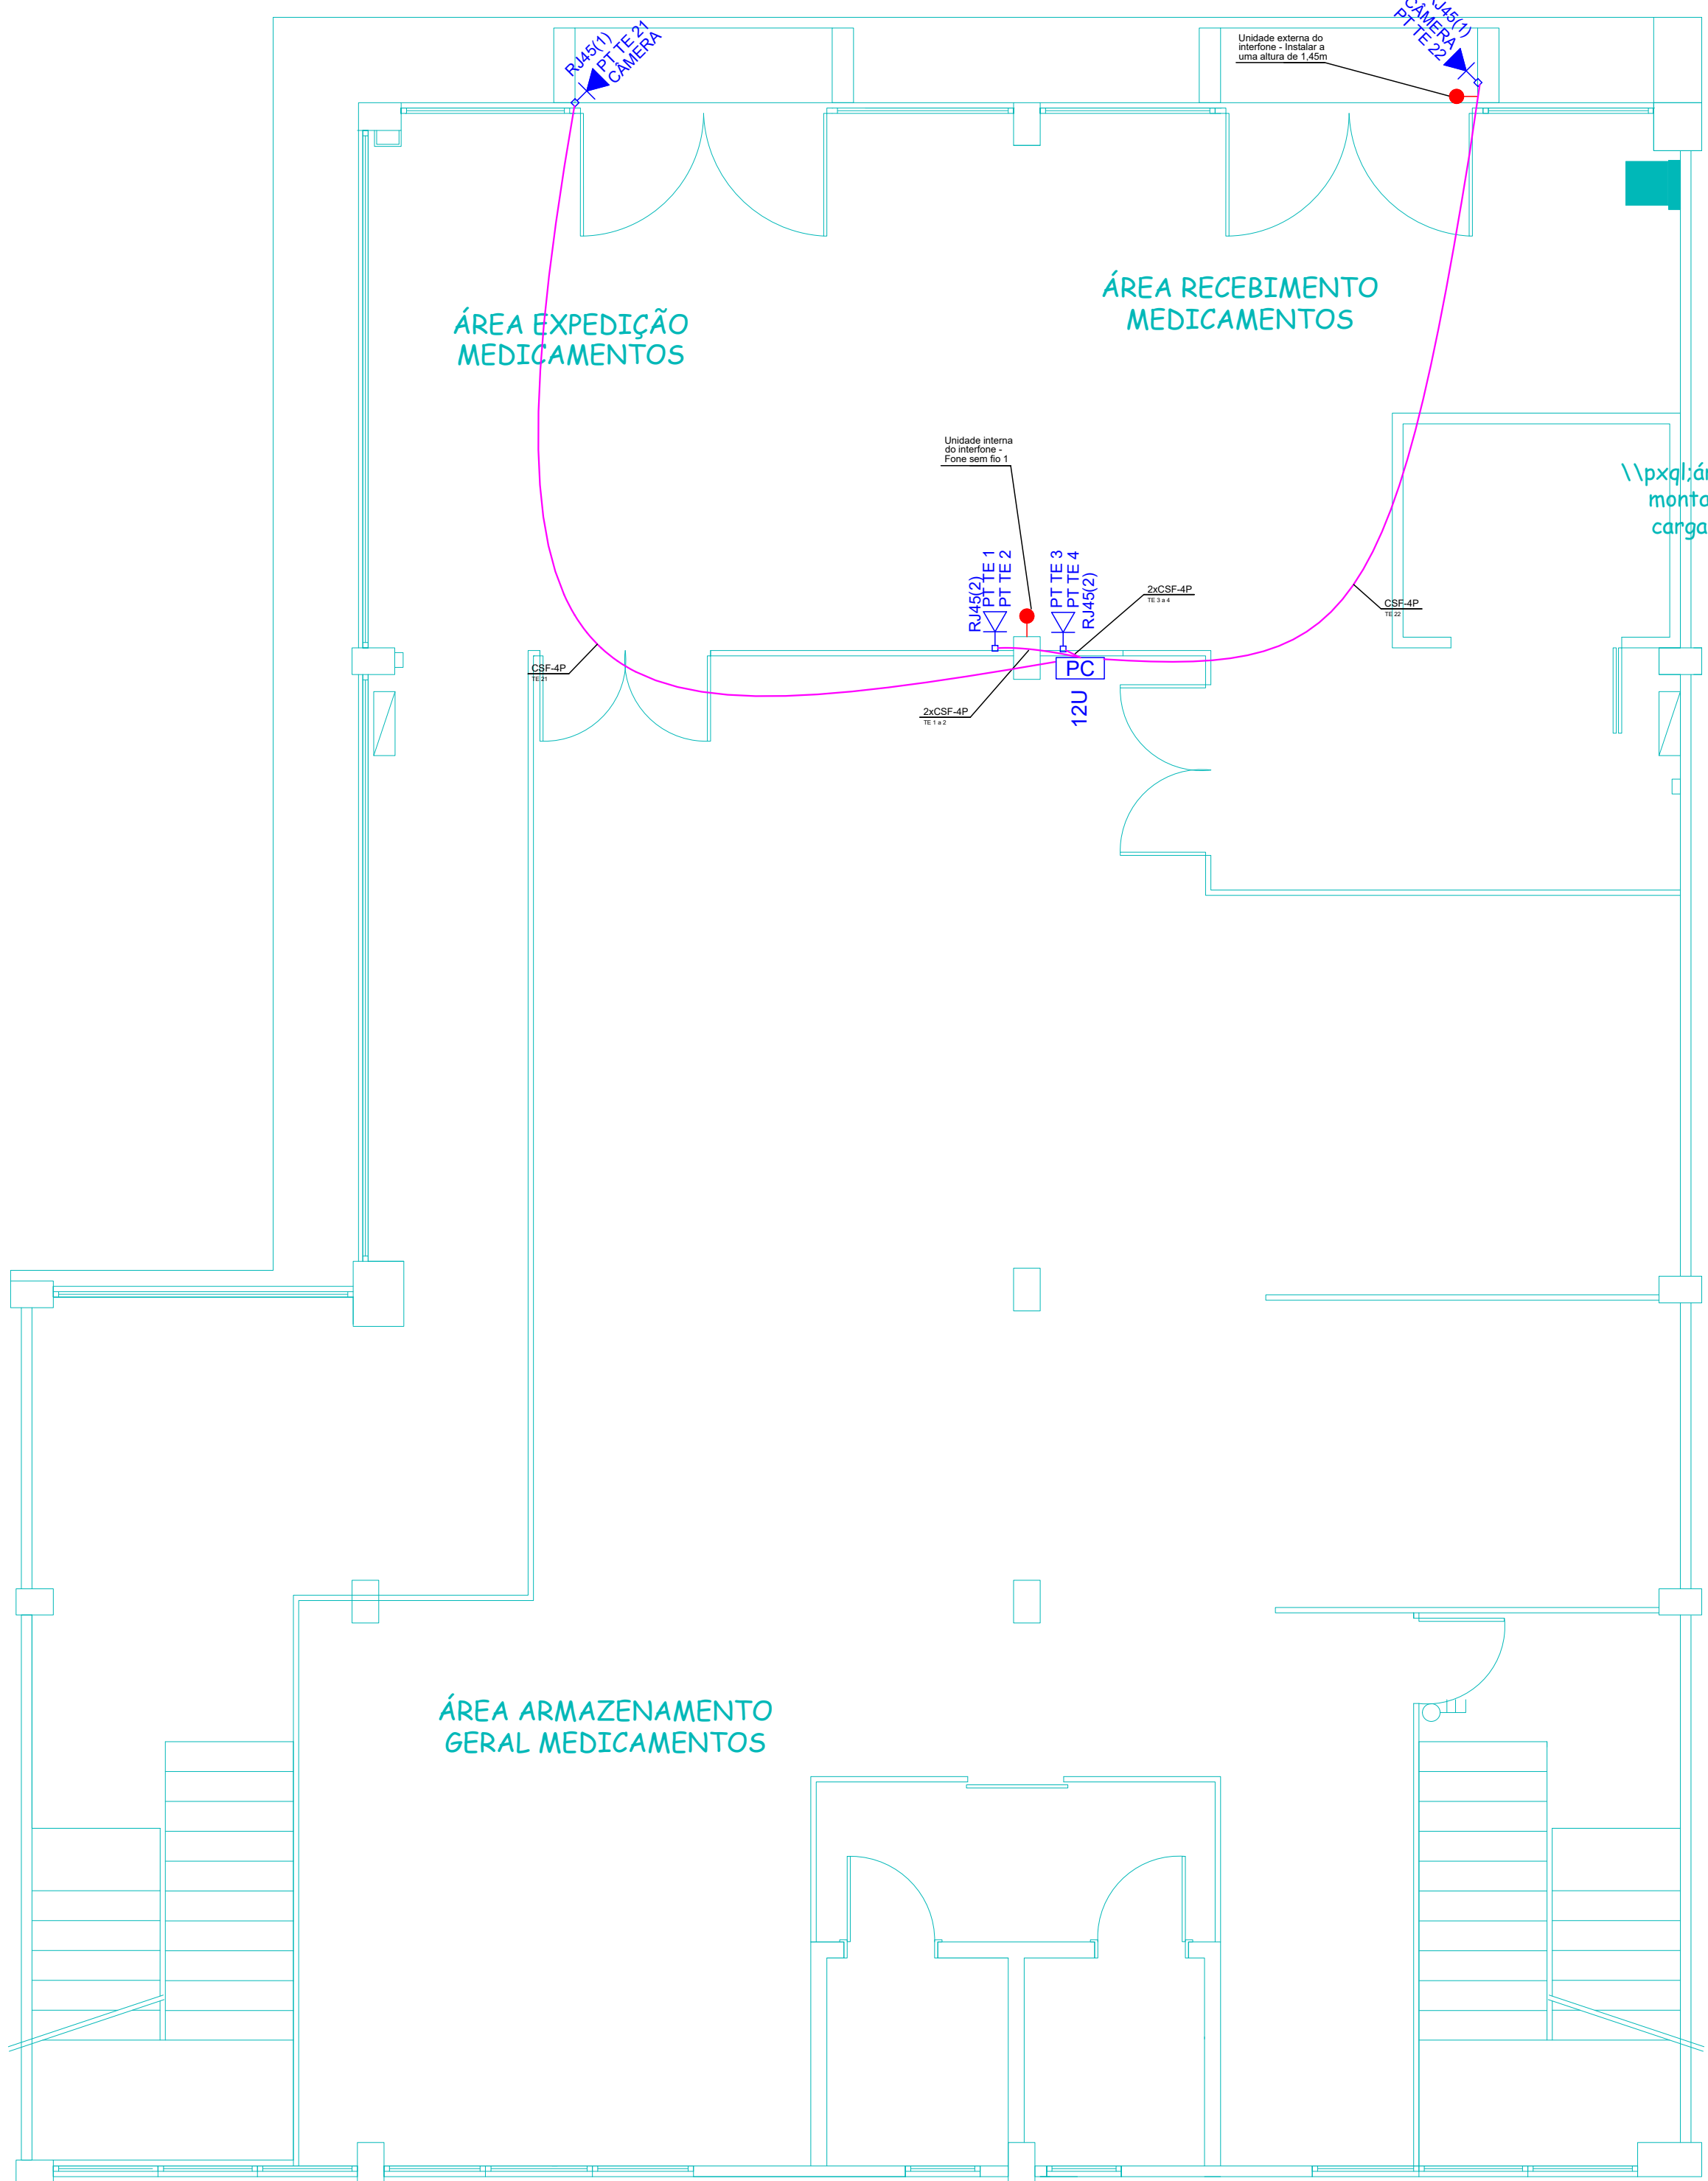

PLANTA BAIXA TÉRREO

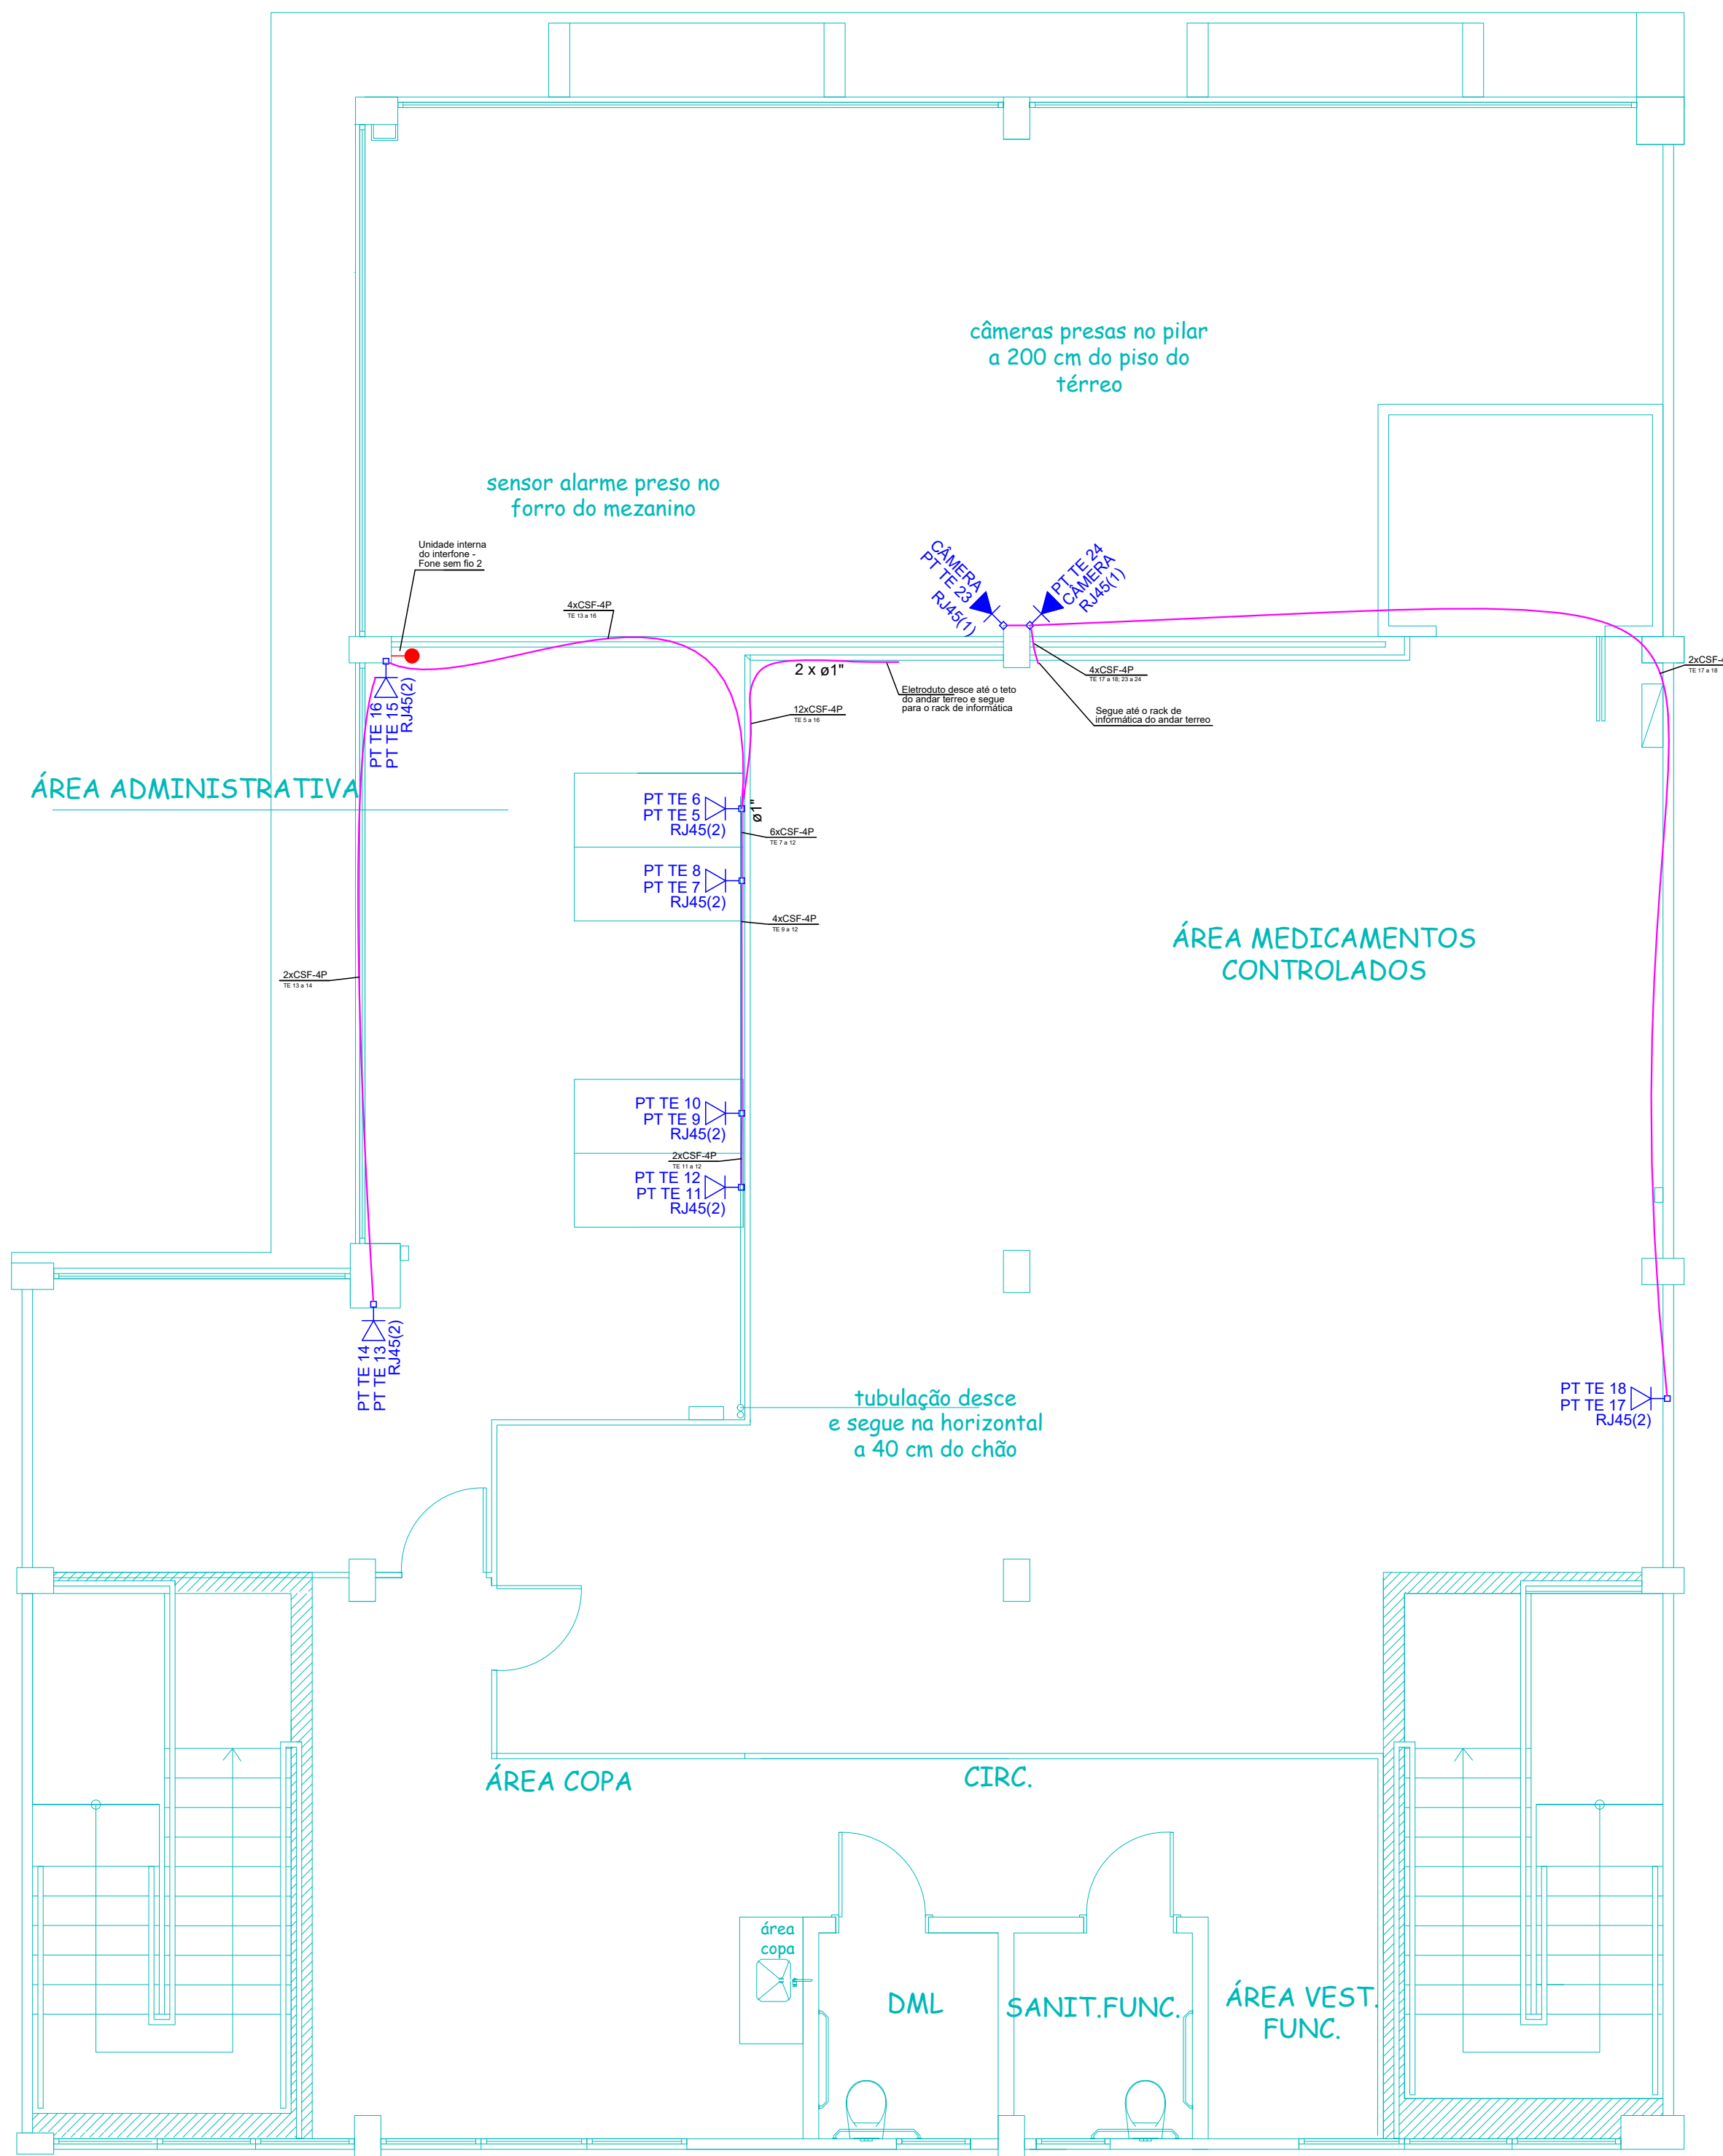

PLANTA BAIXA MEZANINO

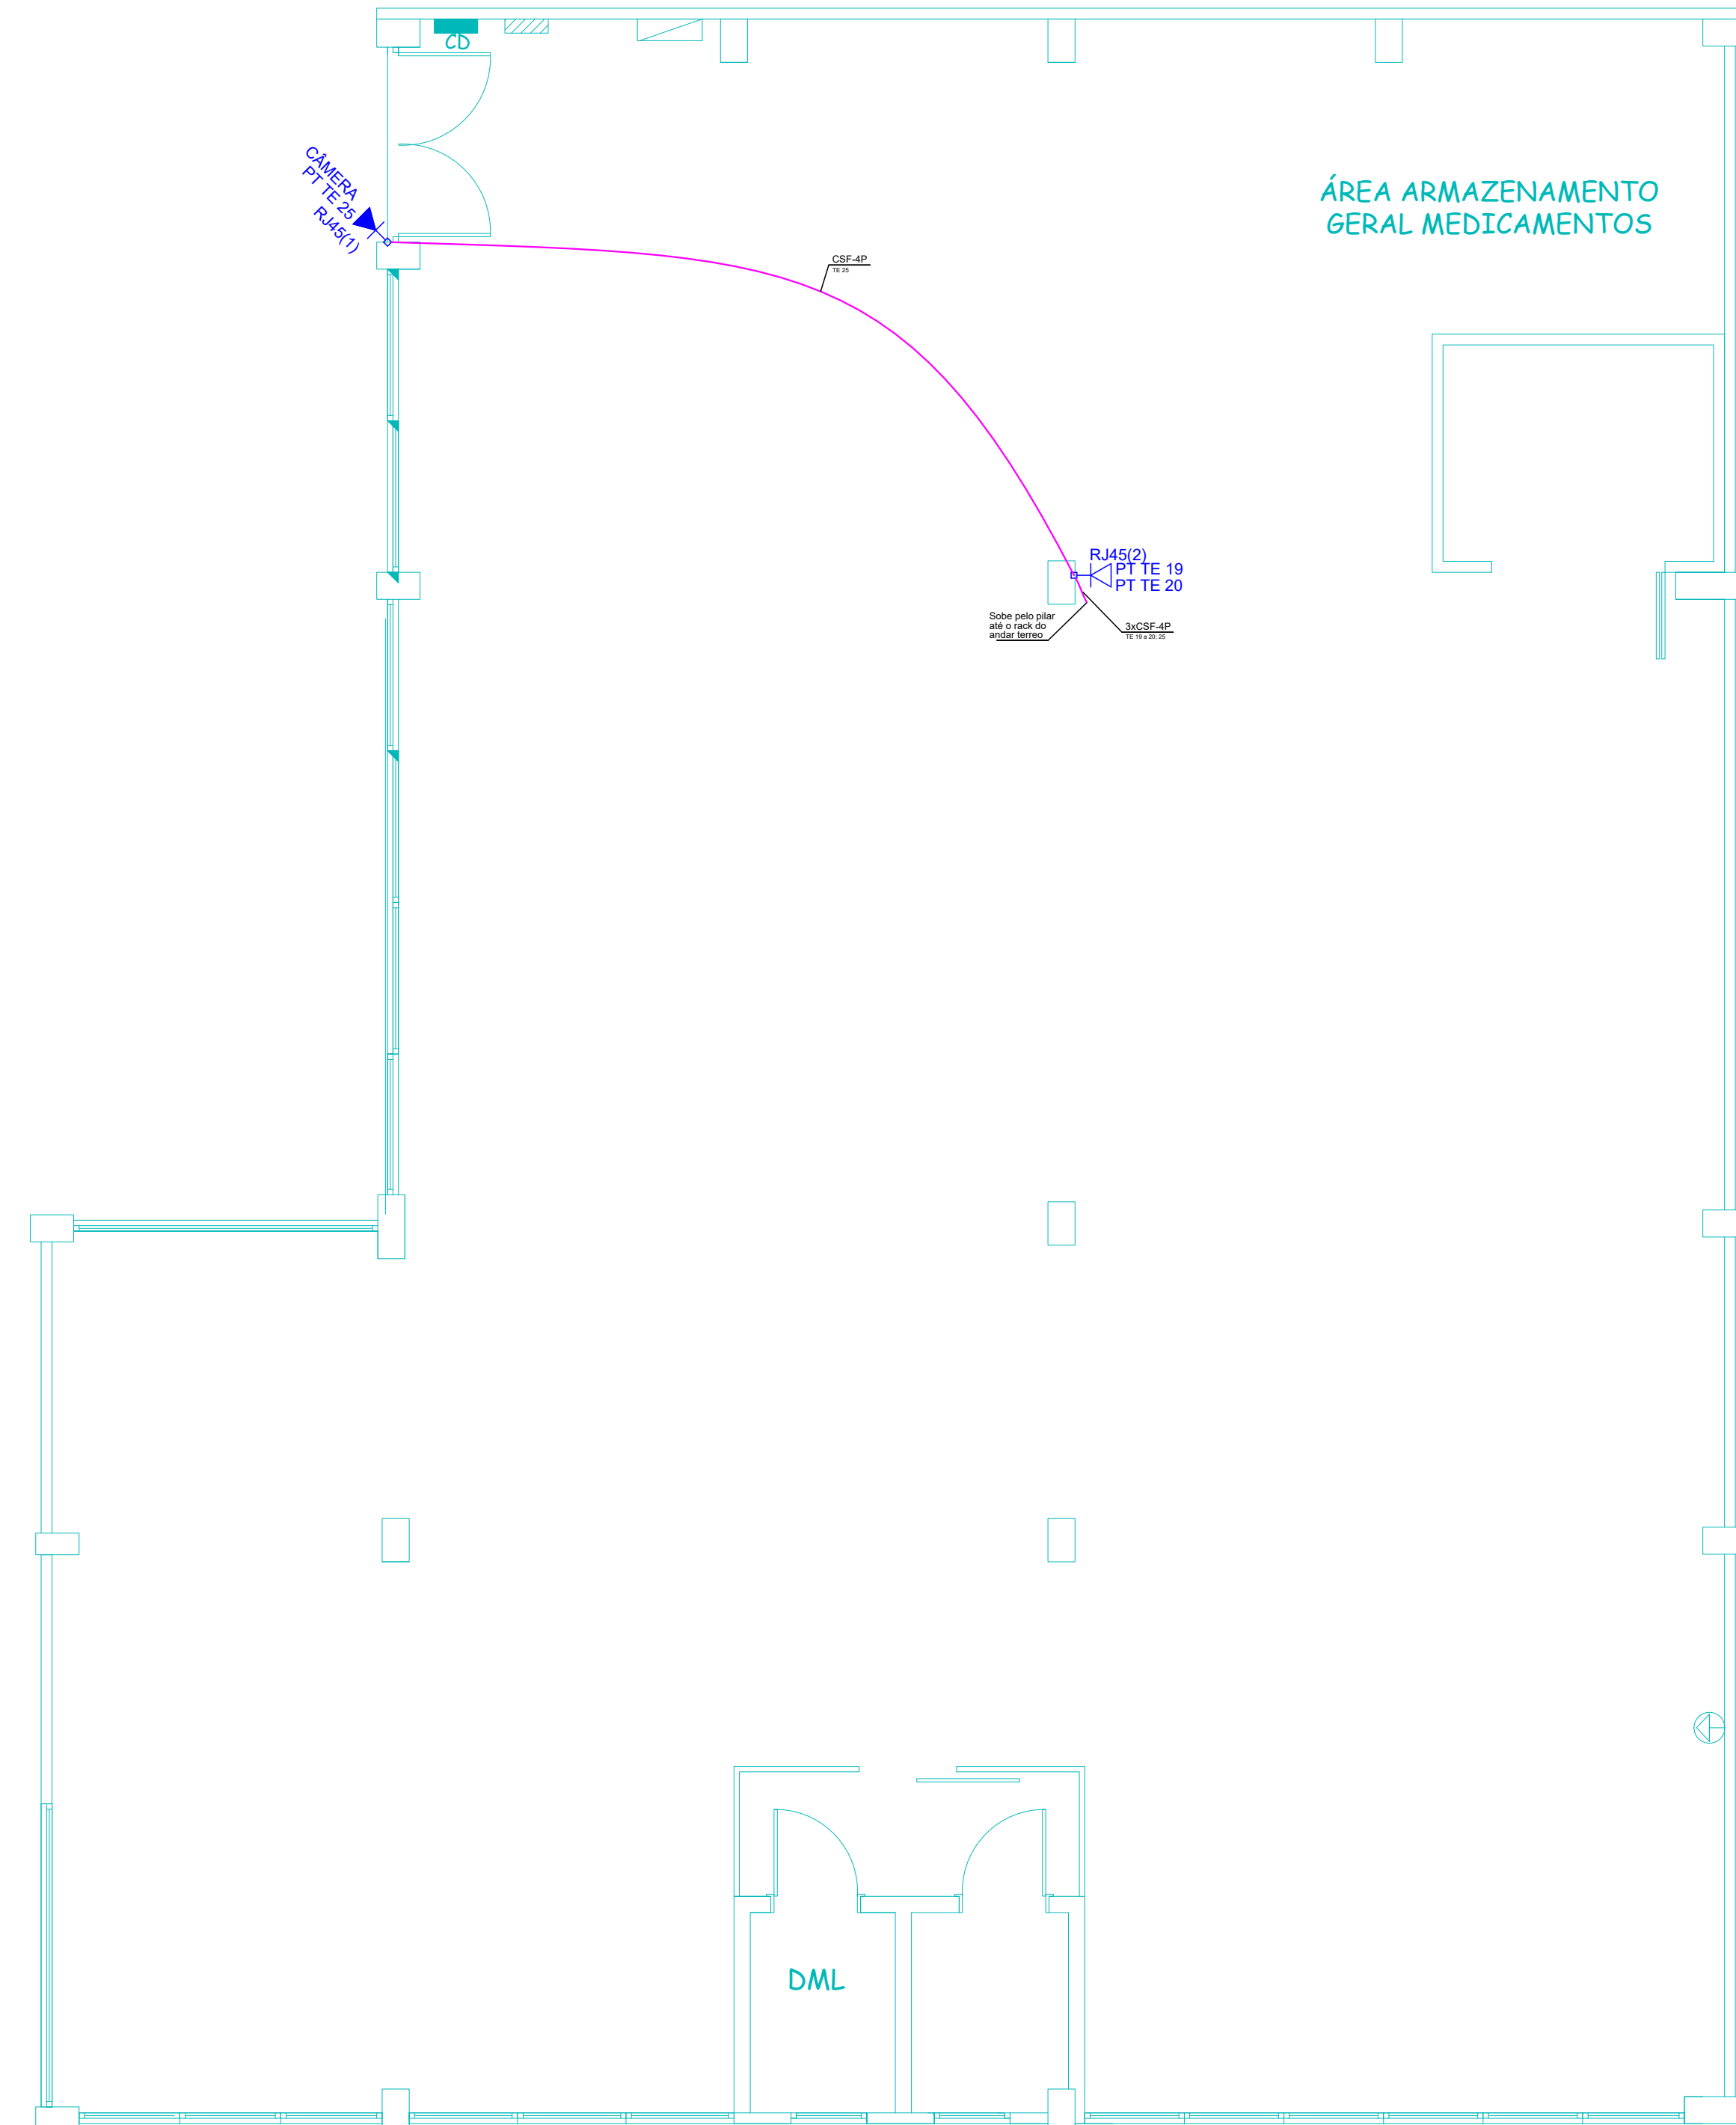

PLANTA SUBSOLO

