


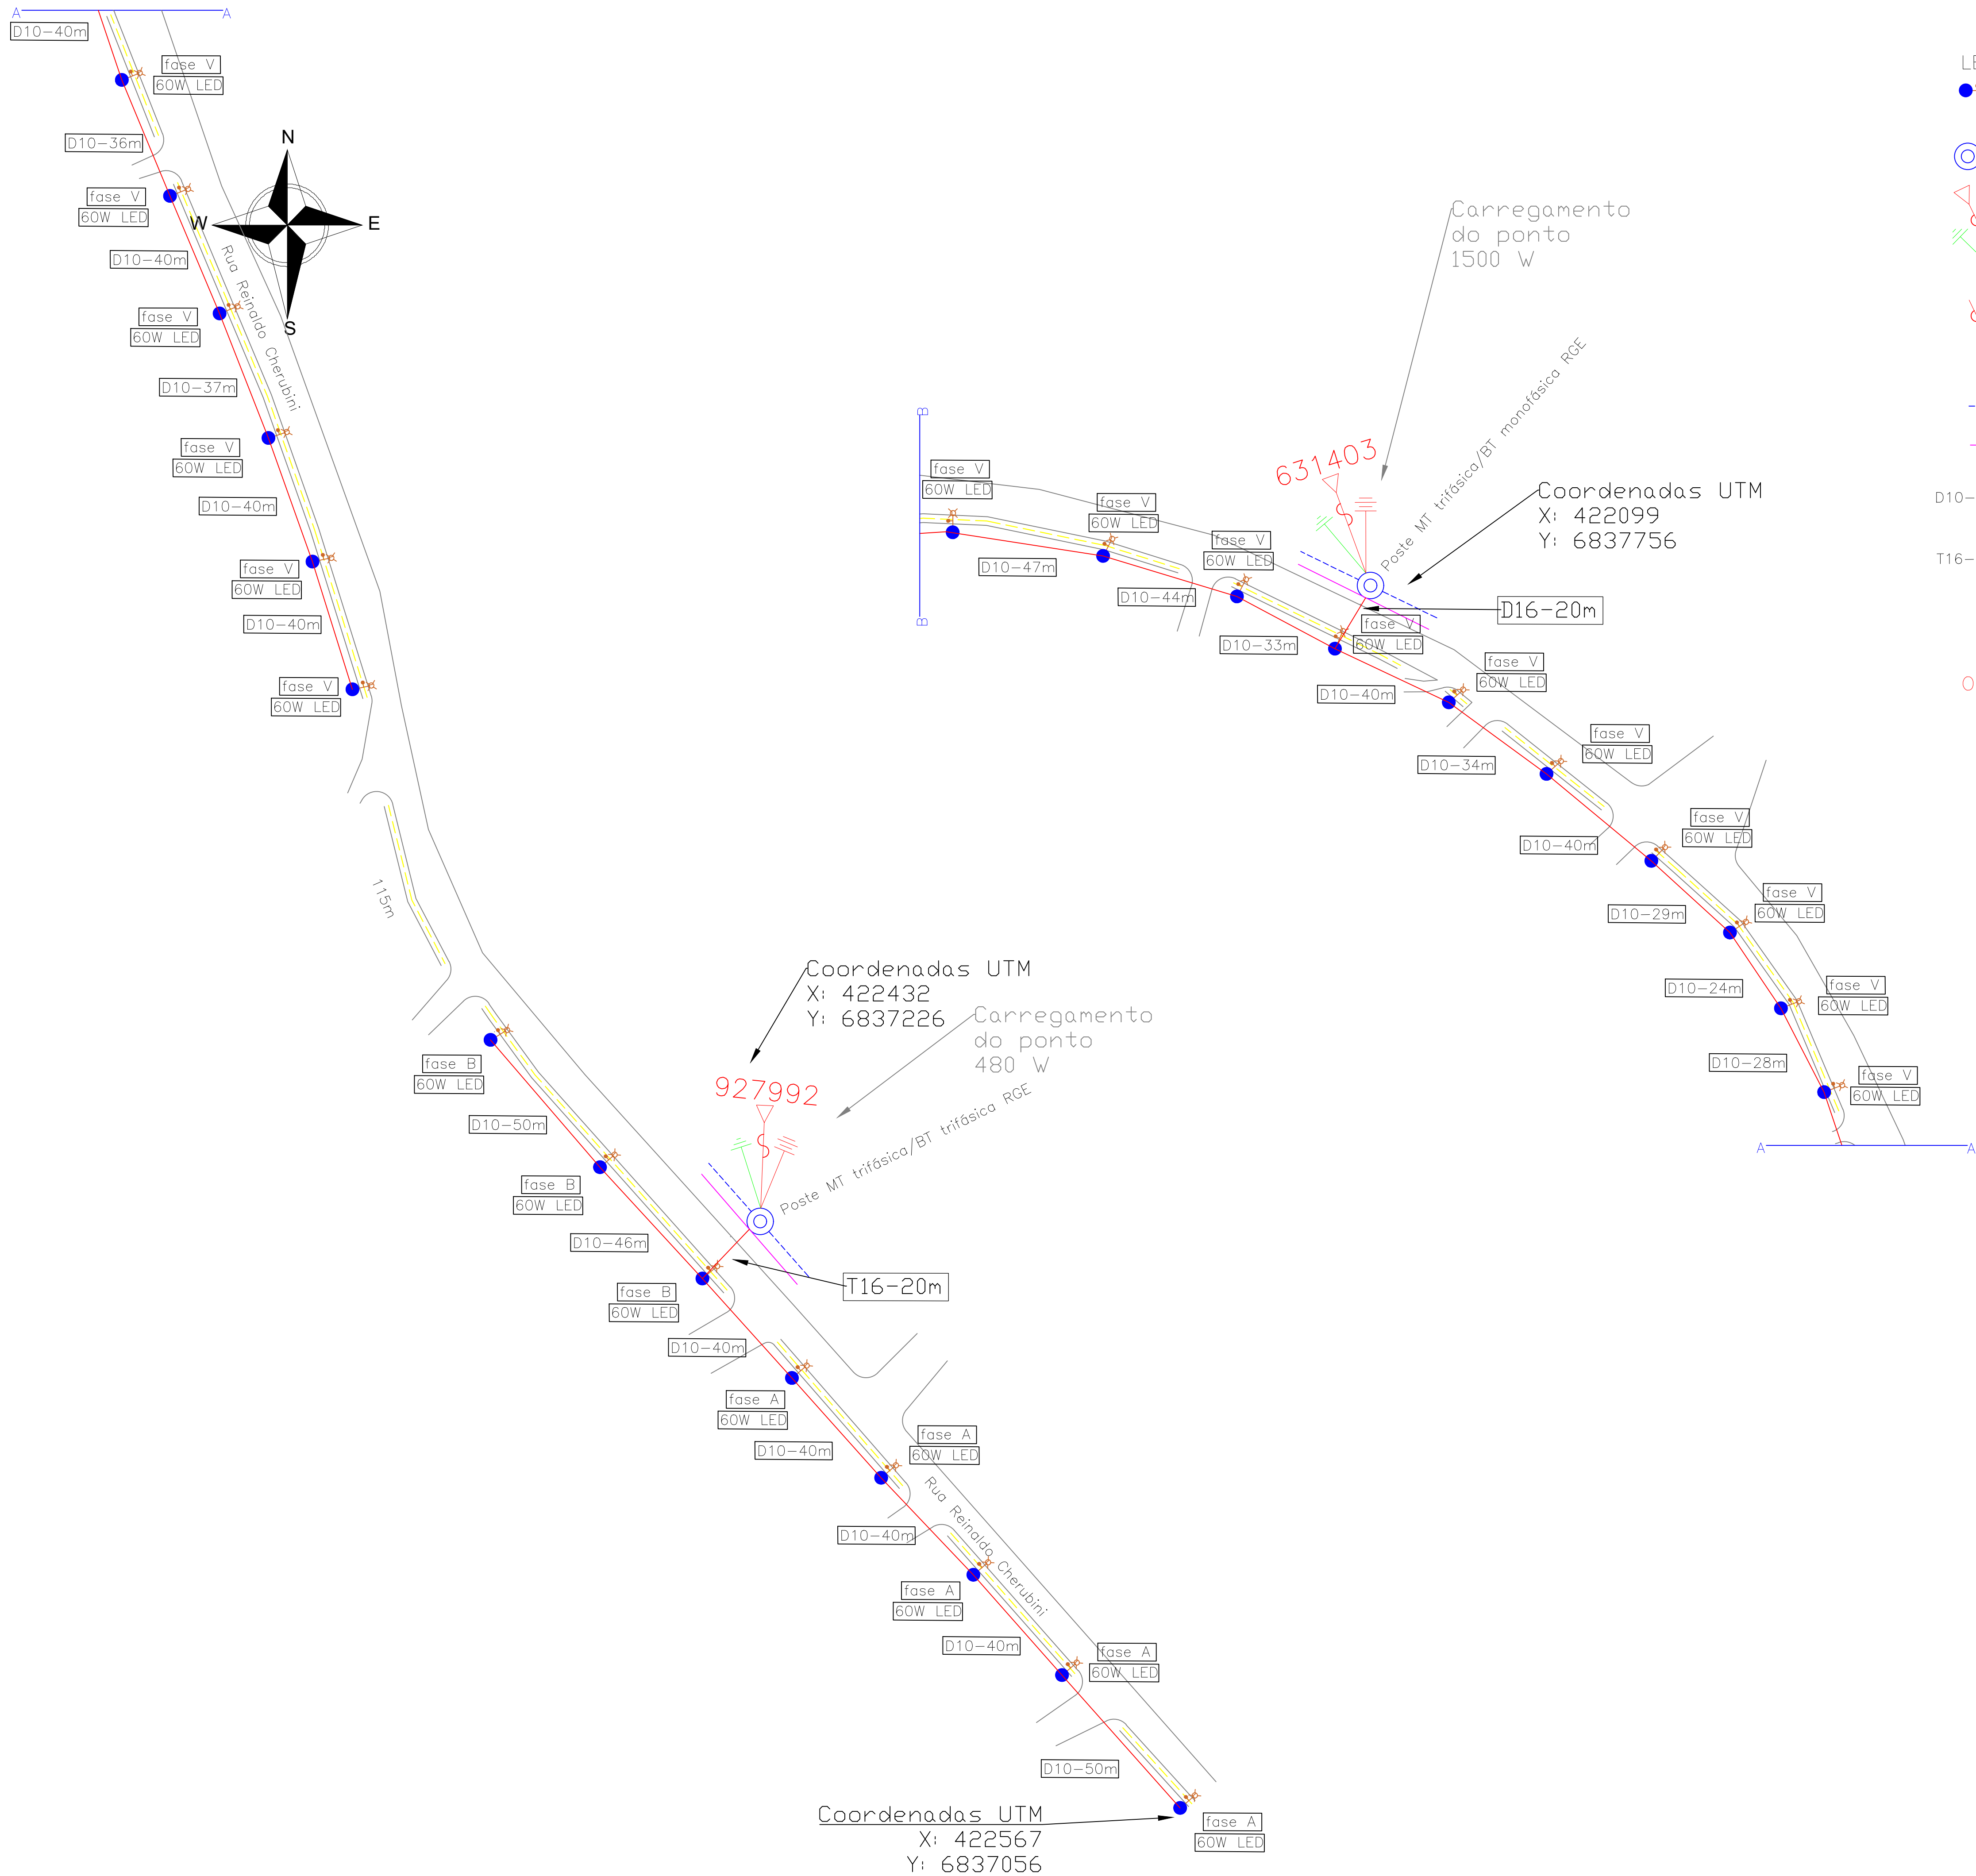

LEGENDA:

- Poste de iluminação curvo de 6 metros, engastado, com base concretada e lumária LED de 60 W 220 V
- Poste de concreto tronco cônico da concessionária RGE
- Transformador da RGE
- Chave fusível da RGE
- Rede Média Tensão RGE – 23,1 kV
- Rede Baixa Tensão RGE – 380/220V

- D10-40m Ramal de alumínio duplex de 10 mm² e comprimento de 40 metros
- T16-12m Ramal de alumínio triplex de 15 mm² e comprimento de 12 metros

- OBSERVAÇÕES:
- * Todos os postes deverão ser aterrados com haste de cobre de 1,2 metros de 1/2", vide planta detalhe
 - * Todos os postes deverão ter sua base concretada
 - * Alimentação das luminárias será com condutor de cobre flexível de 1,5 mm² – 750 V
 - * Luminárias deverão ter fotocélula inclusa



Projeto: PROJETO ELÉTRICO			
Obra: Iluminação LED para ciclovia municipal			
Localização: Acesso ao município de Parai/RS vindo de São Domingos do Sul - Parai/RS			
Resp. Projeto: Catiane Mara Basso Eng. Civil CREA: RS223177		Proprietário: Município de Parai	
Especificação: Planta baixa construtiva e legenga		Revisão: 0	
Data: nov/2024	Escala: 1:1000	Tensão: 23,1kV-380/220V	Prancha: 01
Desenho: Catiane	Arquivo: ELE_R0_Ilum_P1		