


AVENIDA MARILUZ

RUA SANTA ROSA

RUA SÃO SEBASTIÃO DO CAI

RUA VINTE E DOIS

PLANTA BAIXA
INTEGRAL
ESC. - 1:100

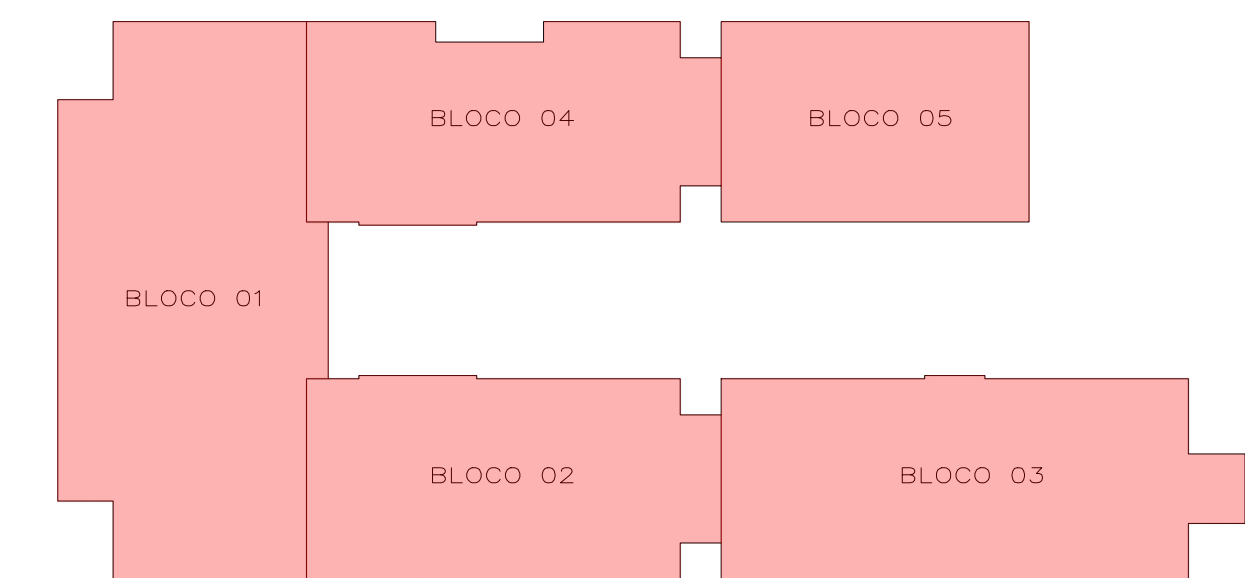

ELABORADO POR:
JOSE VILMAR P. DE FRAGA - ARQUITETO E URBANISTA
BRUNO REBECHI DALLE MULLE - ENGENHEIRO CIVIL
ANA CAROLINA M. SANTOS - ARQUITETA E URBANISTA
HENRIQUE RODRIGUES DIAS - ENGENHEIRO CIVIL



ESTADO DO RIO GRANDE DO SUL
PREFEITURA MUNICIPAL DE IMBÉ
AVENIDA PARAGUASSU, 2070 - CENTRO - IMBÉ - RS
FONE: 51.3627.8515 - CEP: 95.625-000

E. M. E. F. RUI BARBOSA
NOVAS INSTALAÇÕES

ADMINISTRAÇÃO 2023/2024	COORDENADOR BAIRRO MARILUZ - IMBÉ - RS PREFEITURA MUNICIPAL DE IMBÉ AVENIDA PARAGUASSU, 2070 - CENTRO - IMBÉ - RS FONE: 51.3627.8515 - CEP: 95.625-000	DESENVOLVIDOR ZEIVILMAR
SECRETARIA MUNICIPAL DE EDUCAÇÃO	ARQUITETA E URBANISTA ANA CAROLINA MOREIRA SANTOS CAI A-1715548	ESCALA 1:100
	ENGENHEIRO CIVIL BRUNO REBECHI DALLE MULLE CREA-RS 205822	DATA ABRIL 2023
	SECRETARIA MUNICIPAL DE EDUCAÇÃO RUTH JOSIELLI MONTEIRO RUSSOEL	ÁREA 2.491,91m²
	PROJETO HIDRÁULICO PLANTA BAIXA - INTEGRAL	PROJETO 01/03