

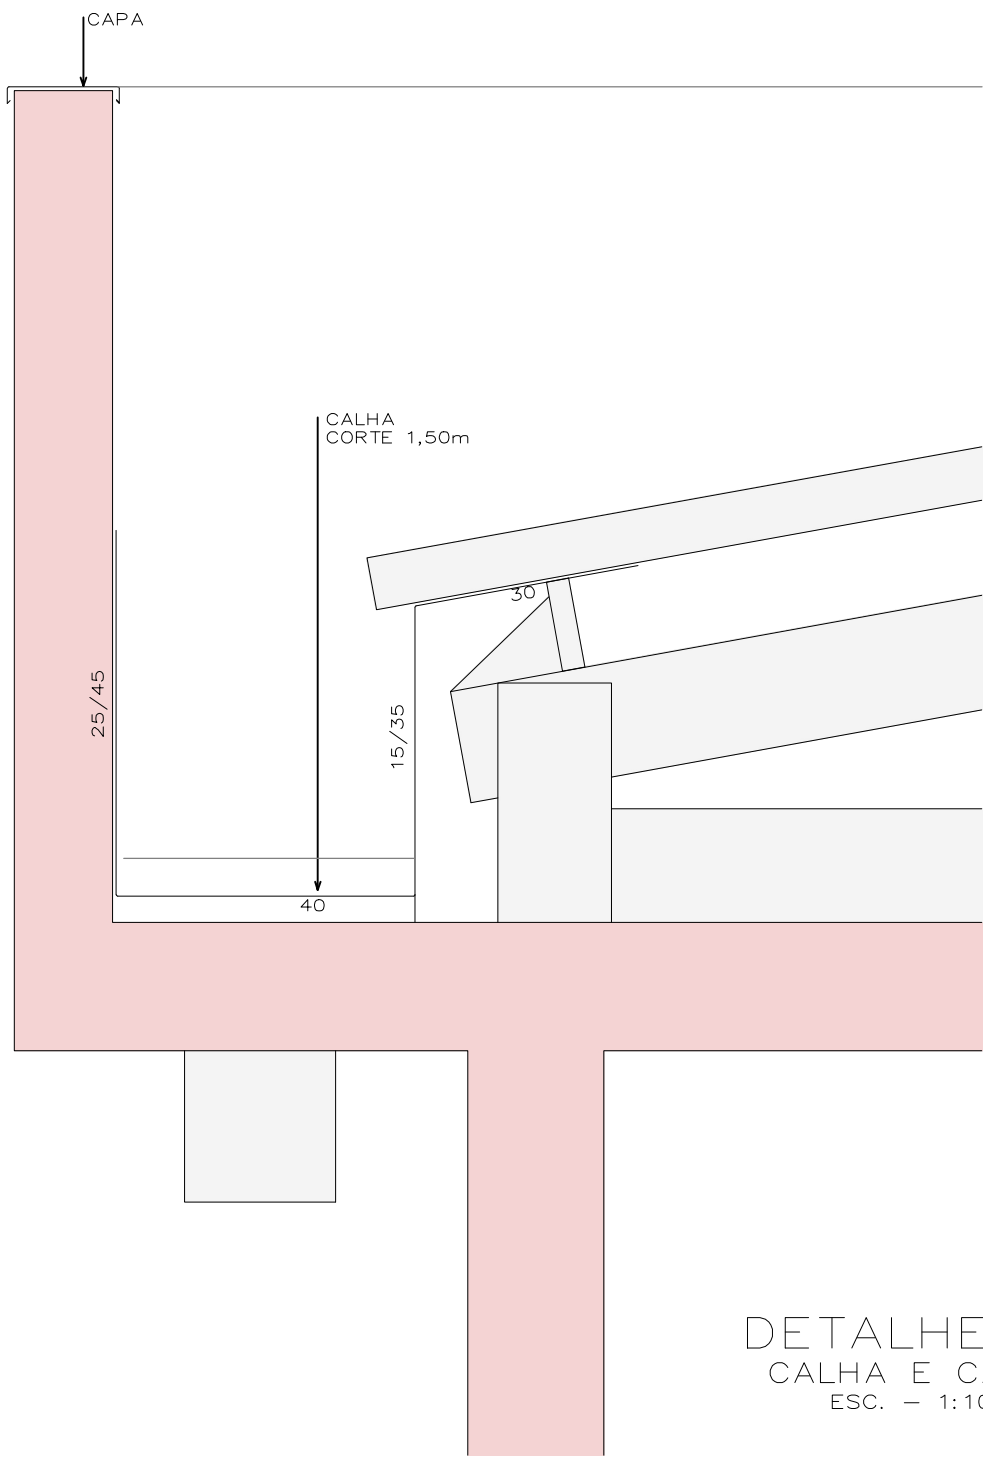


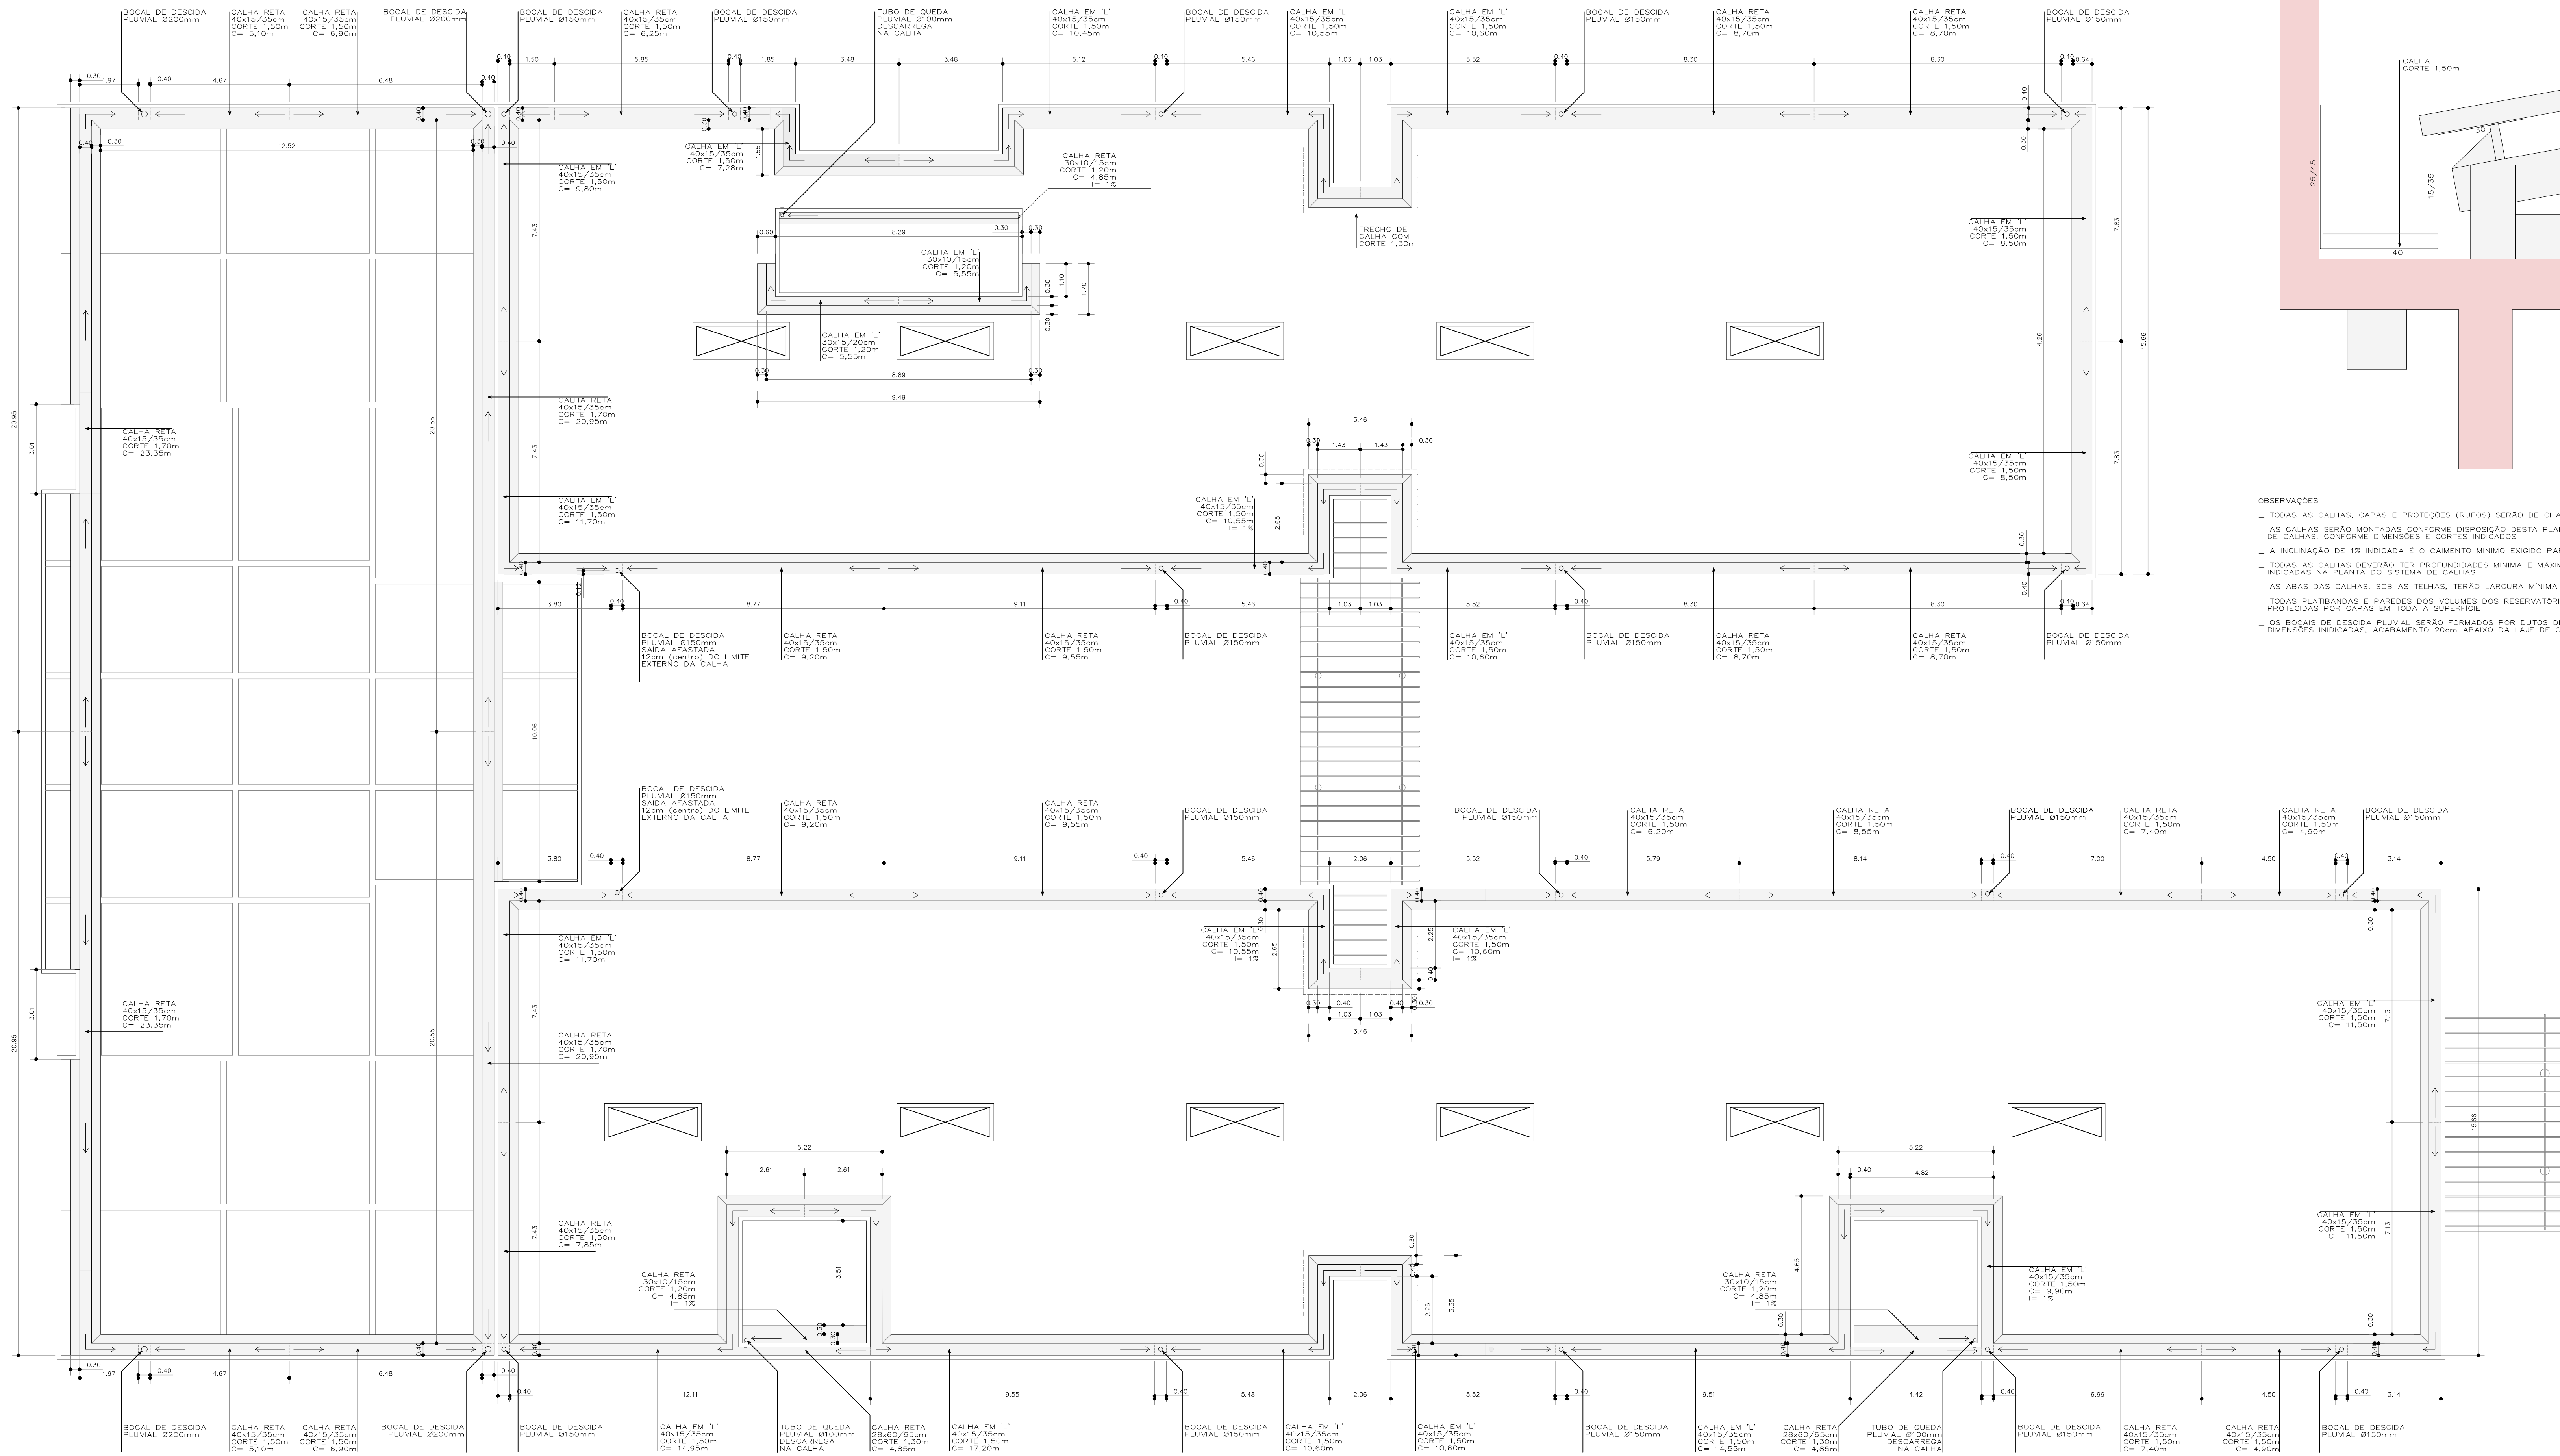

DETALHE 01
CALHA E CAPA
ESC. - 1:10

- OBSERVAÇÕES
- TODAS AS CALHAS, CAPAS E PROTEÇÕES (RUFOS) SERÃO DE CHAPAS DE ALUMÍNIO Nº 7
 - AS CALHAS SERÃO MONTADAS CONFORME DISPOSIÇÃO DESTA PLANTA DO SISTEMA DE CALHAS, CONFORME DIMENSÕES E CORTES INDICADOS
 - A INCLINAÇÃO DE 1% INDICADA É O CAIMENTO MÍNIMO EXIGIDO PARA O SISTEMA
 - TODAS AS CALHAS DEVERÃO TER PROFUNDIDADES MÍNIMA E MÁXIMA CONFORME INDICADAS NA PLANTA DO SISTEMA DE CALHAS
 - AS ABAS DAS CALHAS, SOB AS TELHAS, TERÃO LARGURA MÍNIMA DE 30cm
 - TODAS PLATIBANDAS E PAREDES DOS VOLUMES DOS RESERVATÓRIOS SERÃO PROTEGIDAS POR CAPAS EM TODA A SUPERFÍCIE
 - OS BOCAL DE DESCIDA PLUVIAL SERÃO FORMADOS POR DUTOS DE PVC, NAS DIMENSÕES INDICADAS, ACABAMENTO 20cm ABAIXO DA LAJE DE COBERTURA

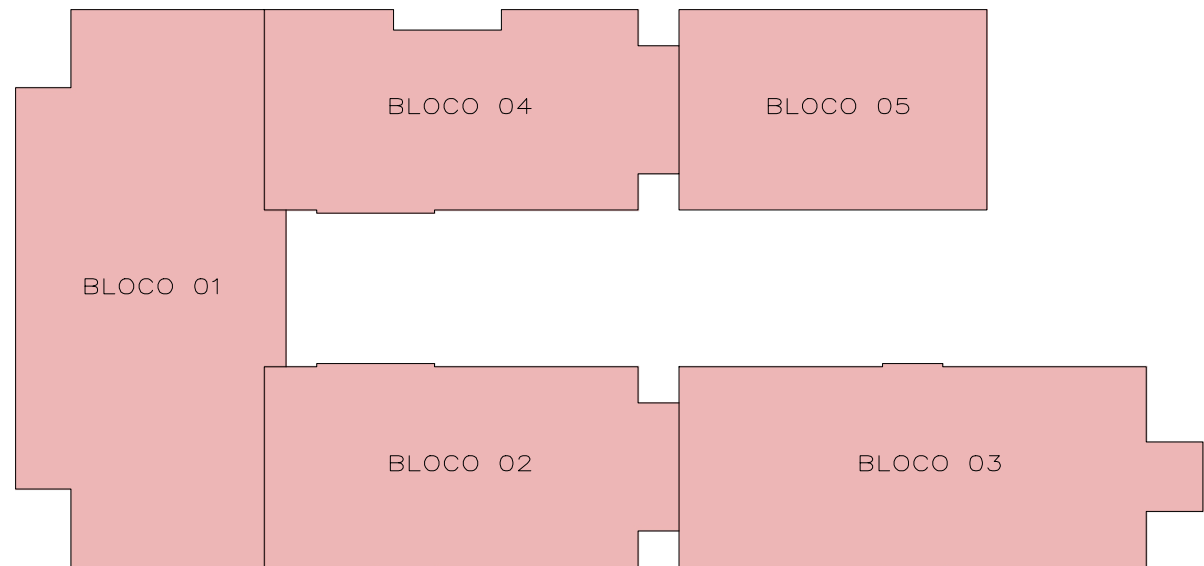

JOSÉ VILMAR P. DE FRAGA ARQUITETO E URBANISTA	BRUNO REBECHI DALLE MULLE ENGENHEIRO CIVIL	ANA CAROLINA M. SANTOS ARQUITETA E URBANISTA	HENRIQUE RODRIGUES DIAS AUX. ENGENHARIA CIVIL
--	---	---	--

 ESTADO DO RIO GRANDE DO SUL PREFEITURA MUNICIPAL DE IMBÉ AVENIDA PARAGUASSU, 2070 - CENTRO - IMBÉ - RS FONE: 51.3627.8515 - CEP: 95.625-000			
E. M. E. F. RUI BARBOSA NOVAS INSTALAÇÕES			
ADMINISTRAÇÃO 2025/2028	ENDEREÇO: BAIRRO MARILUZ - IMBÉ - RS TERRENO URBANO - SETOR 35	DENOMIN: ZEVLIMAR	ESCALA: 1:100
SECRETARIA MUNICIPAL DE EDUCAÇÃO	ANA CAROLINA MOREIRA SANTOS ARQUITETA E URBANISTA CAU A-1715048	DIST: ABRIL 2025	ÁREA: 2.491,91m²
PROJETO: COMPLEMENTAR PLUVIAL	BRUNO REBECHI DALLE MULLE ENGENHEIRO CIVIL CREA-RS 202622	PROFESSOR: RUTH JOSIELI MONTEIRO RUSCHEL SECRETARIA MUNICIPAL DE EDUCAÇÃO	PROFESSOR: 01/02
SISTEMA DE CALHAS PLANTA BAIXA ESC. - 1:100			