
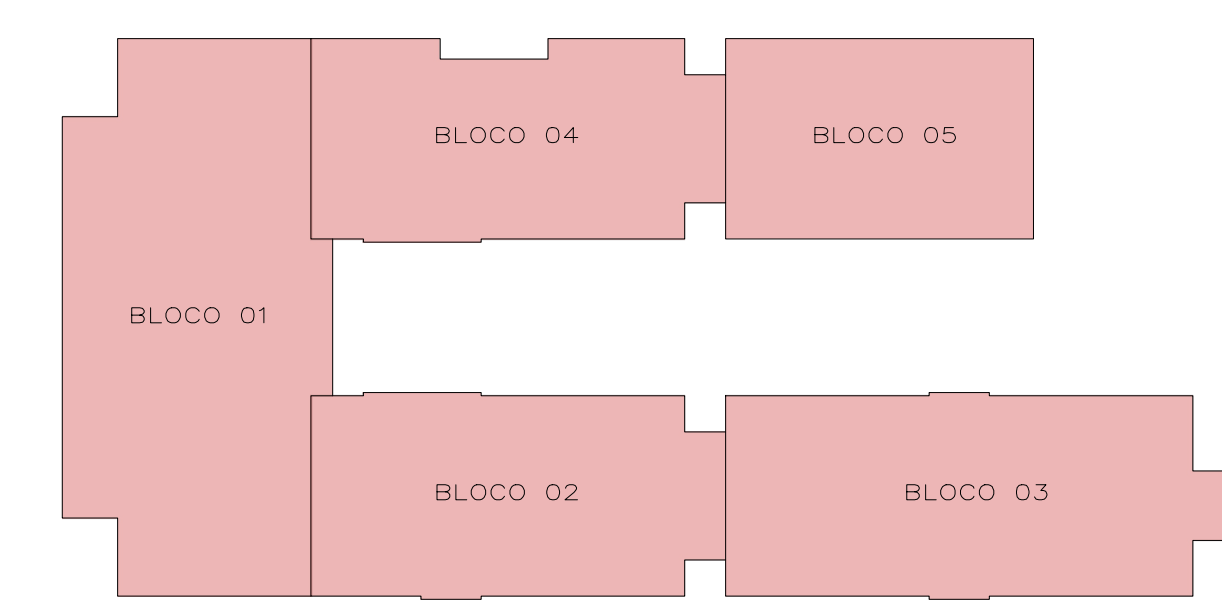
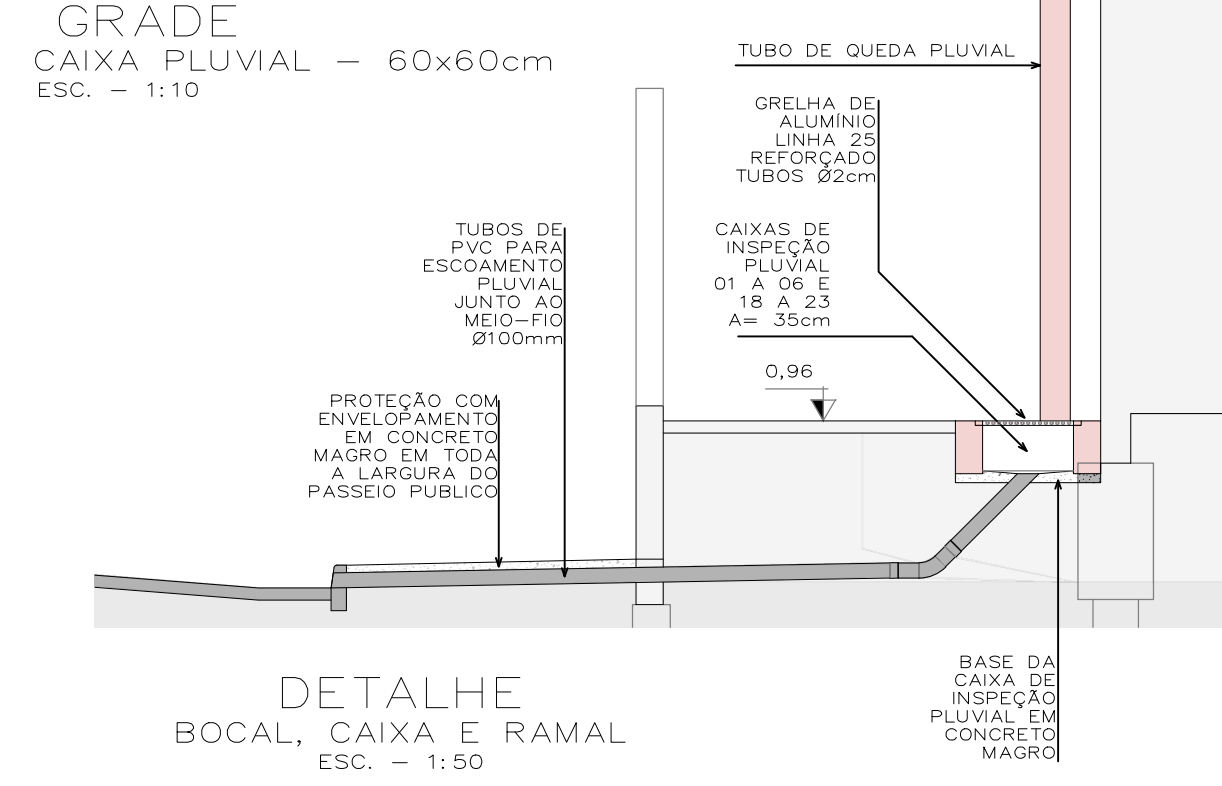
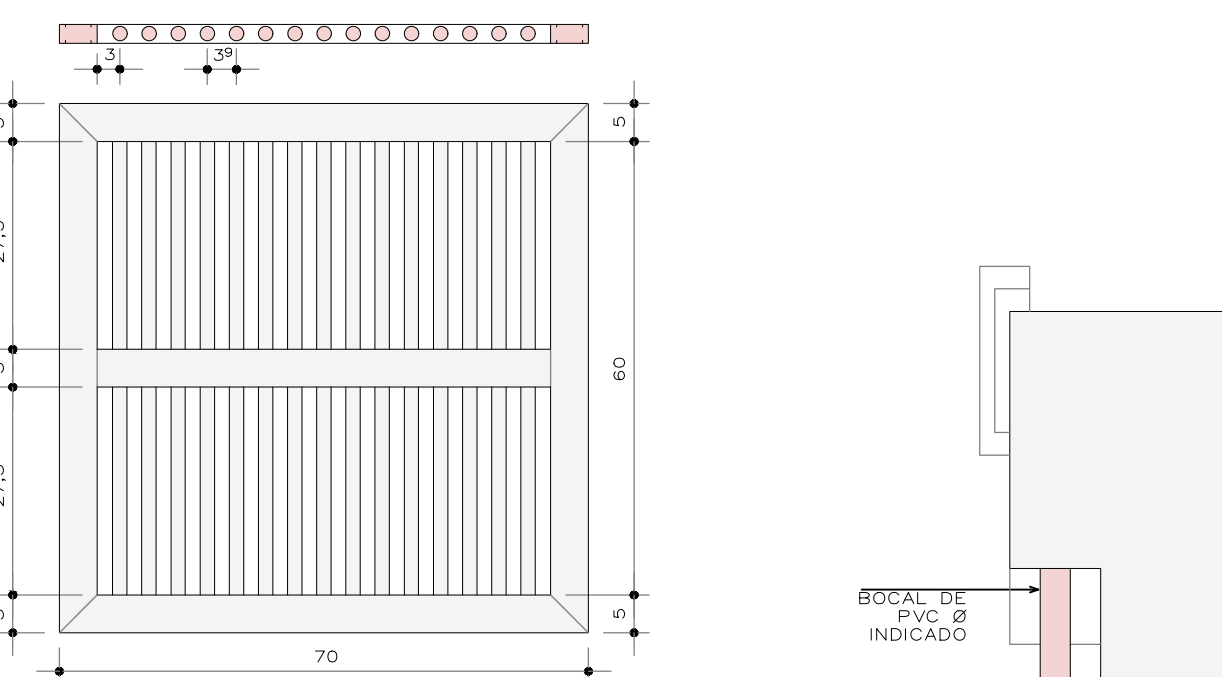


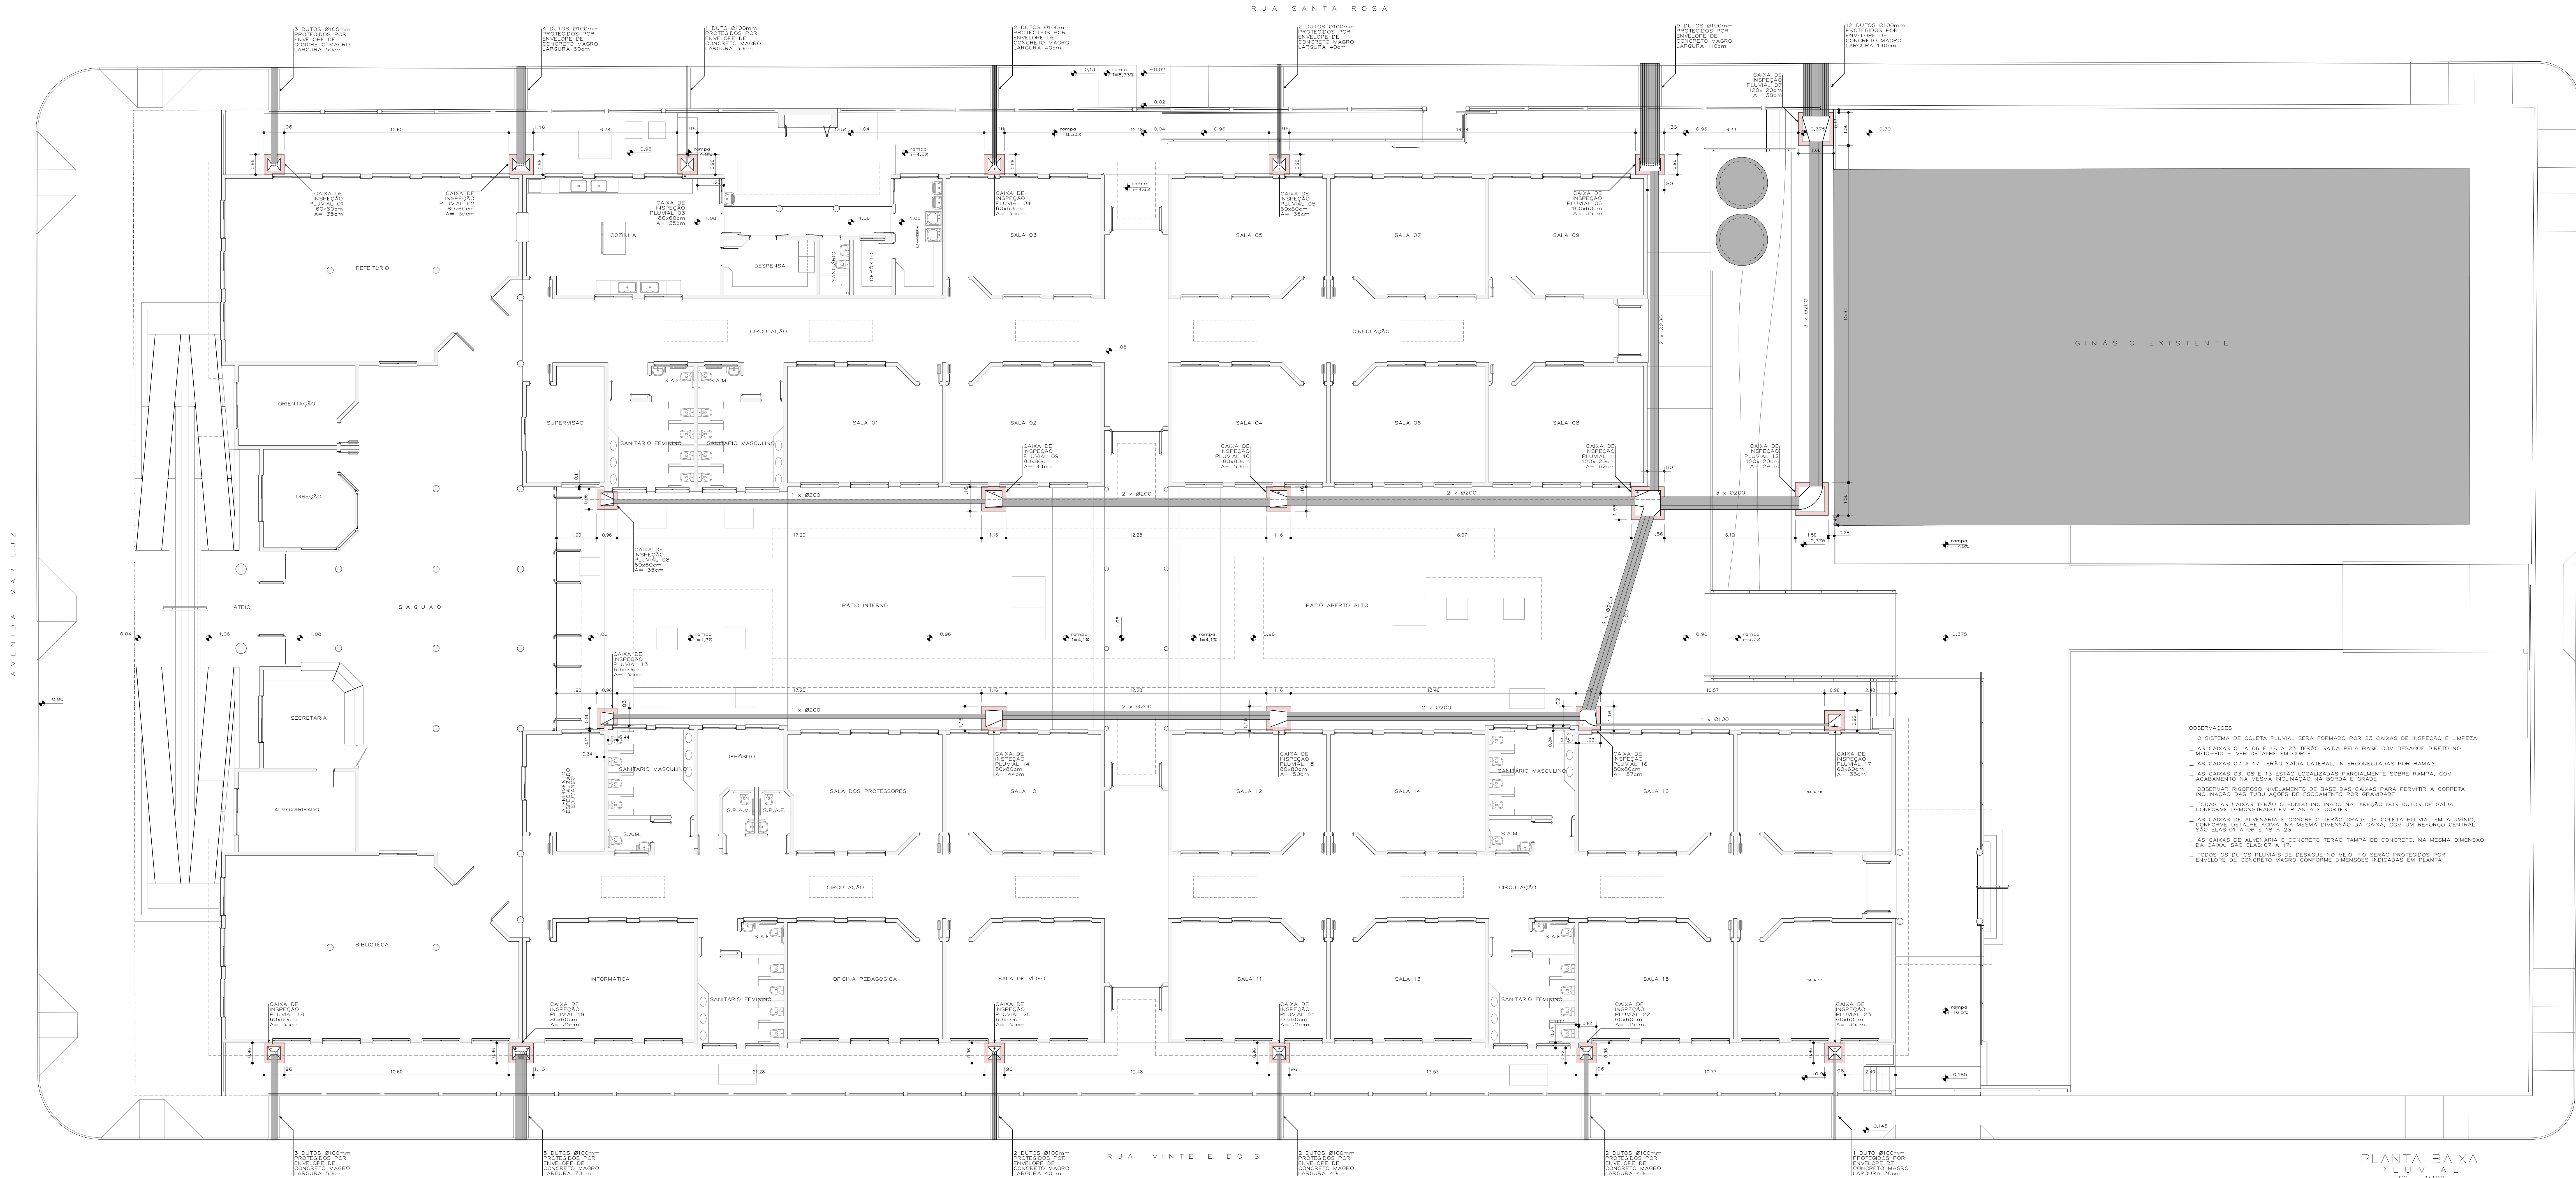

OBSERVAÇÕES

- O SISTEMA DE COLETA PLUVIAL SERÁ FORMADO POR 23 CAIXAS DE INSPEÇÃO E LIMPEZA
- AS CAIXAS 01 A 06 E 18 A 23 TERÃO SAÍDA PELA BASE COM DESAQUE DIRETO NO MEIO-FIO - VER DETALHE EM CORTÉ
- AS CAIXAS 07 A 17 TERÃO SAÍDA LATERAL, INTERCONECTADAS POR RAMAIS
- AS CAIXAS 03, 08 E 13 ESTÃO LOCALIZADAS PARCIALMENTE SOBRE RAMPA, COM ACABAMENTO NA MESMA INCLINAÇÃO NA BORDA E GRADE
- OBSERVAR RIGOROSO NIVELAMENTO DE BASE DAS CAIXAS PARA PERMITIR A CORRETA INCLINAÇÃO DAS TUBULAÇÕES DE ESCOAMENTO POR GRAVIDADE
- TODAS AS CAIXAS TERÃO O FUNDO INCLINADO NA DIREÇÃO DOS DUTOS DE SAÍDA CONFORME DEMONSTRADO EM PLANTA E CORTES
- AS CAIXAS DE ALVENARIA E CONCRETO TERÃO GRADE DE COLETA PLUVIAL EM ALUMÍNIO, CONFORME DETALHE ACIMA, NA MESMA DIMENSÃO DA CAIXA, COM UM REFORÇO CENTRAL SÃO ELAS 01 A 06 E 18 A 23.
- AS CAIXAS DE ALVENARIA E CONCRETO TERÃO TAMPA DE CONCRETO, NA MESMA DIMENSÃO DA CAIXA, SÃO ELAS 07 A 17.
- TODOS OS DUTOS PLUVIAIS DE DESAQUE NO MEIO-FIO SERÃO PROTEGIDOS POR ENVELOPE DE CONCRETO MAGRO CONFORME DIMENSÕES INDICADAS EM PLANTA

PLANTA BAIXA PLUVIAL
ESC. - 1:100

ESTADO DO RIO GRANDE DO SUL
PREFEITURA MUNICIPAL DE IMBÉ
AVENIDA PARAGUARI, 2070 - CENTRO - IMBÉ - RS
FONE: 51.3627.8515 - CEP: 95.625-000

E. M. E. F. RUI BARBOSA
NOVAS INSTALAÇÕES

COORDENADOR: BAIRRO MARILUZ - IMBÉ - RS
AVENIDA MARILUZ, 1180
TERRENO USUÁRIO - SETOR 35

SECRETARIA MUNICIPAL DE EDUCAÇÃO

ANALISTA: ANA CAROLINA MOREIRA SANTOS
ARQUITETA E URBANISTA
CAU A-1715548

PROJETO: BRUNO REBECHI DALLE MULLE
ENGENHEIRO CIVIL
CREFISC 20882

PROJETO: RUTH JOSIELI MONTEIRO RUSCHEL
SECRETARIA MUNICIPAL DE EDUCAÇÃO

PROJETO: COMPLEMENTAR PLUVIAL
PLANTA BAIXA - DUTOS PLUVIAIS

DESENHADOR: ANA CMS

ESCALA: 1:100

DATA: ABRIL 2025

ÁREA: 2.491,91m²

PROJETO: 02/02