



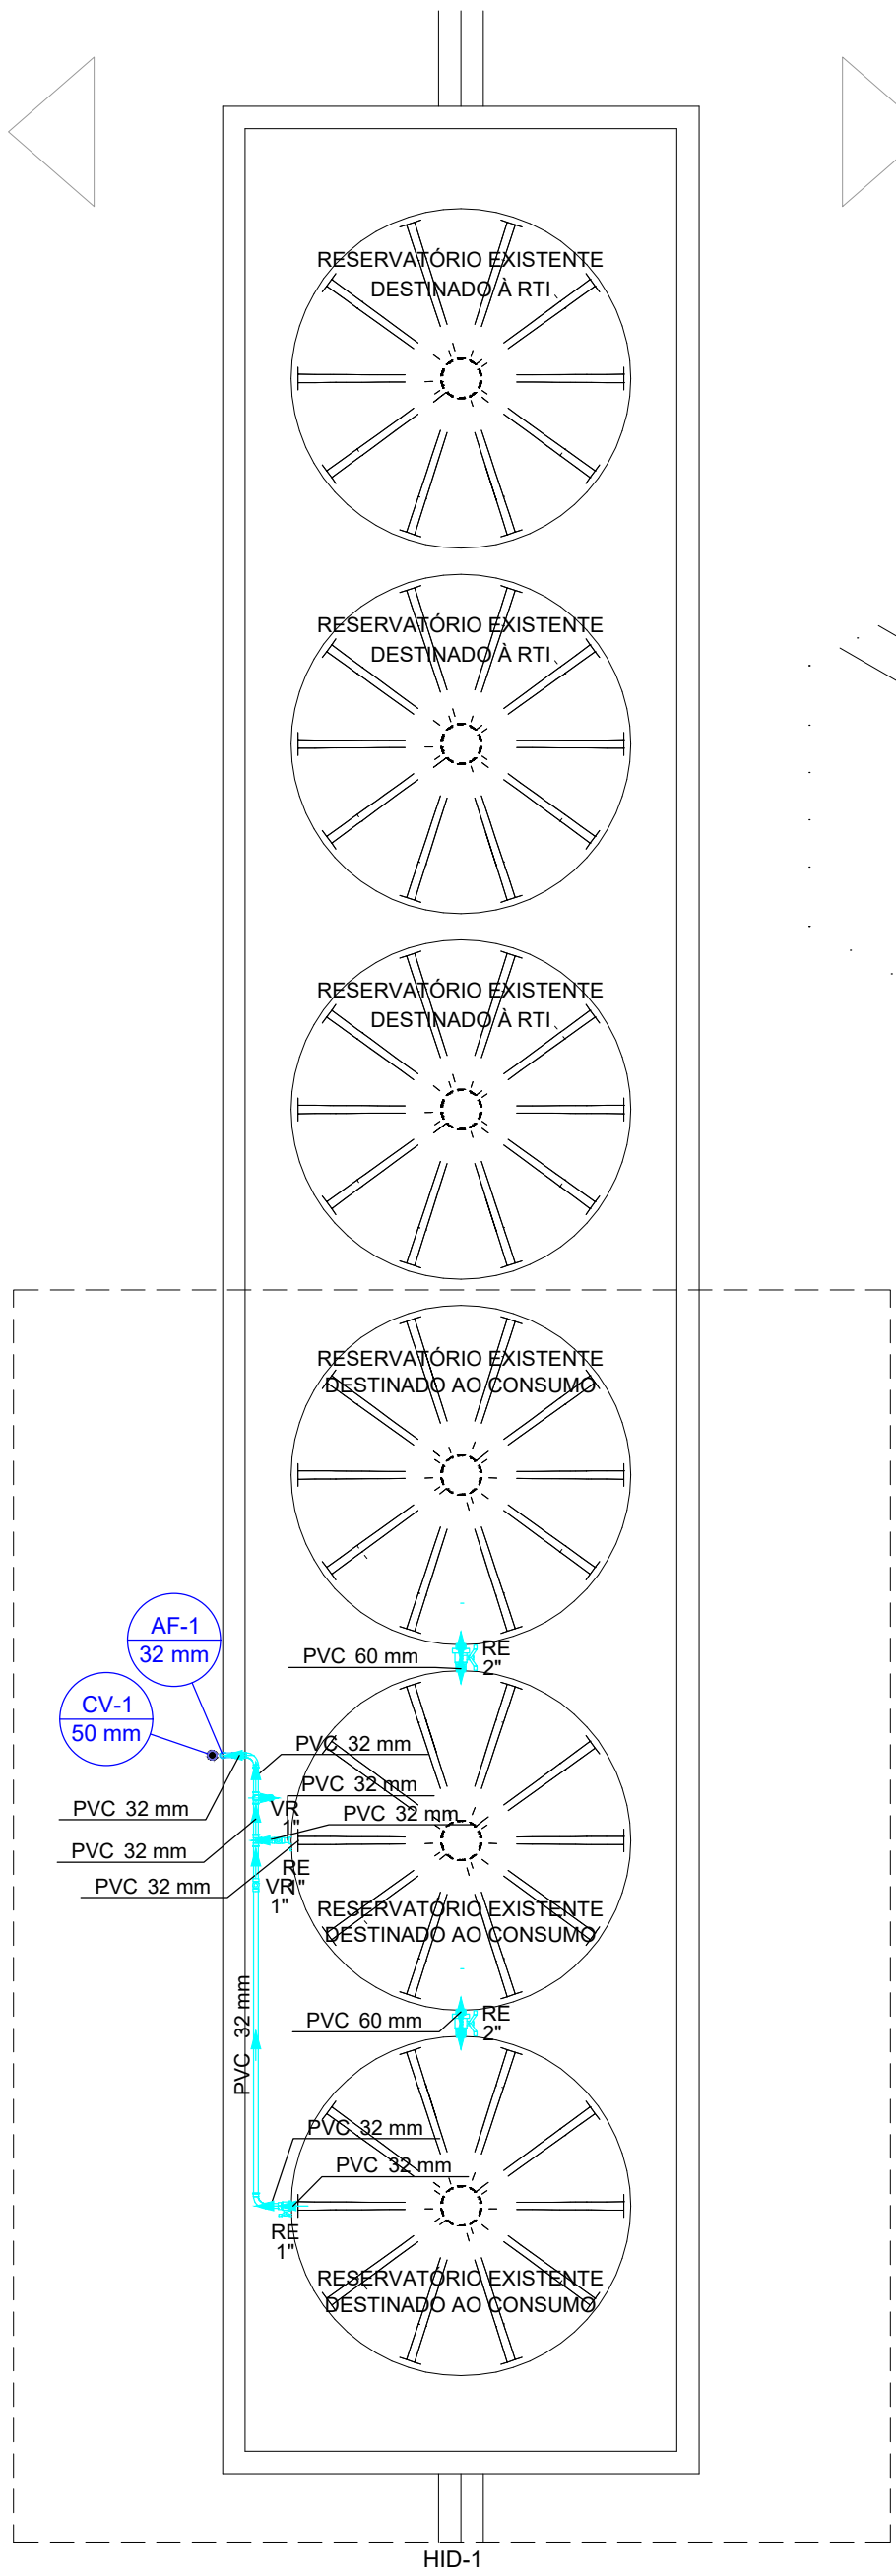


PLANTA BAIXA - CAIXAS D'ÁGUA
Escala 1:50

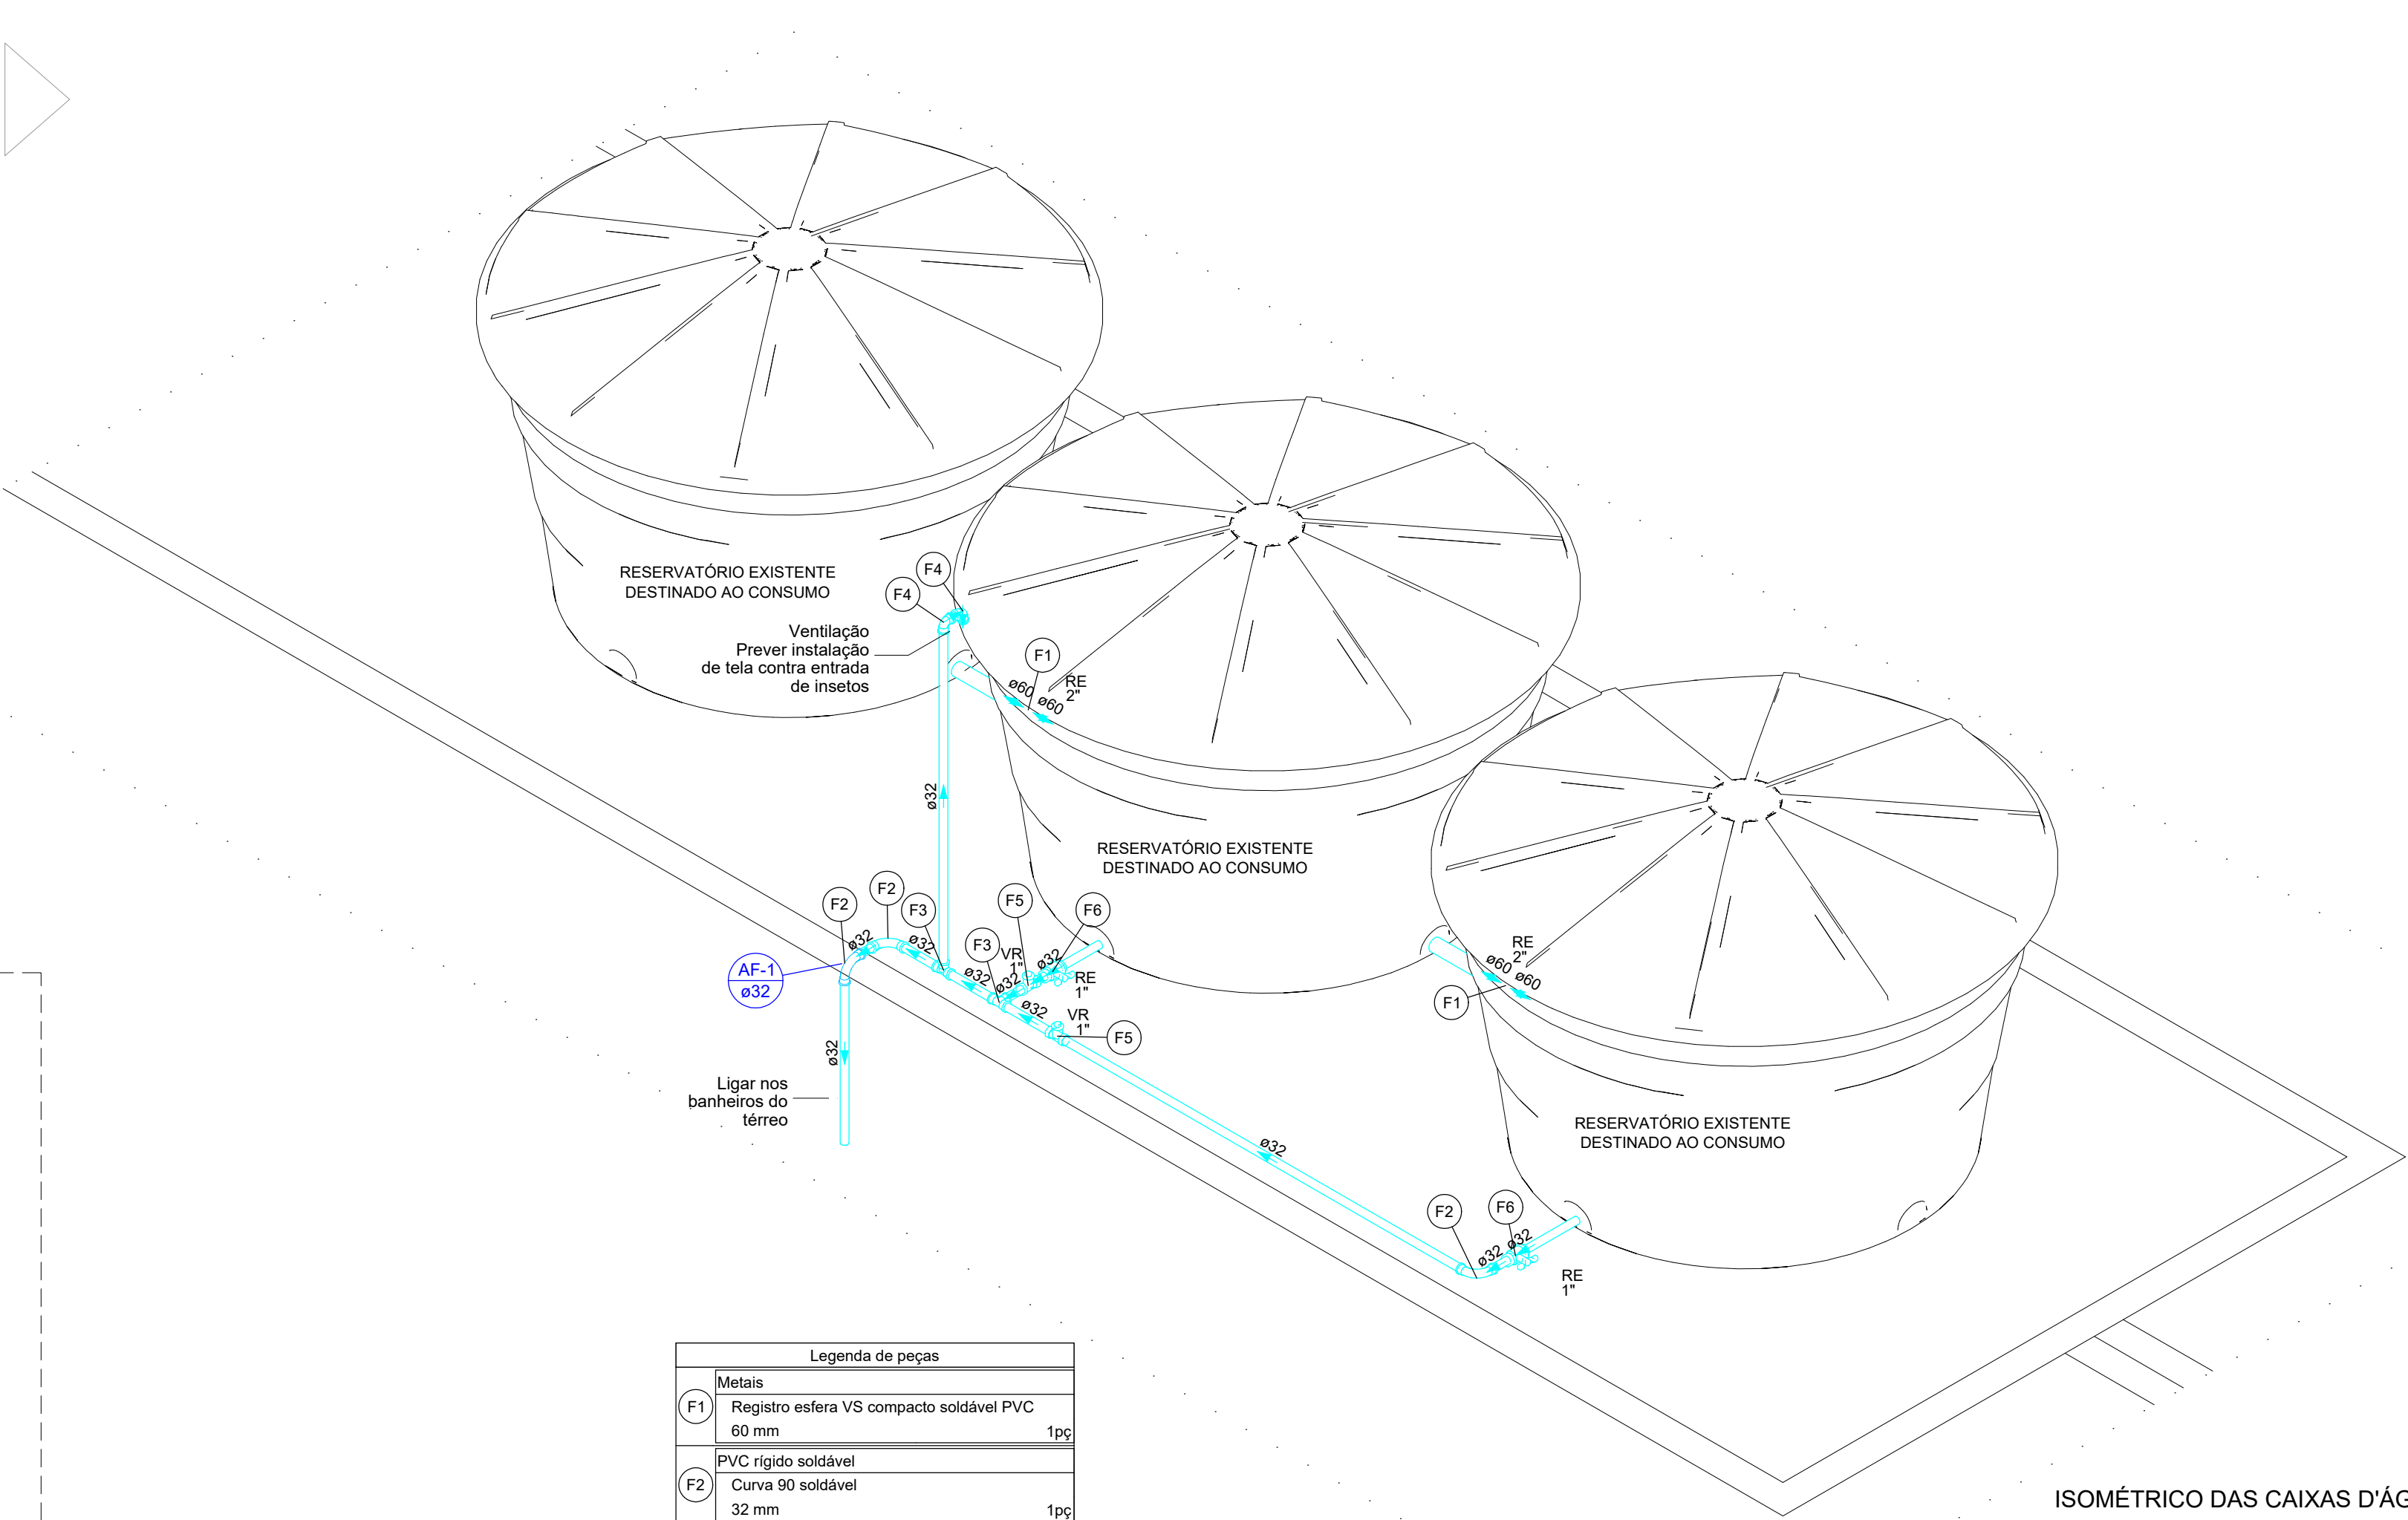

ISOMÉTRICO DAS CAIXAS D'ÁGUA
Escala 1:25

Legenda de peças		
Metais		
F1	Registro esfera VS compacto soldável PVC 60 mm	1pc
PVC rígido soldável		
F2	Curva 90 soldável 32 mm	1pc
PVC rígido soldável		
F3	Tê 90 soldável 32 mm	1pc
PVC rígido soldável		
F4	Joelho 90° soldável 32 mm	1pc
Metais		
F5	Válvula de retenção horiz c/ portinhola 1"	1pc
PVC rígido soldável		
	Adapt sold.curto c/bolsa-rosca p registro 32 mm - 1"	2pc
Metais		
F6	Registro esfera VS compacto soldável PVC 32 mm	1pc

Legenda	
Tubulação de água fria	→
Tubulação de águas pluviais	→
Tubulação de esgoto nova	→
Tubulação de a ser desviada	→
Tubulação de ventilação	→

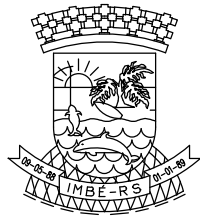

ESTADO DO RIO GRANDE DO SUL
PREFEITURA MUNICIPAL DE IMBÉ
AVENIDA PARAGUASSU n° 1144, CENTRO, IMBÉ, RS, CEP: 95.625-000
FONE: 51 3627.8200

OBRA:
ESCOLA MUNIC. DE ENSINO FUND. EST. DE SANTA CATARINA
AV. TRAMANDAÍ - 1499 - BAIRRO CENTRO - IMBÉ

ADMINISTRAÇÃO
2021/2024

SECRETARIA MUNICIPAL
DE FINANÇAS E PLANEJAMENTO
ESTRATÉGICO

DEPLAN

deplan@imbe.rs.gov.br

MARIA DAS GRAÇAS S. DE MATOS
SECRETÁRIA DE FINANÇAS E PLANEJAMENTO ESTRATÉGICO
PORTARIA 999/2024

PEDRO NUNES SANT'ANNA
ENGENHEIRO CIVIL OREA RS: SC1199761
PORTARIA 1.491/2022

PROJETO: HIDROSSANITÁRIO - AMPLIAÇÃO
DETALHES LIG. DAS CAIXAS D'ÁGUA

DESENHO:
PEDRO

ESCALA:
INDICADA

DATA:
DEZ/2024

ÁREA:
3.416,09 m²

PRANCHAS:
06/06