
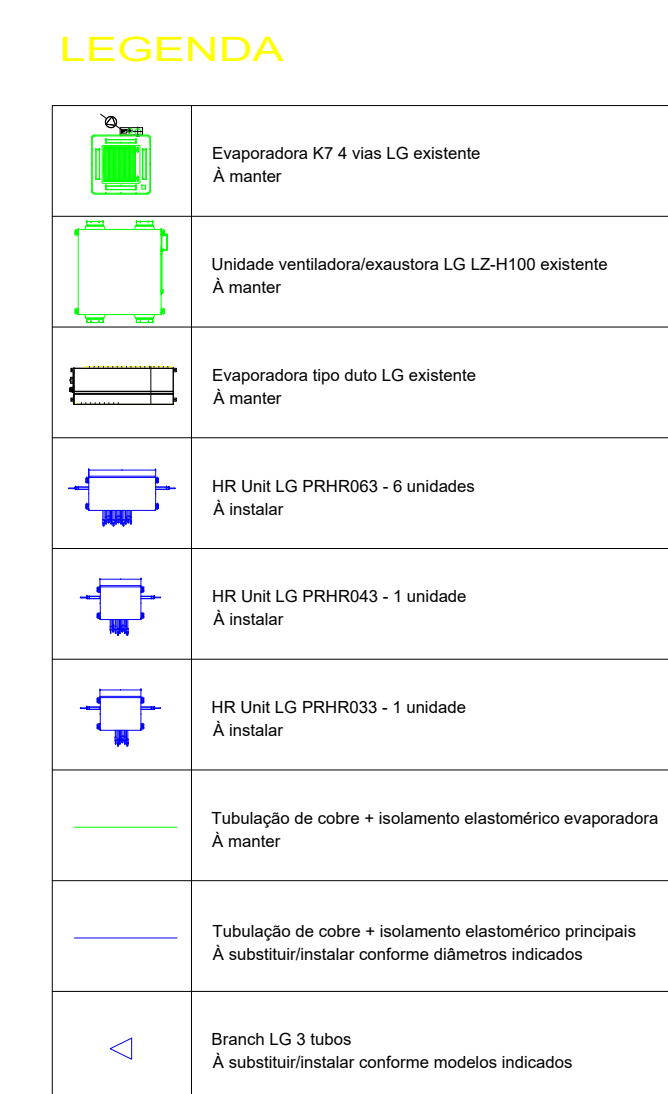


[illegible]

 QUADRANTE SISTEMAS DE CLIMATIZAÇÃO	Alcance/Indicador: 0590308-4312 0150407-2400 contato@quadranteul.com.br	
	Av. Cidade Colonial, N° 2542 c/o 306, Bairro Firenze, Porto Alegre - RS CEP: 91566-000	
Resp. Técnico: Mauricio B de Carvalho - CREARS 159180 www.quadranteul.com.br		
PROJETO DE CLIMATIZAÇÃO Praça Marechal Deodoro, 191 Centro Histórico, Porto Alegre - RS ALRS - PALÁCIO FARIAS LIMA - ADAPTAÇÃO NR PLANTA BAIXA - 3º PAVIMENTO		
01/01/2014 REVISÃO 02/01/2014 03/01/2014 04/01/2014 05/01/2014 06/01/2014 07/01/2014 08/01/2014 09/01/2014 10/01/2014 11/01/2014 12/01/2014 01/02/2014 02/02/2014 03/02/2014 04/02/2014 05/02/2014 06/02/2014 07/02/2014 08/02/2014 09/02/2014 10/02/2014 11/02/2014 12/02/2014 01/03/2014 02/03/2014 03/03/2014 04/03/2014 05/03/2014 06/03/2014 07/03/2014 08/03/2014 09/03/2014 10/03/2014 11/03/2014 12/03/2014 01/04/2014 02/04/2014 03/04/2014 04/04/2014 05/04/2014 06/04/2014 07/04/2014 08/04/2014 09/04/2014 10/04/2014 11/04/2014 12/04/2014 01/05/2014 02/05/2014 03/05/2014 04/05/2014 05/05/2014 06/05/2014 07/05/2014 08/05/2014 09/05/2014 10/05/2014 11/05/2014 12/05/2014 01/06/2014 02/06/2014 03/06/2014 04/06/2014 05/06/2014 06/06/2014 07/06/2014 08/06/2014 09/06/2014 10/06/2014 11/06/2014 12/06/2014 01/07/2014 02/07/2014 03/07/2014 04/07/2014 05/07/2014 06/07/2014 07/07/2014 08/07/2014 09/07/2014 10/07/2014 11/07/2014 12/07/2014 01/08/2014 02/08/2014 03/08/2014 04/08/2014 05/08/2014 06/08/2014 07/08/2014 08/08/2014 09/08/2014 10/08/2014 11/08/2014 12/08/2014 01/09/2014 02/09/2014 03/09/2014 04/09/2014 05/09/2014 06/09/2014 07/09/2014 08/09/2014 09/09/2014 10/09/2014 11/09/2014 12/09/2014 01/10/2014 02/10/2014 03/10/2014 04/10/2014 05/10/2014 06/10/2014 07/10/2014 08/10/2014 09/10/2014 10/10/2014 11/10/2014 12/10/2014 01/11/2014 02/11/2014 03/11/2014 04/11/2014 05/11/2014 06/11/2014 07/11/2014 08/11/2014 09/11/2014 10/11/2014 11/11/2014 12/11/2014 01/12/2014 02/12/2014 03/12/2014 04/12/2014 05/12/2014 06/12/2014 07/12/2014 08/12/2014 09/12/2014 10/12/2014 11/12/2014 12/12/2014	01/01/2014 REVISÃO 02/01/2014 03/01/2014 04/01/2014 05/01/2014 06/01/2014 07/01/2014 08/01/2014 09/01/2014 10/01/2014 11/01/2014 12/01/2014 01/02/2014 02/02/2014 03/02/2014 04/02/2014 05/02/2014 06/02/2014 07/02/2014 08/02/2014 09/02/2014 10/02/2014 11/02/2014 12/02/2014 01/03/2014 02/03/2014 03/03/2014 04/03/2014 05/03/2014 06/03/2014 07/03/2014 08/03/2014 09/03/2014 10/03/2014 11/03/2014 12/03/2014 01/04/2014 02/04/2014 03/04/2014 04/04/2014 05/04/2014 06/04/2014 07/04/2014 08/04/2014 09/04/2014 10/04/2014 11/04/2014 12/04/2014 01/05/2014 02/05/2014 03/05/2014 04/05/2014 05/05/2014 06/05/2014 07/05/2014 08/05/2014 09/05/2014 10/05/2014 11/05/2014 12/05/2014 01/06/2014 02/06/2014 03/06/2014 04/06/2014 05/06/2014 06/06/2014 07/06/2014 08/06/2014 09/06/2014 10/06/2014 11/06/2014 12/06/2014 01/07/2014 02/07/2014 03/07/2014 04/07/2014 05/07/2014 06/07/2014 07/07/2014 08/07/2014 09/07/2014 10/07/2014 11/07/2014 12/07/2014 01/08/2014 02/08/2014 03/08/2014 04/08/2014 05/08/2014 06/08/2014 07/08/2014 08/08/2014 09/08/2014 10/08/2014 11/08/2014 12/08/2014 01/09/2014 02/09/2014 03/09/2014 	

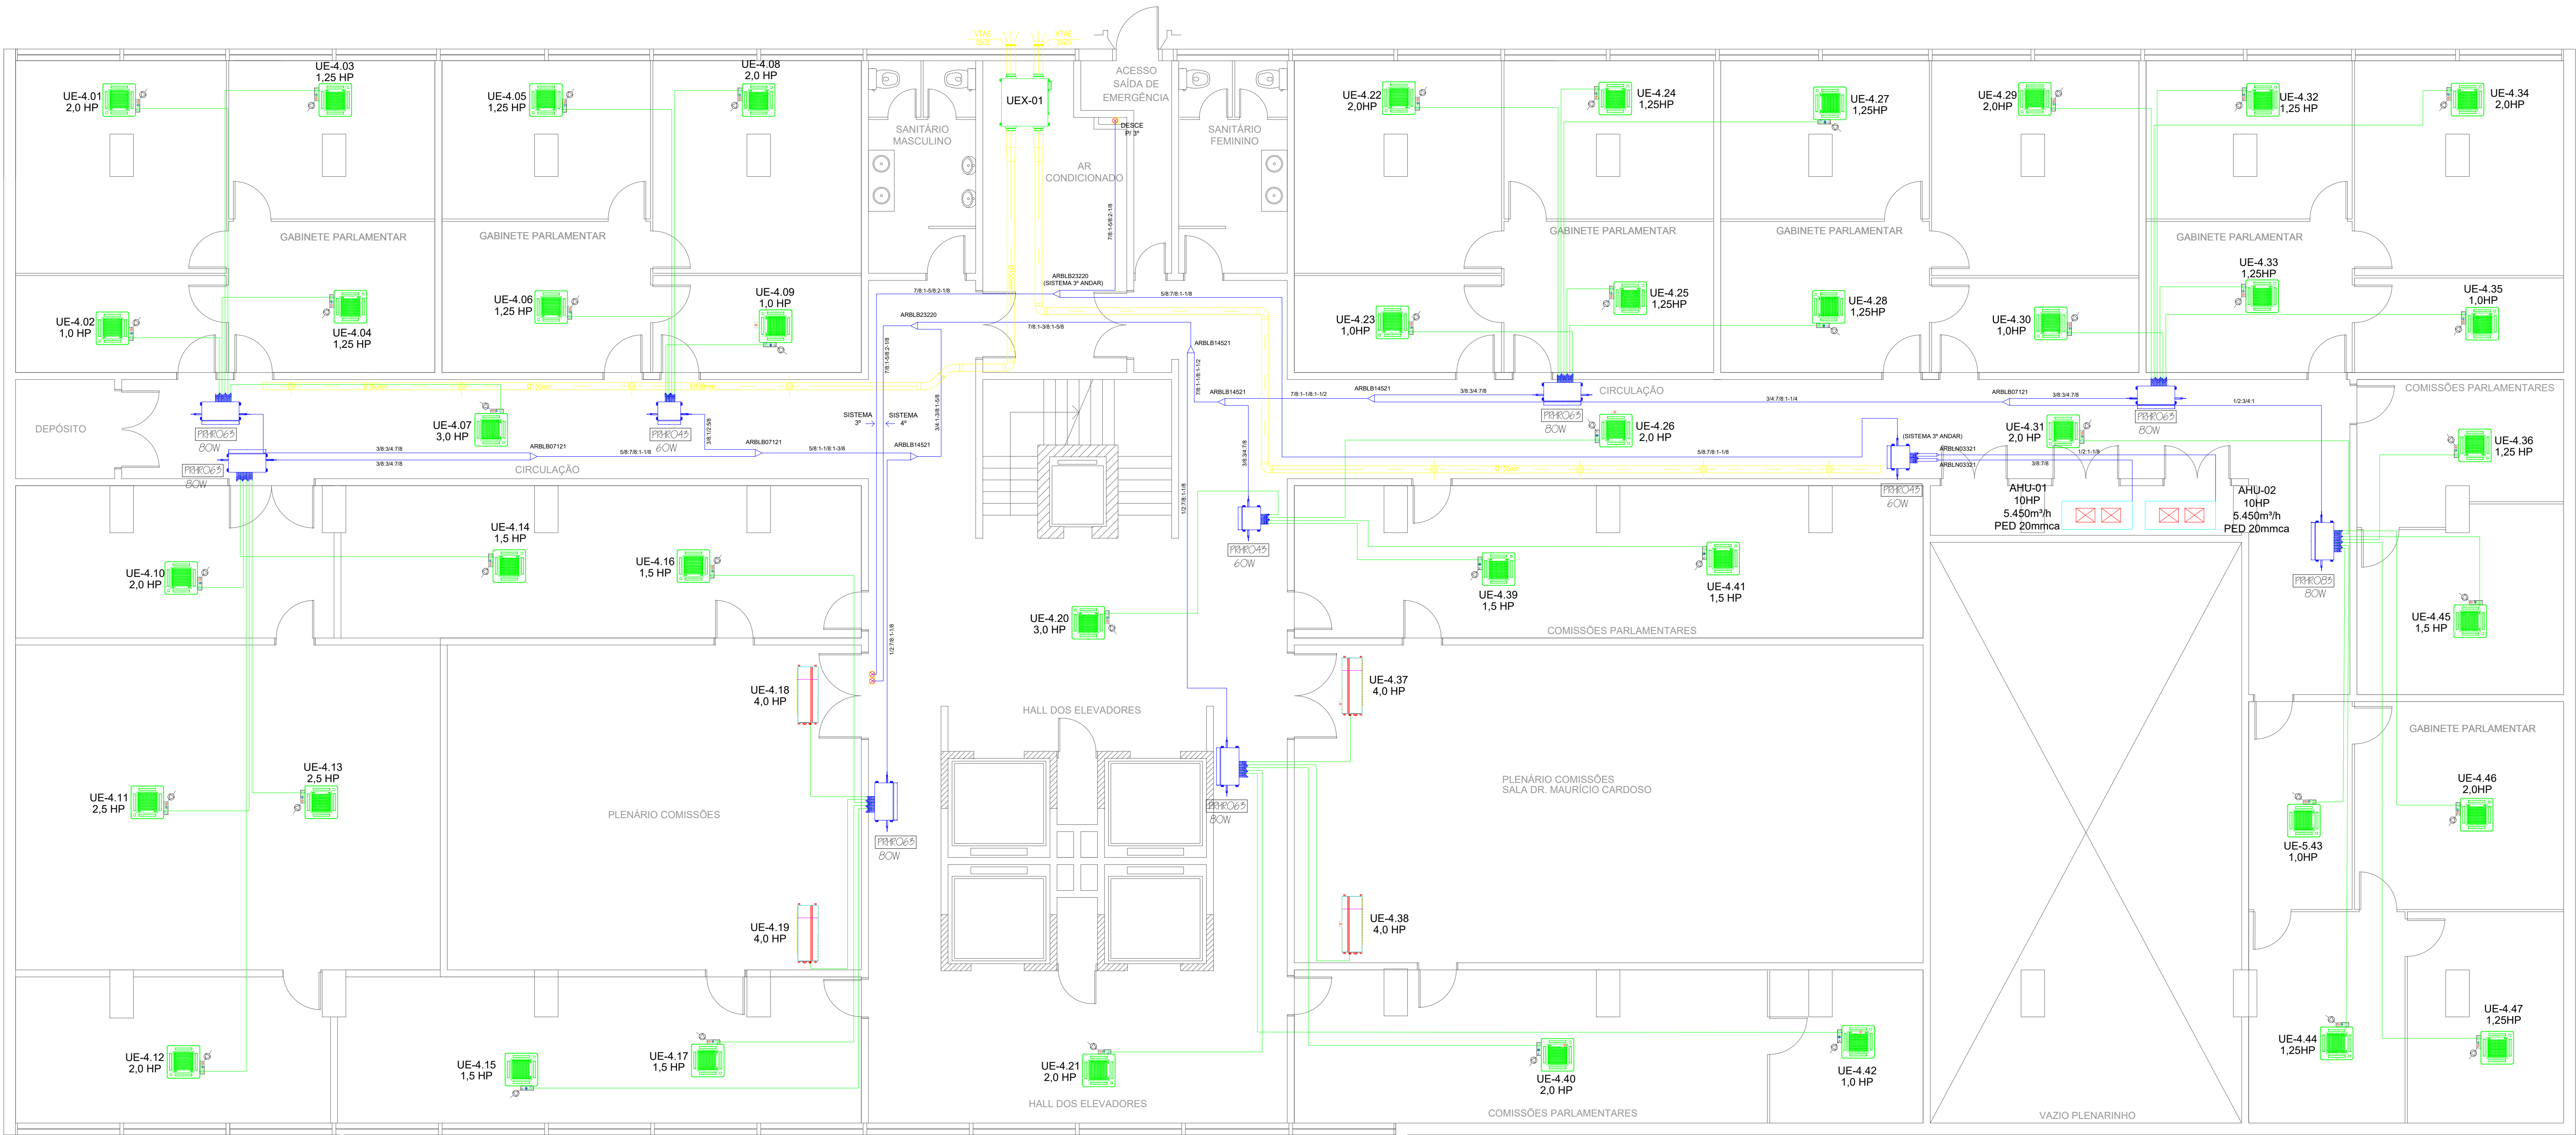


LEGENDA

	Expositores K7 4 vas LG existente A manter
	Unidade ventiladora-exaustora LG LZ-R150 existente A manter
	Expositores tipo dual LG existente A manter
	HR Unit LG PRHR03 - 6 unidades A instalar
	HR Unit LG PRHR03 - 3 unidades A instalar
	HR Unit LG PRHR03 - 1 unidade A instalar
	Tubulação de cobre + isolamento elastomérico exporadora A manter
	Tubulação de cobre + isolamento elastomérico principal A substituir/instalar conforme diâmetro indicado
	Branch LG 1/2" ou A substituir/instalar conforme modelo indicado

04º PAVIMENTO
ESCALA 1:50

DIAGRAMA LATS

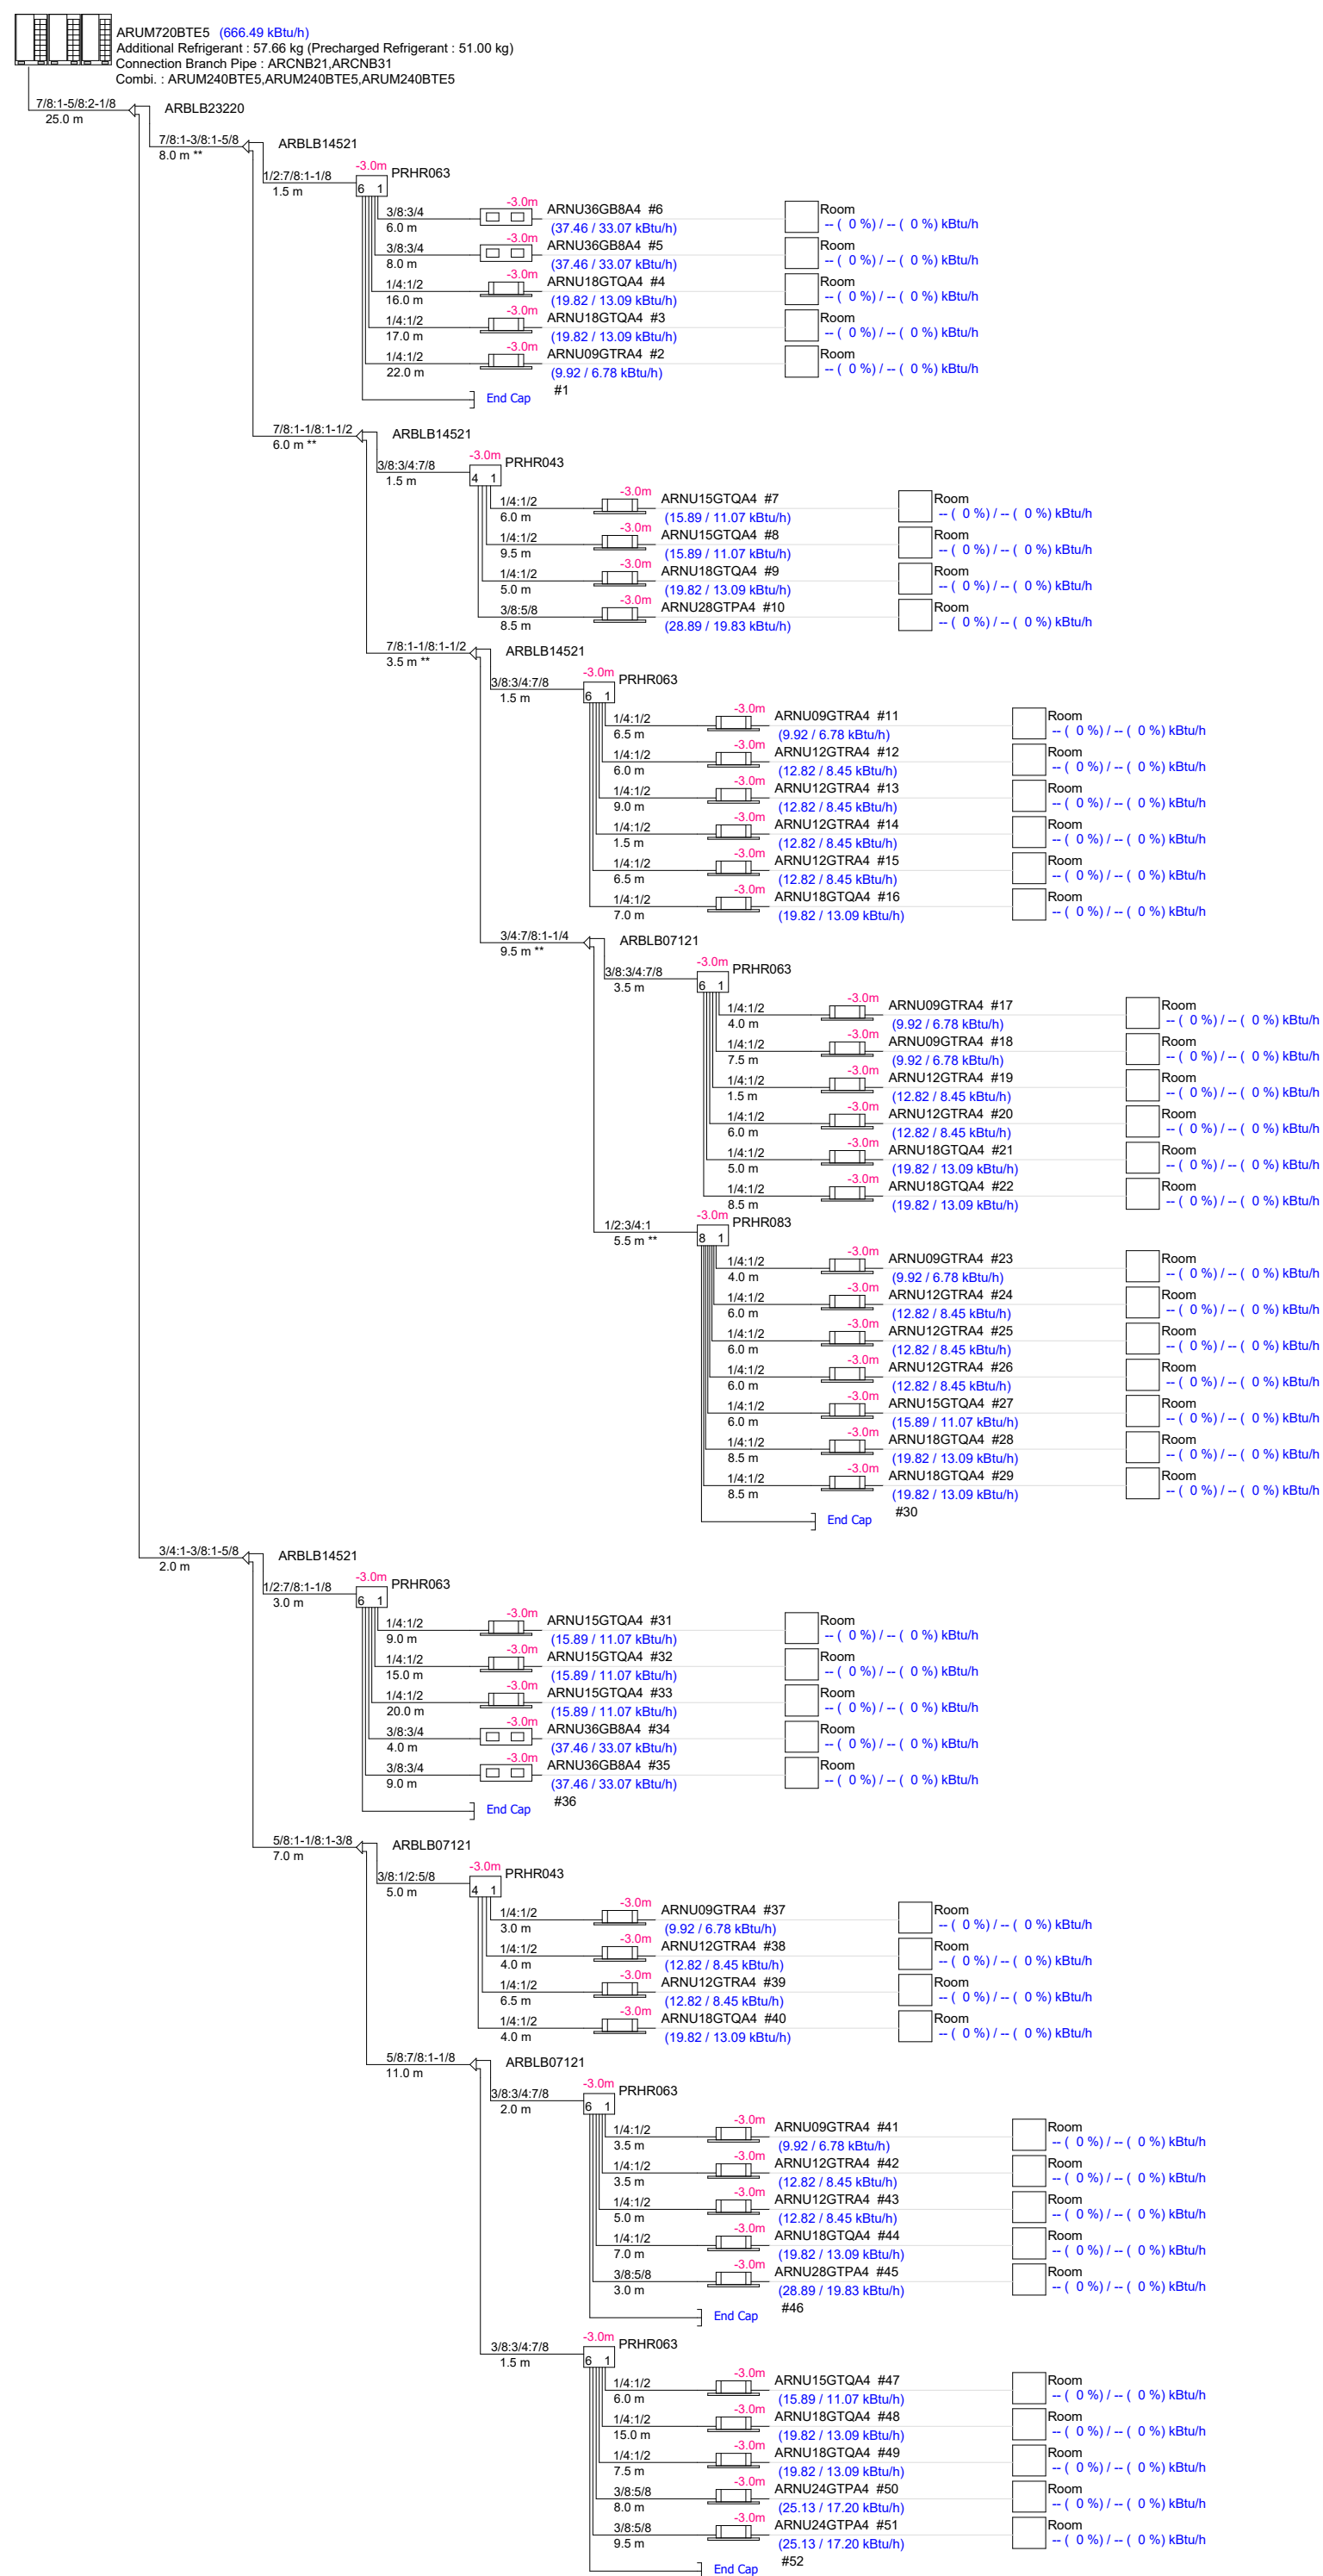

QUADRANTE
SISTEMAS DE CLIMATIZAÇÃO

Atendimento:
(51) 3086-4312
(51) 3427-2400
contato@quadrantesul.eng.br

Av. Cristóvão Colombo, Nº 2948 conj. 305, Bairro
Floresópolis, Porto Alegre - RS
CEP: 91060-003

Resp. Técnico: Maurício B. de Carvalho - CREARS 159180
www.quadrantesul.eng.br

PROJETO DE CLIMATIZAÇÃO
Praça Marechal Deodoro, 101, Centro Histórico, Porto Alegre - RS
ALRS - PALÁCIO FARROUPILHA - ADAPTAÇÃO HR
PLANTA BAIXA - 4º PAVIMENTO

REVISÃO: 01
AUTOR: 01/2024
DATA: 01/2024
ESCALA: 1:50

2/2