

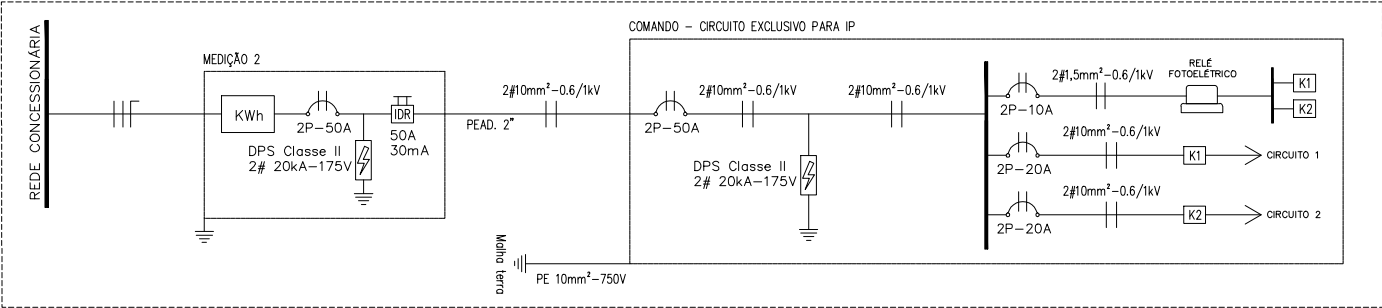


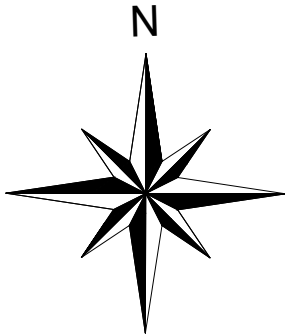

Quadro de cargas										
Circuito	Referência	Fases	Luminária pública 200W	Tensão [V]	Carga instalada [W]	FP	Carga instalada [VA]	Carga fases [VA]		
								A	B	C
1	P1-P2-P3-P4-P5	AB	10	220	2000	0,98	2.040,82	1.020,41	1.020,41	x
2	P6-P7-P8-P9-P10	AB	10	220	2000	0,98	2.040,82	1.020,41	1.020,41	x

GERAL - medição 02										
Circuito	Referência	Fases	Tensão [V]	Carga instalada [VA]	Corrente [A]	L (m)	Δv [V]	Δv (%)	C. Fase	C. Terra
0	Medição	AB	220	4.081,63	19,49	22	1,47	0,67	2#10mm²	10mm²
1	P1-P2-P3-P4-P5	AB	220	2.040,82	9,74	120	4,02	1,83	2#10mm²	10mm²
2	P6-P7-P8-P9-P10	AB	220	2.040,82	9,74	150	5,03	2,29	2#10mm²	10mm²

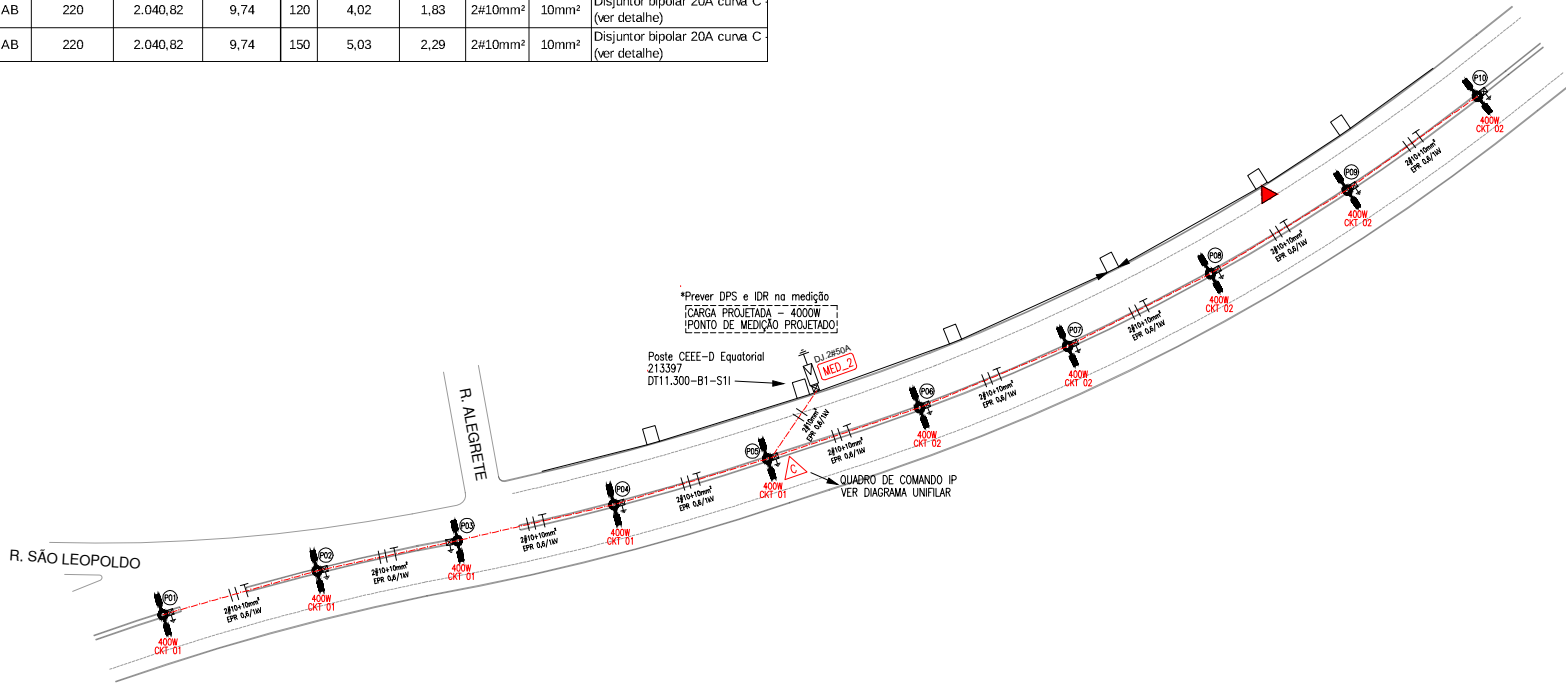

PREFEITURA MUNICIPAL DE IMBÉ/RS
DEPARTAMENTO DE EFICIÊNCIA ENERGÉTICA

SECRETÁRIO MUNICIPAL: _____ RESP.TÉCNICO: LUCAS MARTINS WOLKER
CREA RS 252418

OBRA: CIRCUITO EXCLUSIVO PARA ILUMINAÇÃO PÚBLICA
ENDEREÇO: AV. NILZA COSTA GODOY, CENTRO - IMBÉ/RS

CONTEÚDO: UNIFILAR - TRECHO 02
DATA: 10/2025 ESCALA: 1/1000

PRANCHA:
05/08