




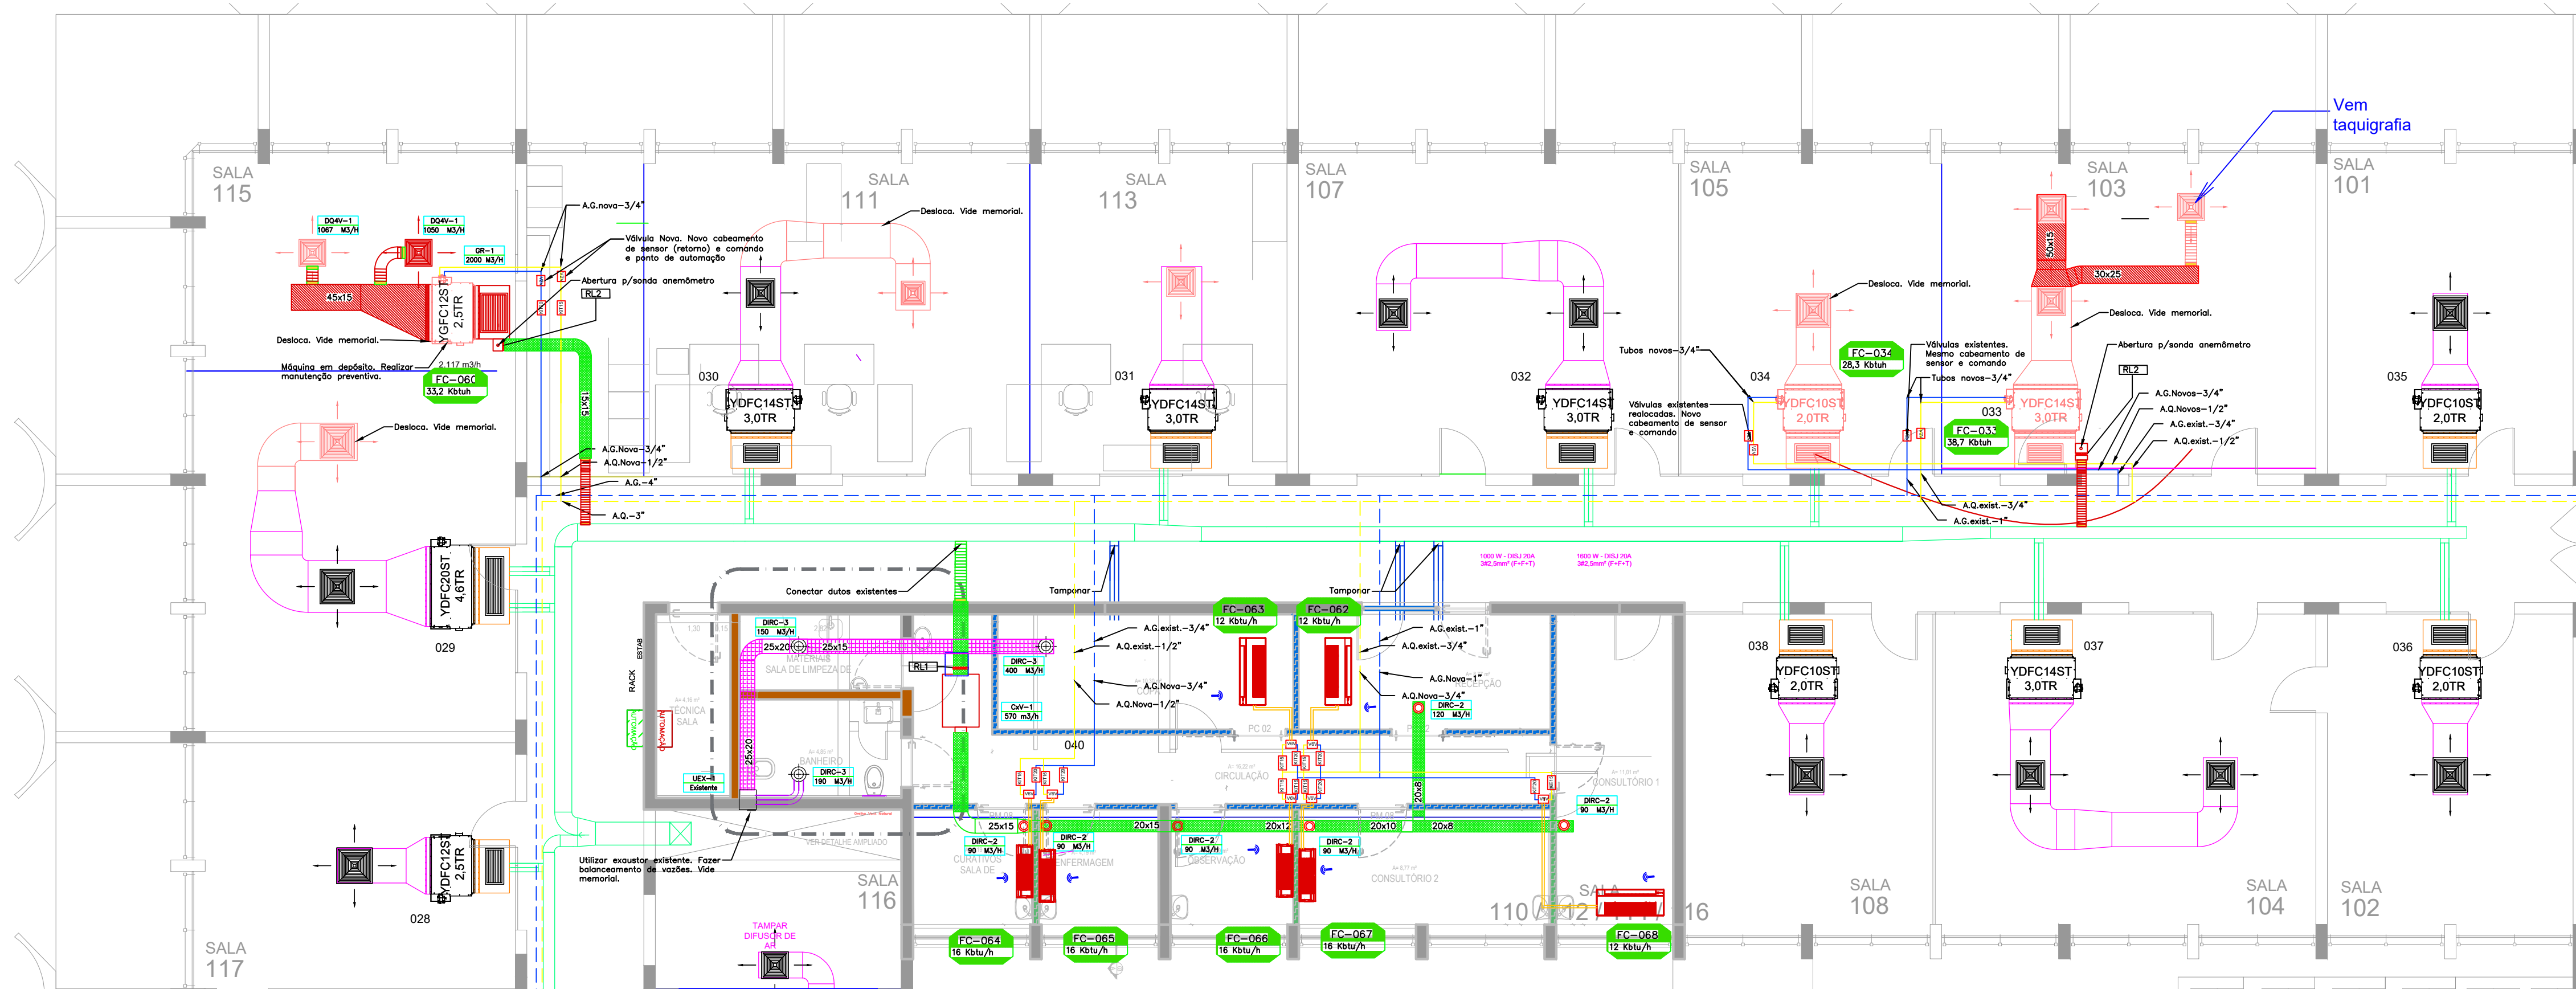


Planta Baixa Fachada norte
1/75

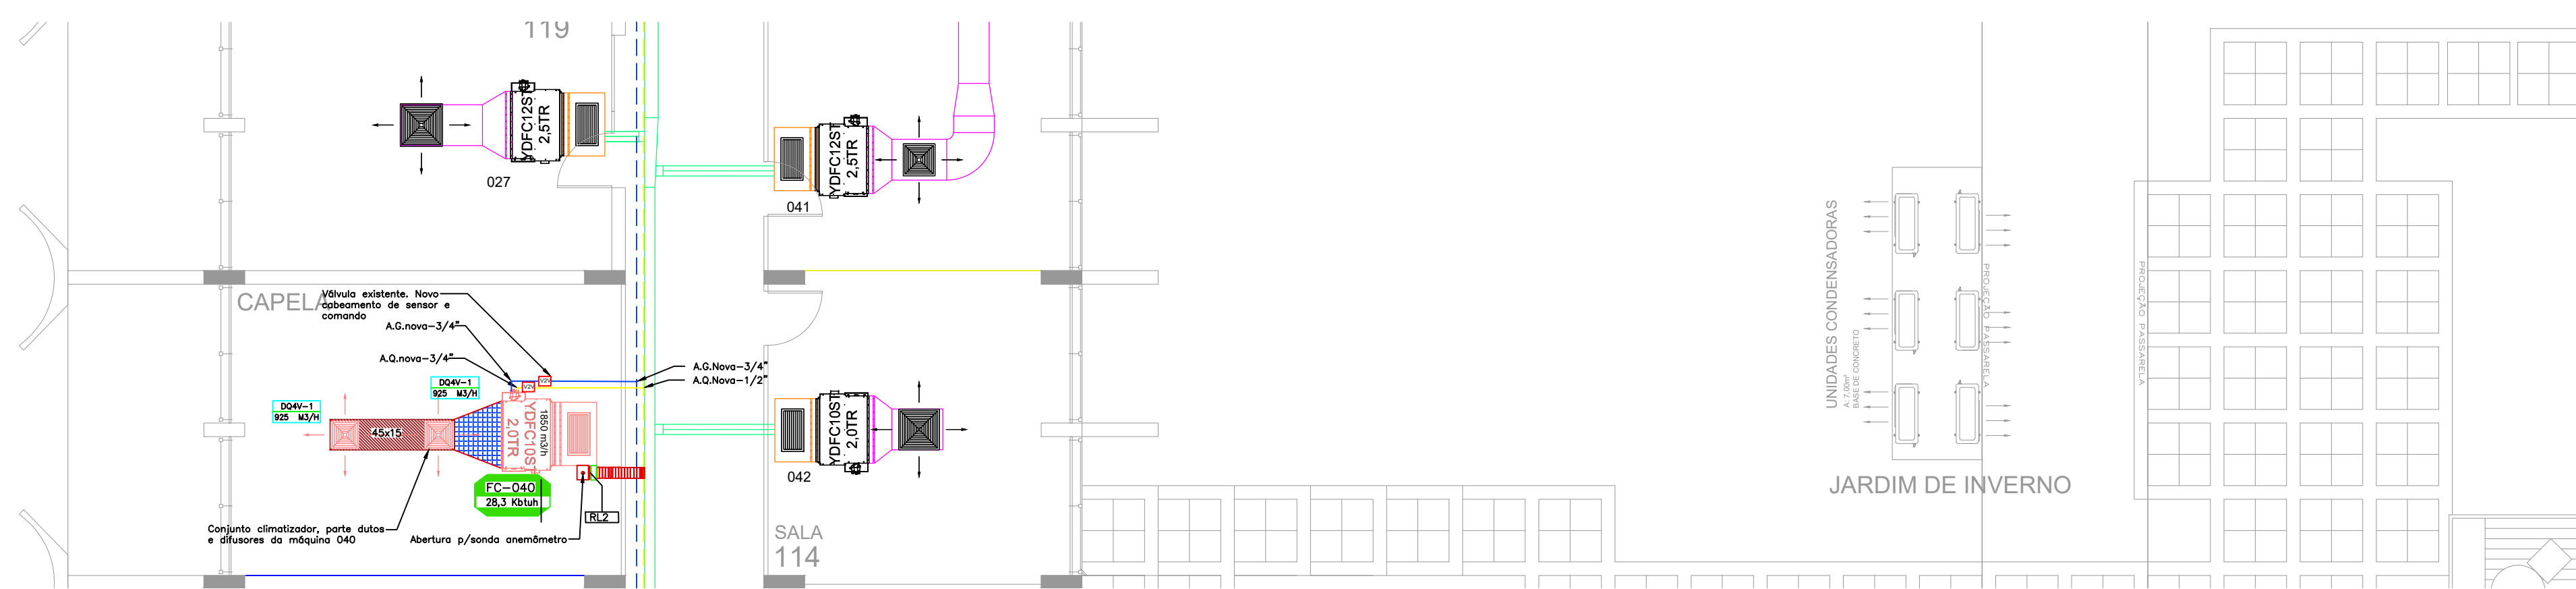

Planta Baixa Sala 169 e taquigrafia
scala: 1/75

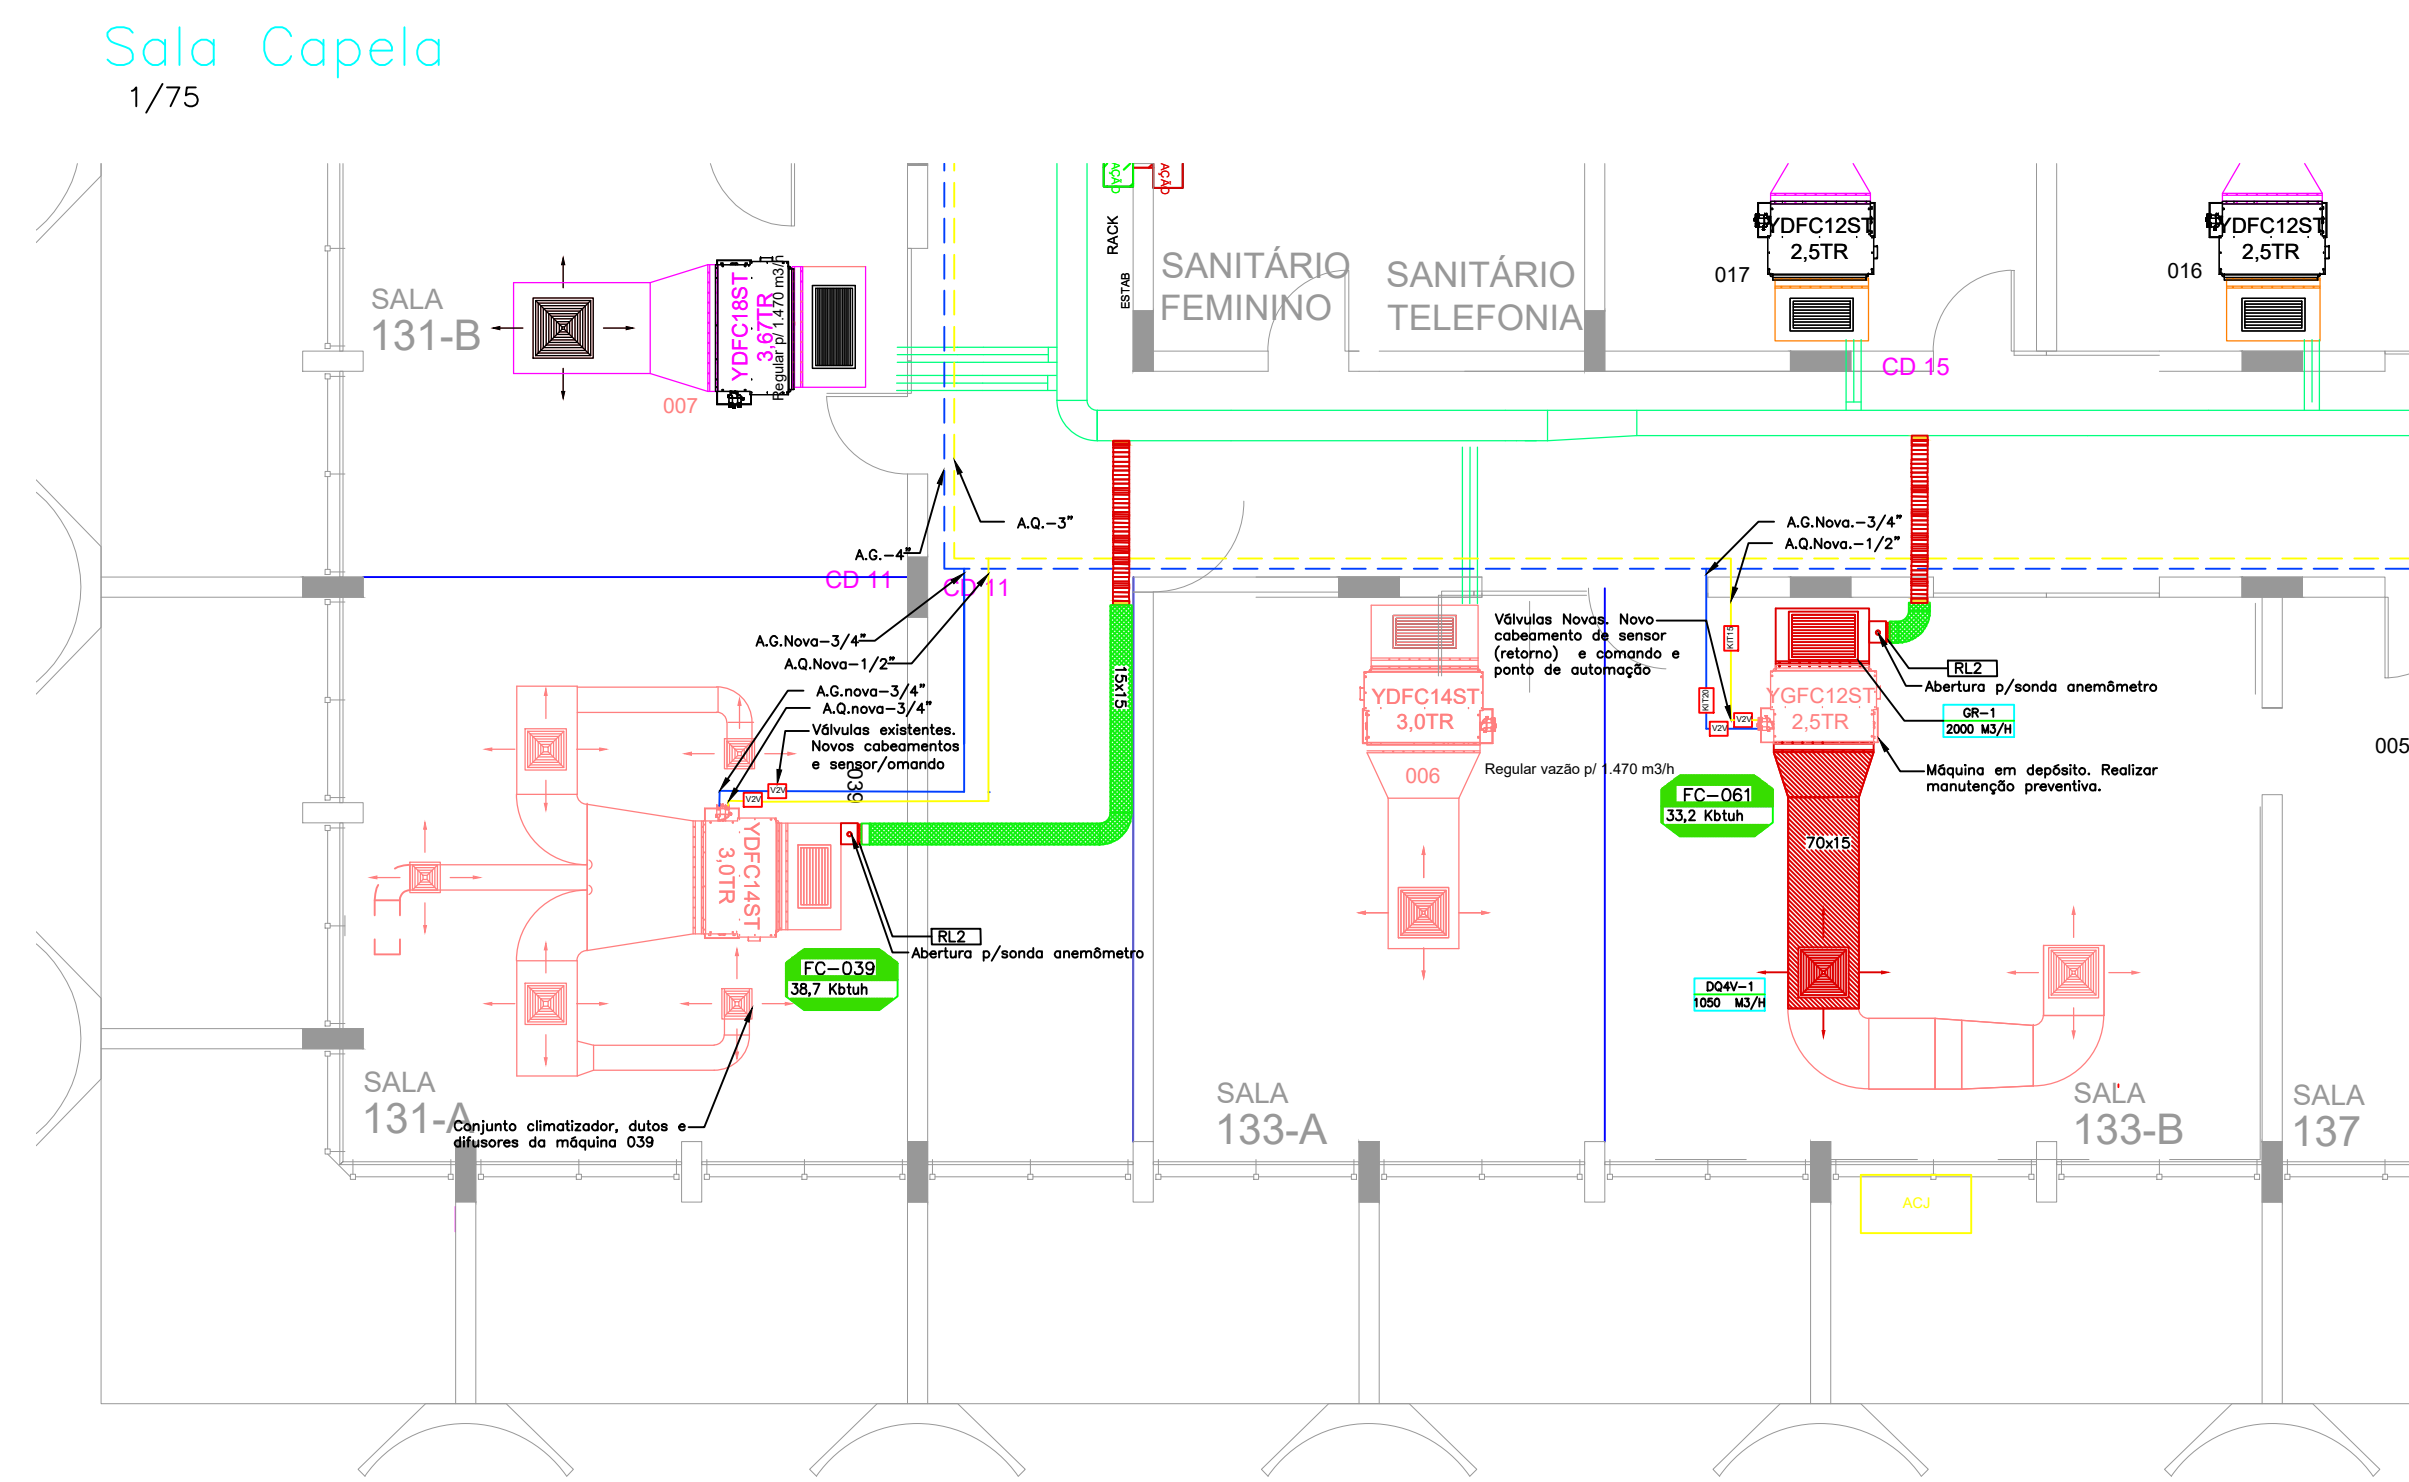

Salas 131 e 133
1/75

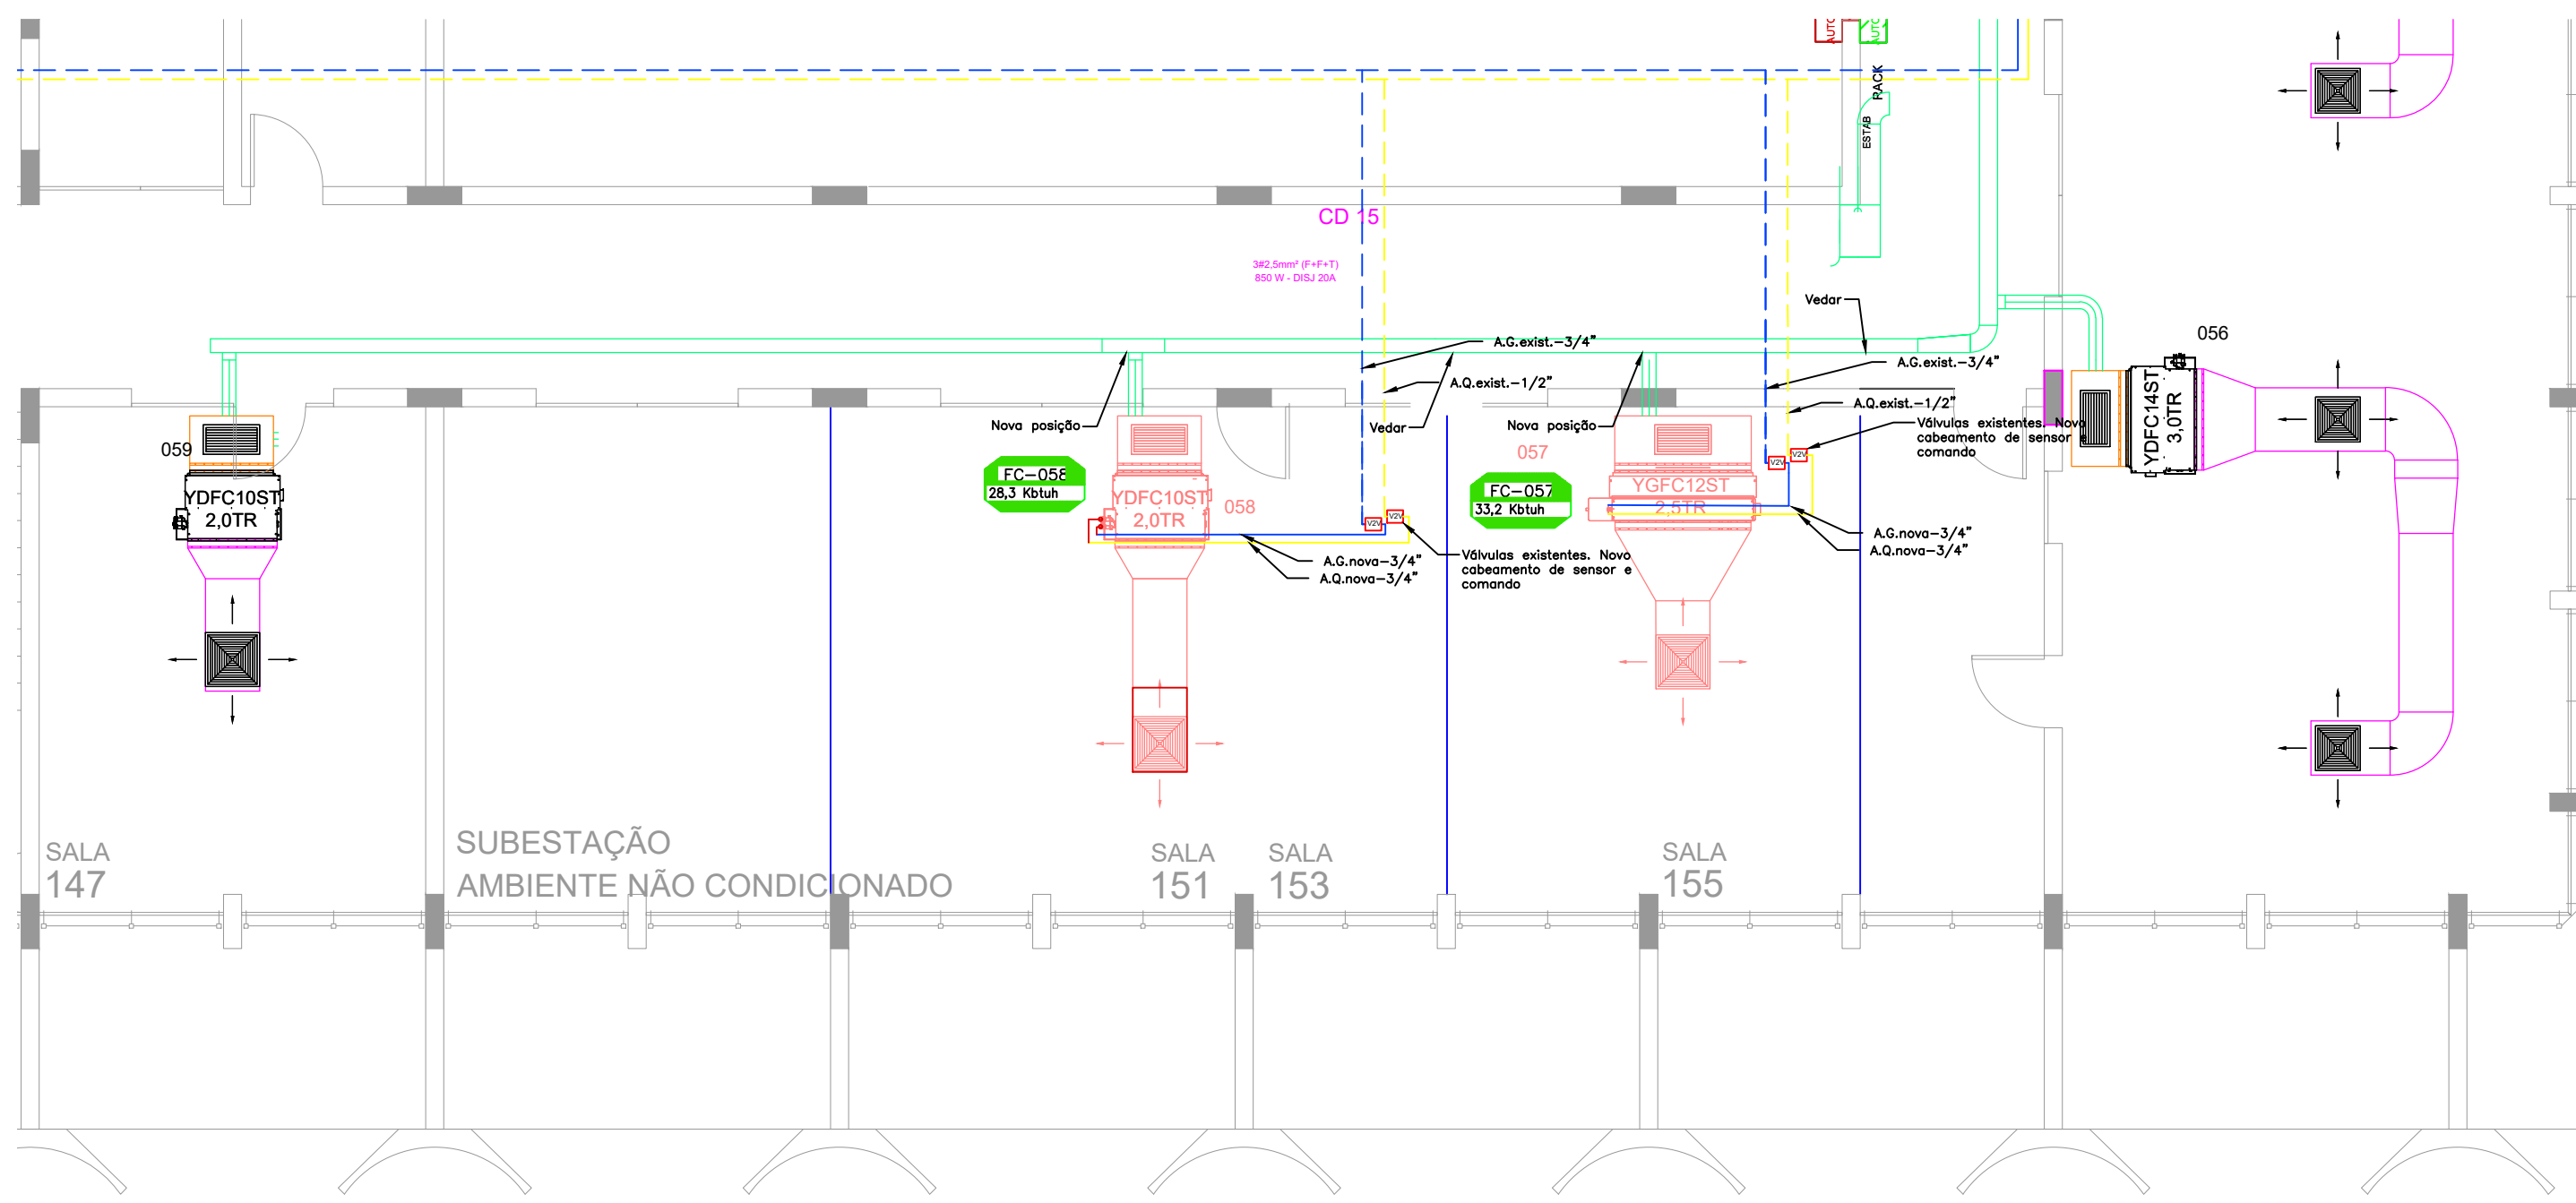


Salas 151/153 e 153
1/75


CAVALETE HIDRÁULICO- COMPONENTES E QUANTIDADES

Item	Tag/MPA	Ambiente de Destino	Capacidade	Válvula de Bloqueio Avanço Água Gelada (Diâmetro)	Válvula de Bloqueio Retorno Água Gelada (Diâmetro)	Válvula de Bloqueio Avanço Água Quente (Diâmetro)	Válvula de Bloqueio Retorno Água Quente (Diâmetro)	Válvula de Controle-balanc. 2 vias Água Quente (Diâmetro)	Válvula de Controle-balanc. 2 vias Água Quente (Diâmetro)	Válvula de Controle 6 vias Água Quente/Gelada (Diâmetro)	Válvula de Balanceamento Água Gelada (Diâmetro)	Válvula de Balanceamento Água Quente (Diâmetro)	Poço para sensor Avanço Água Gelada (Diâmetro)	Poço para sensor Retorno Água Gelada (Diâmetro)	Poço para sensor Avanço Água Quente (Diâmetro)	Poço para sensor Retorno Água Quente (Diâmetro)	Niple duplo/belho/ Tubulação Flexível para Avanço Água Gelada (Diâmetro)	Niple duplo/belho/ Tubulação Flexível para Retorno Água Gelada (Diâmetro)	Niple duplo/belho/ Tubulação Flexível para Avanço Água Quente (Diâmetro)	Niple duplo/belho/ Tubulação Flexível para Retorno Água Quente (Diâmetro)	Filtro Y para Água Gelada (Diâmetro)	Filtro Y para Água Quente (Diâmetro)
5	FC060	Sala 115	2,5TR	3/4"	1/2"	3/4"	1/2"	DN15					3/4"	3/4"	1/2"	1/2"	3/4"	3/4"	1/2"	1/2"	3/4"	1/2"
9	FC061	133-Ae 133-B	2,5TR	3/4"	1/2"	3/4"	1/2"	DN20	DN15				3/4"	3/4"	1/2"	1/2"	3/4"	3/4"	1/2"	1/2"	3/4"	1/2"
12	FC062	Recepção	1,0TR	3/4"	1/2"	3/4"	1/2"			DN15	DN15	DN15	3/4"	3/4"	1/2"	1/2"	3/4"	3/4"	1/2"	1/2"	3/4"	1/2"
13	FC063	Copa	1,0TR	3/4"	1/2"	3/4"	1/2"			DN15	DN15	DN15	3/4"	3/4"	1/2"	1/2"	3/4"	3/4"	1/2"	1/2"	3/4"	1/2"
14	FC064	Sala de Curativos	1,3TR	3/4"	1/2"	3/4"	1/2"			DN15	DN15	DN15	3/4"	3/4"	1/2"	1/2"	3/4"	3/4"	1/2"	1/2"	3/4"	1/2"
15	FC065	Enfermagem	1,3TR	3/4"	1/2"	3/4"	1/2"			DN15	DN15	DN15	3/4"	3/4"	1/2"	1/2"	3/4"	3/4"	1/2"	1/2"	3/4"	1/2"
16	FC066	Observação	1,3TR	3/4"	1/2"	3/4"	1/2"			DN15	DN15	DN15	3/4"	3/4"	1/2"	1/2"	3/4"	3/4"	1/2"	1/2"	3/4"	1/2"
17	FC067	Consultório 2	1,3TR	3/4"	1/2"	3/4"	1/2"			DN15	DN15	DN15	3/4"	3/4"	1/2"	1/2"	3/4"	3/4"	1/2"	1/2"	3/4"	1/2"
18	FC068	Consultório 1	1,0TR	3/4"	1/2"	3/4"	1/2"			DN15	DN15	DN15	3/4"	3/4"	1/2"	1/2"	3/4"	3/4"	1/2"	1/2"	3/4"	1/2"




CAVALETE HIDRÁULICO COM VÁLVULA DE CONTROLE E BALANCEAMENTO

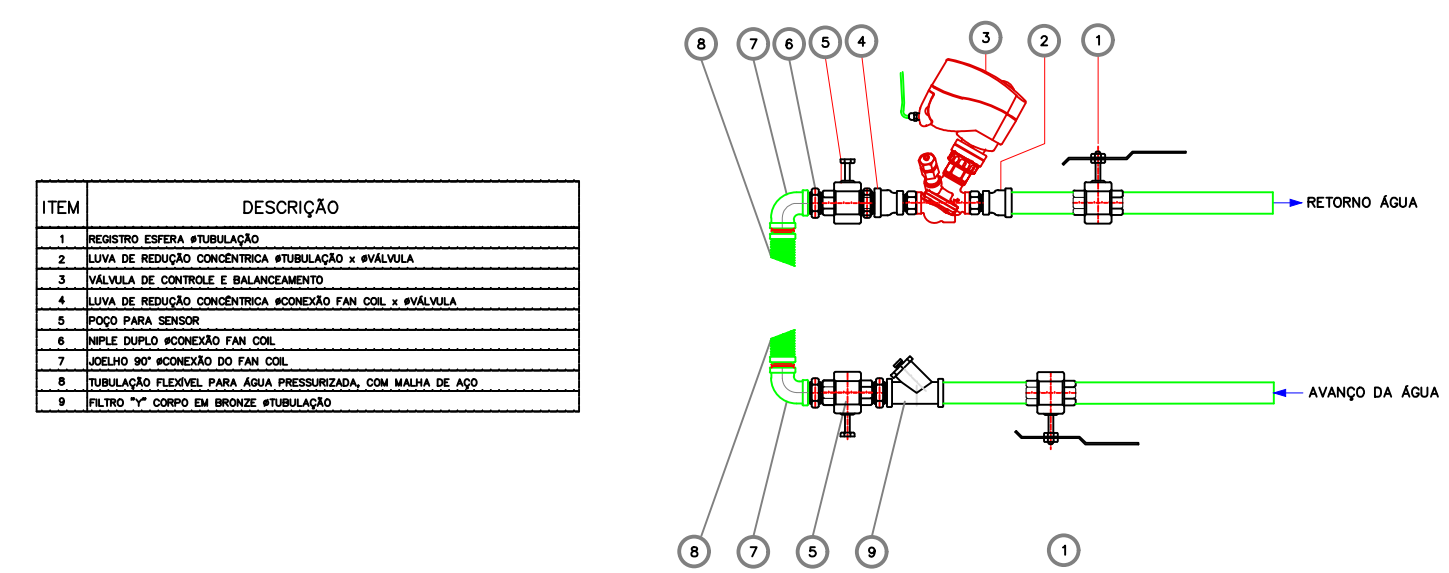

CAVALETE HIDRÁULICO TÍPICO

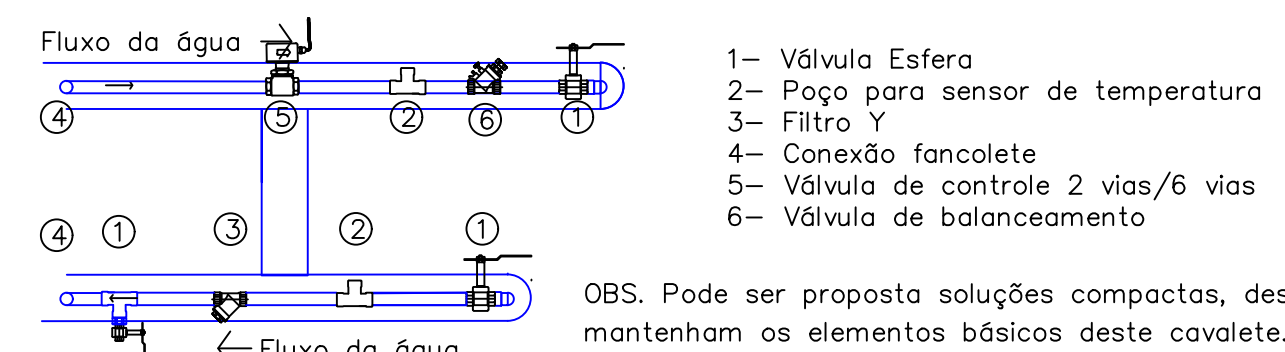

Obs. Pode ser proposta soluções compactas, desde mantenham os elementos básicos deste cavalete.

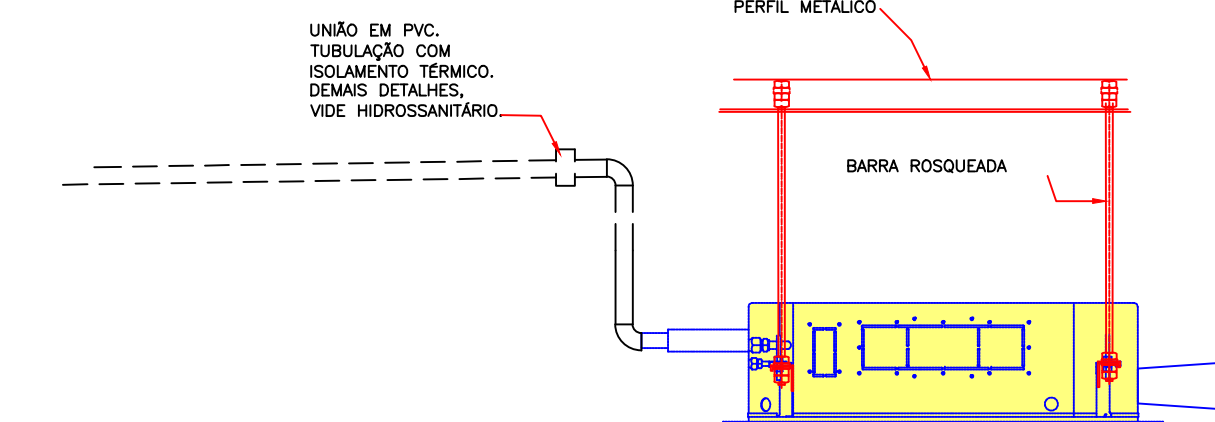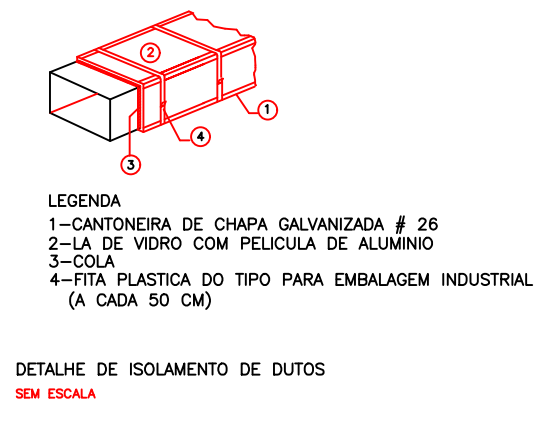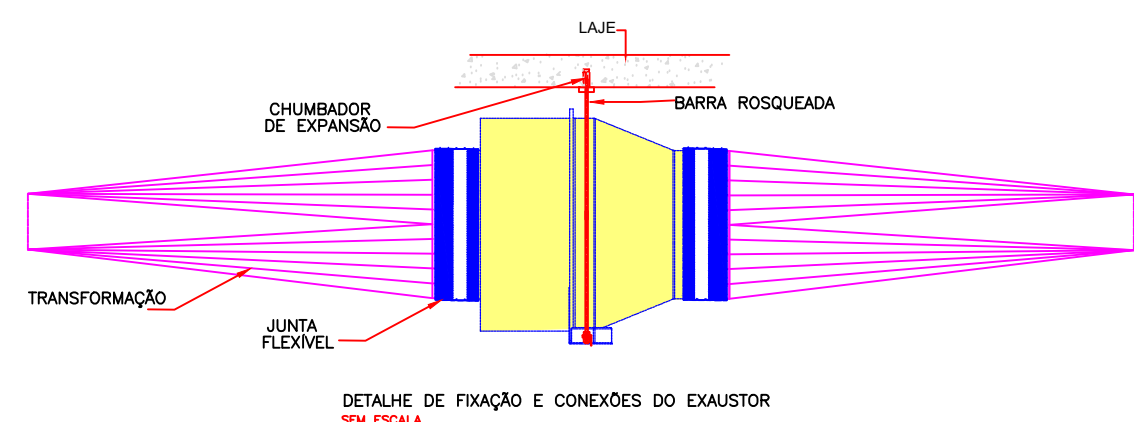

LEGENDA	
FE	FANCOIL
UEX	UNIDADE EXAUSTORA
CVX	CAIXA DE VENTILAÇÃO COM FILTRAGEM FB
DQ4V	DIFUSOR QUADRADO DE 4 VIAS
DIRC	DIFUSOR INSUFILAMENTO E RETORNO CIRCULAR
GIR	GRELHA INSUFILAMENTO E RETORNO
GR	GRELHA DE RETORNO
RL	REGISTRO LEVE DE MULTIPALHETAS COM LÂMINAS OPOSTAS
QE	QUADRO ELÉTRICO
KIT 15	ACESSÓRIOS DO CAVALETE HIDRÁULICO, DN 15. VIDE DETALHES
KIT 20	ACESSÓRIOS DO CAVALETE HIDRÁULICO, DN 20. VIDE DETALHES
DIS	DISPOSITIVO DE EXAUSTÃO
PO	PONTO DE DRENAGEM TUBO Ø3/4"-ISOLADO NOS TRECHOS ACIMA DO FORRO
PO	PONTO DE FORÇA NA TENSÃO E POTÊNCIA INDICADA - C/ ATERRAMENTO
AL	ALÇAPÃO DE ACESSO AS CONEXÕES
PC	PAINEL DE CONTROLE
COL	COLARINHO COM REGISTRO BORBOLETA
PO	PONTO DE DRENAGEM - Ø3/4"
RA	RAIO SIFONADO Ø100 mm / Ø100 mm
TS	SENSOR DE TEMPERATURA
COM	COMANDO ATRAVÉS DO CONTROLE REMOTO
---	TUBULAÇÃO DE ÁGUA QUENTE EXISTENTE
---	TUBULAÇÃO DE ÁGUA GELADA EXISTENTE
---	TUBULAÇÃO DE ÁGUA QUENTE A EXECUTAR
---	TUBULAÇÃO DE ÁGUA GELADA A EXECUTAR
---	TUBULAÇÃO DE COBRE A EXECUTAR
---	DUTOS DE EXAUSTÃO A SEREM EXECUTADOS
---	DUTOS DE AR EXTERIOR A SEREM EXECUTADOS
---	DUTOS DE INSUFILAMENTO CDM ISOLAMENTO TÉRMICO A SEREM EXECUTADOS

TODAS AS MEDIDAS DEVEM SER CONFERIDAS NO LOCAL

AIR SUPPLY SERVIÇOS
Av. Loureiro da Silva, 255, Centro Histórico, Porto Alegre, RS.

CÂMARA MUNICIPAL DE PORTO ALEGRE

Projeto: PLANTA BAIXA-AMBIENTES A REFORMAR

PROPRIETÁRIO

PROPRIETÁRIO

PROPRIETÁRIO

PROPRIETÁRIO

PROPRIETÁRIO

PROPRIETÁRIO

PROPRIETÁRIO