






PROPRIETÁRIO:			
E.M.E. FUNDAMENTAL DEMÉTRIO MOREIRA DA LUZ			
 MICHAEL DE MELO JACOB CREA-RS 152294-0 RUA DIEGO MARTINS COSTA N° 305 CEP 95200-000 - VACARIA-RS			
CIDADE:	ASS. PROPRIETÁRIO:		
SAO MARCOS - RS			
ÁREA CONSTRUIDA:	ASS. RESP. TÉCNICO:		
211,00 m²			
DATA:	ESCALA:	DESENHO:	FRANCHA:
06 / 2014	1:100	CARLOS P.	
ASSUNTO:			
Planta Baixa PPCI N°1175/1 - 2° ANDAR			

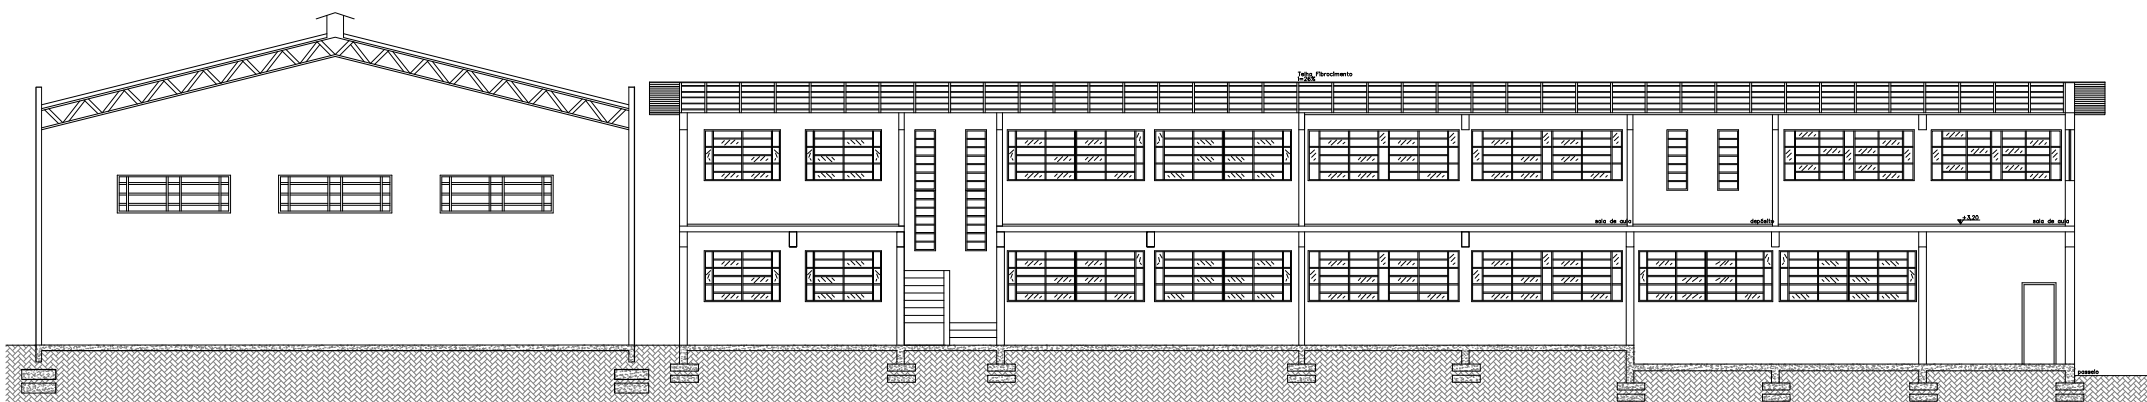

CORTE A - A

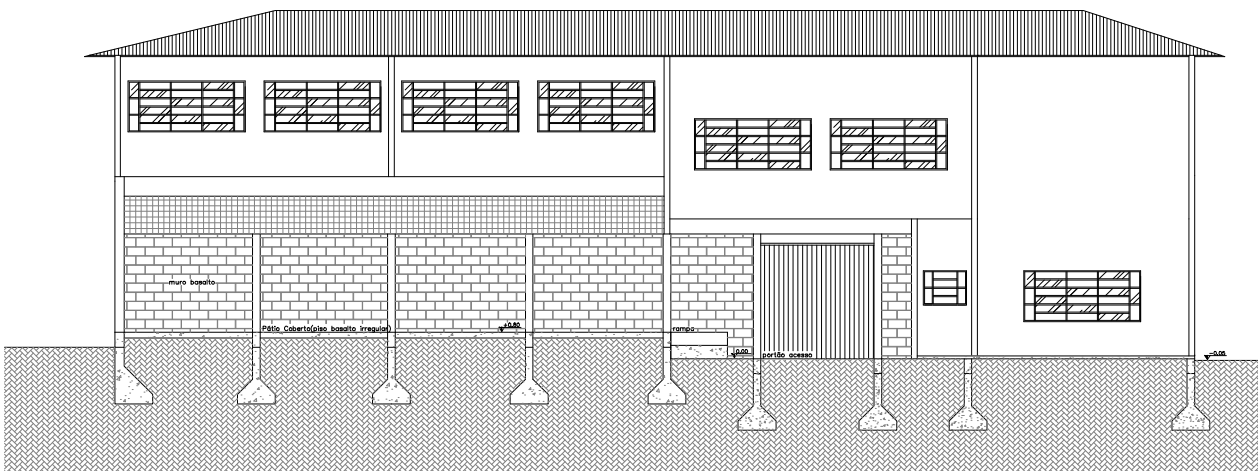


FACHADA SUL

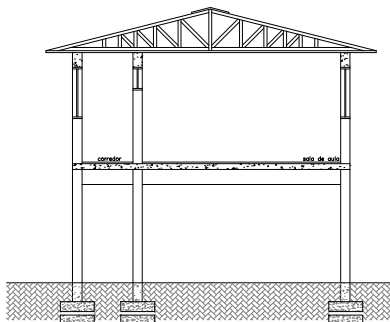

CORTE B - B

PROPRIETÁRIO:			
E.M.E. FUNDAMENTAL DEMÉTRIO MOREIRA DA LUZ			
Micael de Melo Jacobi			
CRA 151.155.290			
RUA DECKO MARTINS COSTA N.º 305 CEP 95200-000 - VACARIA RS			
CIDADE:	ASS. PROPRIETÁRIO:		
530 INVEÇOS - RS			
ÁREA CONSTRUIDA:	ASS. RESP. TÉCNICO:		
219,00 m²			
DATA:	ESCALA:	DESENHO:	BRANCHA:
06 / 2014	1 : 100	CARLOS P.	
ASSUNTO:	Fachada e Cortes PPCINº 1175 / 1		03

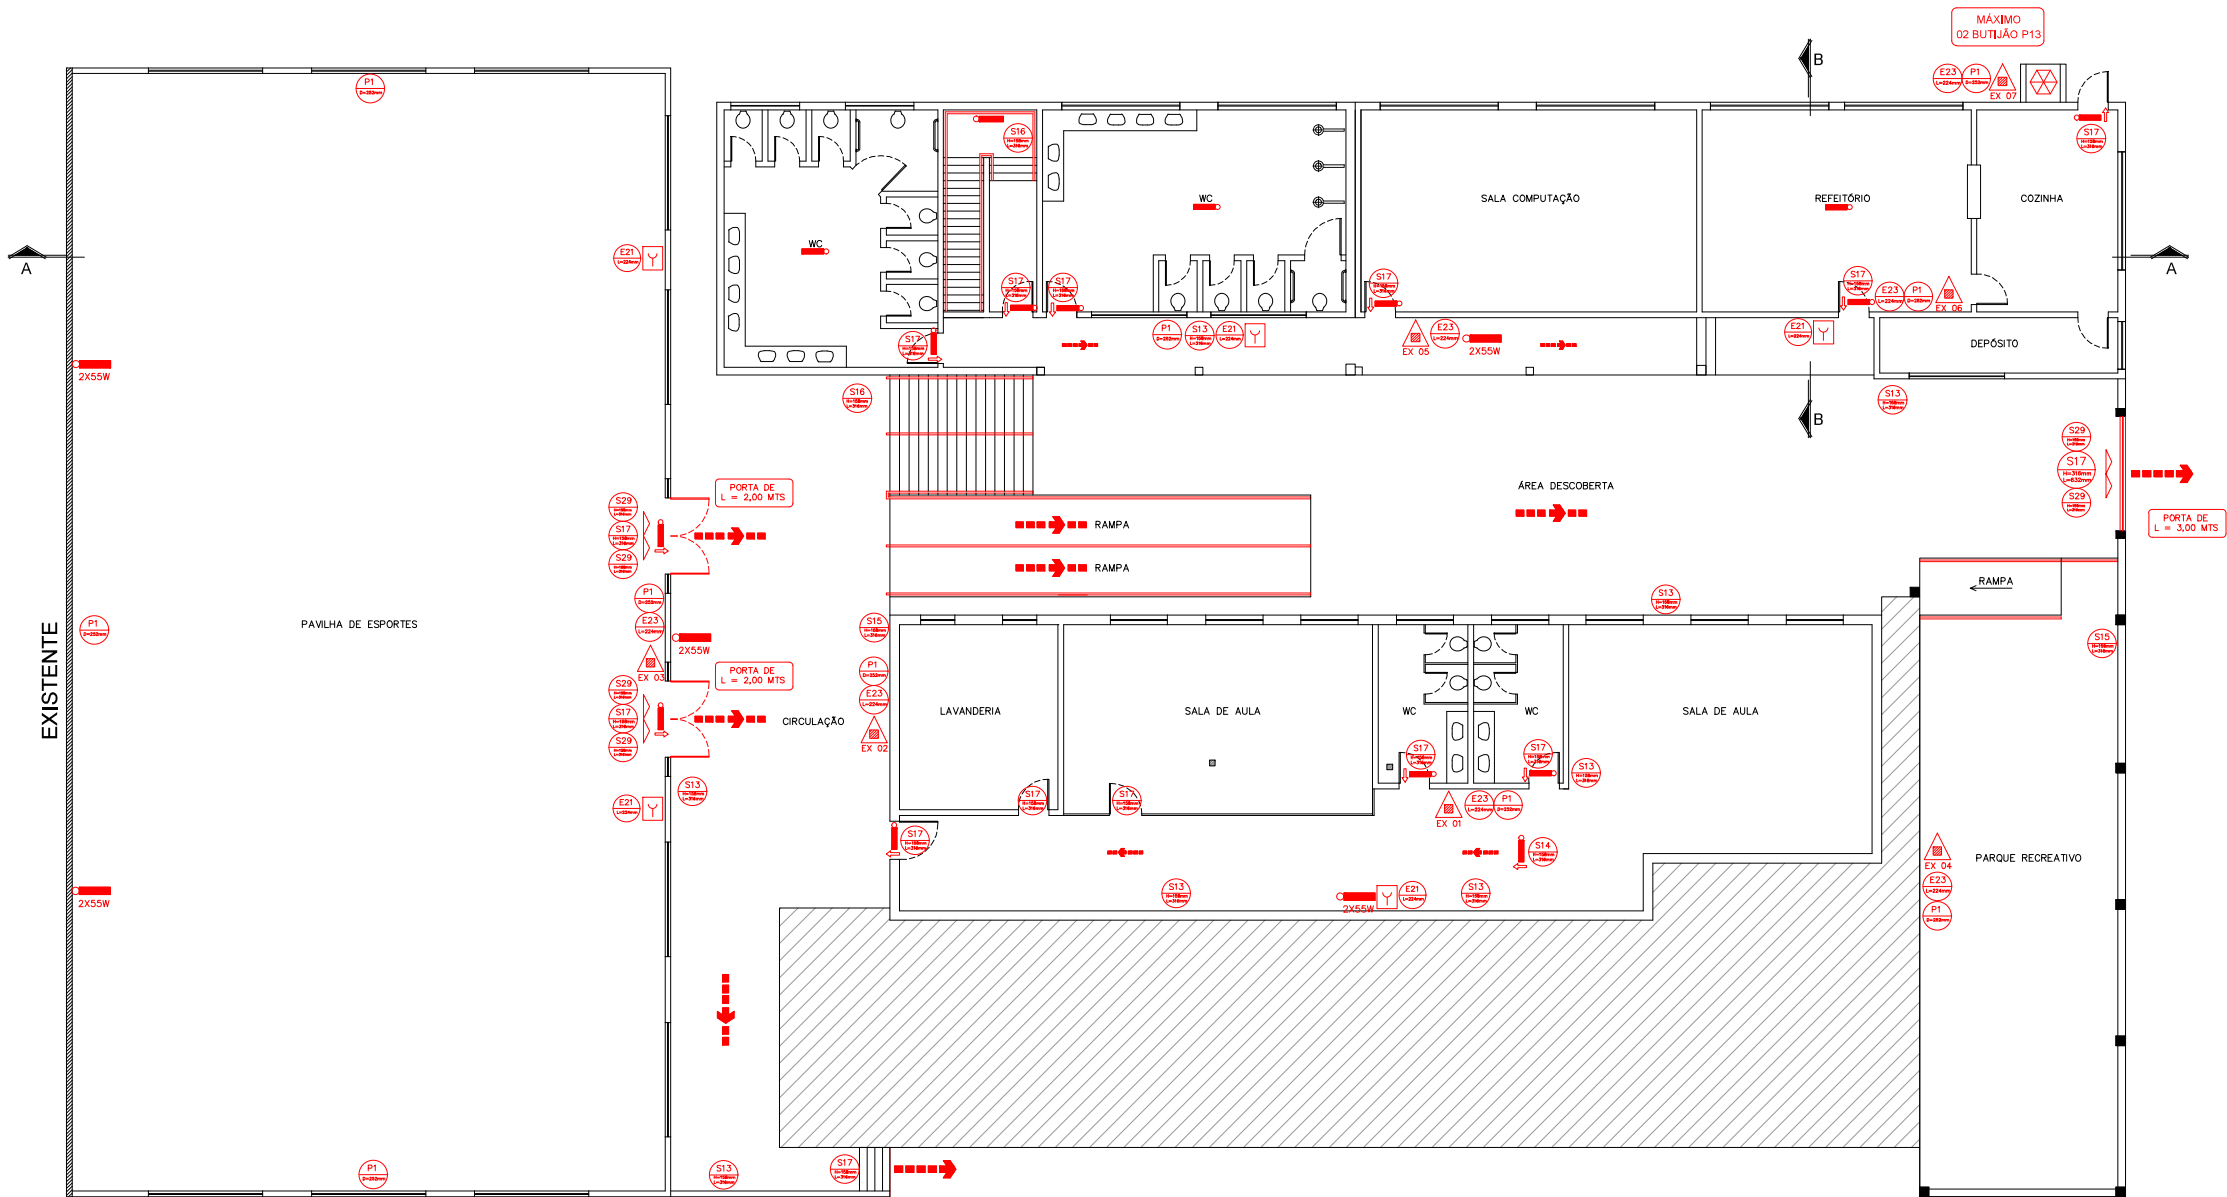

PLANTA BAIXA 1º ANDAR

LEGENDA	
SÍMBOLO	DESCRIÇÃO
	ILUMINAÇÃO DE EMERGÊNCIA TIPO BALIZAMENTO
	ILUMINAÇÃO DE EMERGÊNCIA
	BLOCO AUTÔNOMO DE ILUMINAÇÃO DE EMERGÊNCIA 2X55W
	EXTINTOR INCÊNDIO - TIPO PÓ QUÍMICO ABC
	CENTRAL PREDIAL DE GÁS GLP
	ROTA DE FUGA - DIREÇÃO A SEGUIR
	ROTA DE FUGA - SAÍDA FINAL
	BARRA ANTI - PÂNICO
	HIDRANTE SIMPLES DE COMBATE A INCÊNDIO
	REGISTRO DE RECALQUE SEM RETENÇÃO
	RESERVA DE INCÊNDIO "ÁGUA"
	BOMBA DE RECALQUE DE ÁGUA PARA INCÊNDIO
	ACIONADOR MANUAL DO SISTEMA DE DETECÇÃO DE ALARME
	CENTRAL DE DETECÇÃO DE ALARME

TIPO	CÓDIGO	SÍMBOLO	SIGNIFICADO	DESCRIÇÃO
PLACAS DE SINALIZAÇÃO - NBR 13434	E21		PLACA COMANDO MANUAL DE ALARME OU BOMBA DE INCÊNDIO	Ponto de acionamento de alarme de incêndio ou bomba de incêndio. Deve vir sempre acompanhado de uma mensagem escrita, designando o equipamento acionado por aquele ponto.
	E23		PLACA EXTINTOR DE INCÊNDIO	Indicação de localização dos extintores de incêndio
	E25		PLACA ABRIGO DE MANGUEIRA E HIDRANTE	Indicação do abrigo da mangueira de incêndio com ou sem hidrante no seu interior
	E26		PLACA HIDRANTE DE INCÊNDIO	Indicação da localização do hidrante quando instalado fora do abrigo de mangueiras
	S13		PLACA SAÍDA DE EMERGÊNCIA	Indicação do sentido (esquerda ou direita) de uma saída de emergência. Dimensões mínimas: L = 2,0 H
	S14		PLACA SAÍDA DE EMERGÊNCIA	Indicação de uma saída de emergência a ser atendida acima da porta, para indicar o seu acesso.
	S15		PLACA SAÍDA DE EMERGÊNCIA	a) Indicação do sentido do acesso a uma saída que não esteja apontada. b) Indicação do sentido de uma saída por rampas. c) Indicação do sentido da saída na direção vertical (subindo ou descendo)
	S16		PLACA SAÍDA DE EMERGÊNCIA	Indicação do sentido de fuga no interior das escadas. Indica direita ou esquerda, descendo ou subindo. O desenho indicativo deve ser posicionado de acordo com o sentido a ser sinalizado.
	S17		PLACA SAÍDA DE EMERGÊNCIA	Indicação da saída de emergência, utilizada como complementação do pictograma fotoluminescente.
	S29		PLACA INSTRUÇÃO DE ABERTURA DA PORTA, CORTA FOGO POR BARRA ANTI PÂNICO	Indicação da forma de acionamento da barra anti-pânico instalada sobre a porta corta fogo. Pode ser complementada pela mensagem "Aberte e empurre", quando for o caso.
	P1		PLACA PROIBIDO FUMAR	Todo local onde o fumo possa aumentar o risco de incêndio.
	P4		PLACA PROIBIDO UTILIZAR ELEVADOR EM CASO DE INCÊNDIO	Nos locais de acesso aos elevadores comuns. Pode ser complementada pela mensagem "em caso de incêndio não use o elevador", quando for o caso.


PROPRIETÁRIO:
E.M.E. FUNDAMENTAL DEMÉTRIO MOREIRA DA LUZ

Micael de Melo Jacobi
CREA-RS 1552290

RUA DEOD. MARTINS COSTA N° 305 CEP 56200-000 - VACARIA-RS

CIDADE: 530 IMACOS - RS	ASS. PROPRIETÁRIO:		
ÁREA CONSTRUIDA: 218,00 m²	ASS. RESP. TÉCNICO:		
DATA: 06 / 2014	ESCALA: 1:100	DESENHO: CARLOS P.	BRANCHA:

ASSUNTO:
Planta Baixa PPCI N°1175/1 - 1º ANDAR

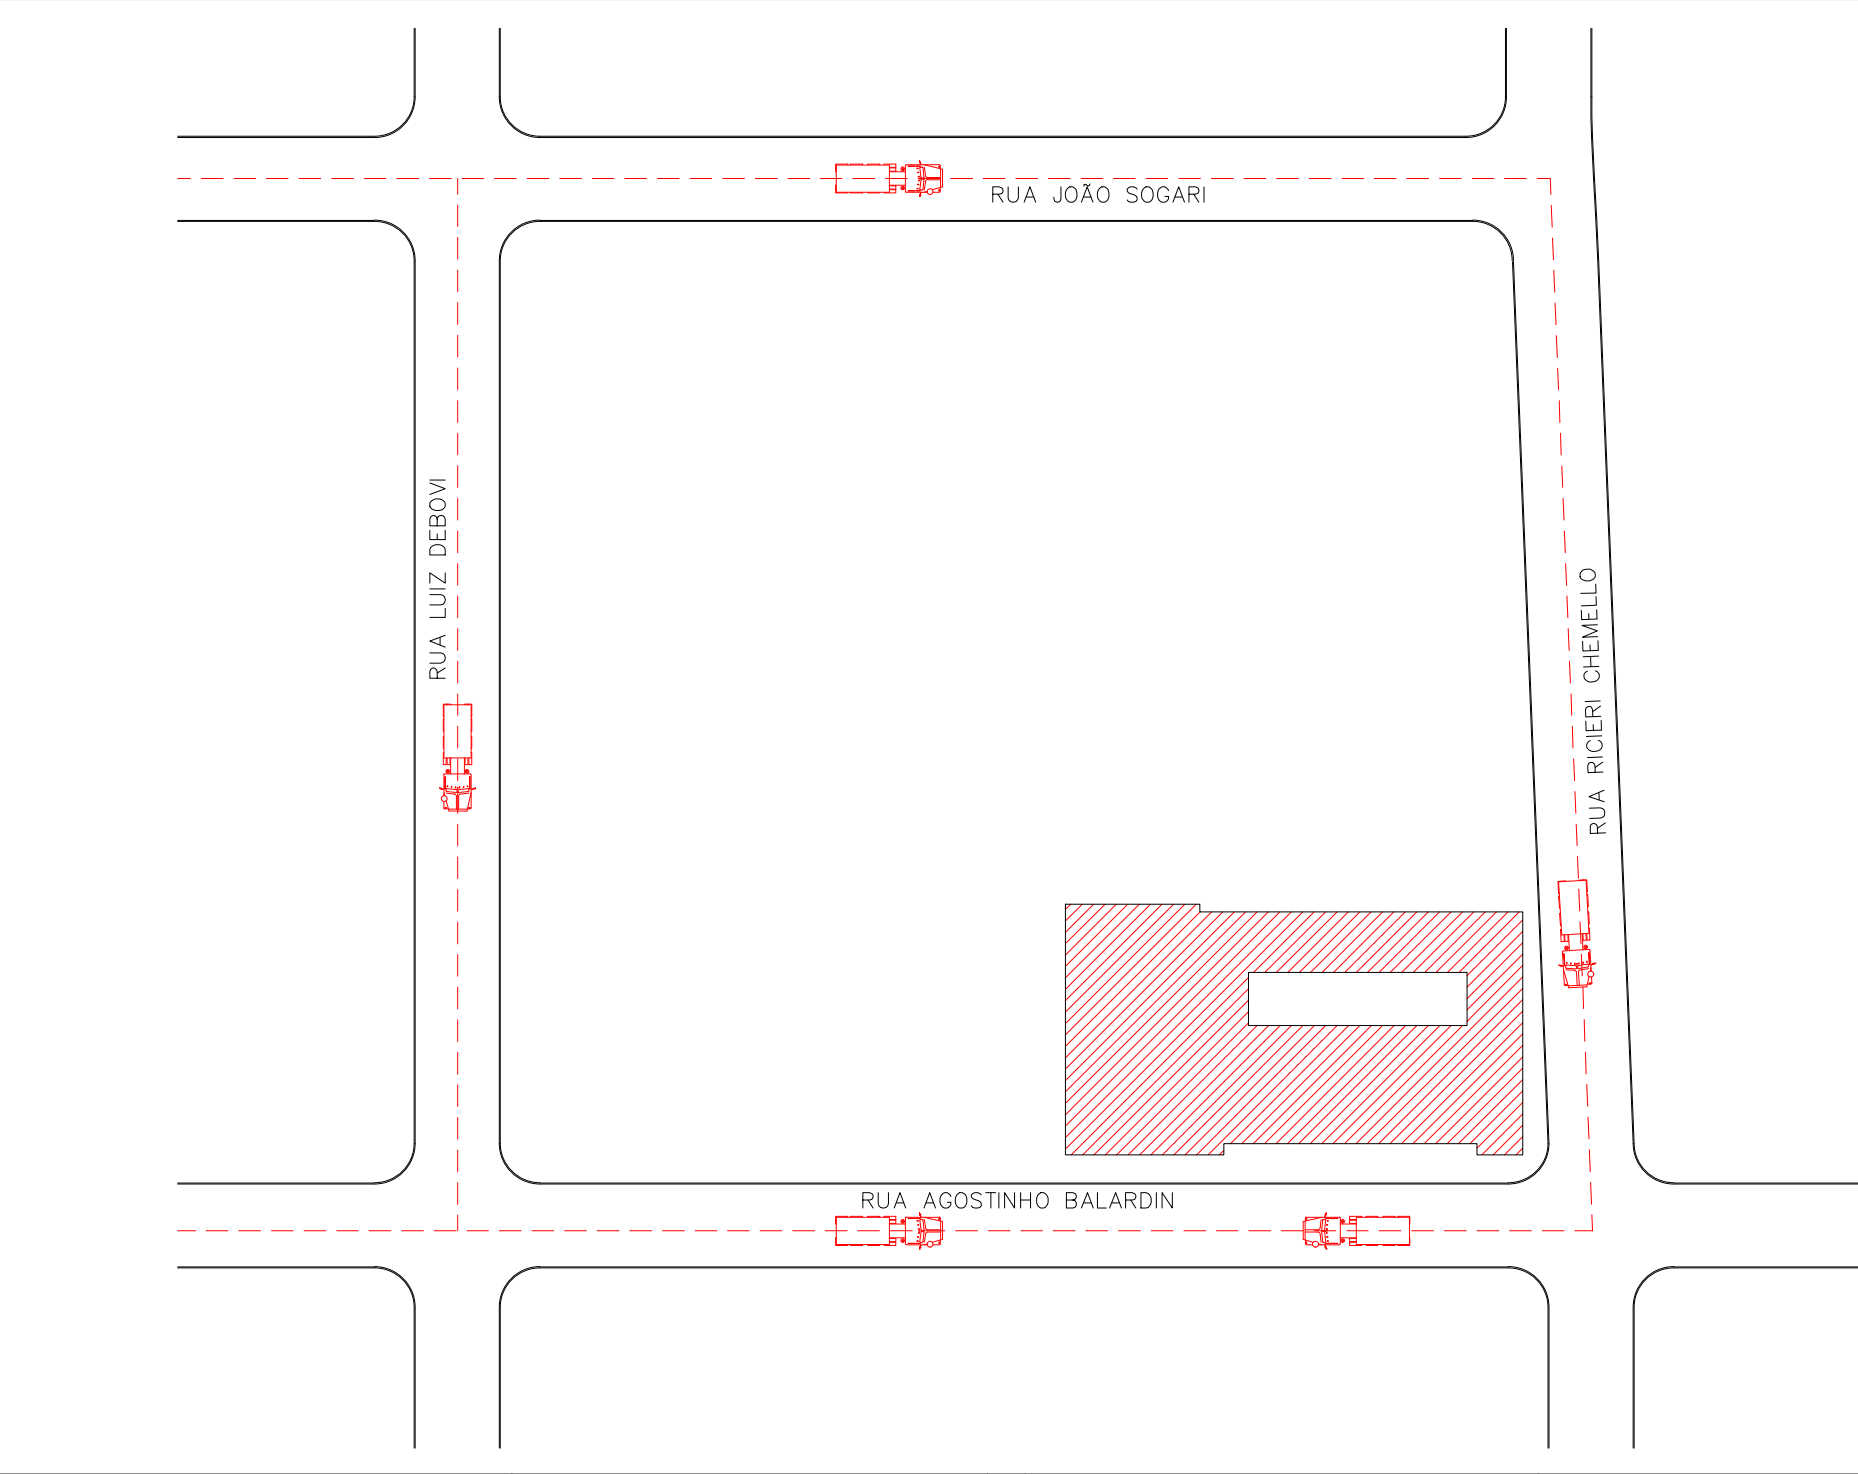

EDIFICAÇÃO EXISTENTE PPCI N° 1175/1

--- ROTA DISPONÍVEL VIATURA BOMBEIROS NOS 2 SENTIDOS



VIATURA BOMBEIROS

PROPRIETÁRIO:			
E.M.E. FUNDAMENTAL DEMÉTRIO MOREIRA DA LUZ			
Micael de Melo Jacobi			
CREA-RS 130220			
RUA DECIO MARTINS COSTA N° 305 CEP: 95200-000 - VACARIA-RS			
CIDADE:	SÃO MARCOS - RS		
ÁREA CONSTRUIDA:	2181,00 m²		
DATA:	06 / 2014	ESCALA:	5 / ESCALA
DESENHO:	CARLOS B.	PRANCHA:	05
ASSUNTO:			
Planta de Localização PPCI N° 1175 / 1			