



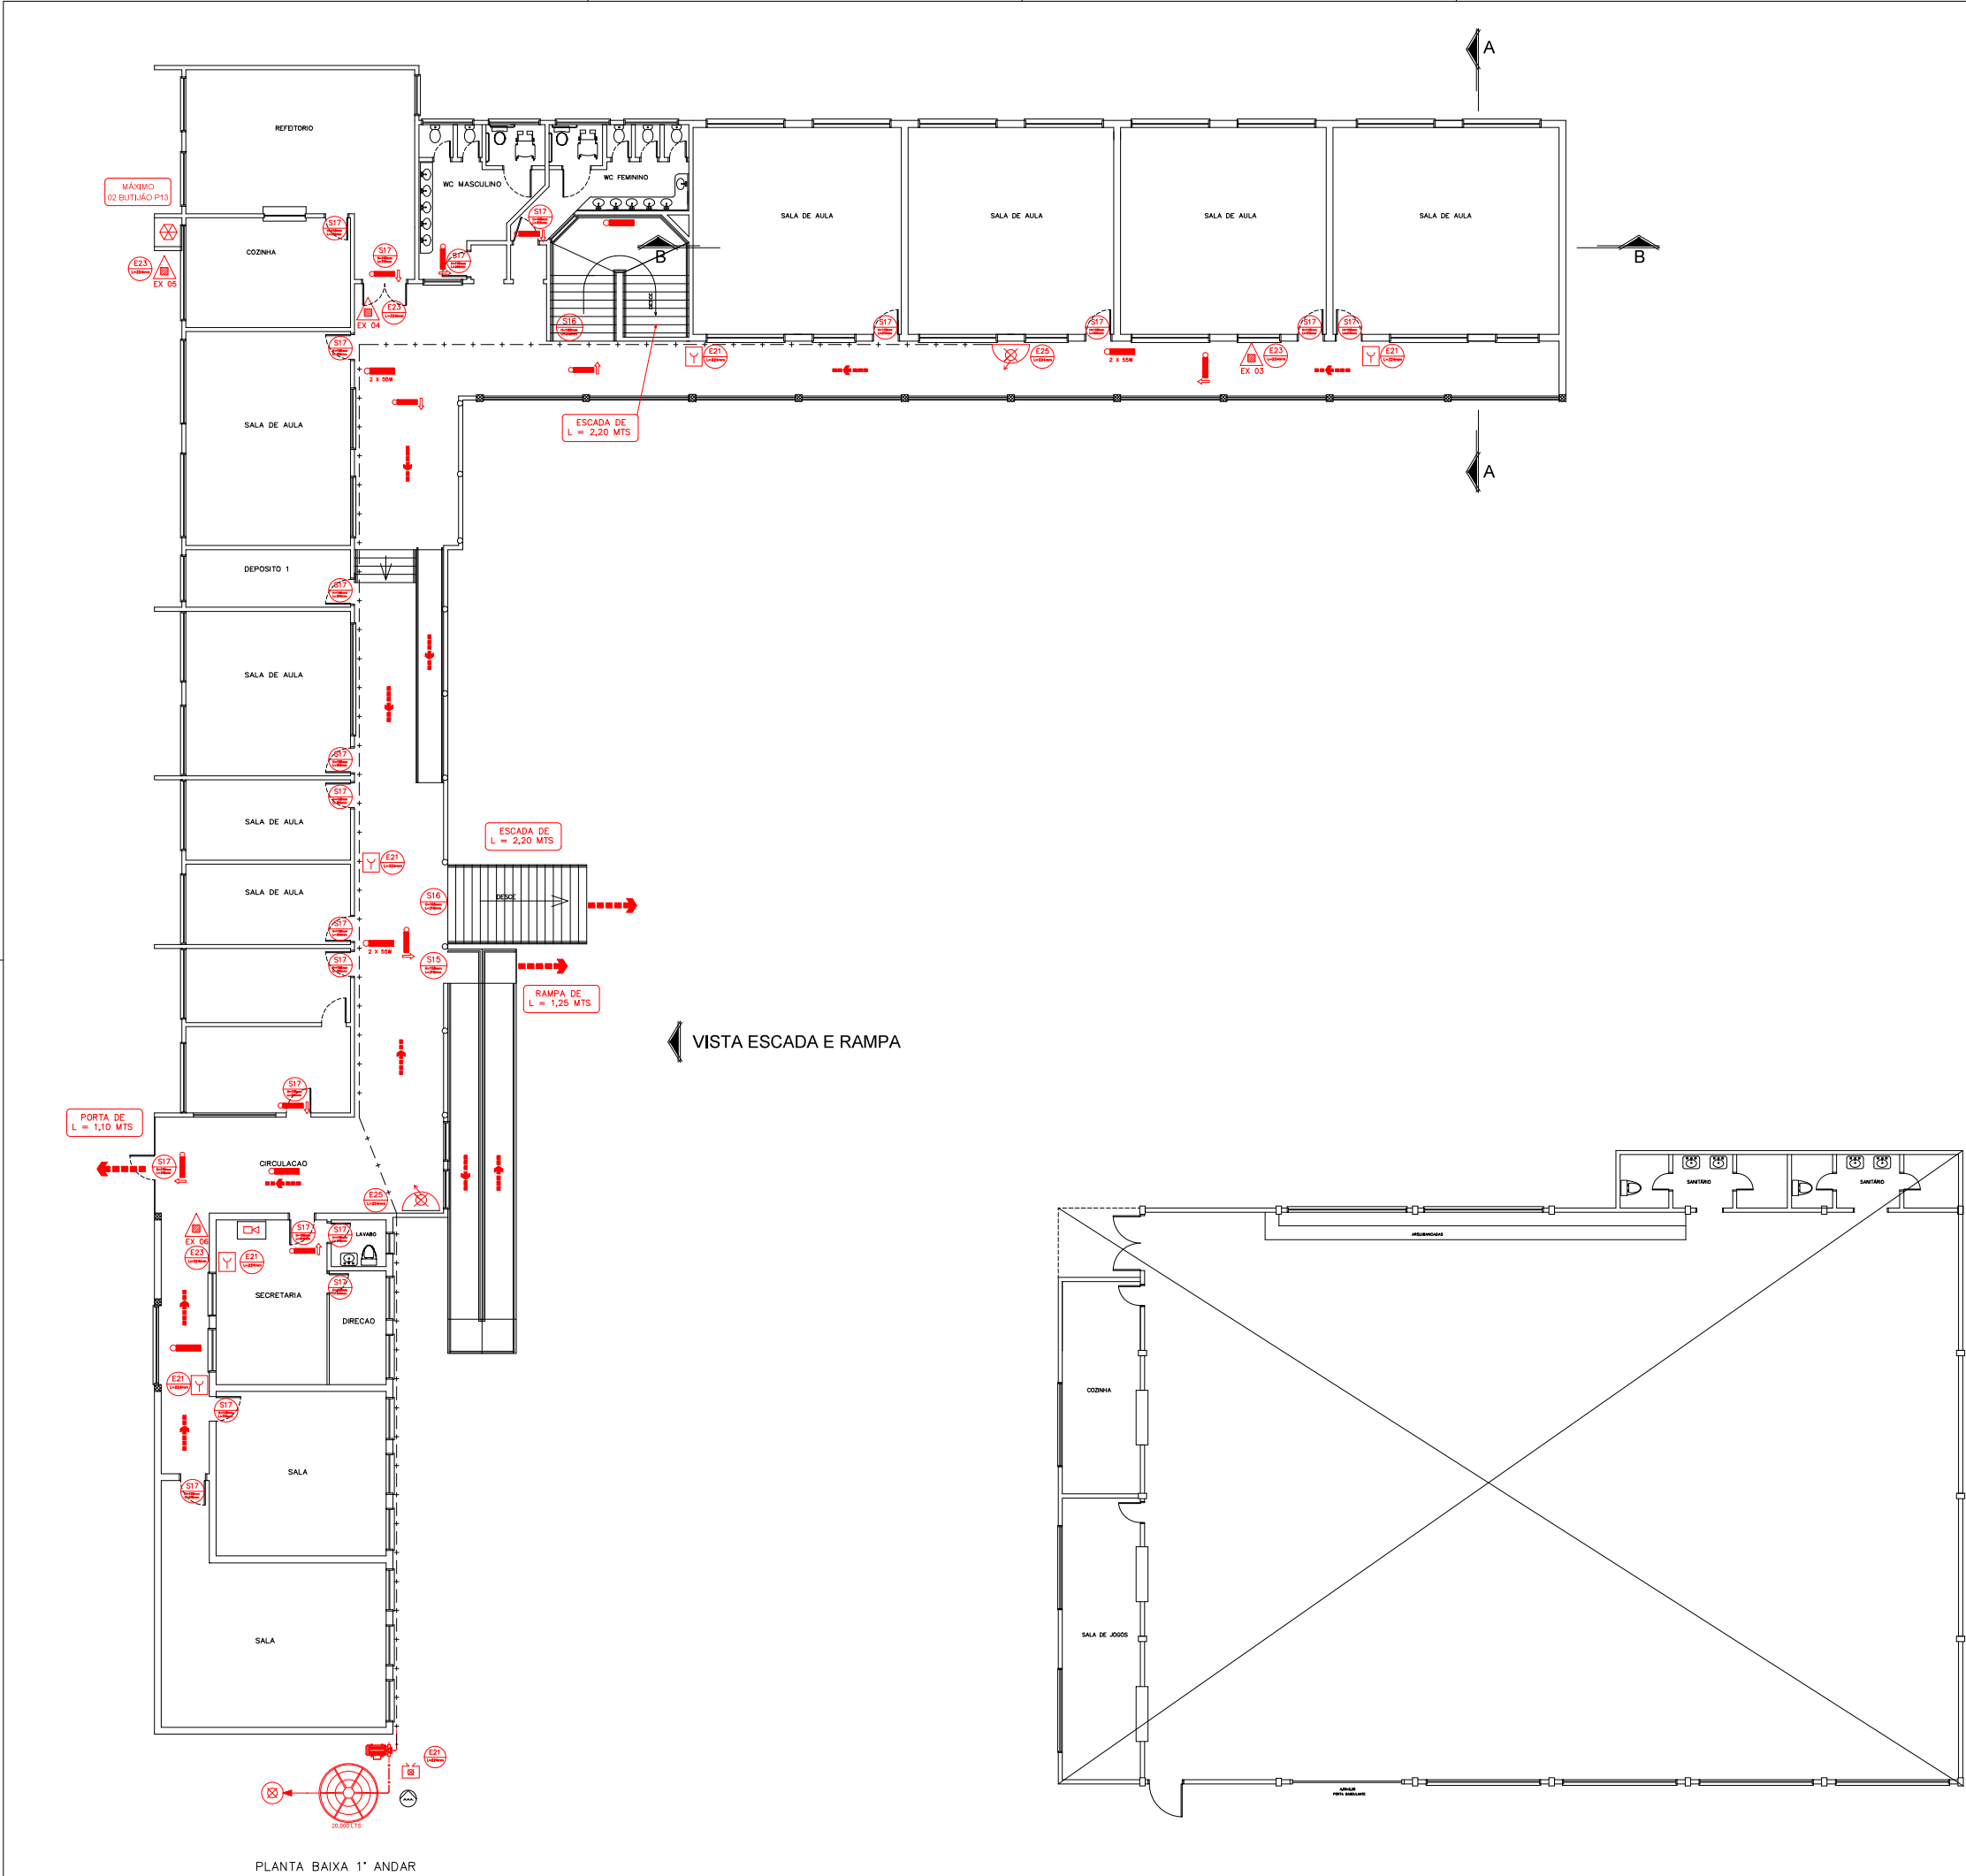


PLANTA BAIXA 1º ANDAR

LEGENDA	
SÍMBOLO	DESCRIÇÃO
	ILUMINAÇÃO DE EMERGÊNCIA TIPO BALIZAMENTO
	ILUMINAÇÃO DE EMERGÊNCIA
	ILUMINAÇÃO DE EMERGÊNCIA 2x55w
	EXTINTOR INCÊNDIO - TIPO PÓ QUÍMICO ABC
	ROTA DE FUGA - DIREÇÃO A SEGUIR
	ROTA DE FUGA - SAÍDA FINAL
	HIDRANTE SIMPLES DE COMBATE A INCÊNDIO
	REGISTRO DE RECALQUE SEM RETENÇÃO
	RESERVA DE INCÊNDIO "ÁGUA"
	BOMBA DE RECALQUE DE ÁGUA PARA INCÊNDIO
	ACIONADOR MANUAL DO SISTEMA DE DETECÇÃO DE ALARME
	CENTRAL DE DETECÇÃO DE ALARME
	CENTRAL DE GÁS GLP

TIPO	CÓDIGO	SÍMBOLO	SIGNIFICADO	DESCRIÇÃO
PLACAS DE SINALIZAÇÃO - NBR 13434	E21		PLACA COMANDO MANUAL DE ALARME OU BOMBA DE INCÊNDIO	Ponto de acionamento de alarme de incêndio ou bomba de incêndio. Deve vir sempre acompanhado de uma mensagem escrita, designando o equipamento acionado por aquela planta.
	E23		PLACA EXTINTOR DE INCÊNDIO	Indicação de localização dos extintores de incêndio.
	E25		PLACA ABRIGO DE MANGUEIRA E HIDRANTE	Indicação do abrigo da mangueira de incêndio com ou sem hidrante no seu interior.
	E26		PLACA HIDRANTE DE INCÊNDIO	Indicação da localização do hidrante quando instalado fora do abrigo de mangueiras.
	S13		PLACA SAÍDA DE EMERGÊNCIA	Indicação do sentido (esquerda ou direita) de uma saída de emergência. Dimensões mínimas: L = 2,0 m.
	S14		PLACA SAÍDA DE EMERGÊNCIA	Indicação de uma saída de emergência a ser afiançada acima da porta, para indicar o seu acesso.
	S15		PLACA SAÍDA DE EMERGÊNCIA	a) Indicação do sentido do acesso a uma saída que não esteja apontada. b) Indicação do sentido de uma saída por rampas. c) Indicação do sentido da saída na direção vertical (subindo ou descendo).
	S16		PLACA SAÍDA DE EMERGÊNCIA	Indicação do sentido de fuga no interior das escadas. Indica direita ou esquerda, descendo ou subindo. O desenho indicativo deve ser posicionado de acordo com o sentido a ser sinalizado.
	S17		PLACA SAÍDA DE EMERGÊNCIA	Indicação da saída de emergência, utilizada como complementação do pictograma fotoluminescente.
	S29		PLACA INSTRUÇÃO DE ABERTURA DA PORTA CORTA FOGO POR BARRA ANTI PÂNICO	Indicação da forma de acionamento da barra antipânico instalada sobre a porta corta fogo. Pode ser complementado pela mensagem "Aperte e empurre", quando for o caso.
	P1		PLACA PROIBIDO FUMAR	Todo local onde o fumo possa aumentar o risco de incêndio.
	P4		PLACA PROIBIDO UTILIZAR ELEVADOR EM CASO DE INCÊNDIO	Nos locais de acesso aos elevadores comuns. Pode ser complementado pela mensagem "em caso de incêndio não use o elevador", quando for o caso.

PROPRIETÁRIO:			
Escola Municipal Ensino Fundamental Antônio Pessini			
Micael de Melo Jacobi			
CREA RS 139290			
RUA DEODO MARTINS COSTA N° 305 CEP 96200-000 - VACARIA RS			
CIDADE:	SÃO MARCOS - RS	ASS. PROPRIETÁRIO:	
ÁREA CONSTRUÍDA:	1389,00 m²	ASS. RESP. TÉCNICO:	
DATA:	01 / 2014	ESCALA:	1 : 125
		DESENHO:	CARLOS B.
		FRANCHA:	01
ASSUNTO:			
Planta Baixa 1º Andar - PPCI N° 714/1			

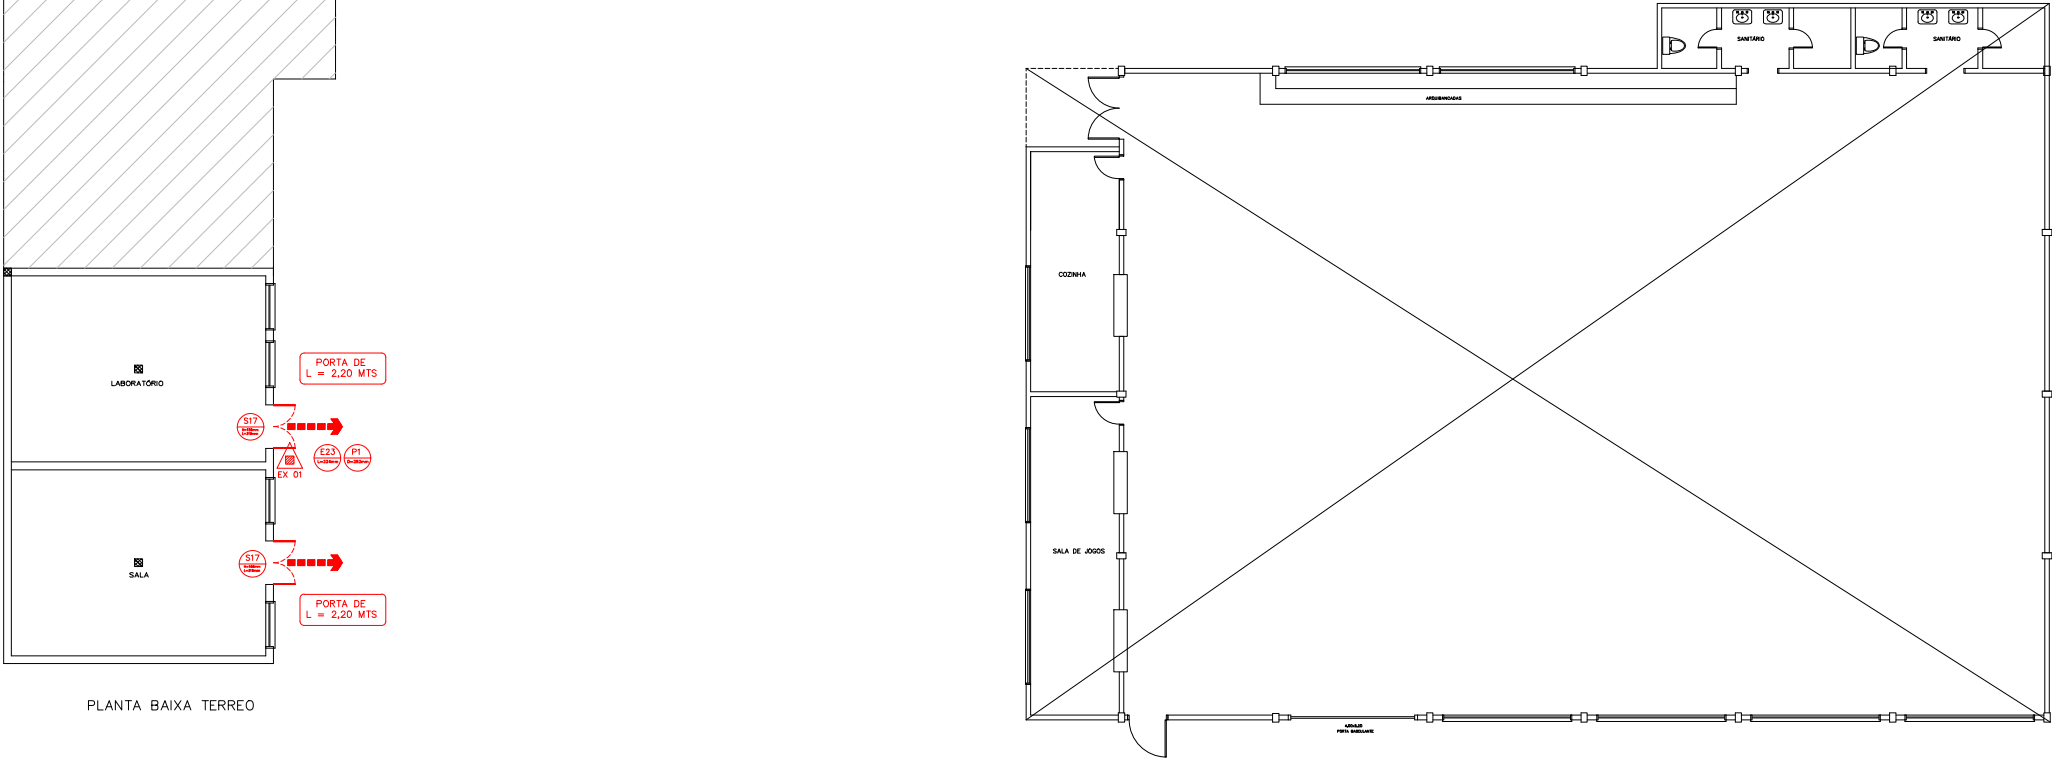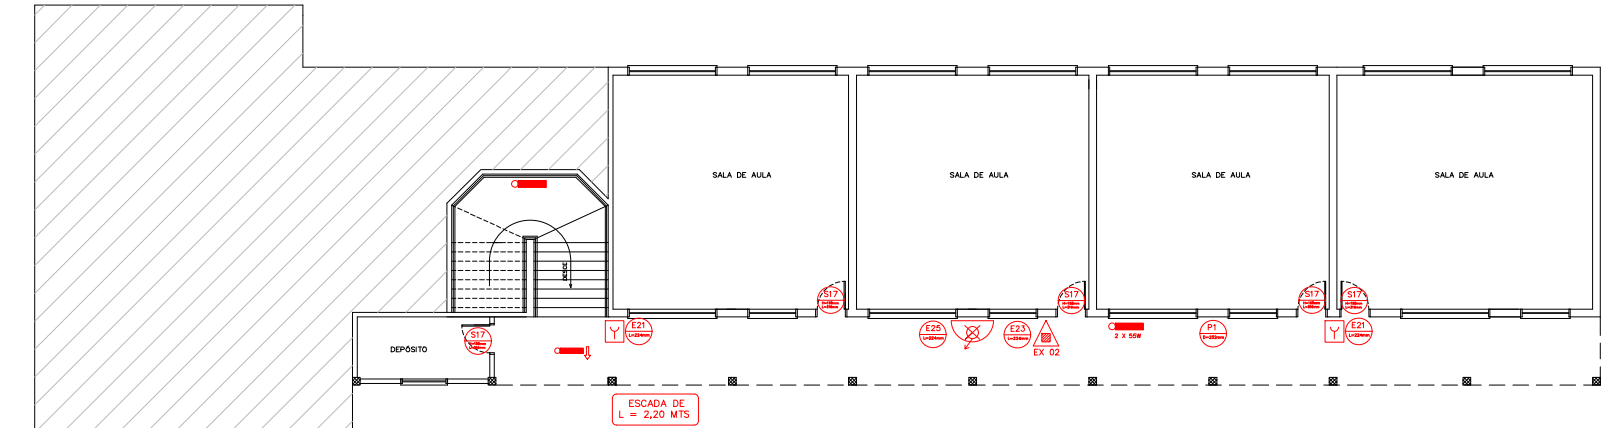

PLANTA BAIXA TERREO

LEGENDA

SÍMBOLO	DESCRIÇÃO
	ILUMINAÇÃO DE EMERGÊNCIA TIPO BALIZAMENTO
	ILUMINAÇÃO DE EMERGÊNCIA
	ILUMINAÇÃO DE EMERGÊNCIA 2x55w
	EXTINTOR INCÊNDIO - TIPO PÔ QUÍMICO ABC
	ROTA DE FUGA - DIREÇÃO A SEGUIR
	ROTA DE FUGA - SAÍDA FINAL
	HIDRANTE SIMPLES DE CONBATE A INCÊNDIO
	REGISTRO DE RECALQUE SEM RETENÇÃO
	RESERVA DE INCÊNDIO "ÁGUA"
	BOMBA DE RECALQUE DE ÁGUA PARA INCÊNDIO
	ACIONADOR MANUAL DO SISTEMA DE DETECÇÃO DE ALARME
	CENTRAL DE DETECÇÃO DE ALARME
	CENTRAL DE GÁS GLP


TIPO	CÓDIGO	SÍMBOLO	SIGNIFICADO	DESCRIÇÃO
PLACAS DE SINALIZAÇÃO - NBR 13434	E21		PLACA COMANDO MANUAL DE ALARME OU BOMBA DE INCÊNDIO	Ponto de acionamento de alarme de incêndio ou bomba de incêndio. Deve vir sempre acompanhado de uma mensagem escrita, designando o equipamento acionado por aquela placa.
	E23		PLACA EXTINTOR DE INCÊNDIO	Indicação da localização dos extintores de incêndio.
	E25		PLACA ABRIGO DE MANGUEIRA E HIDRANTE	Indicação do abrigo da mangueira de incêndio com ou sem hidrante no seu interior.
	E26		PLACA HIDRANTE DE INCÊNDIO	Indicação da localização do hidrante quando instalado fora do abrigo de mangueiras.
	S13		PLACA SAÍDA DE EMERGÊNCIA	Indicação do sentido (esquerda ou direita) de uma saída de emergência. Dimensões mínimas: L = 2,0 m.
	S14		PLACA SAÍDA DE EMERGÊNCIA	Indicação de uma saída de emergência a ser afiançada acima da porta, para indicar o seu acesso.
	S15		PLACA SAÍDA DE EMERGÊNCIA	a) Indicação do sentido do acesso a uma saída que não esteja apontada. b) Indicação do sentido de uma saída por rampas. c) Indicação do sentido da saída na direção vertical (subindo ou descendo).
	S16		PLACA SAÍDA DE EMERGÊNCIA	Indicação do sentido de fuga no interior das escadas. Indica direita ou esquerda, descendo ou subindo. O desenho indicativo deve ser posicionado de acordo com o sentido a ser sinalizado.
	S17		PLACA SAÍDA DE EMERGÊNCIA	Indicação da saída de emergência, utilizada como complementação do pictograma fotoluminescente.
	S29		PLACA INSTRUÇÃO DE ABERTURA DA PORTA CORTA FOGO POR BARRA ANTI PÂNICO	Indicação da forma de acionamento da barra antipânico instalada sobre a porta corta fogo. Pode ser complementado pela mensagem "Aperte e empurre", quando for o caso.
	PI		PLACA PROIBIDO FUMAR	Todos locais onde o fumo possa aumentar o risco de incêndio.
	P4		PLACA PROIBIDO UTILIZAR ELEVADOR EM CASO DE INCÊNDIO	Nos locais de acesso aos elevadores comuns. Pode ser complementado pela mensagem "em caso de incêndio não use o elevador", quando for o caso.

PROPRIETÁRIO:
Escola Municipal Ensino Fundamental Antônio Pessini


Micael de Melo Jacobi
CREA RS 139290
RUA DEODOR MARTINS COSTA N° 305 CEP 96200-000 - VACARIA RS

CIDADE: SÃO MARCOS - RS	ASS. PROPRIETÁRIO:		
ÁREA CONSTRUIDA: 1389,00 m²	ASS. RESP. TÉCNICO:		
DATA: 01 / 2014	ESCALA: 1 : 125	DESENHO: CARLOS B.	FRANCHA: 02


ASSUNTO:
Planta Baixa Terreo - PPCI N° 714/1

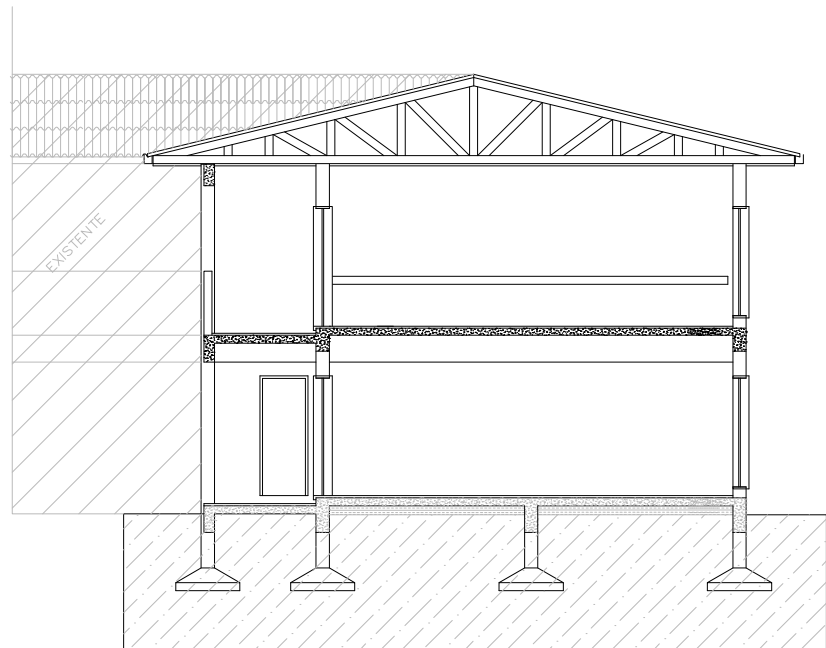

CORTE A - A

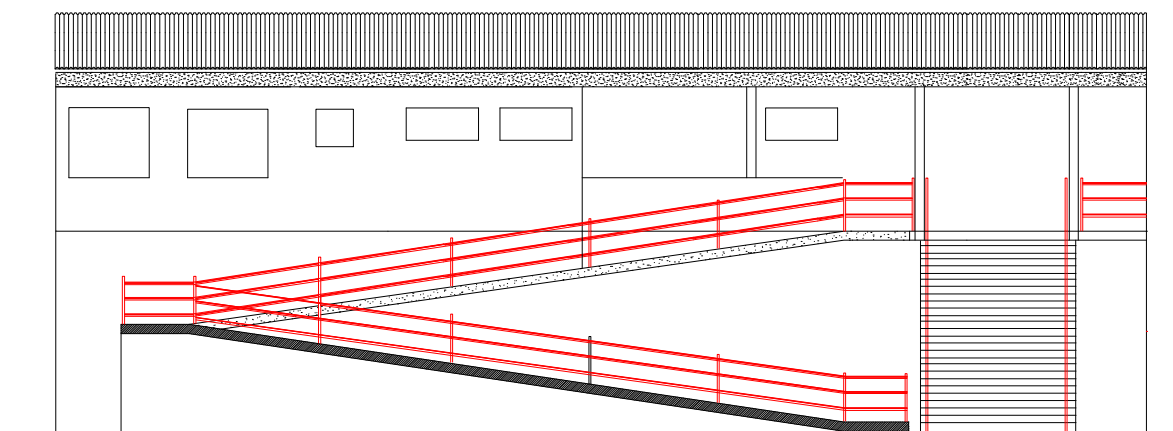


VISTA RAMPA E ESCADA

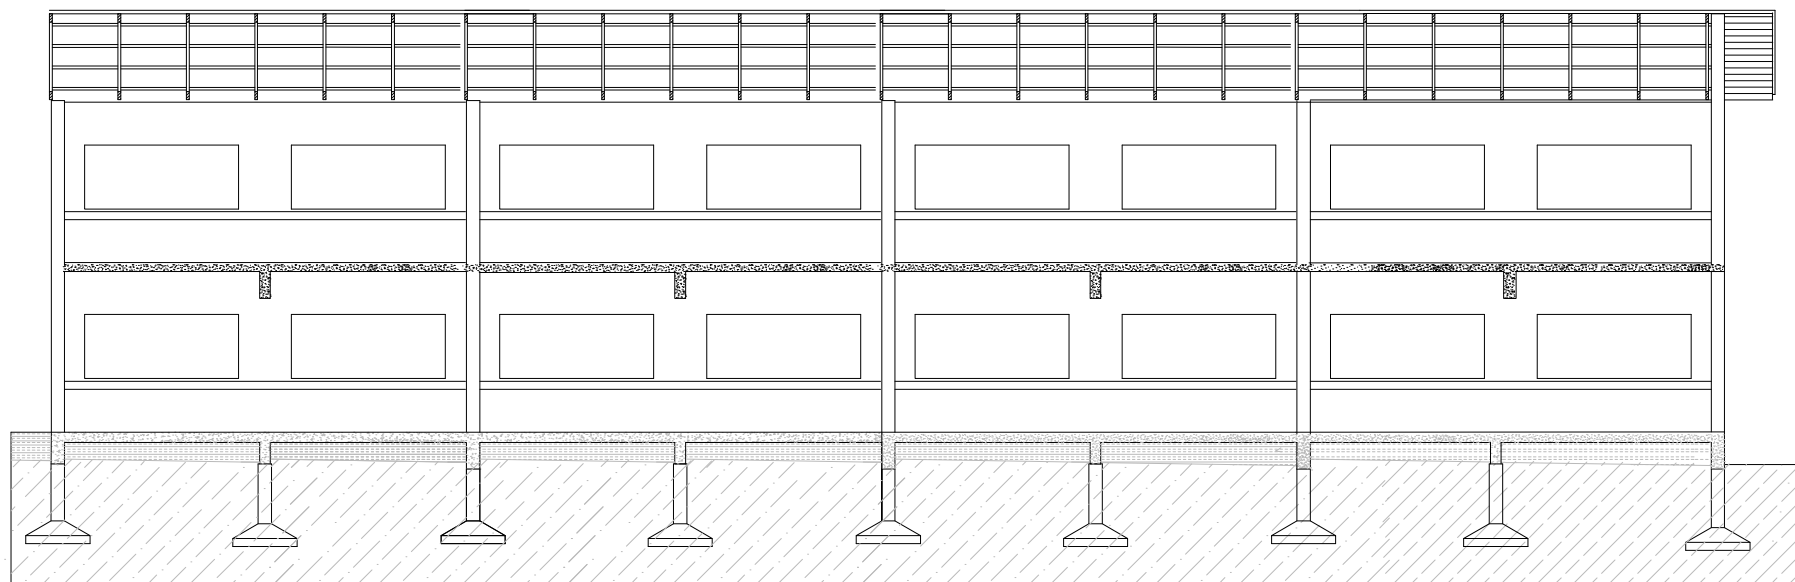

CORTE B - B

PROPRIETARIO:			
Escola Municipal Ensino Fundamental Antônio Pessini			
Micael de Melo Jacobi			
CREA RS 139290			
RUA DECIO MARTINS COSTA Nº 305 CEP 95290-000 VACARIA RS			
CIDADE:	ASS. PROPRIETARIO:		
SÃO MARCOS RS			
AREA CONSTRUIDA:	ASS. RESP. TECNICO:		
1389,00 m²			
DATA:	ESCALA:	DESENHO:	PRANCHA:
04 / 2014	1 : 100	CARLOS B.	
ASSUNTO:			03
Cortes Projeto PPCI Nº 714/1			

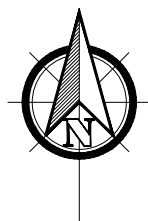

SÃO MARCOS – CENTRO A 4 Km

ESTRADA VICINAL VRS-15

CRUVA (CAXIAS DO SUL)



EDIFICAÇÃO EXISTENTE PPCI N° 714/1



EDIFICAÇÃO EXISTENTE PPCI N° 714/2

--- ROTA DISPONÍVEL VIATURA BOMBEIROS NOS 2 SENTIDOS



VIATURA BOMBEIROS

PROPRIETÁRIO:

Escola Municipal Ensino Fundamental Antônio Pessini

Micael de Melo Jacobi

CREA RS 139290

RUA DECIO MARTINS COSTA N° 305 CEP 95200-000 – VACARIA RS

CIDADE:

SÃO MARCOS - RS

ASS. PROPRIETÁRIO:

ÁREA CONSTRUIDA:

1389,00 m²

ASS. RESP. TÉCNICO:

DATA:

04 / 2014

ESCALA:

S / ESCALA

DESENHO:

CARLOS B.

PRANCHA:

ASSUNTO:

Planta de Localização PPCI N° 714/1

05