


PLANTA BAIXA TÉRREO
 ESCALA: 1/125
 ÁREA TOTAL: 722,30 m²

3 # 35 + 35mm
 Medição NOVA C10



Prefeitura Municipal de Montenegro
Secretaria Municipal de Obras Públicas - SMOP
 Rua João Pessoa, 1388, Bairro Centro Montenegro, RS - Telefone (51) 3649.8230

Obra		Área total construída:
ADEQUAÇÃO DAS INSTALAÇÕES ELÉTRICAS EMEF SÃO PAULO		722
Endereço:		
Rua Orlando Dauth Albrecht, 710		
Assunto:		
Planta Baixa		
Responsável Técnico:		
Tiago dos Passos Garcia		
Desenho:	Escala:	Prancha:
X	1/1000	
Arquivo:	Data:	
X	12/2025	ARQ. 01/03

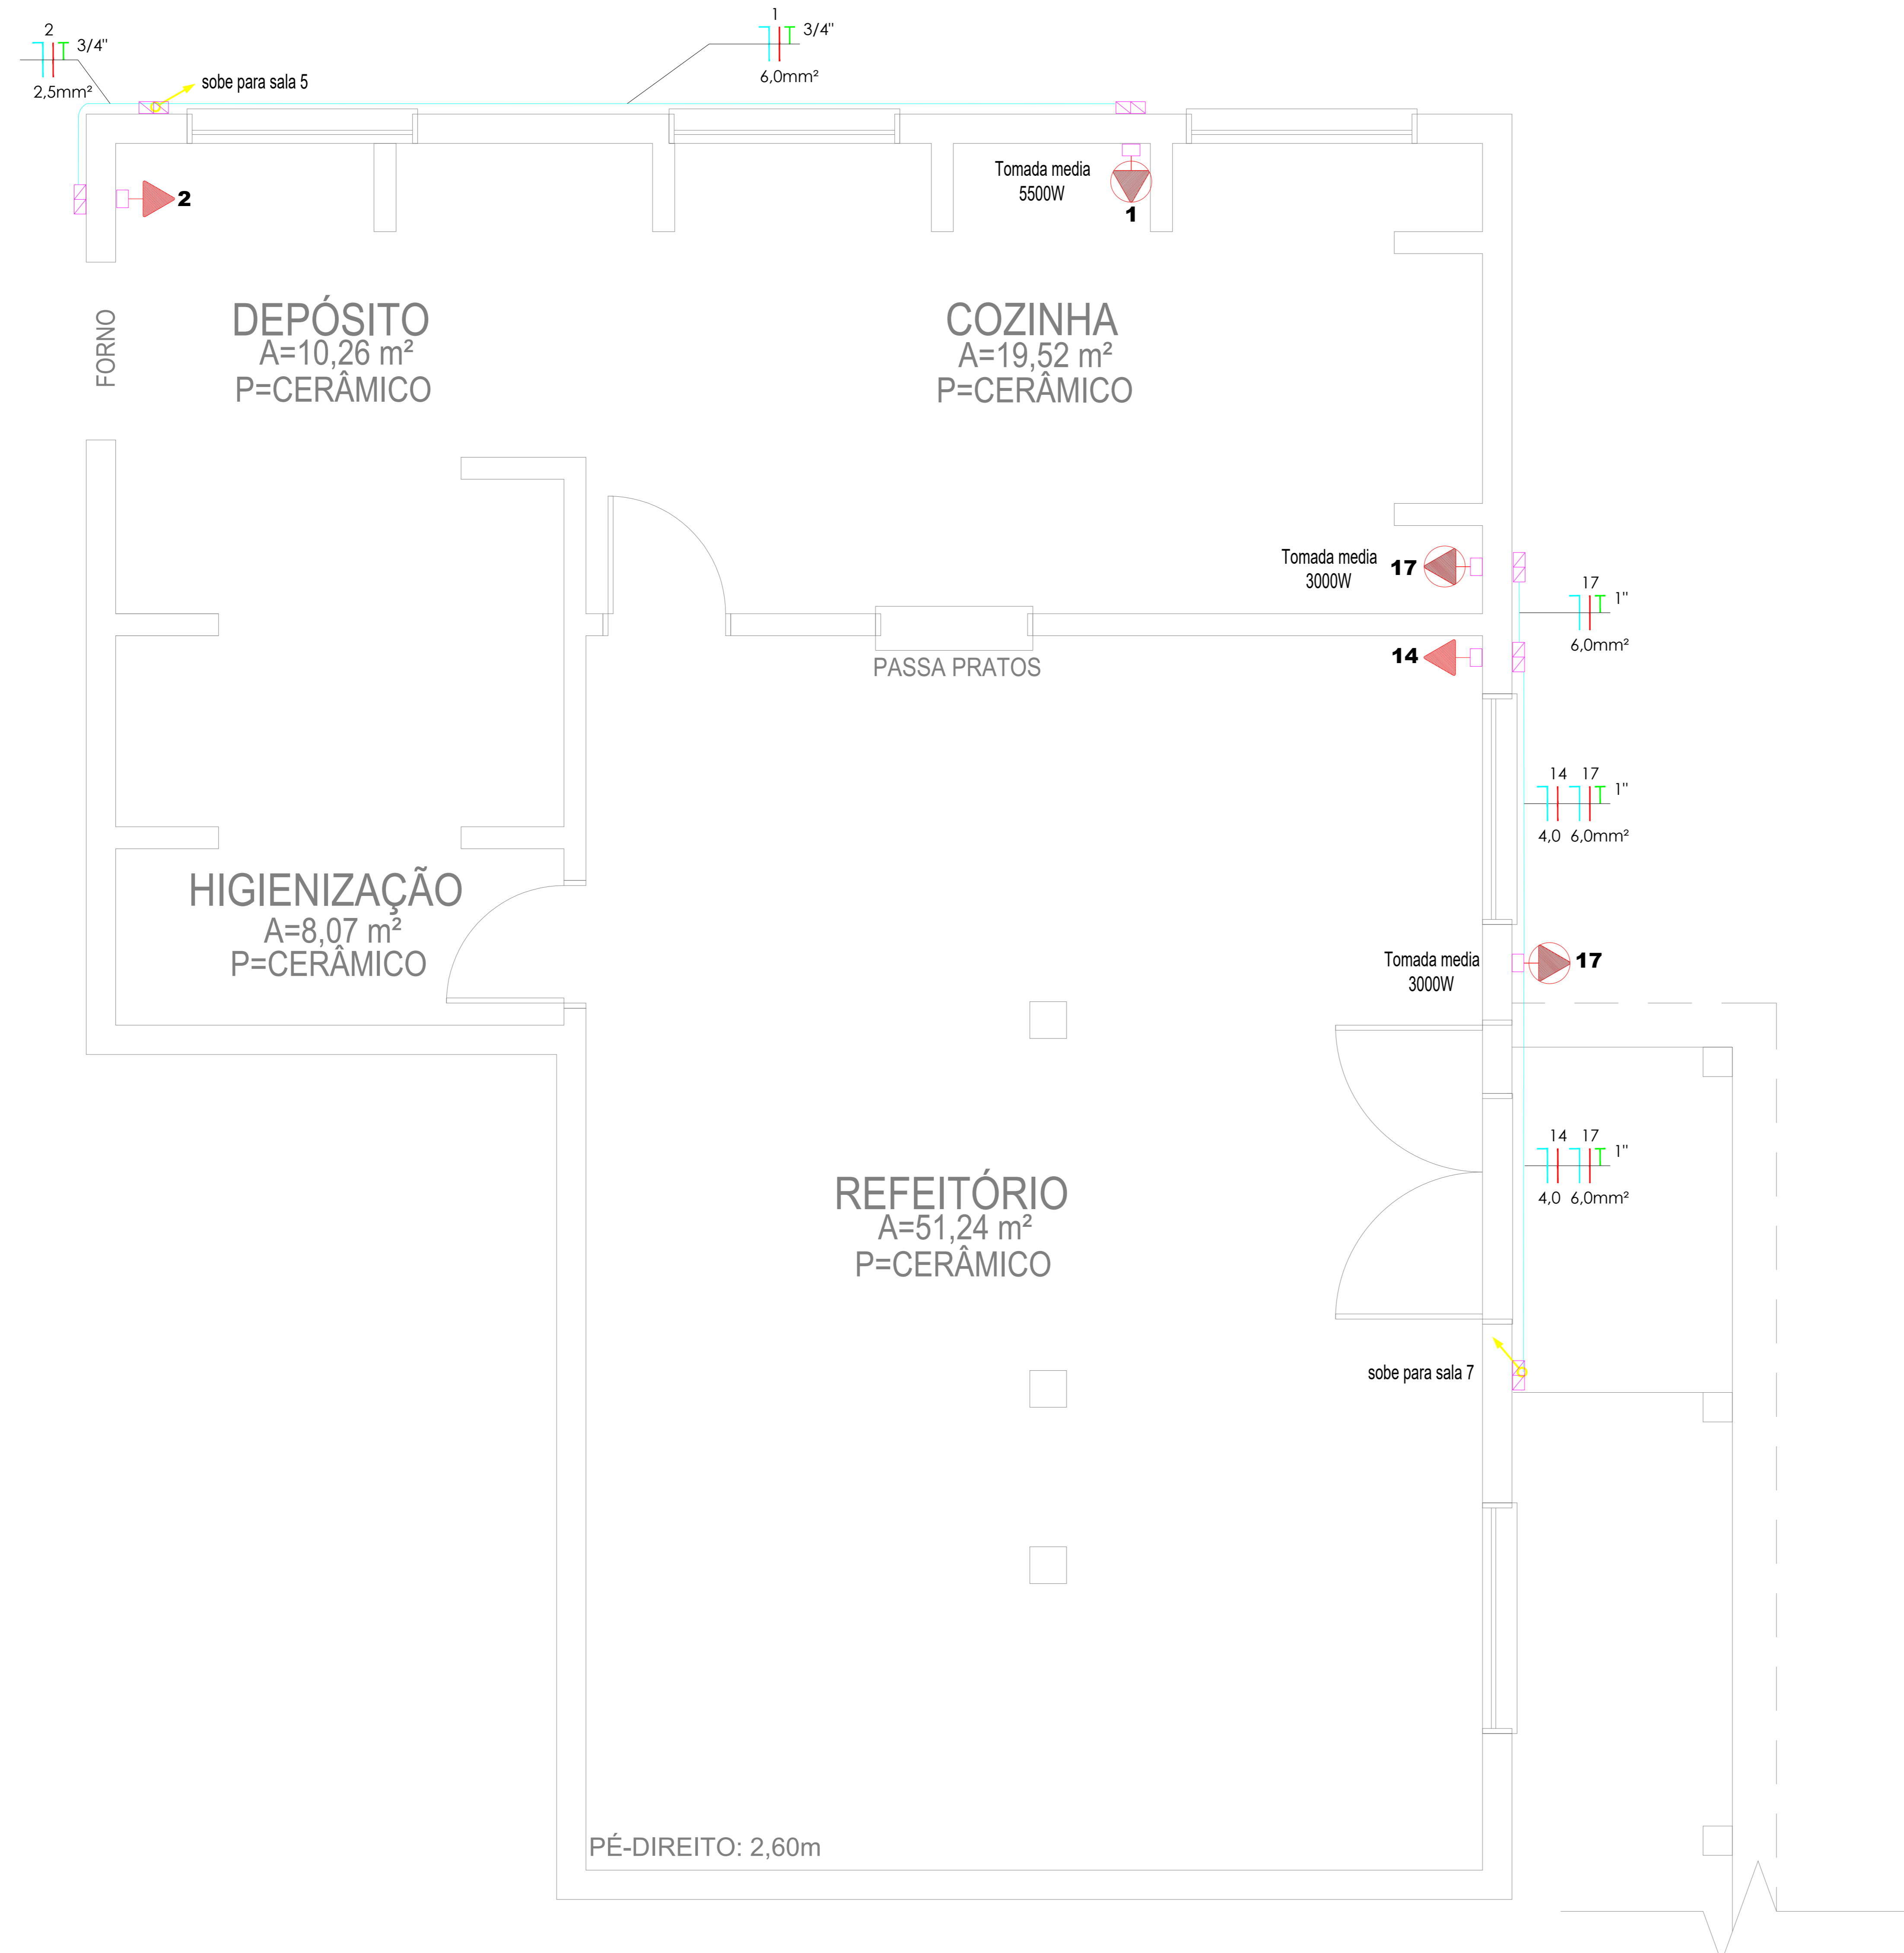

PÉ-DIREITO: 2,60m


PLANTA BAIXA SUBSOLO
 ESCALA: 1/125
 ÁREA TOTAL: 99,46 m²



Prefeitura Municipal de Montenegro
Secretaria Municipal de Obras Públicas - SMOP
 Rua João Pessoa, 1388, Bairro Centro Montenegro, RS - Telefone (51) 3649.8230

Obra		Área total construída:
ADEQUAÇÃO DAS INSTALAÇÕES ELÉTRICAS EMEF SÃO PAULO		722
Endereço:		
Rua Orlando Dauth Albrecht, 710		
Assunto:		
Planta Baixa Subsolo		
Responsável Técnico:		
Tiago dos Passos Garcia		
Desenho:	Escala:	Prancha:
X	1/1000	ARQ. 02/03
Arquivo:	Data:	
X	12/2025	

Medição

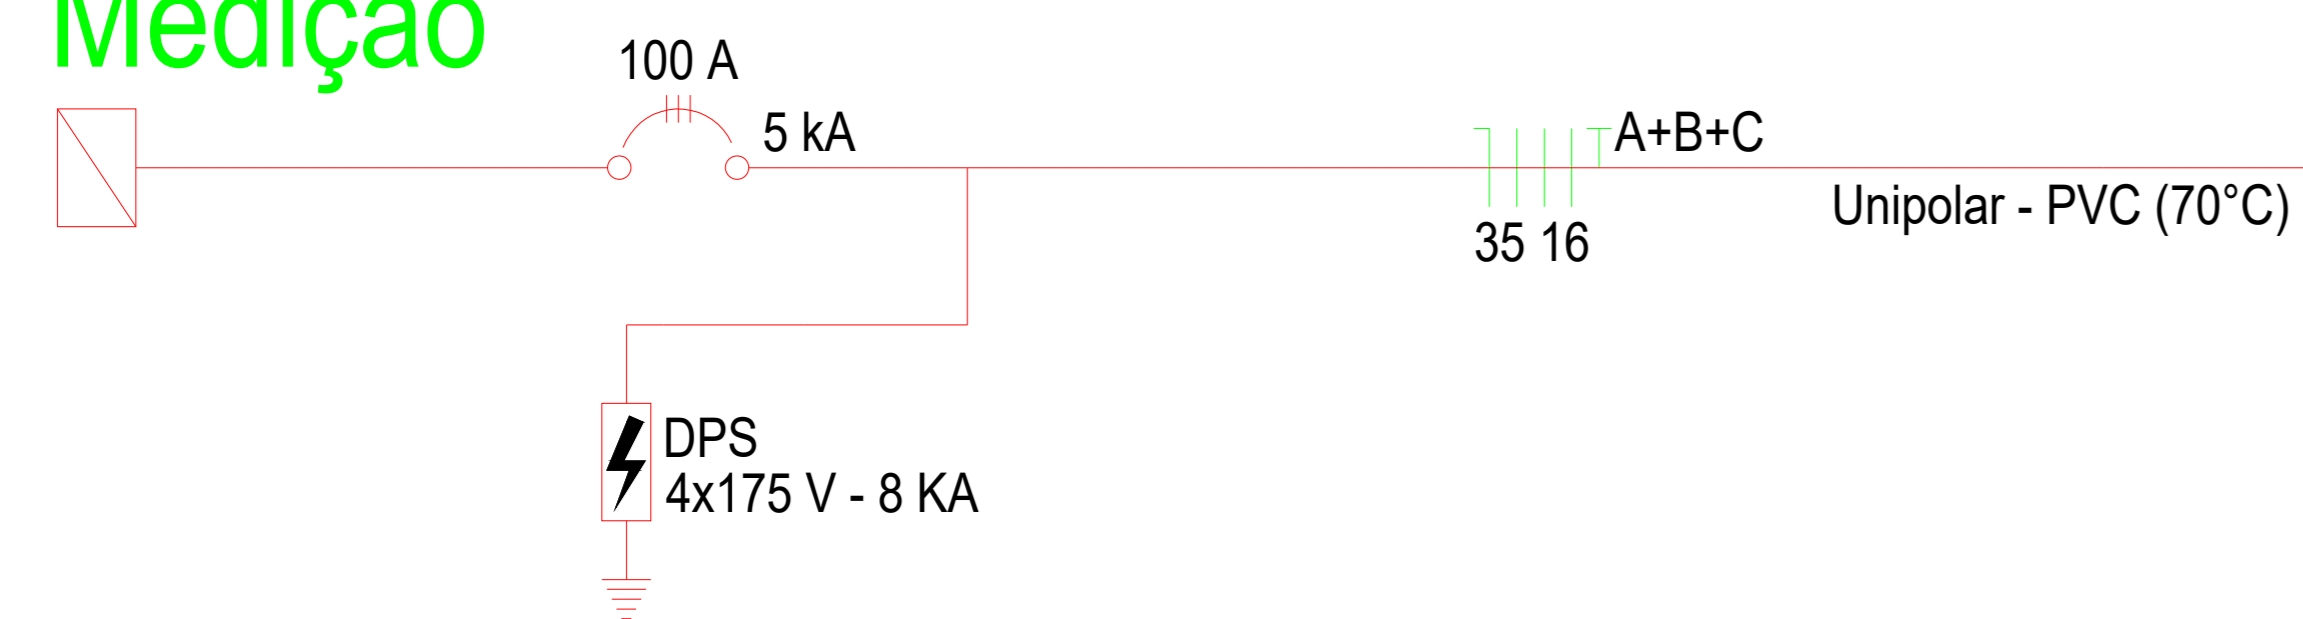

QDFL

(75 kW)



Prefeitura Municipal de Montenegro
Secretaria Municipal de Obras Públicas - SMOP
 Rua João Pessoa, 1388, Bairro Centro Montenegro, RS - Telefone (51) 3649.8230

Obra		Área total construída:
ADEQUAÇÃO DAS INSTALAÇÕES ELÉTRICAS EMEF SÃO PAULO		722
Endereço:		
Rua Orlando Dauth Albrecht, 710		
Assunto:		
Diagrama Unifilar		
Responsável Técnico:		
Tiago dos Passos Garcia		
Desenho:	Escala:	Prancha:
X	1/1000	
Arquivo:	Data:	ARQ. 03/03
X	12/2025	