


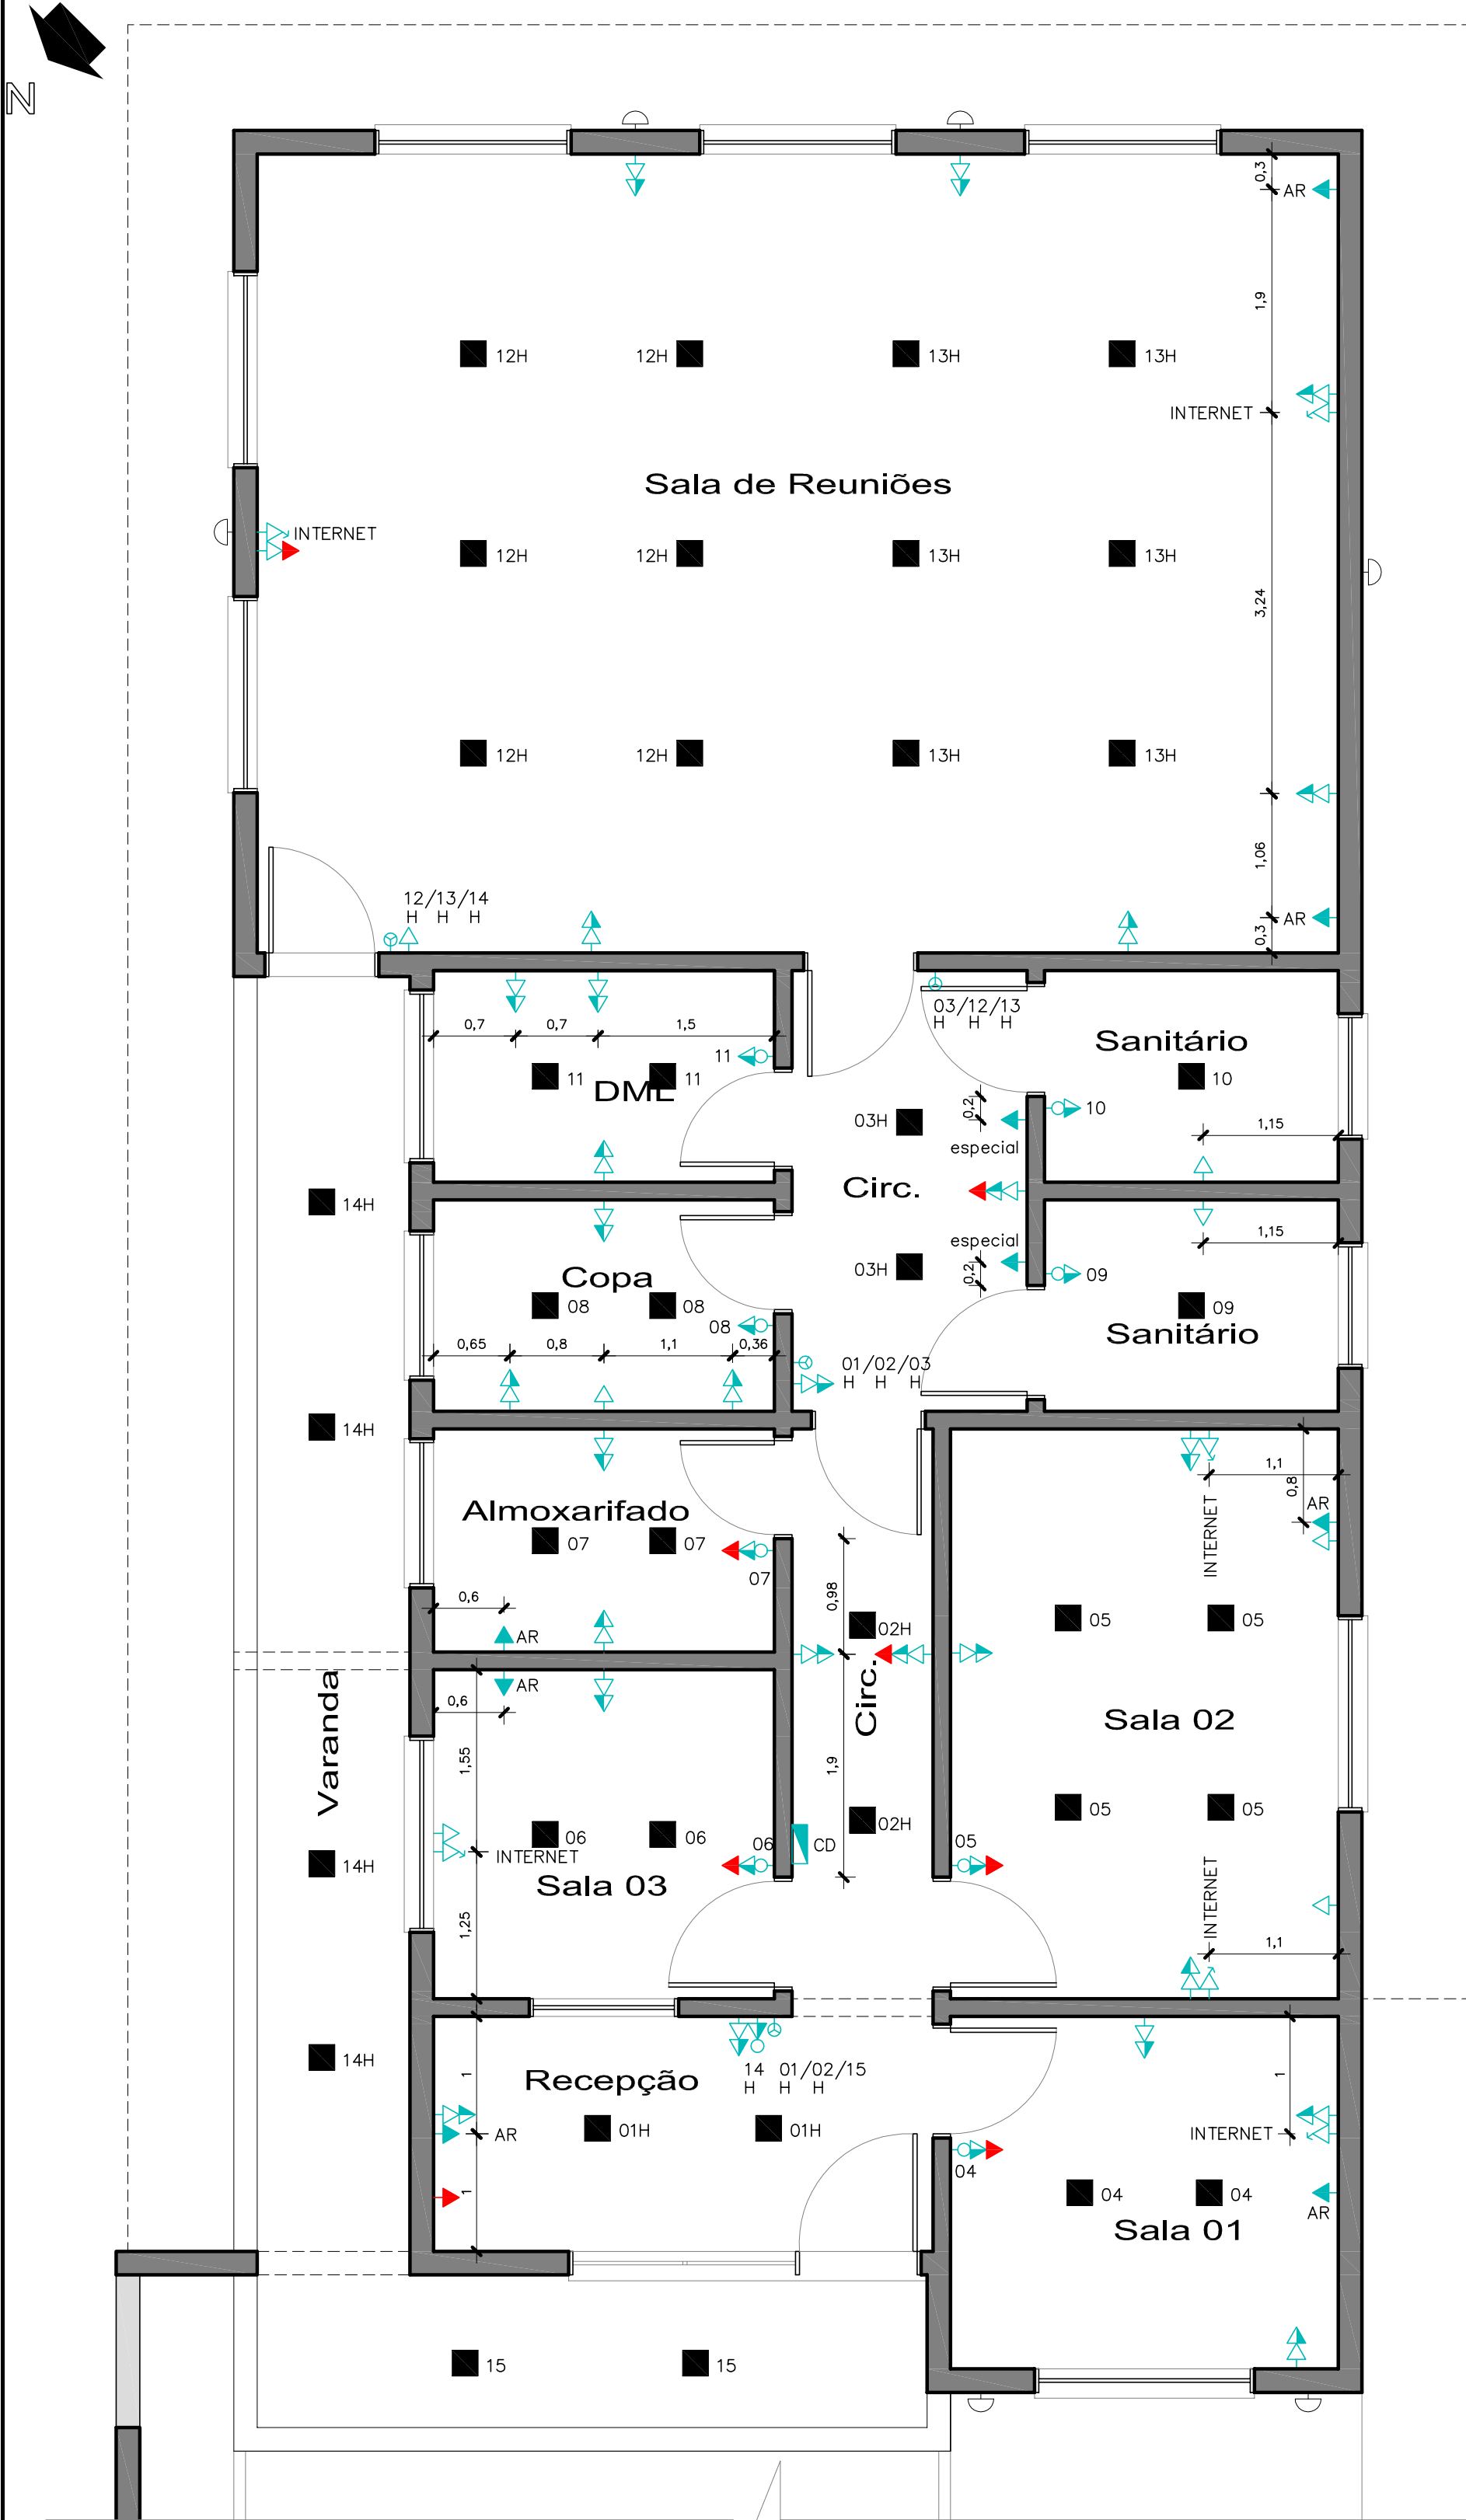

LEGENDA:	
	Interruptor Simples – Altura: 1.10m
	Interruptor Duplo – Altura: 1.10m
	Interruptor Triplo – Altura: 1.10m
	Tomada Baixa – Altura: 0.40m
	Interruptor e Tomada Alta – Altura 1.10m
	Tomada Baixa seguido de Tomada Alta
	Tomada Baixa Dupla – Altura: 0.40m
	Tomada Alta Dupla – Altura: 1.10m
	Tomada Ar Condicionado – H. da Verga das esquadrias
	Tomada Especial – Altura 1.70m
	Internet – Altura: 0.40m
	Centro de Distribuição – CD
	Ponto de Luz na Laje – Paine! LED Sobrepor 36W Frameless Quadrado. 4.000k. 3.600 lumens
	Ponto de Luz na Parede – H. da Verga
	Tomada p/ ponto de iluminação de emergência
– Os pontos que não estão contados, devem ser centralizados. – Os pontos seguidos de "H" deverão ser hotel;	

OBSERVAÇÃO: Deverá ser adicionado a este projeto os pontos de iluminação de emergência previstos no Projeto de PPCI.

Planta Baixa Pontos de Energia

Escala 1/50

QUADRO DE CARGAS						
CIRCUITO	DESCRIÇÃO	ILUMINAÇÃO	TOMADAS	AR	POT. W	DISJUNTORES
		36W	100W	CONDICIONADO 1300W		
1	Área Externa	12	–	–	432	20 A
2	Recepção, Sala 03, Almojarifado e Circulação 1	8	18	–	2.088	20 A
3	Sala 01 e Sala 02	6	16	–	1.816	20 A
4	Capa, DML, Sanitários e circulação	8	25	–	2.788	20 A
5	Sala de Reuniões	12	14	–	1.832	20 A
6	Tomadas Ar Condicionado	–	–	7	9.100	40 A
7	Tomadas Iluminação de Emergência	–	8	–	800	20 A
TOTAL					18.856	

OBSERVAÇÃO: Tensão de Alimentação = 220 V / Entrada Trifásica

PREFEITURA MUNICIPAL DE ANDRÉ DA ROCHA

Rua Marcolino Pereira Vieira . nº 1393 . Centro . André da Rocha - RS.

OBRA:	CRAS - Centro de Referência da Assistência Social		
LOCAL:	Rua Vereador Joemar Jacques . Lote para Equip. Comunitários . Quadra "C" . Loteamento Verdes Campos . André da Rocha - RS.		
PROPRIETÁRIO:	Município de André da Rocha . RS CNPJ: 90.483.066/0001-72	Felipe Eduardo Seminoti Jacques - PREFEITO MUNICIPAL	
RESPONSÁVEL TÉCNICO:	Arq. Camila Girardi Pocai CAU A 57153-9	Assinatura Responsável Técnico	
PROJETO:	PROJETO ELÉTRICO		DATA: 13/02/2026
DESCRIÇÃO DA PRANCHA:		ESCALA:	1/50
		PRANCHA:	E-02
PLANTA BAIXA PONTOS DE ENERGIA			