



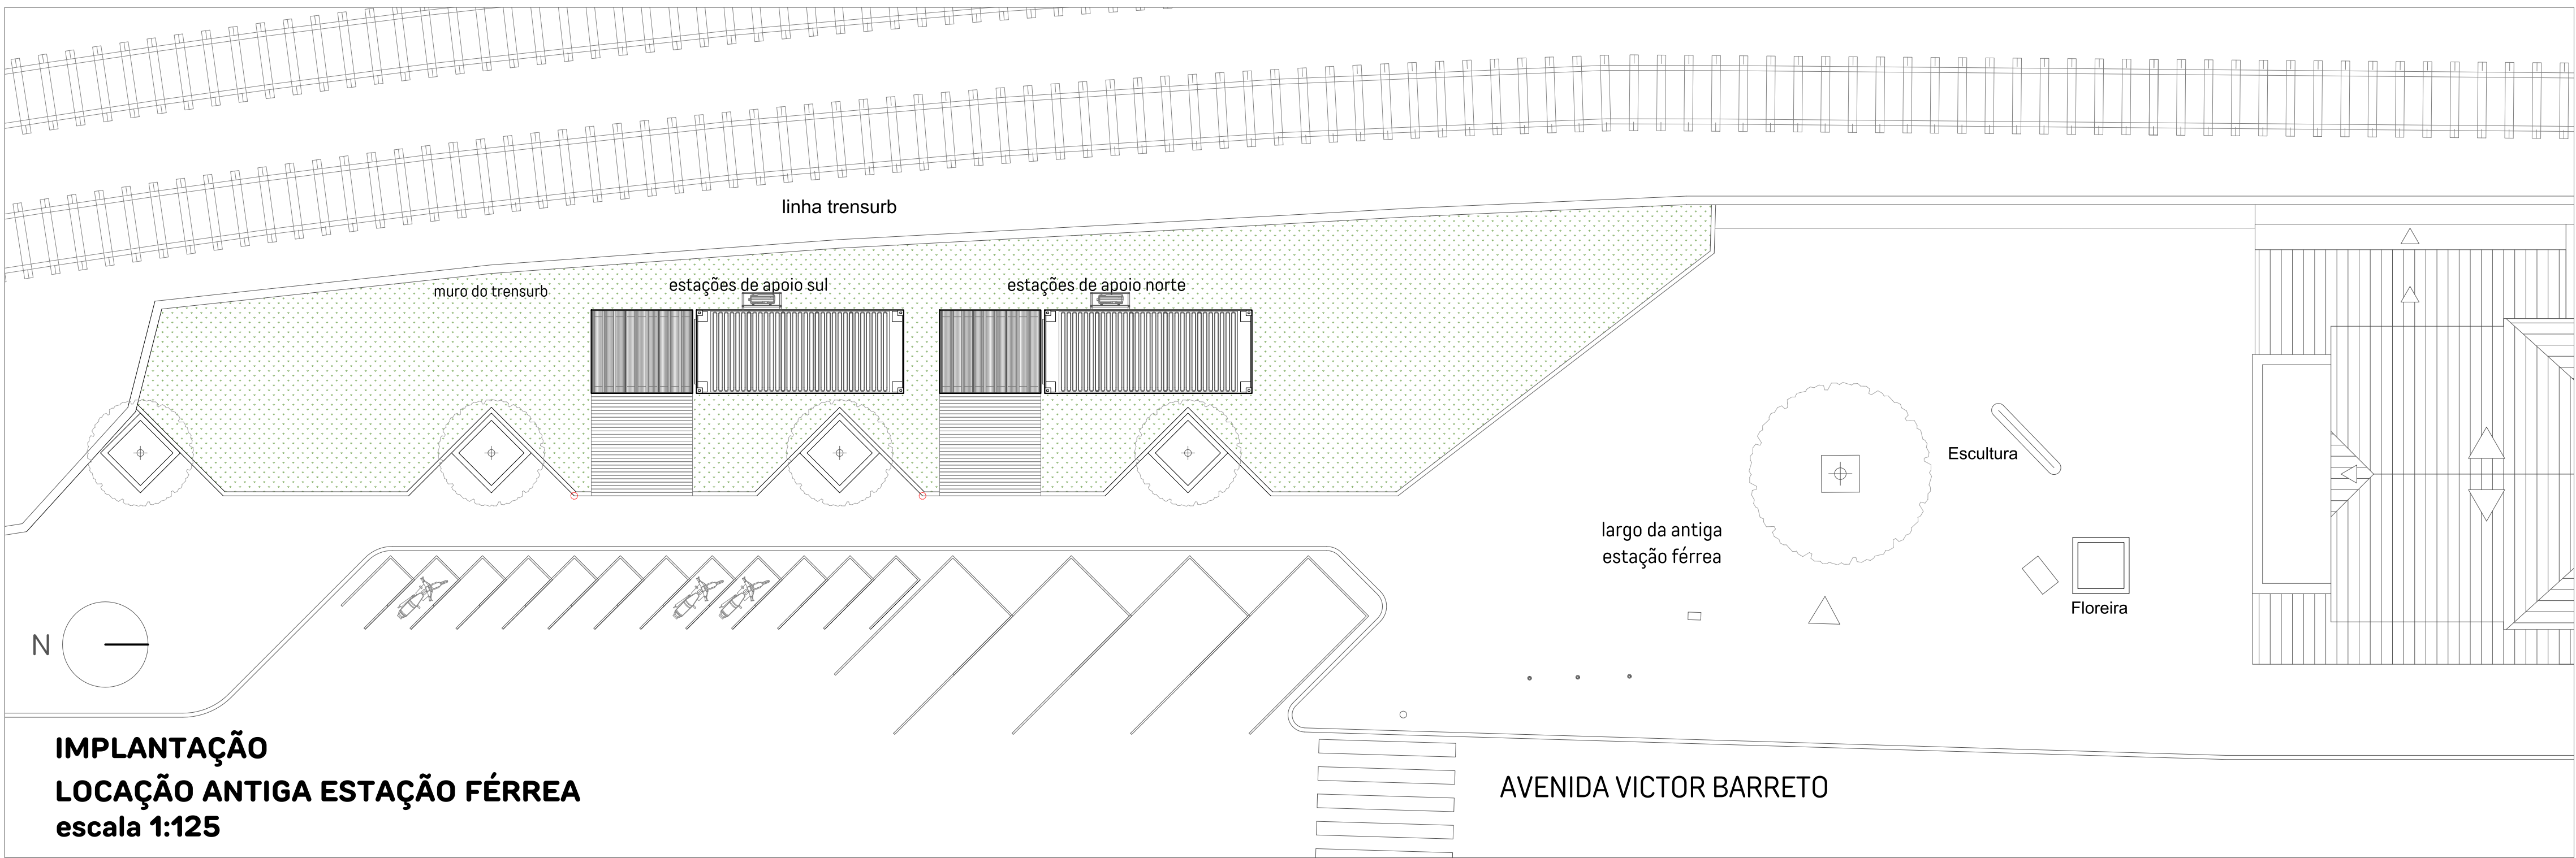

IMPLANTAÇÃO
LOCAÇÃO ANTIGA ESTAÇÃO FÉRREA
escala 1:125

AVENIDA VICTOR BARRETO

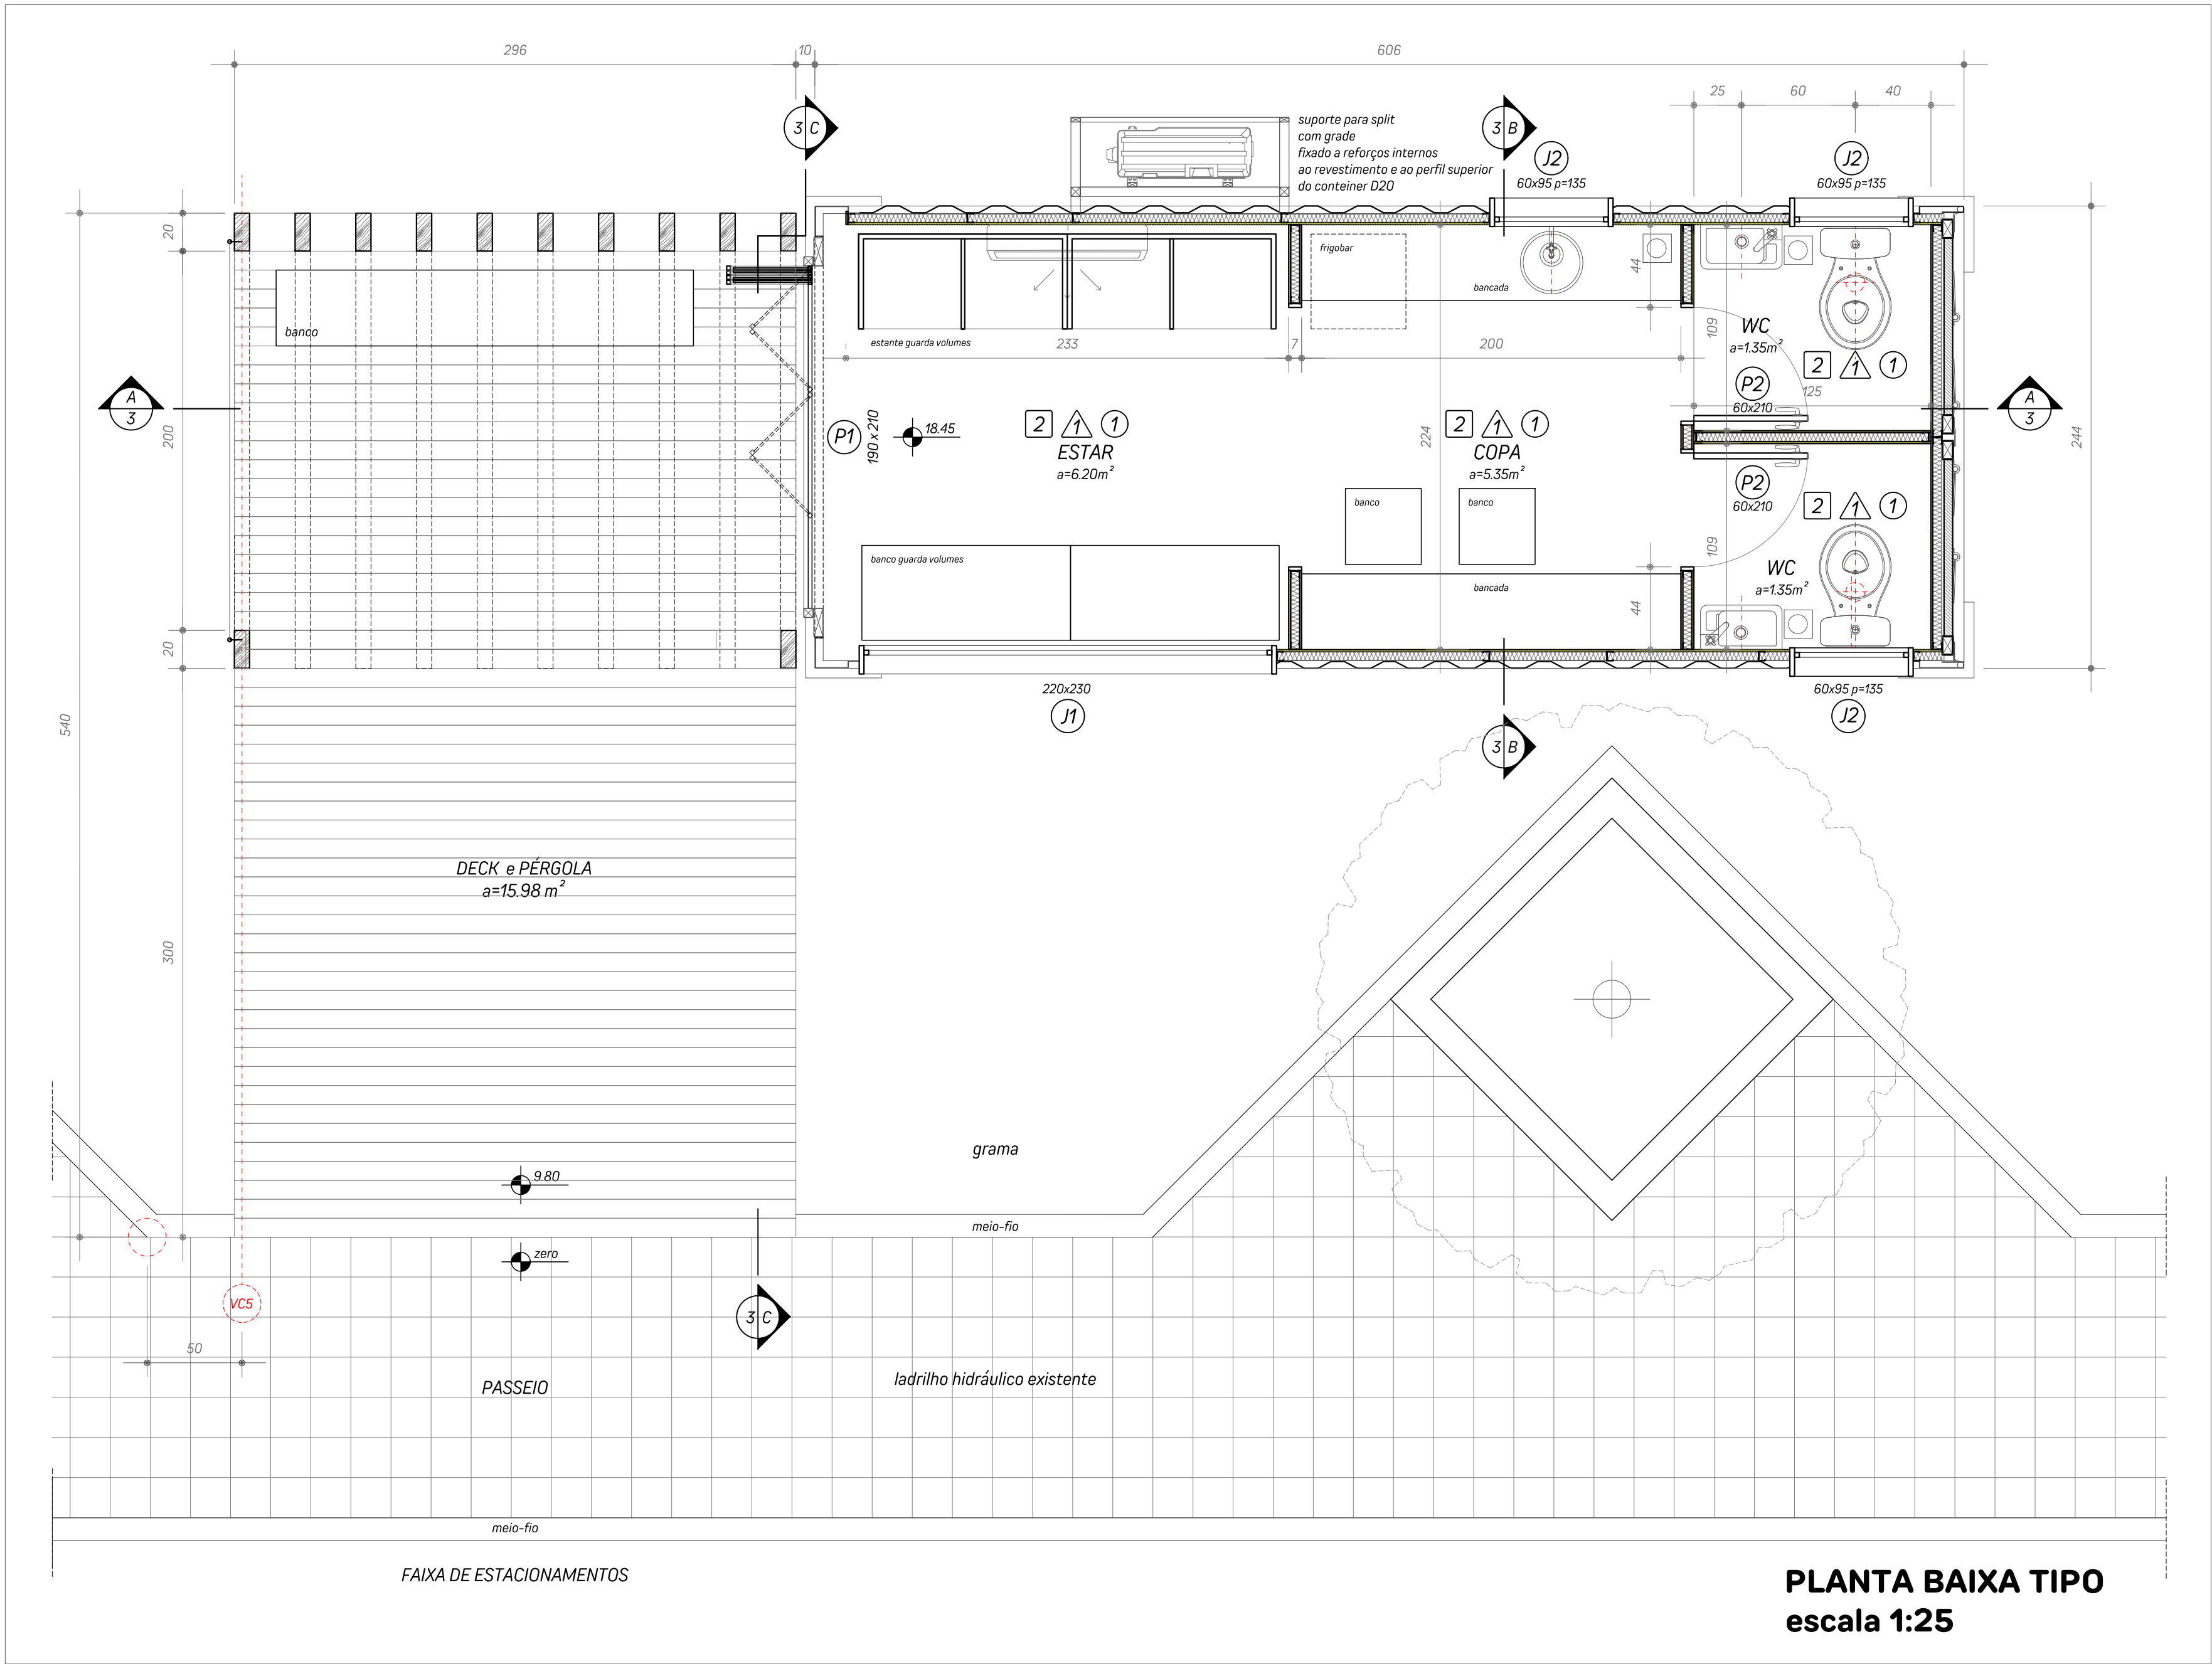

PLANTA BAIXA TIPO
escala 1:25

NOTAS E ESPECIFICAÇÕES

- PISOS
- COD. DESCRIÇÃO
- 1 deck em madeira, pinus autoclavado 10 x 1,8 cm, instalado sobre vigas de madeira
 - 2 piso cerâmico 60 x 60 cm PEI 3 ou 4.

- PAREDES
- COD. DESCRIÇÃO
- 1 compensado nava tipo virola, aplicar verniz transparente fosco


- TETOS E FORROS
- COD. DESCRIÇÃO
- 1 forro em PVC, branco

- ABERTURAS
- P1 190 X 210 porta camarão metálica, quadro em metalon 50mmx50mm, fechamento em chapa metálica
 - P2 60x210 porta do WC, em madeira natural, aplicar verniz transparente fosco
 - J1 220 X 230 janela fixa em vidro temperado 8mm, caixilharia de alumínio
 - J2 60x95 p=135 janela maxim air em vidro mini boreal



PREFEITURA MUNICIPAL DE CANOAS
ESCRITÓRIO DE PROJETOS
GABINETE DO PREFEITO

ESTÇÃO DE APOIO - MOTOBOY'S PLACE PROJETO BÁSICO DE ARQUITETURA IMPLANTAÇÃO E PLANTA BAIXA - LOCAÇÃO ANTIGA ESTAÇÃO	DATA: AGOSTO 2025
PROPRIETÁRIO: MUNICÍPIO DE CANOAS CNPJ 88.577.416/0001-18	ESCALA: INDICADA DESENHO: MARCOS LEITE ALMEIDA
RESPONSÁVEL TÉCNICO: ARQUITETO MARCOS LEITE ALMEIDA CAU: A26933-6 MATRÍCULA: 128633	PRANCHA: 1 / 9

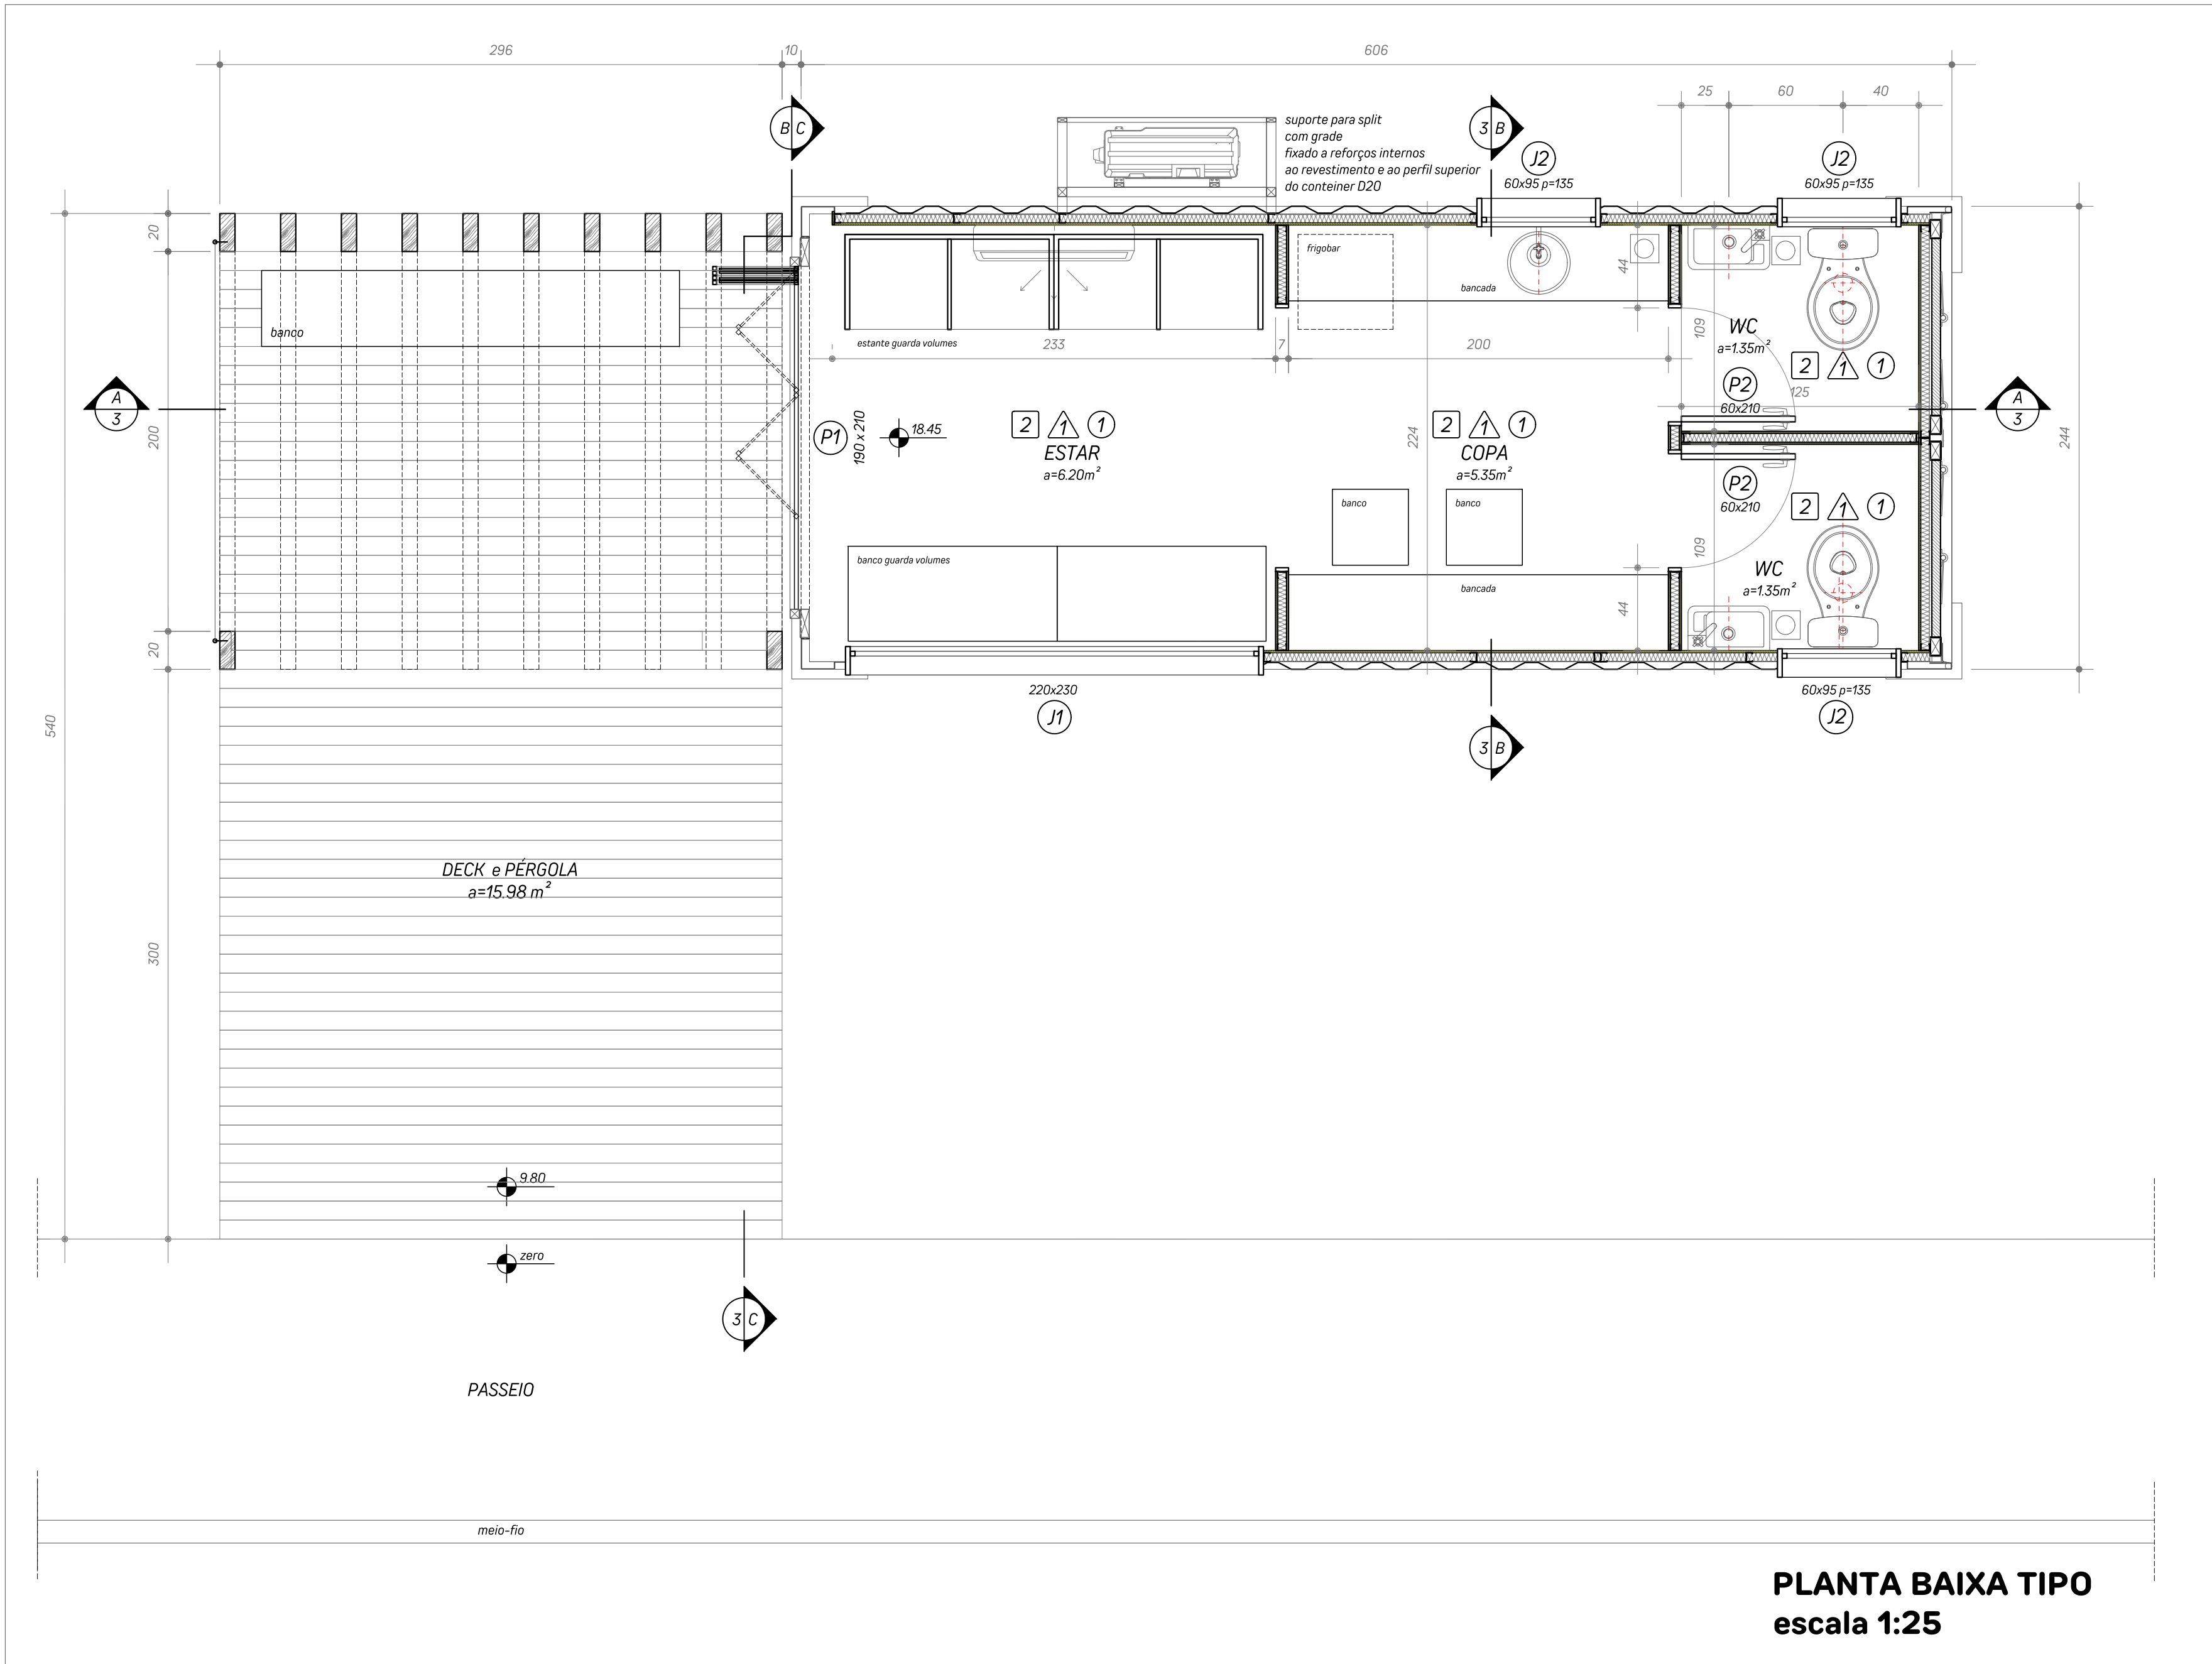


NOTAS E ESPECIFICAÇÕES

- PISOS
- COD. DESCRIÇÃO
- 1 deck em madeira, pinus autoclavado 10 x 1,8 cm, instalado sobre vigas de madeira
- 2 piso cerâmico 60 x 60 cm PEI 3 ou 4.

- PAREDES
- COD. DESCRIÇÃO
- 1 compensado nava tipo virola, aplicar verniz transparente fosco

- TETOS E FORROS
- COD. DESCRIÇÃO
- 1 forro em PVC, branco

- ABERTURAS
- P1 190 X 210 porta camarão metálica, quadro em metalon 50mmx50mm, fechamento em chapa metálica
- P2 60x210 porta do WC, em madeira natural, aplicar verniz transparente fosco
- J1 220 X 230 janela fixa em vidro temperado 8mm, caixilharia de alumínio
- J2 60x95 p=135 janela maxim air em vidro mini boreal

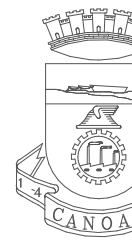


PREFEITURA MUNICIPAL DE CANOAS


ESCRITÓRIO DE PROJETOS

GABINETE DO PREFEITO


ESTÇÃO DE APOIO - MOTOBOY'S PLACE		DATA:
PROJETO BÁSICO DE ARQUITETURA		AGOSTO 2025
IMPLANTAÇÃO E PLANTA BAIXA - LOCAÇÃO CANOAS SHOPPING		
PROPRIETÁRIO:		ESCALA:
MUNICÍPIO DE CANOAS		INDICADA
CNPJ 88.577.416/0001-18		DESENHO:
		MARCOS LEITE ALMEIDA
RESPONSÁVEL TÉCNICO		PRANCHA:
ARQUITETO MARCOS LEITE ALMEIDA		2 / 9
CAU - A26933-6 MATRÍCULA: 128633		

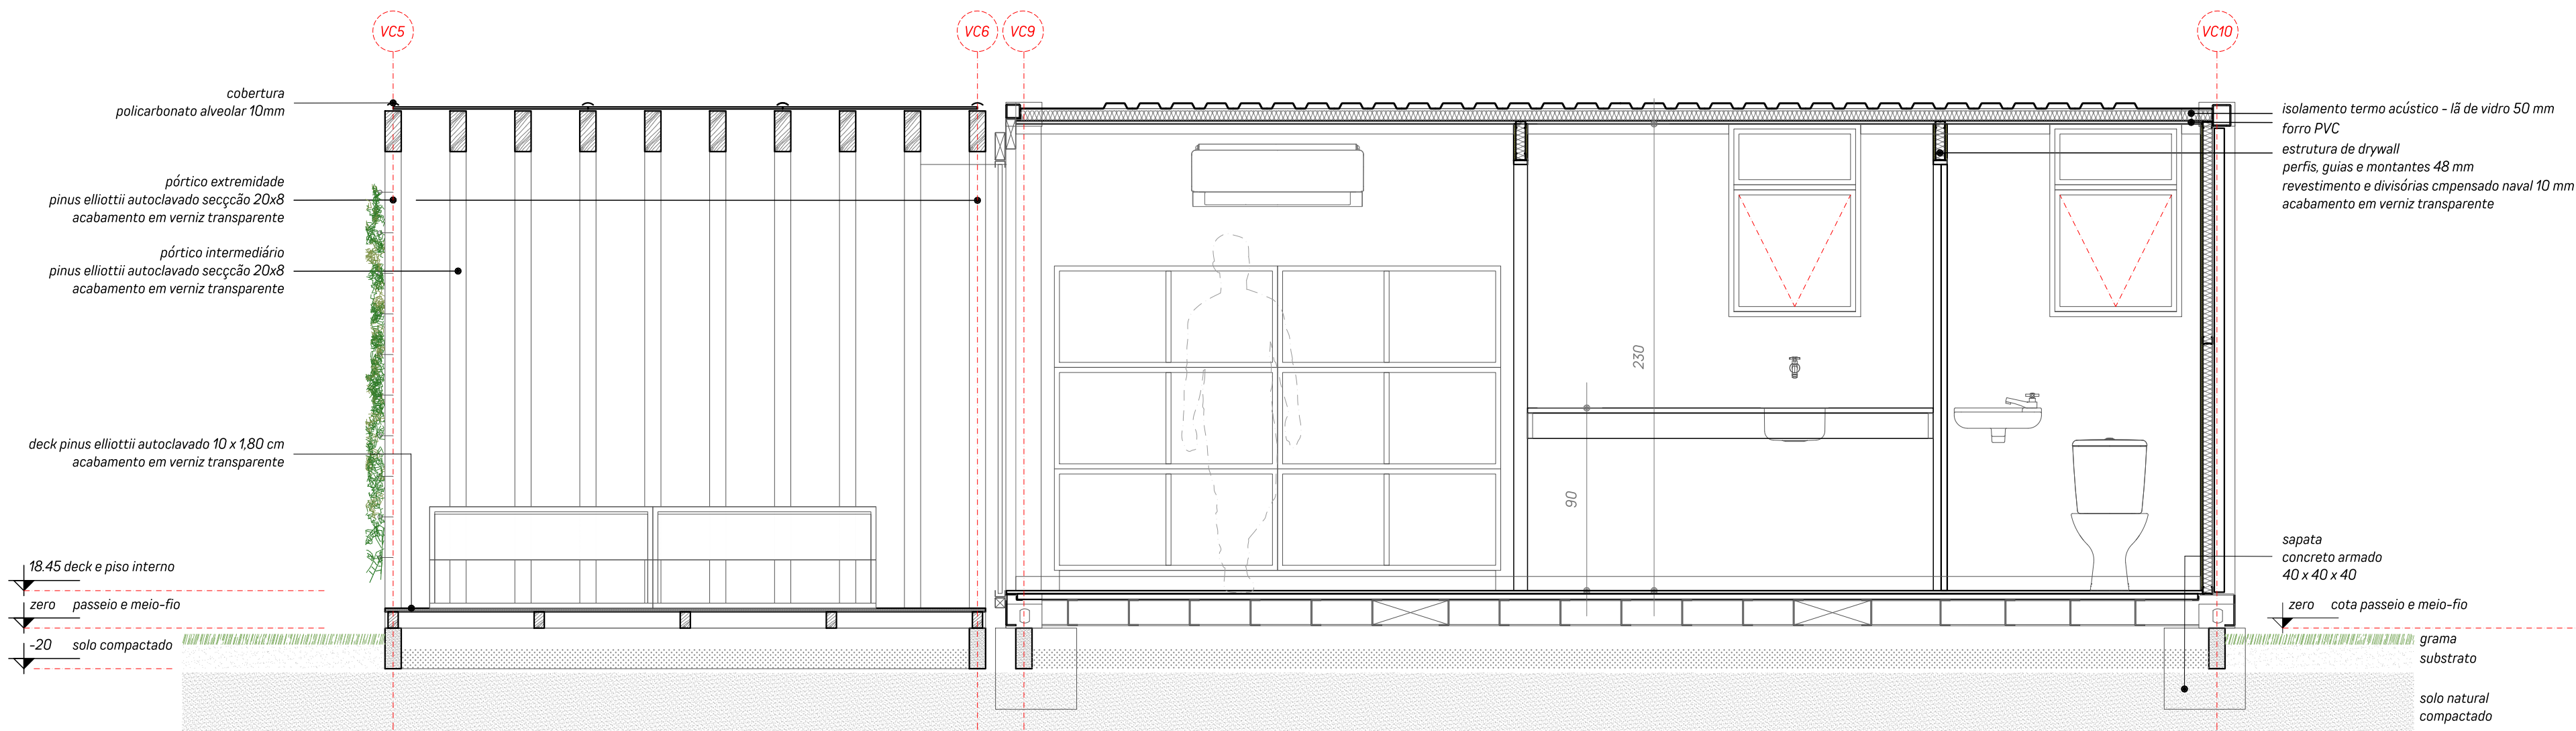

CORTE A
escala 1:25

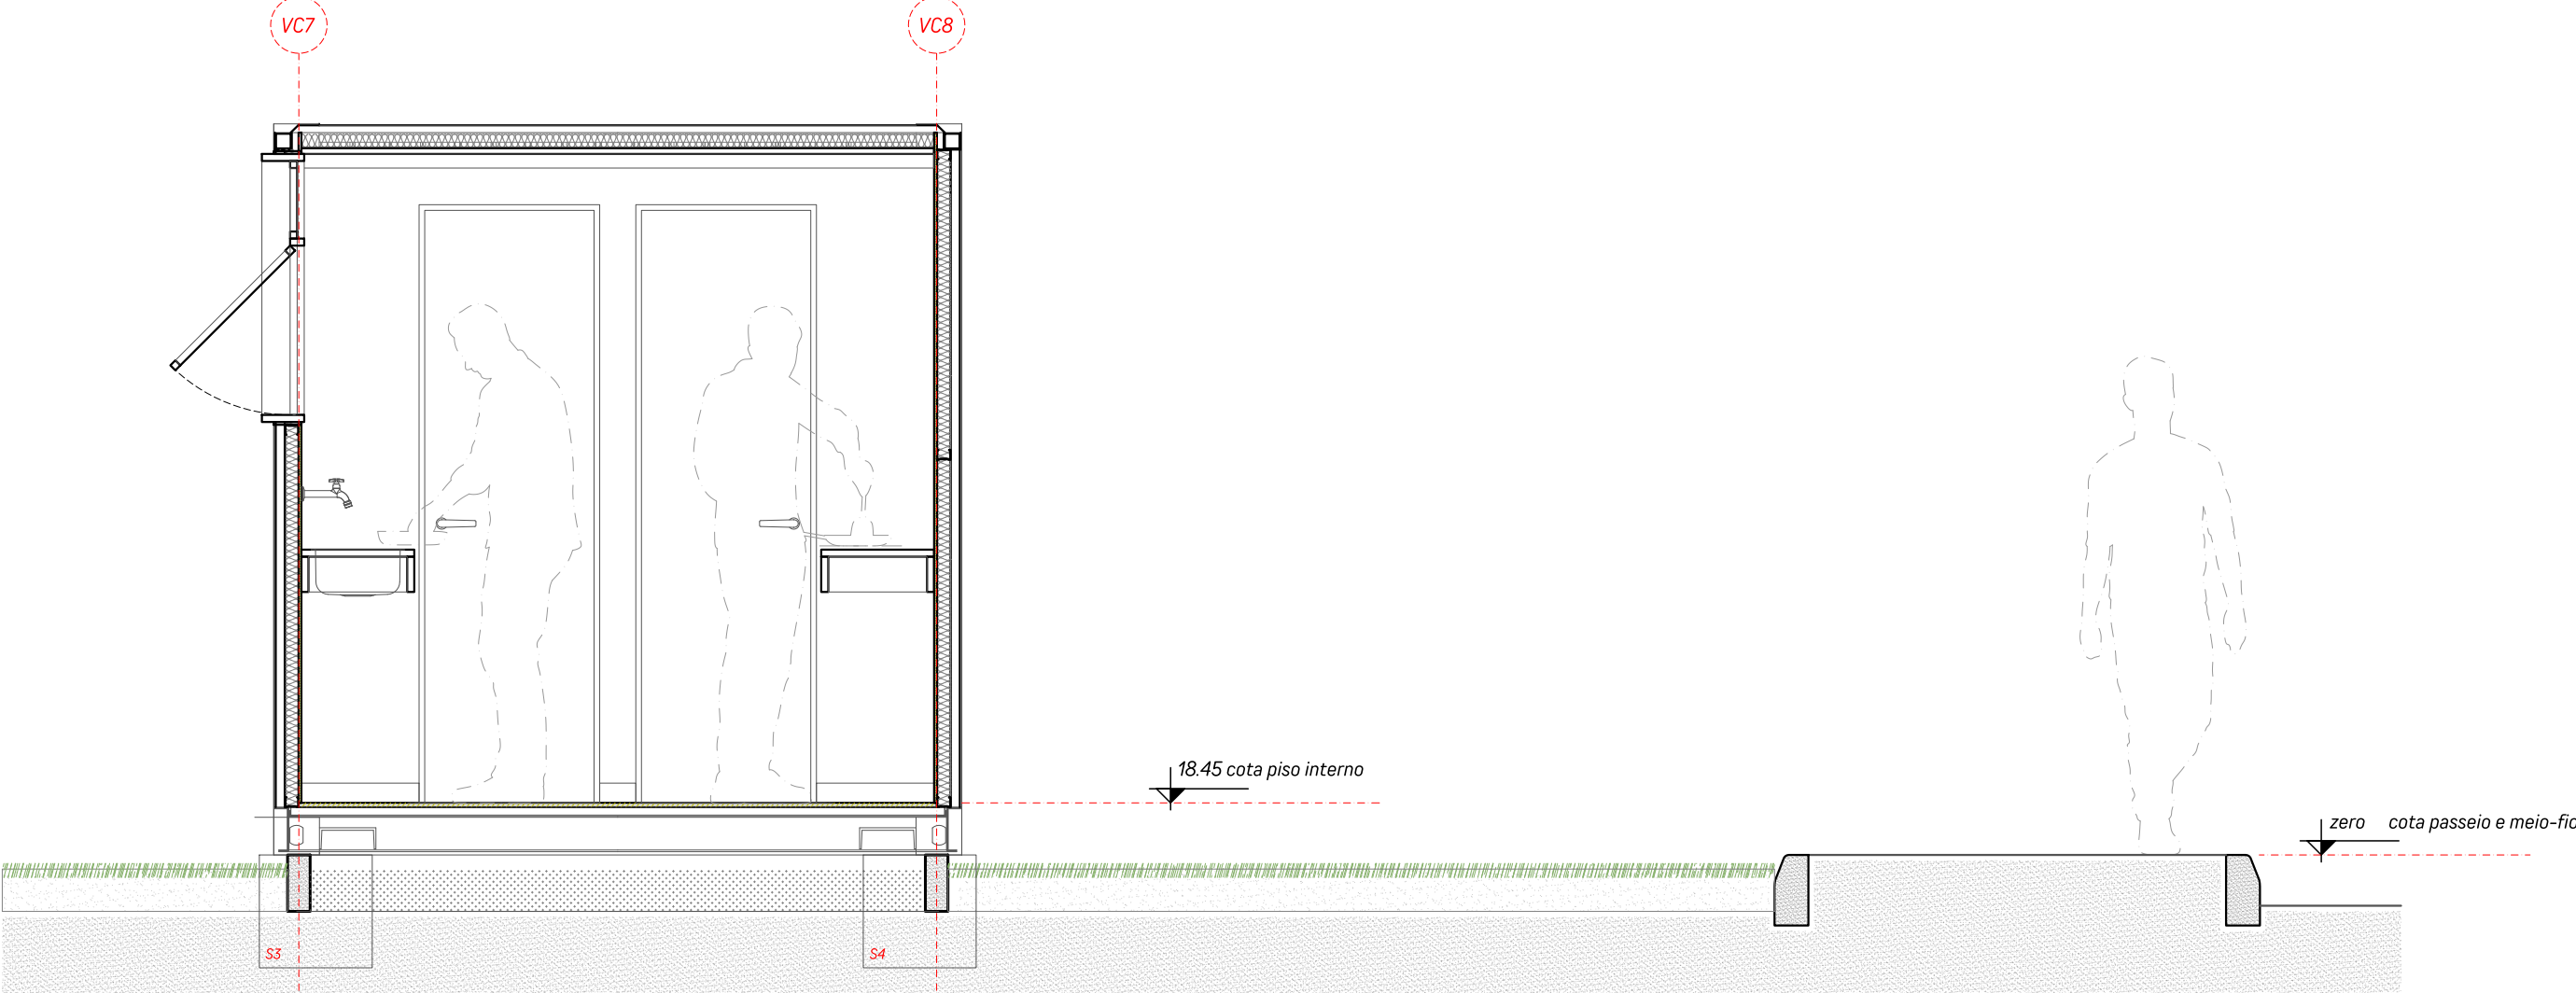


CORTE B
escala 1:25

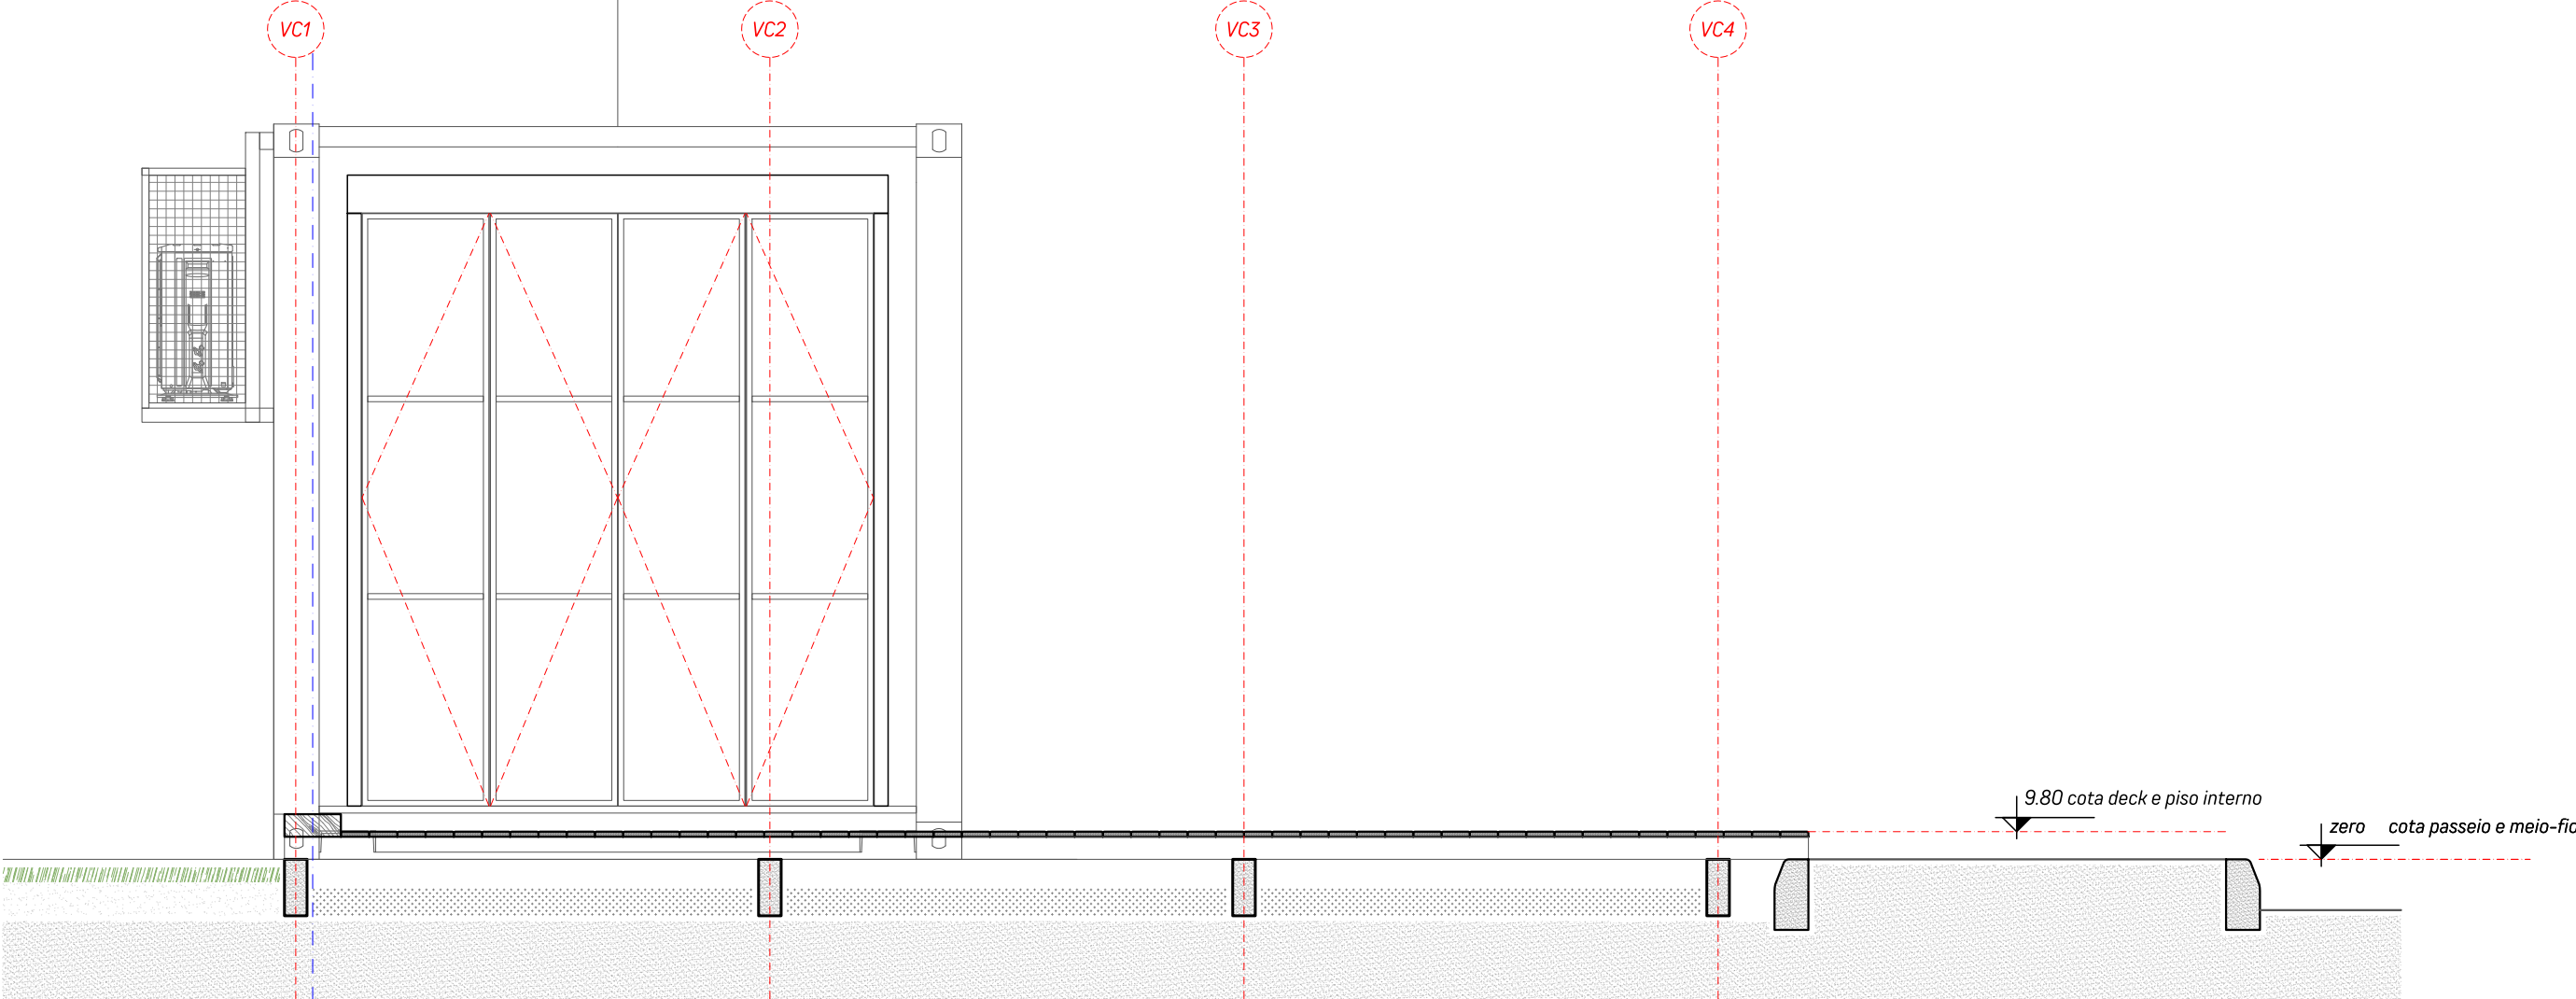


CORTE C
escala 1:25

REVISÃO	DATA

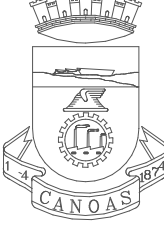


PREFEITURA MUNICIPAL DE CANOAS
ESCRITÓRIO DE PROJETOS
GABINETE DO PREFEITO


ESTÇÃO DE APOIO - MOTOBÓY'S PLACE PROJETO BÁSICO DE ARQUITETURA CORTES	DATA: AGOSTO 2025
PROPRIETÁRIO: MUNICÍPIO DE CANOAS CNPJ 88.577.416/0001-18	ESCALA: INDICADA DESENHO: MARCOS LEITE ALMEIDA
RESPONSÁVEL TÉCNICO: ARQUITETO MARCOS LEITE ALMEIDA CAU: A26933-6 MATRÍCULA: 128633	PRANCHA: 3 / 9

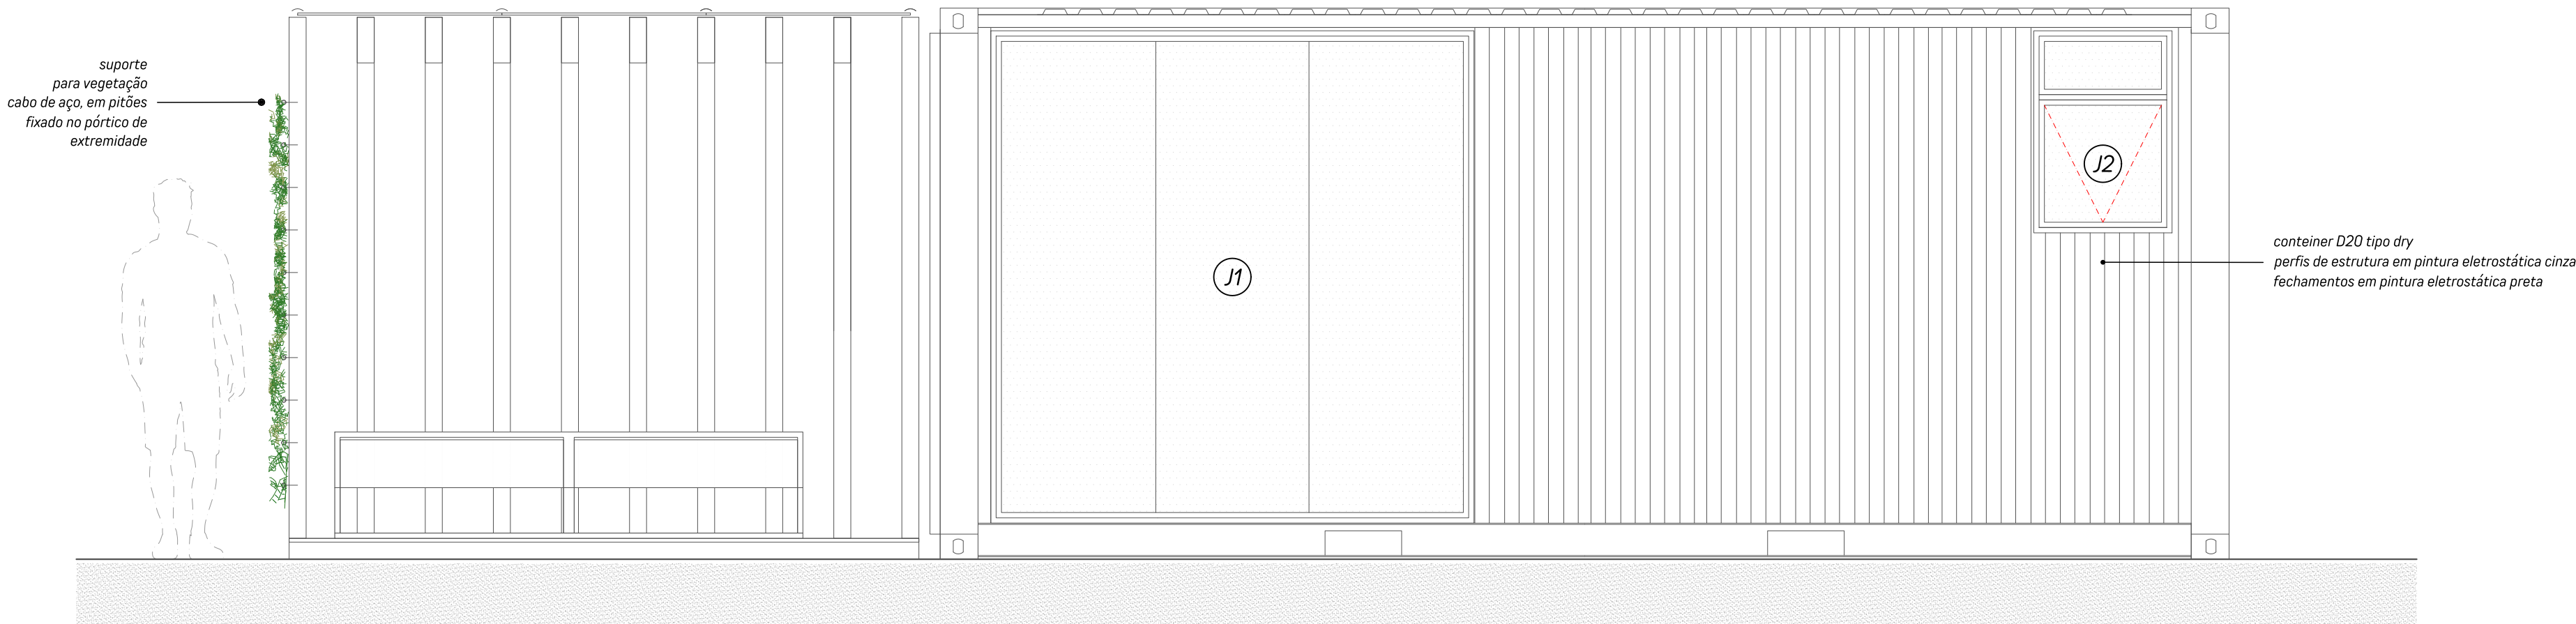


ELEVAÇÃO TIPO - FRONTAL - PASSEIO
escala 1:25

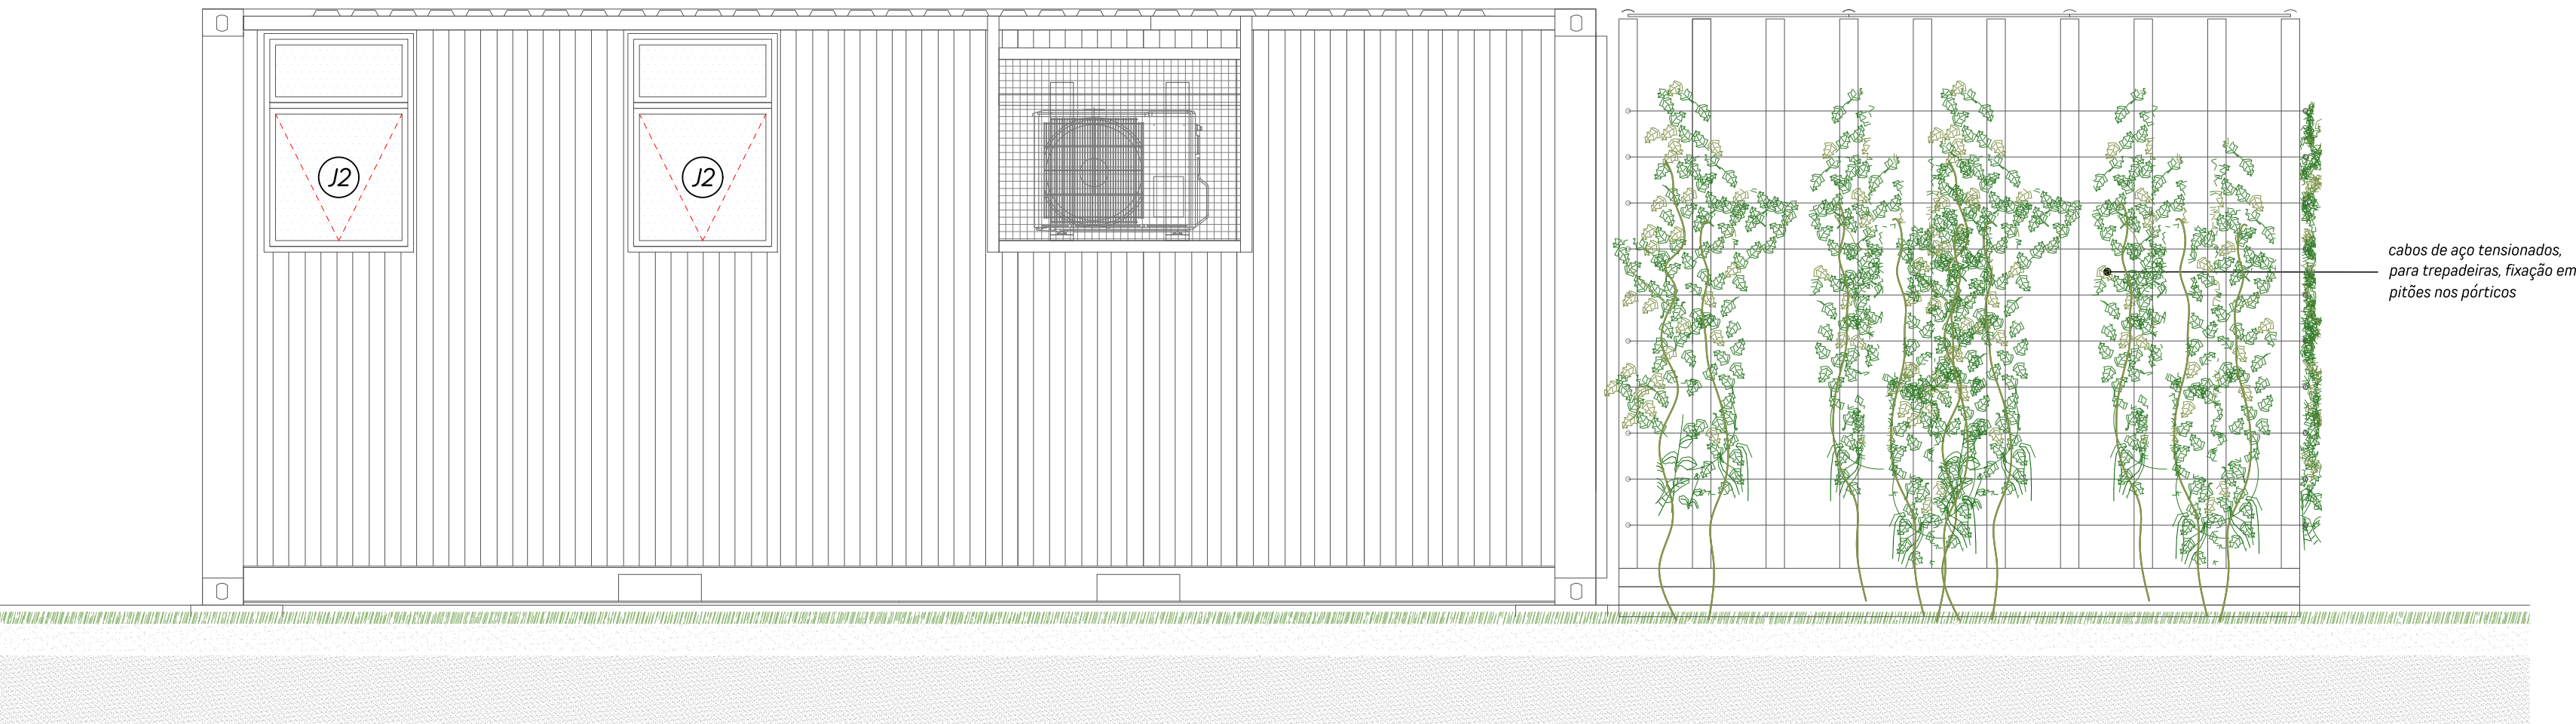

ELEVAÇÃO TIPO - POSTERIOR
escala 1:25

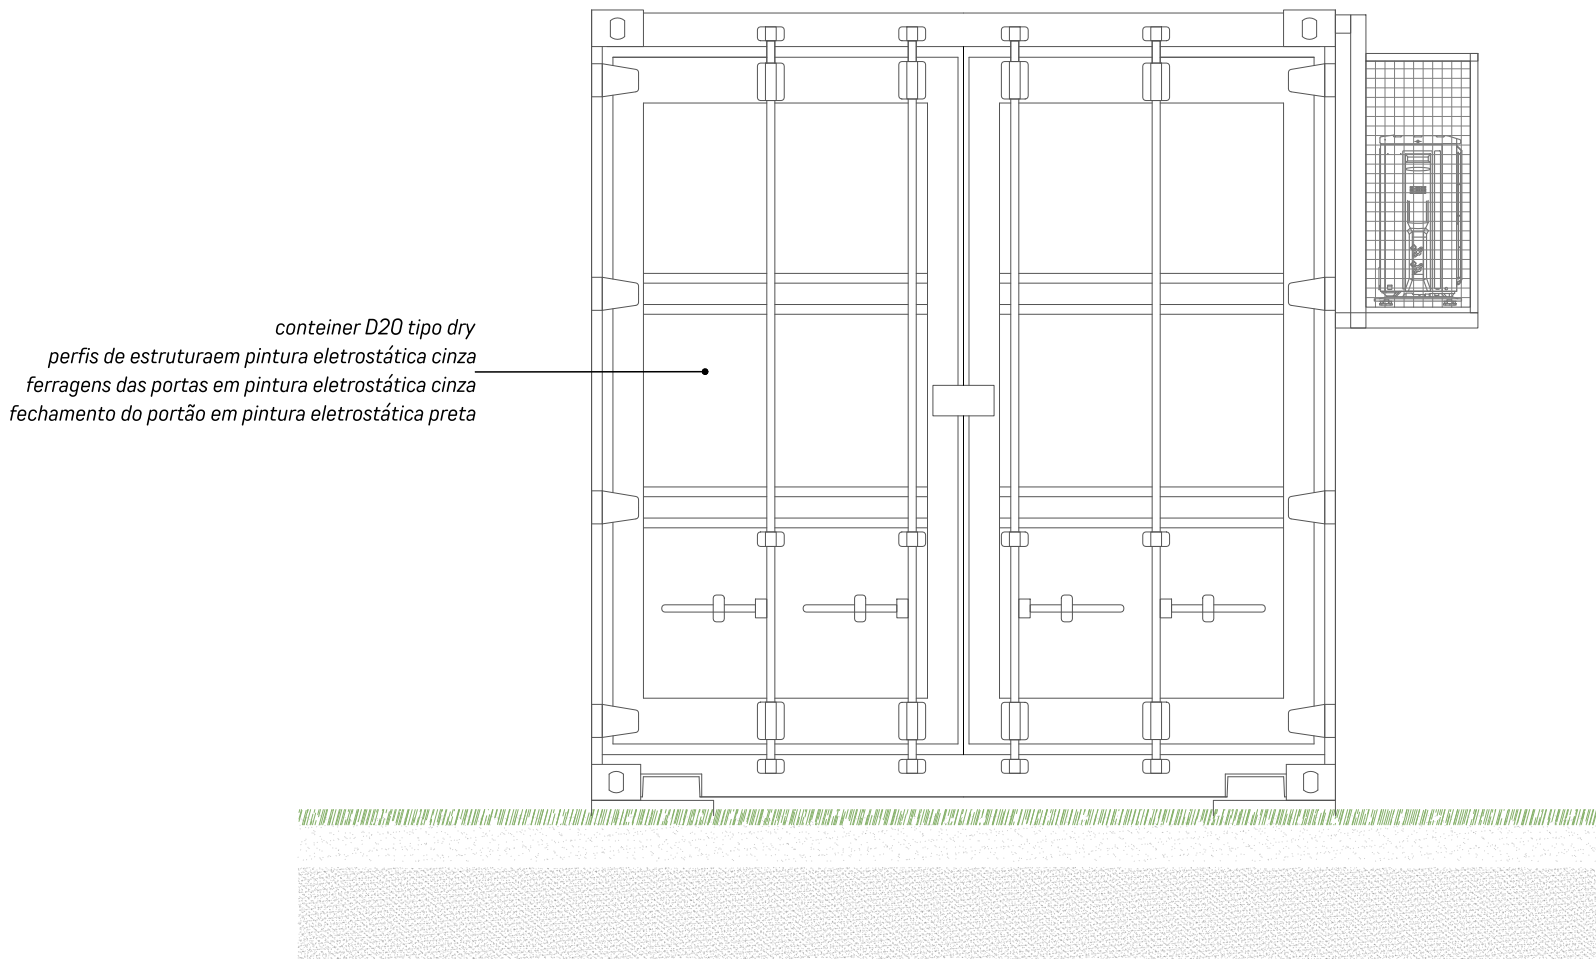


ELEVAÇÃO TIPO LATERAL
escala 1:25

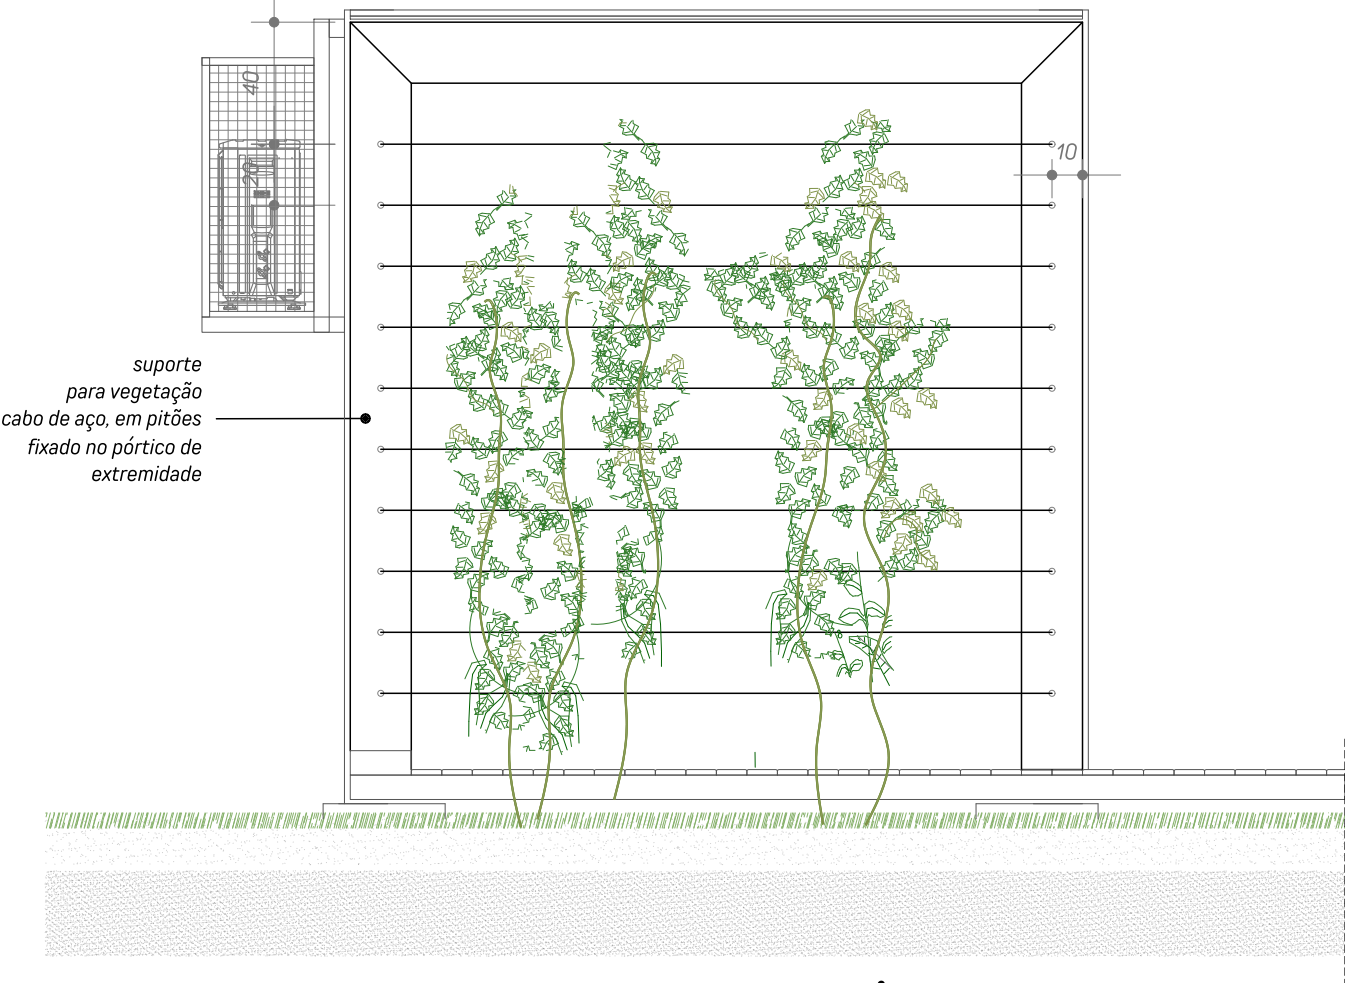


ELEVAÇÃO TIPO - LATERAL - PÉRGOLA
escala 1:25

REVISÃO	DATA

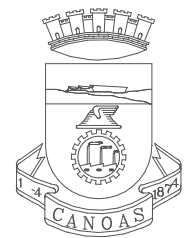


PREFEITURA MUNICIPAL DE CANOAS
ESCRITÓRIO DE PROJETOS
GABINETE DO PREFEITO


ESTÇÃO DE APOIO - MOTOBÓY'S PLACE PROJETO BÁSICO DE ARQUITETURA ELEVÇÕES	DATA: AGOSTO 2025
PROPRIETÁRIO: MUNICÍPIO DE CANOAS CNPJ 88.577.416/0001-18	ESCALA: INDICADA DESENHO: MARCOS LEITE ALMEIDA
RESPONSÁVEL TÉCNICO: ARQUITETO MARCOS LEITE ALMEIDA CAU - A26933-6 MATRÍCULA: 128633	PRANCHA: 4 / 9

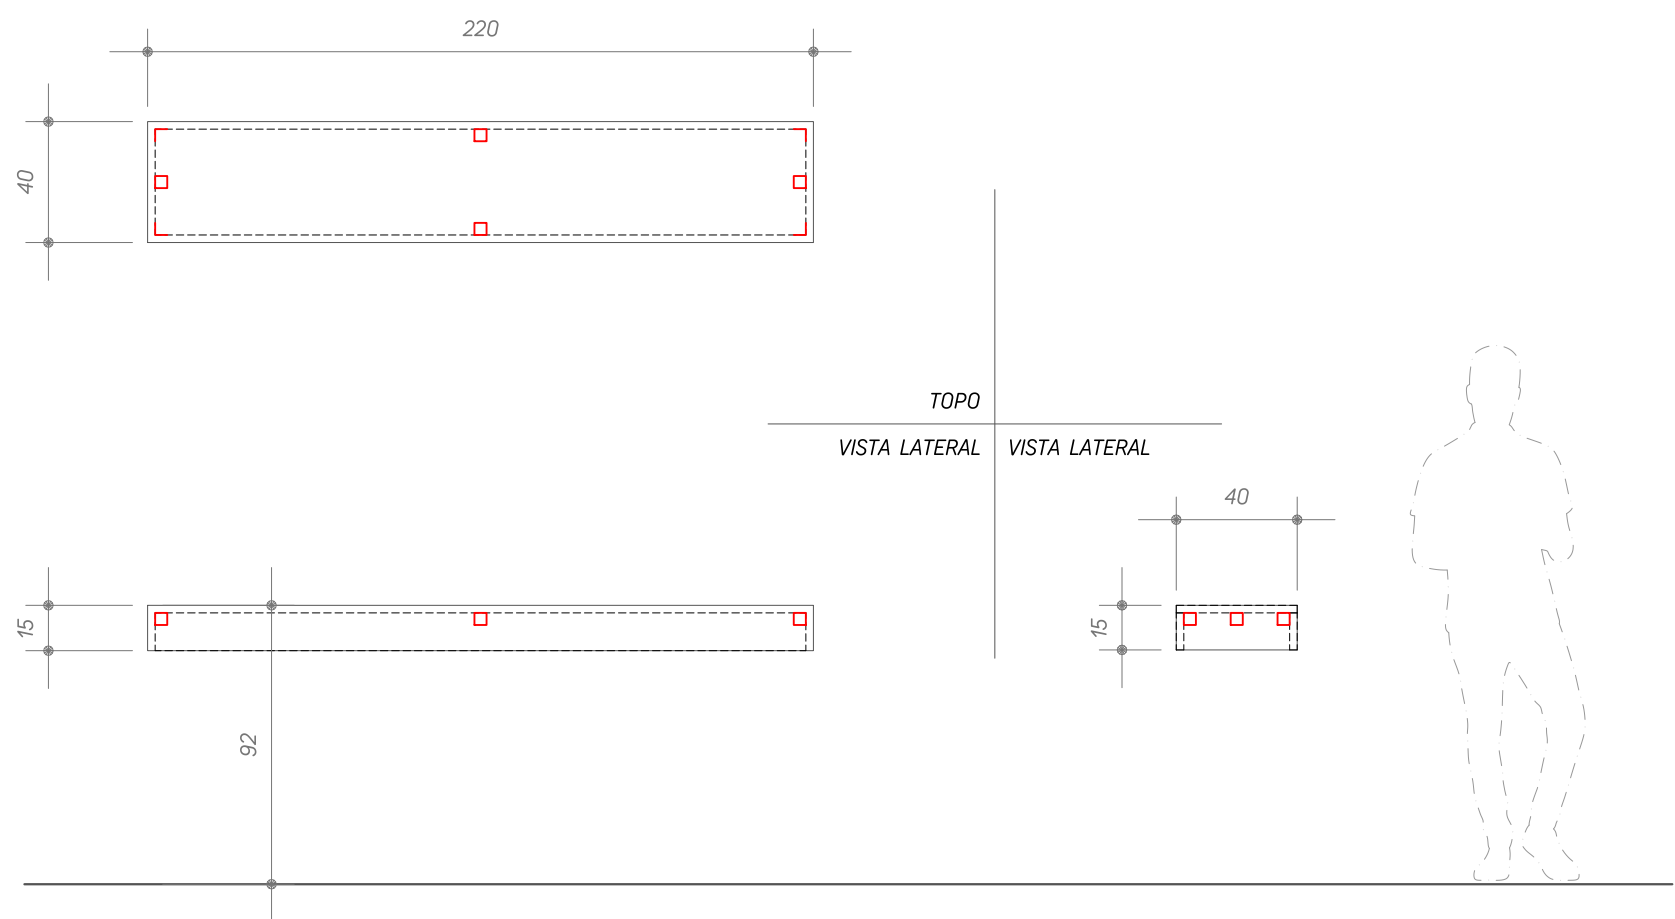

BANCADA COPA

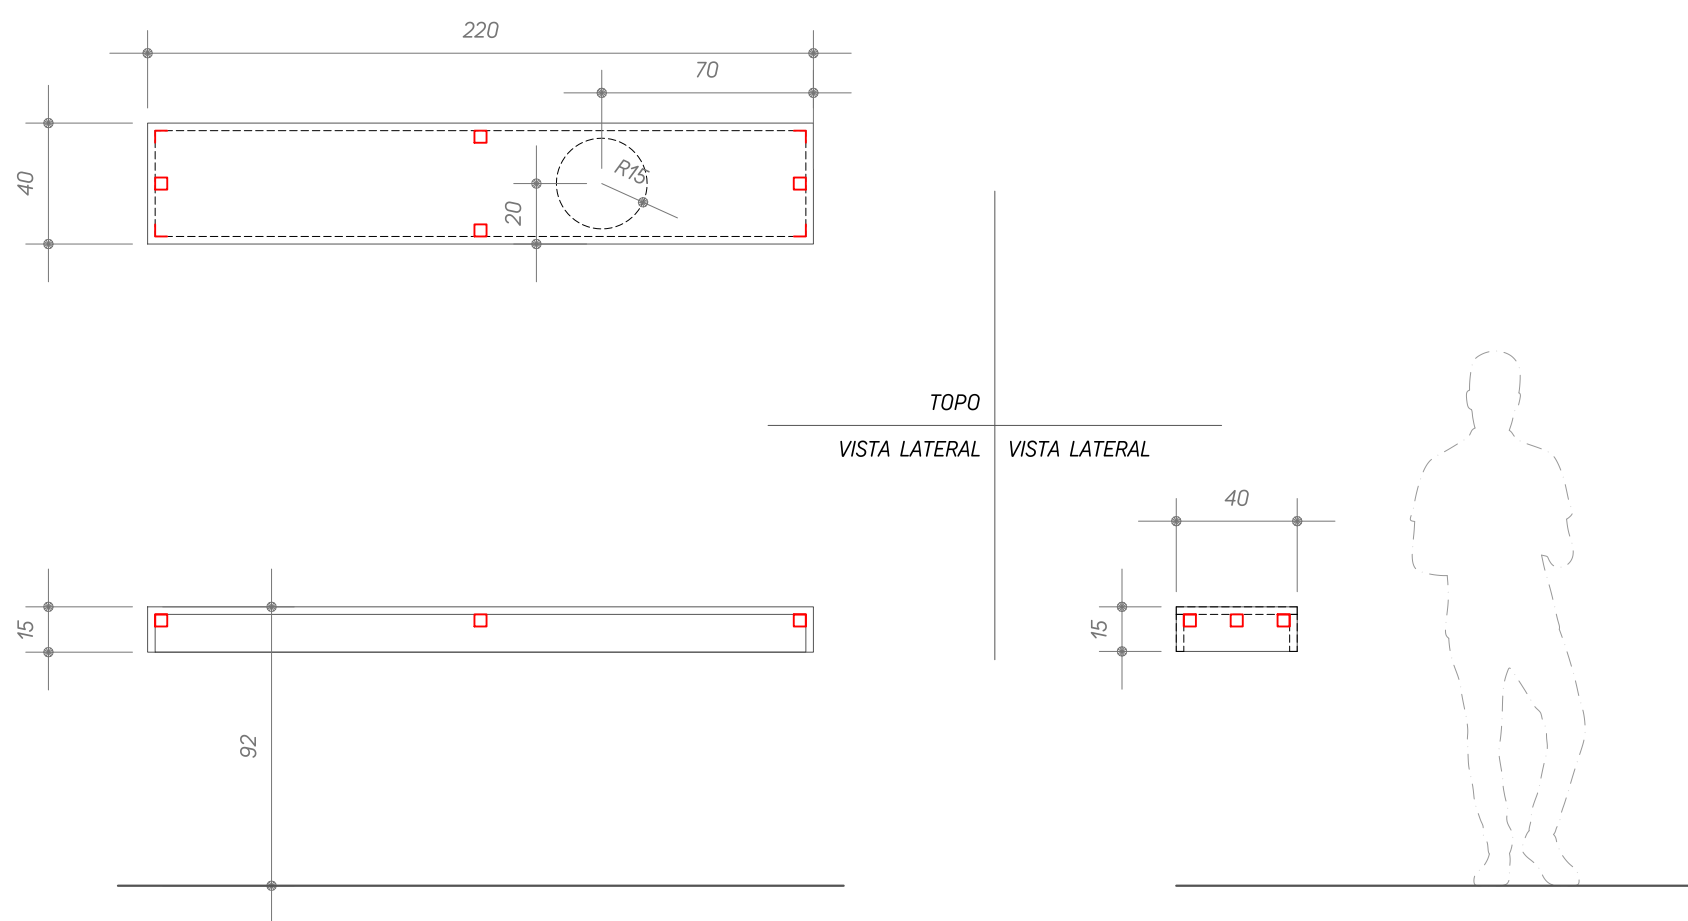


BANCADA COPA COM CUBA

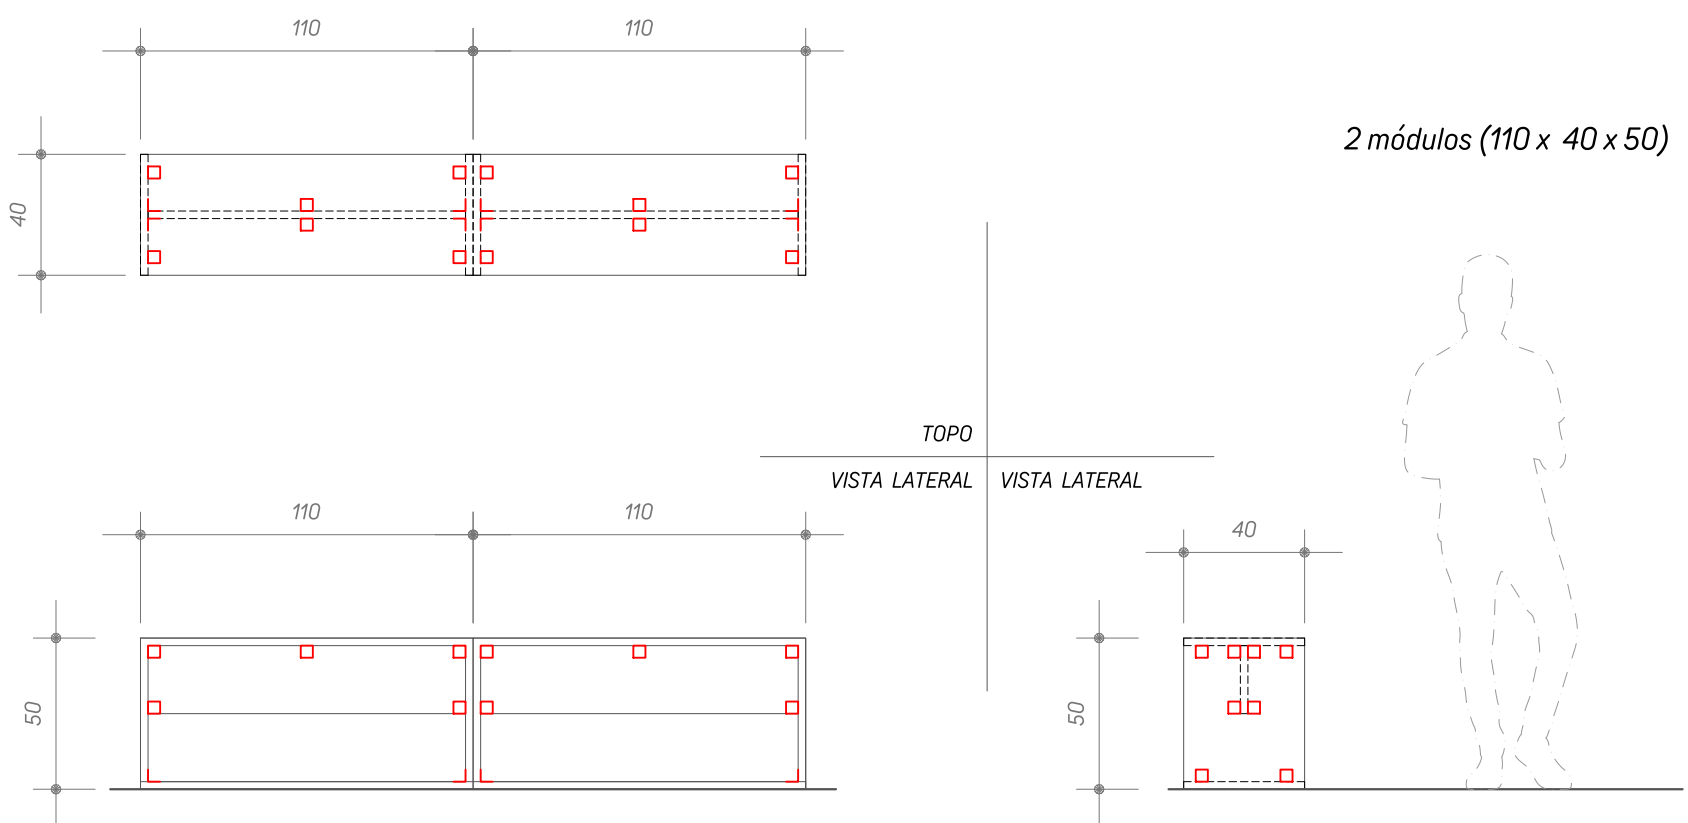


BANCO DECK

MOBILIÁRIO
escala 1:25

mobiliário em compensado naval 25 mm, acabamento em verniz transparente fosco; peças e módulos aparafusados, reforçar com cantoneiras 40x40x40mm

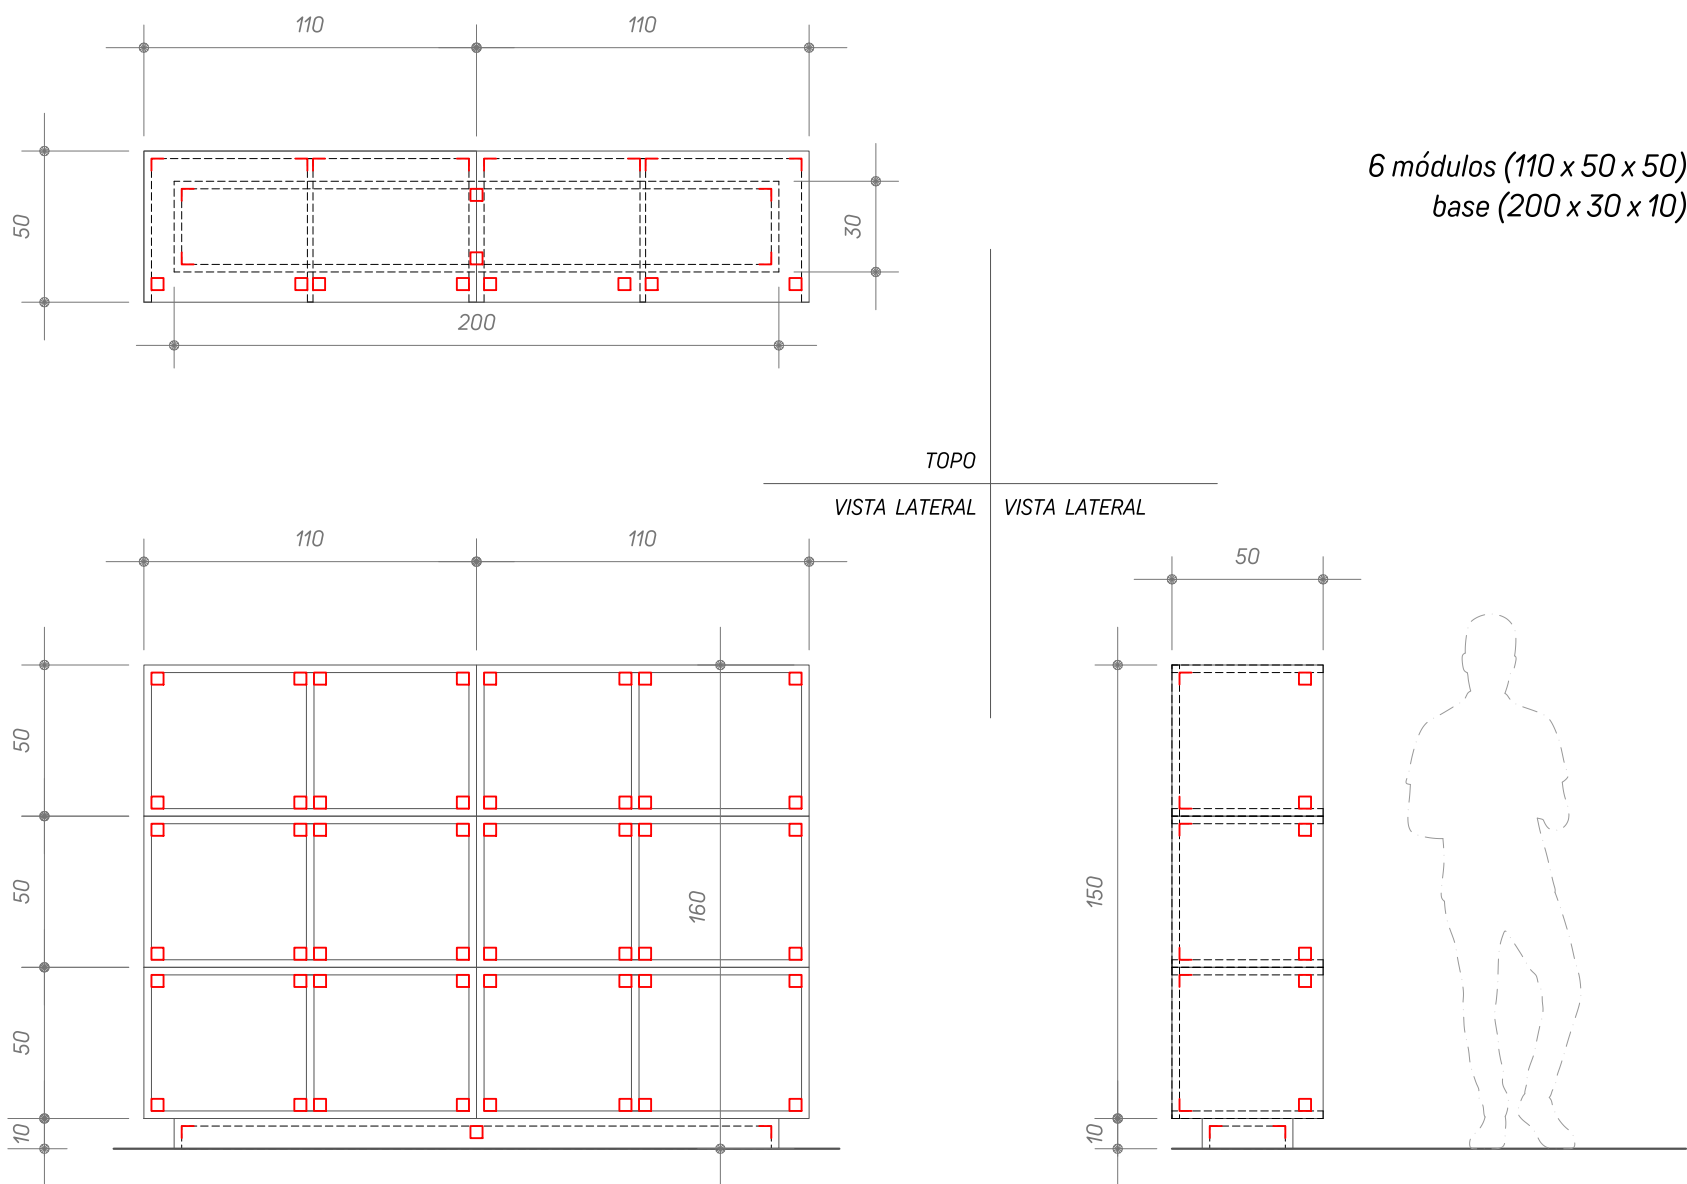

ESTANTE GUARDA VOLUMES

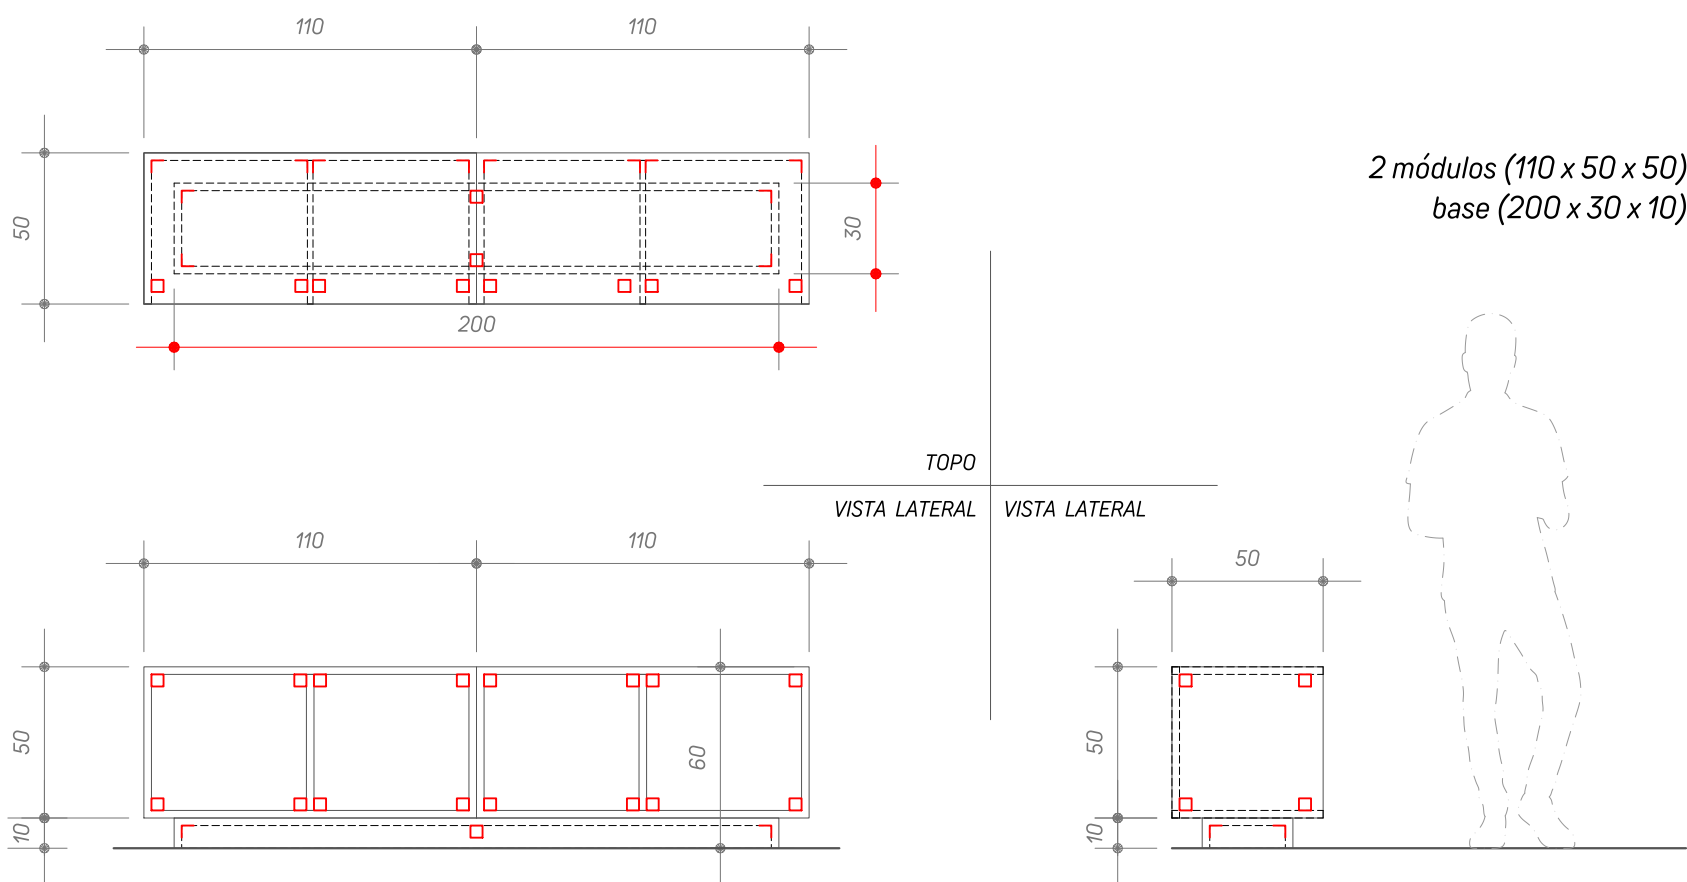

BANCO GUARDA VOLUMES


REVISÃO	DATA




PREFEITURA MUNICIPAL DE CANOAS
ESCRITÓRIO DE PROJETOS
GABINETE DO PREFEITO



ESTÇÃO DE APOIO - MOTOBOY'S PLACE PROJETO BÁSICO DE ARQUITETURA MOBILIÁRIO	DATA: AGOSTO 2025
PROPRIETÁRIO: MUNICÍPIO DE CANOAS CNPJ: 88.577.416/0001-18	ESCALA: INDICADA DESENHO: MARCOS LEITE ALMEIDA
RESPONSÁVEL TÉCNICO: ARQUITETO MARCOS LEITE ALMEIDA CAU: A26933-6 MATRÍCULA: 128633	PRANCHA: 5 / 9

 


	PREFEITURA MUNICIPAL DE CANOAS
	ESCRITÓRIO DE PROJETOS GABINETE DO PREFEITO
ESTÁÇÃO DE APOIO - MOTOBOY'S PLACE PROJETO BÁSICO DE ARQUITETURA FUNDAÇÕES E PAGINAÇÃO	
PROPRIETÁRIO: _____	DATA: AGOSTO 2025
MUNICÍPIO DE CANOAS CNPJ 08.577.416/0001-18	ESCALA: INDICADA
	DESENHO: MARCOS LEITE ALMEIDA
RESPONSÁVEL TÉCNICO _____	PRANCHA: 6 / 9
ARQUITETO MARCOS LEITE ALMEIDA CAU. 020933-6 MATRÍCULA: 128633	

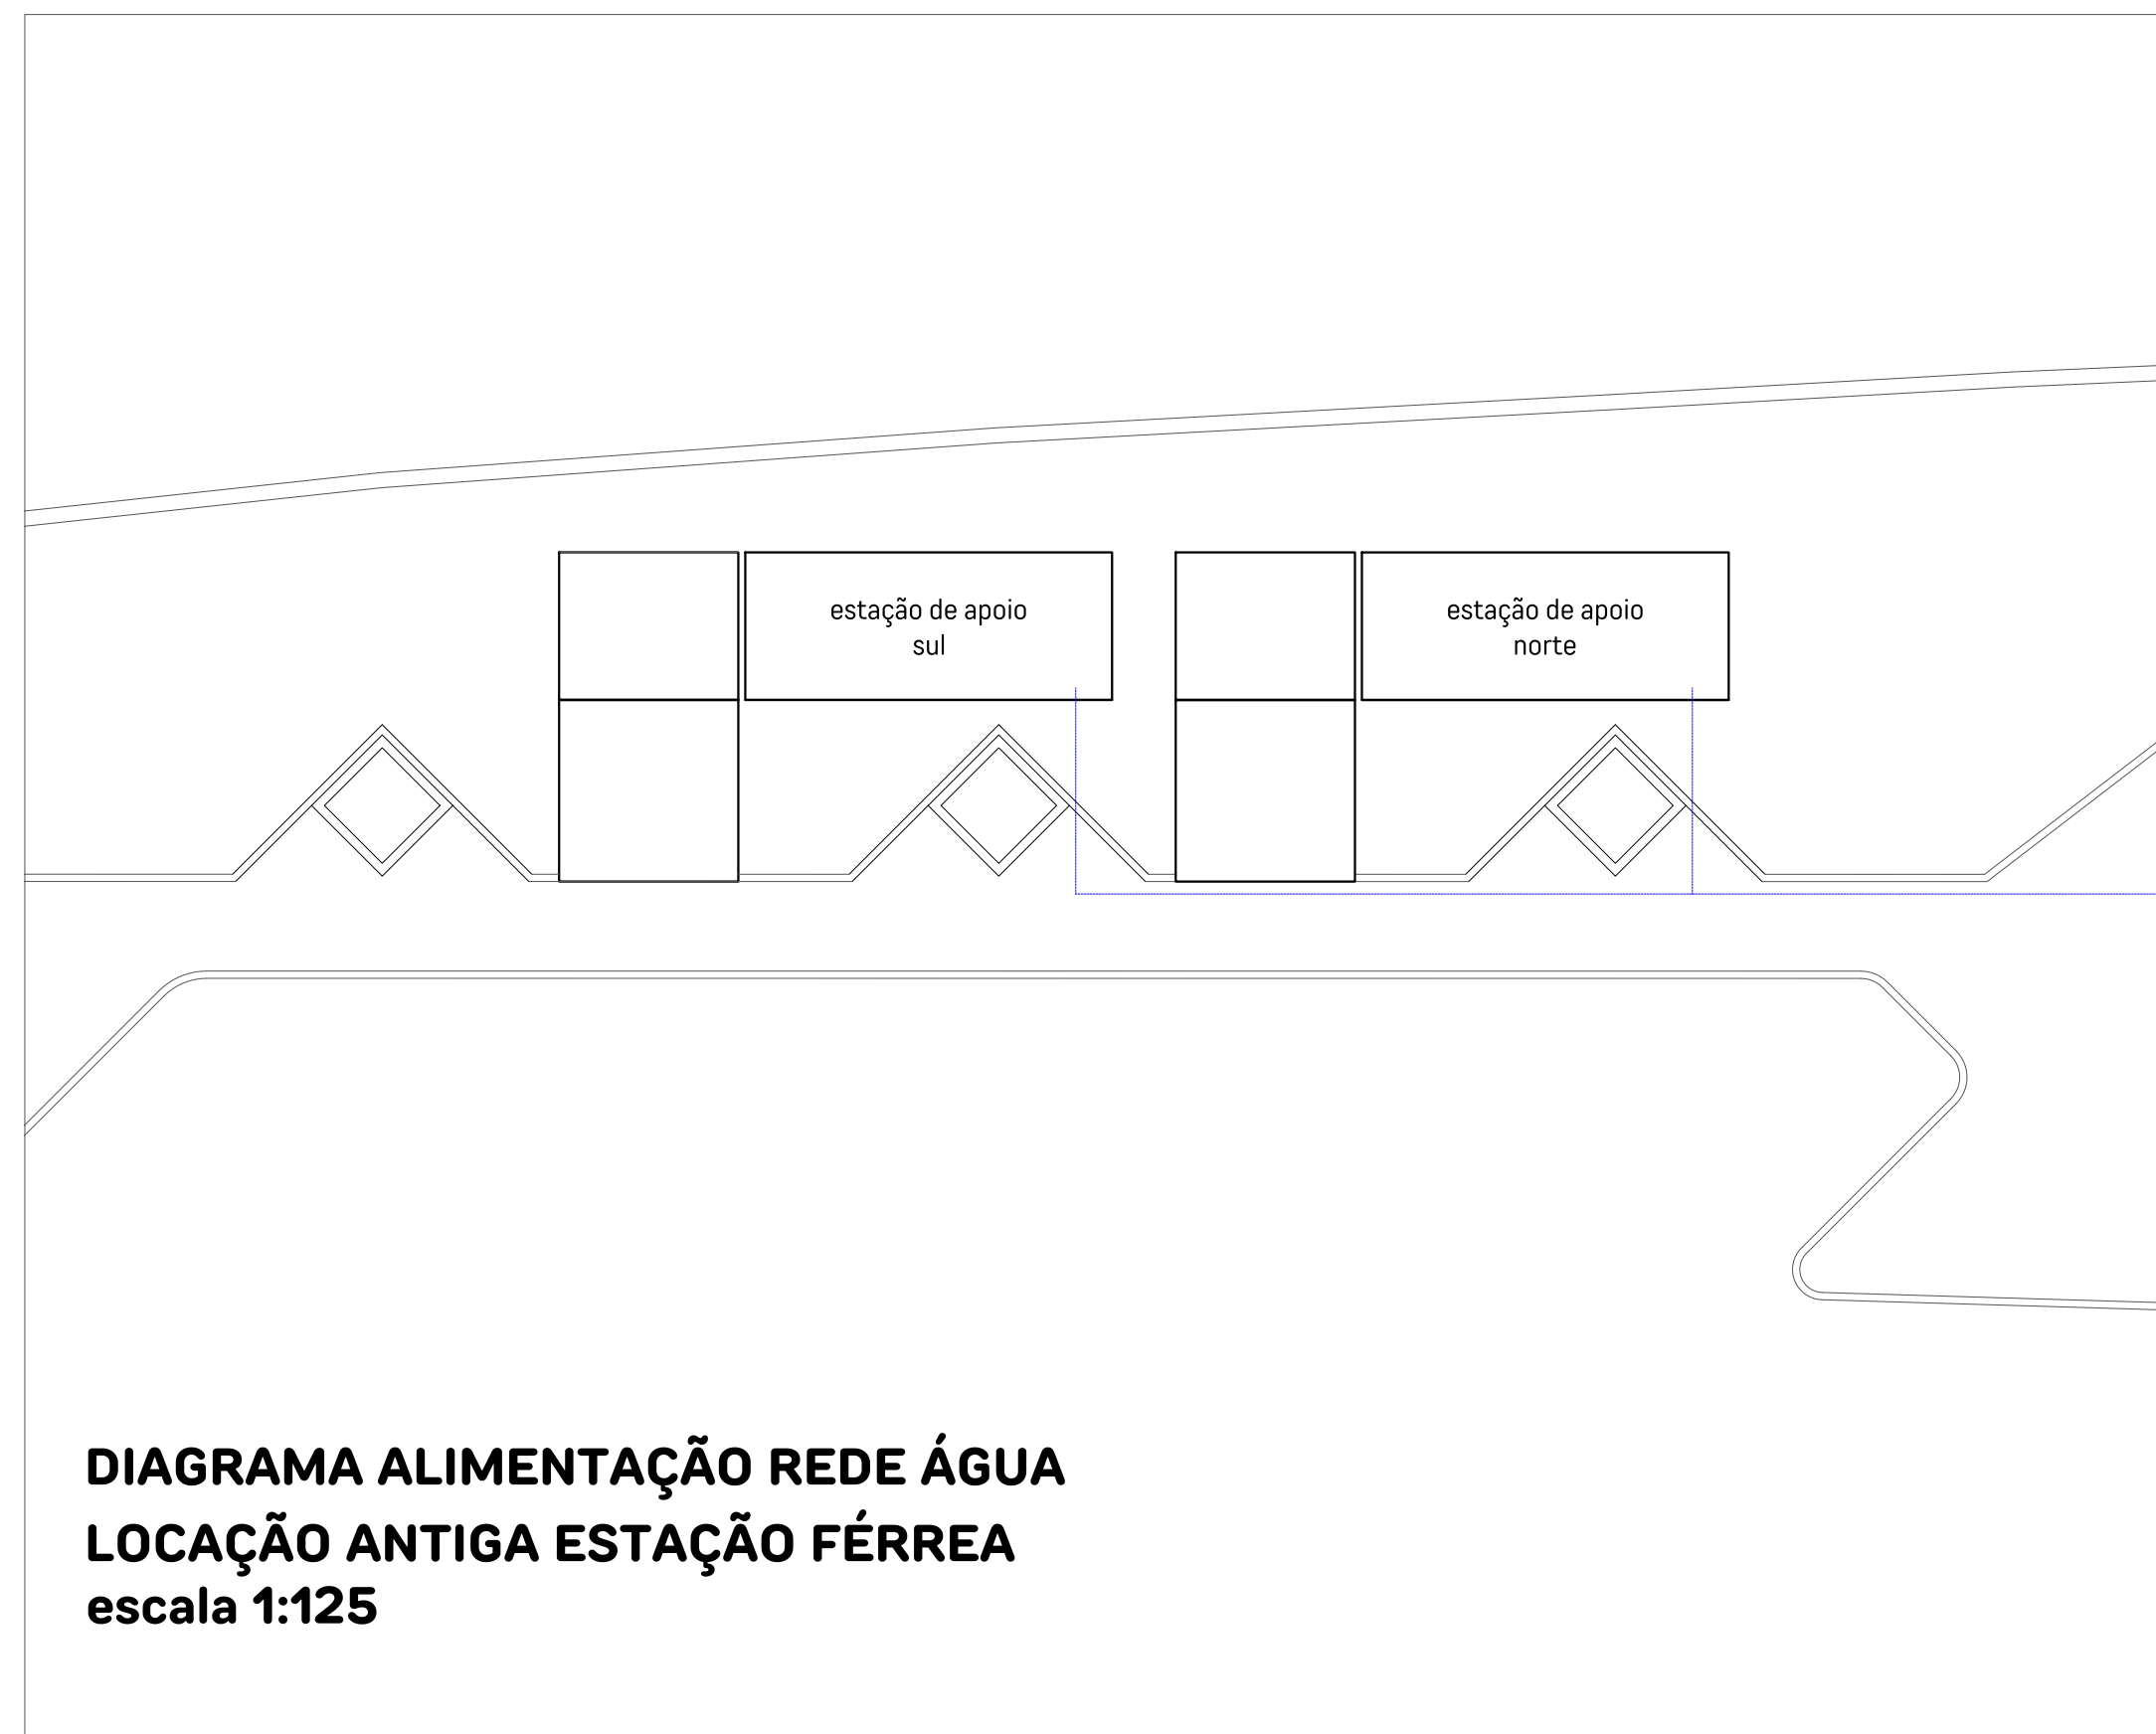

escala 1:25


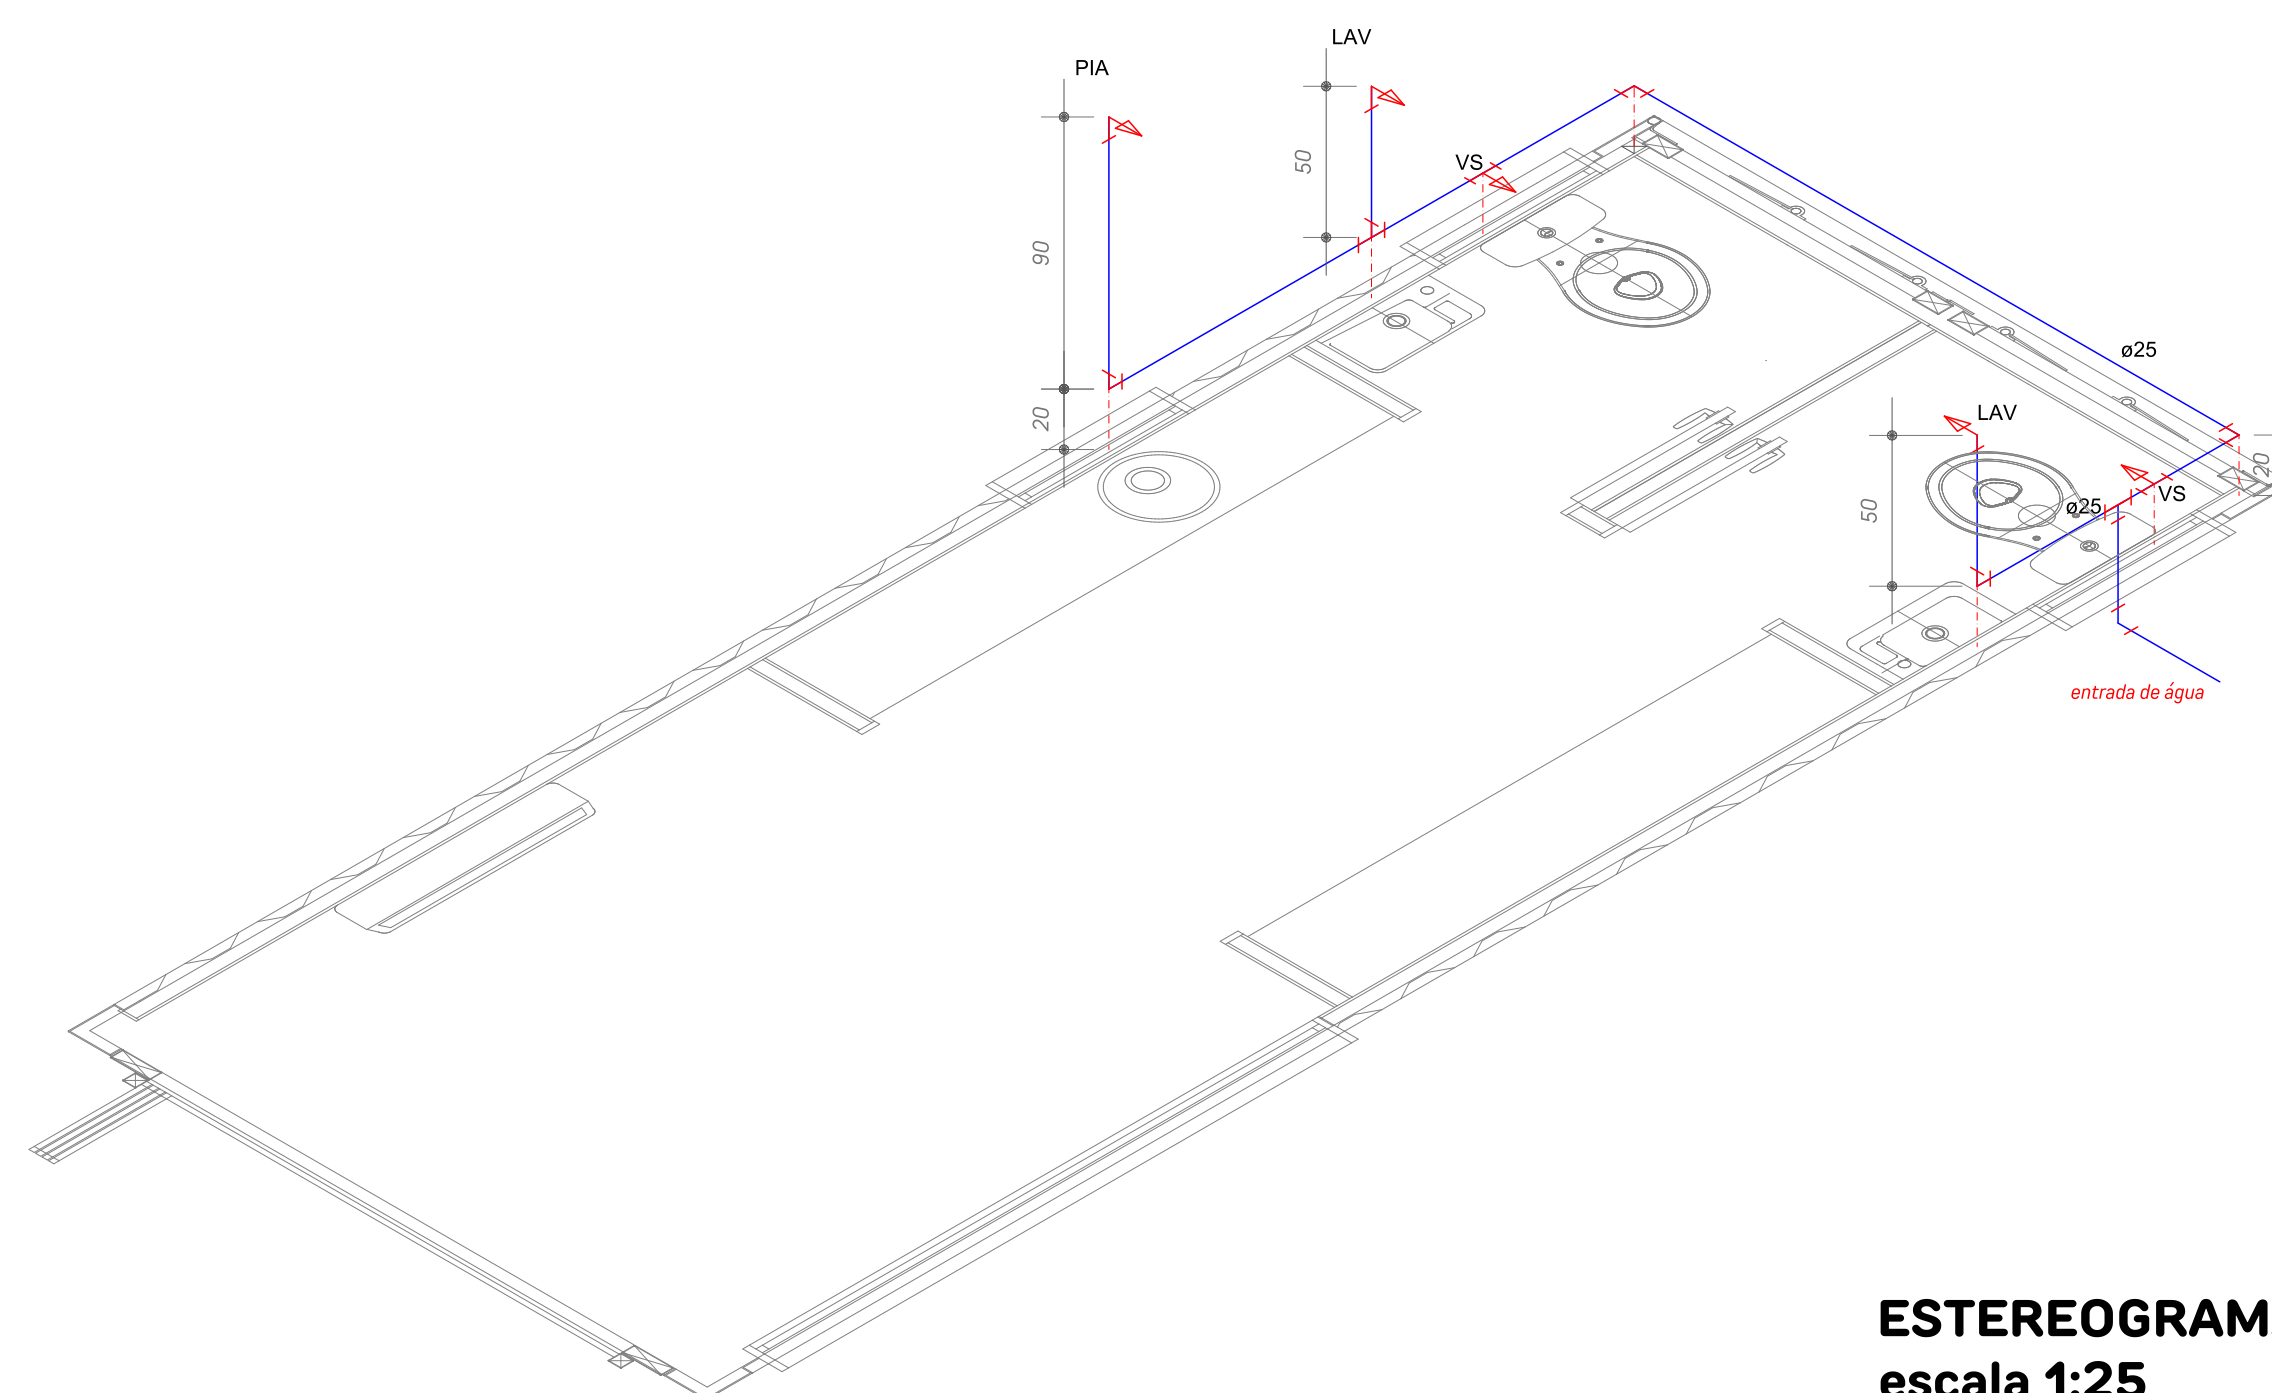
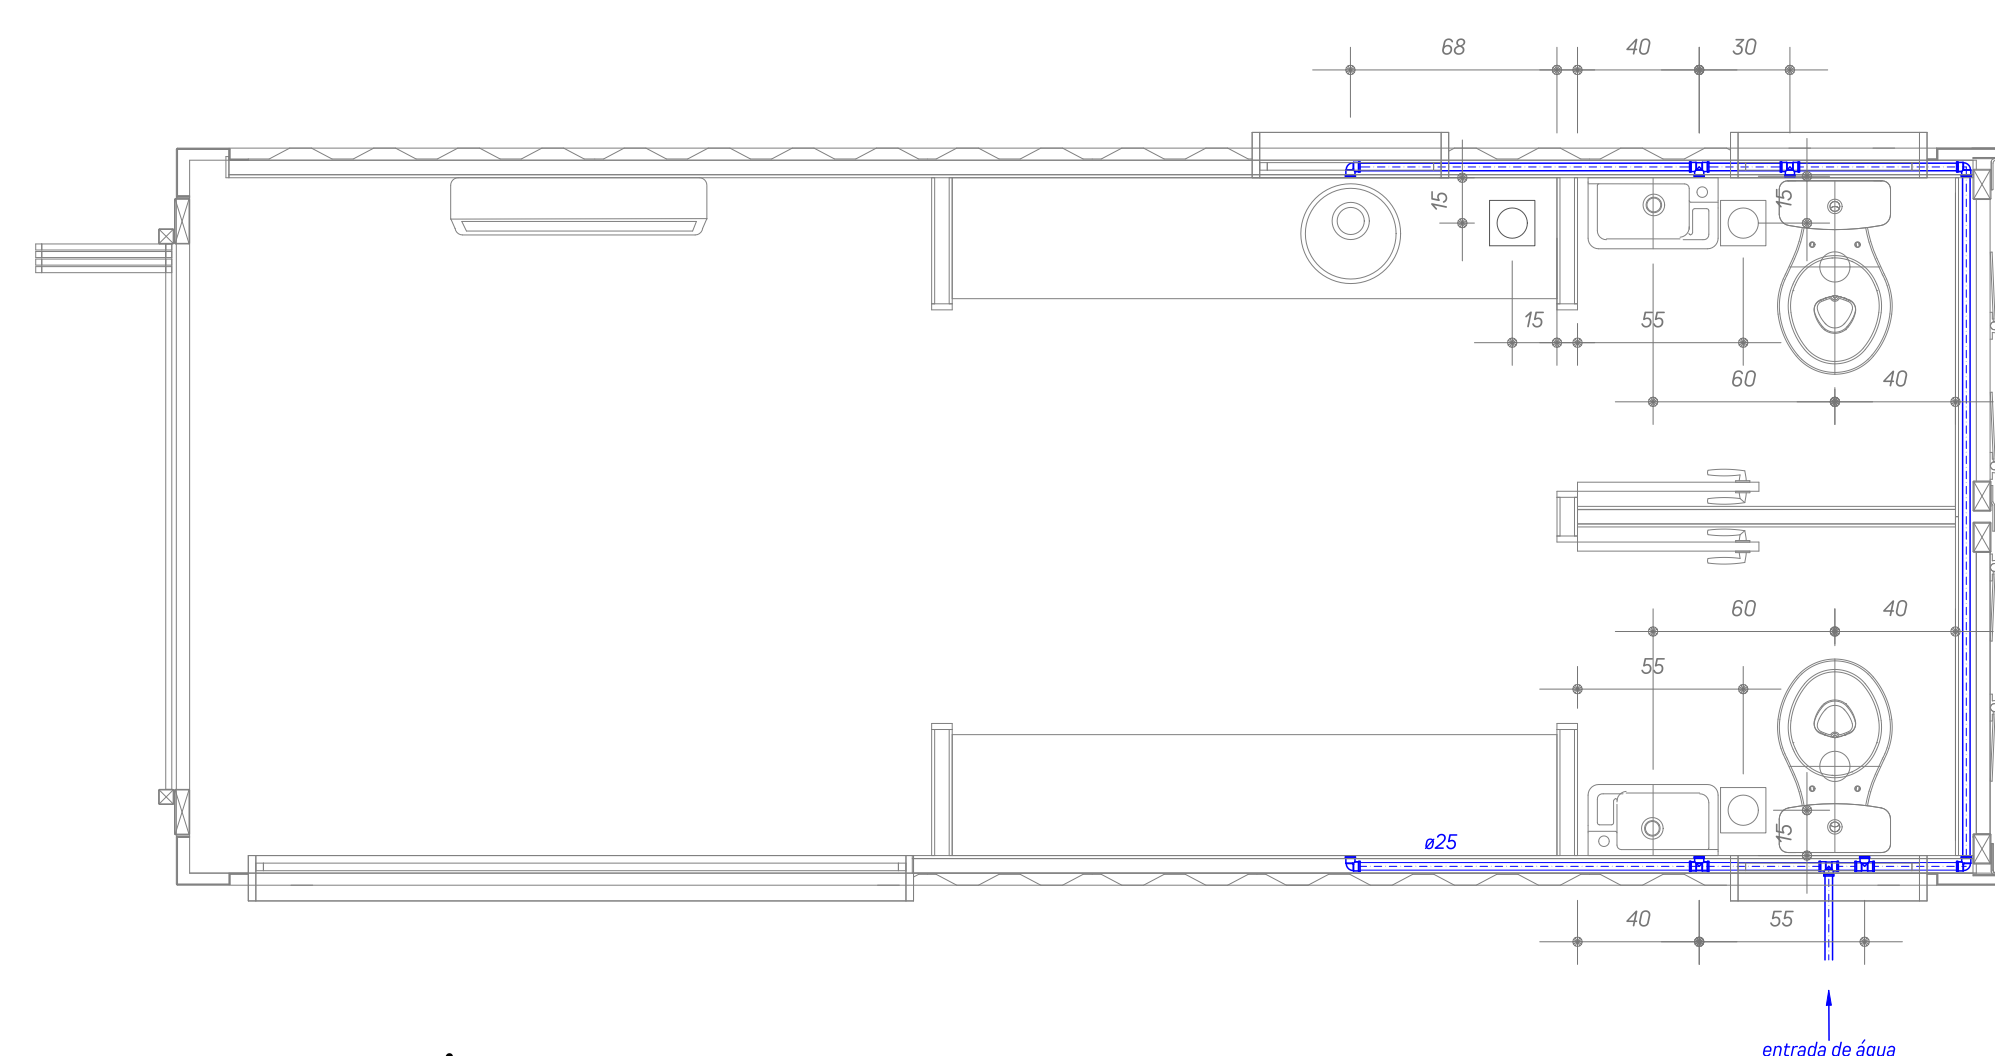


REVISÃO	DATA

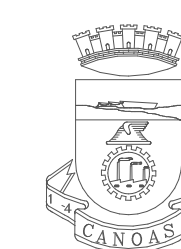

PREFEITURA MUNICIPAL DE CANOAS
 ESCRITÓRIO DE PROJETOS
 GABINETE DO PREFEITO

ESTAÇÃO DE APOIO - MOTOBOY'S PLACE PROJETO BÁSICO DE ARQUITETURA HI-DROSANITÁRIO - ÁGUA FRIA		DATA: AGOSTO 2025
PROPRIETÁRIO: _____ MUNICÍPIO DE CANOAS CNPJ: 06.577.416/0001-18		ESCALA: INDICADA DESENHO: MARCOS LEITE ALMEIDA
RESPONSÁVEL TÉCNICO _____ ARQUITETO MARCOS LEITE ALMEIDA CAU: A26933-6 MATRÍCULA: 128633		PRANCHA: 7 / 9

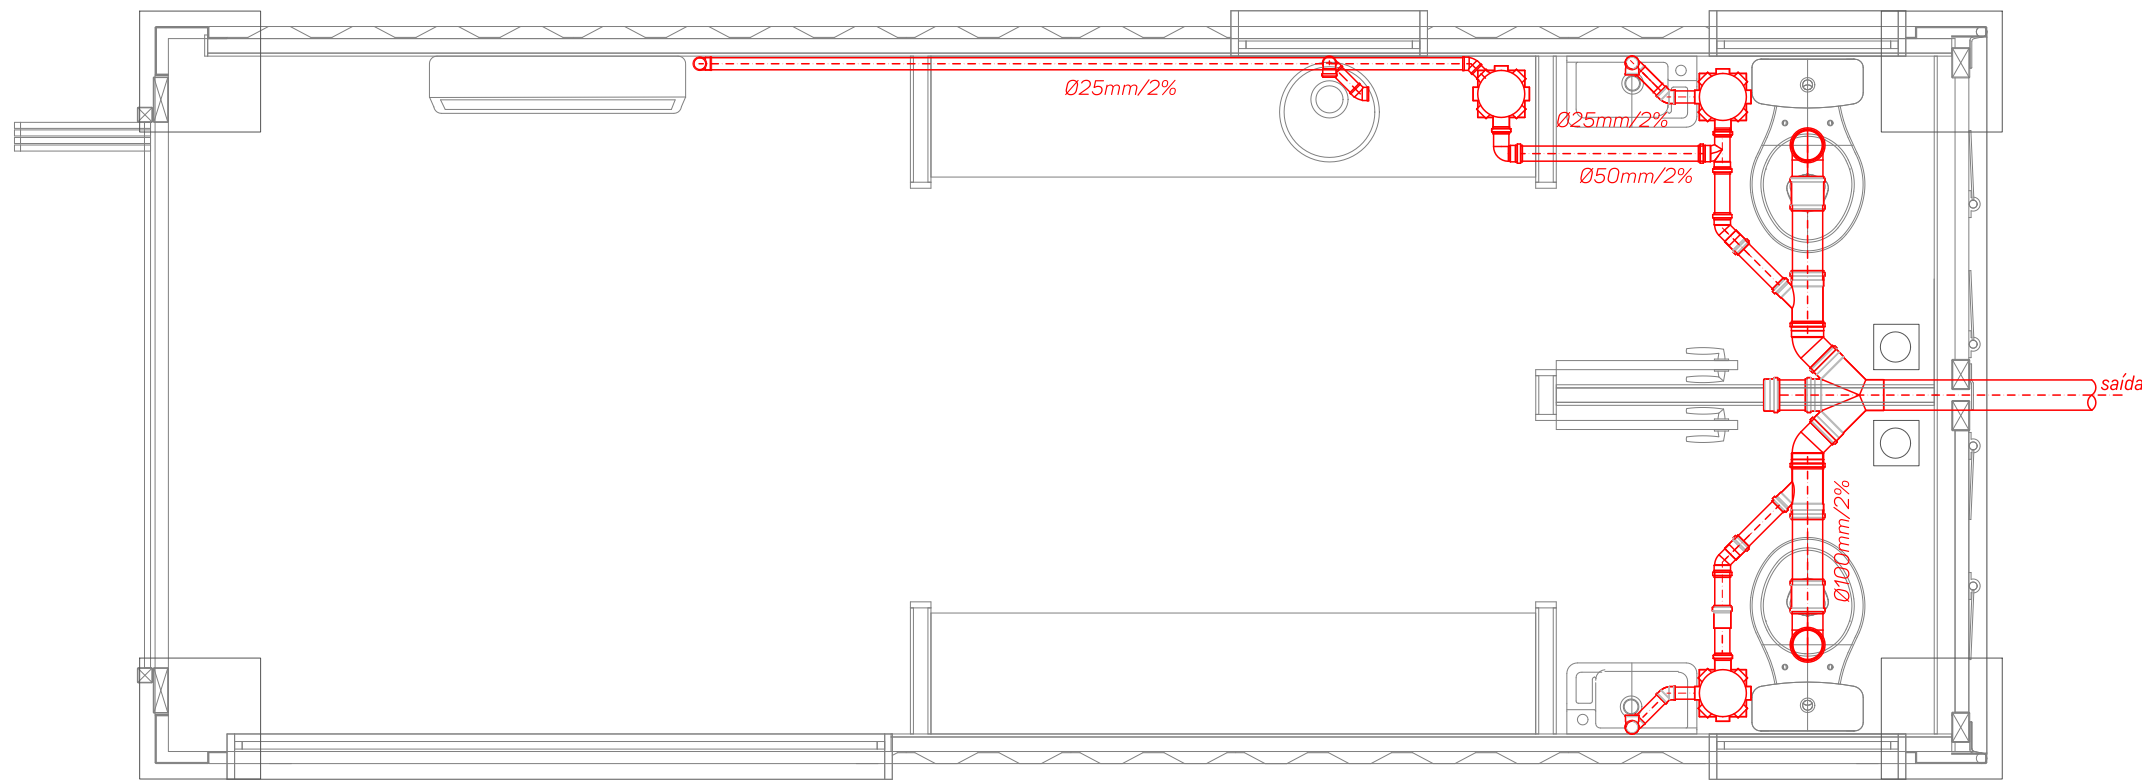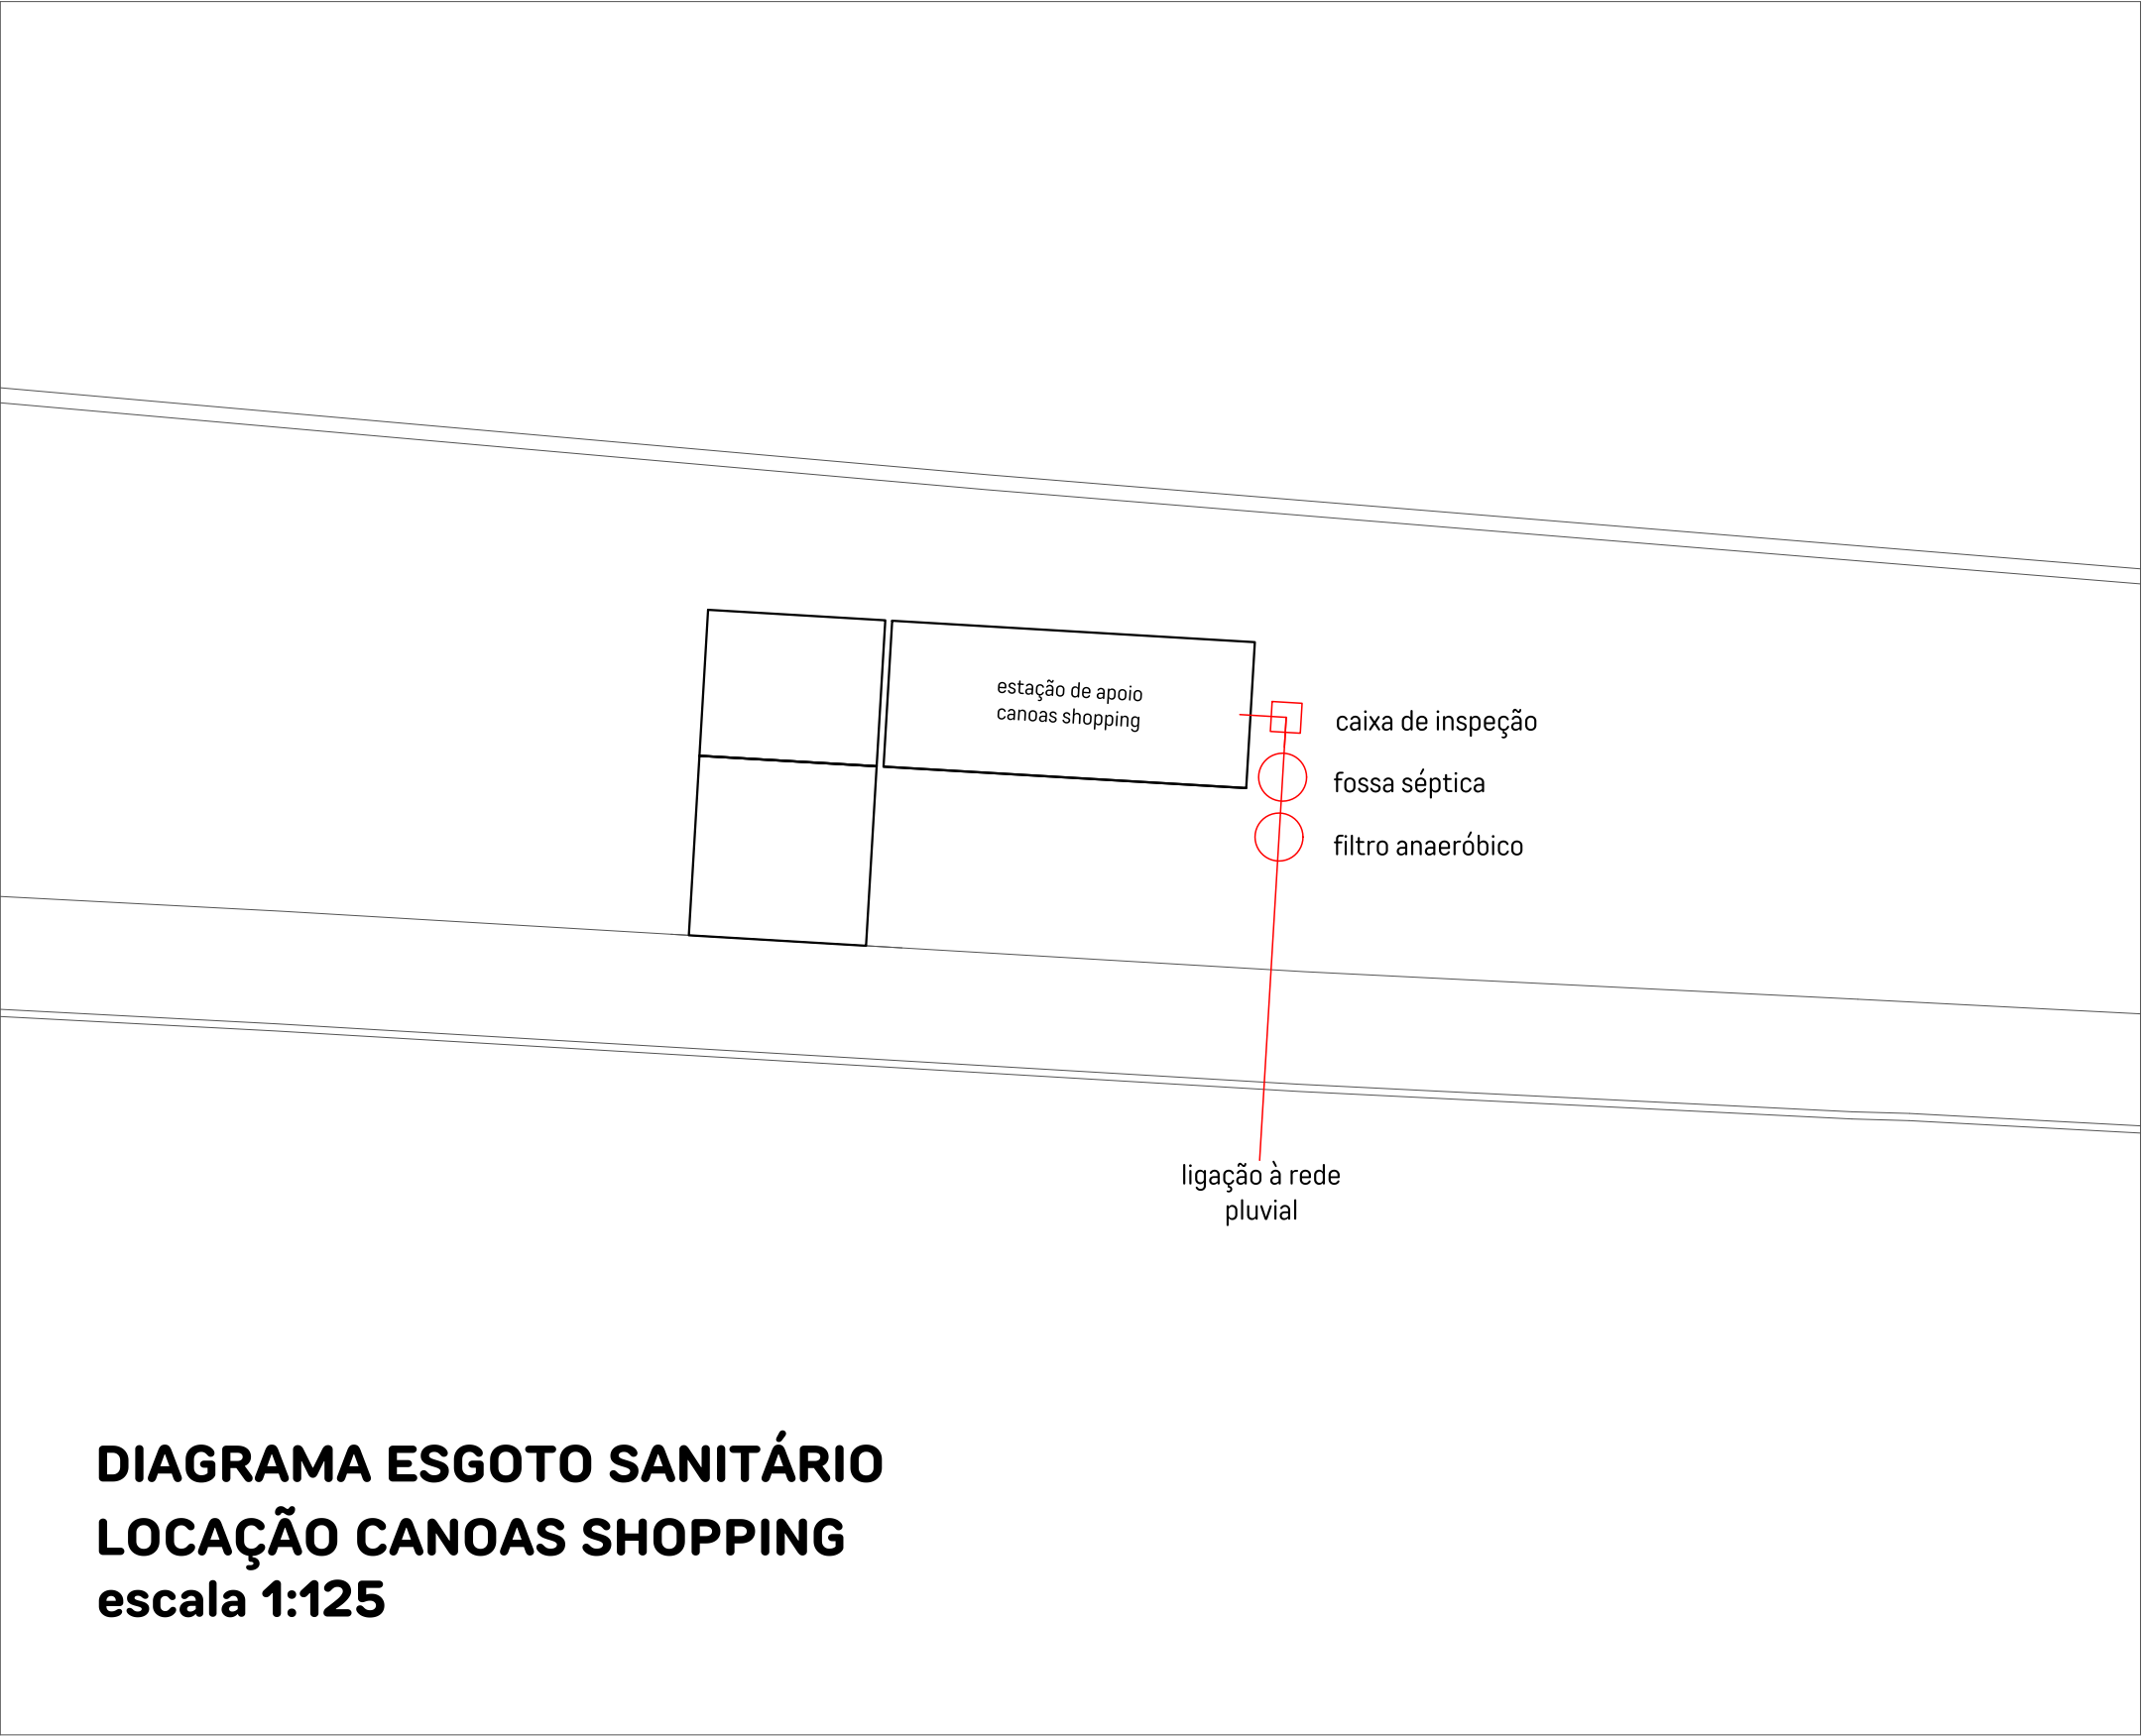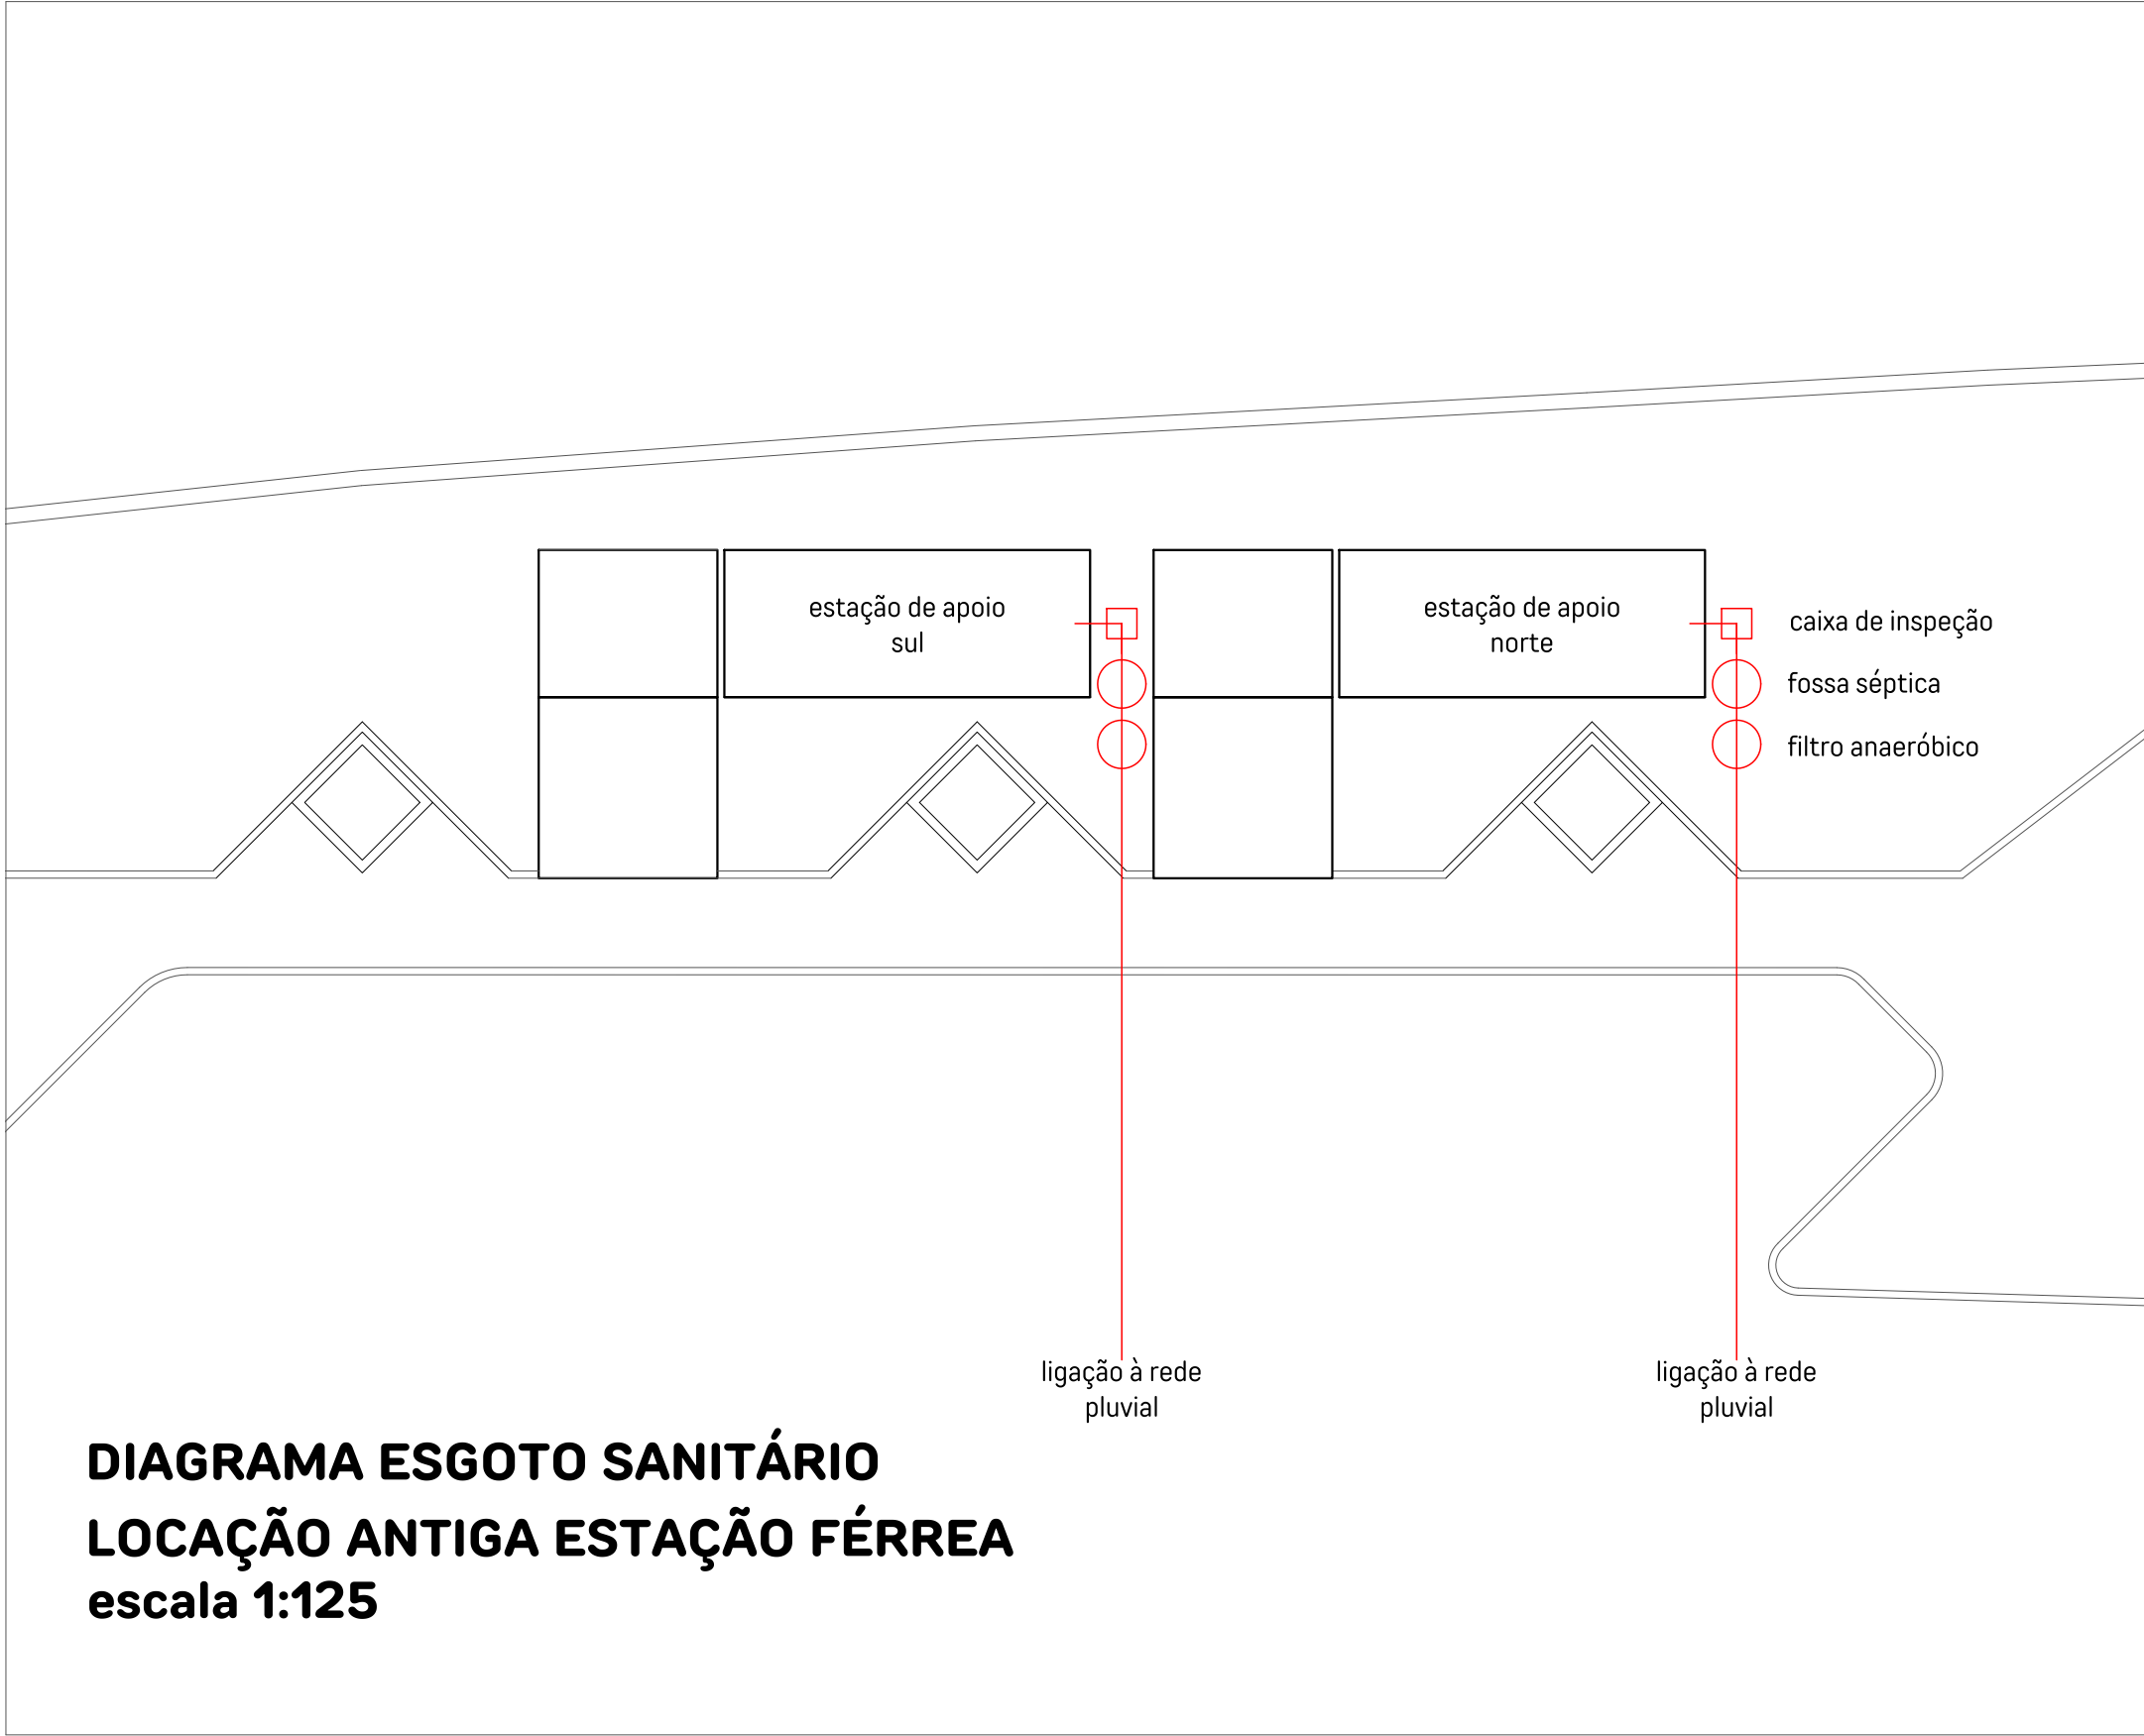



PLANTA ESGOTO
escala 1:25

REVISÃO	DATA



PREFEITURA MUNICIPAL DE CANOAS
ESCRITÓRIO DE PROJETOS
GABINETE DO PREFEITO

ESTÇÃO DE APOIO - MOTOBOY'S PLACE PROJETO BÁSICO DE ARQUITETURA HIDROSANITÁRIO - ESGOTO	DATA: AGOSTO 2025
PROPRIETÁRIO: MUNICÍPIO DE CANOAS CNPJ 88.577.416/0001-18	ESCALA: INDICADA DESENHO: MARCOS LEITE ALMEIDA
RESPONSÁVEL TÉCNICO: ARQUITETO MARCOS LEITE ALMEIDA CAU - A26933-6 MATRÍCULA: 128633	PRANCHA: 8 / 9

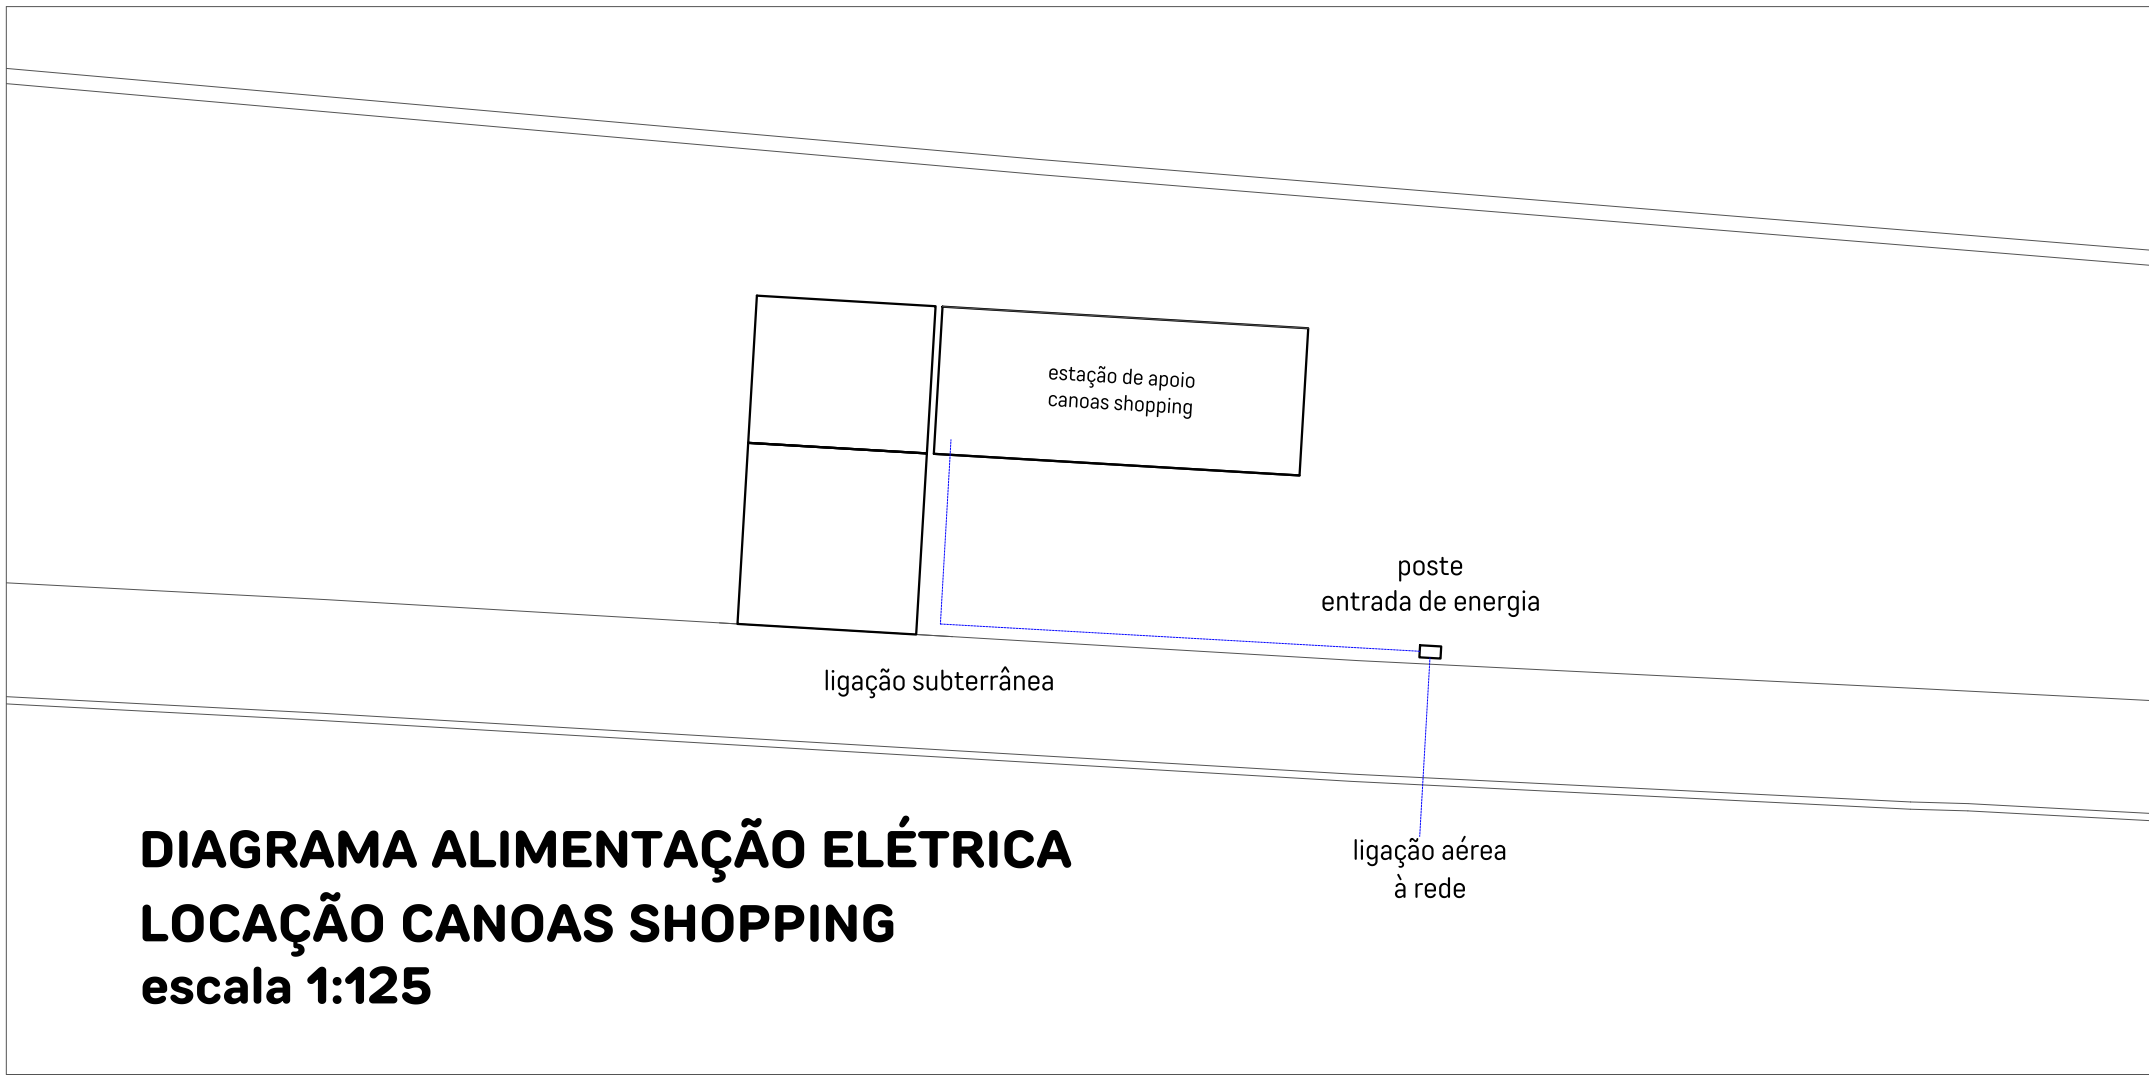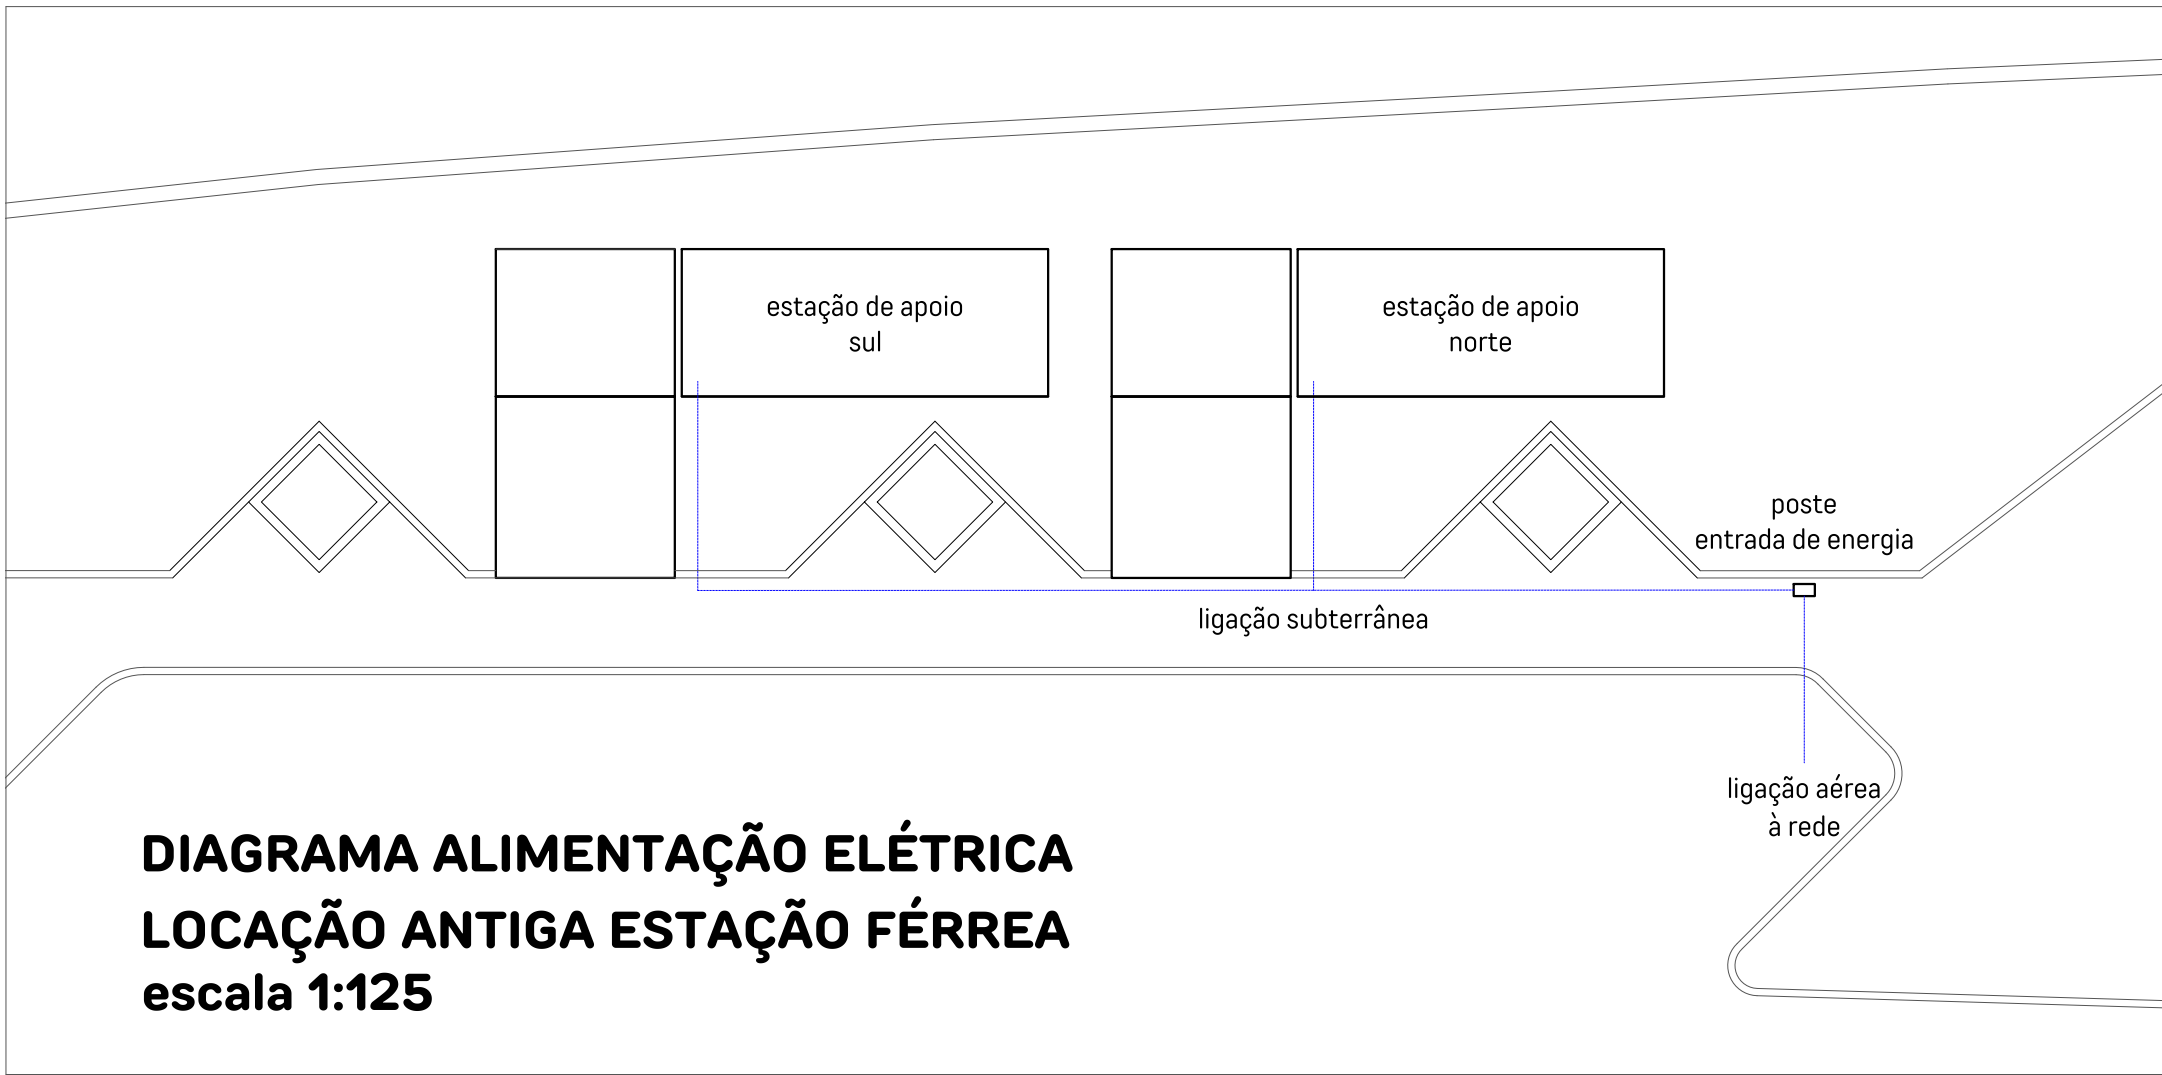

QUADRO DE CARGAS
ANTIGA ESTAÇÃO FÉRREA
ESTAÇÃO NORTE


QUADRO DE CARGAS											
Circuito	Descrição	Tensão (V)	Esquema	Iluminação				Tomadas (W)			Potência Total (W)
				12	18	100	600	810	1000		
1	Iluminação	127	F+N+T	2	2					60	1X4
2	Tomadas TUG	127	F+N+T			9	4		2	5300	1X25
3	Air Condicionado 9.000BTU	220	F+F+T					1		810	2X10
	Reserva									0	
	Reserva									0	
TOTAL				2	2	9	4		2	6170	

QUADRO DE CARGAS
ANTIGA ESTAÇÃO FÉRREA
ESTAÇÃO SUL

QUADRO DE CARGAS											
Circuito	Descrição	Tensão (V)	Esquema	Iluminação				Tomadas (W)			Potência Total (W)
				12	18	100	600	810	1000		
1	Iluminação	127	F+N+T	2	2					60	1X4
2	Tomadas TUG	127	F+N+T			9	4		2	5300	1X25
3	Air Condicionado 9.000BTU	220	F+F+T					1		810	2X10
	Reserva									0	
	Reserva									0	
TOTAL				2	2	9	4		2	6170	


QUADRO DE CARGAS
CANOAS SHOPPING

QUADRO DE CARGAS											
Circuito	Descrição	Tensão (V)	Esquema	Iluminação				Tomadas (W)			Potência Total (W)
				12	18	100	600	810	1000		
1	Iluminação	127	F+N+T	2	2					60	1X4
2	Tomadas TUG	127	F+N+T			9	4		2	5300	1X25
3	Air Condicionado 9.000BTU	220	F+F+T					1		810	2X10
	Reserva									0	
	Reserva									0	
TOTAL				2	2	9	4		2	6170	

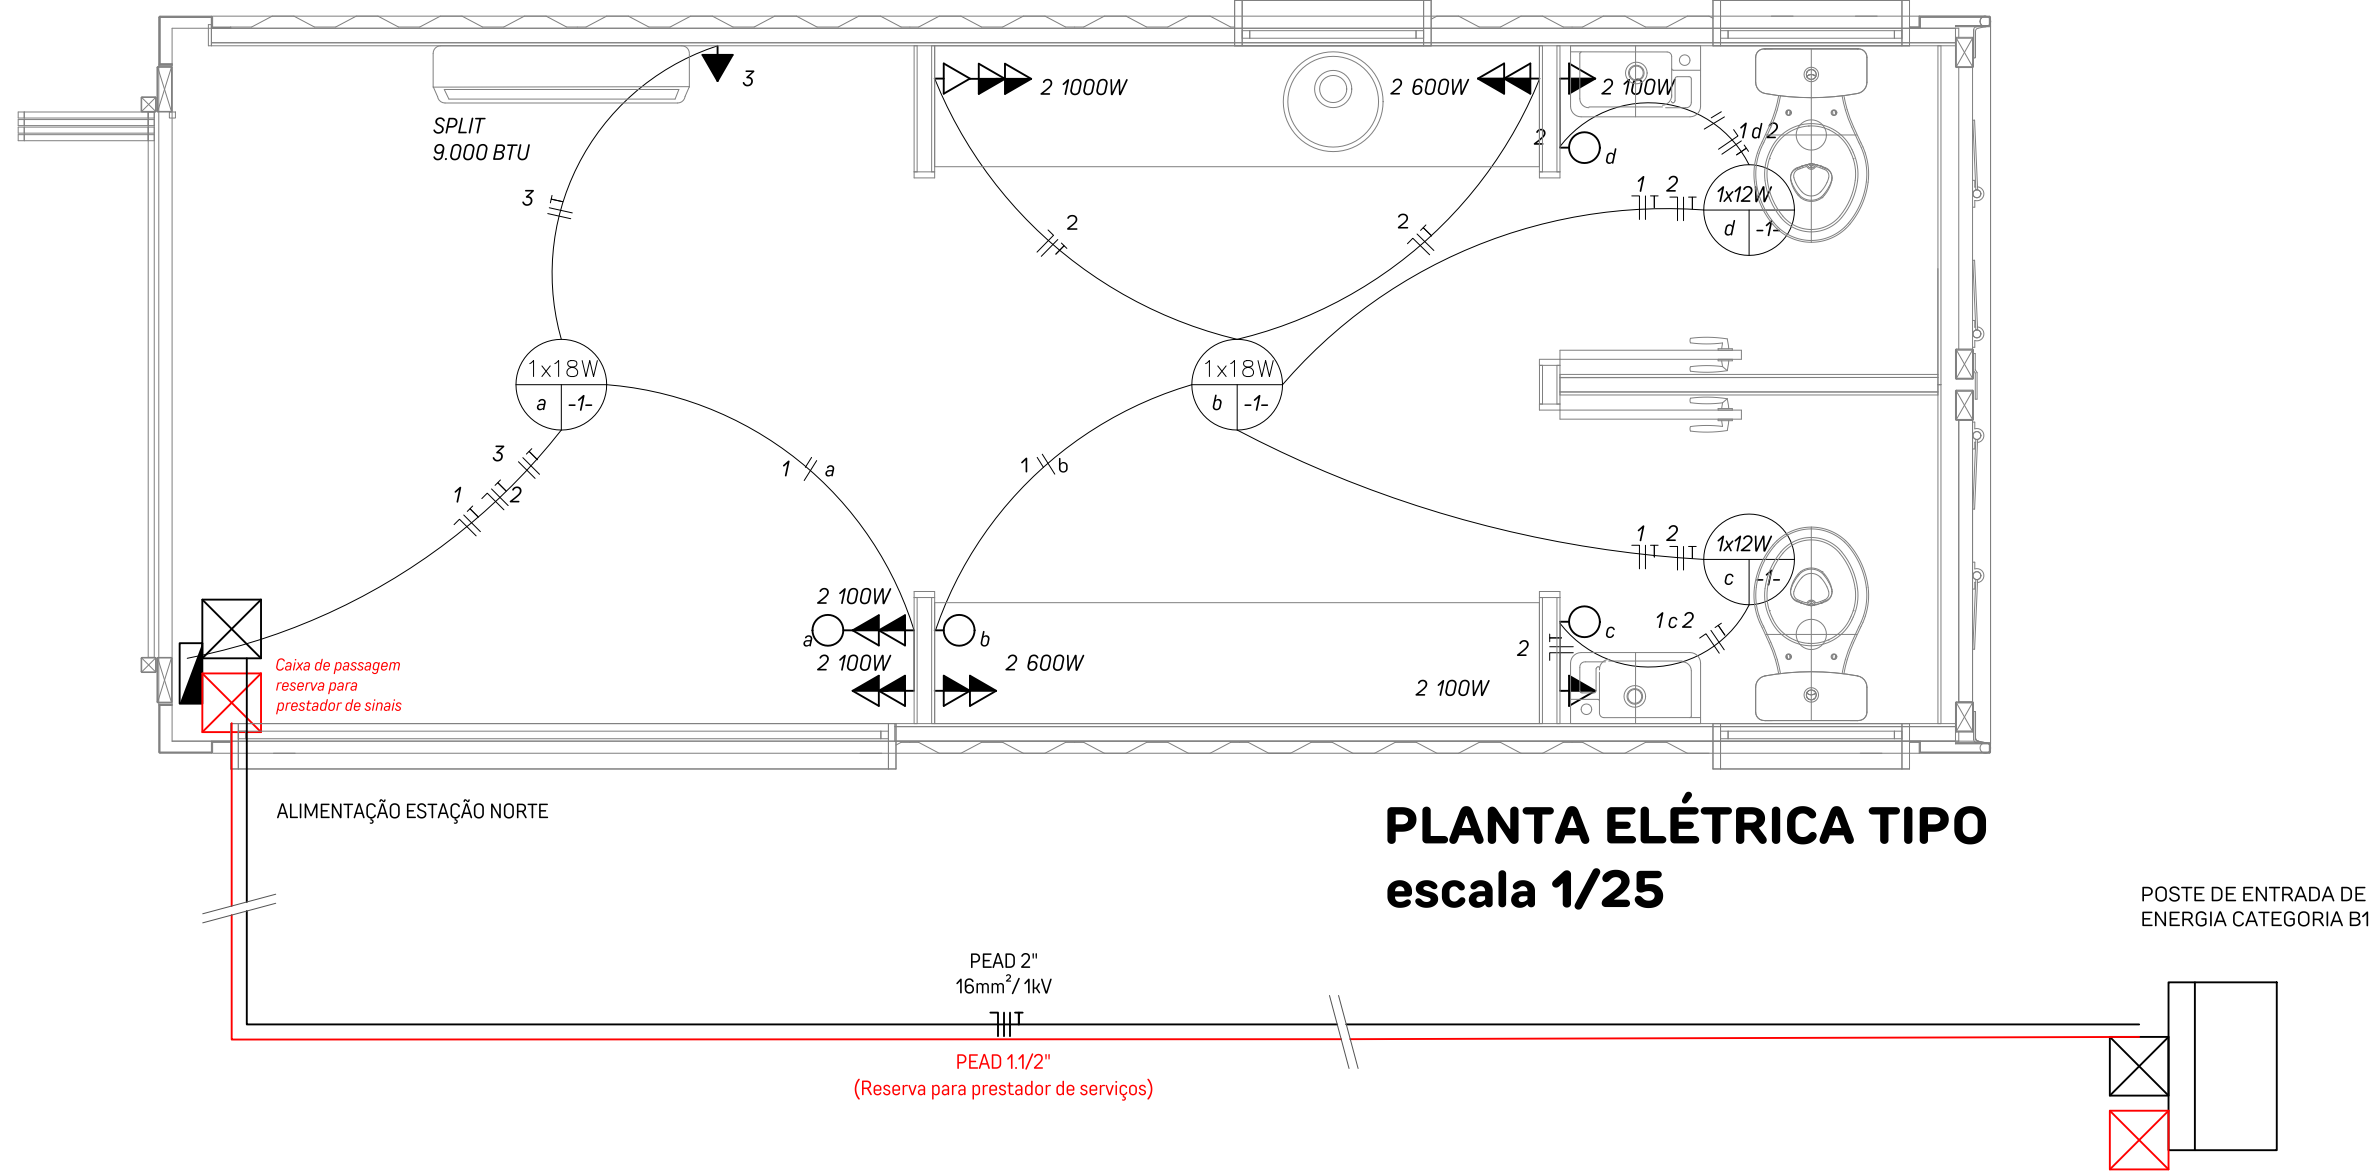

- LEGENDA
- Quadro de distribuição - embutir a 1,10m do piso
 - Luminária p/ lâmp. LED - embutir teto
 - Interruptor simples 1 tecla - 1,10m do piso e caixa 4x2" para gesso
 - Tomada hexagonal (NBR 14136) - 2P+T 20 A a 0,30m do piso e caixa 4x2" para gesso
 - Tomada hexagonal (NBR 14136) - 2P+T 20 A a 1,10m do piso e caixa 4x2" para gesso
 - Tomada hexagonal (NBR 14136) - 2P+T 20 A a 1,90m do piso e caixa 4x2" para gesso
 - Tomada dupla hexagonal (NBR 14136) - 2P+T 20 A a 1,10m do piso e caixa 4x2" para gesso

- PADRÕES
- Seção dos condutores em milímetros quadrados (mm²)
 - Quando não indicada, medida dos eletrodutos igual a 3/4"
 - Isolação dos condutores fase e neutro de circuitos alimentadores igual a 0,6/1kV (90°) quando não indicada.
 - Isolação dos condutores fase e neutro de circuitos de distribuição não embutidos em piso igual a 450/750v (70°) quando não indicada.
 - Utilizar fita plástica colorida p/ identificação dos alimentadores obedecendo a padronização:
- | | | | |
|-------------------|------------------|--------------------|--------------|
| FASE "R": AMARELO | FASE "S": BRANCO | NEUTRO: AZUL CLARO | TERRA: VERDE |
|-------------------|------------------|--------------------|--------------|

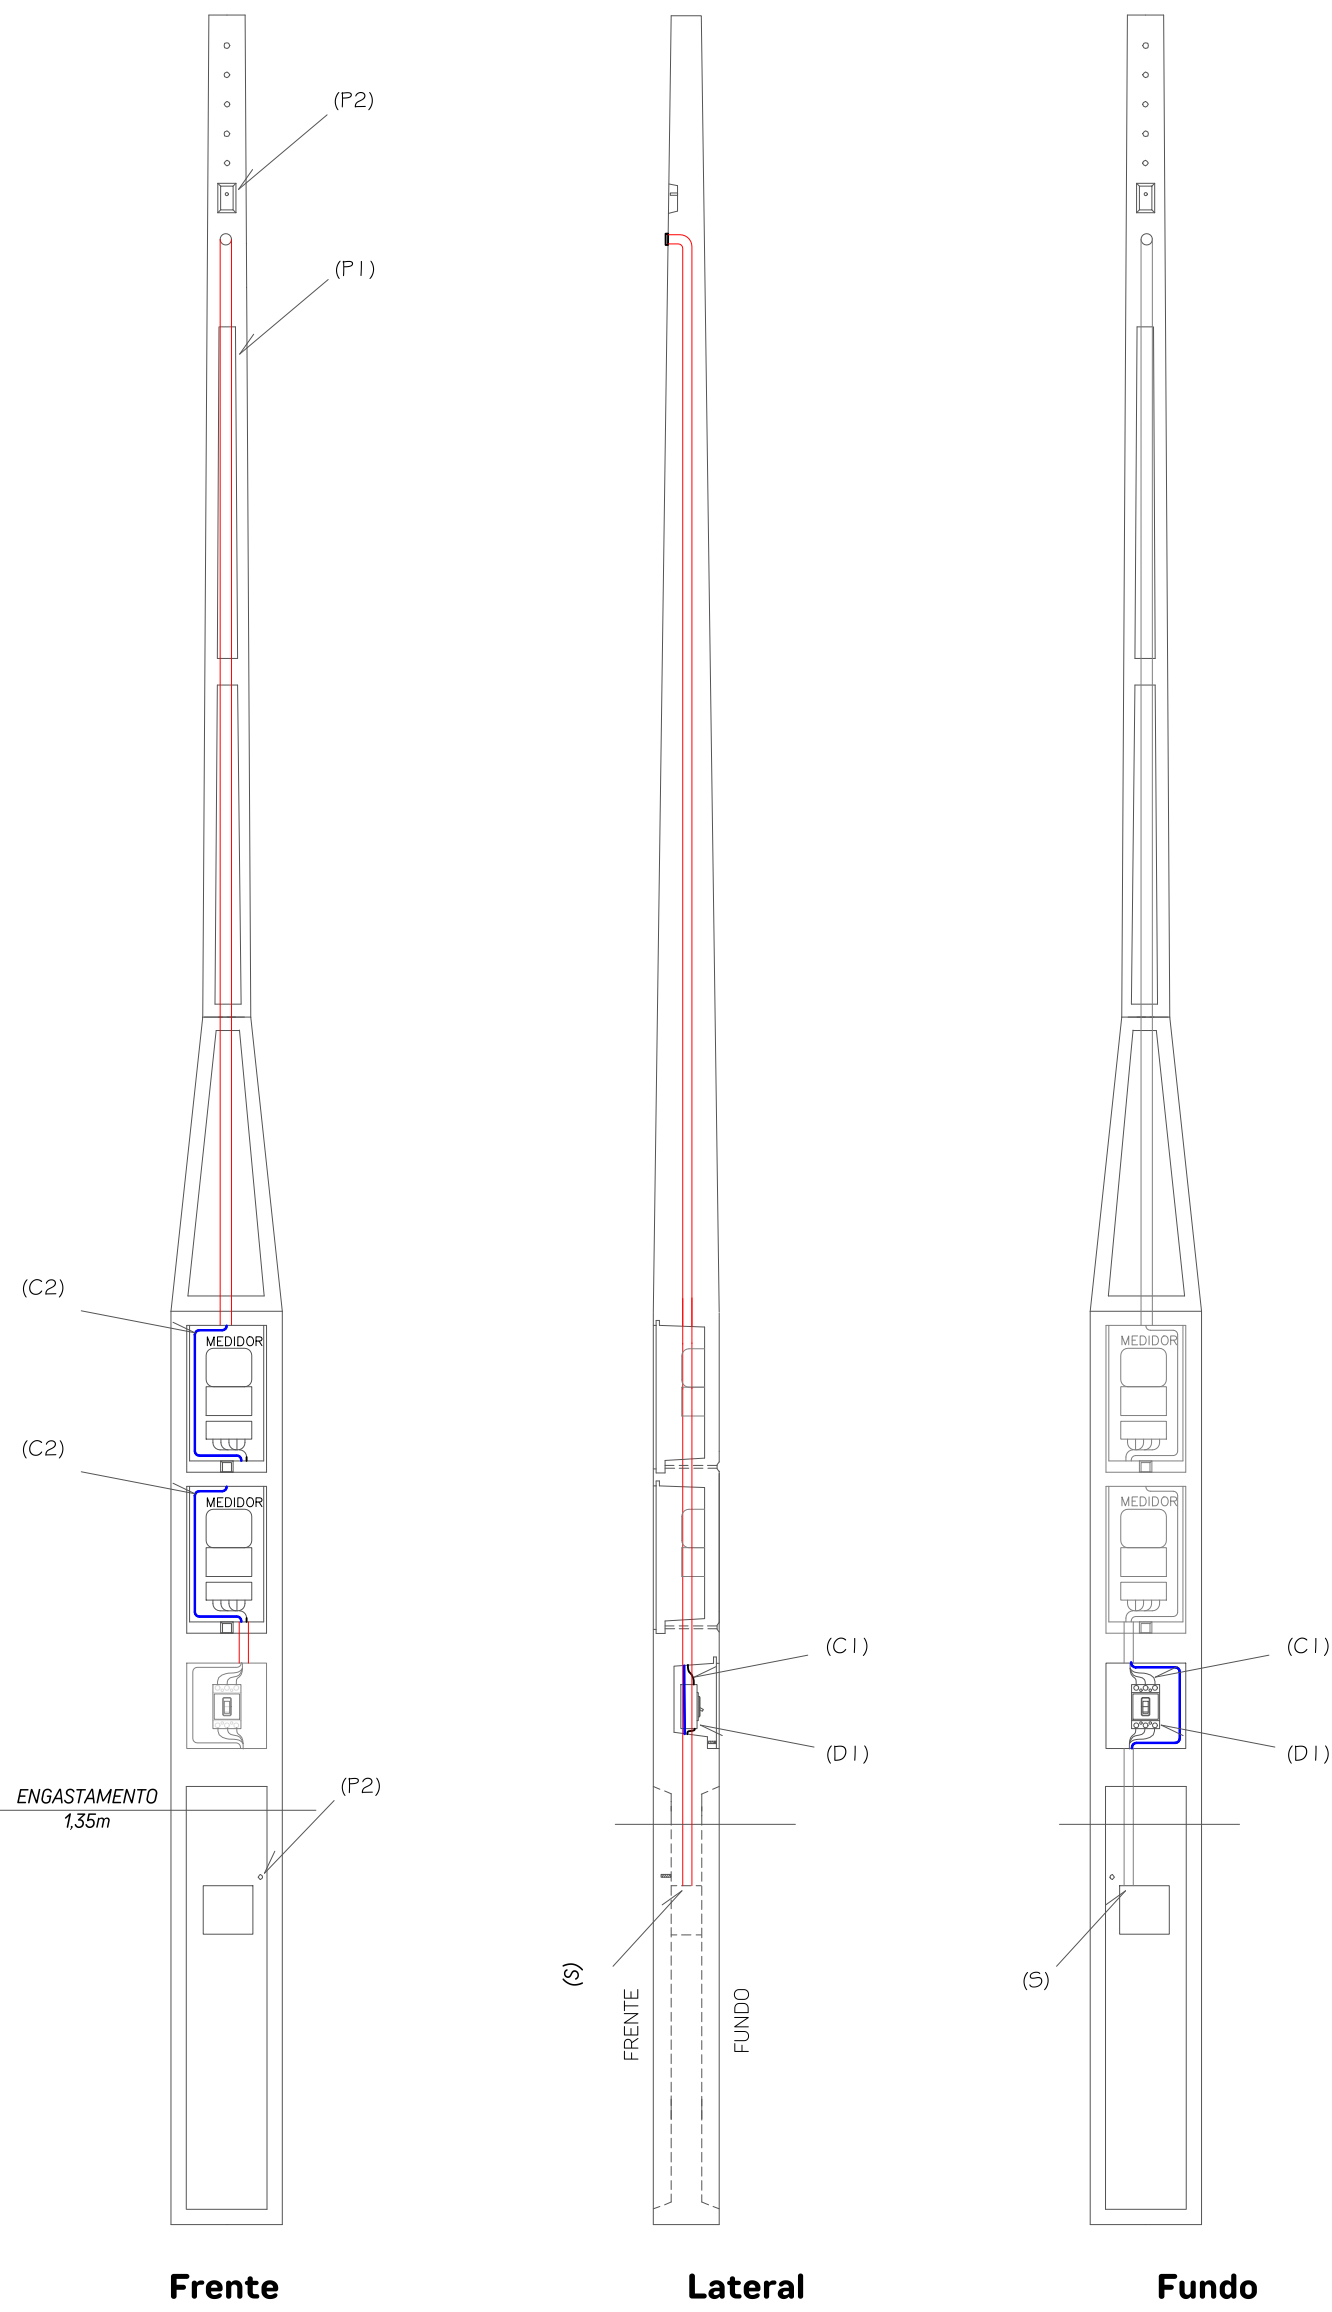

DETALHE ENTRADA DE ENERGIA sem escala

CATEGORIA B1: 63A-127V
p1 - poste concreto padrão multi 100 (100dan) rge ged 19322
c1 - cabo cobre 16mm2, epr/xlpe, 1kv, classe 2 - 2 fases
c2 - cabo cobre 16mm2, epr/xlpe, 1kv, classe 2 - 1 neutro
d1 - disjuntor 63a, 20ka - 127v
dps: tipo ii, 175v, in=5ka, imax= 12ka
p2 - parafuso de conexão a haste de terra
s - saída de cabos

PREFEITURA MUNICIPAL DE CANOAS
ESCRITÓRIO DE PROJETOS
GABINETE DO PREFEITO

ESTAÇÃO DE APOIO - MOTOBÓY'S PLACE PROJETO ELÉTRICO INSTALAÇÕES ELÉTRICAS DE BT E ENTRADA DE ENERGIA		DATA: AGOSTO 2025
PROPRIETÁRIO: MUNICÍPIO DE CANOAS CNPJ: 88.577.416/0001-18	ESCALA: INDICADA DESENHO: TIAGO OLIVEIRA	
RESPONSÁVEL TÉCNICO: ENGENHEIRO TIAGO ORTIZ DE OLIVEIRA CREA: RS 144525 MATRÍCULA: 102830	PRANCHA: 9 / 9	