



Legenda de condutos - Térmico

SPDA

Legenda - Térmico

BEP - 9 terminais 210x210x90mm Metálica

Caixa de Inspeção SPDA

Haste de aterramento cobreada - 3/4" x 2,40m com Solda



Lista de materiais - Térmico

Item	Quantidade	Unidade
Aterramento		
Barramento de equipotencialização	1	pc
Haste de aterramento - cobreada 3/4" x 2,40m	19	pc
Condutores de proteção (SPDA)		
Cabo de cobre nu - 7 fios 35mm²	33,34	m
50mm²	228,76	m
Duto de Proteção		
Tubos de PVC de 1" x 3m	19	pc
Eletroduto PVC rosca 1"		
Braçadeira PVC encaixe 1"	76	pc
SPDA		
Conexões		
Caixa de Inspeção Suspensa SPDA	19	pc
Conector com interface bimetalica Tel 722	19	pc
Solda Exotérmica	24,7	pc

Legenda das indicações - Térmico

BEP Barramento de equipotencialização - 9 terminais 210x210x90mm Metálica

H-2,40 Haste de aterramento - cobreada - 3/4" x 2,40m com Solda

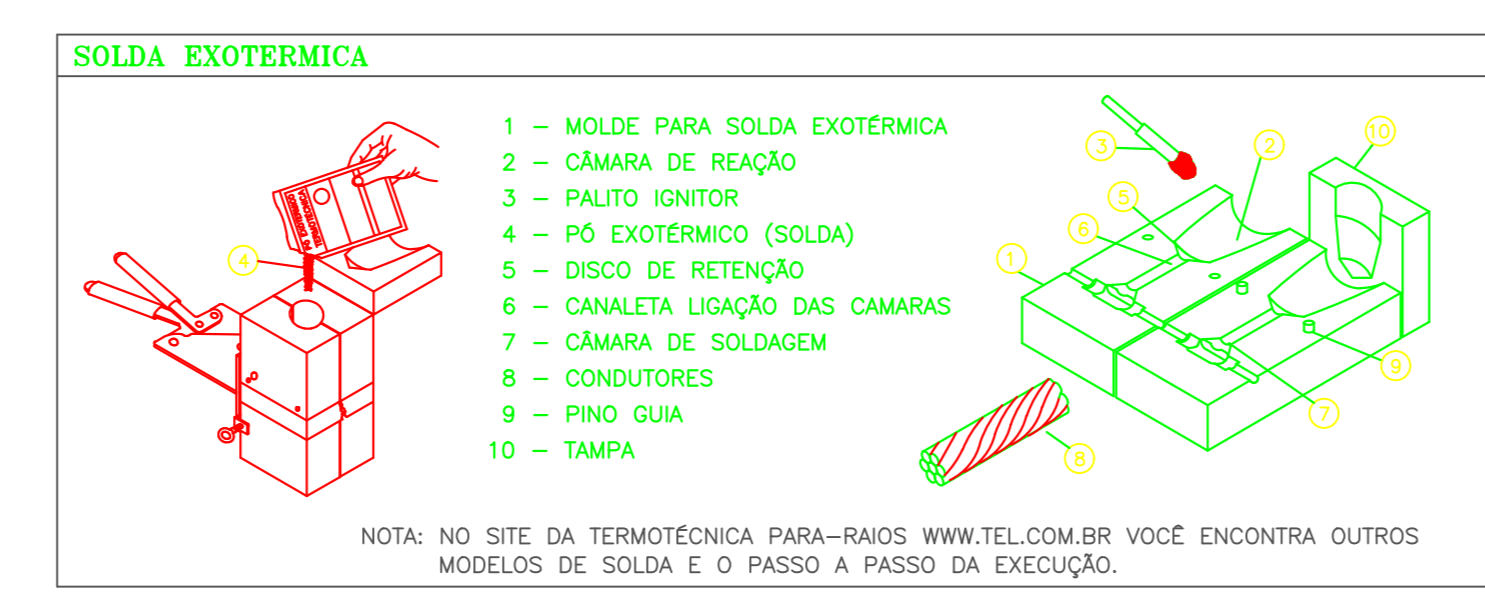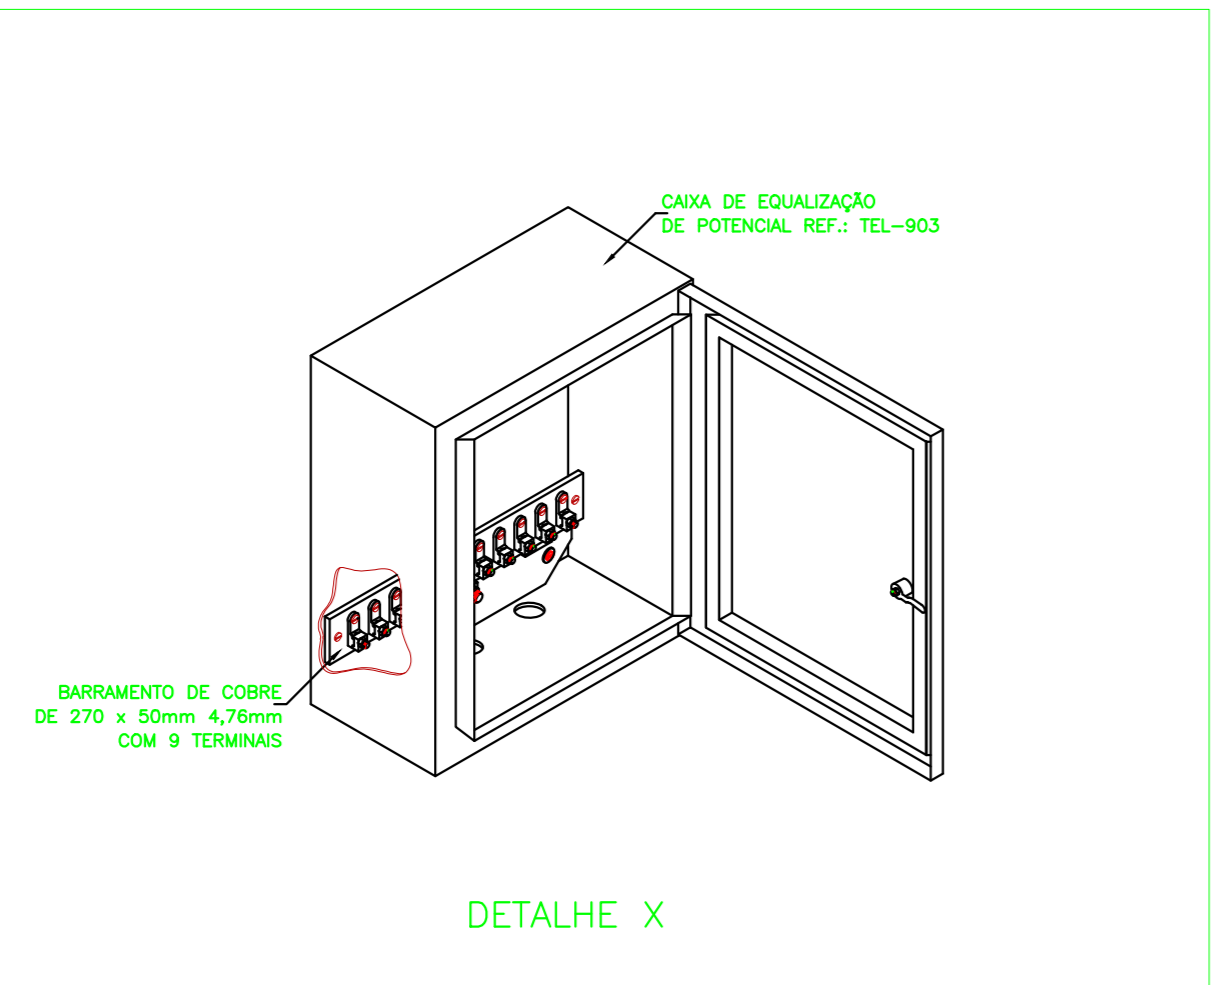

MOLDE PARA SOLDA "CABOXCABO" (-) INSTALACAO DO CABO NA HORIZONTAL

Ref. Termotécnica	A	B	Carlucho	Alicate
CDH 16.16	16mm²	16mm²	NSECO025	NSEZ0200
CDH 35.35	35mm²	35mm²	NSECO025	NSEZ0200
CDH 50.50	50mm²	50mm²	NSECO032	NSEZ0200

MOLDE PARA SOLDA "CABOXCABO" (T) INSTALACAO DO CABO NA HORIZONTAL

Ref. Termotécnica	A	B	Carlucho	Alicate
CDH 16.16	16mm²	16mm²	NSECO025	NSEZ0200
CDH 35.35	35mm²	16mm²	NSECO032	NSEZ0200
CDH 35.35	35mm²	35mm²	NSECO032	NSEZ0200
CDH 50.50	50mm²	35mm²	NSECO032	NSEZ0200
CDH 50.50	50mm²	50mm²	NSECO090	NSEZ0201
CDH 70.70	70mm²	50mm²	NSECO090	NSEZ0201
CDH 70.70	70mm²	70mm²	NSECO090	NSEZ0201

MOLDE PARA SOLDA "CABOXCABO" (X) INSTALACAO DO CABO NA HORIZONTAL






Ref. Termotécnica	A	B	Carlucho	Alicate
XPH 35.16	35mm²	16mm²	NSECO045	NSEZ0200
XPH 35.35	35mm²	35mm²	NSECO045	NSEZ0200
XPH 50.35	50mm²	35mm²	NSECO090	NSEZ0201
XPH 50.50	50mm²	50mm²	NSECO090	NSEZ0201
XPH 70.50	70mm²	50mm²	NSECO115	NSEZ0201
XPH 70.70	70mm²	70mm²	NSECO115	NSEZ0201

MOLDE PARA SOLDA "CABOXHASTE" (-) INSTALACAO DO CABO NA HORIZONTAL

Ref. Termotécnica	A	B	Carlucho	Alicate
HCL 5/8.70	50mm²	5/8"	NSECO115	NSEZ0201
HCL 5/8.70	70mm²	5/8"	NSECO115	NSEZ0201
HCL 3/4.50	50mm²	3/4"	NSECO115	NSEZ0201

MOLDE PARA SOLDA "CABOXCHAPA" (-) INSTALACAO DO CABO NA VERTICAL PARA BAIXO

Ref. Termotécnica	A	B	Carlucho	Alicate
SEB 16	16mm²	chapa vertical	NSECO065	NSEZ0201
SEB 35	35mm²	chapa vertical	NSECO065	NSEZ0201
SEB 50	50mm²	chapa vertical	NSECO115	NSEZ0201

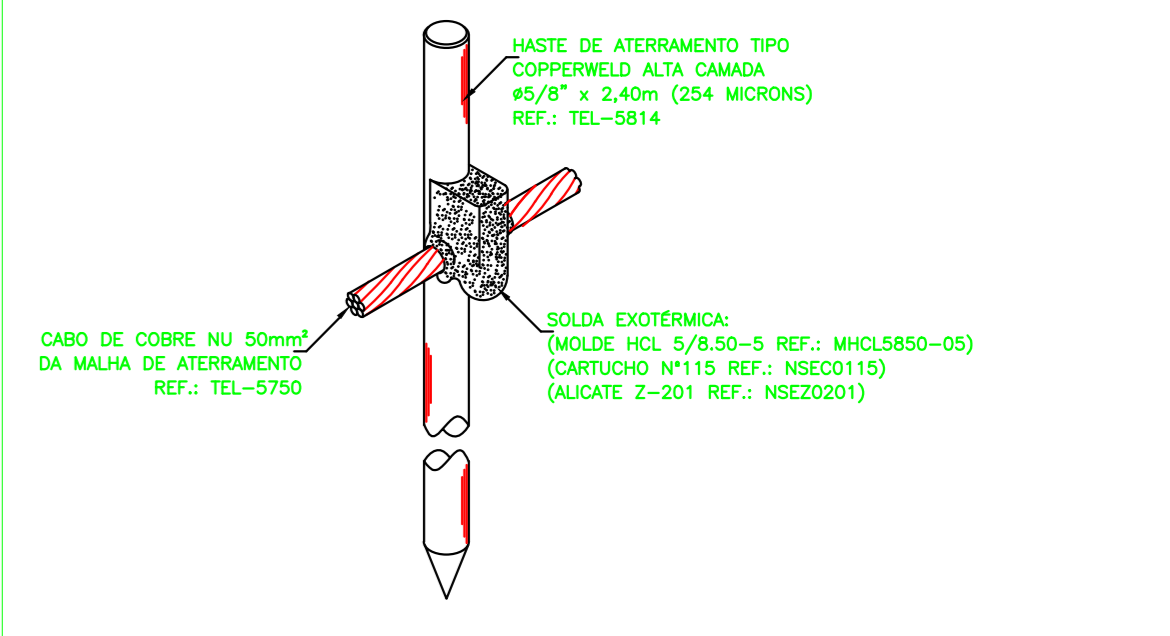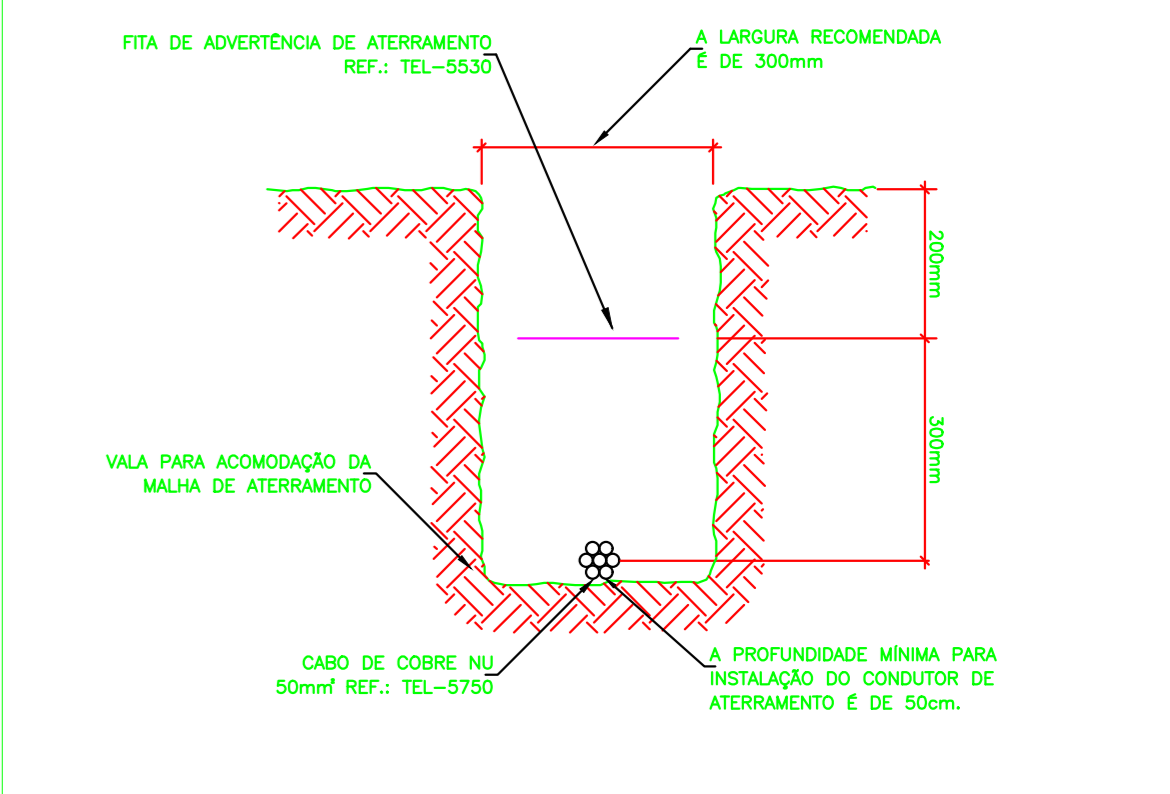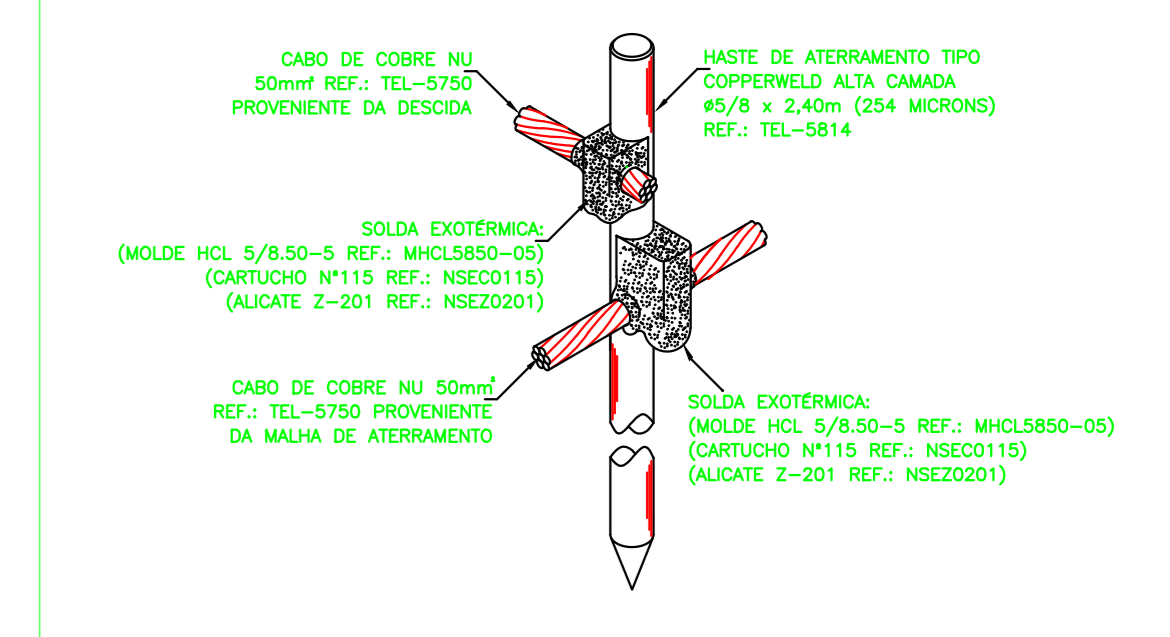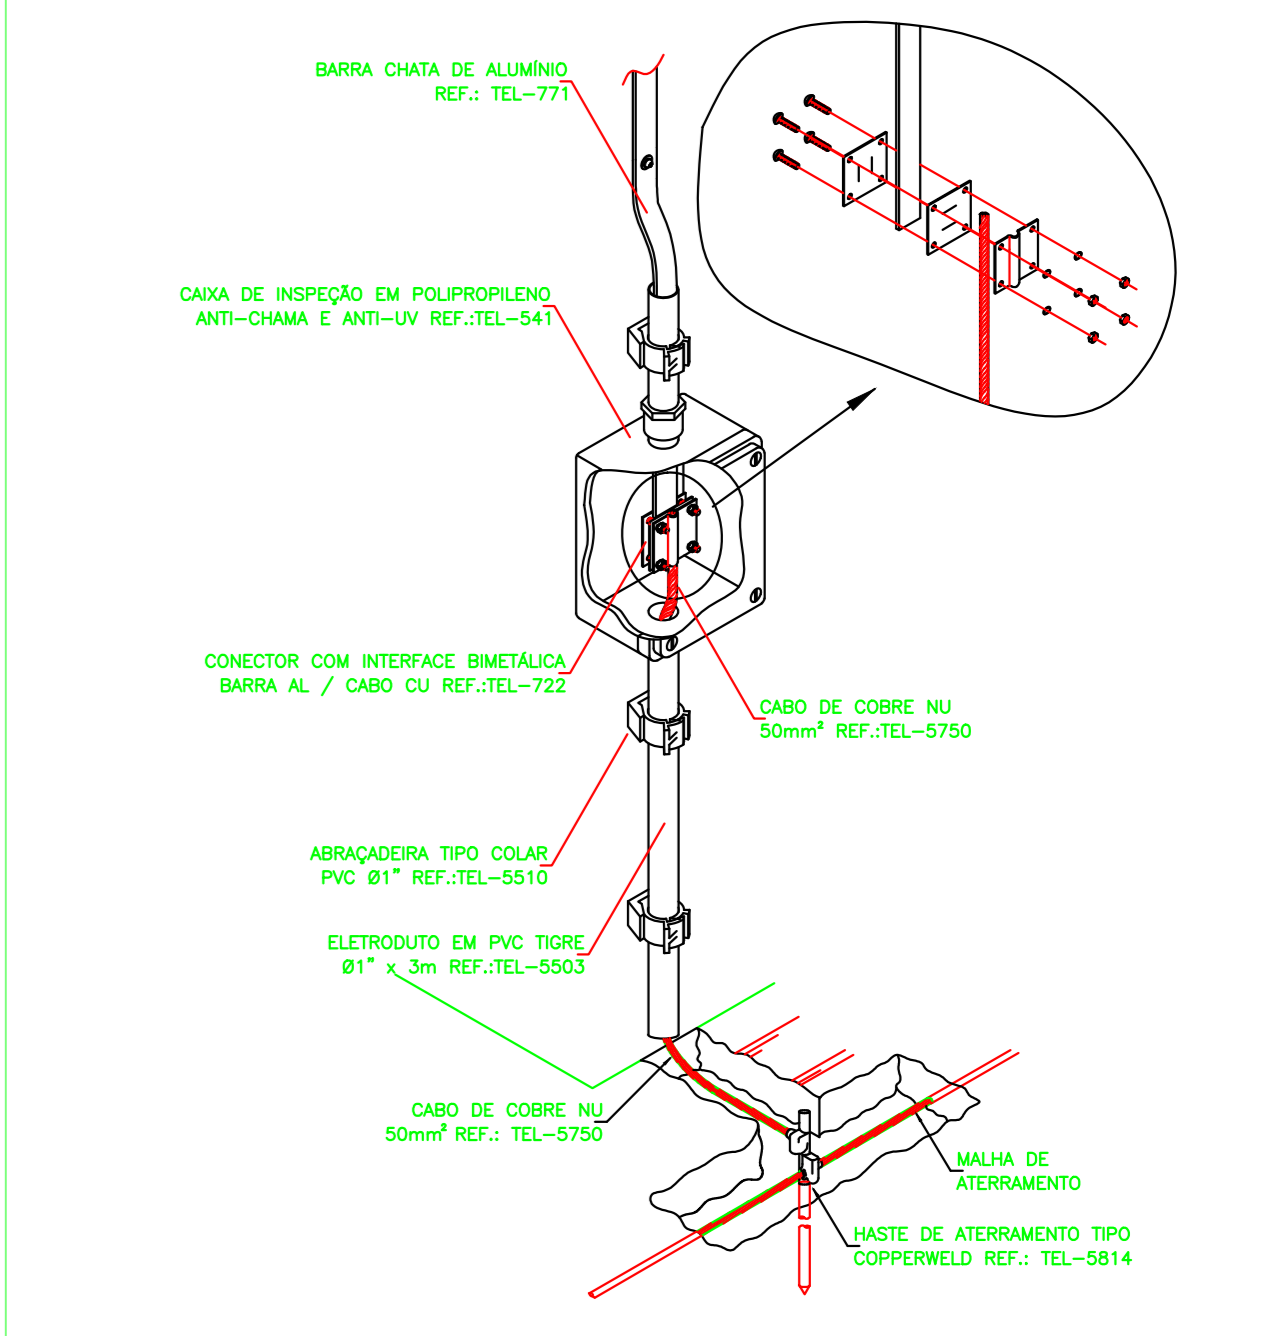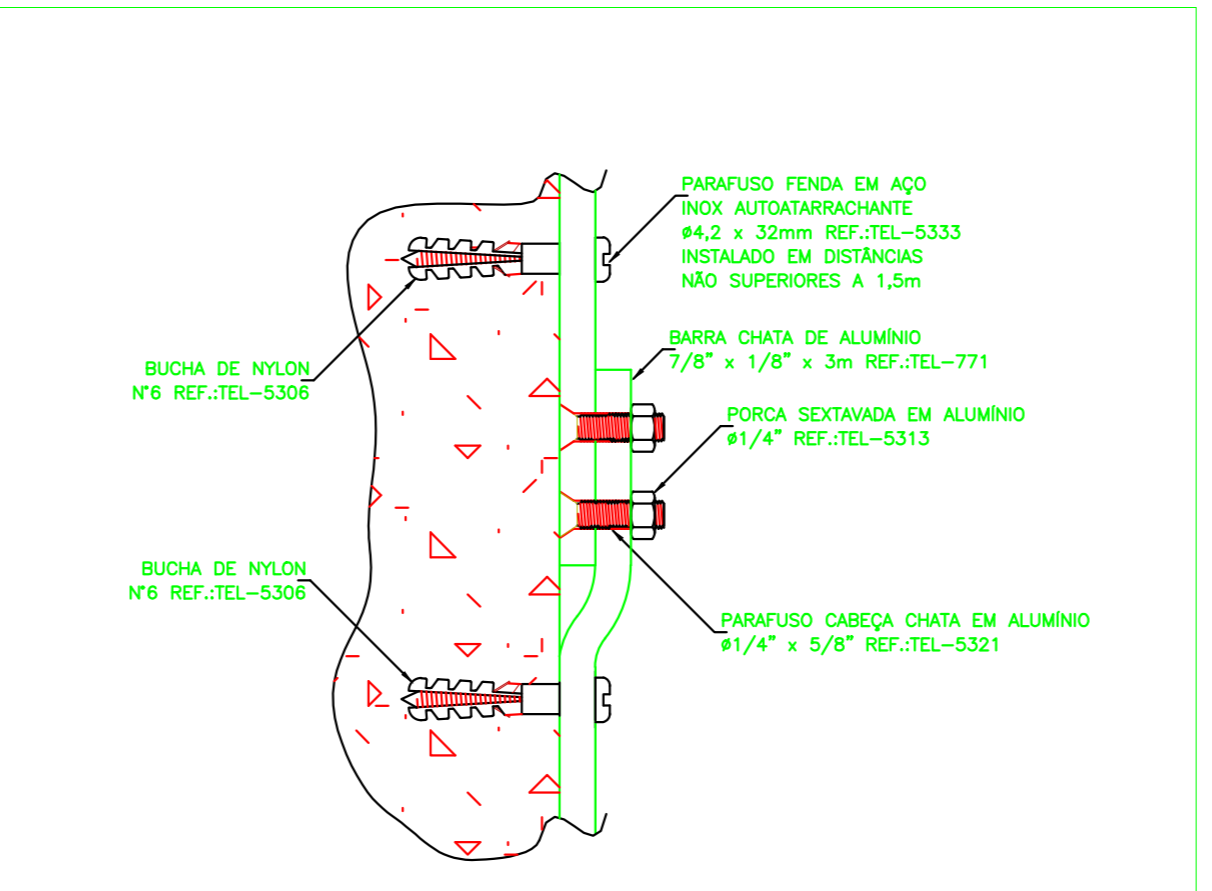

neog Rua Aratiba, nº 31, sala 504 - Centro
Erechim/RS
54.99937-3886
robson@neogrup.com.br

Projeto: **PROJETO SPDA PREFEITURA MUNICIPAL DE PARATI**

Objeto: **Projeto de SPDA para Ginásio Poliesportivo Municipal**

Localização: **Rua João Pegoraro, Parque de Eventos, Parati - RS**

Resp. Projeto: **Robson Alexandre Machado** Proprietário: **PREFEITURA MUNICIPAL DE PARATI**
Eletrotécnico CRI: 019920705010 CNPJ: 87.502.886/0001-50

Especificação: **Planta baixa - diagramas - Térmico** Revisão: **0**

Data: **Junho/2026** Escala: **1:75** Fôlego: **380/220V** Folha: **02**
Desenho: **Tiago** Aproveito: **ELE_NEO_SPDA**