



**PAVIMENTO TÉRREO - AMBULATÓRIO**  
ESCALA 1:100


**PAVIMENTO TÉRREO - AMBULATÓRIO - AJUSTE SANITÁRIOS ACESSÍVEIS MASCULINO E FEMININO**

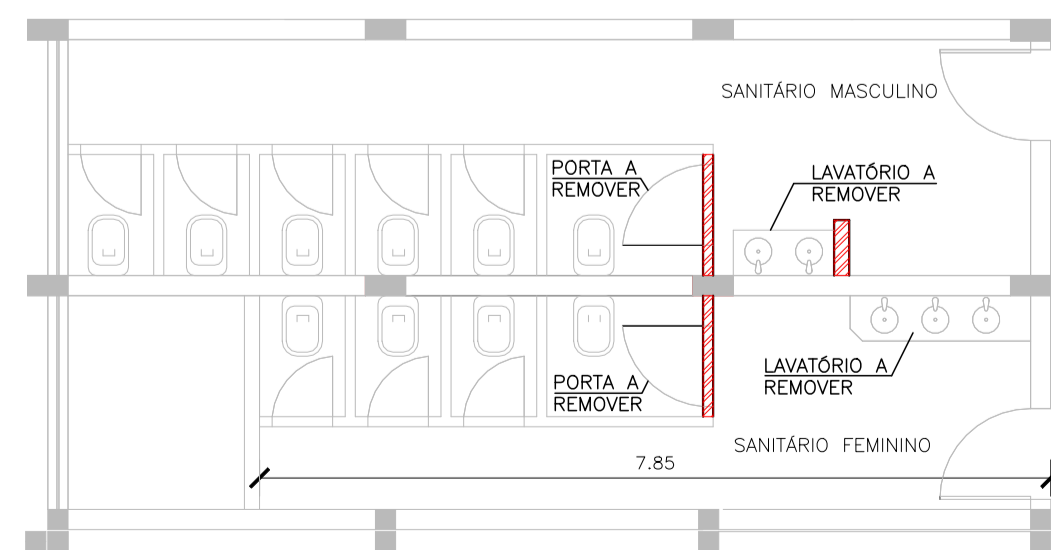


**SITUAÇÃO EXISTENTE**  
ESCALA 1:75

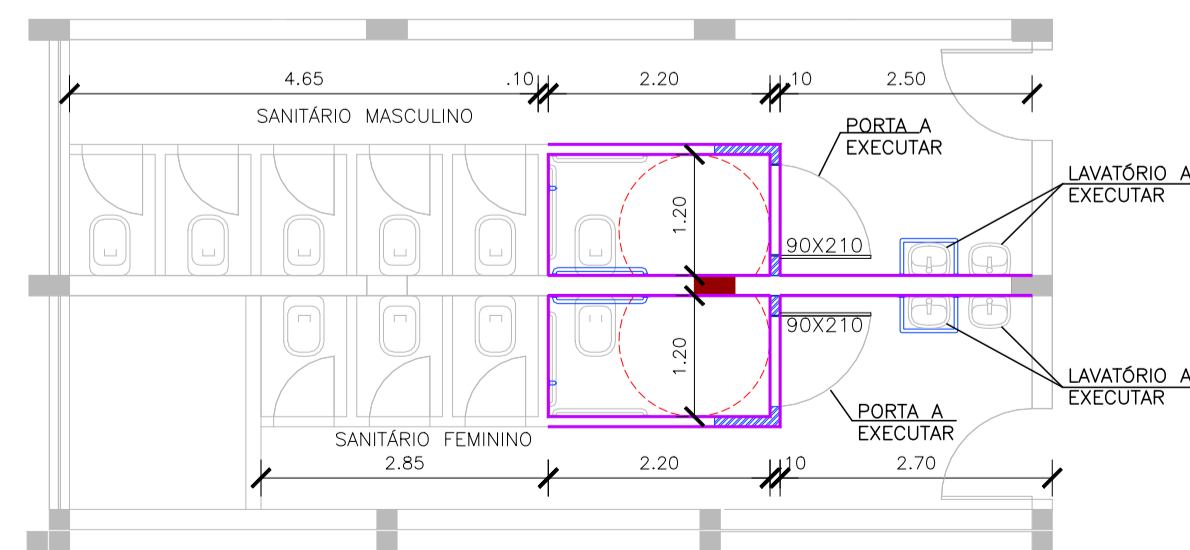

**INTERVENÇÕES A EXECUTAR**  
ESCALA 1:75


|   |   |
|---|---|
|  <b>PREFEITURA MUNICIPAL CANOAS</b><br>Rua 15 de JANEIRO nº 11, Centro - Canoas/RS<br>Fone: (51) 3462-1565 |   |
| EMPREENDIMENTO:<br><b>REFORMA DO HOSPITAL UNIVERSITÁRIO - CR Nº 970891/2024/MS/CAIXA</b><br>ENDEREÇO: AVENIDA FARROUPILHA, Nº 8001 - BAIRRO SÃO JOSÉ, CEP 92425-900, CANOAS/RS                  |   |
| PROJETO BÁSICO:<br><b>PROJETO ARQUITETÔNICO - REFORMA</b>   | DISCRIMINAÇÃO DA PLANTA:<br>PLANTA BAIXA - PAVIMENTO TÉRREO |
| RESPONSÁVEIS TÉCNICOS:<br>PEDRO LIMA PIRES<br>MATRÍCULA: 127792<br>CREA-RS: 160791  |   |
| ESCALA:<br>1:100  | DATA:<br>JULHO-2025   |
| DESENHO:<br>PEDRO   | 01/03   |

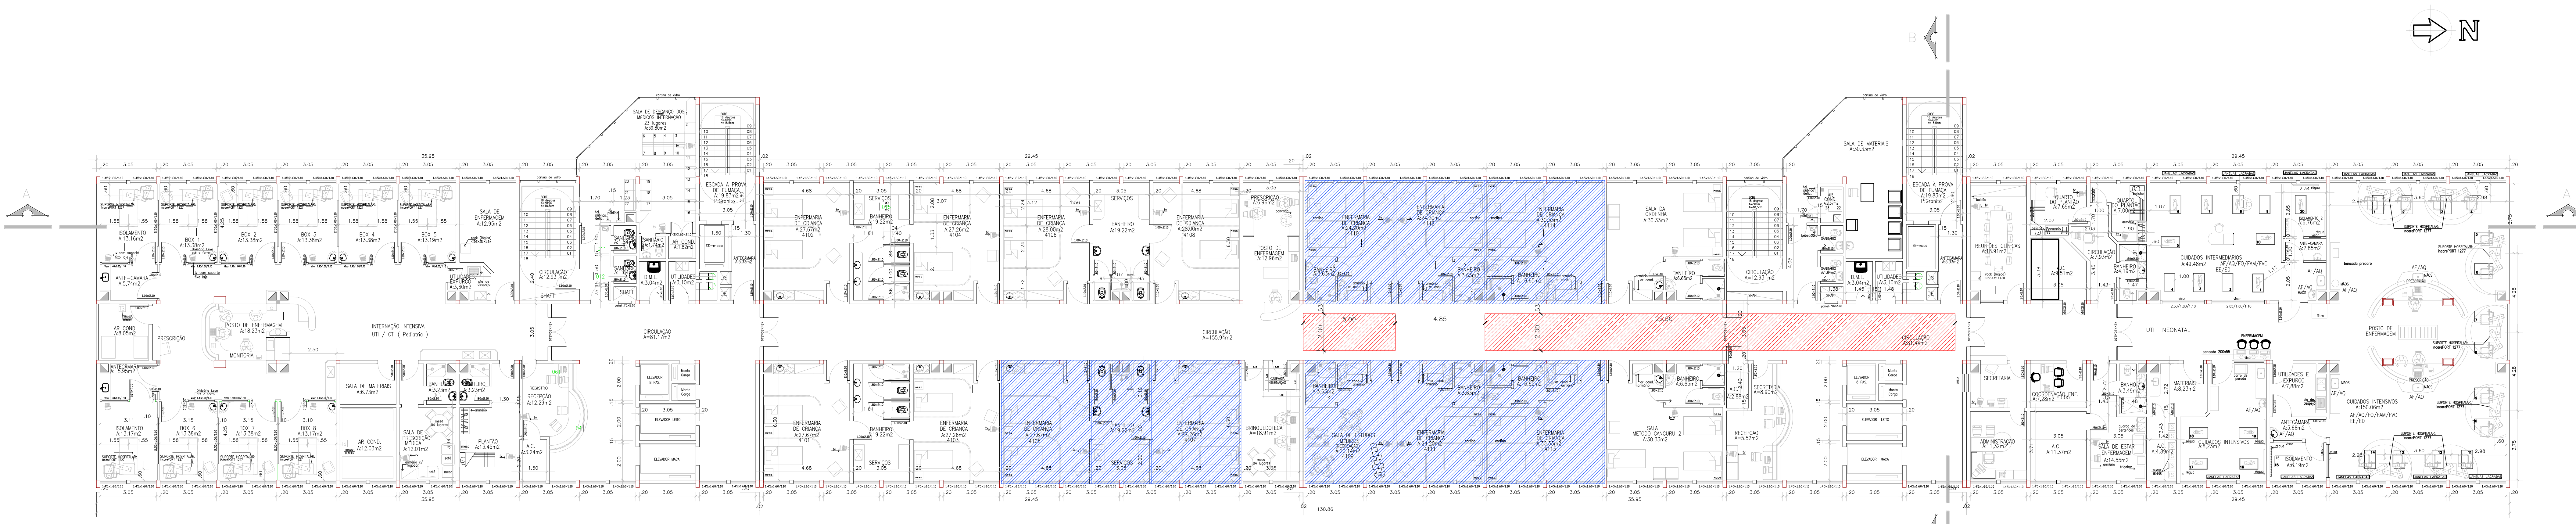

4º PAVIMENTO

**LEGENDA**


- QUARTOS A REALIZAR SERVIÇOS DE PINTURA INTERNA E CLIMATIZAÇÃO
- CORREDOR - SERVIÇOS DE TROCA DE PISO VINÍLICO

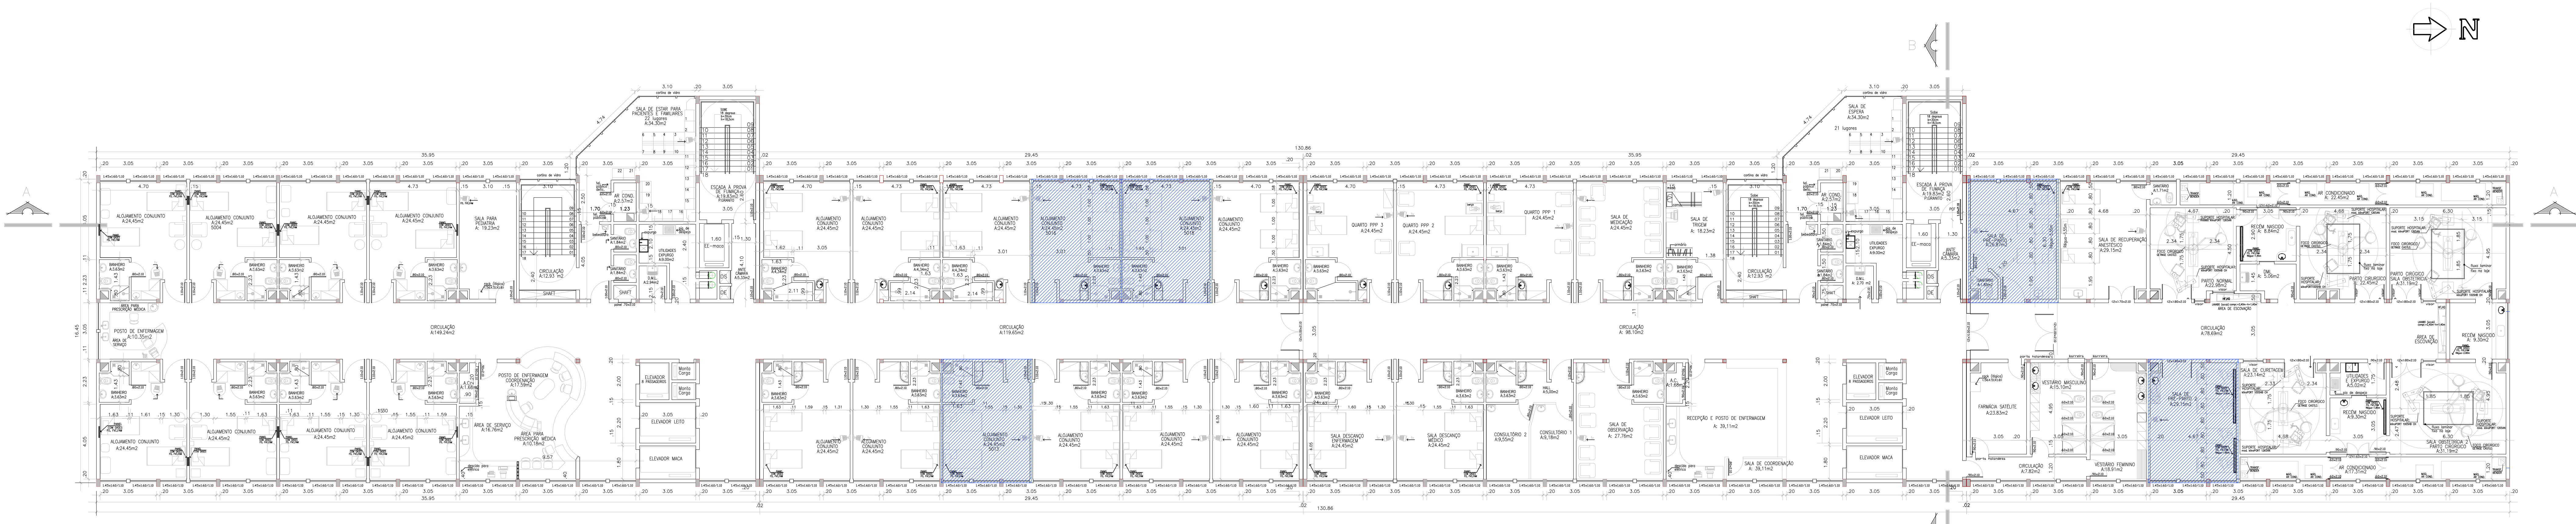

5º PAVIMENTO

**LEGENDA**


- QUARTOS A REALIZAR SERVIÇOS DE PINTURA INTERNA E CLIMATIZAÇÃO

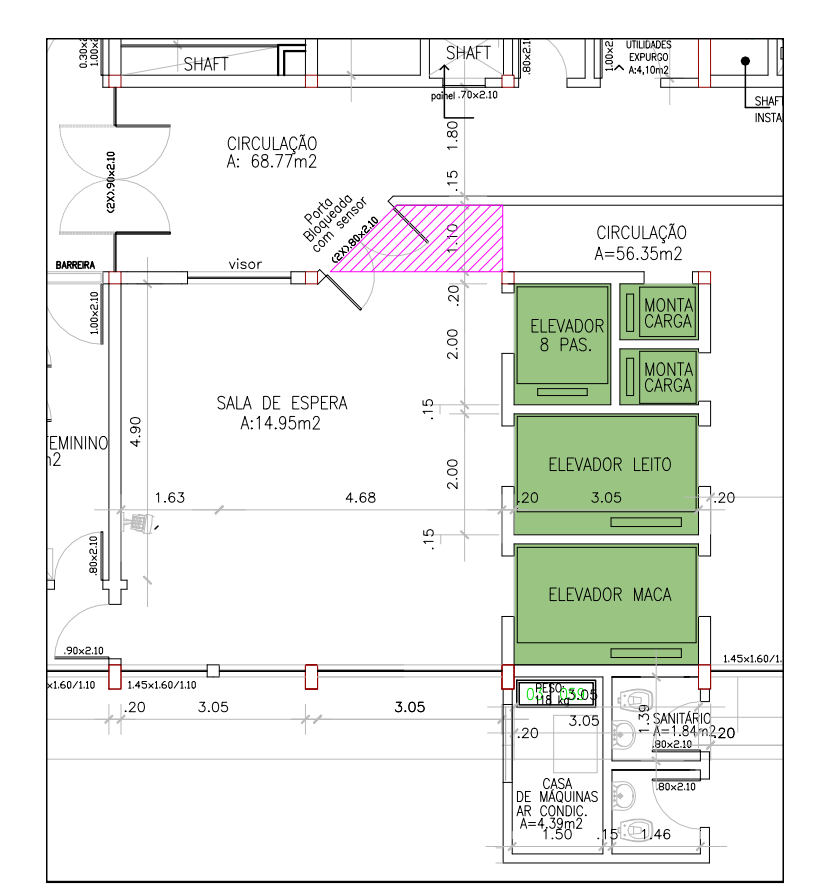

CORREDOR - ELEVADORES / SUL 3º PAVIMENTO

**LEGENDA**

- ÁREA A REALIZAR SERVIÇOS DE CLIMATIZAÇÃO, TROCA DE FORRO E PINTURA

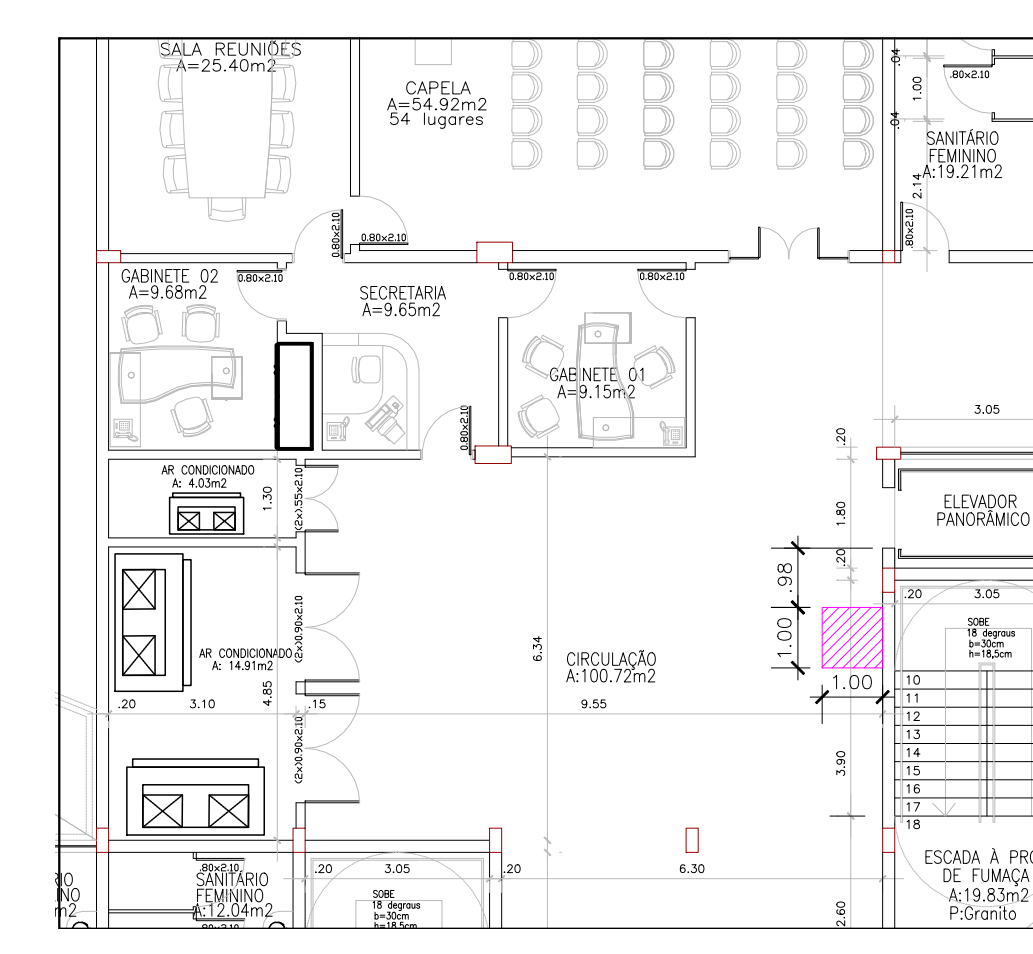


CORREDOR - CIRCULAÇÃO / SI 2º PAVIMENTO

**LEGENDA**


- ÁREA A REALIZAR SERVIÇOS DE CLIMATIZAÇÃO, TROCA DE FORRO E PINTURA

|   |  |
|---|--|
|  <b>PREFEITURA MUNICIPAL CANOAS</b><br>Rua 15 de Janeiro nº 11, Centro - Canoas/RS<br>Fone: (51) 3462-1565 |  |
| EMPREENDIMENTO:<br><b>REFORMA DO HOSPITAL UNIVERSITÁRIO - CR Nº 970891/2024/MS/CAIXA</b><br>ENDEREÇO: AVENIDA FARFUGUELLA, Nº 8001 - BARRIO SÃO JOSÉ, CEP 91620-900, CANOAS/RS                  |  |
| PROJETO BÁSICO:<br><b>PROJETO ARQUITETÔNICO - REFORMA</b>   | DISCRIMINAÇÃO DA PLANTA:<br>PLANTA BAIXA - PAVIMENTO 2º, 3º, 4º E 5º |
| RESPONSÁVEIS TÉCNICOS:<br>PEDRO LIMA FRIED<br>MATRÍCULA: 19796<br>CREA/RS: 198791   |  |
| ESCALA:<br>1:125  | DATA:<br>DEZEMBRO 2025   |
| DESENHO:<br>PEDRO   | 02/03  |

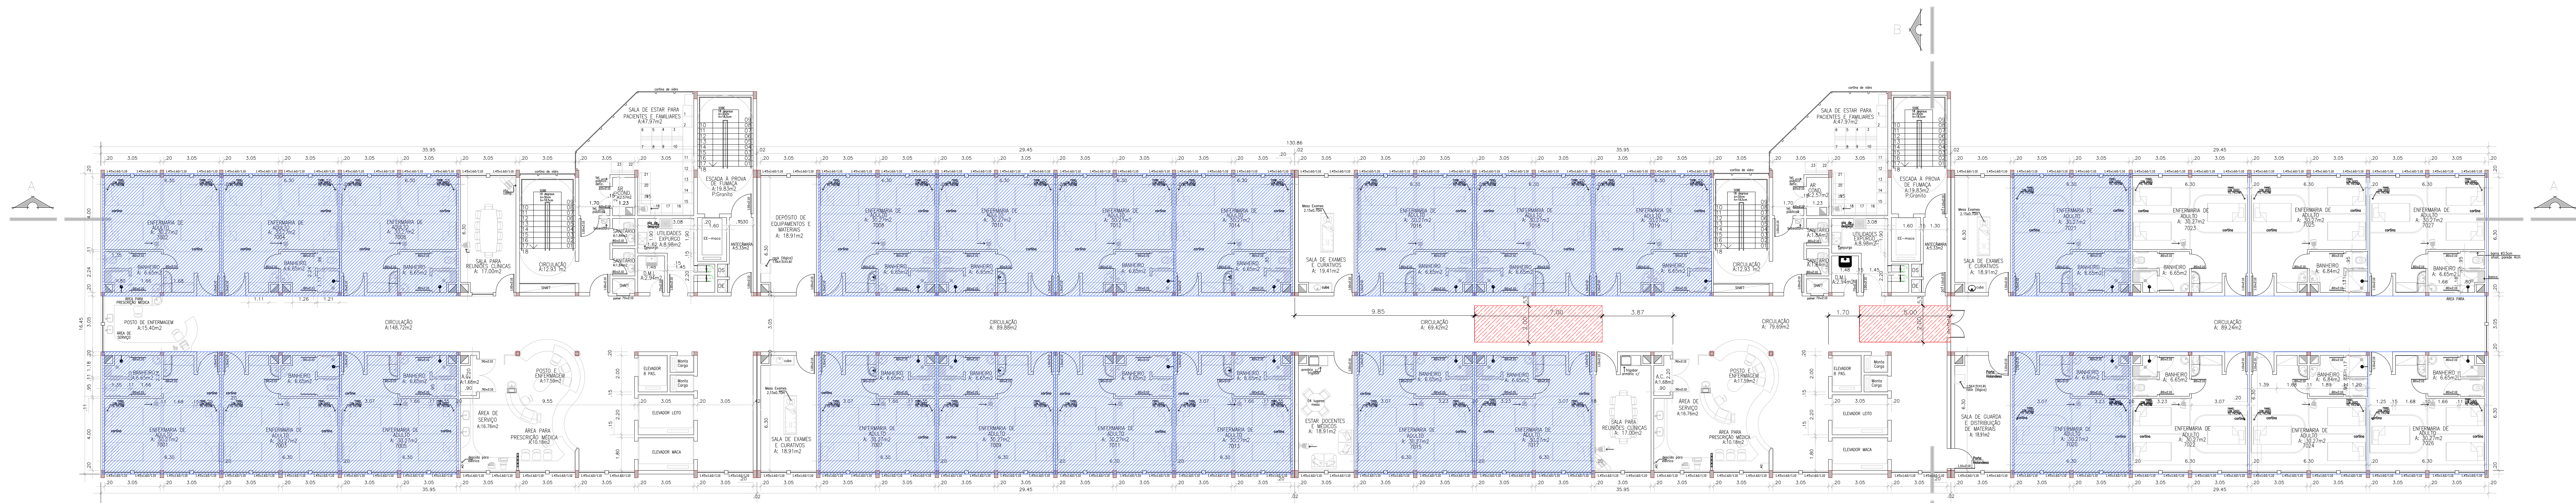

7º PAVIMENTO

| LEGENDA |   |
|---------|---|
|         | QUARTOS A REALIZAR SERVIÇOS DE PINTURA INTERNA E CLIMATIZAÇÃO |
|         | CORREDOR - SERVIÇOS DE TROCA DE PISO VINÍLICO                 |

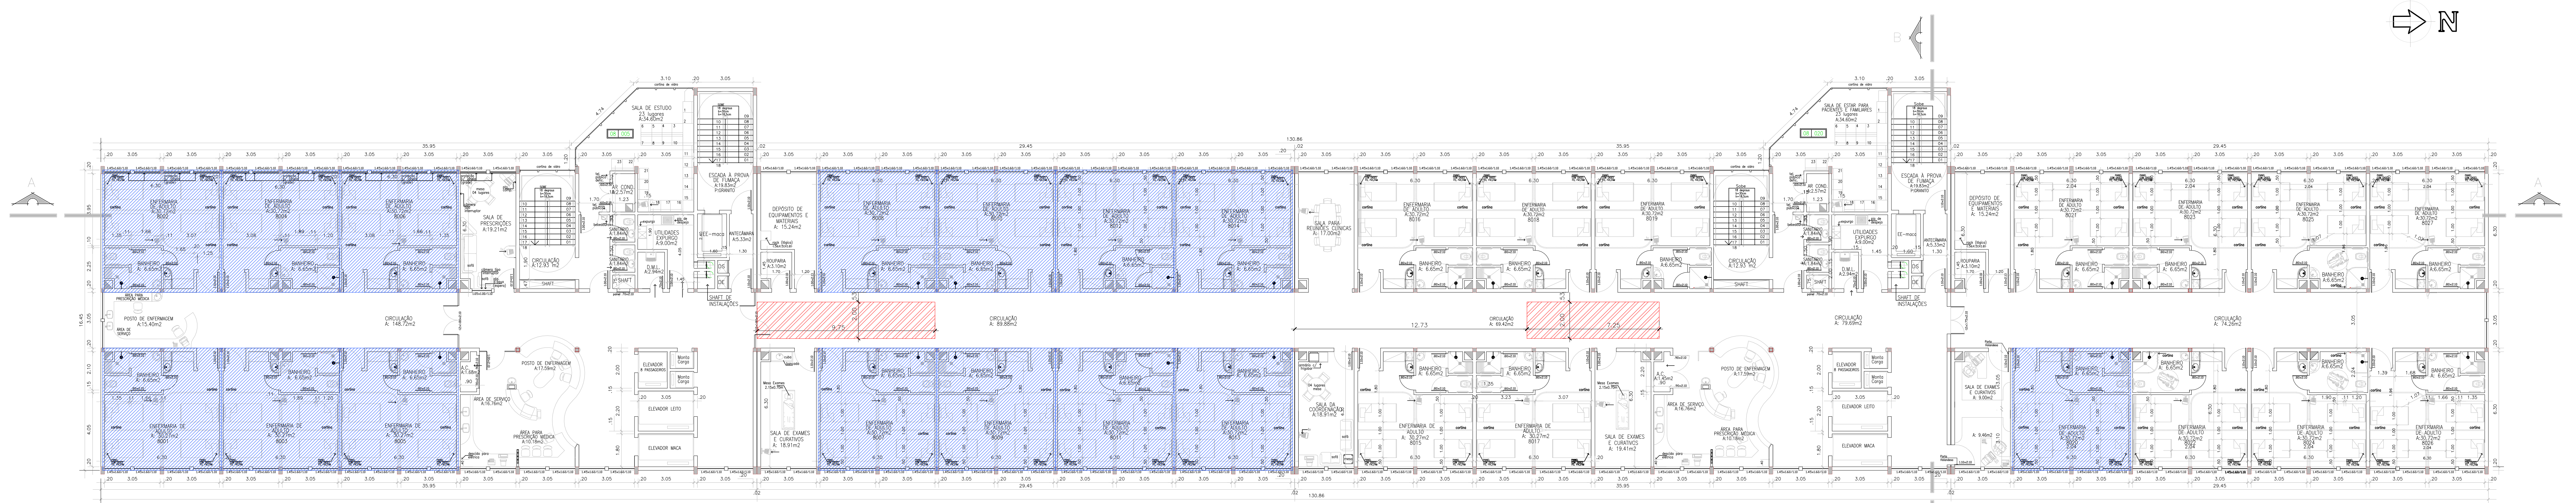

8º PAVIMENTO

| LEGENDA |   |
|---------|---|
|         | QUARTOS A REALIZAR SERVIÇOS DE PINTURA INTERNA E CLIMATIZAÇÃO |
|         | CORREDOR - SERVIÇOS DE TROCA DE PISO VINÍLICO                 |

|   |  |
|---|--|
|  <b>PREFEITURA MUNICIPAL CANOAS</b><br>Rua 15 de JANEIRO nº 11, Centro - Canoas/RS<br>Fone: (51) 3462-1565 |  |
| EMPREENDIMENTO:<br><b>REFORMA DO HOSPITAL UNIVERSITÁRIO - CR Nº 970891/2024/MS/CAIXA</b><br>ENDEREÇO: AVENIDA FARROUPILHA, Nº 8001 - BARRIO SÃO JOSÉ, CEP: 94040-900, CANOAS/RS                 |  |
| PROJETO BÁSICO:<br><b>PROJETO ARQUITETÔNICO - REFORMA</b>   | DISCRIMINAÇÃO DA PLANTA:<br>PLANTA BAIXA - PAVIMENTO 7º e 8º |
| RESPONSÁVEIS TÉCNICOS:<br>PEDRO LIMA FRIEDL<br>MATRÍCULA: 12776<br>CREA/RS: 188791  |  |
| ESCALA:<br>1:125  | DATA:<br>DEZEMBRO 2025                                       |
| DESENHO:<br>PEDRO   | 03/03  |