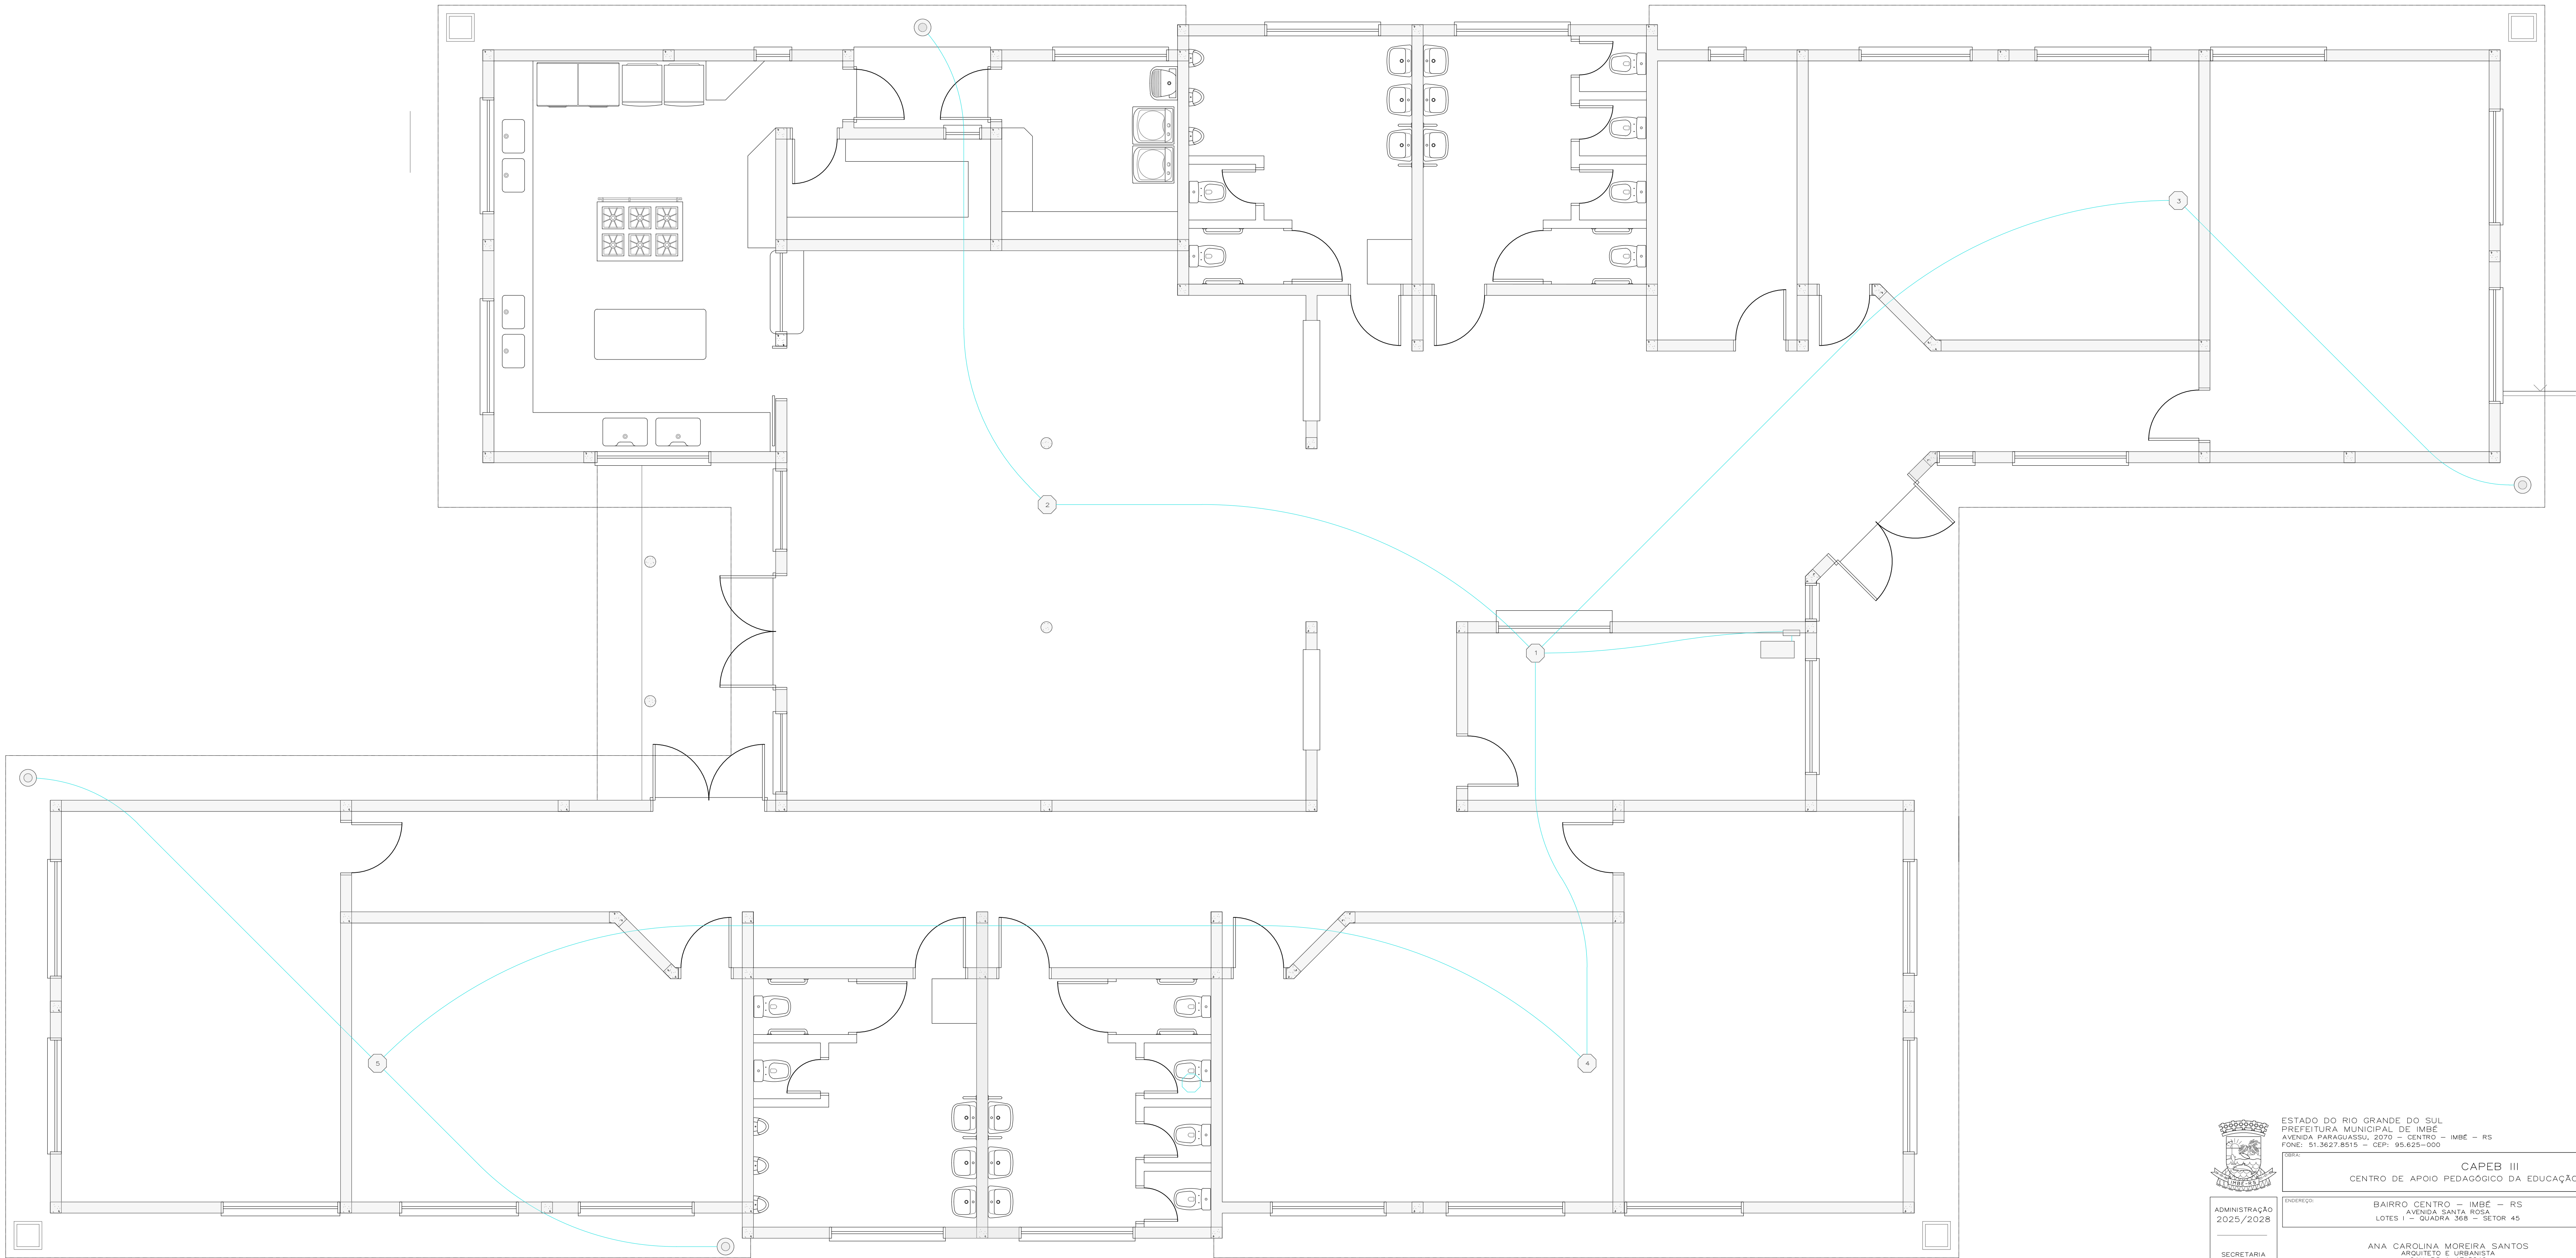


ESTADO DO RIO GRANDE DO SUL
PREFEITURA MUNICIPAL DE IMBÉ
AVENIDA PARAGUASSU, 2070 - CENTRO - IMBÉ - RS
FONE: 51.3627.8515 - CEP: 95.625-000

COBR: CAPEB III
CENTRO DE APOIO PEDAGÓGICO DA EDUCAÇÃO BÁSICA III

ADMINISTRAÇÃO
2025/2026

SECRETARIA
MUNICIPAL
DE
EDUCAÇÃO

smec@imbé.rs.gov.br



ENDEREÇO: BAIRRO CENTRO - IMBÉ - RS
AVENIDA SANTA ROSA
LOTES 1 - QUADRA 308 - SETOR 45

ANALISTA: ANA CAROLINA MOREIRA SANTOS
ARQUITETO E URBANISTA
CAU-RS A-1715046

PROJETO: THAYSE DE MORAES CERNICHIARO
ENGENHEIRA CIVIL
CREA-RS 250406

SECRETARIA MUNICIPAL DE EDUCAÇÃO
PORTARIA 552/20

PROJETO: REDES
PLANTA BAIXA

DESENHO: ANA

ESCALA: 1/50

DATA: MAIO 2026

ÁREA: 695,71m²

REVISÃO: 01/01