


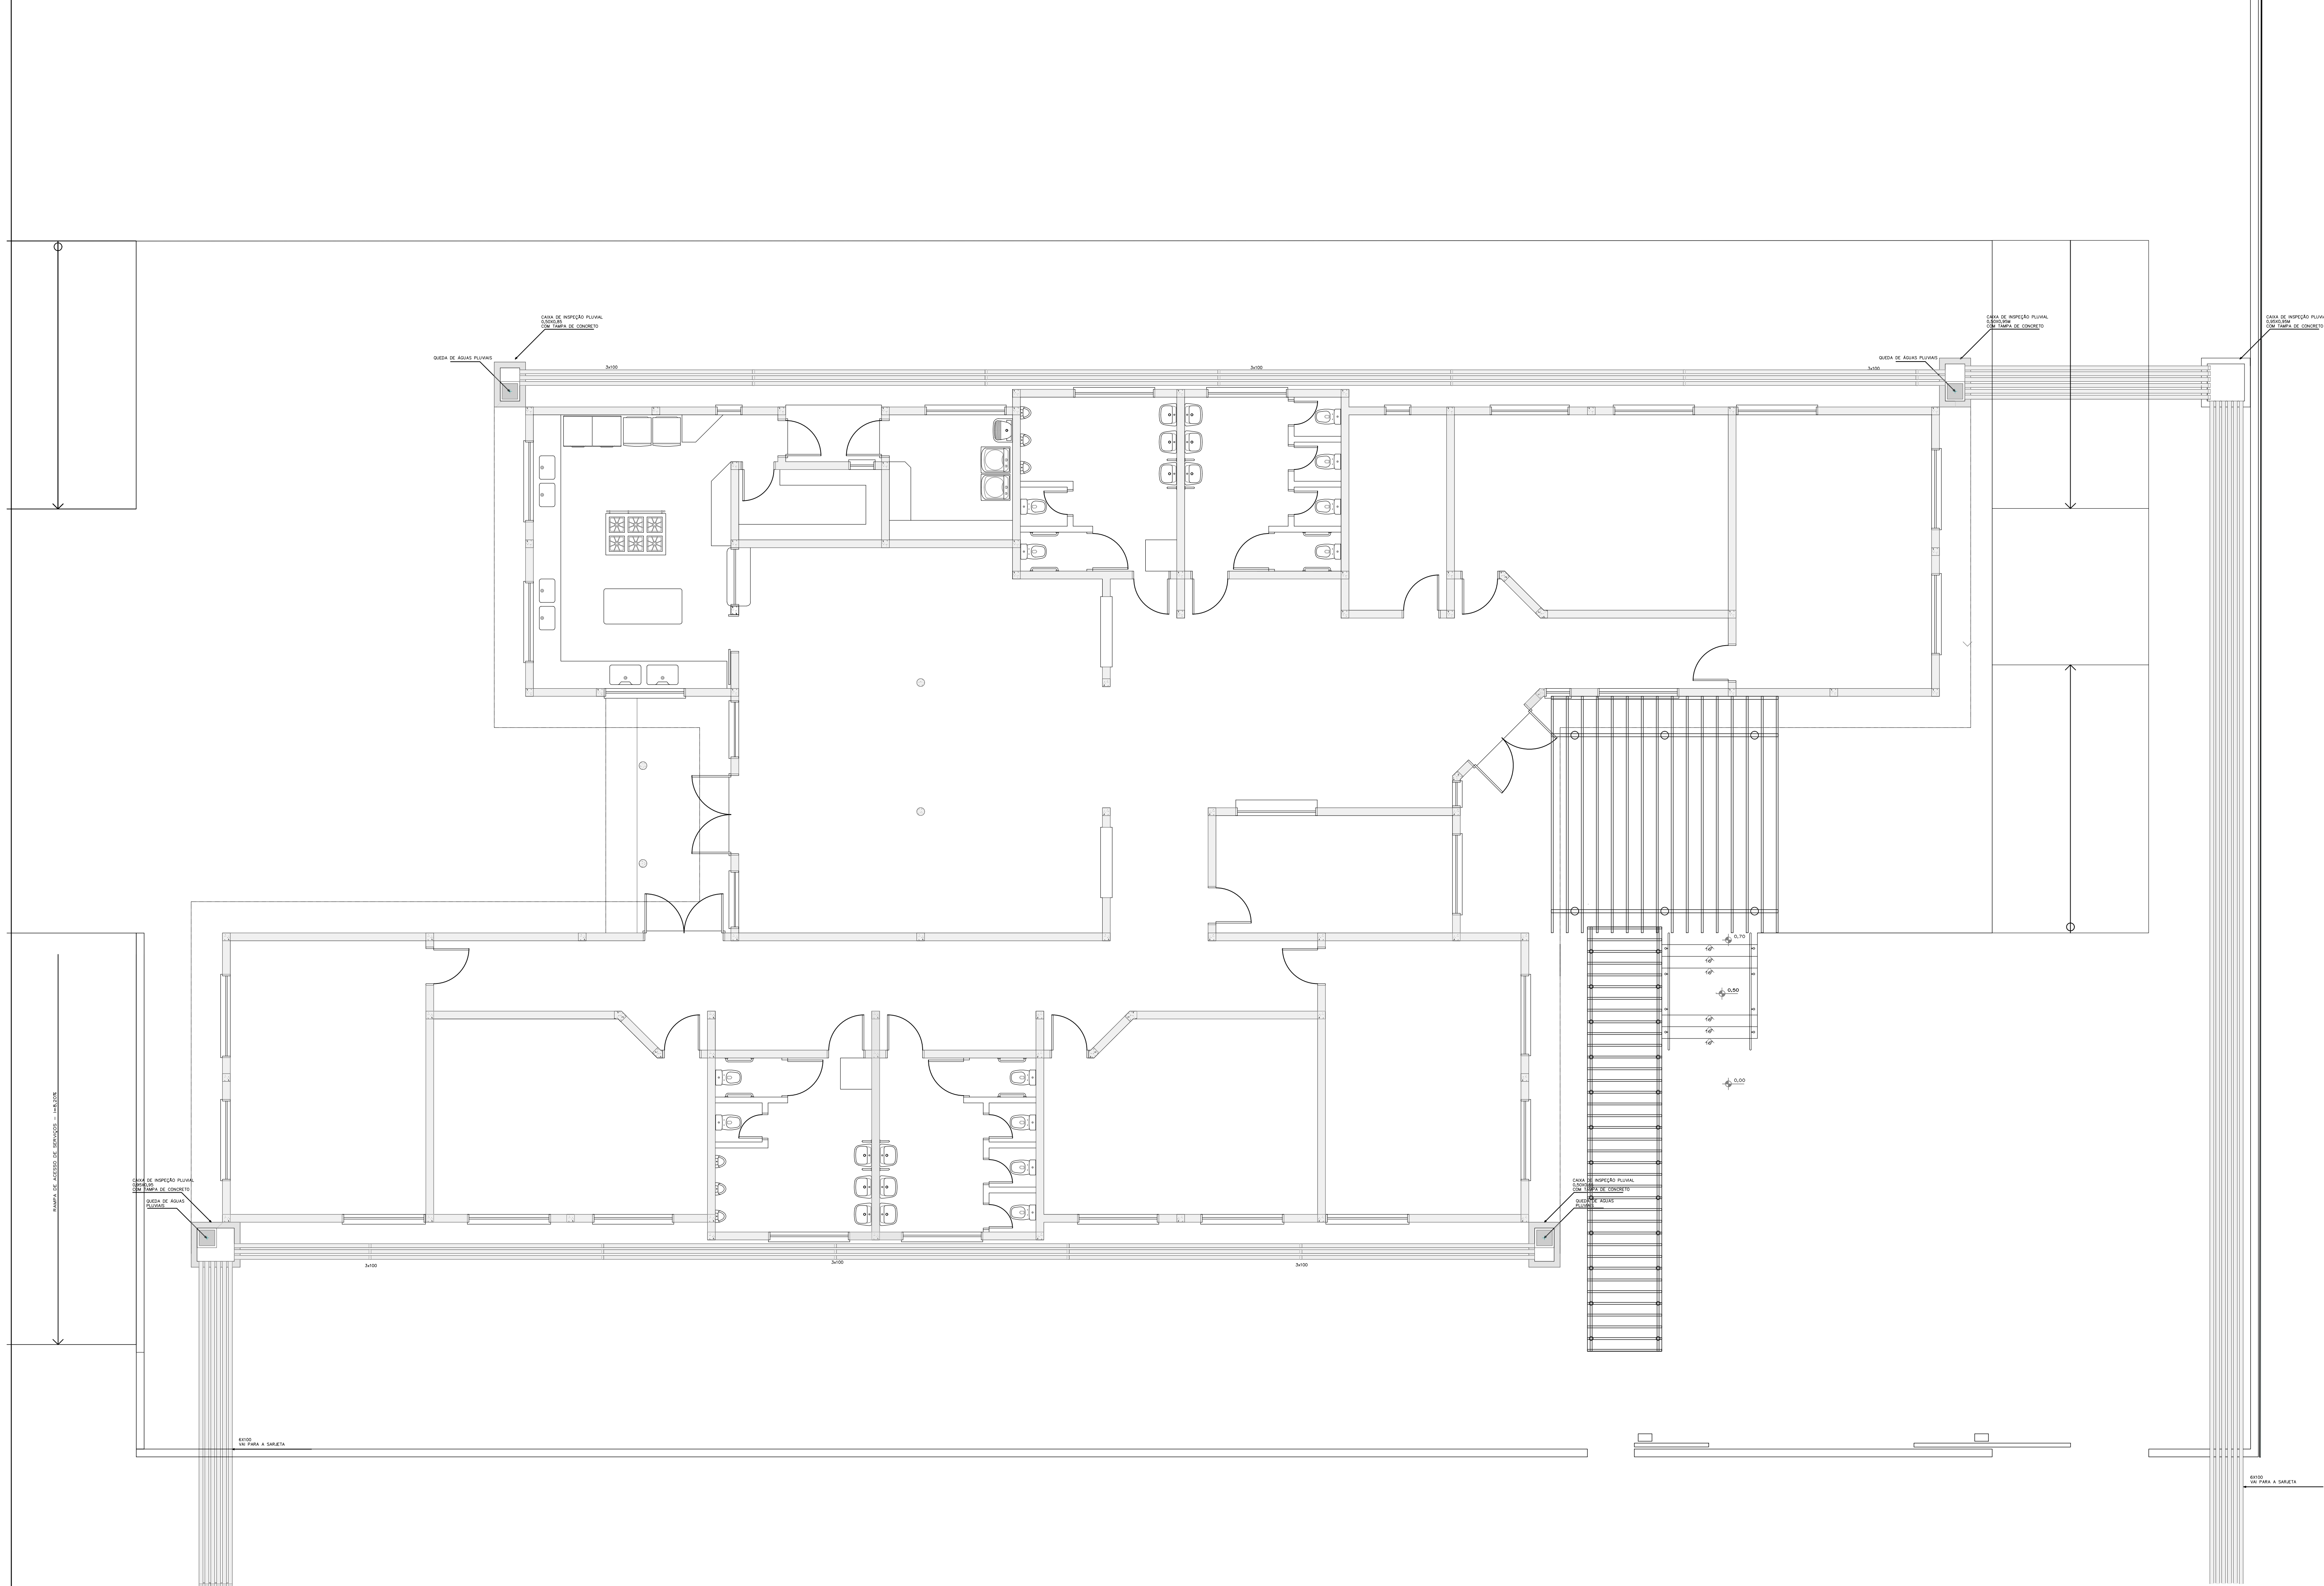



ESTADO DO RIO GRANDE DO SUL
PREFEITURA MUNICIPAL DE IMBÉ
AVENIDA PARAGUASSU, 2070 - CENTRO - IMBÉ - RS
FONE: 51.3627.8515 - CEP: 95.625-000

OBJETO:

CAPEB III
CENTRO DE APOIO PEDAGÓGICO DA EDUCAÇÃO BÁSICA III

ADMINISTRAÇÃO
2025/2028

SECRETARIA MUNICIPAL DE EDUCAÇÃO
smec@imbe.rs.gov.br

ENDEREÇO:

BAIRRO CENTRO - IMBÉ - RS
AVENIDA SANTA ROSA
LOTES 1 - QUADRA 308 - SETOR 45

ARQUITETO E URBANISTA
CAU-RS A-1715046

THAYSE DE MORAES CERNICCHIARO
ENGENHEIRA CIVIL
CREA-RS 250406

RUTH RUSCHEL
SECRETARIA MUNICIPAL DE EDUCAÇÃO
PORTARIA 552/20

DESENHO:

ANA

ESCALA:

1/75

DATA:

MAIO 2026

ÁREA:

695,71m²

PROJETO:

PLUVIAL
PLANTA BAIXA

REVISÃO:

01/01