


- Tomada 1xRJ45 categoria 6 (1,30m do piso)
- Tomada 1xRJ45 categoria 6 (0,30m do piso)
- Eletroduto no teto ou parede (bitola descrita em planta)
- Condulete em alumínio bitola 1", conexões diversas
- Eletrocalha lisa 50x50mm
- Eletroduto de piso (bitola descrita em planta)
- Eletroduto que desce
- Eletroduto que sobe

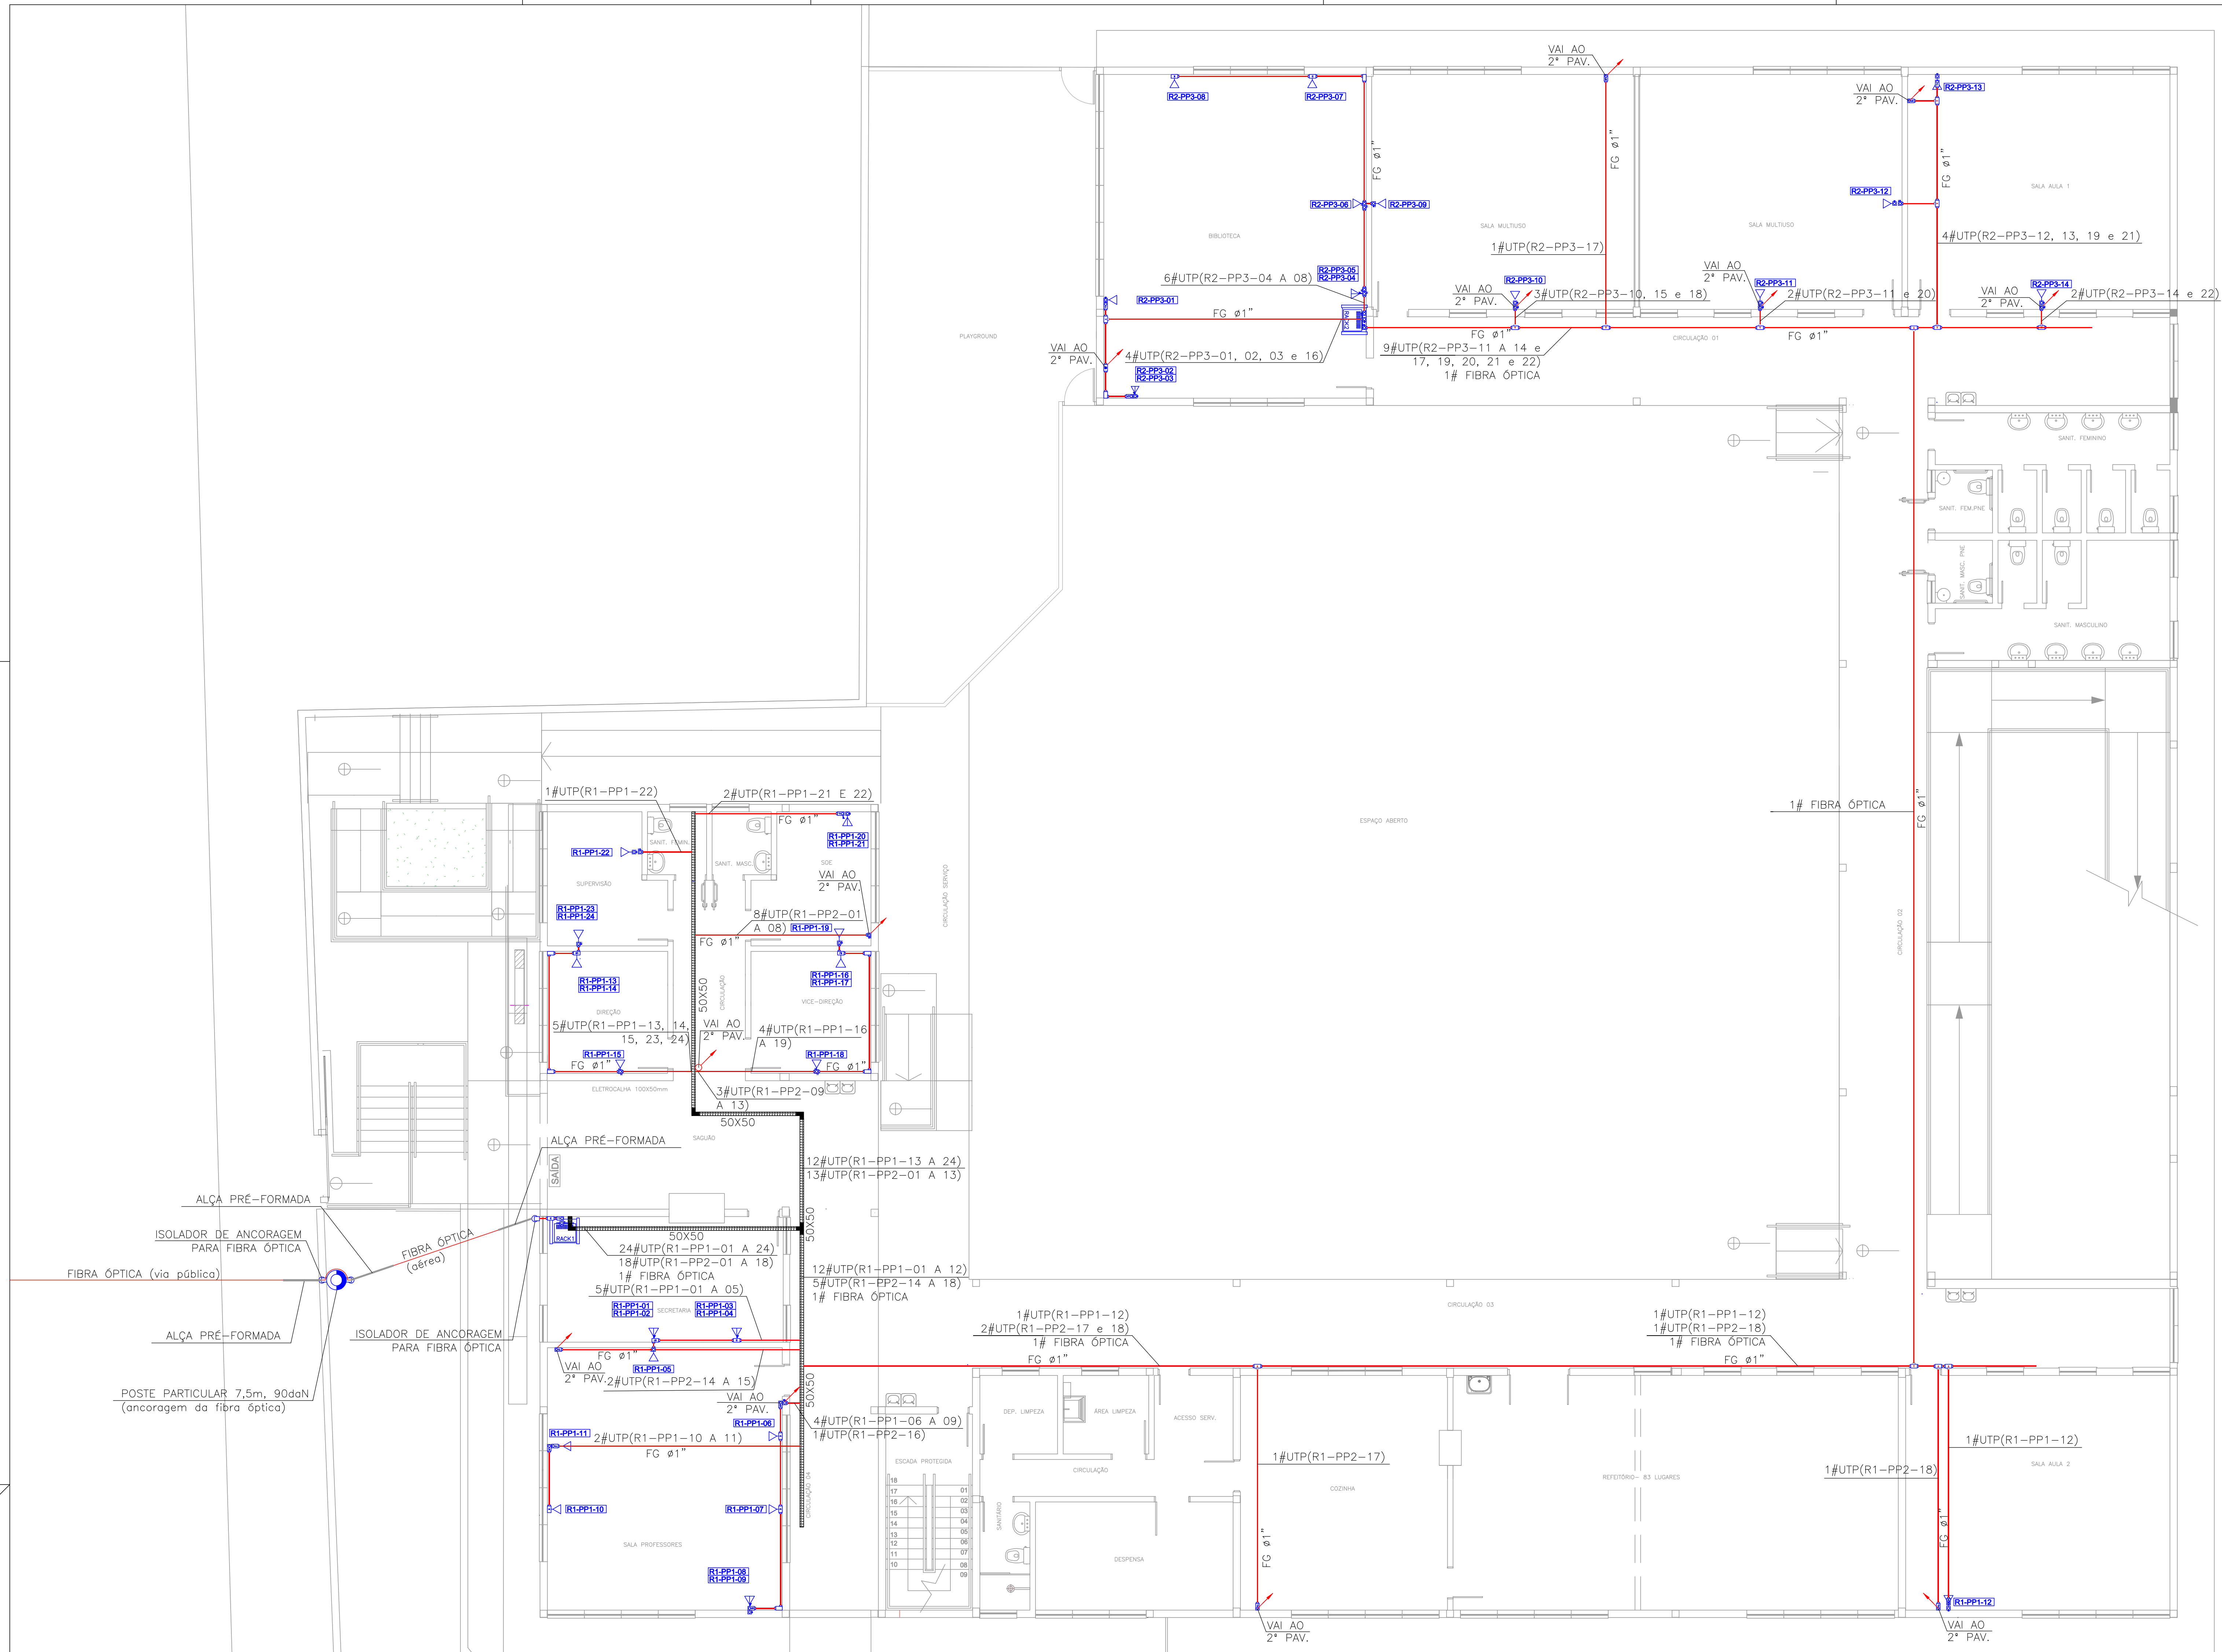


IDENTIFICAÇÃO PADRÃO DOS PONTOS - RACK 01			
TAG	EQUIPAMENTO	LOCALIZAÇÃO	PAVIMENTO
RI-P01-01	RACK 1	SECRETARIA	PAV. TERREO
RI-P01-02	RACK 1	SECRETARIA	PAV. TERREO
RI-P01-03	RACK 1	SECRETARIA	PAV. TERREO
RI-P01-04	RACK 1	SECRETARIA	PAV. TERREO
RI-P01-05	RACK 1	SALA PROFESSORES	PAV. TERREO
RI-P01-06	RACK 1	SALA PROFESSORES	PAV. TERREO
RI-P01-07	RACK 1	SALA PROFESSORES	PAV. TERREO
RI-P01-08	RACK 1	SALA PROFESSORES	PAV. TERREO
RI-P01-09	RACK 1	SALA PROFESSORES	PAV. TERREO
RI-P01-10	RACK 1	SALA PROFESSORES	PAV. TERREO
RI-P01-11	RACK 1	SALA PROFESSORES	PAV. TERREO
RI-P01-12	RACK 1	SALA JULIA 2	PAV. TERREO
RI-P01-13	RACK 1	DIREÇÃO	PAV. TERREO
RI-P01-14	RACK 1	DIREÇÃO	PAV. TERREO
RI-P01-15	RACK 1	DIREÇÃO	PAV. TERREO
RI-P01-16	RACK 1	VICIE DIREÇÃO	PAV. TERREO
RI-P01-17	RACK 1	VICIE DIREÇÃO	PAV. TERREO
RI-P01-18	RACK 1	VICIE DIREÇÃO	PAV. TERREO
RI-P01-19	RACK 1	SOE	PAV. TERREO
RI-P01-20	RACK 1	SOE	PAV. TERREO
RI-P01-21	RACK 1	SOE	PAV. TERREO
RI-P01-22	RACK 1	SUPERVISAO	PAV. TERREO
RI-P01-23	RACK 1	SUPERVISAO	PAV. TERREO
RI-P01-24	RACK 1	SUPERVISAO	PAV. TERREO
RI-P02-01	RACK 1	LAB. INFORMATICA	2º PAVIMENTO
RI-P02-02	RACK 1	LAB. INFORMATICA	2º PAVIMENTO
RI-P02-03	RACK 1	LAB. INFORMATICA	2º PAVIMENTO
RI-P02-04	RACK 1	LAB. INFORMATICA	2º PAVIMENTO
RI-P02-05	RACK 1	LAB. INFORMATICA	2º PAVIMENTO
RI-P02-06	RACK 1	LAB. INFORMATICA	2º PAVIMENTO
RI-P02-07	RACK 1	LAB. INFORMATICA	2º PAVIMENTO
RI-P02-08	RACK 1	LAB. INFORMATICA	2º PAVIMENTO
RI-P02-09	RACK 1	LAB. INFORMATICA	2º PAVIMENTO
RI-P02-10	RACK 1	LAB. INFORMATICA	2º PAVIMENTO
RI-P02-11	RACK 1	LAB. INFORMATICA	2º PAVIMENTO
RI-P02-12	RACK 1	LAB. INFORMATICA	2º PAVIMENTO
RI-P02-13	RACK 1	SALA 1	2º PAVIMENTO
RI-P02-14	RACK 1	SALA 1	2º PAVIMENTO
RI-P02-15	RACK 1	LAB. CIENCIAS	2º PAVIMENTO
RI-P02-16	RACK 1	LAB. CIENCIAS	2º PAVIMENTO
RI-P02-17	RACK 1	SALA 1	2º PAVIMENTO
RI-P02-18	RACK 1	SALA JULIA 2	2º PAVIMENTO

PATCH PANEL 1											
01	02	03	04	05	06	07	08	09	10	11	12
R1-P1-01	R1-P1-02	R1-P1-03	R1-P1-04	R1-P1-05	R1-P1-06	R1-P1-07	R1-P1-08	R1-P1-09	R1-P1-10	R1-P1-11	R1-P1-12
14	15	16	17	18	19	20	21	22	23	24	
R1-P1-13	R1-P1-14	R1-P1-15	R1-P1-16	R1-P1-17	R1-P1-18	R1-P1-19	R1-P1-20	R1-P1-21	R1-P1-22	R1-P1-23	R1-P1-24






PATCH PANEL 2											
01	02	03	04	05	06	07	08	09	10	11	12
R1-P2-01	R1-P2-02	R1-P2-03	R1-P2-04	R1-P2-05	R1-P2-06	R1-P2-07	R1-P2-08	R1-P2-09	R1-P2-10	R1-P2-11	R1-P2-12
13	14	15	16	17	18	19	20	21	22	23	24
R1-P2-13	R1-P2-14	R1-P2-15	R1-P2-16	R1-P2-17	R1-P2-18	R1-P2-19	R1-P2-20	R1-P2-21	R1-P2-22	R1-P2-23	R1-P2-24

The diagram shows a 1U rackmount server with the following components and connections:

- Internal Components:**
 - GV101:** A graphics card at the top.
 - Z80W:** A central processing unit (CPU) with a label "4860-MS-1" below it.
 - GCAD1:** A graphics card below the CPU.
 - PP01:** Two power supply units. The first is labeled "2x1010 DC -1" and the second is labeled "2x1010 DC -1".
 - GCAD2:** A second graphics card below the power supplies.
 - UPR01:** A unit below the second graphics card.
 - CT1001:** A control or timing unit at the bottom.
- Network Connections:**
 - A line labeled "UTP-CAT6-4P" points to the first power supply unit (PP01).
 - A line labeled "UTP-CAT6-4P" points to the second power supply unit (PP01).


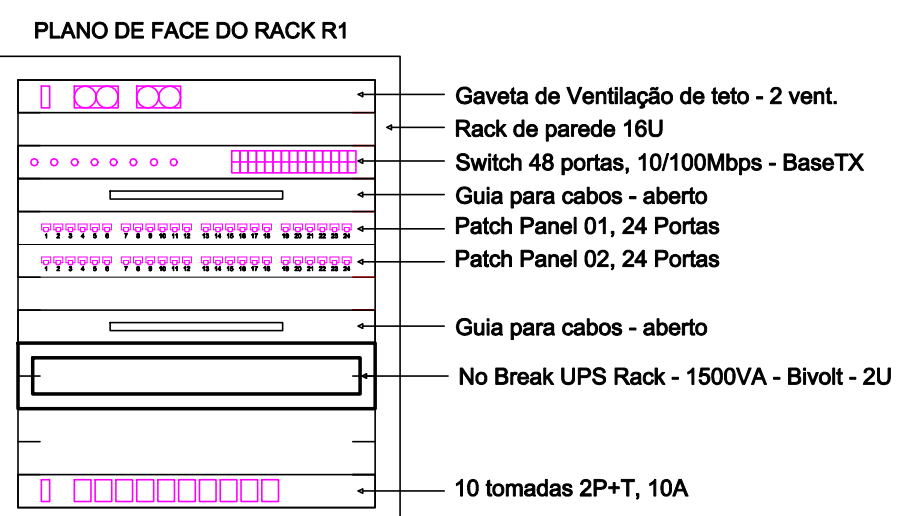


IDENTIFICAÇÃO PADRÃO DOS PONTOS- RACK 02			
TAG	EQUIPAMENTO	LOCALIZAÇÃO	PAVIMENTO
R2-PP3-01	RACK 2	BIBLIOTECA	PAV. TERREO
R2-PP3-02	RACK 2	BIBLIOTECA	PAV. TERREO
R2-PP3-03	RACK 2	BIBLIOTECA	PAV. TERREO
R2-PP3-04	RACK 2	BIBLIOTECA	PAV. TERREO
R2-PP3-05	RACK 2	BIBLIOTECA	PAV. TERREO
R2-PP3-06	RACK 2	BIBLIOTECA	PAV. TERREO
R2-PP3-07	RACK 2	BIBLIOTECA	PAV. TERREO
R2-PP3-08	RACK 2	BIBLIOTECA	PAV. TERREO
R2-PP3-09	RACK 2	SALA MULTITUDO	PAV. TERREO
R2-PP3-10	RACK 2	SALA MULTITUDO	PAV. TERREO
R2-PP3-11	RACK 2	SALA MULTITUDO	PAV. TERREO
R2-PP3-12	RACK 2	SALA MULTITUDO	PAV. TERREO
R2-PP3-13	RACK 2	SALA AULA 1	PAV. TERREO
R2-PP3-14	RACK 2	SALA AULA 1	PAV. TERREO
R2-PP3-15	RACK 2	SALA AULA 3	2º PAVIMENTO
R2-PP3-16	RACK 2	SALA AULA 3	2º PAVIMENTO
R2-PP3-17	RACK 2	SALA AULA 4	2º PAVIMENTO
R2-PP3-18	RACK 2	SALA AULA 4	2º PAVIMENTO
R2-PP3-19	RACK 2	SALA AULA 5	2º PAVIMENTO
R2-PP3-20	RACK 2	SALA AULA 5	2º PAVIMENTO
R2-PP3-21	RACK 2	SALA AULA 6	2º PAVIMENTO
R2-PP3-22	RACK 2	SALA AULA 6	2º PAVIMENTO

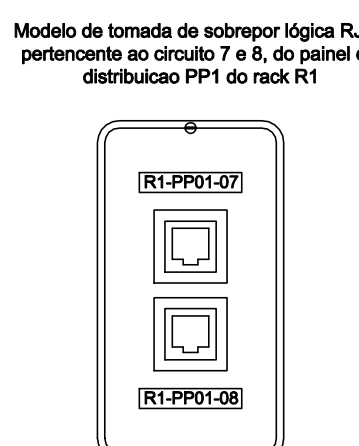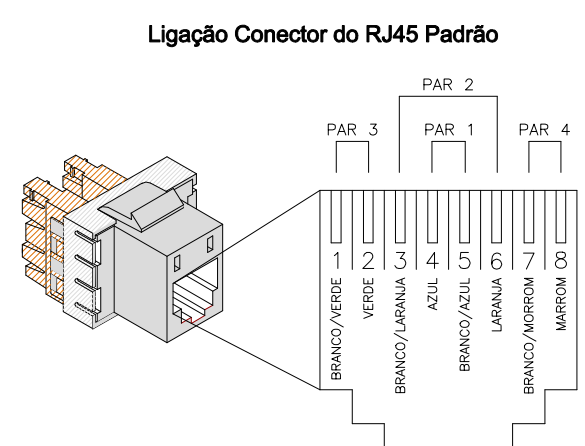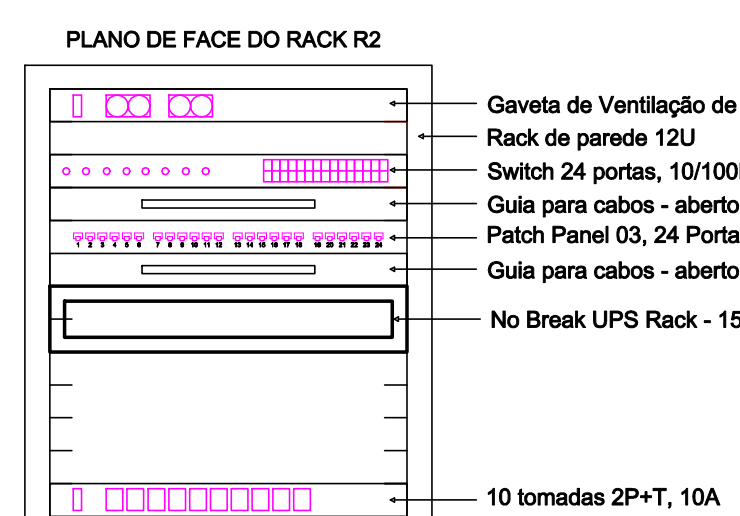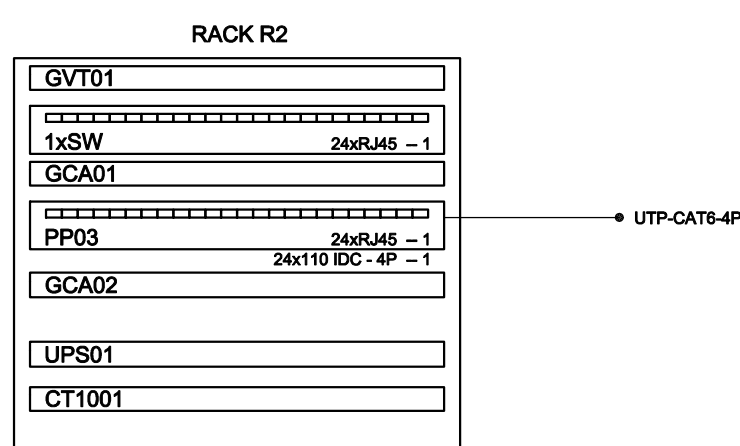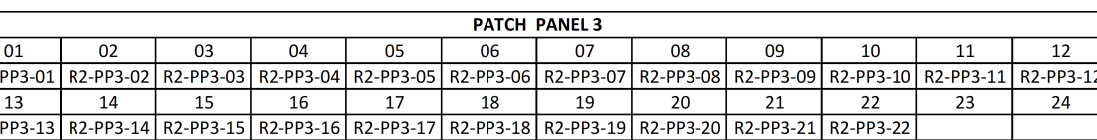


LEGENDA

- Tomada 1xRJ45 categoria 6 (1,30m do piso)
- Tomada 1xRJ45 categoria 6 (0,30m do piso)
- Eletroduto no teto ou parede (bitola descrita em planta)
- Conduleto em alumínio bitola 1", conexões diversas
- Eletrocalha lisa 50x50mm
- Eletroduto de piso (bitola descrita em planta)
- Eletroduto que desce
- Eletroduto que sobe


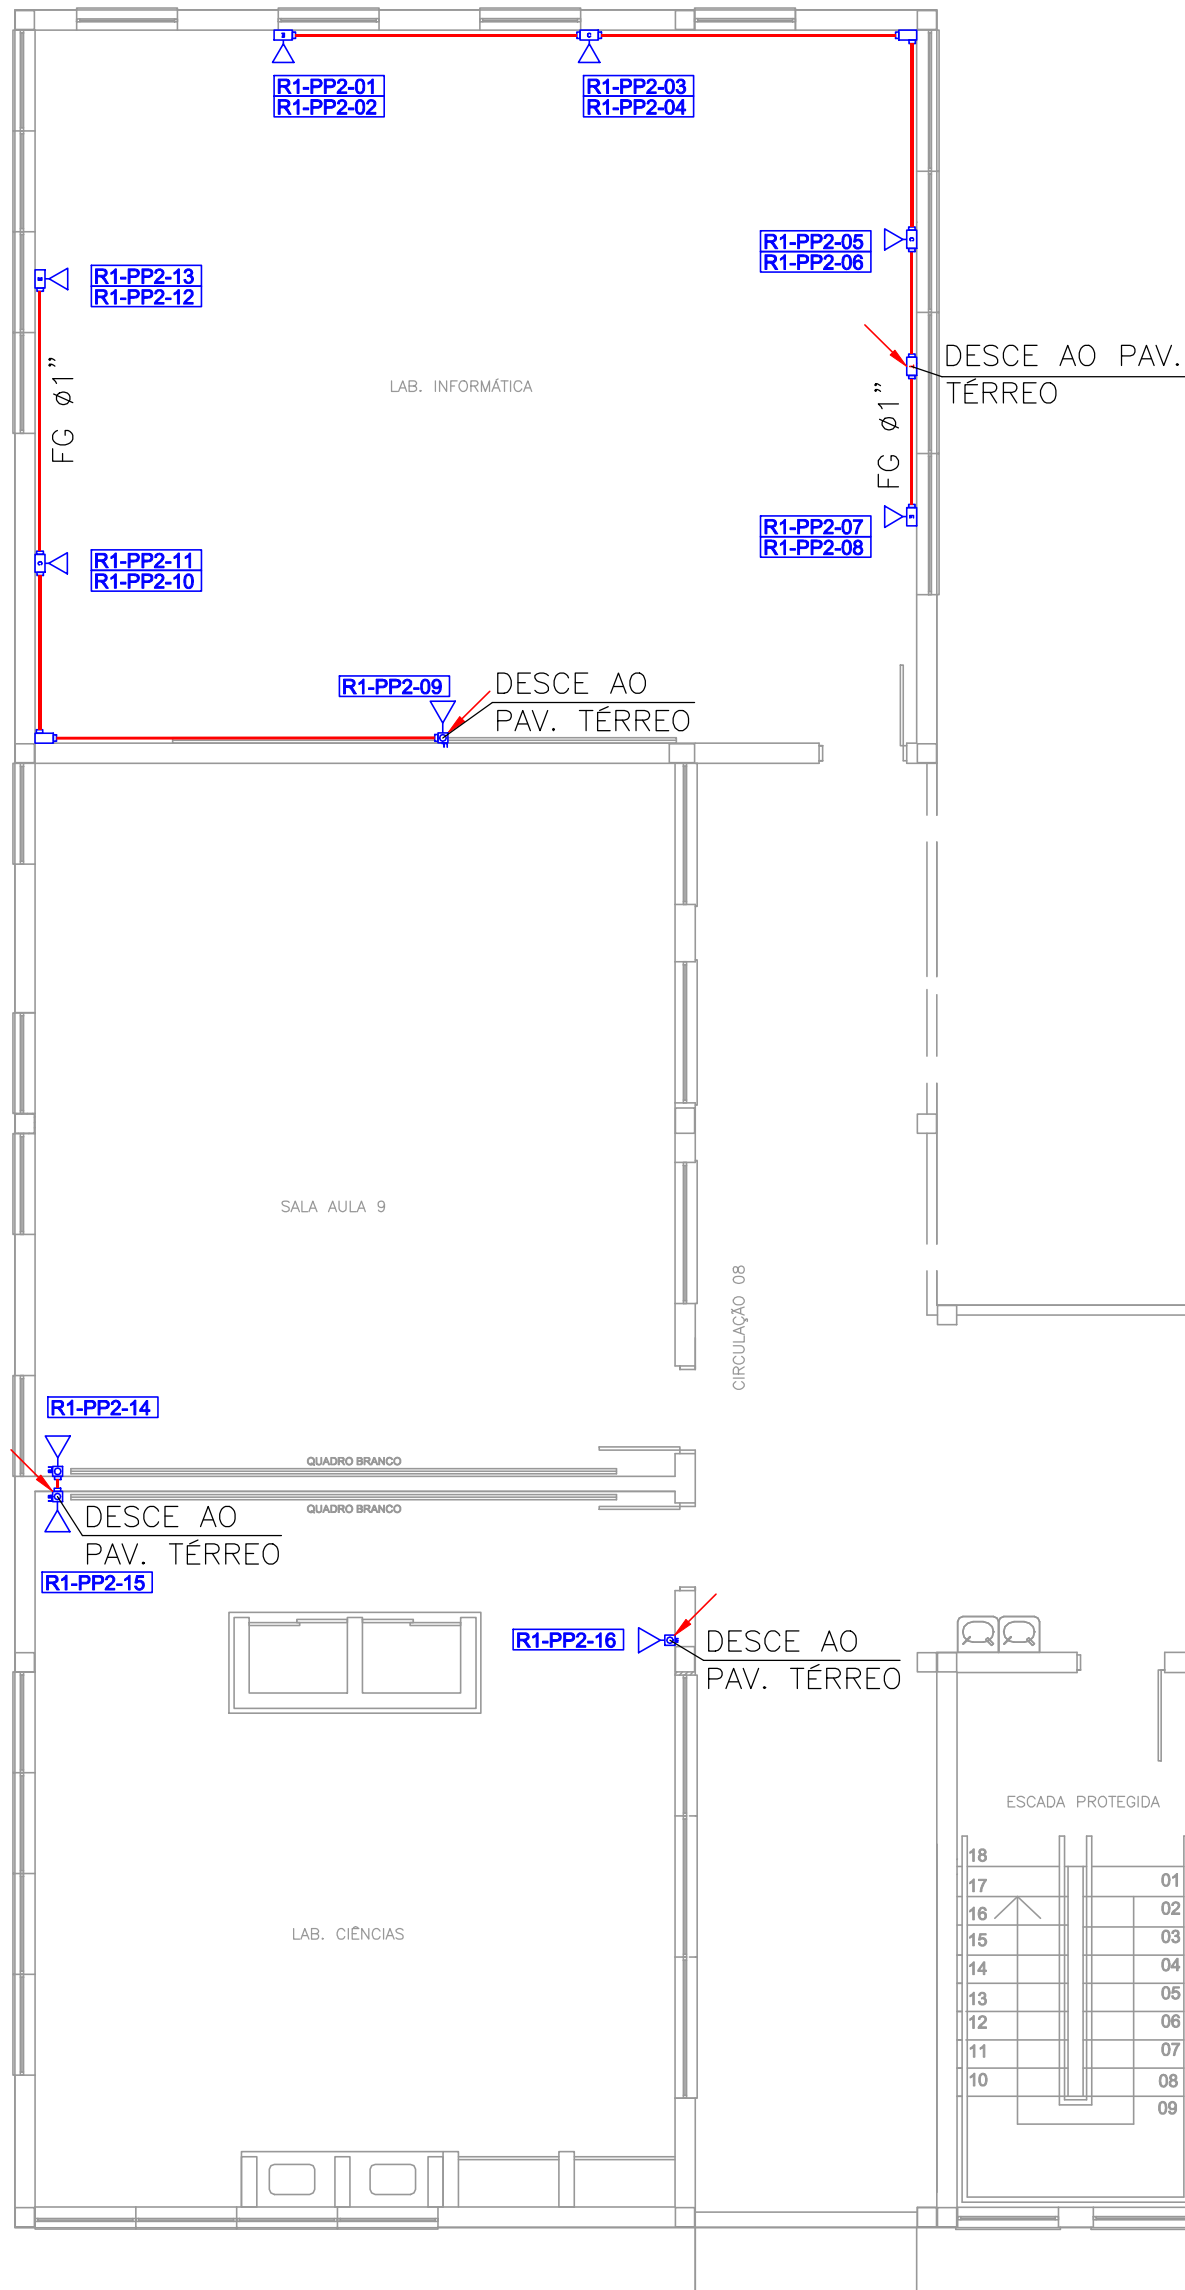
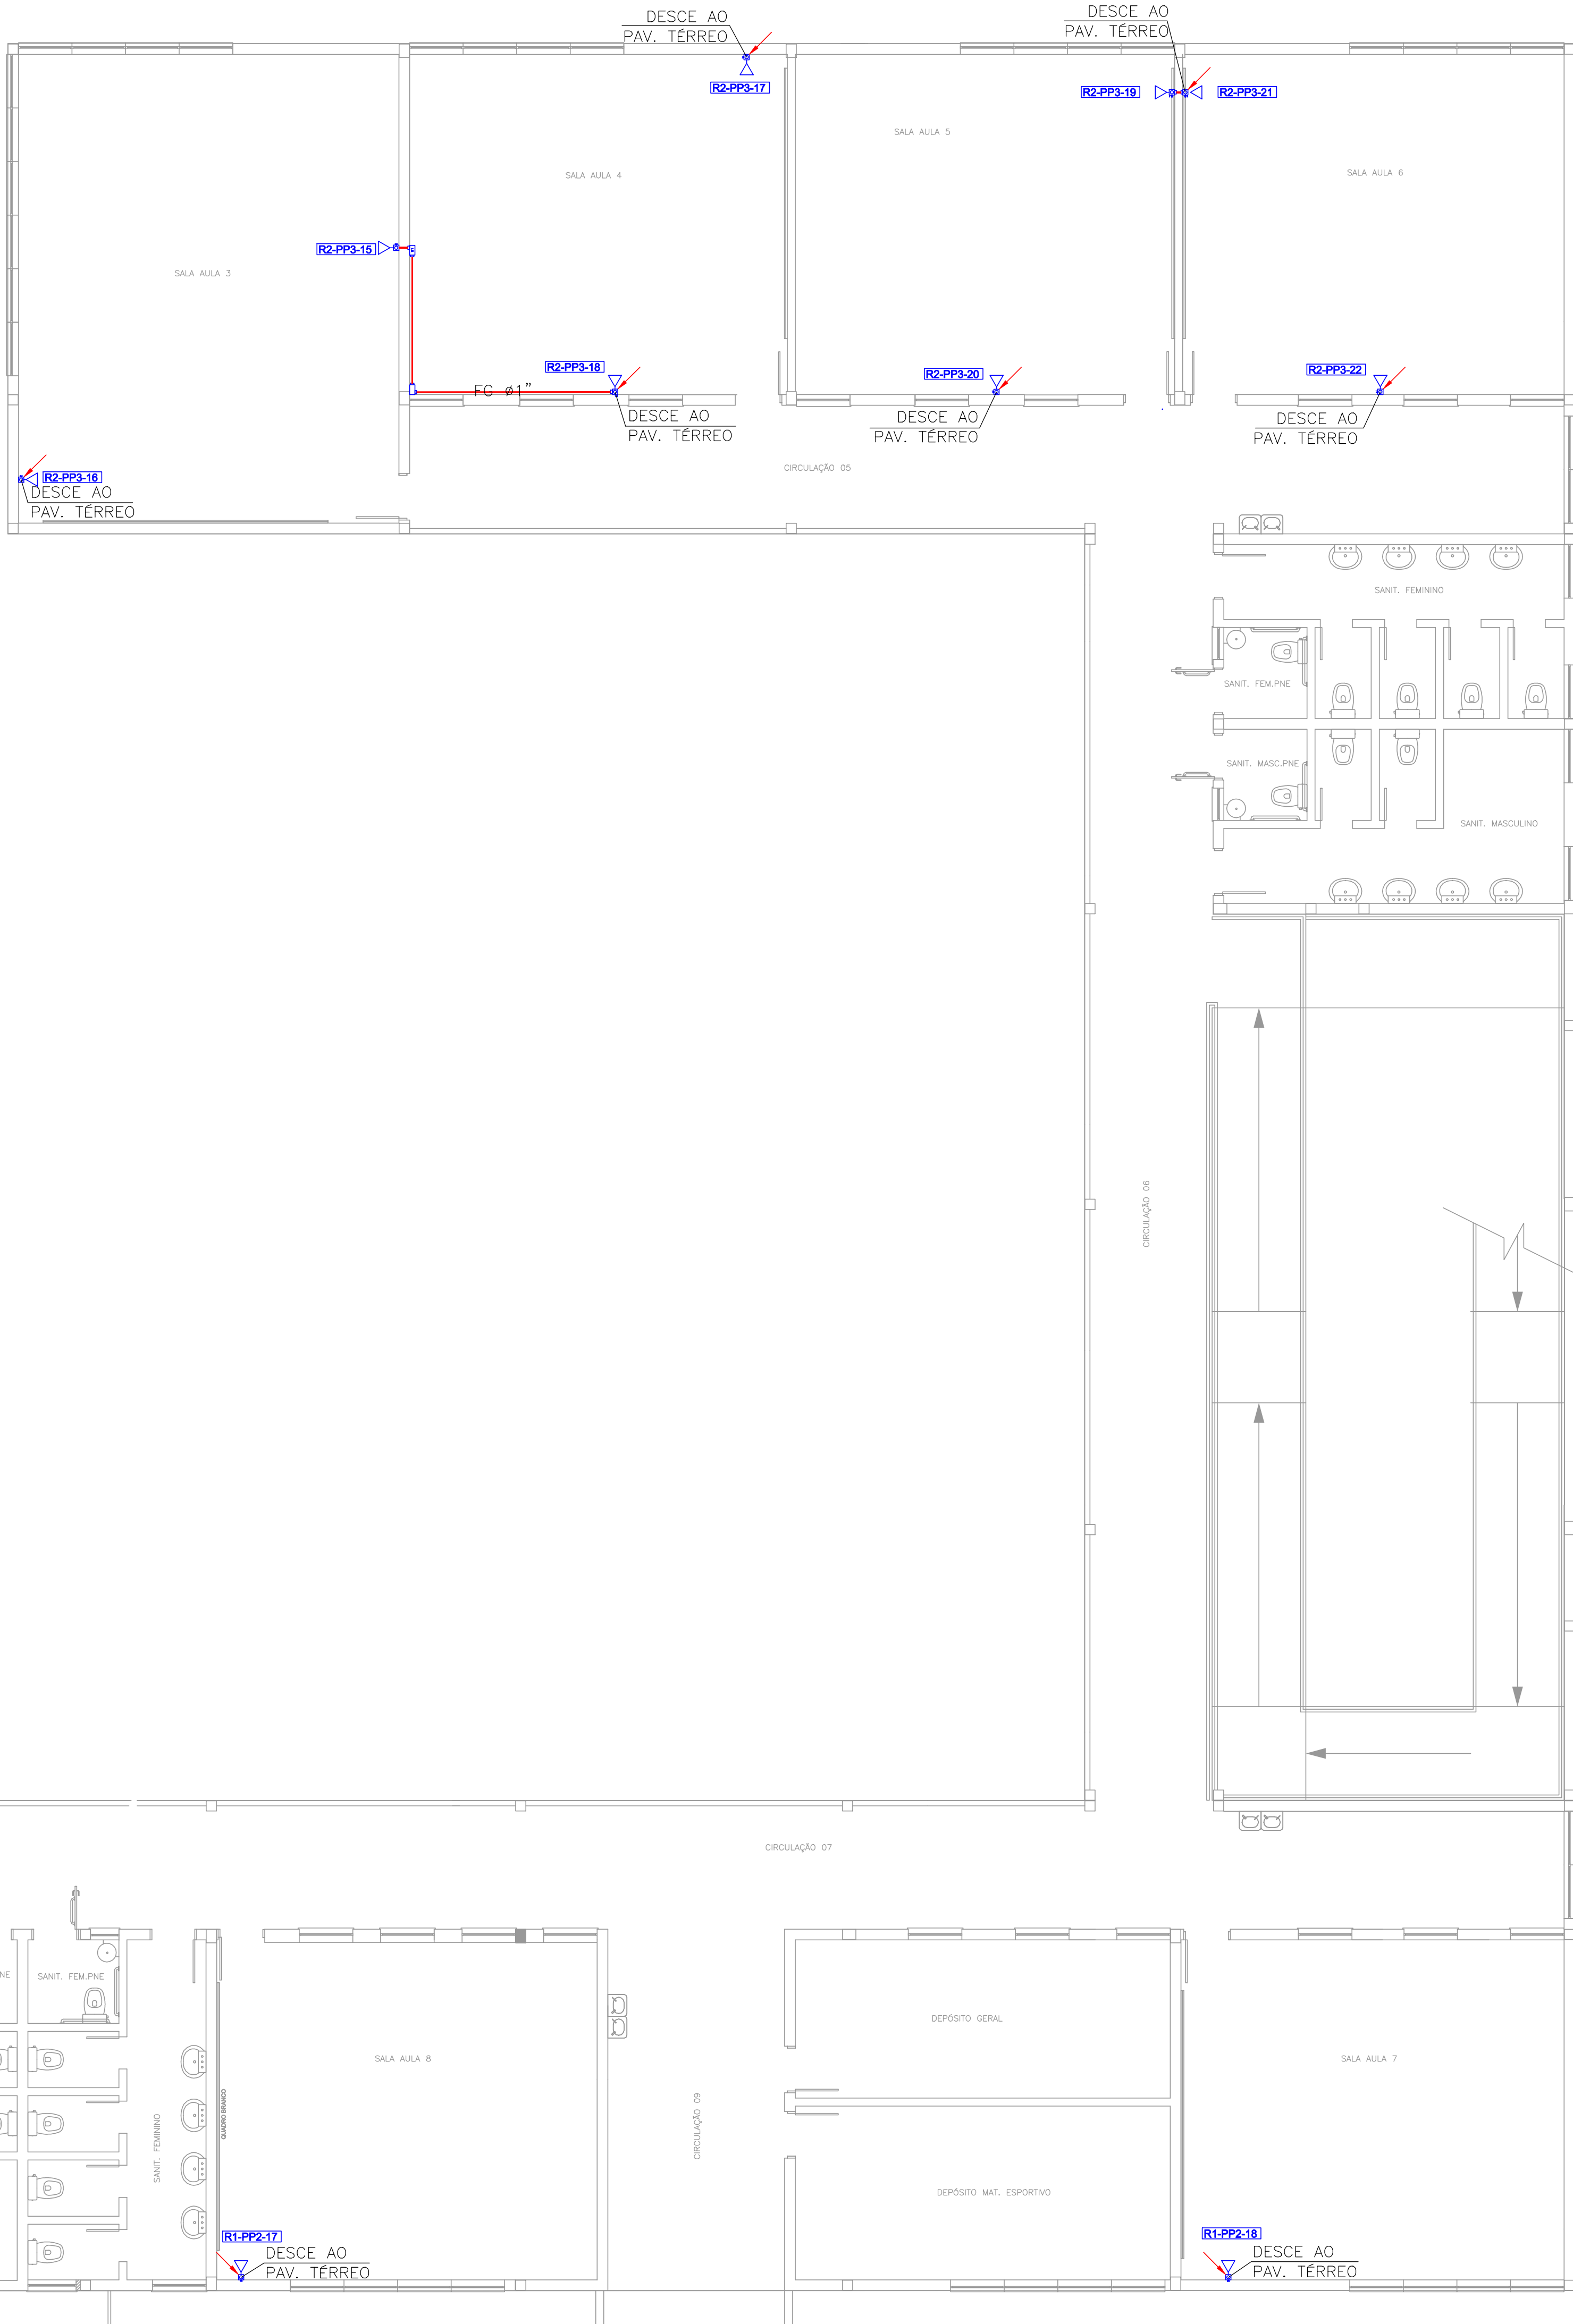


PLANTA BAIXA 2º PAVIMENTO

IDENTIFICAÇÃO PADRÃO DOS PONTOS - RACK 01			
TAG	EQUIPAMENTO	LOCALIZAÇÃO	PAVIMENTO
R1-PP1-01	RACK 1	SECRETARIA	PAV. TERREO
R1-PP1-02	RACK 1	SECRETARIA	PAV. TERREO
R1-PP1-03	RACK 1	SECRETARIA	PAV. TERREO
R1-PP1-04	RACK 1	SECRETARIA	PAV. TERREO
R1-PP1-05	RACK 1	SALA PROFESSORES	PAV. TERREO
R1-PP1-06	RACK 1	SALA PROFESSORES	PAV. TERREO
R1-PP1-07	RACK 1	SALA PROFESSORES	PAV. TERREO
R1-PP1-08	RACK 1	SALA PROFESSORES	PAV. TERREO
R1-PP1-09	RACK 1	SALA PROFESSORES	PAV. TERREO
R1-PP1-10	RACK 1	SALA PROFESSORES	PAV. TERREO
R1-PP1-11	RACK 1	SALA PROFESSORES	PAV. TERREO
R1-PP1-12	RACK 1	SALA AULA 2	PAV. TERREO
R1-PP1-13	RACK 1	DIREÇÃO	PAV. TERREO
R1-PP1-14	RACK 1	DIREÇÃO	PAV. TERREO
R1-PP1-15	RACK 1	DIREÇÃO	PAV. TERREO
R1-PP1-16	RACK 1	VICE DIREÇÃO	PAV. TERREO
R1-PP1-17	RACK 1	VICE DIREÇÃO	PAV. TERREO
R1-PP1-18	RACK 1	VICE DIREÇÃO	PAV. TERREO
R1-PP1-19	RACK 1	SOE	PAV. TERREO
R1-PP1-20	RACK 1	SOE	PAV. TERREO
R1-PP1-21	RACK 1	SOE	PAV. TERREO
R1-PP1-22	RACK 1	SUPERVISÃO	PAV. TERREO
R1-PP1-23	RACK 1	SUPERVISÃO	PAV. TERREO
R1-PP1-24	RACK 1	SUPERVISÃO	PAV. TERREO
R1-PP2-01	RACK 1	LAB. INFORMÁTICA	2º PAVIMENTO
R1-PP2-02	RACK 1	LAB. INFORMÁTICA	2º PAVIMENTO
R1-PP2-03	RACK 1	LAB. INFORMÁTICA	2º PAVIMENTO
R1-PP2-04	RACK 1	LAB. INFORMÁTICA	2º PAVIMENTO
R1-PP2-05	RACK 1	LAB. INFORMÁTICA	2º PAVIMENTO
R1-PP2-06	RACK 1	LAB. INFORMÁTICA	2º PAVIMENTO
R1-PP2-07	RACK 1	LAB. INFORMÁTICA	2º PAVIMENTO
R1-PP2-08	RACK 1	LAB. INFORMÁTICA	2º PAVIMENTO
R1-PP2-09	RACK 1	LAB. INFORMÁTICA	2º PAVIMENTO
R1-PP2-10	RACK 1	LAB. INFORMÁTICA	2º PAVIMENTO
R1-PP2-11	RACK 1	LAB. INFORMÁTICA	2º PAVIMENTO
R1-PP2-12	RACK 1	LAB. INFORMÁTICA	2º PAVIMENTO
R1-PP2-13	RACK 1	LAB. INFORMÁTICA	2º PAVIMENTO
R1-PP2-14	RACK 1	SALA AULA 9	2º PAVIMENTO
R1-PP2-15	RACK 1	LAB. CIÊNCIAS	2º PAVIMENTO
R1-PP2-16	RACK 1	LAB. CIÊNCIAS	2º PAVIMENTO
R1-PP2-17	RACK 1	SALA AULA 8	2º PAVIMENTO
R1-PP2-18	RACK 1	SALA AULA 7	2º PAVIMENTO

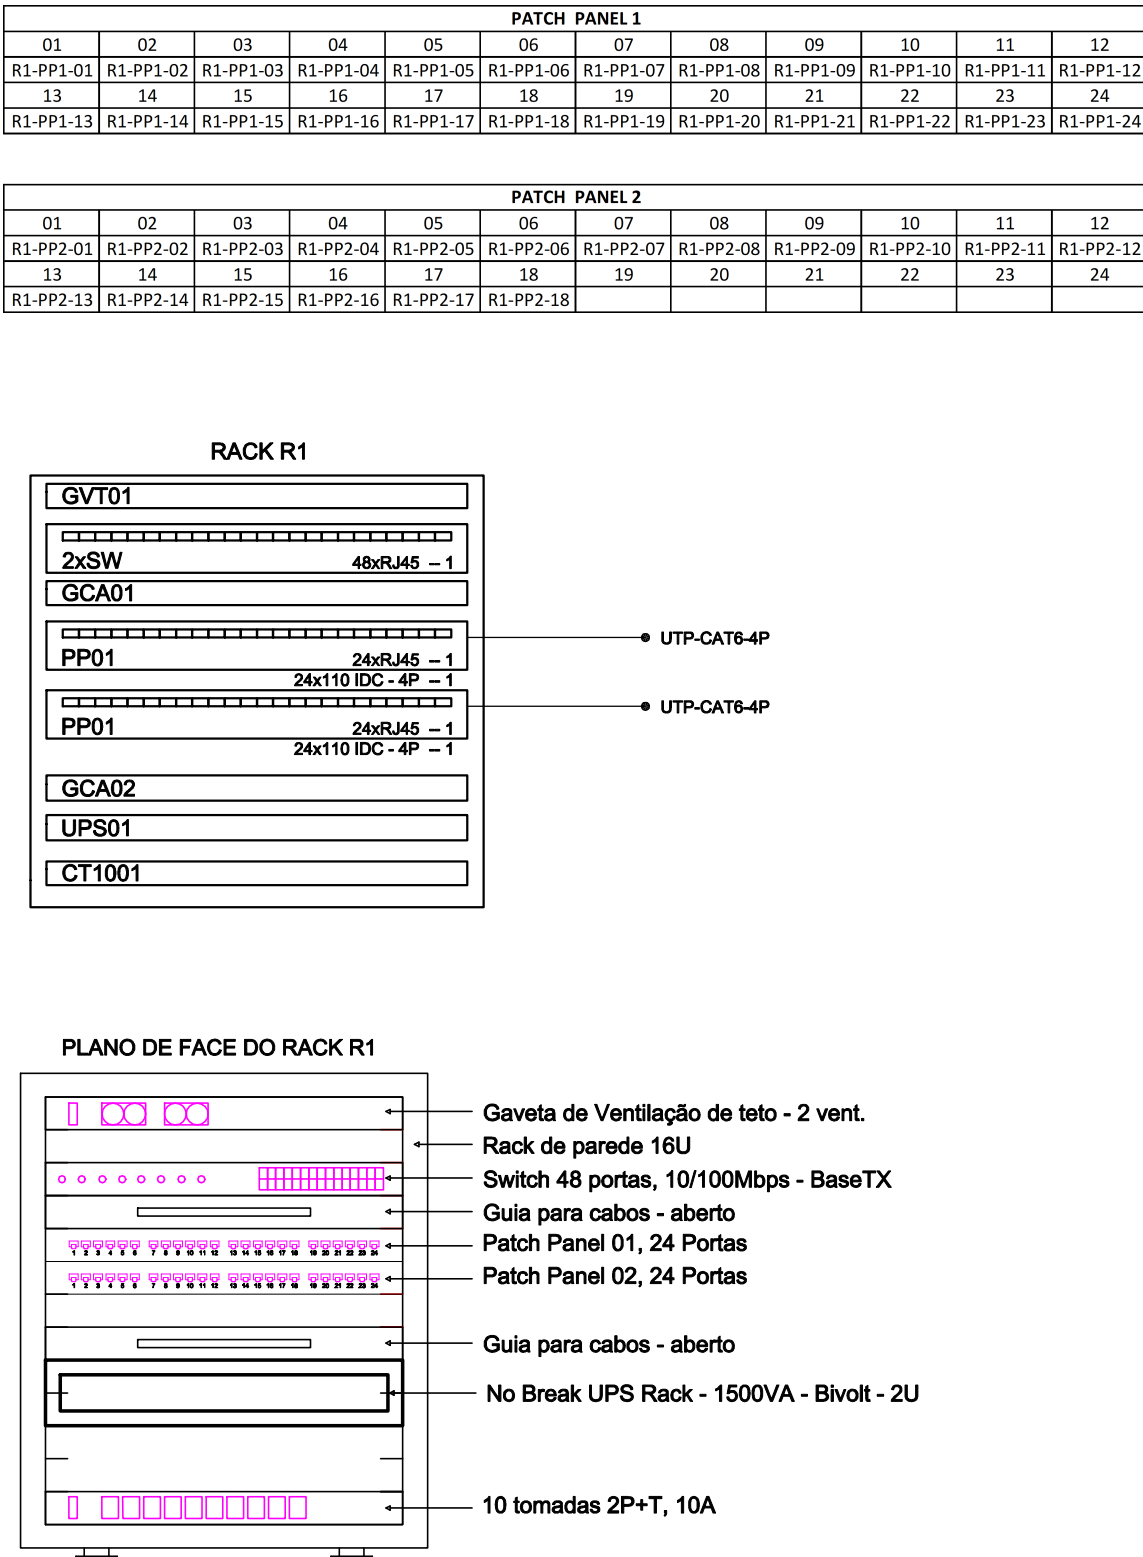

IDENTIFICAÇÃO PADRÃO DOS PONTOS - RACK 02			
TAG	EQUIPAMENTO	LOCALIZAÇÃO	PAVIMENTO
R2-PP3-01	RACK 2	BIBLIOTECA	PAV. TERREO
R2-PP3-02	RACK 2	BIBLIOTECA	PAV. TERREO
R2-PP3-03	RACK 2	BIBLIOTECA	PAV. TERREO
R2-PP3-04	RACK 2	BIBLIOTECA	PAV. TERREO
R2-PP3-05	RACK 2	BIBLIOTECA	PAV. TERREO
R2-PP3-06	RACK 2	BIBLIOTECA	PAV. TERREO
R2-PP3-07	RACK 2	BIBLIOTECA	PAV. TERREO
R2-PP3-08	RACK 2	BIBLIOTECA	PAV. TERREO
R2-PP3-09	RACK 2	SALA MULTUSO	PAV. TERREO
R2-PP3-10	RACK 2	SALA MULTUSO	PAV. TERREO
R2-PP3-11	RACK 2	SALA MULTUSO	PAV. TERREO
R2-PP3-12	RACK 2	SALA MULTUSO	PAV. TERREO
R2-PP3-13	RACK 2	SALA AULA 1	PAV. TERREO
R2-PP3-14	RACK 2	SALA AULA 1	PAV. TERREO
R2-PP3-15	RACK 2	SALA AULA 3	2º PAVIMENTO
R2-PP3-16	RACK 2	SALA AULA 3	2º PAVIMENTO
R2-PP3-17	RACK 2	SALA AULA 6	2º PAVIMENTO
R2-PP3-18	RACK 2	SALA AULA 4	2º PAVIMENTO
R2-PP3-19	RACK 2	SALA AULA 5	2º PAVIMENTO
R2-PP3-20	RACK 2	SALA AULA 5	2º PAVIMENTO
R2-PP3-21	RACK 2	SALA AULA 6	2º PAVIMENTO
R2-PP3-22	RACK 2	SALA AULA 6	2º PAVIMENTO

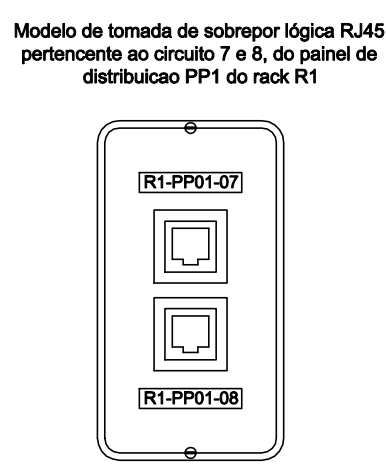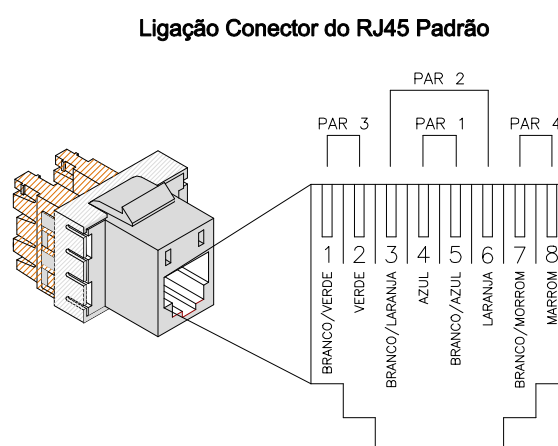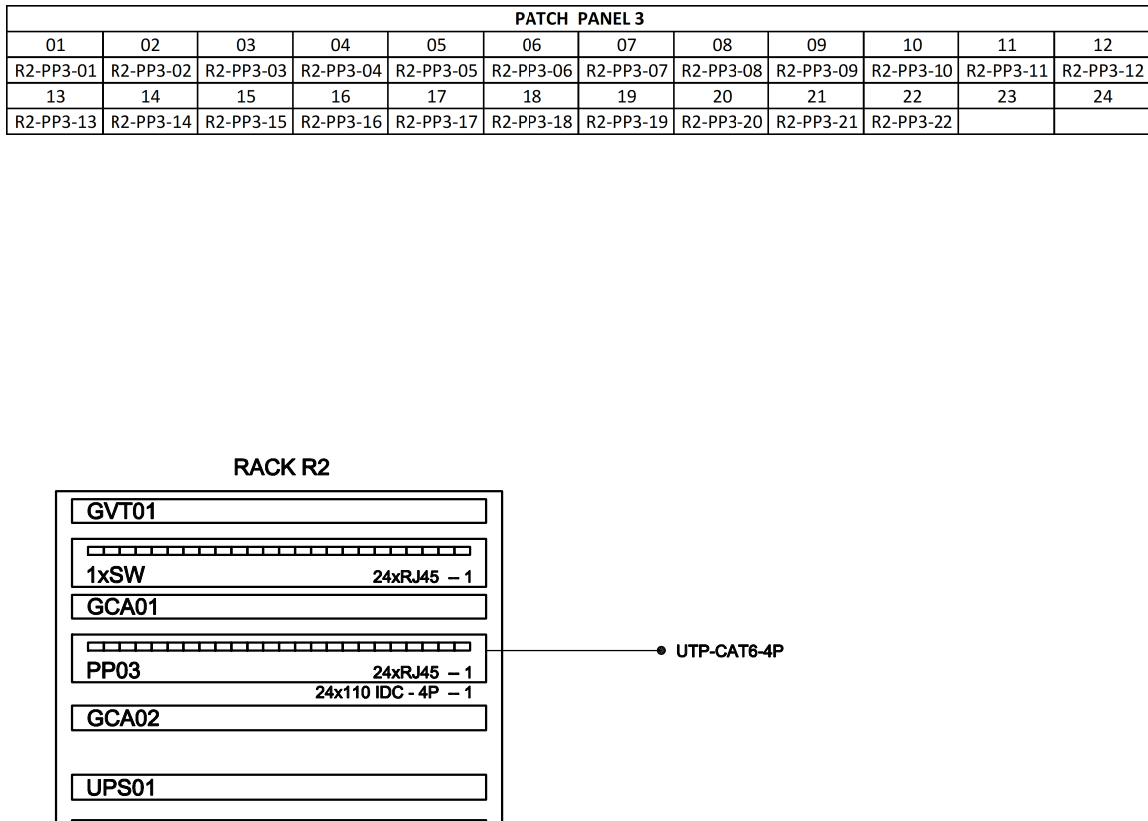

PREFEITURA MUNICIPAL CANOAS

Rua 15 de JANEIRO nº 11, Centro - Canoas/RS

Fone: (51) 3462-1565

EMPREENHIMENTO:

EMEF GENERAL NETO

ENDEREÇO: Rua José Dantas Meneses, 36 - Estância Velha - CANOAS/RS

PROJETO BÁSICO:

CABEAMENTO ESTRUTURADO

DISCRIMINAÇÃO DA PLANTA:

DISTRIBUIÇÃO DE CIRCUITOS

DETAHES

RESPONSÁVEL TÉCNICO:

TIAGO ORTIZ DE OLIVEIRA

MATRICULA: 102810

LOREA RS 14462

ESCALA:

1:75

DATA:

FEVEREIRO - 2025

DESENHO:

TIAGO

CAB 2/2