



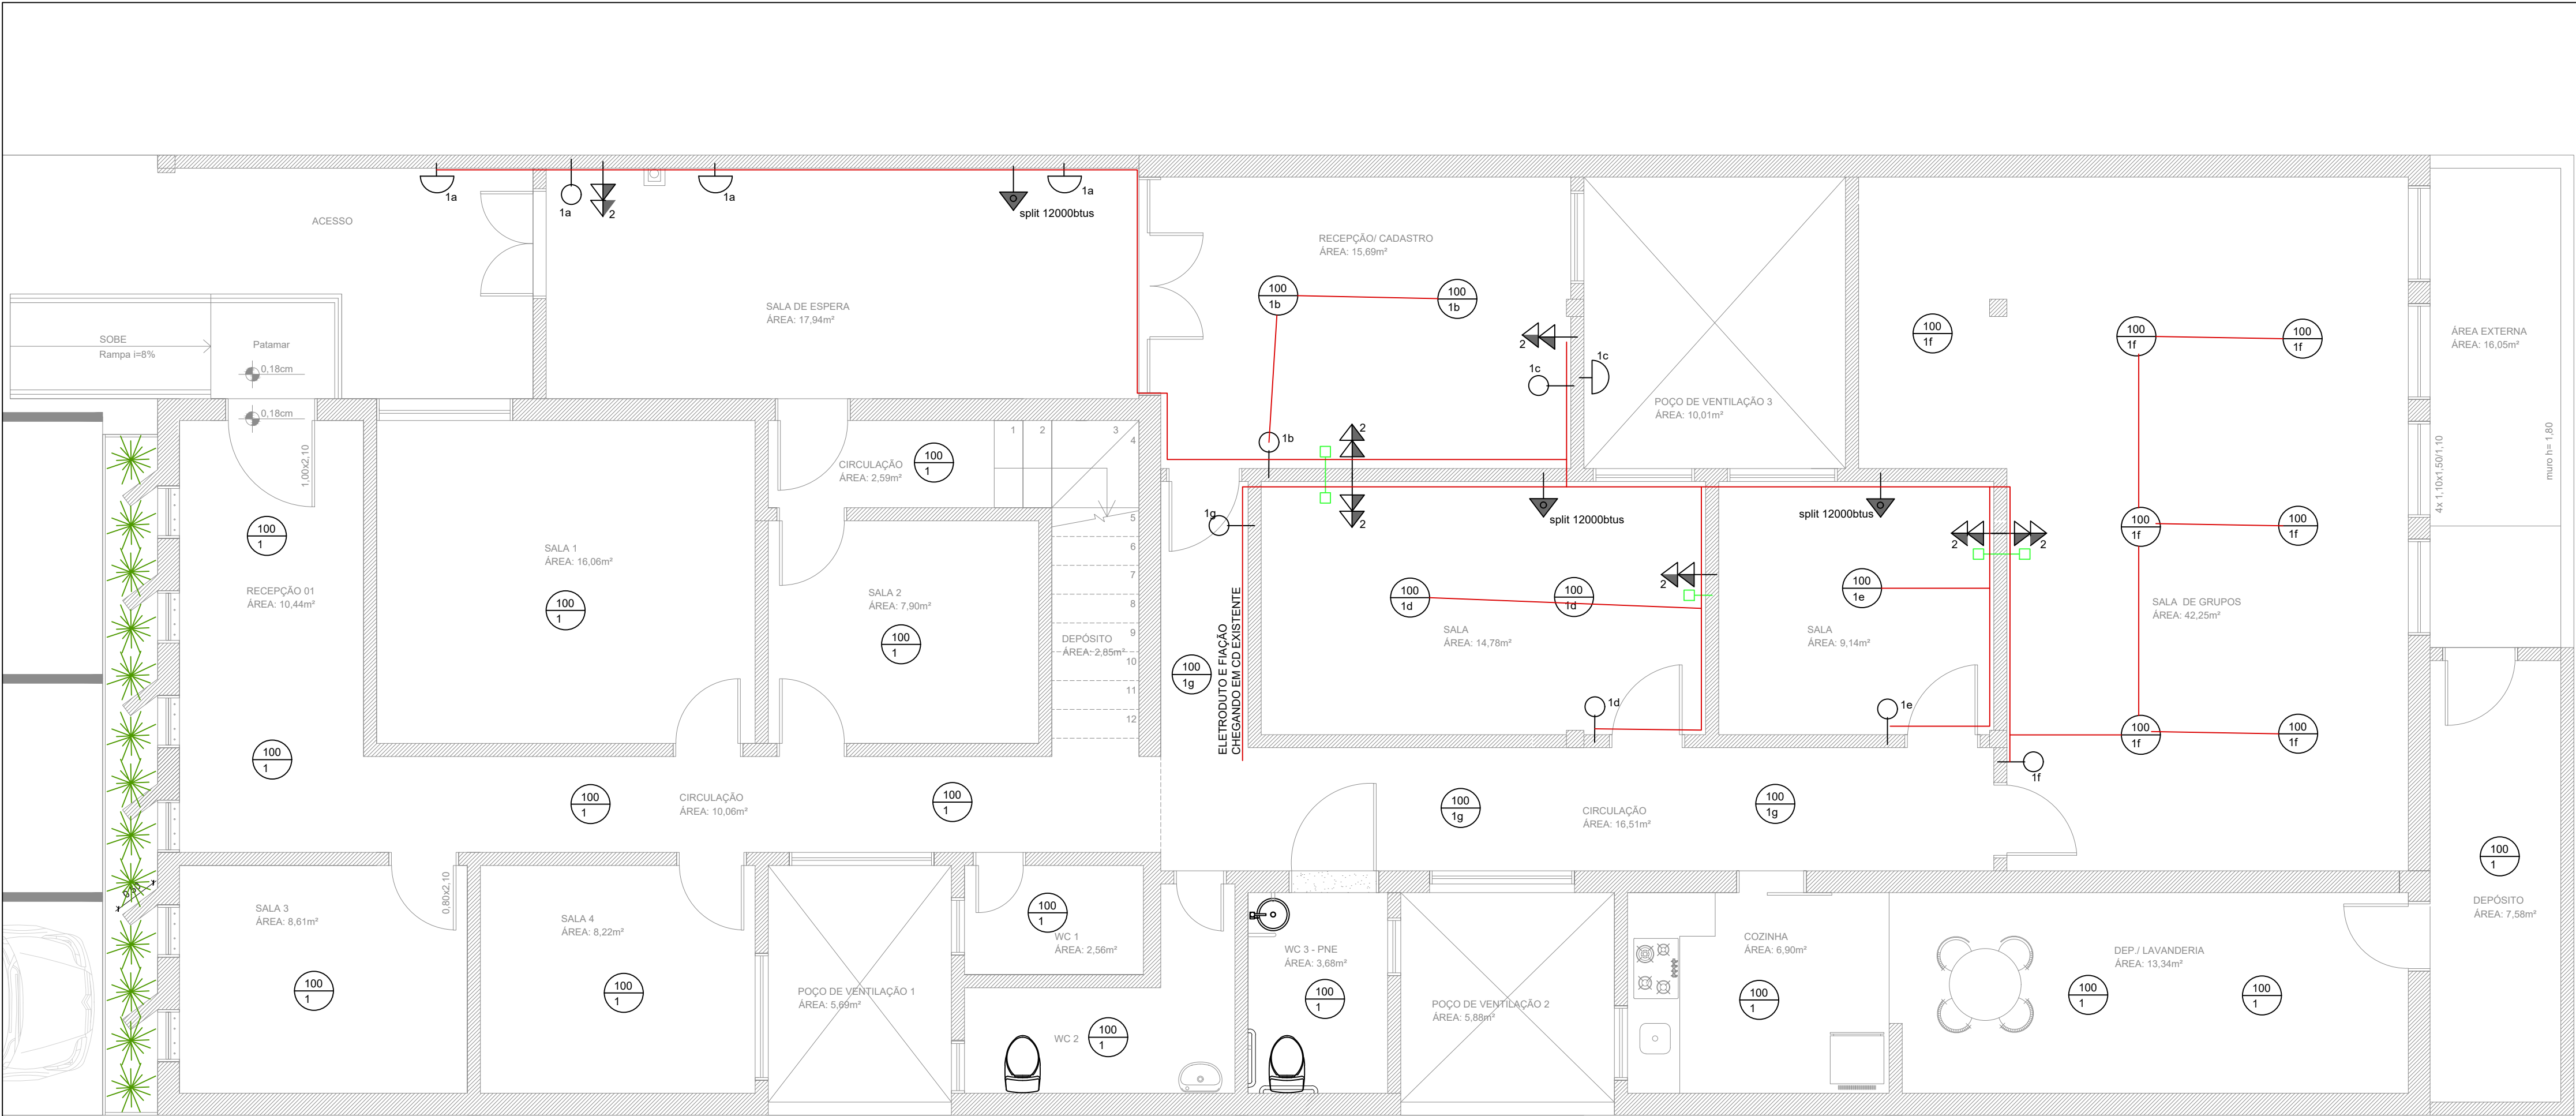

LEGENDA	
	Interruptor simples h:1,20m do piso
	Ponto internet h:0,30m do piso
	Tomada dupla alta h:1,20m do piso
	Tomada de uso específico h:2,20m do piso
	Ponto de luz no teto
	Ponto de luz na parede h:2,20m do piso
	Eletróduto

PLANTA BAIXA TÉRREO APÓS REFORMA

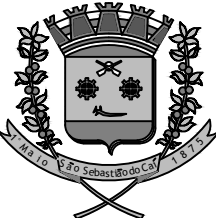

Prefeitura Municipal

São Sebastião do Caí

Rio Grande do Sul

OBRA: CRAS

ENDEREÇO: RUA ARI BAIERLE - SÃO SEBASTIÃO DO CAÍ/RS

CONTEÚDO: ELÉTRICA

PROPRIETÁRIO DA OBRA: Município de São Sebastião do Caí - RS
CNPJ 08.708.760/0001-04

RESP. TÉCNICO PELO PROJETO: _____

PRANCHA: 07

ESCALA: 1/50

DATA: JANEIRO/ 2026

REVISÃO: REV03-2025