


SANITÁRIOS PÚBLICOS


*Sugestão de paginação do forro, podendo ter alterações conforme necessário
* Sanitário PCD com acionamento da iluminação com sensor de presença
* Demais sanitários com acionamento por interruptor.

Saída do exaustor com grelha de acabamento fixada na parede

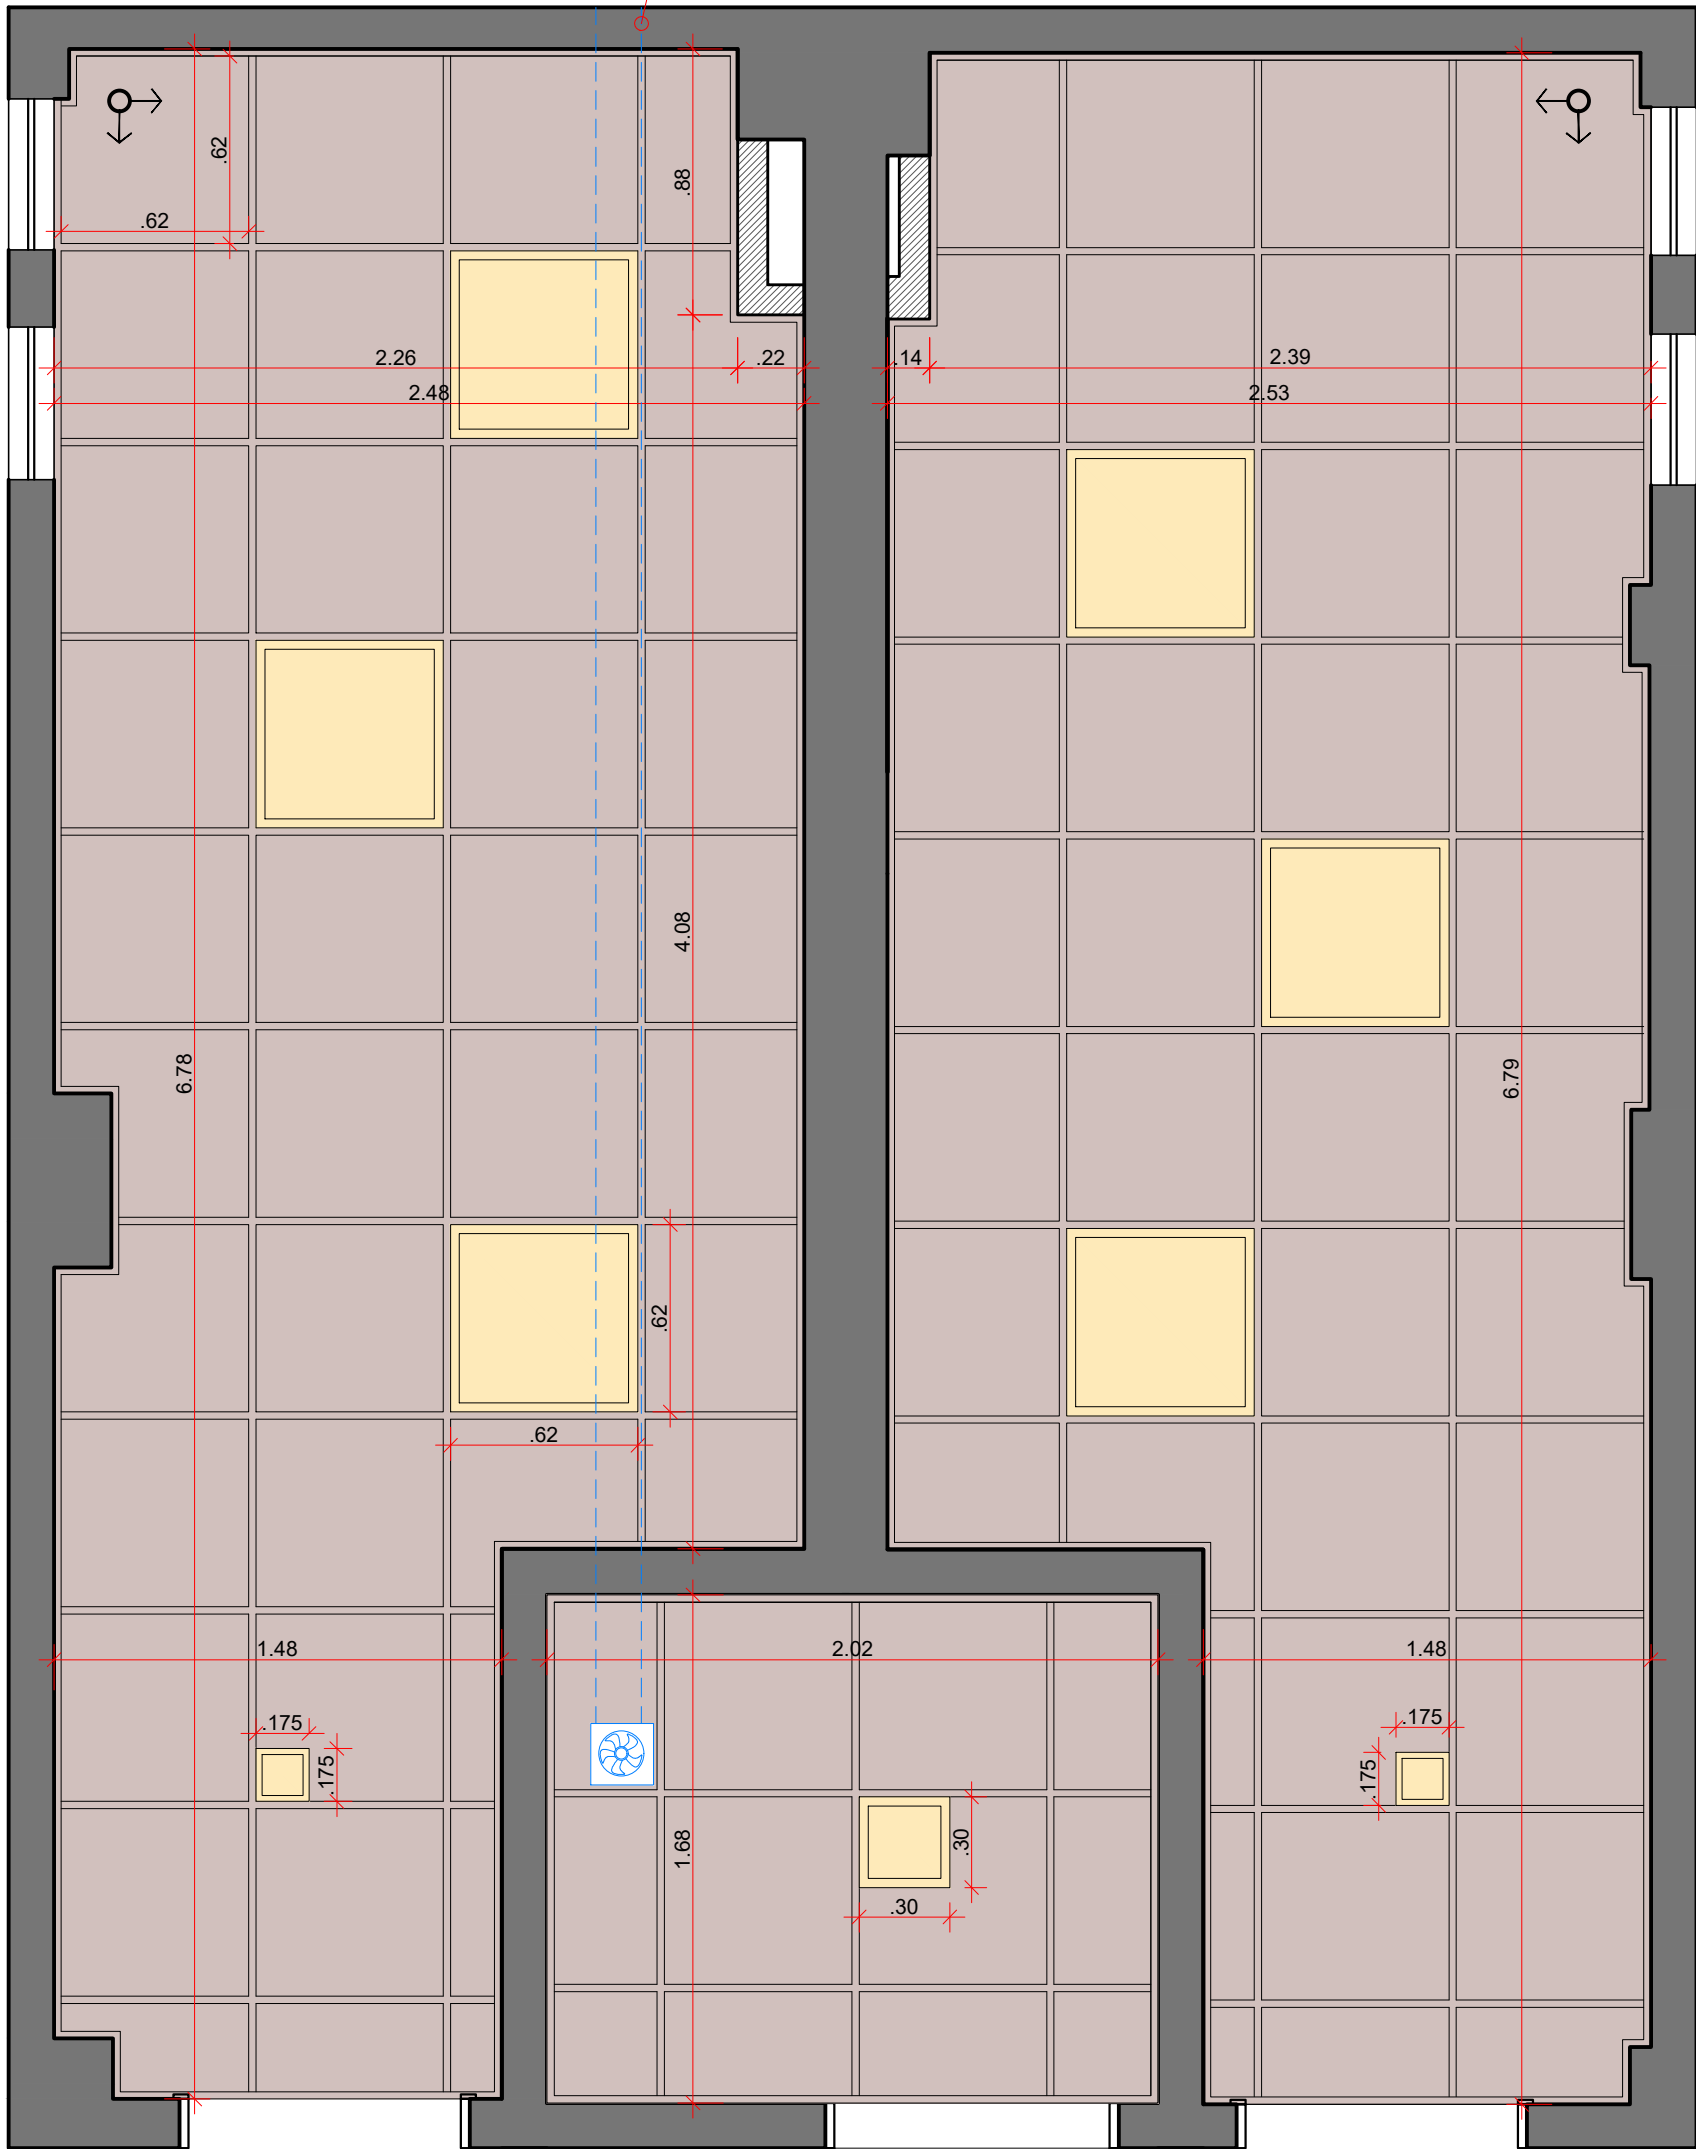

PLANTA BAIXA - PAVIMENTO TÉRREO
escala 1/25

*Sugestão de paginação do forro, podendo ter alterações conforme necessário
* Acionamento da iluminação por interruptor.

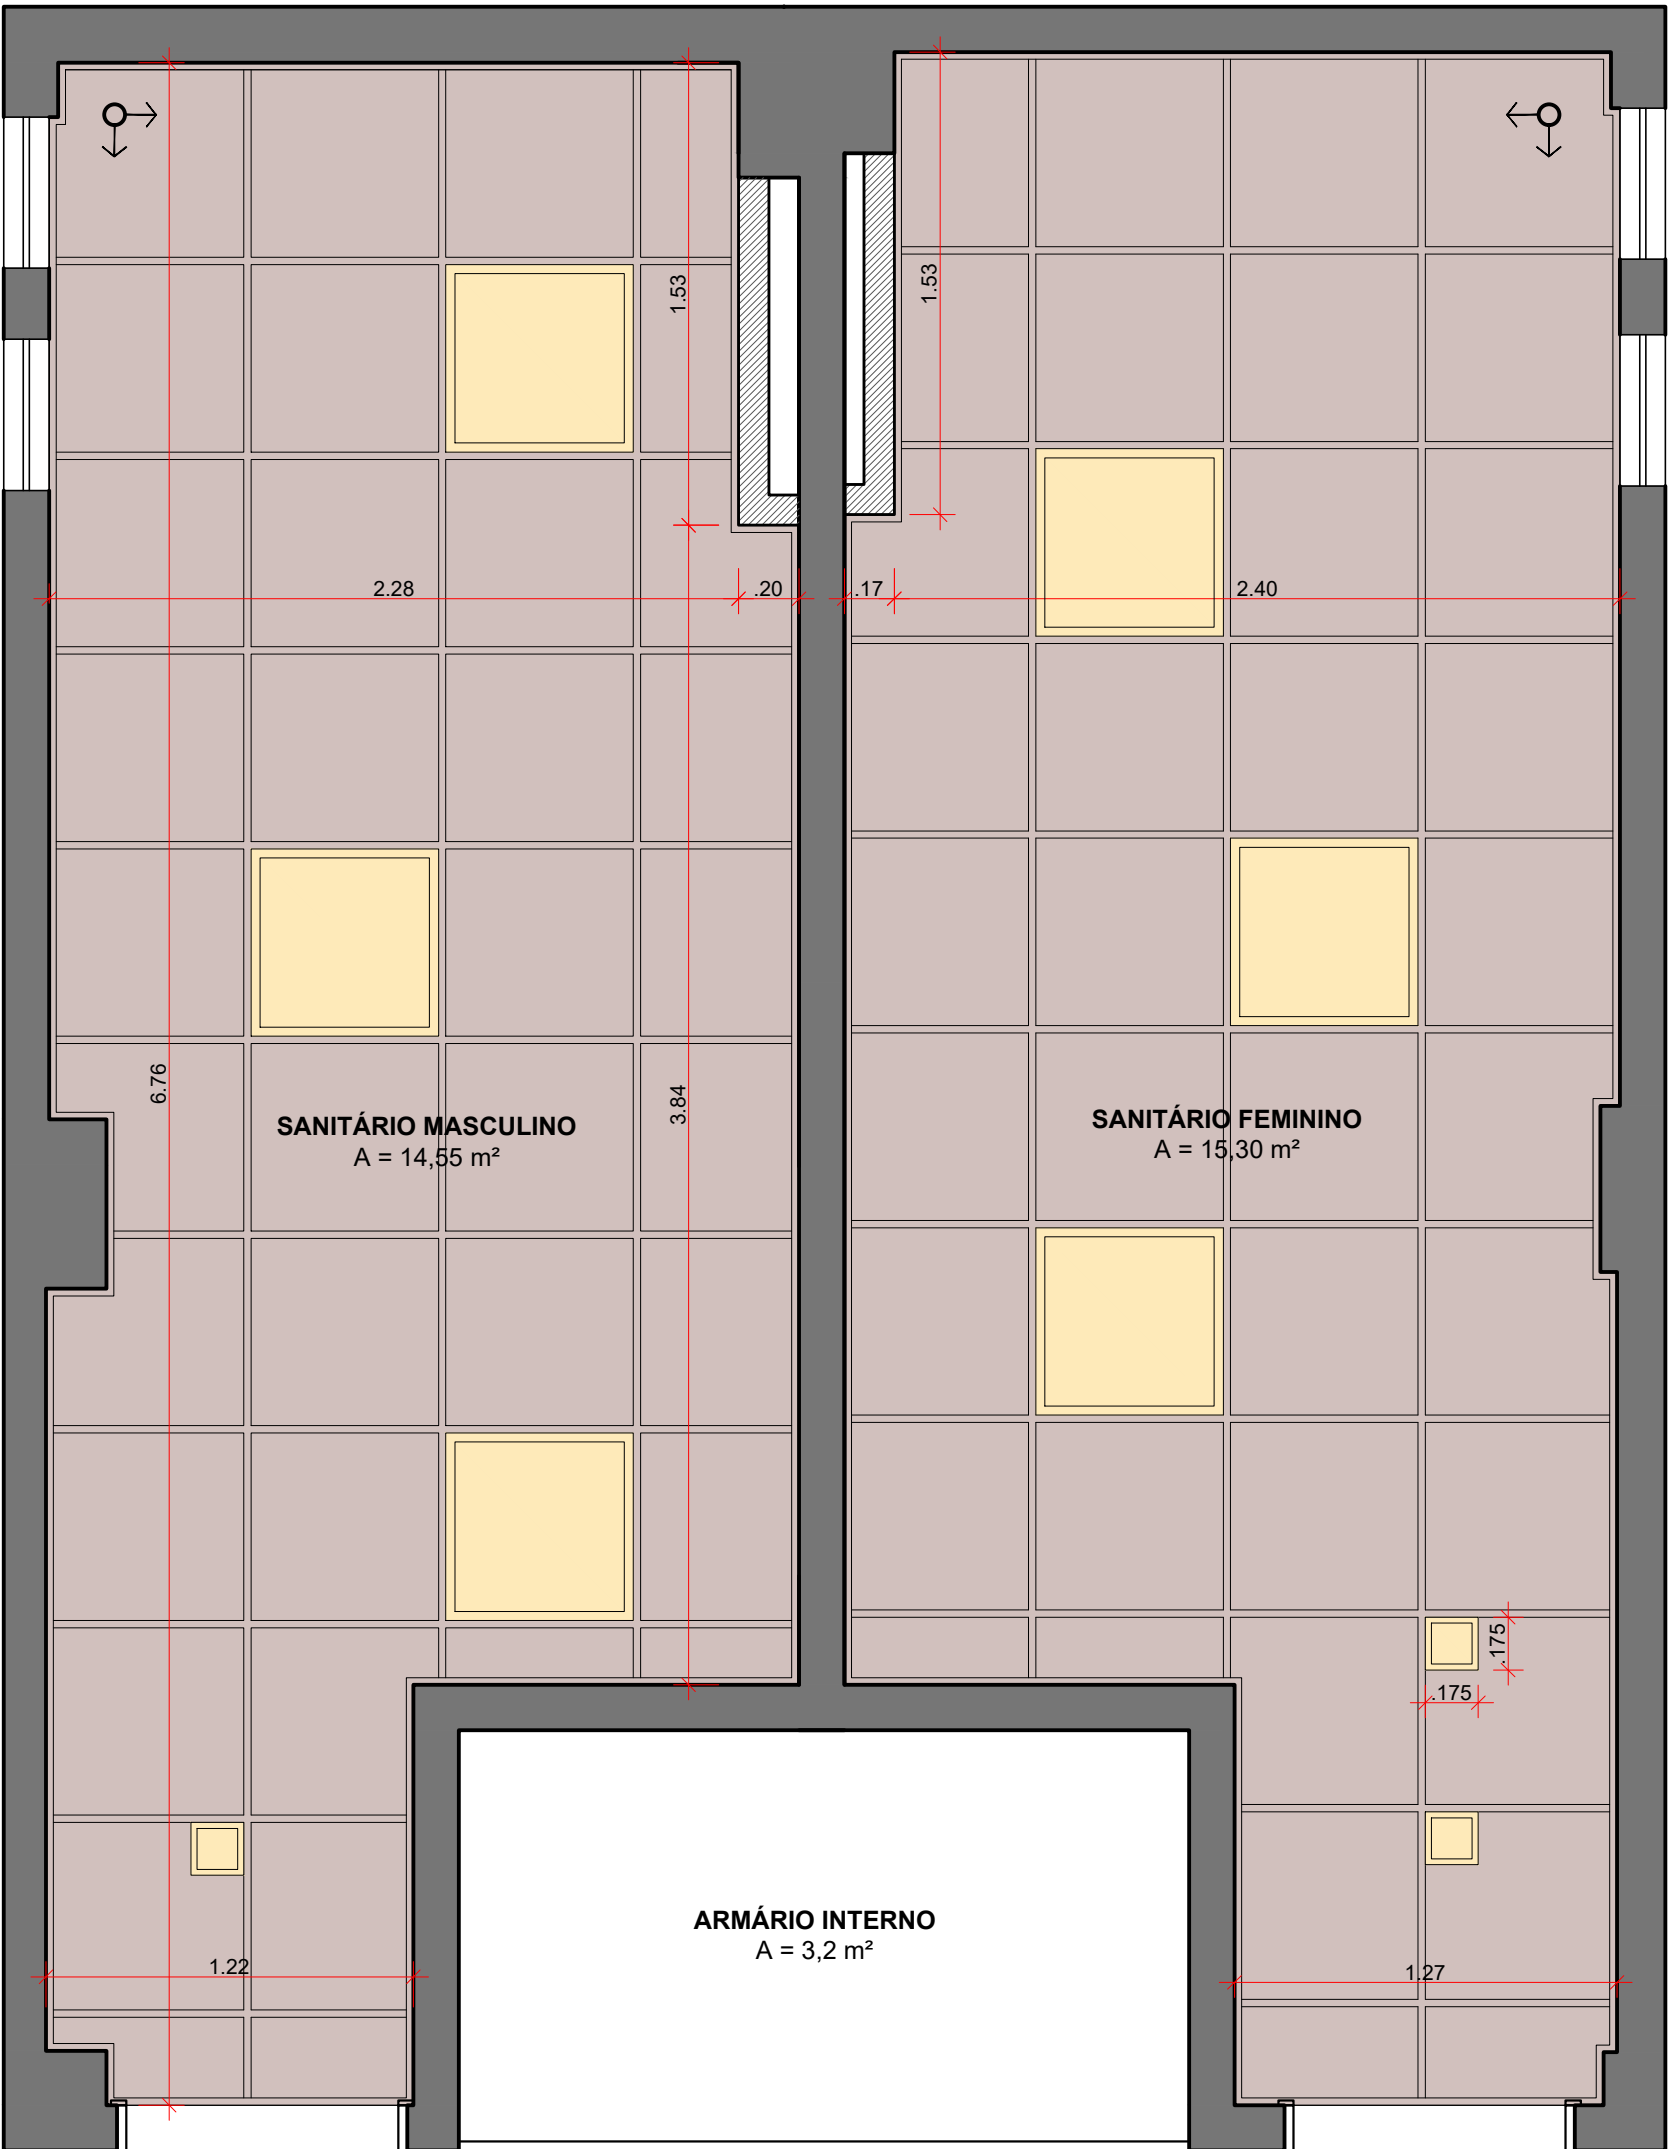

PLANTA BAIXA - 2º AO 5º PAVIMENTO
escala 1/25


LEGENDA

- TUBULAÇÃO DO EXAUSTOR PASSANDO EM CIMA DO FORRO E COM SAÍDA EXTERNA
- EXAUSTOR PARA AMBIENTES 15CM BIVOLT
- FORRO DE GESSO MODULAR 62,5 X 62,5CM
- PAREDE EM GESSO ACARTONADO TIPO RU (CHAPA VERDE)
- PAINEL DE LED DE SOBREPOR 17,5X17,5 CM 4.000k
- PAINEL DE LED DE SOBREPOR 30X30 CM 4.000k
- PAINEL DE LED DE EMBUTIR 62X62 CM 4.000k

IMPORTANTE: CONFERIR MEDIDAS NO LOCAL


SANITÁRIOS PRIVATIVOS

*Sugestão de paginação do forro, podendo ter alterações conforme necessário

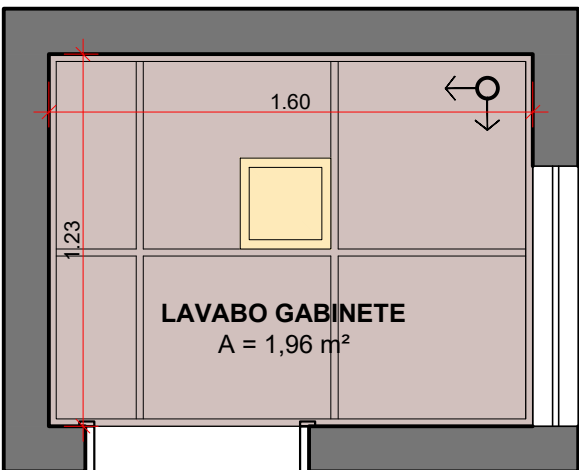

PLANTA BAIXA - 3º PAV.
escala 1/25

*Sugestão de paginação do forro, podendo ter alterações conforme necessário

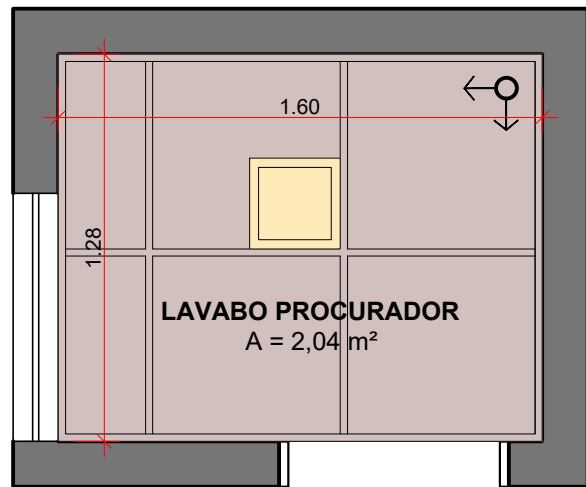

PLANTA BAIXA - 3º PAV.
escala 1/25

S I Z A  A R Q		Reforma dos Sanitários Câmara Municipal de Novo Hamburgo	
ENDEREÇO: RUA ALMIRANTE BARROSO , Nº 261, BAIRRO CENTRO			
PROJETO: REFORMA DOS SANITÁRIOS			
ASSUNTO: PLANTA BAIXA FORRO MODULAR, PAREDE DE GESSO ACARTONADO E LUMINOTÉCNICO			
CLIENTE: CÂMARA MUNICIPAL DE NOVO HAMBURGO		RESPONSÁVEL TÉCNICO PROJETO	
PRESIDENTE DA CÂMARA MUNIIPAL DE NOVO HAMBURGO		ARQUITETA MARINA SIMON CAU A99234-8	
ESC. 1/25	DATA: 10/02/2026		PRANCHA: 5/6