

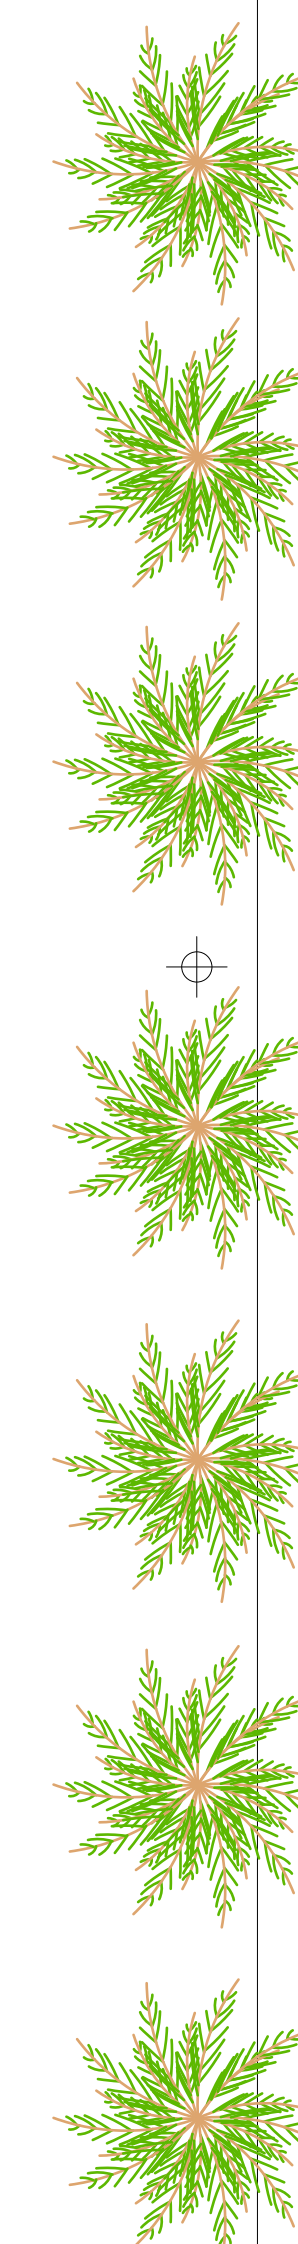


Recorte para medidor
de água

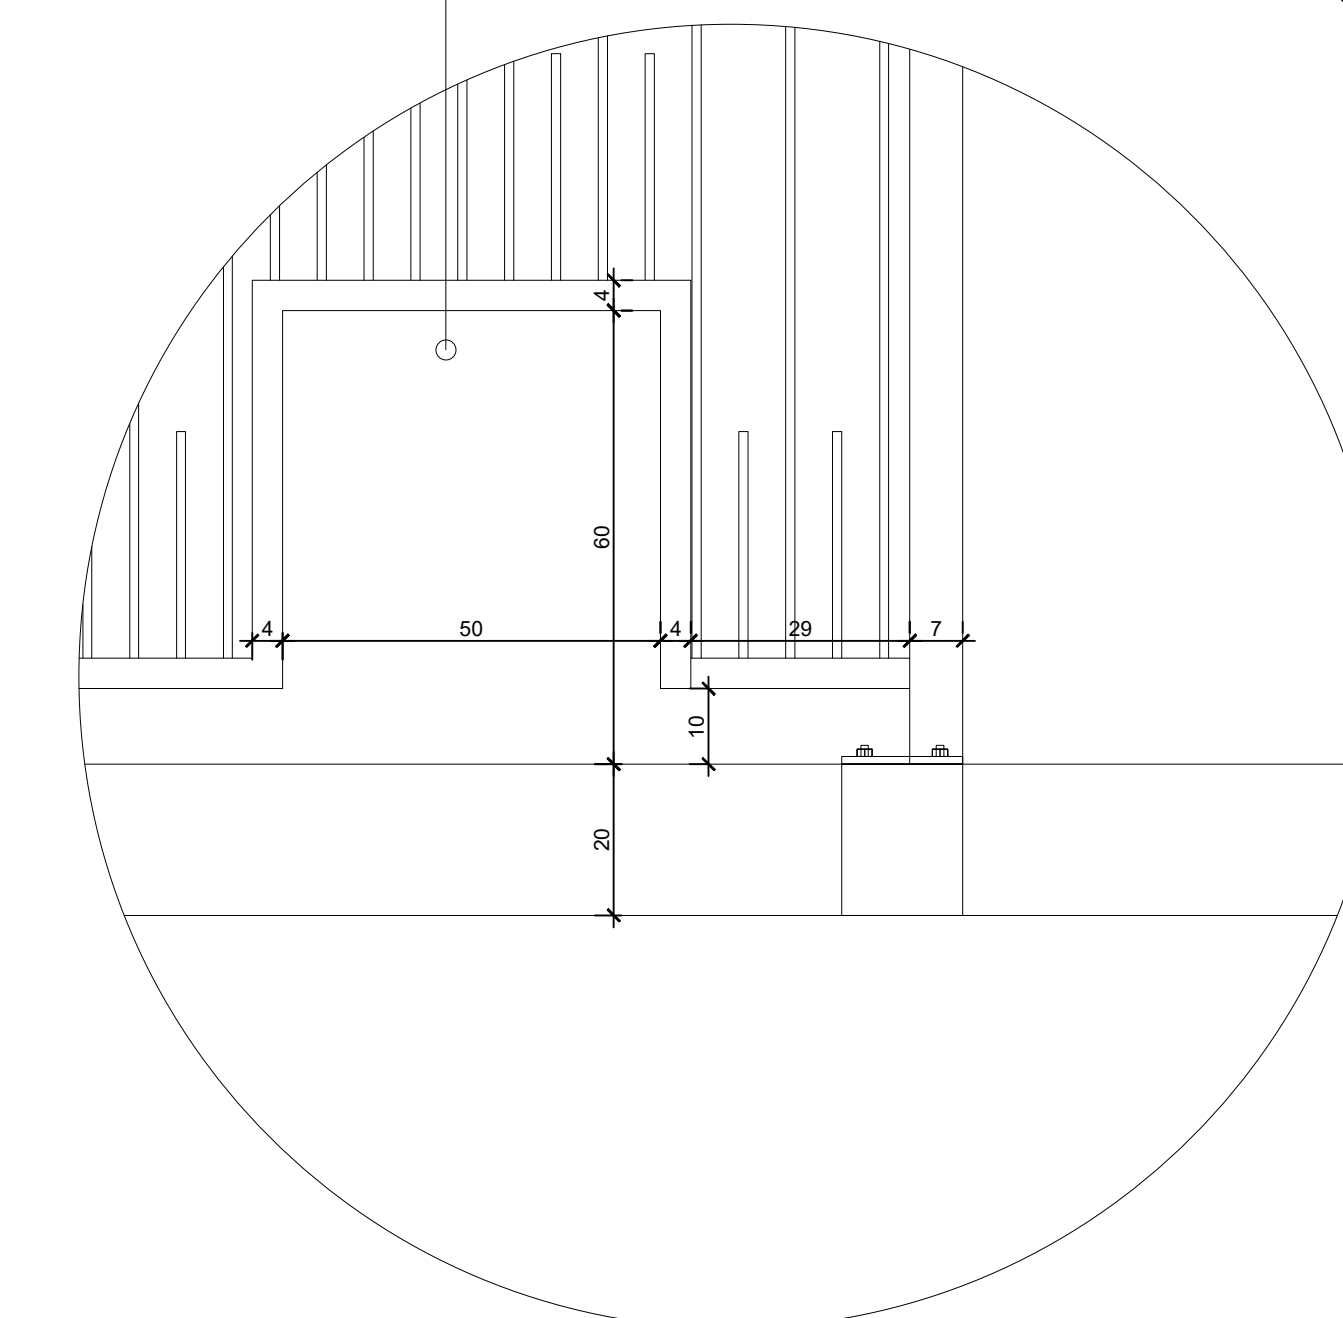

PLANTA BAIXA
Escala 1/125

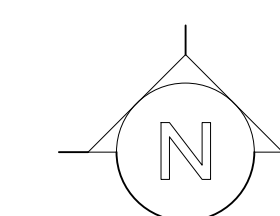

PREFEITURA MUNICIPAL DE VERANÓPOLIS

SECRETARIA DE INFRAESTRUTURA, URBANISMO E TRÂNSITO

ASSESSORIA TÉCNICA | ENGENHARIA | TOPOGRAFIA

EMPREENDIMENTO:

MURO DO COMPLEXO ESPORTIVO DA PALUGANA

ENDEREÇO:

Rua Dr. José Montaury, 1409 - Bairro Palugana - Veranópolis, RS

TÍTULO:

**PLANTA BAIXA
ELEVADO**

DATA: ago/2026

ESCALA:
indicada

FRANCA:

A0/

ARQUIVO:

M:\Infraestrutura\Engenharia\SECRETARIA DE INFRAESTRUTURA\Complexo Esportivo da
Palugana\2026\Guarde corpo muro

DESENHO:

Gerson Miliute

SECRETARIA RESPONSÁVEL:

RESPONSÁVEL TÉCNICO:

Shela Siringaglia Facchin

Secretaria Municipal de Planejamento, Cultura e Esportes

Arq. Ugo Ana Carolina Da Ponte Favero

CR-000616 - Conselho Profissional de Engenharia