


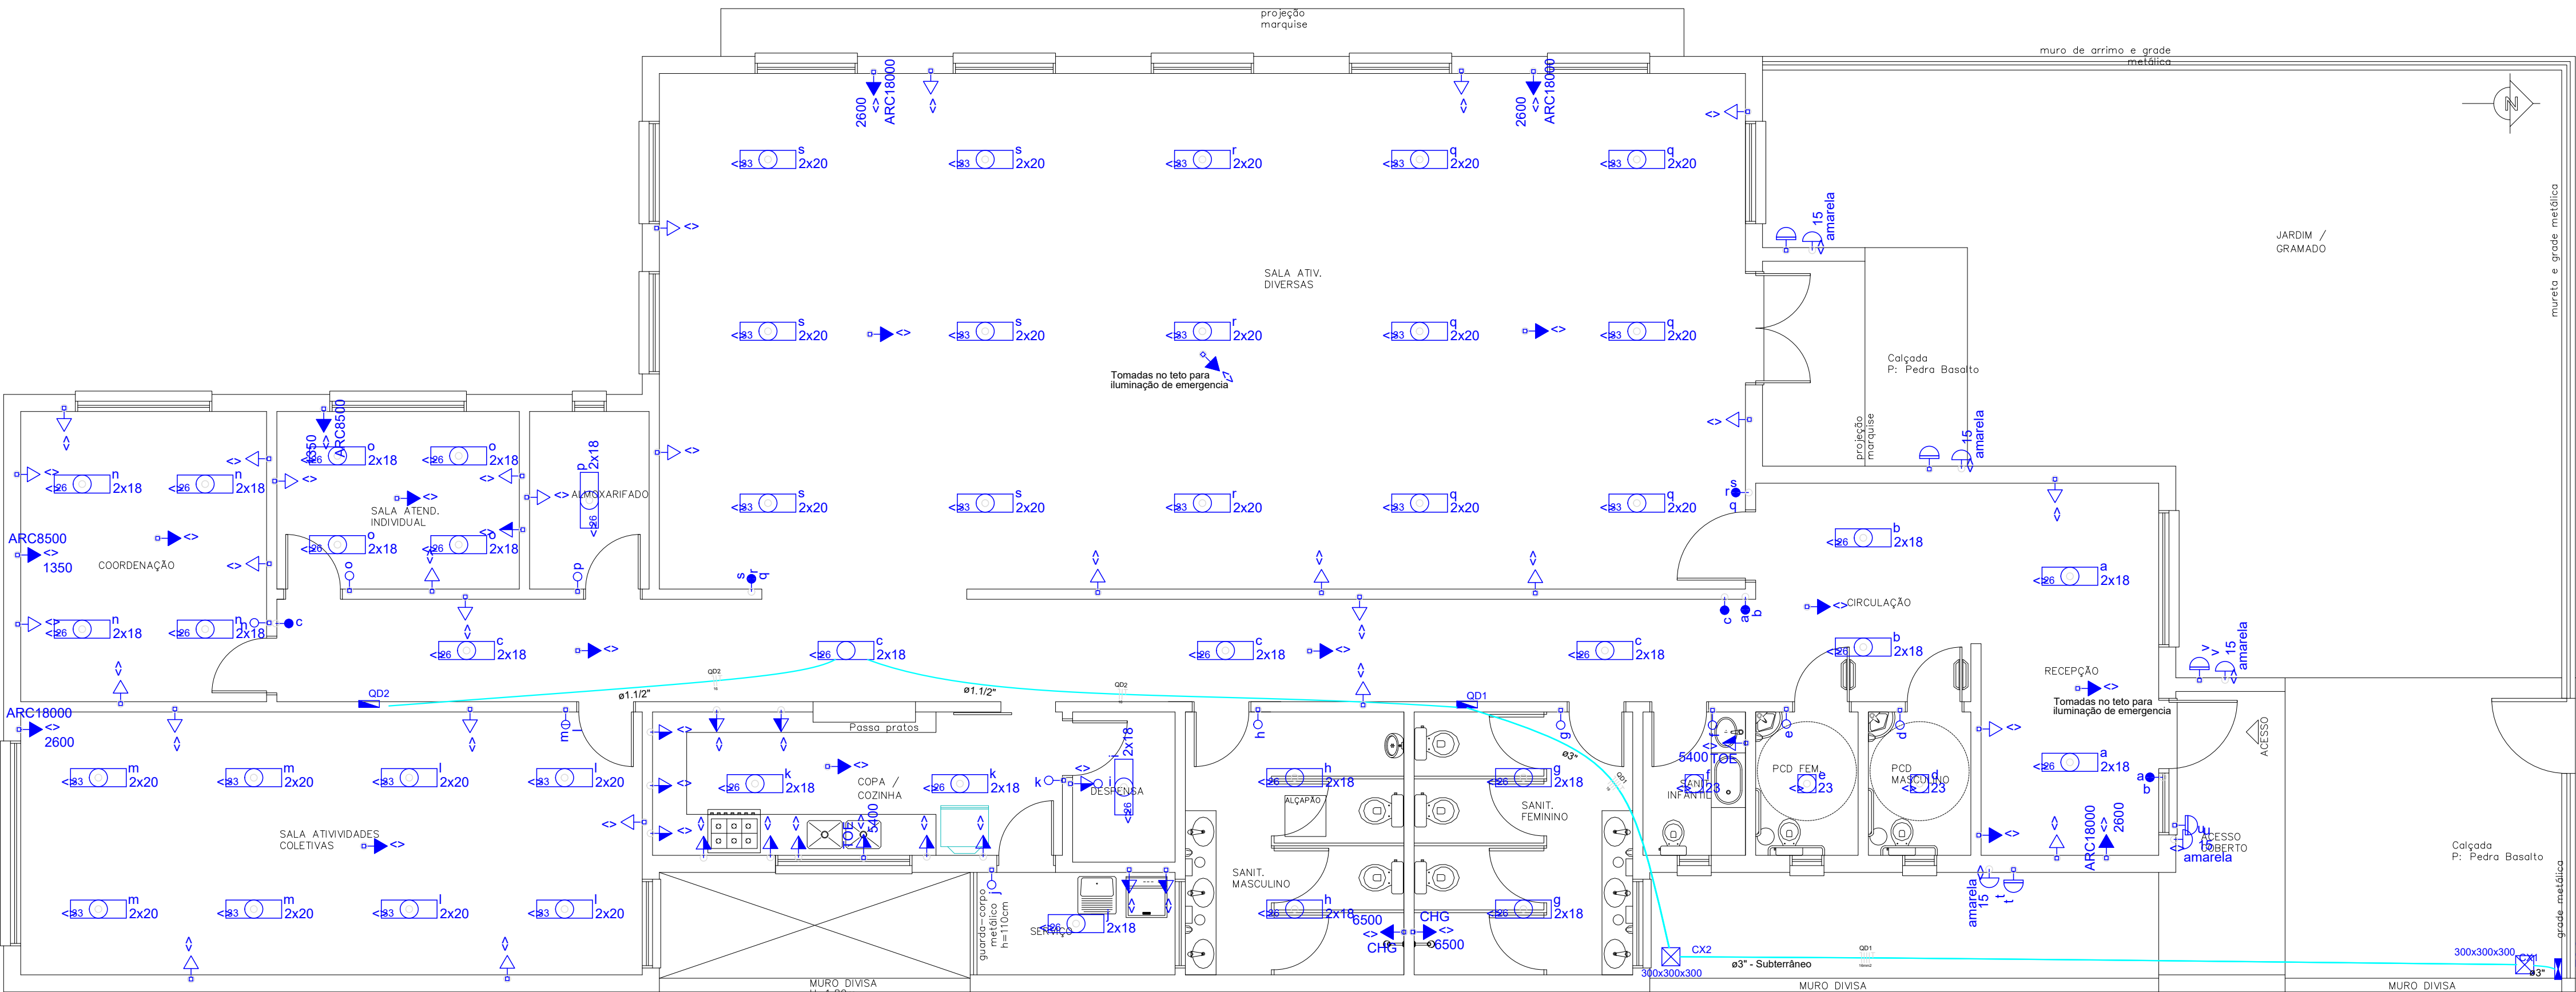

PLANTA BAIXA
A: 351,32m²

Legenda	
	1 tecla simples & 1 tomada - 1,10m do piso
	Caixa de medição embutir a 1,60m do piso
	Caixa de passagem de alvenaria no piso
	Entrada de serviço aérea
	Interruptor paralelo 1 tecla - 1,10m do piso
	Interruptor paralelo 2 teclas - 1,10m do piso
	Interruptor paralelo 3 teclas - 1,10m do piso
	Interruptor simples 1 tecla - 1,10m do piso
	Interruptor simples 2 teclas - 1,10m do piso
	Luminária led tubular - sobrepor
	Luminária led 15W - parede
	Luminária spot p/ led 15W - sobrepor
	Ponto 2P+T a 2,20m do piso para chuveiro
	Ponto 2P+T a 1,10m do piso para tomada elétrica
	Quadro de distribuição - embutir a 1,50m do piso
	Relé fotoelétrico a 3,00m do piso
	Tomada hexagonal (NBR 14136) - 2P+T 20 A a 0,30m do piso
	Tomada hexagonal (NBR 14136) - 2P+T 20 A a 1,10m do piso
	Tomada hexagonal (NBR 14136) - 2P+T 20 A a 2,20m do piso para ar condicionado

PREFEITURA MUNICIPAL
DE BENTO GONÇALVES - RS
PROJETO APROVADO
DATA: 18/03/2026



 PREFEITURA MUNICIPAL DE BENTO GONÇALVES administração 2025/2028	
obra:	data: MAI 2026
CENTRO DE CONVIVÊNCIA - TOQUINHA	escala: 1:50
endereço:	área: 346,16m²
RUA LUIZ PEDRO DE MARCO - BAIRRO CONCEIÇÃO	prancha: 01
assunto:	desenho:
ANTEPROJETO ELÉTRICO	
responsáveis projeto :	
DELTON PICOLO CREA-RS 176714	
responsável execução:	