



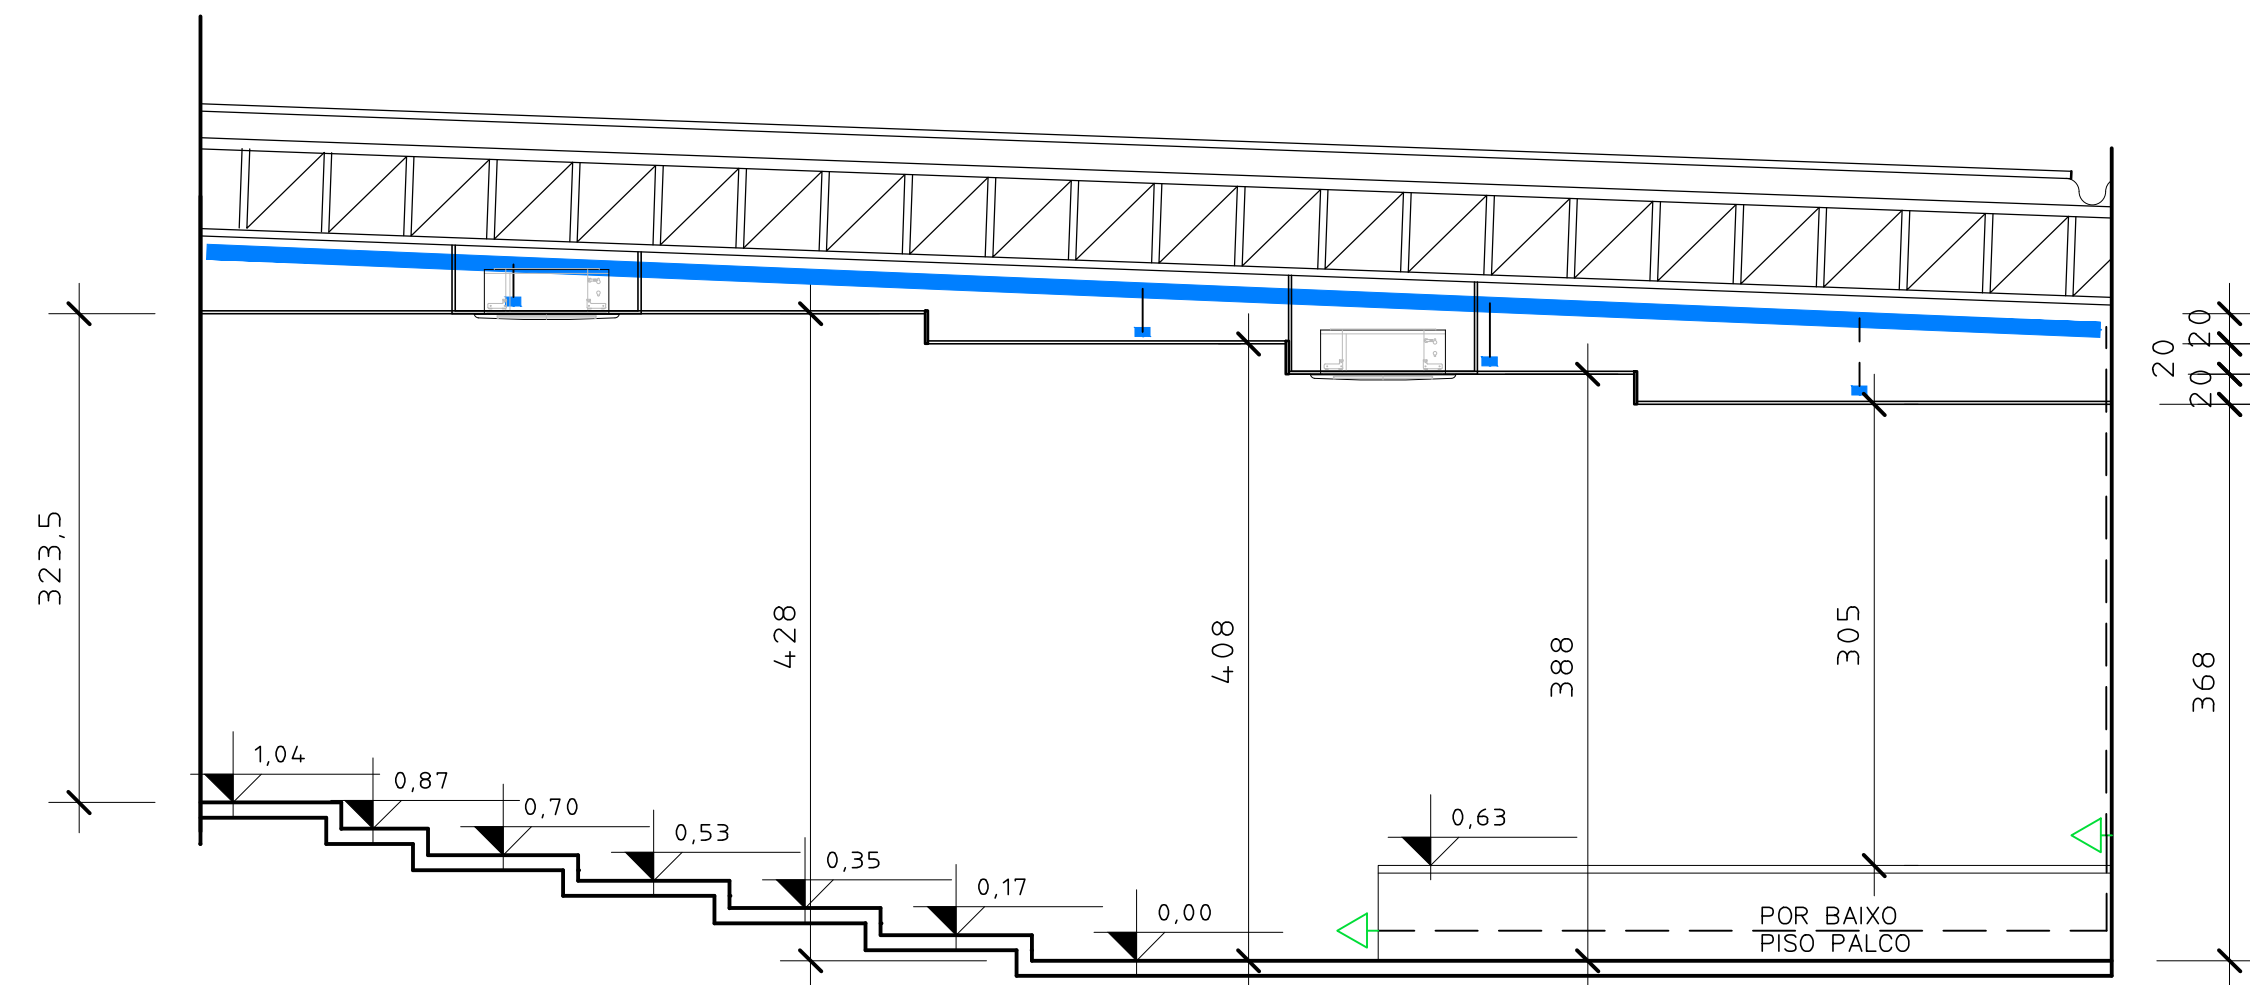


Corte
Escala: 1/50

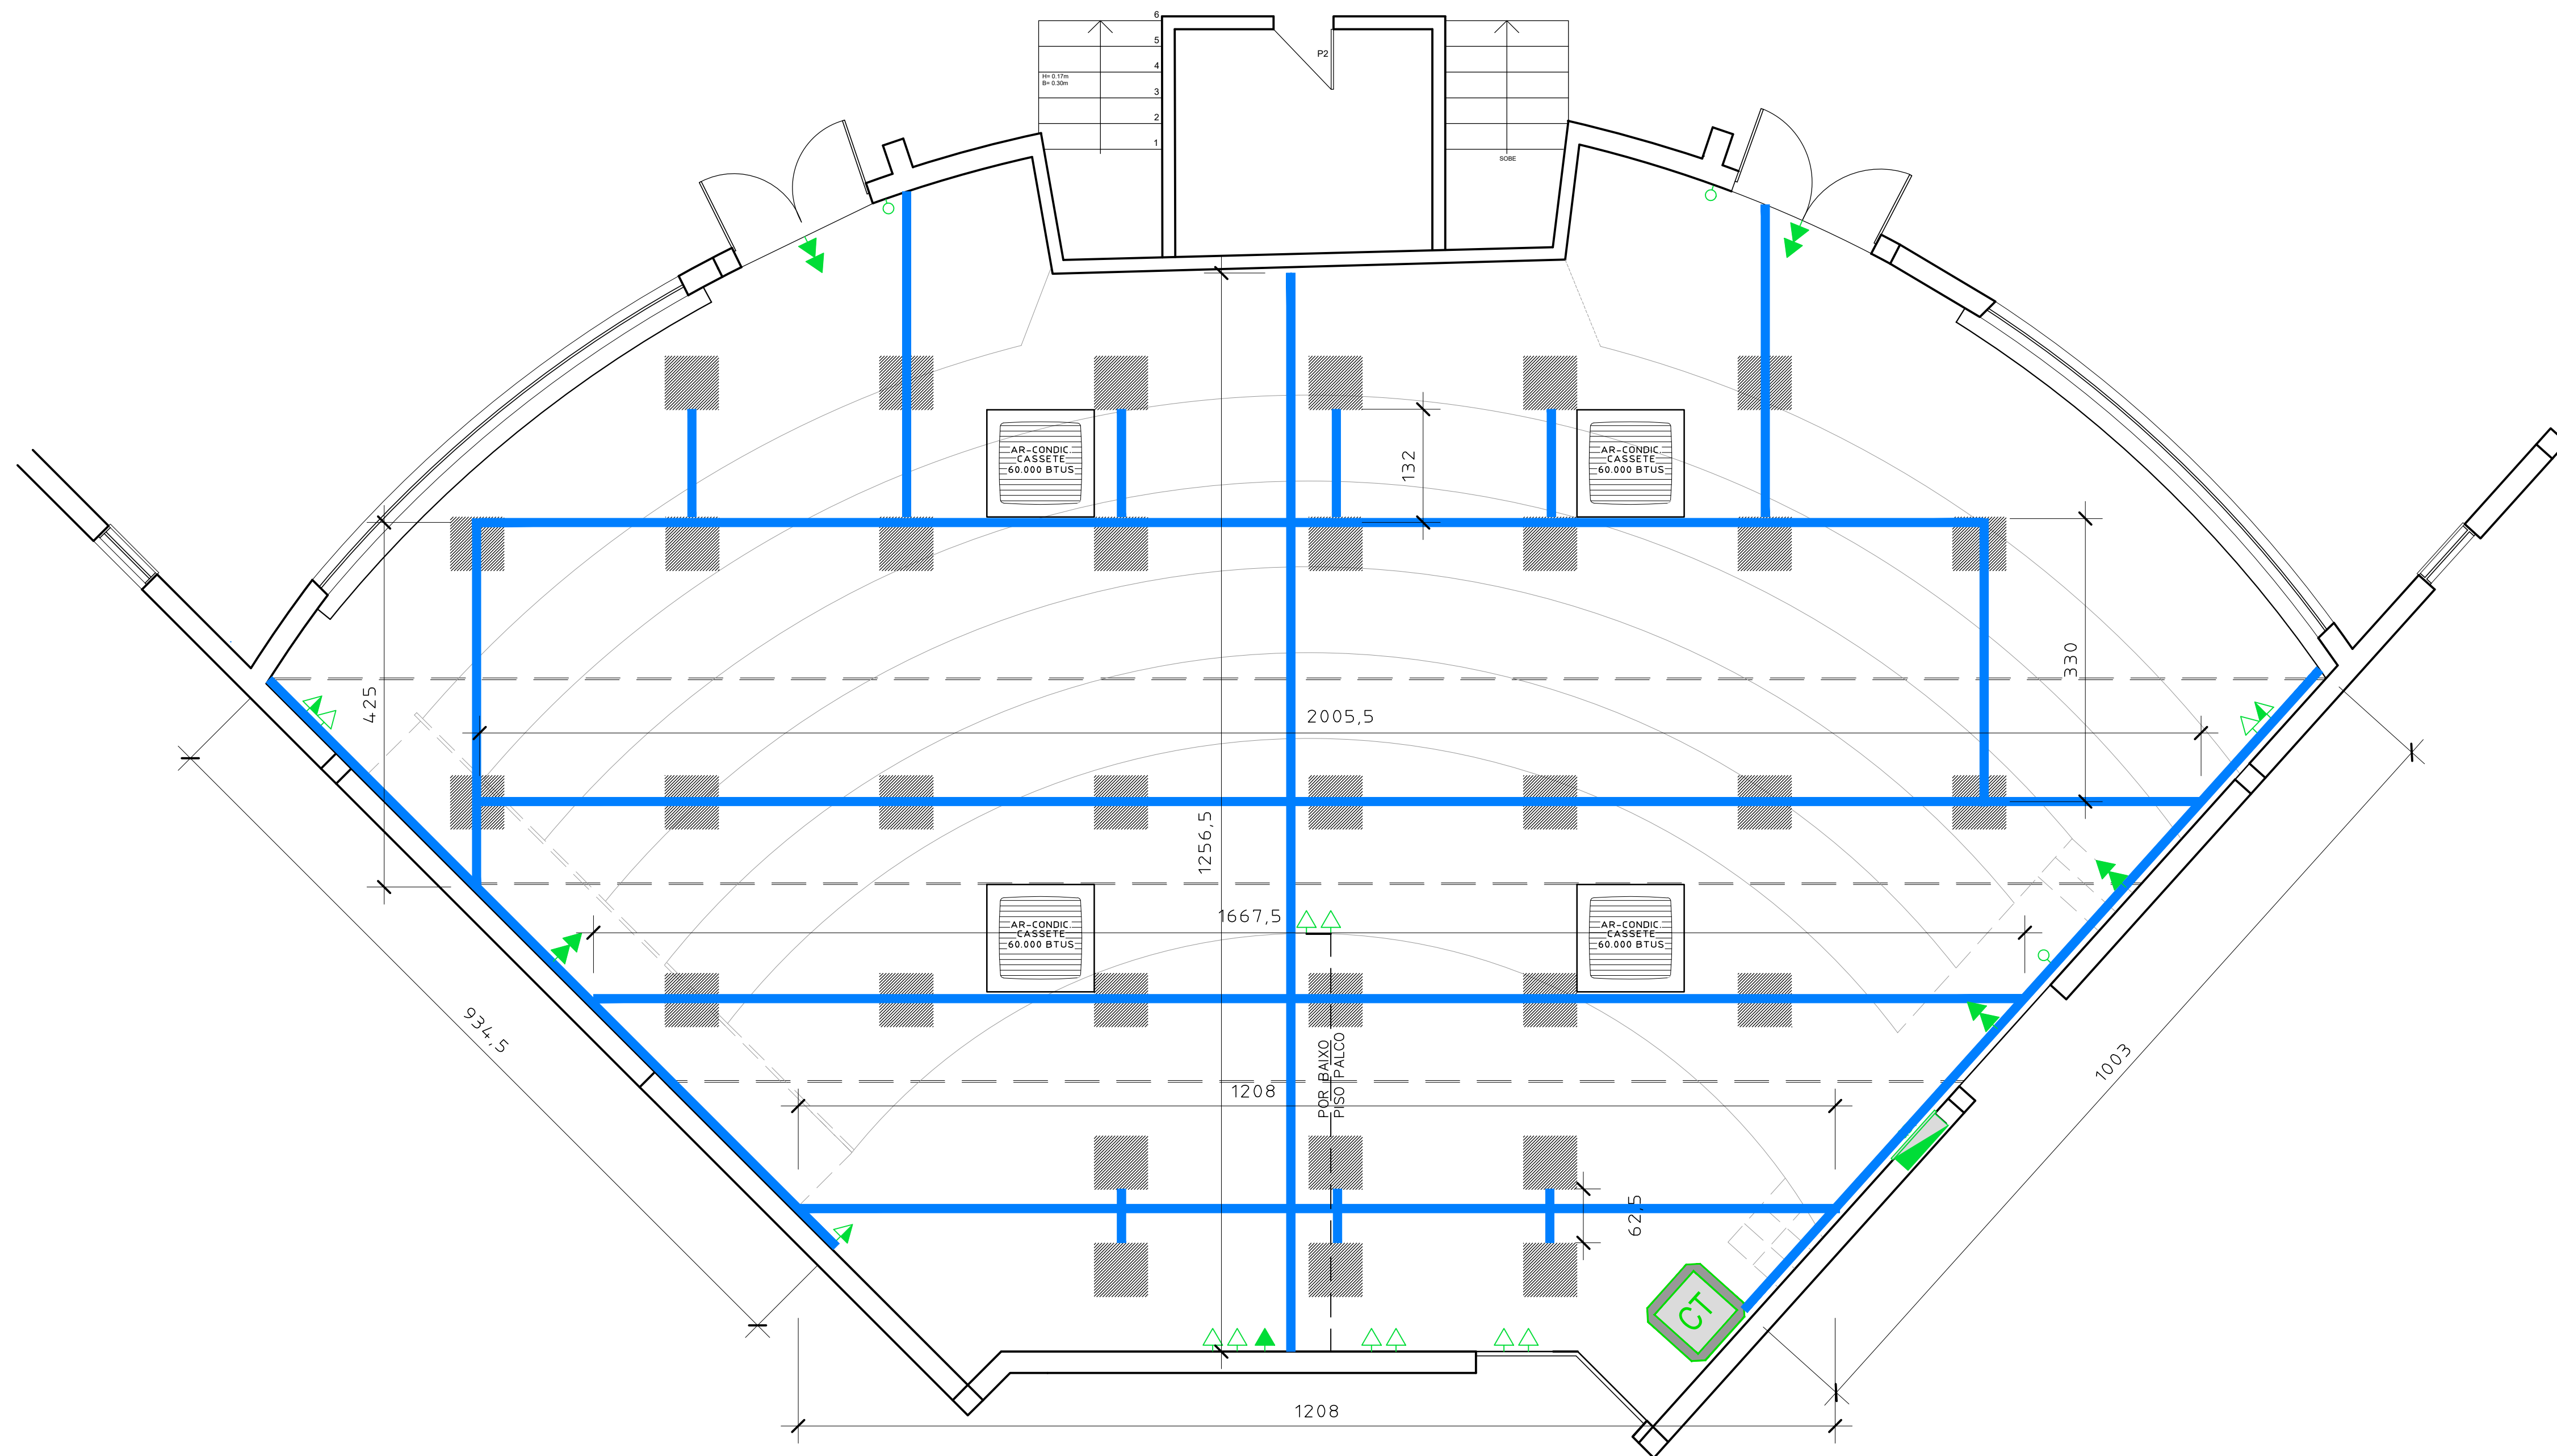

Planta Elétrica
Escala: 1/50
A: 230,94m²

LEGENDA

- QD1 QUADRO DE BAIXA TENSÃO
- INTERRUPTOR - h=110cm
- TOMADA DUPLA - h=40cm
- TOMADA SIMPLES - h=110cm
- TOMADA DUPLA - h=110cm
- ELETROCALHA
- CT CAIXA DE TOMADAS

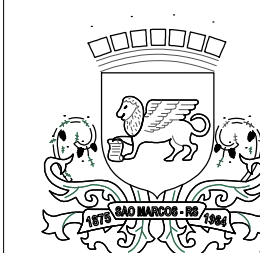

PREFEITURA MUNICIPAL DE SÃO MARCOS
NÚCLEO DE ENGENHARIA

RESPONSÁVEL TÉCNICO:			PABLO CANDIDO CORRÊA Engenheiro Civil - CREA/RS 000			RAMONA ROMIO Arquiteta e Urbanista - CAU/RS A42.350-5					
OBRA:			REFORMA AUDITÓRIO JOAQUIM GRISON								
PROPRIETÁRIO:			SECRETARIA DA ADMINISTRAÇÃO								
LOCALIZAÇÃO:			AV. VENÂNCIO AIRES, 720 - CENTRO								
ZONA: 02		QUADRA: 030		LOTE: 0080		ÁREA: 230,94 m²		DATA: AGO/2026		ESCALAS: INDICADAS	
ASSUNTO: PLANTA BAIXA - LAYOUT ELÉTRICA								PRANCHA: 07			
ASSINATURAS RESPONSÁVEIS TÉCNICOS:					ASSINATURA DO PROPRIETÁRIO:						